

Przedsiębiorstwo Usług Geodezyjnych
inż. **Andrzej Kozicki**
09-400 Płock ul. Królewicka 2
tel/fax 24 266 89 24 kom. **601 314 527**
e-mail: **akozicki@wp.pl**

województwo mazowieckie
Powiat płocki
Jedn. Ewid. 141912_2-SŁUPNO
Obręb Nr 0017-SŁUPNO
Działka Nr wg zakresu 6640.1567.2015
KERG

MAPA DO CELÓW PROJEKTOWYCH
SKALA 1: 500
Układ współrzędnych prostokątnych płaskich 2000/21
Układ wysokości Kronsztadt '60

Nie wykluczam istnienia w terenie urządzeń podziemnych, nie wykazanych na mapie, które nie zostały zgłoszone do inwentaryzacji przed zasypianiem.


Oznaczenie i informacje o służebnościach gruntowych mających wpływ na zagospodarowanie gruntów zlokalizowanych w granicach projektowanej inwestycji.

Oznaczenie i symbol konturu użytku gruntowego, który nie jest ujawniony w bazie danych ewidencji gruntów i budynków

Geodeta Uprawniony
inż. **Andrzej Kozicki**
Nr upr. 2063
Płock, dn. 19.05.2015

Nie stwierdzono

Nie dotyczy

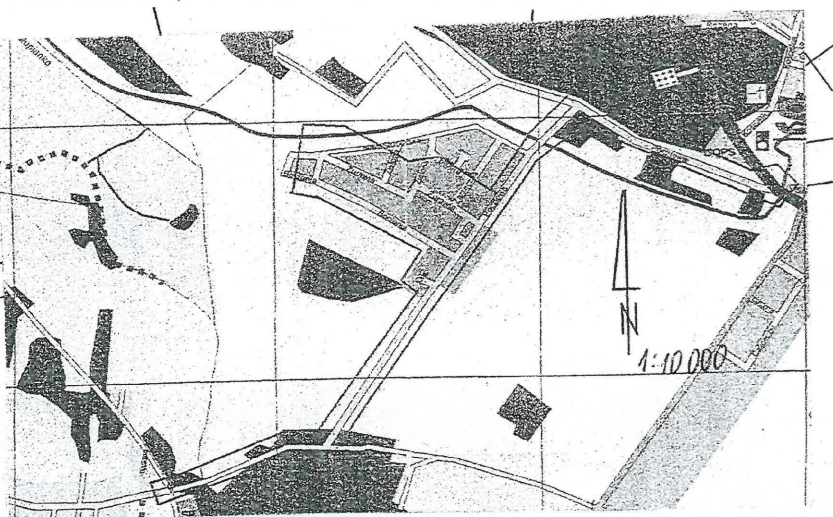

Poświadczam się, że niniejszy dokument został opracowany w wyniku prac geodezyjnych i kartograficznych, których rezultaty zawiera operat techniczny wpisany do ewidencji materiałów państwowego zasobu geodezyjnego i kartograficznego.	
Organ prowadzący państwowy zasób geodezyjny i kartograficzny	STAROSTA PŁOCKI
Identyfikator ewidencyjny materiału zasobu - operatu technicznego	P.1419 / 2015.1909
Data wpisania operatu technicznego do ewidencji materiałów zasobu	21.05.2015
Imię, nazwisko i podpis osoby reprezentującej organ	mgr Edyta Bielska

Poświadczam się, że niniejszy dokument został opracowany w wyniku prac geodezyjnych i kartograficznych, których rezultaty zawiera operat techniczny wpisany do ewidencji materiałów państwowego zasobu geodezyjnego i kartograficznego.	
Organ prowadzący państwowy zasób geodezyjny i kartograficzny	STAROSTA PŁOCKI
Identyfikator ewidencyjny materiału zasobu - operatu technicznego	P.1419 / 2015.1909
Data wpisania operatu technicznego do ewidencji materiałów zasobu	21.05.2015
Imię, nazwisko i podpis osoby reprezentującej organ	mgr Edyta Bielska

Przedsiębiorstwo Usług Geodezyjnych
inż. **Andrzej Kozicki**
09-400 Płock ul. Królewicka 2
tel/fax 24 266 89 24 kom. **601 314 527**
e-mail: **akozicki@wp.pl**

województwo mazowieckie
Powiat Gmina Słupno
Miejscowość Słupno
Jednostka ewidencyjna 141912_2-Słupno-gmina wiejska
Obręb Nr 0017-Słupno
Ulica Pocztowa
Godło mapy 7.179.10.10.4; 7.179.11.06.3.1; 7.179.11.01.3.4

MAPA DO CELÓW PROJEKTOWYCH
SKALA 1: 500
Układ współrzędnych prostokątnych płaskich 1965 strefa II
Układ wysokości Kronsztadt '60

Nie wykluczam istnienia w terenie urządzeń podziemnych, nie wykazanych na mapie, które nie zostały zgłoszone do inwentaryzacji przed zasypianiem.


Oznaczenie informacji o służebnościach gruntowych mających wpływ na zagospodarowanie gruntów zlokalizowanych w granicach projektowanej inwestycji.

Oznaczenie i symbol konturu użytku gruntowego, który nie jest ujawniony w bazie danych ewidencji gruntów i budynków

Geodeta Uprawniony
inż. **Andrzej Kozicki**
Nr upr. 2063

brak

brak

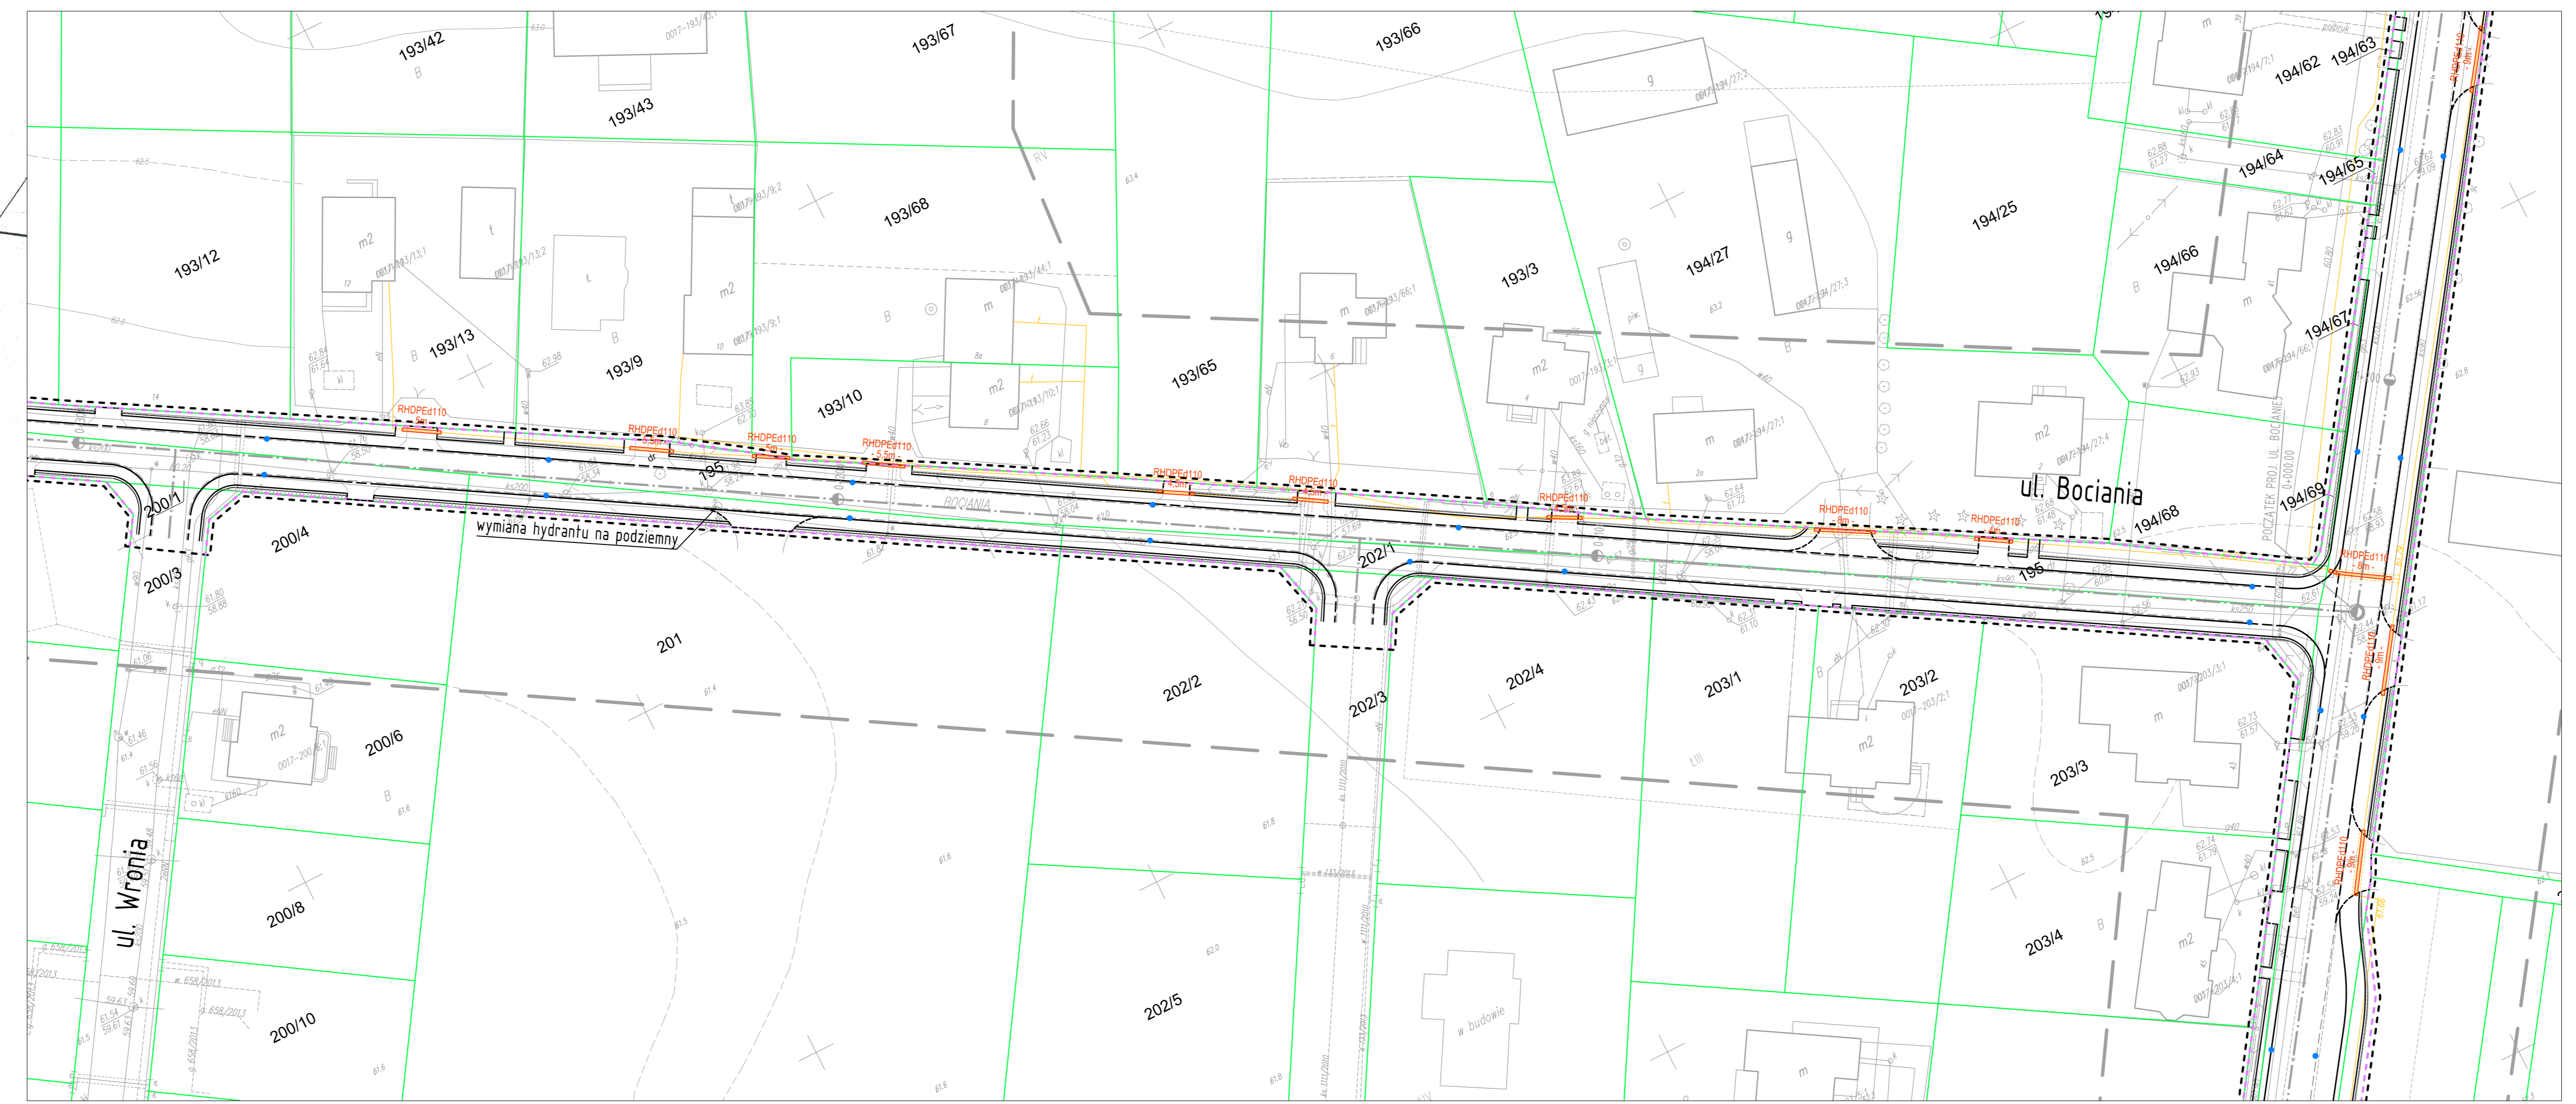

LEGENDA

- - - teren niezbędny dla obiektów budowlanych, w tym:
- - - linie rozgraniczające teren
- - - linie określające granice przejścia przez tereny wód pły
- - - zakres obszaru niezbędnego do budowy lub przebudowy uzbrojenia terenu
- - - zakres obszaru niezbędnego do budowy lub przebudowy
- - - istniejące granice działek
- - - istniejące numery działek
- - - projektowana oś
- - - projektowany ściek z kostki
- - - projektowany krawężnik uliczny 15x30cm
- - - projektowany krawężnik uliczny 15x30cm obniżony
- - - projektowany krawężnik drogowy 12x25cm obniżony
- - - projektowane obrzeże betonowe 8x30cm
- - - projektowana krawędź pobocza
- - - projektowany przepust
- - - projektowany mur oporowy

- Legenda**
- - - Istniejąca sieć telekomunikacyjna
 - - - Istniejąca sieć telekomunikacyjna do demontażu
 - - - Zabezpieczenie istn. kabla telekomunikacyjnego rurą osłonową HDPE110 (PS)
 - - - Projektowany kabel telekomunikacyjny
 - - - Zabezpieczenie proj. kabla telekomunikacyjnego rurą osłonową HDPE110 (SRS)

SMP Projektanci Sp. j.
ul. Promienista 87A/1
60-141 Poznań
www.smp.poznan.pl
e-mail: biuro@smp.poznan.pl
tel. 61 86 19 636, fax: 61 86 10 644
NIP 779-23-71-246 REGON 301375359

Investor:	Gmina Słupno ul. Miszewska 8a, 09-472 Słupno		
Nazwa inwestycji:	Przebudowa drogi gminnej w m. Liszno - Słupno (ul. Pocztowa) wraz z przebudową mostu na rz. Słupiance oraz drogami osiedlowymi - ul. Bociania, Żurawia, Orła		
Branda:	TELEKOMUNIKACYJNA	PB/PW	
Stanowisko	Imię i nazwisko	Nr uprawnień specjalność	Podpis
Projektant	mgr inż. Przemysław Iwański	DIT-1U/02234/02/U	
Opracował	mgr inż. Piotr Piskorek	ZAP/0219/POOE/11	
Opracował			
Sprawdzający			
Tytuł rysunku:	Plan sytuacyjny		Nr 2.6
Nr umowy:	4/2014 z dnia 28.01.2014 r.	Data opracowania:	08/2016 Skala: 1:500