


Projektowane szambo szczelne o poj 6m³, o wym. 2,0x2,5x1,5m w miejscu szamba istniejącego. Rzędna posadowienia dostosować do rzędnej istniejącego odpływu po odkryciu

Istniejąca studnia kanalizacyjna Ø600 przykryta pełną płytą betonową
S 116,20
ok 115,50

rozbiórki
ściany istniejące
zamurowania i ściany murowane
ocieplenie styropian gr.12cm

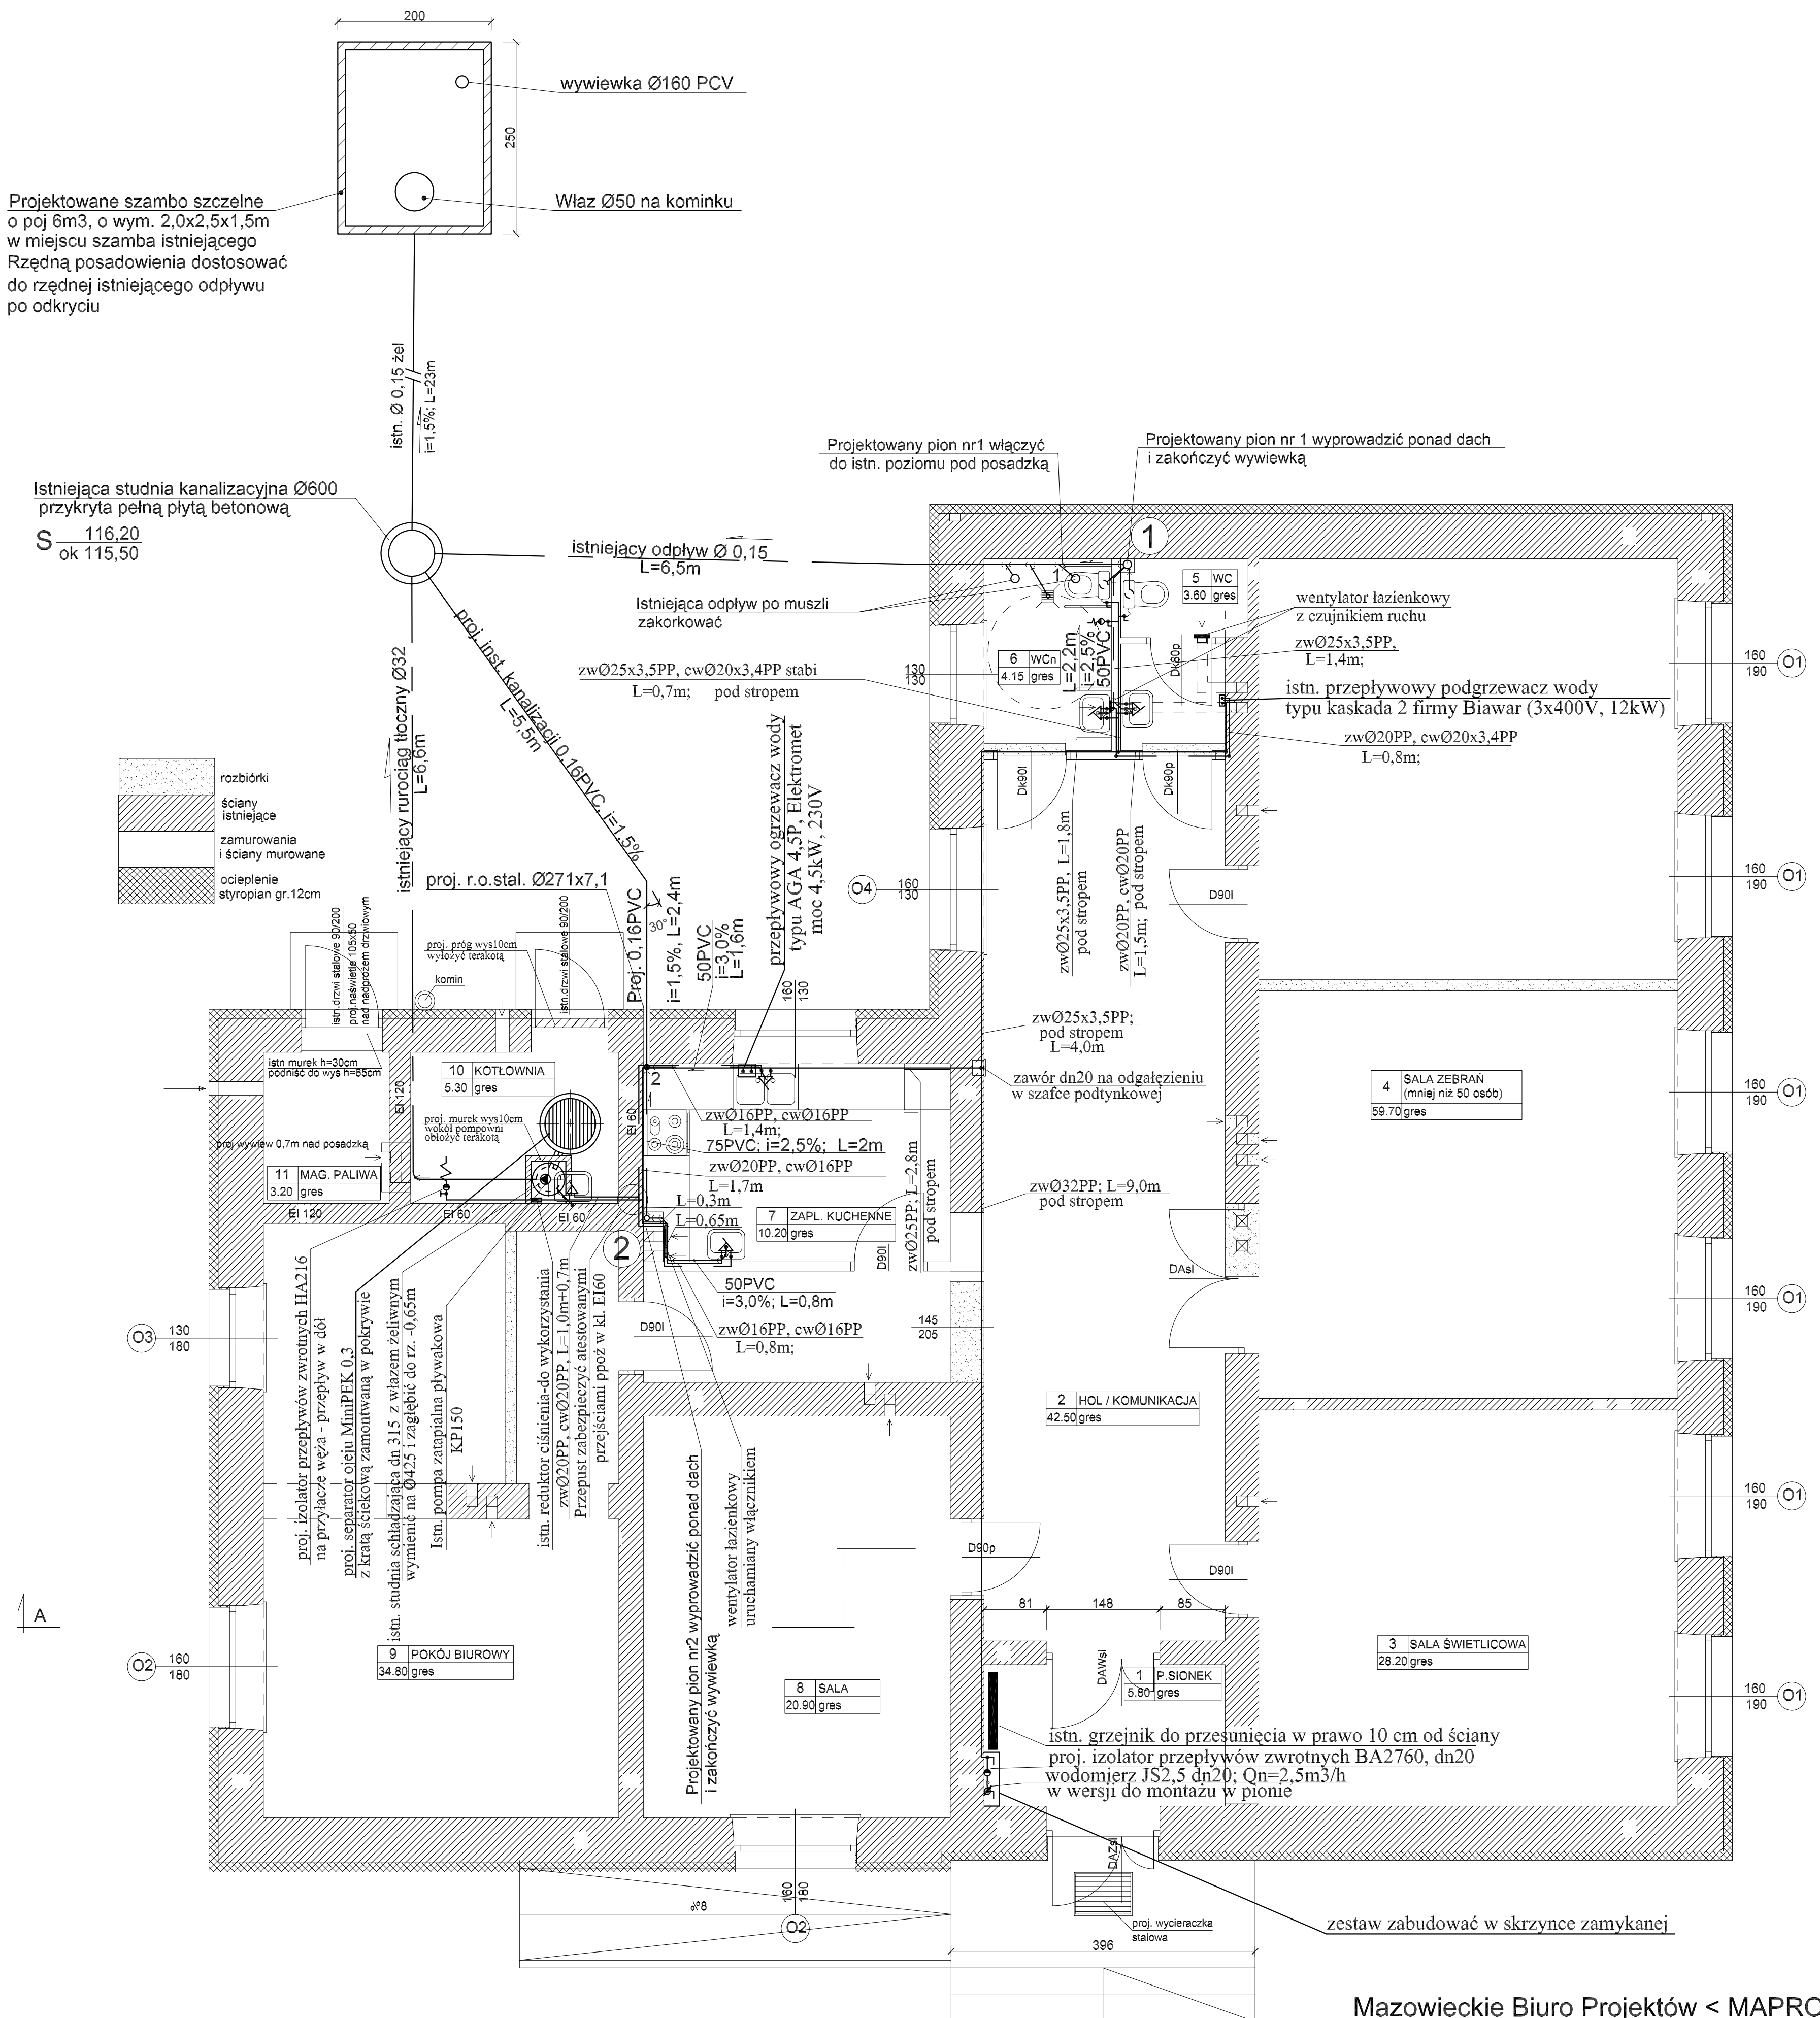

Mazowieckie Biuro Projektów < MAPRO > w Płocku				
OBIEKT		PRZEBUDOWA i REMONT ŚWIETLICY WIEJSKIEJ w Mirosławiu gm.Stupno, działka nr 97		NR UMOWY 7/2012
ZAMAWIAJĄCY		Gmina Stupno		BRANŻA sanit
NAZWA RYSUNKU		Rzut parteru-instalacja wod-kan		SKALA 1 : 50
PROJEKTOWAŁ	NAZWISKO	NR UPR.	SPECJALNOŚĆ	DATA
SPRAWDZIŁ	PODPIS			
mgr inż. Robert Glowacki	MAZ/0253 PWOS/10	1/98	sanitarna	06.2012
mgr inż. Bogdan Tyburski			sanitarna	9