
 
 
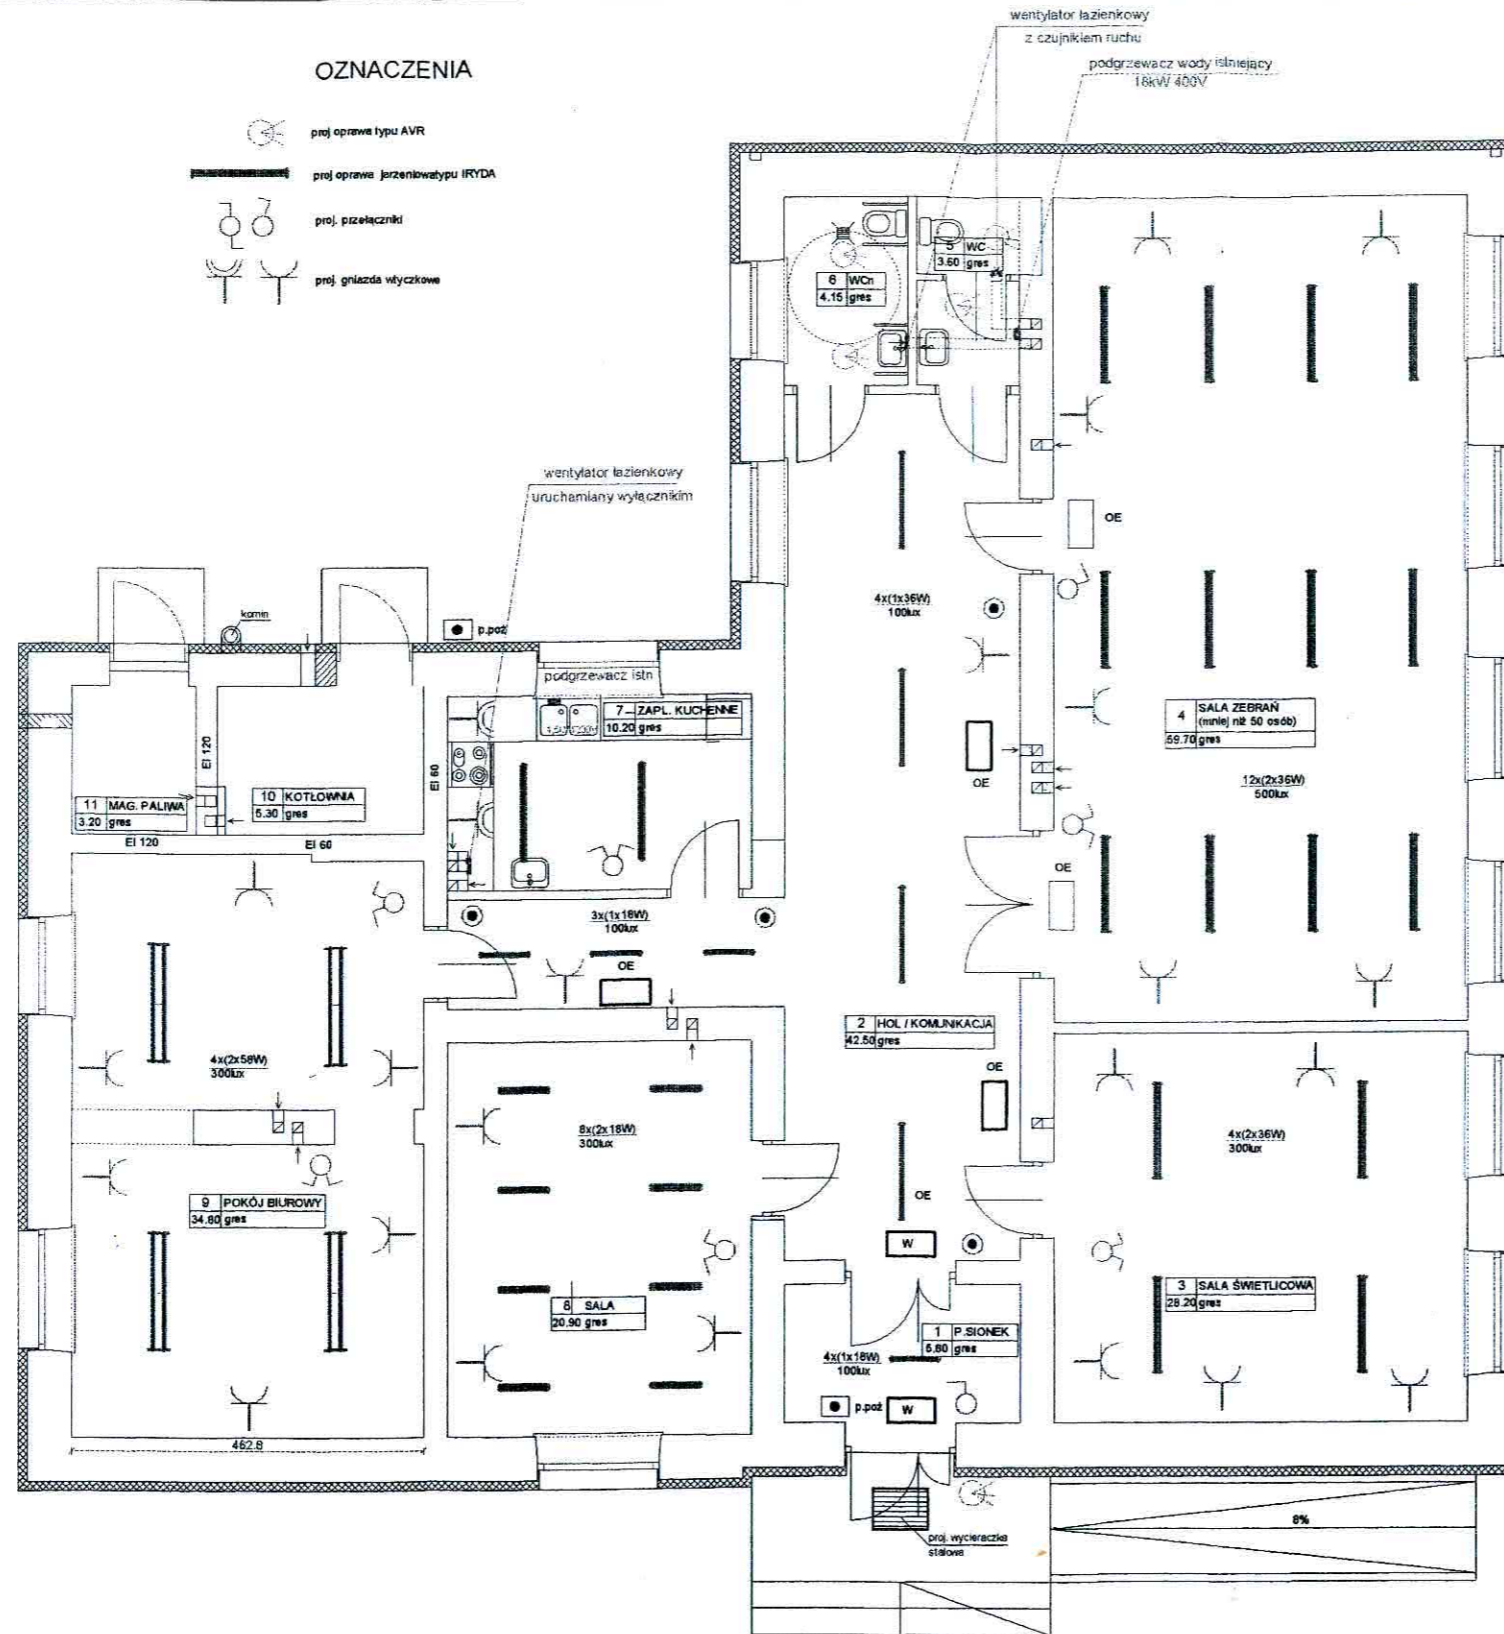


OZNACZENIA

-  proj. oprawy typu AVR
-  proj. oprawy Jerzenkowatypu IRYDA
-  proj. przełączniki
-  proj. gniazda wtyczkowe




Jadwiga Stasiak  
Upewnienia budowlane, do projektowania  
i kierowania robotami budowlanymi  
w specjalności instalacji elektrycznej  
nr swid. 18/77 i 19/89

Za zgodność z oryginałem

RZECZOZNAWCA DO SPRAW ZABEZPIECZEŃ  
PRZECIWOŻAROWYCH  
mgr inż. Henryk Baranowski  
Kutno, 28.06.2012  
Zgodność projektu z wymaganiami  
ochrony przeciwpożarowej  
bez uwag stwierdzam z uwagami

Mazowieckie Biuro Projektów < MAPRO > w Płocku

OBIEKT		PRZEBUDOWA i REMONT ŚWIETLICY WIEJSKIEJ w Mirosławiu gm. Słupno, działka nr 97			NR UMOWY 35/2012
ZAMAWIAJĄCY		Gmina Słupno			BRANŻA elekt.
NAZWA RYSUNKU		Rzut parteru Instalacje elektryczne			SKALA 1 : 100
	NAZWISKO	NR UP.	SPECJALNOŚĆ	PODPIS	DATA
PROJEKTOWAŁ	Jadwiga Stasiak	29/89	instalacje elektr.		16.05.2012
SPRAWDZIŁ	inż. Marek Trzaska	63/85	instalacje elektr.		13