


**LEGENDA:**  
 latarnia oświetleniowa  
 szafka rozdzielcza  
 --- linia kablowa 0,4kV

**STAROSTA PŁOCKI**  
 Dokumentacja projektowa  
*siatki elektroenergetycznej i latarni oświetleniowej*  
 była przedmiotem porady koordynacyjnej przeprowadzonej w siedzibie Starostwa Powiatowego w Płocku, ul. Bielska 59 w formie zebrania zainteresowanych podmiotów / za pomocą środków komunikacji elektronicznej i uzgodniona protokołem nr GGN-III.5630. *5.2.2015* z dnia *14.10.2015* z up. STAROSTY  
 Inż. Leszek Majewski  
 p.o. Dyrektora Wydziału Inżynierii i Gospodarki Komunalno-Miejscowej  
 Geodeta Powiatowy

Inwestor: GMINA SŁUPNO ul. Miszewska 8a, 09-472 Słupno											
Jednostka projektowa: ELEKTROSTUDIUM Sp. z o.o. ul. Warszawska 26, 05-520 Konstancin-Jeziorna											
Adres inwestycji: dz. nr ew. 101, 105, 108 obręb 13; miejscowość Mirosław; gmina Słupno											
Nazwa opracowania: PT Przebudowa drogi gminnej w Mirosławiu i Gulczewie Starym budowa infrastruktury technicznej											
Stadium opracowania: <b>PROJEKT BUDOWLANO-WYKONAWCZY</b>											
Tytuł rysunku: Projekt zagospodarowania terenu - arkusz 1											
<table border="1"> <thead> <tr> <th>Imię i nazwisko</th> <th>Uprawnienia</th> <th>Podpis</th> </tr> </thead> <tbody> <tr> <td>Opracował:</td> <td>-</td> <td>-</td> </tr> <tr> <td>Projektował:</td> <td>mgr inż. Robert Sawicki</td> <td>MAZI0392/POE/08</td> </tr> </tbody> </table>			Imię i nazwisko	Uprawnienia	Podpis	Opracował:	-	-	Projektował:	mgr inż. Robert Sawicki	MAZI0392/POE/08
Imię i nazwisko	Uprawnienia	Podpis									
Opracował:	-	-									
Projektował:	mgr inż. Robert Sawicki	MAZI0392/POE/08									
Data: marzec 2015	Skala: 1:500	Nr rysunku: mgr inż. Robert Sawicki									

**ZA ZGODNOŚĆ Z ORYGINAŁEM**  
 Projektant  
 mgr inż. Robert Sawicki



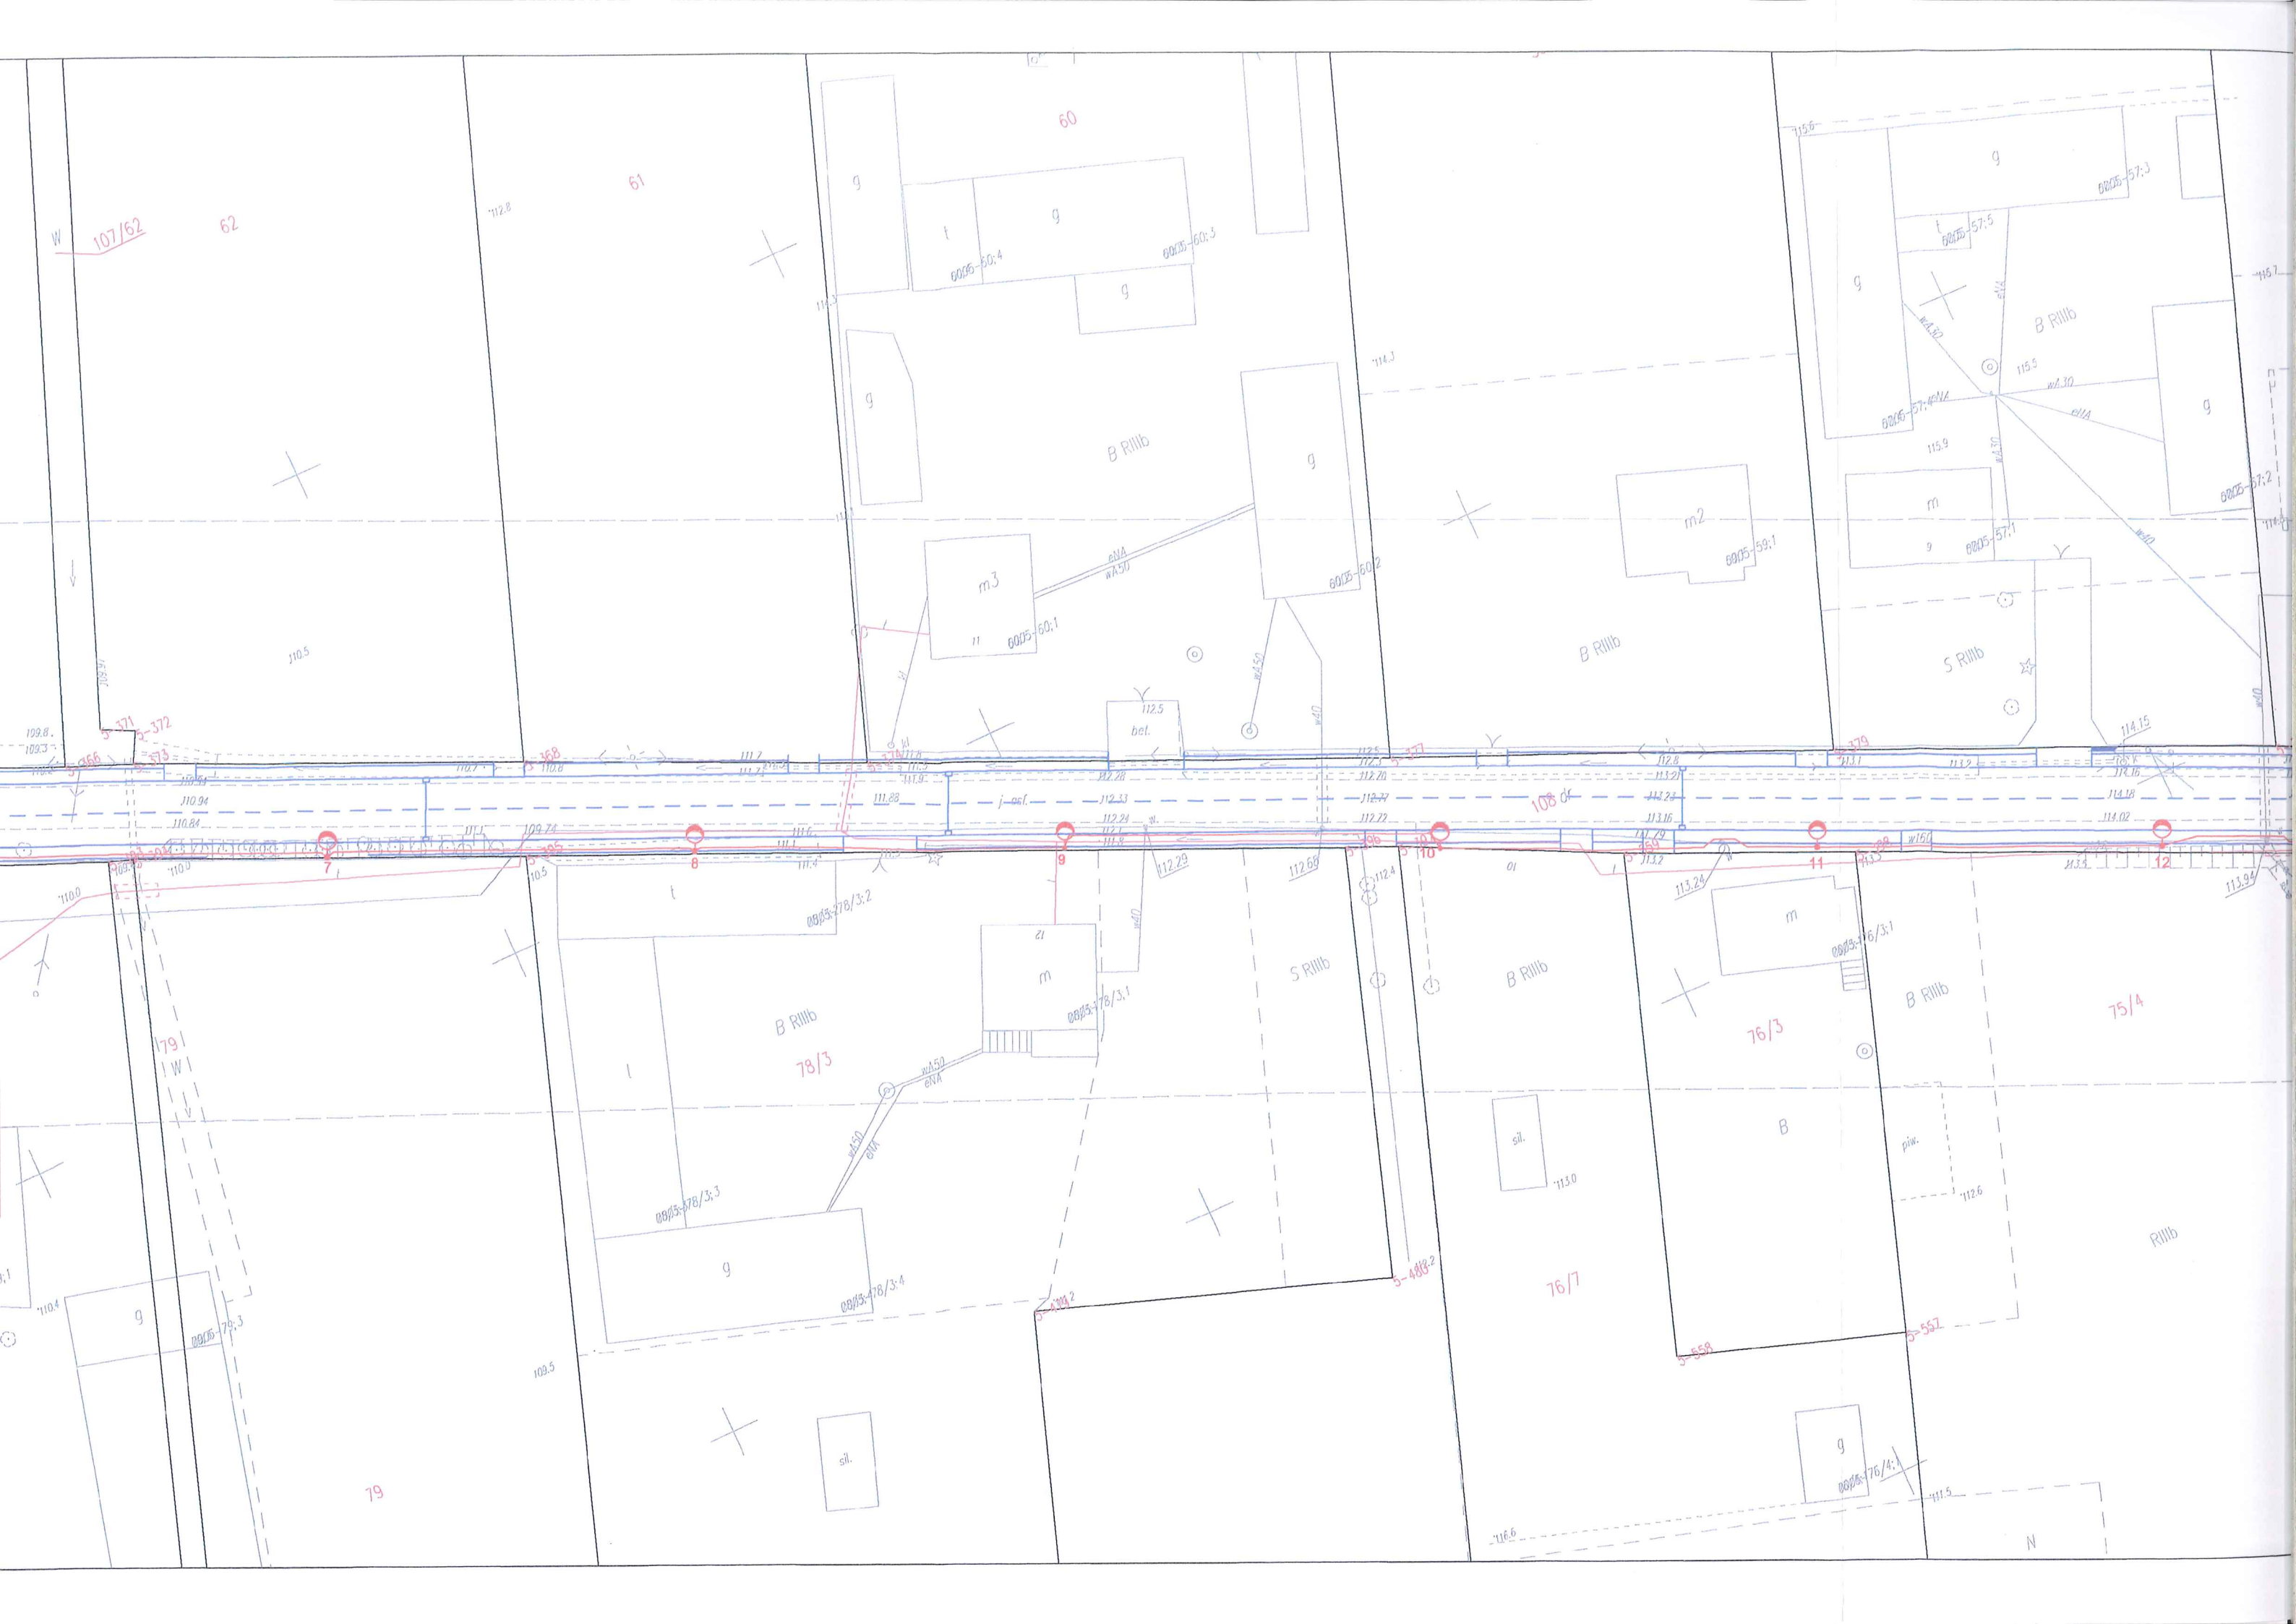

107/62

62

61

60

112.8

110.5

114.3

115.6

115.7

109.8

109.3

5-371

5-372

110.8

111.2

111.7

111.9

112.2

112.5

108' or

113.7

113.9

114.15

1791

76/3

75/4

79

78/3

76/7

76/4

5-558

5-552


5-488-2


5-488-2


76/4

116.6

N

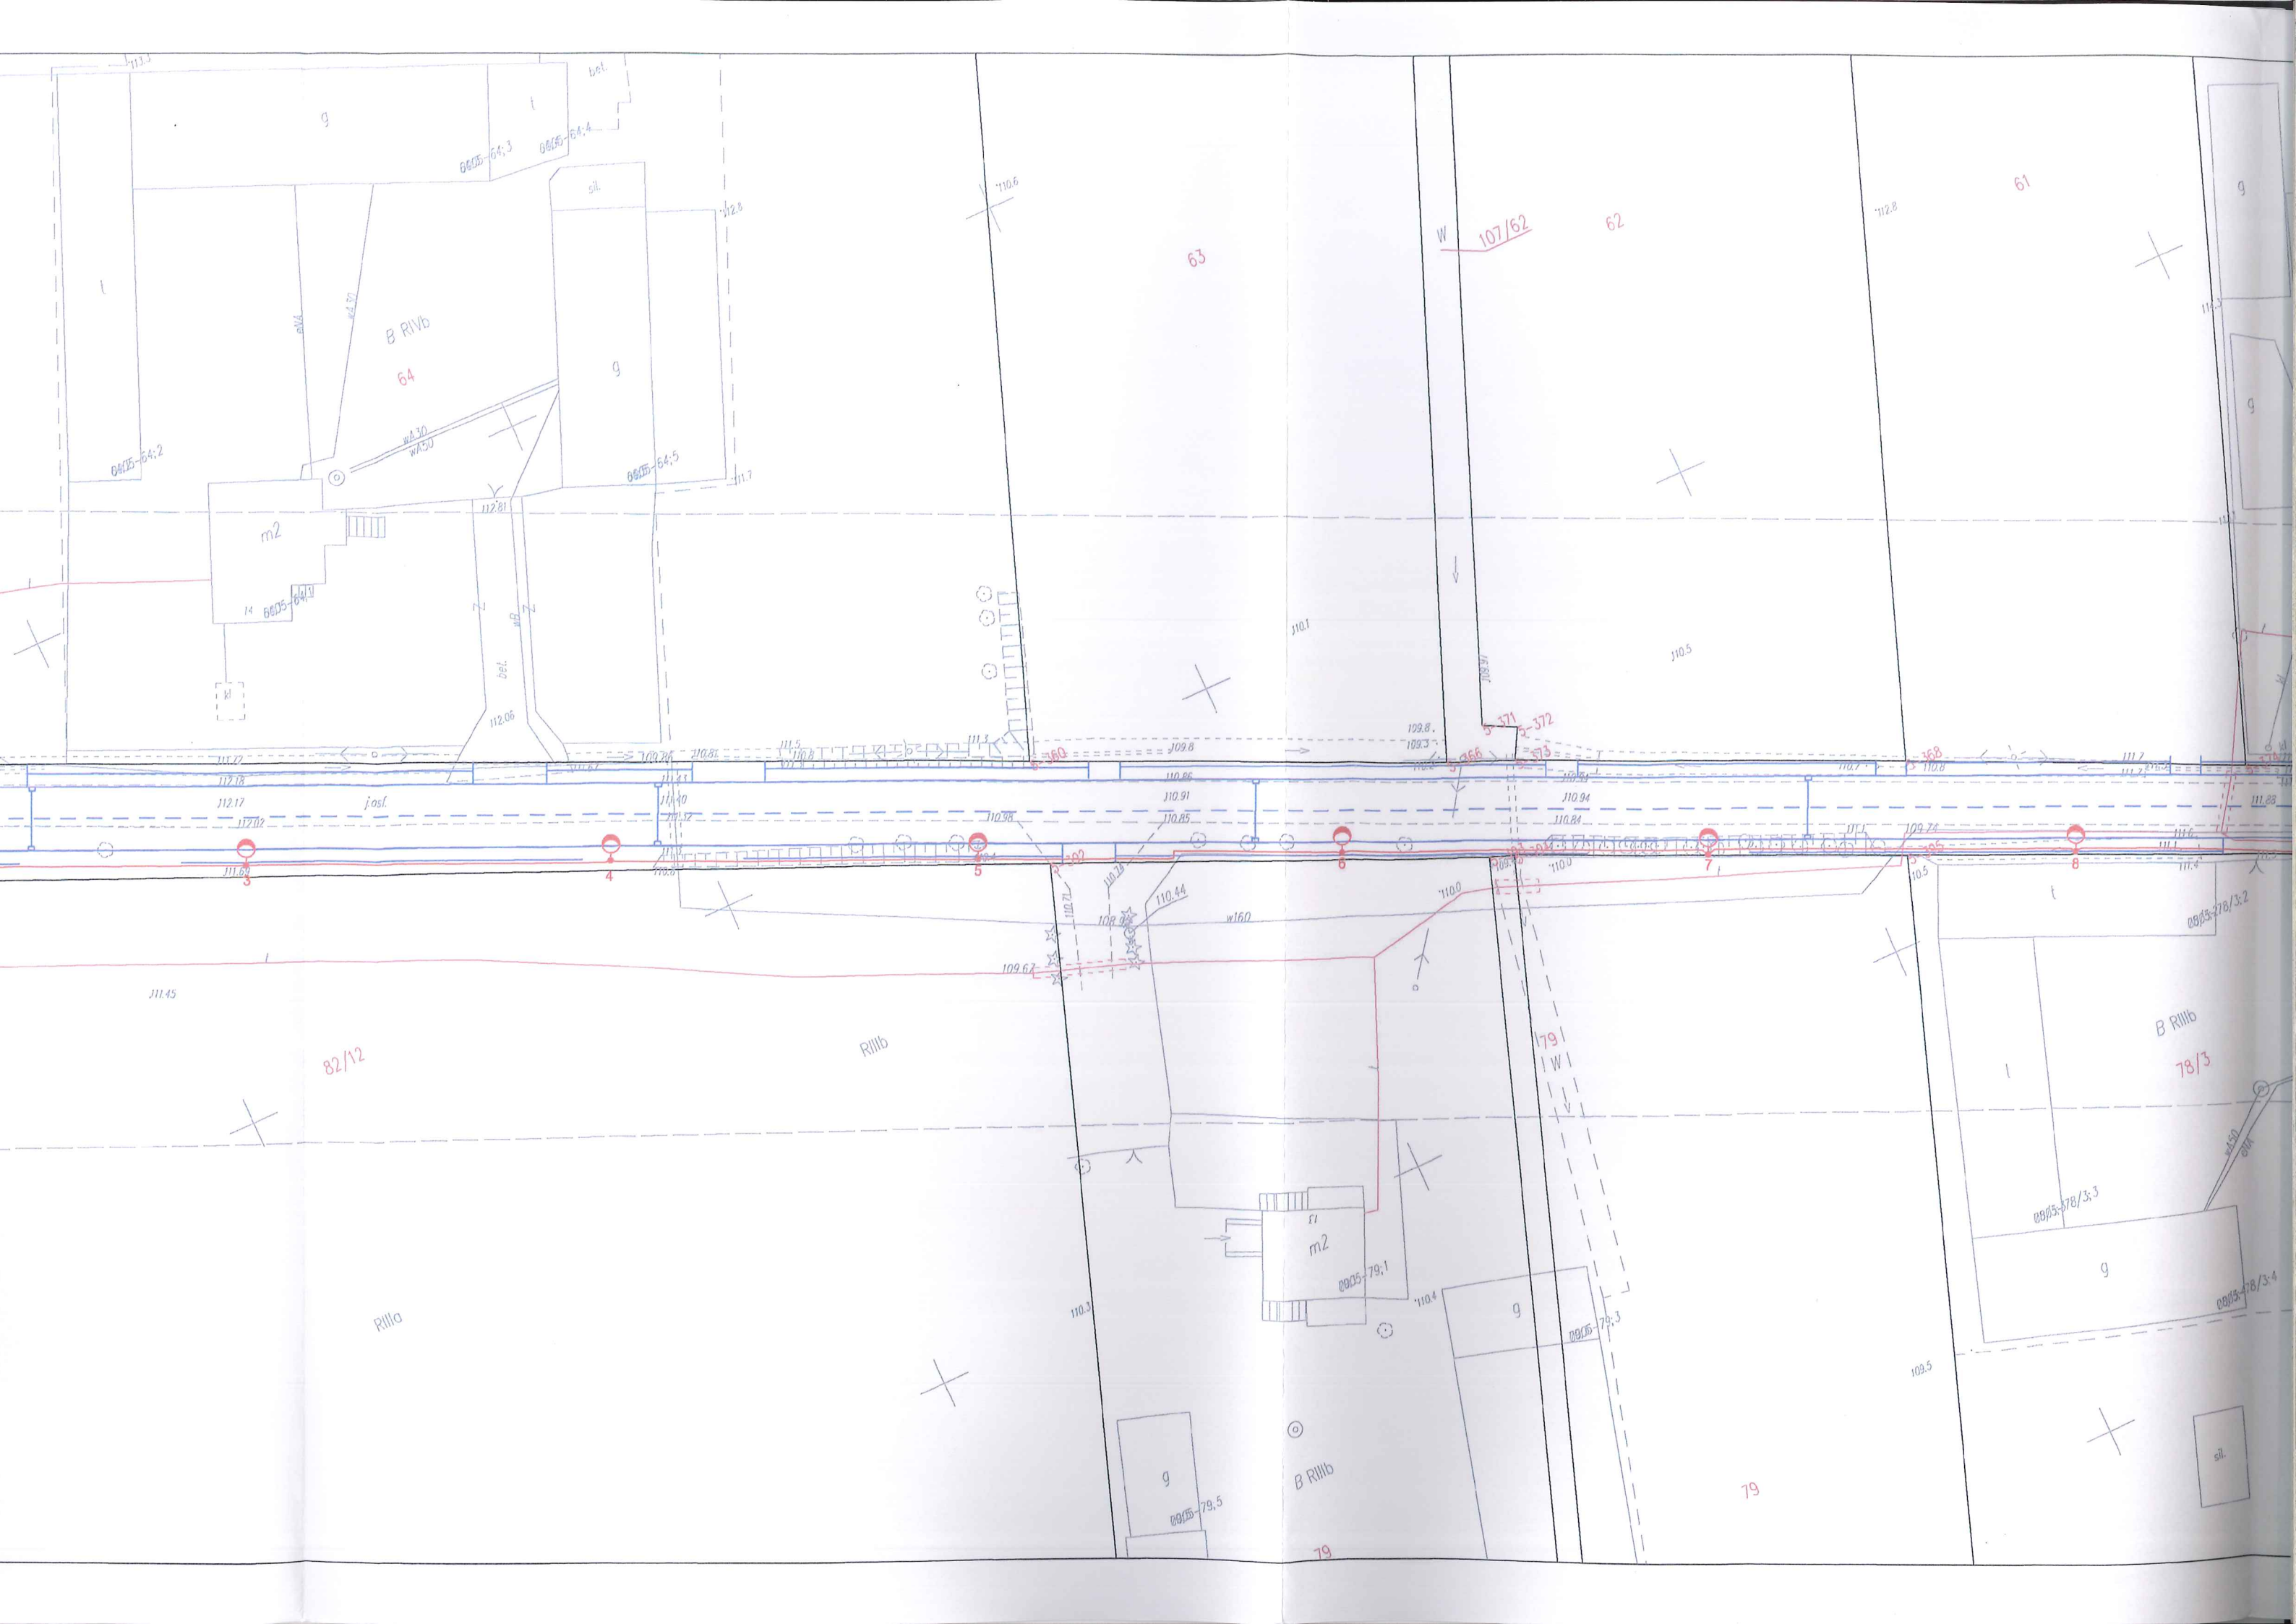

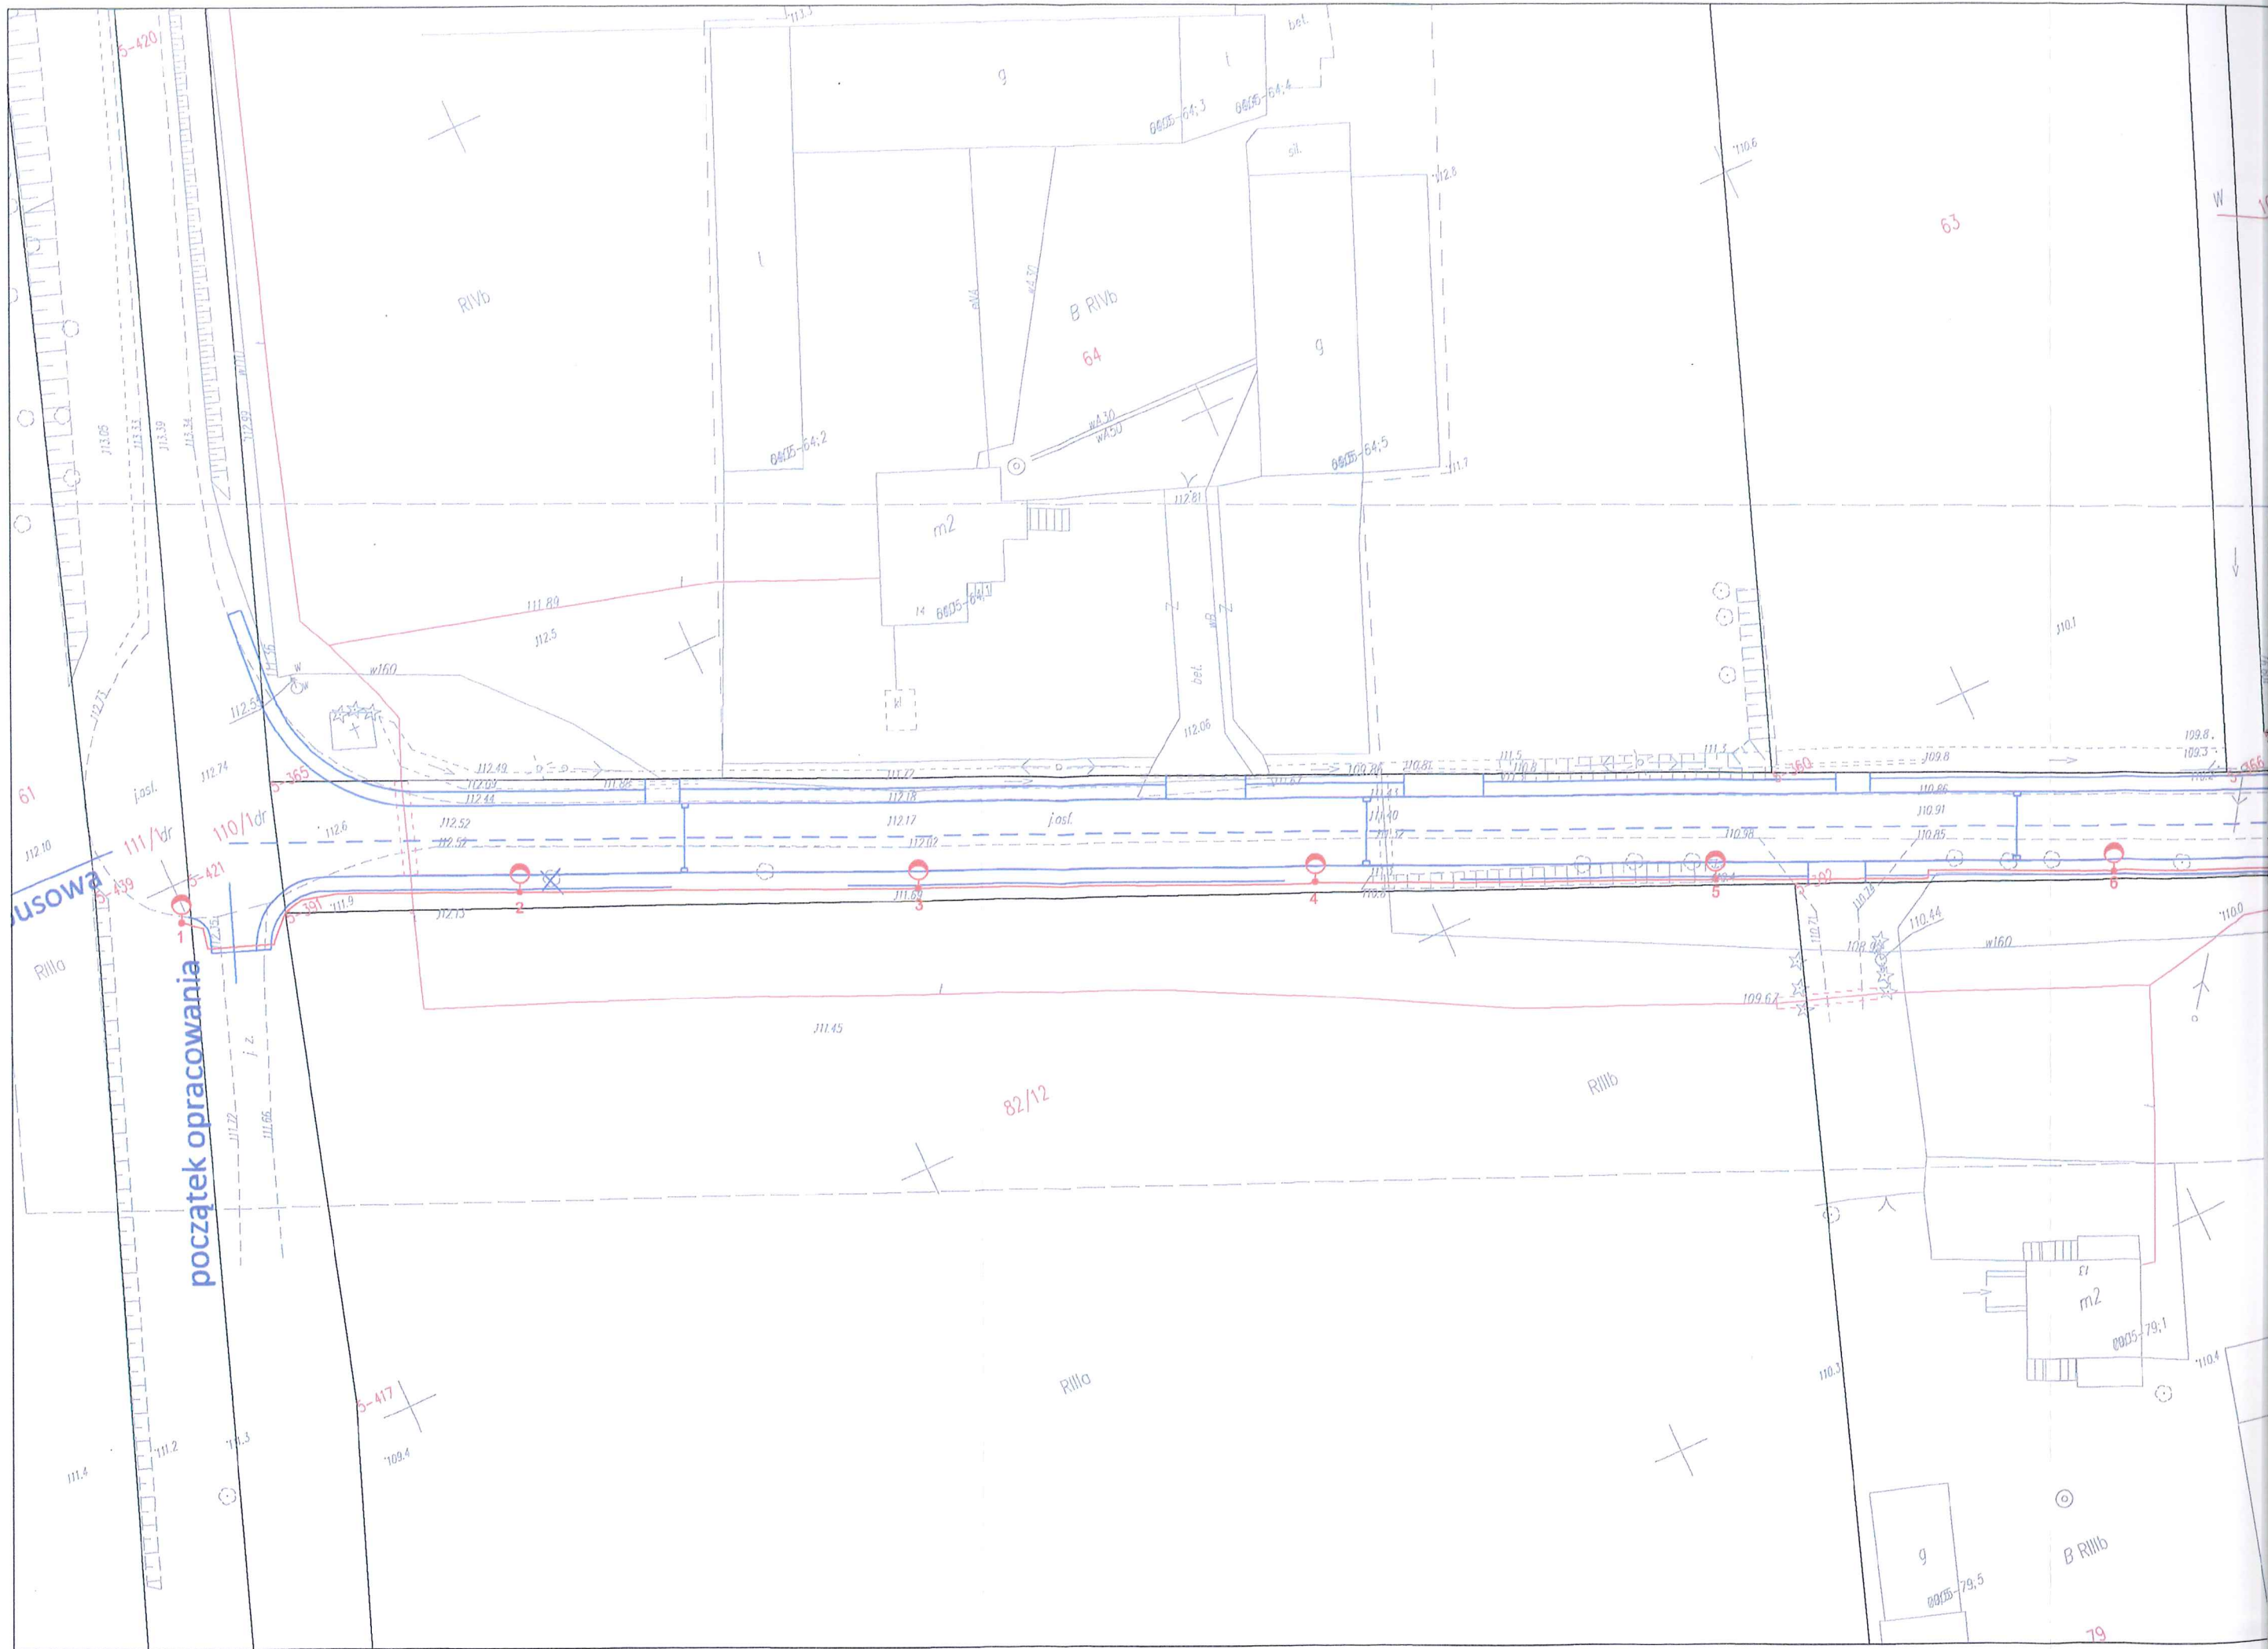

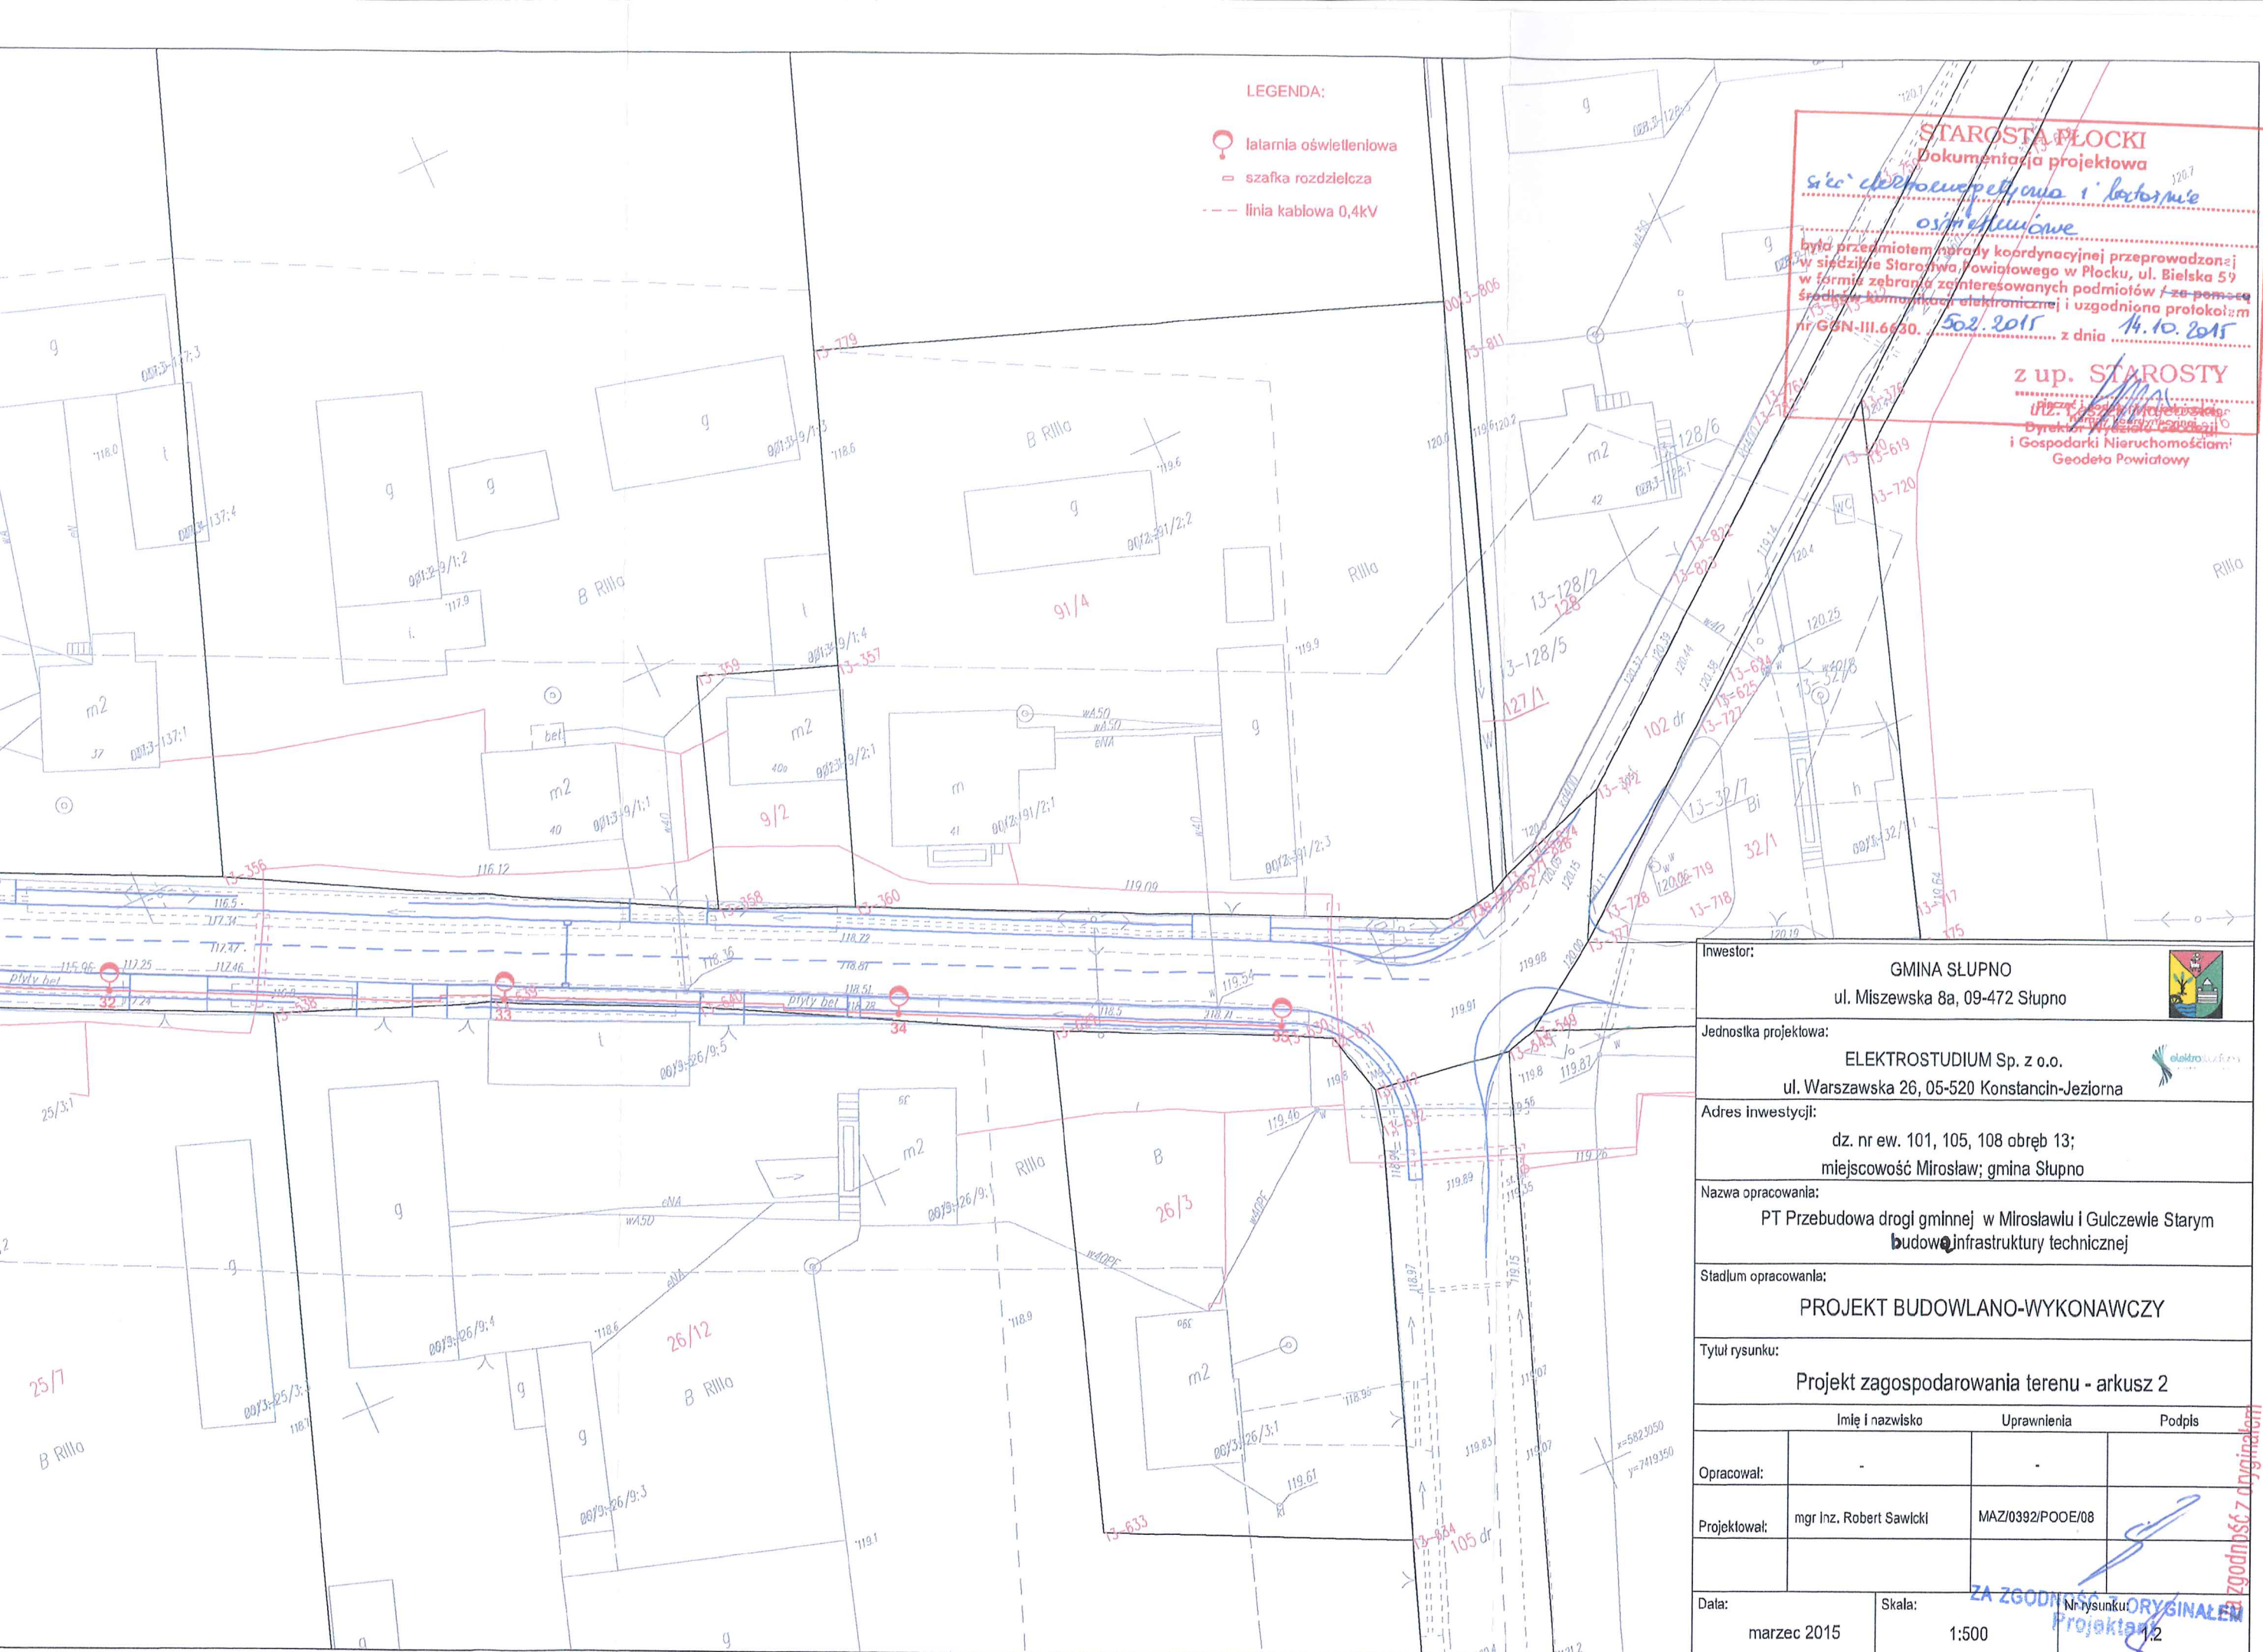

LEGENDA:


- latarnia oświetleniowa
- szafka rozdzielcza
- linia kablowa 0,4kV


**STAROSTA PŁOCKI**  
 Dokumentacja projektowa  
*sieć elektroenergetyczna i techniczne osłony*  
 była przedmiotem narady koordynacyjnej przeprowadzonej w siedzibie Starostwa Powiatowego w Płocku, ul. Bielska 59 w formie zebrania zainteresowanych podmiotów i ze pomocą Środowiska Komunikacji Elektronicznej i uzgodniona protokołem nr GSN-III.6630. 502.2015 z dnia 14.10.2015

**z up. STAROSTY**  
 (PŁOCK) [Signature]  
 Dyrektor Powiatowego Zarządu i Gospodarki Nieruchomościami Geodeta Powiatowy


Inwestor: GMINA SŁUPNO ul. Miszewska 8a, 09-472 Słupno		
Jednostka projektowa: ELEKTROSTUDIUM Sp. z o.o. ul. Warszawska 26, 05-520 Konstancin-Jeziorna		
Adres inwestycji: dz. nr ew. 101, 105, 108 obręb 13; miejscowość Mirosław; gmina Słupno		
Nazwa opracowania: PT Przebudowa drogi gminnej w Mirosławiu i Gulczewie Starym budowa infrastruktury technicznej		
Stadium opracowania: PROJEKT BUDOWLANO-WYKONAWCZY		
Tytuł rysunku: Projekt zagospodarowania terenu - arkusz 2		
Imię i nazwisko	Uprawnienia	Podpis
Opracował:		
Projektował:	mgr Inz. Robert Sawicki	MAZ/0392/POE/08
Data:	Skala:	
marzec 2015	1:500	


mgr Inz. Robert Sawicki

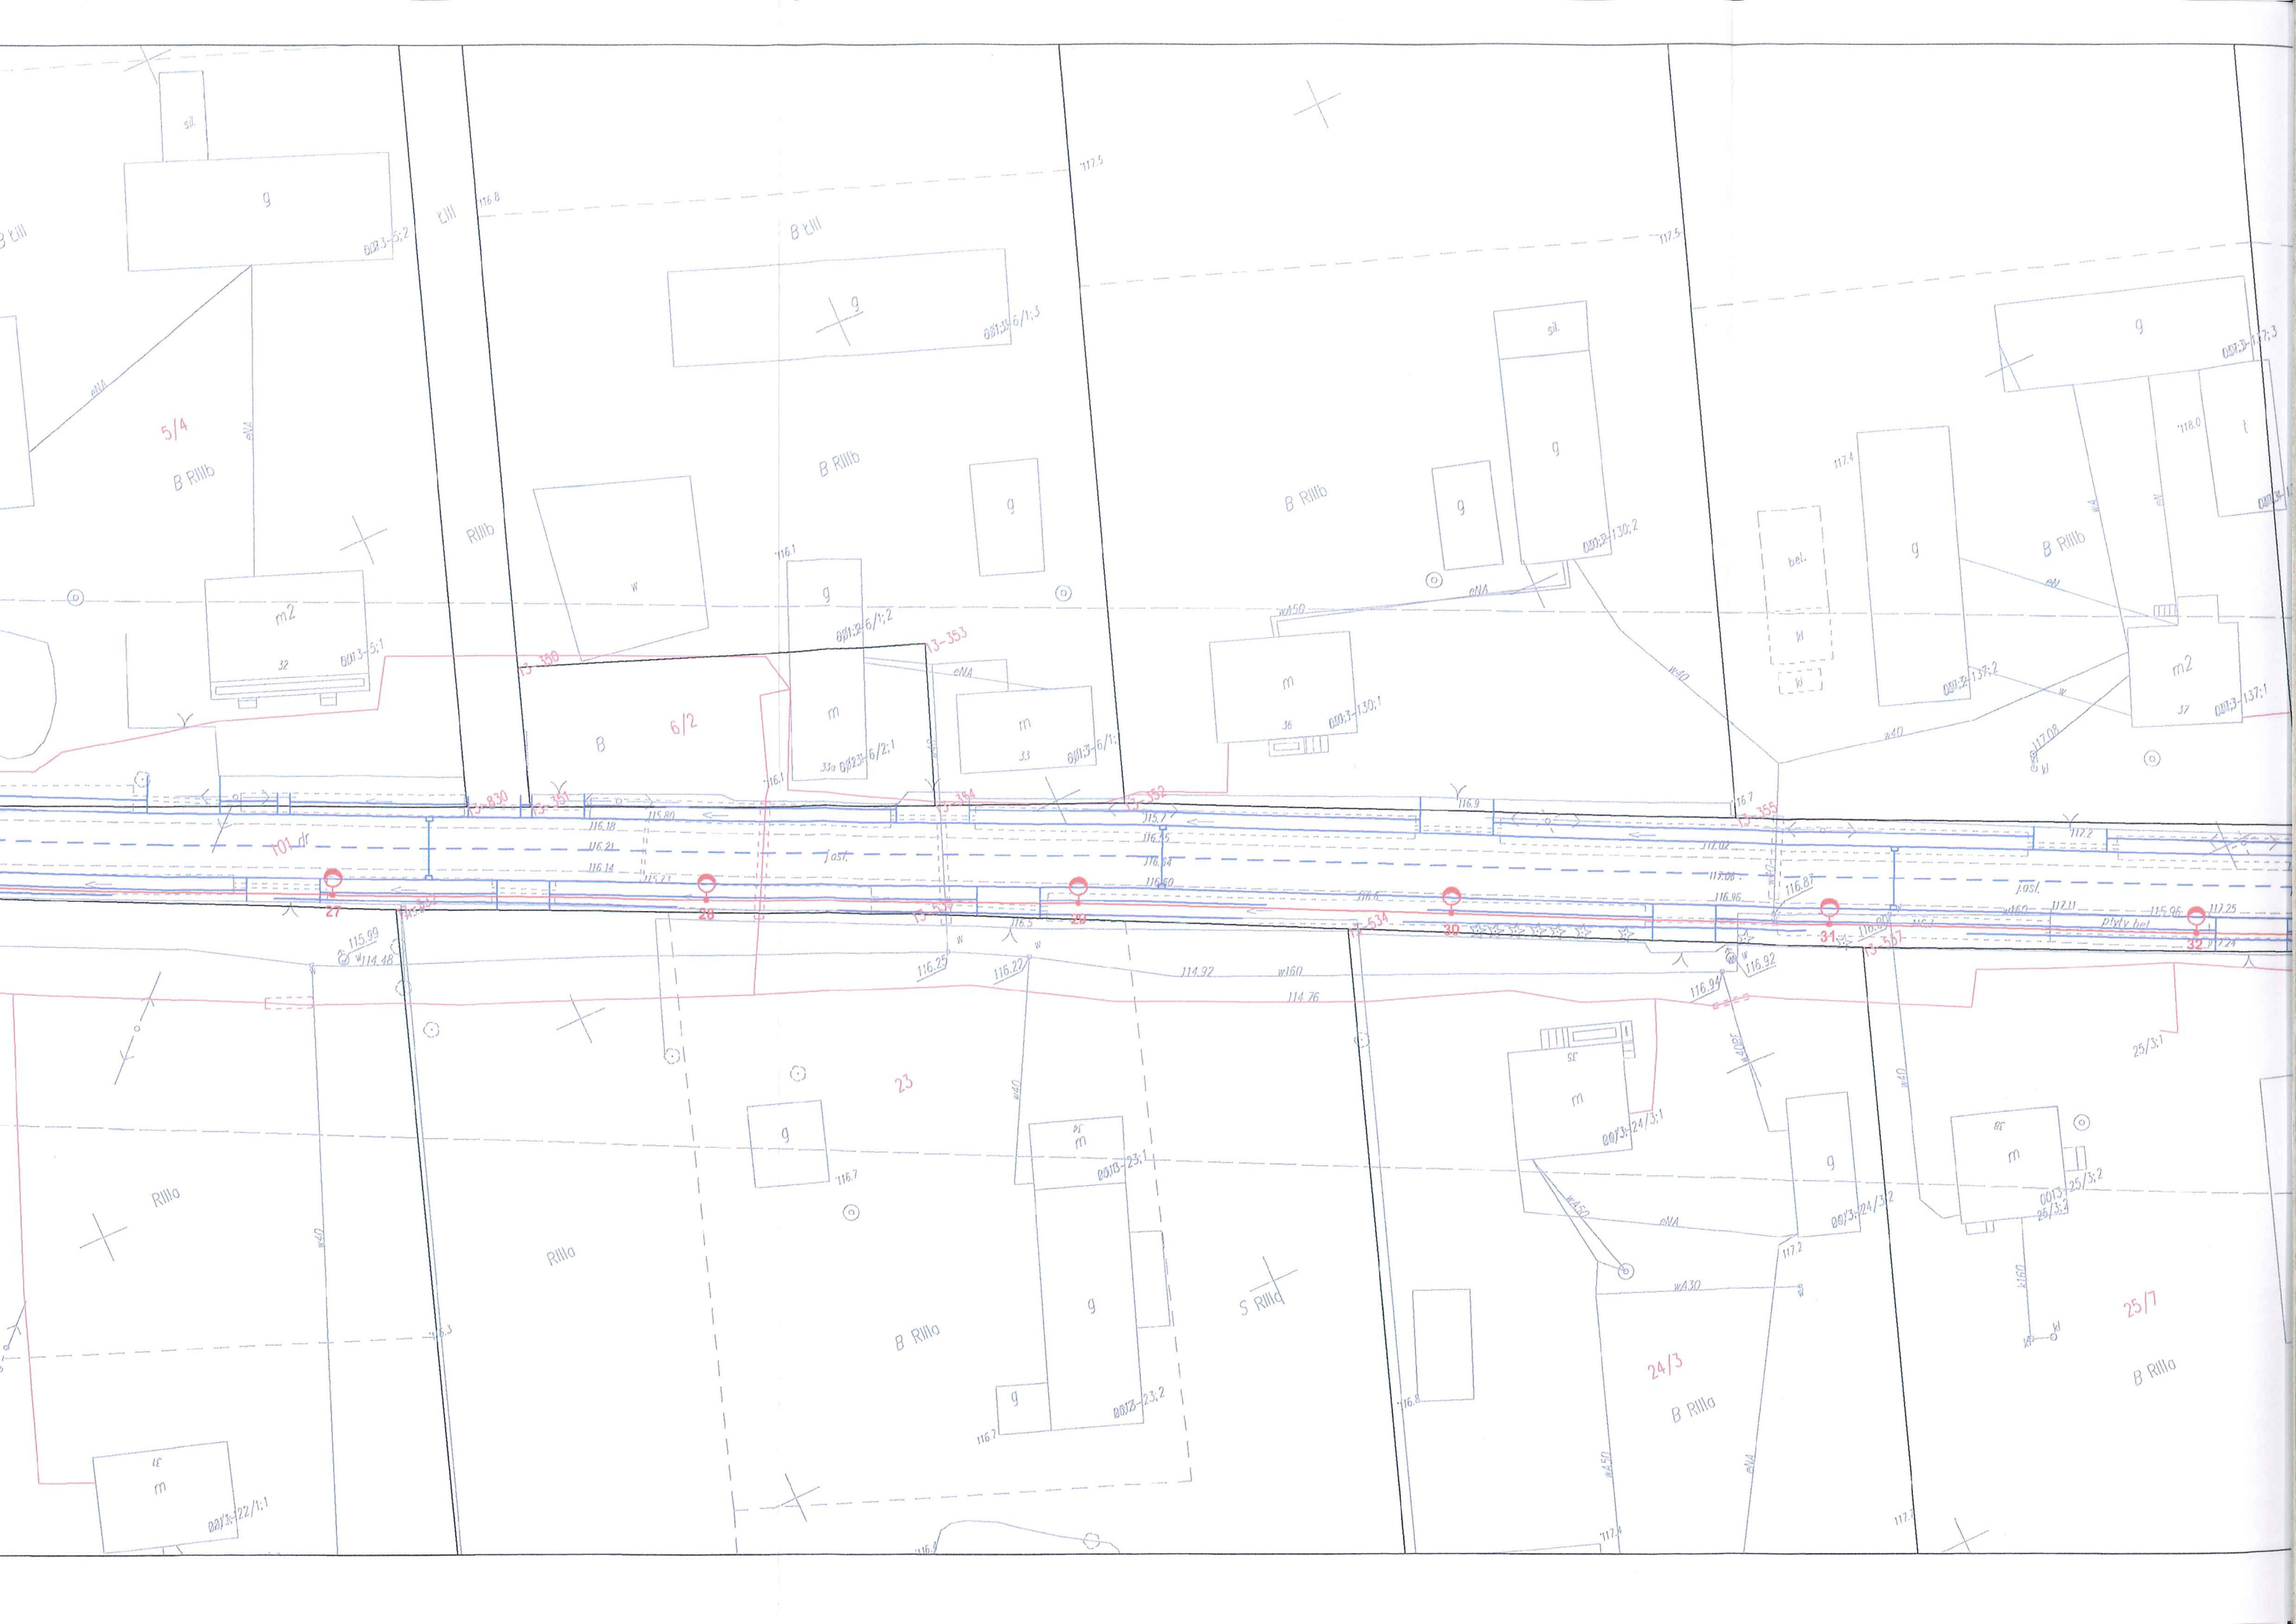

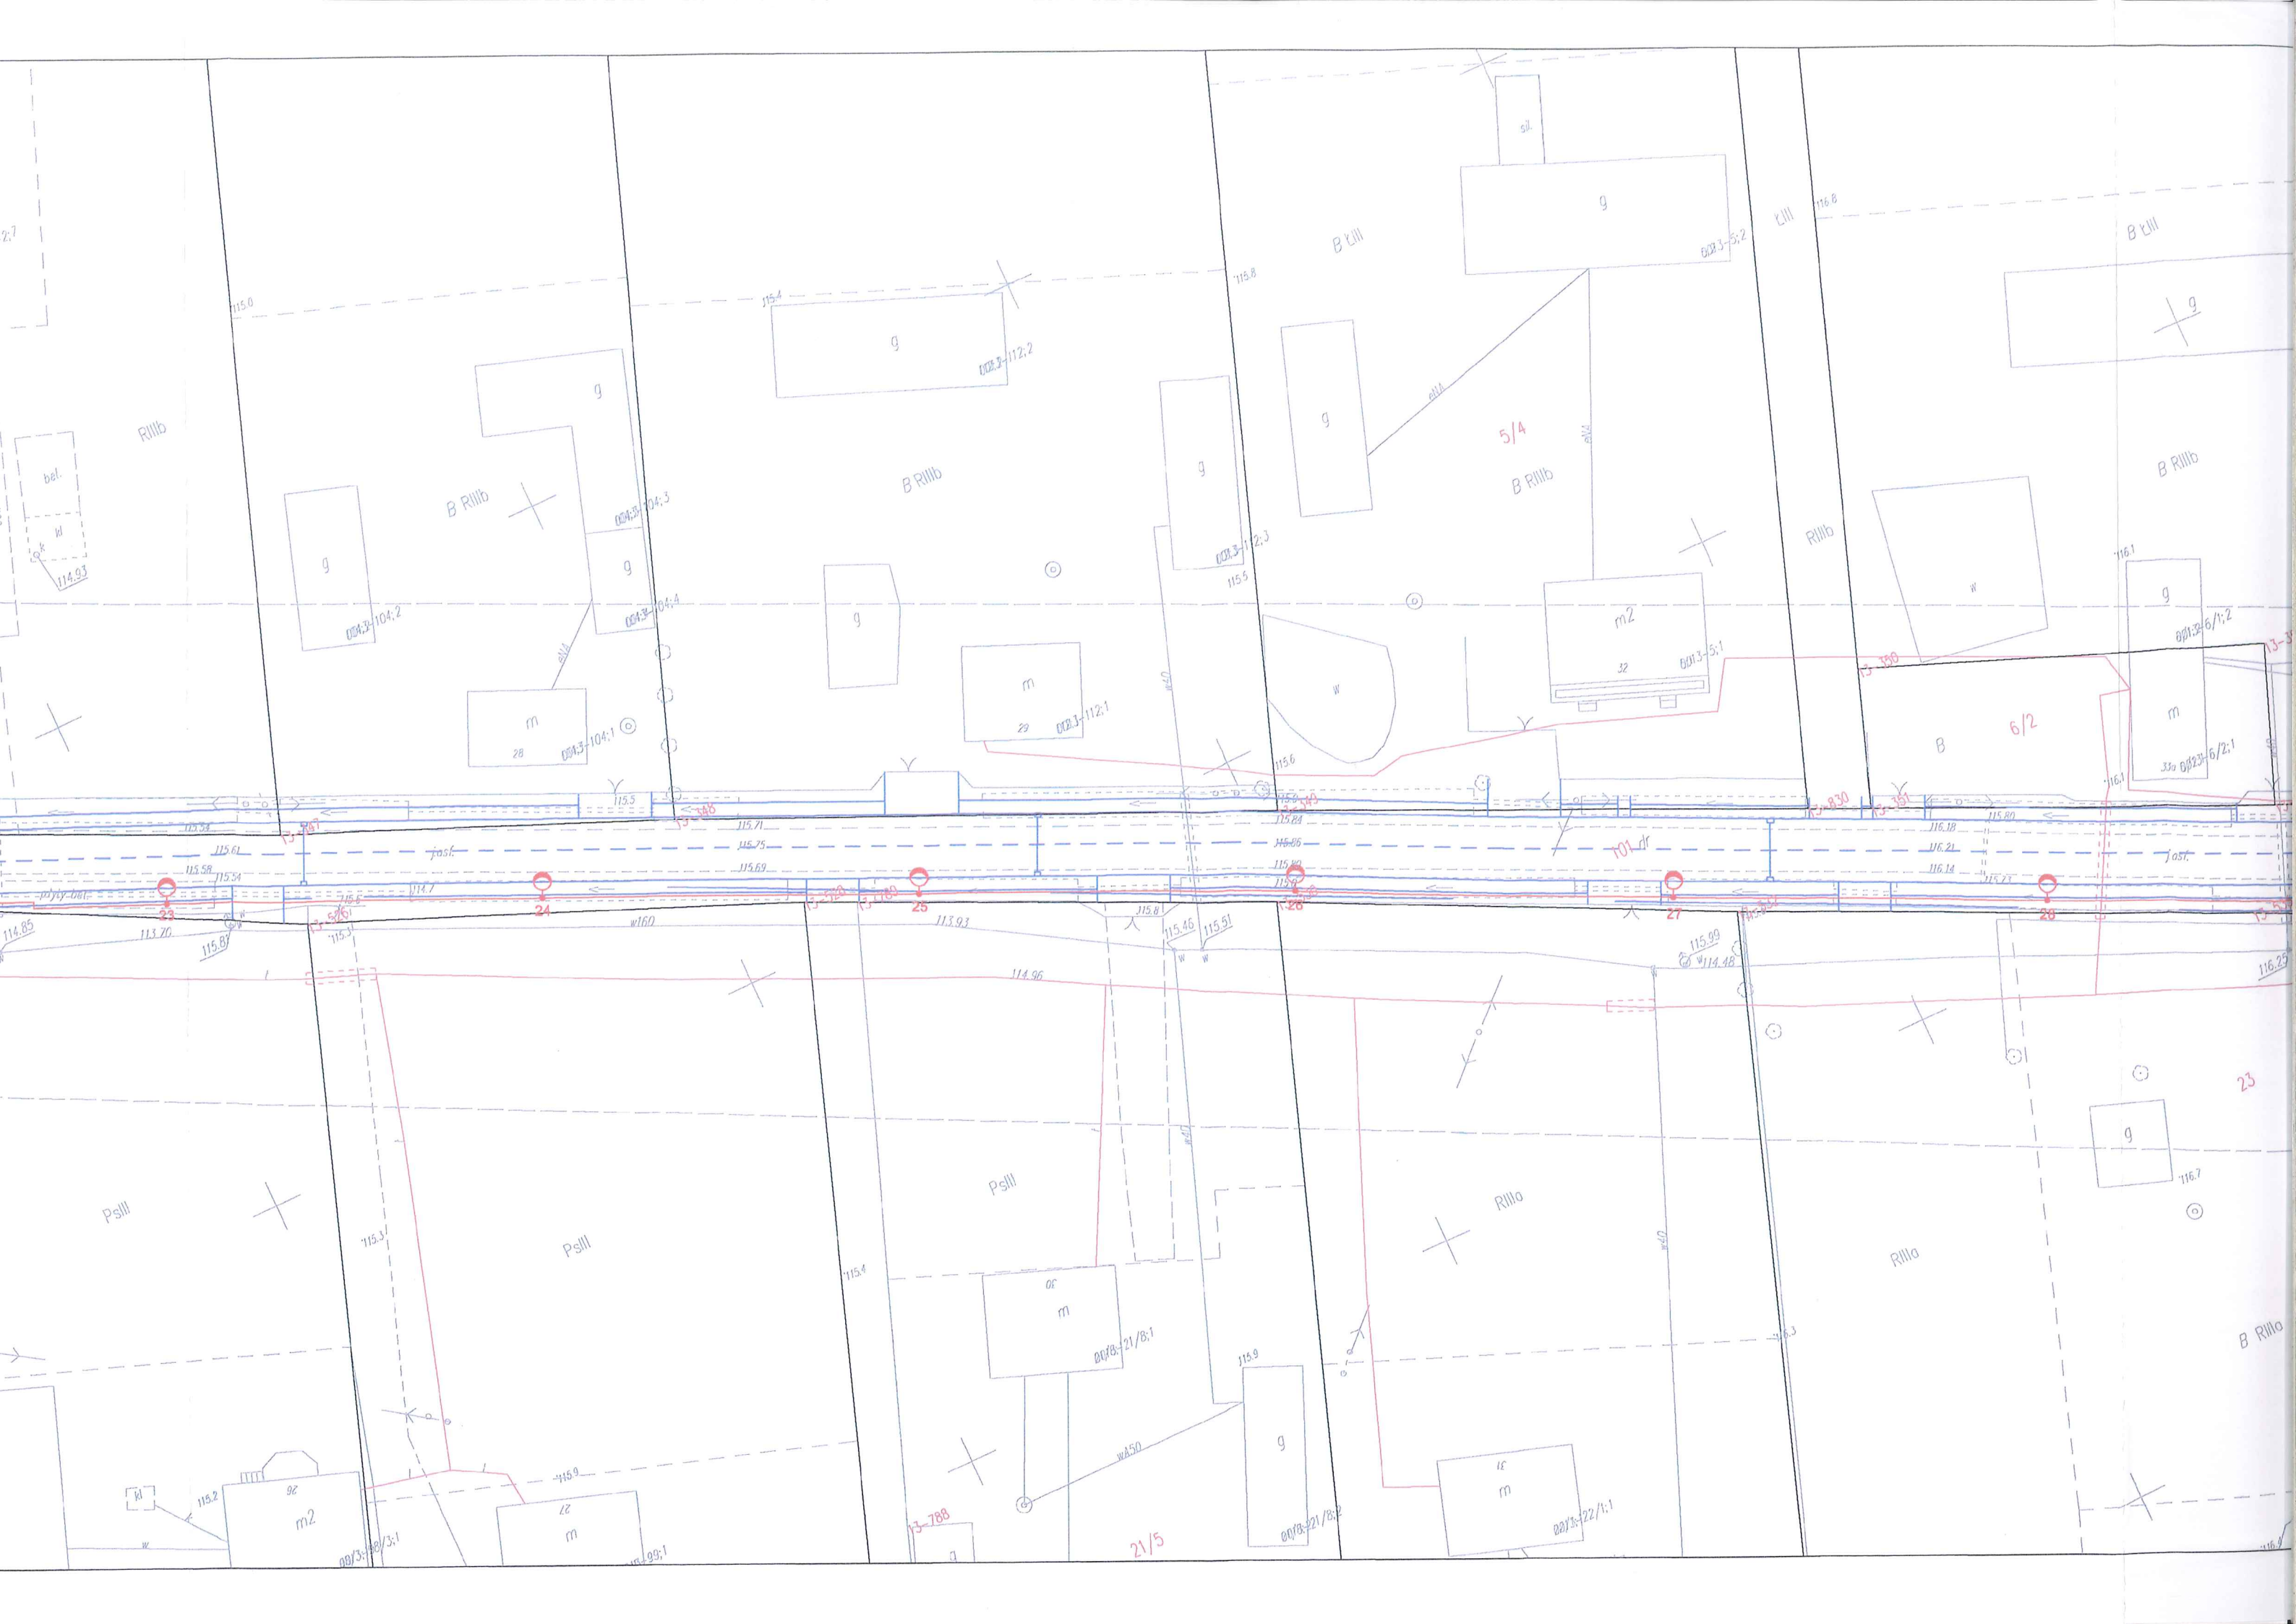



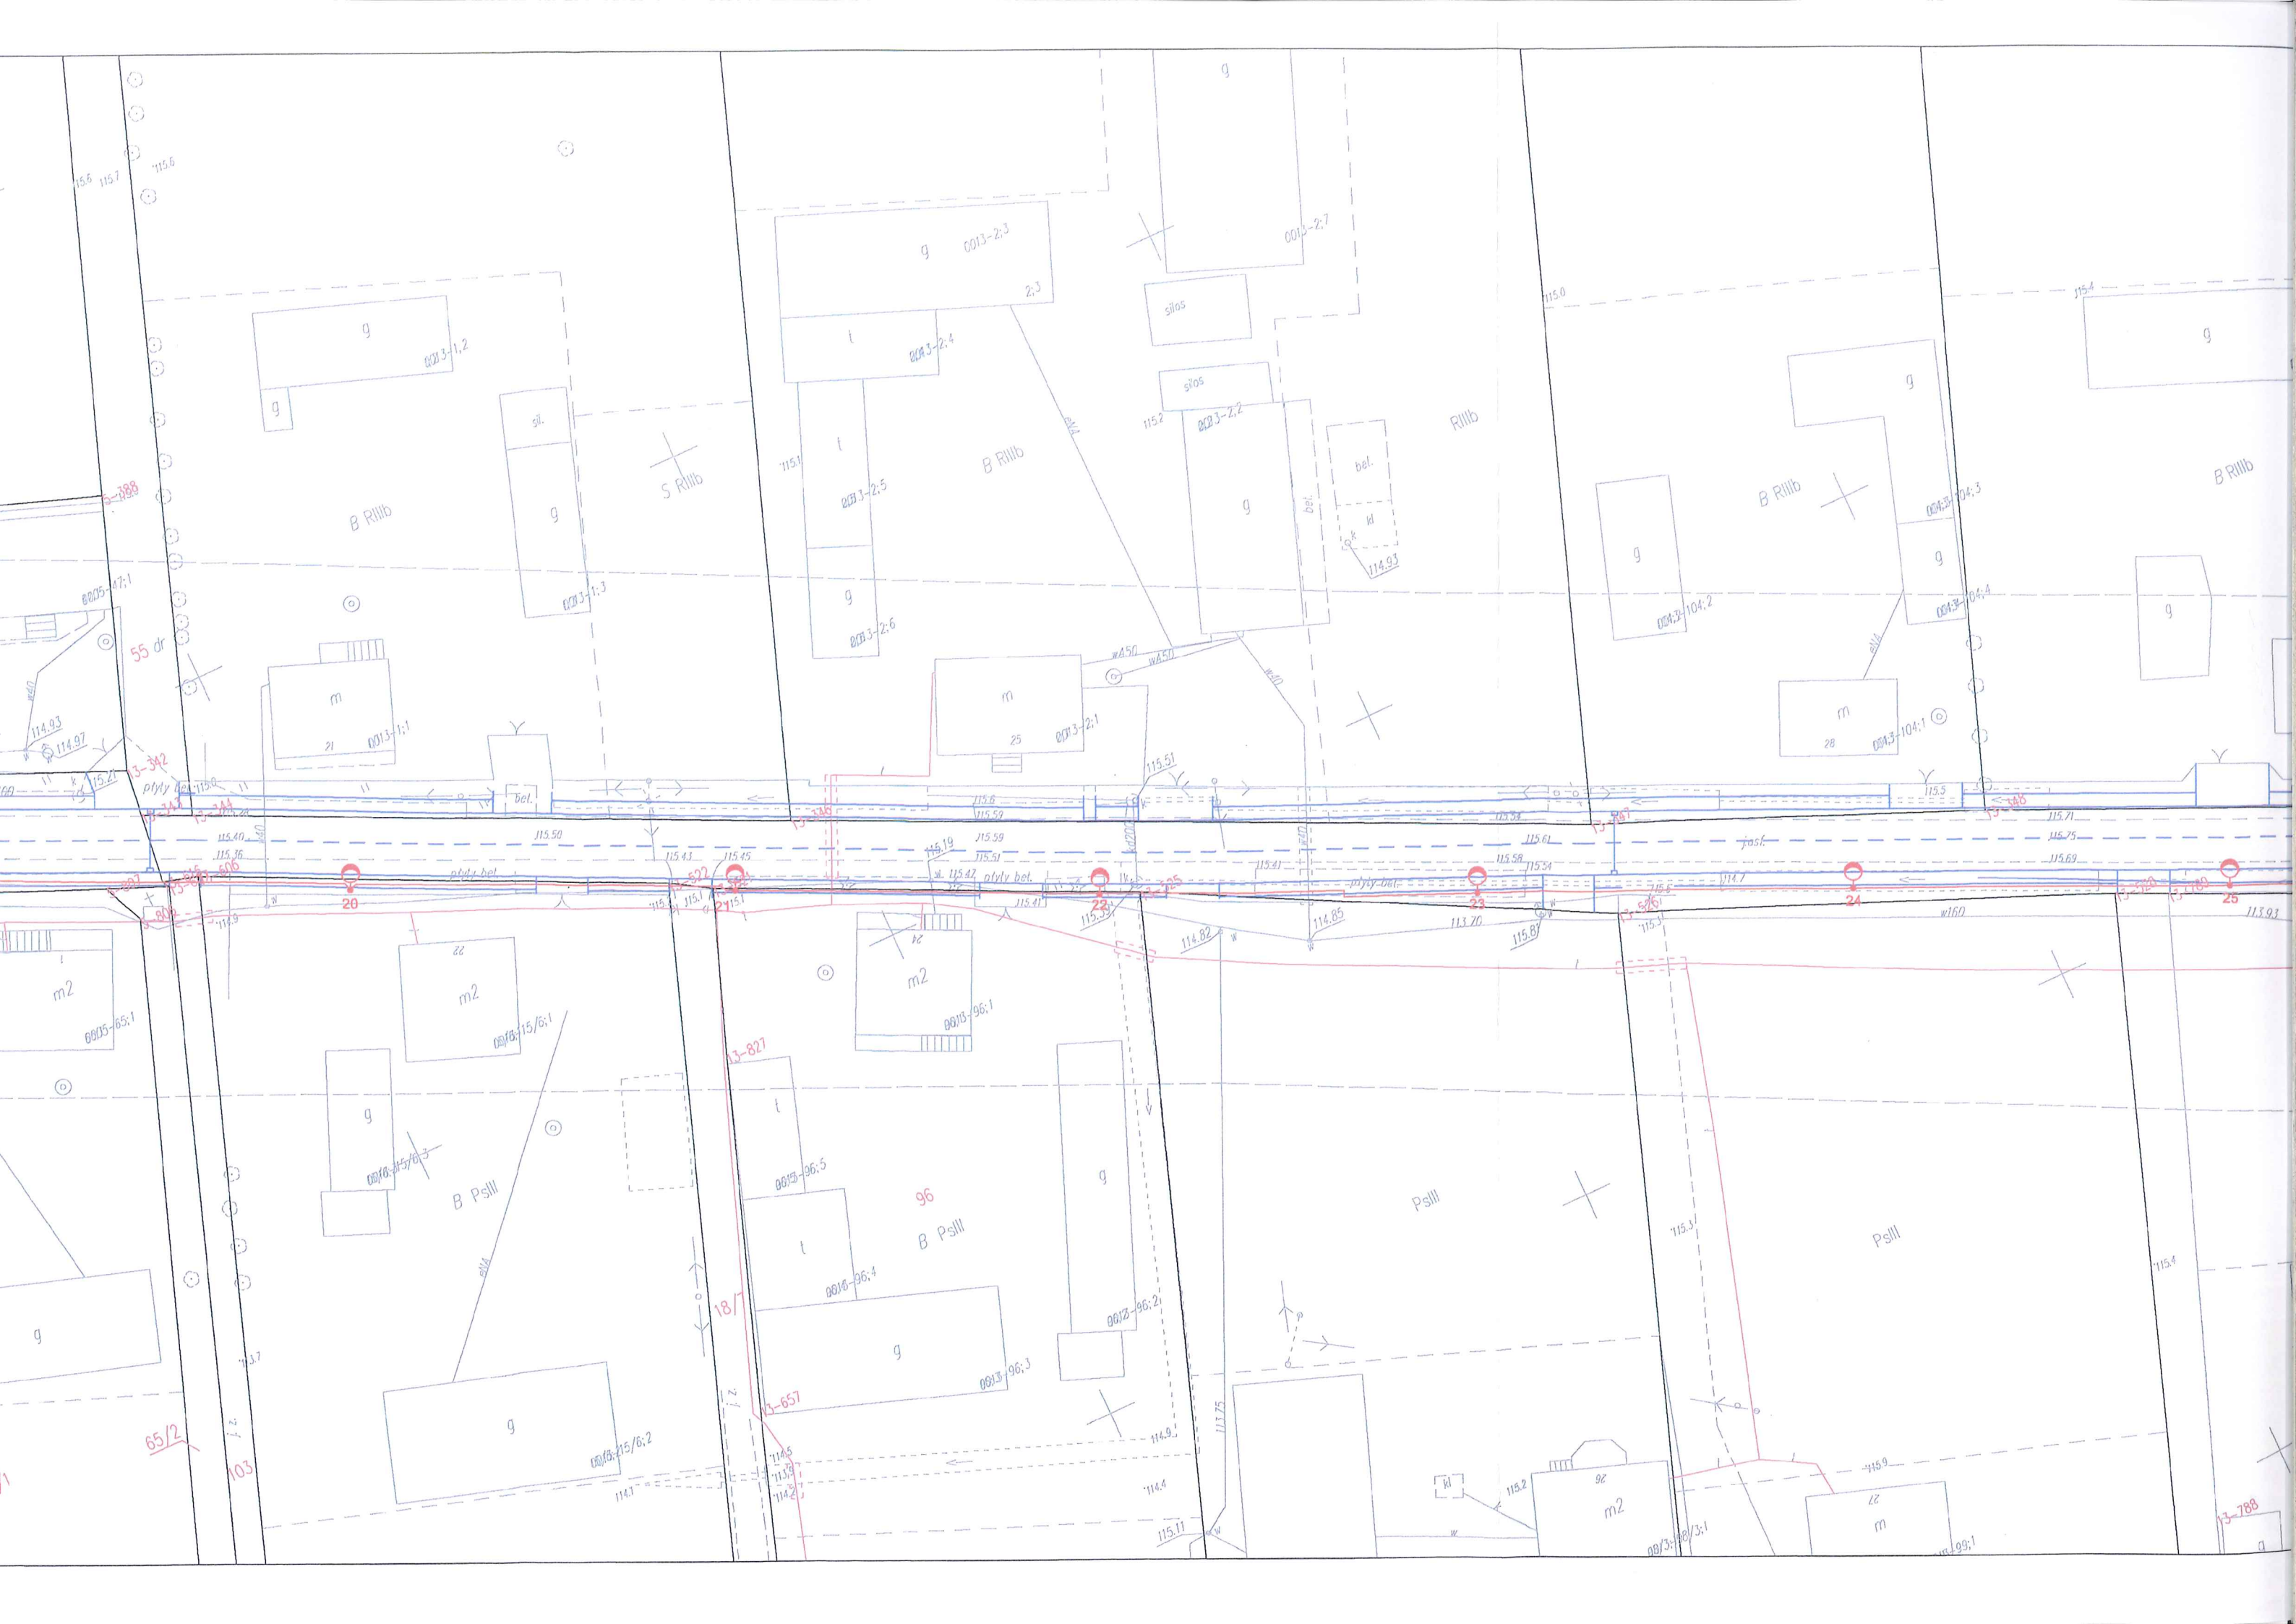

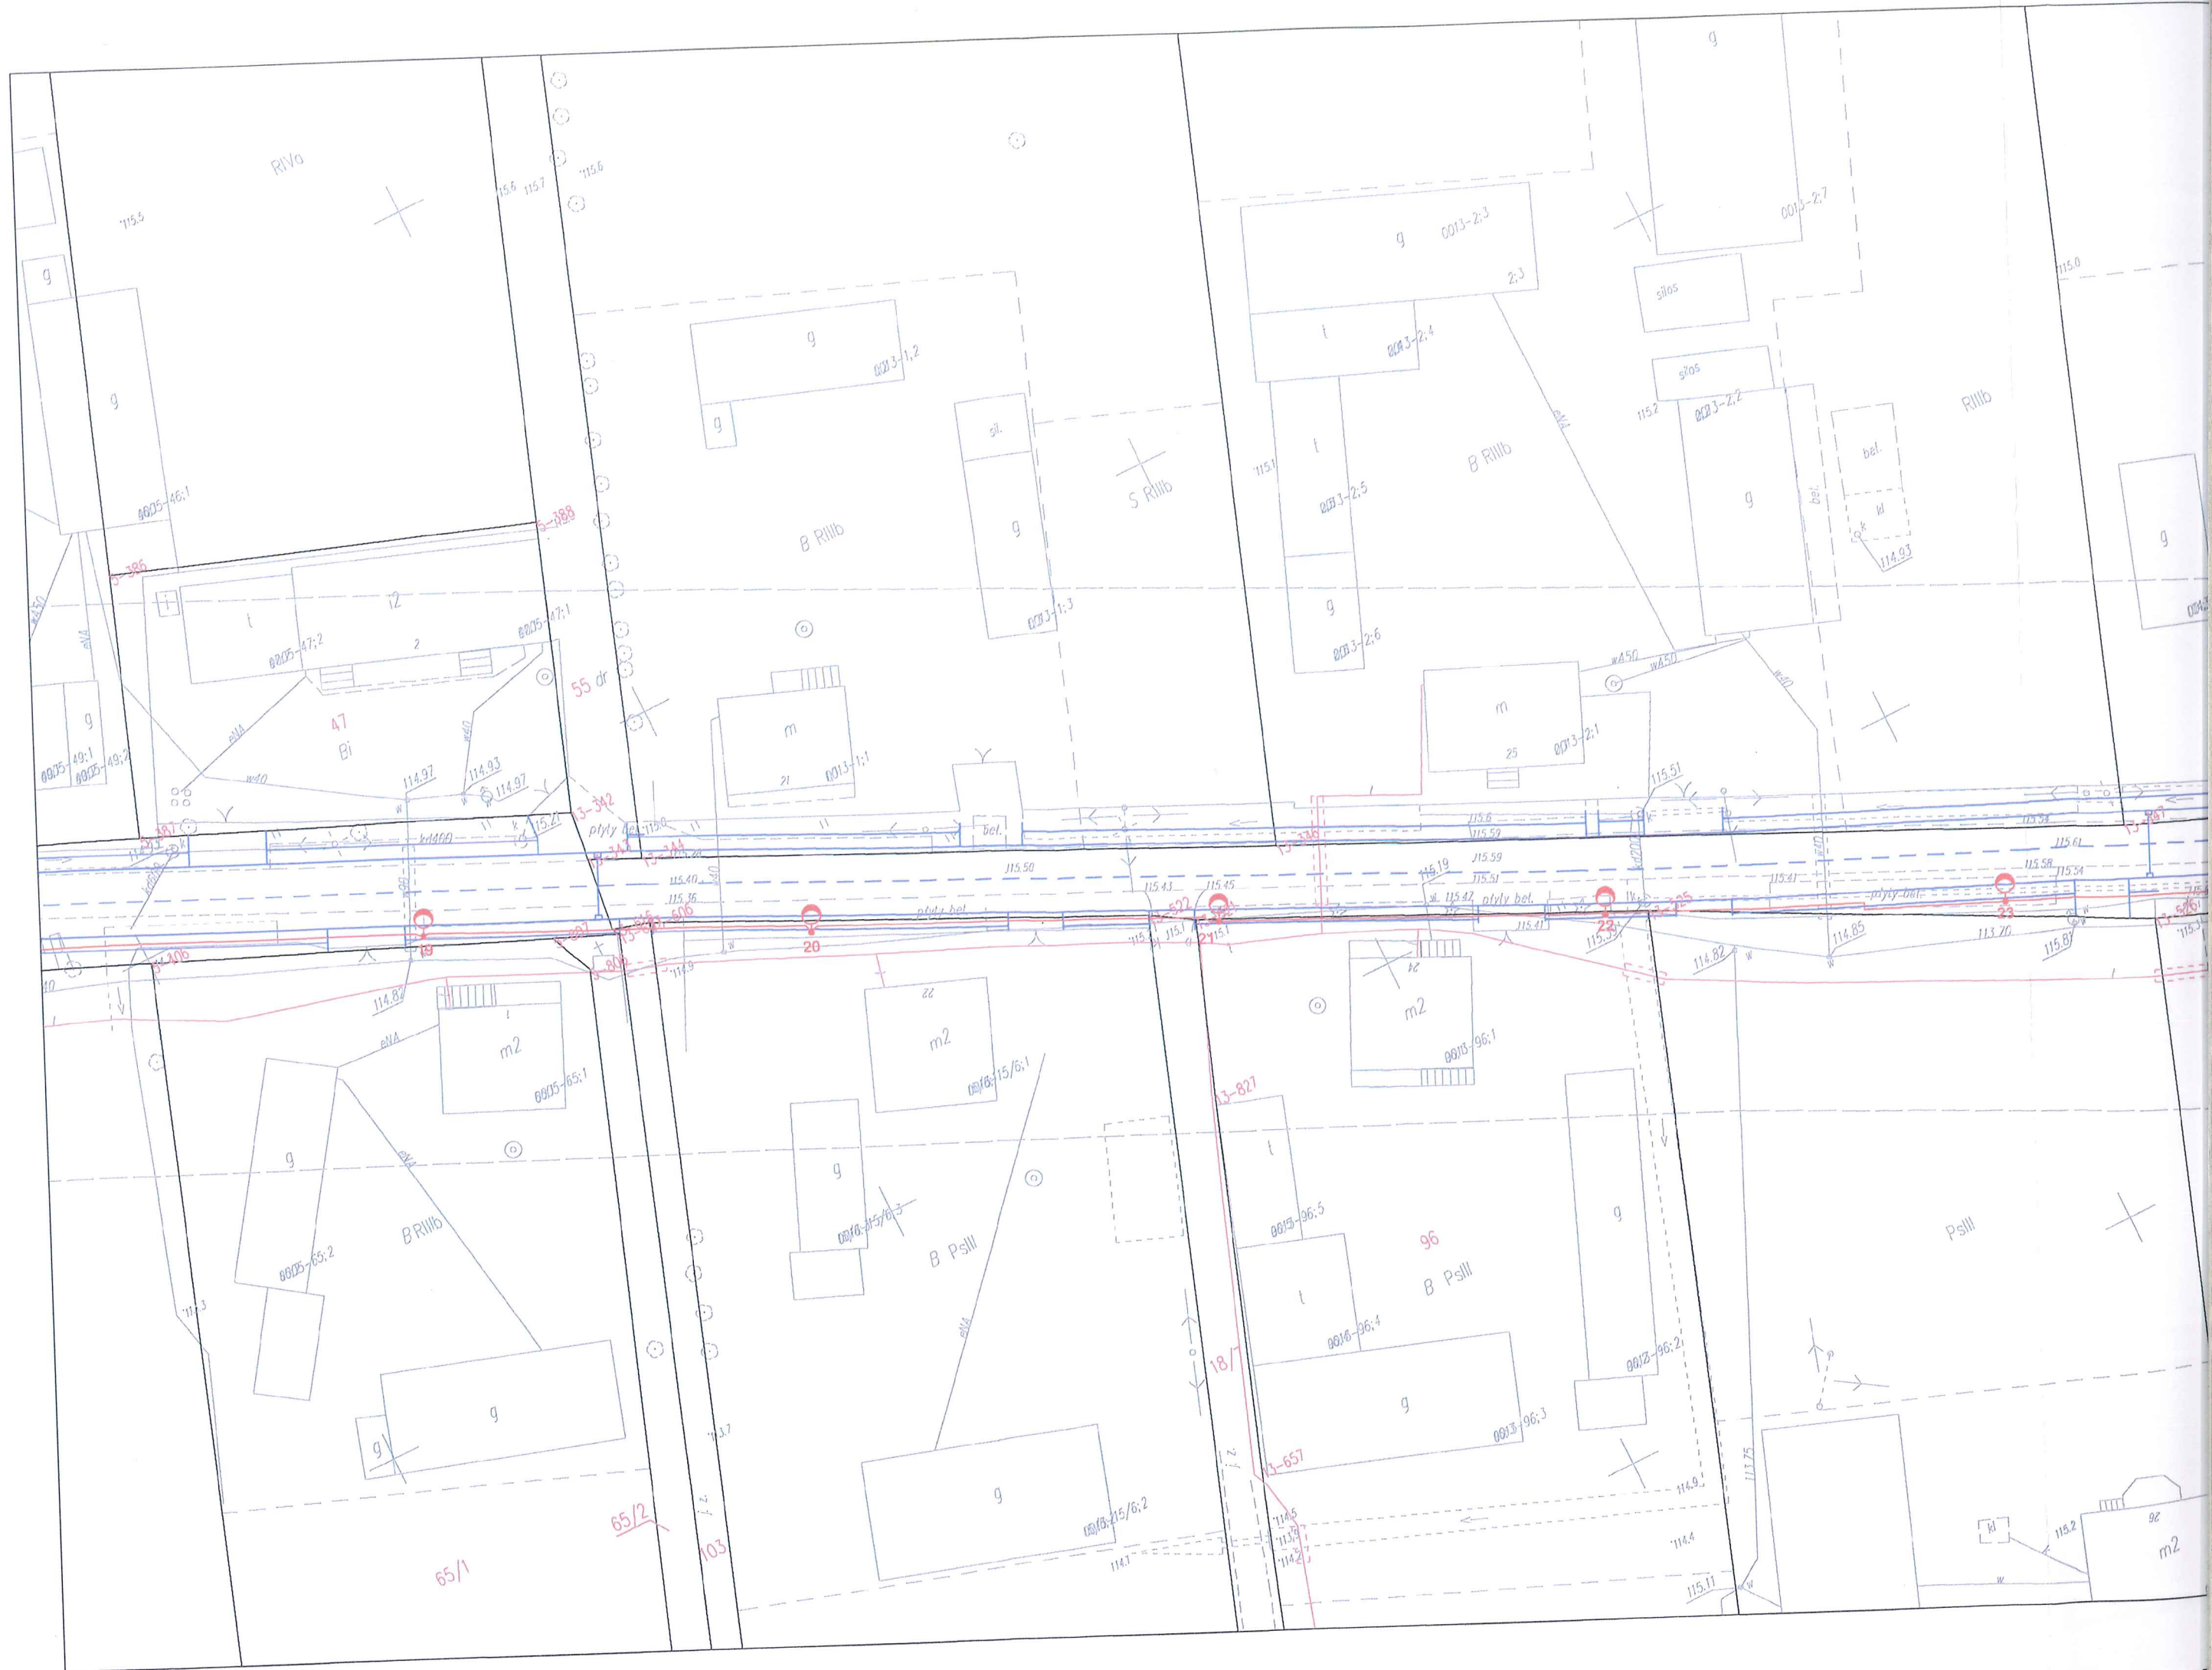

Od Dział Dokumentacji Energetycznej

Do ELEKTROSTUDIUM Sp. z o.o.

ul. Warszawska 26  
05-520 Konstancin Jeziorna

T 24 368 81 24

Znak EOP-71MMD-003580-2015  
Dot. Wydania warunków technicznych na sposób  
zabezpieczenia istniejącej infrastruktury  
elektroenergetycznej w związku z opracowywaną  
dokumentacją, dotyczącą budowy oświetlenia  
drogowego

Płock, 15-10-2015 roku

### Uzgodnienie nr 101/R1/2015

Ustala się następujące ogólne warunki techniczne uzgodnienia skrzyżowania istniejącej sieci energetycznej ENERGA OPERATOR SA Oddział w Płocku w związku z opracowywaną dokumentacją, dotyczącą budowy oświetlenia drogowego w miejscowościach Mirosław – Gulczewo Stare gm. Słupno.

1. W miejscach zbliżeń i skrzyżowań z istniejącą infrastrukturą energetyczną prace ziemne prowadzić ręcznie. Kolidujące miejsca winny być wytyczone i zlokalizowane w terenie przed przystąpieniem do robót ziemnych.
2. Prace budowlane wykonywane ręcznie w odległości mniejszej niż 3 m od skrajnego przewodu linii nN należy prowadzić pod nadzorem osób posiadających stosowne uprawnienia do nadzorowania tego typu prac. Prace należy prowadzić zgodnie z obowiązującymi przepisami oraz Instrukcją organizacji bezpiecznej pracy przy urządzeniach elektroenergetycznych obowiązującej na terenie działania Energa Operator SA.
3. Prace budowlane z użyciem sprzętu zmechanizowanego w odległości mniejszej niż 3 m od strefy działania ww. sprzętu należy prowadzić pod nadzorem osób posiadających stosowne uprawnienia do nadzorowania tego typu prac. Prace należy prowadzić zgodnie z obowiązującymi przepisami oraz Instrukcją organizacji bezpiecznej pracy przy urządzeniach elektroenergetycznych obowiązującej na terenie działania Energa Operator.
4. Nie urządzać składowisk materiałów budowlanych pod liniami energetycznymi nN-0,4kV.
5. Wszelkie prace inwestor wykona własnym kosztem i staraniem.
6. Koszty naprawy i poniesione straty, jak również utracone korzyści przez Rejon Dystrybucji Płock w efekcie uszkodzeń urządzeń energetycznych podczas wykonywania robót pokrywa Wykonawca.

#### Uzgodnienie traci ważność w wypadku, gdy:

1. Inwestor nie zrealizuje projektu w okresie 2 lat.
2. Dokona się zmiany projektowanych urządzeń lub ich trasy bez uzgodnienia z ENERGA – OPERATOR SA Oddział w Płocku.

Integralną część uzgodnienia stanowią załączniki mapowe – 2 szt.

Przygotowała: Edyta Górecka T: 24 368 81 40

Kierownik  
Działu Dokumentacji  
Energetycznej Płock

*Włodzimierz Wędzik*  
Włodzimierz Wędzik

T +48 24 368 80 00  
F +48 24 368 82 02

Regon 190275904-00075  
NIP 583-000-11-90

ENERGA-OPERATOR SA  
Oddział w Płocku  
ul. Wyszogrodzka 106, 09-400 Płock

operator.plock@energa.pl  
energa-operator.pl

Sąd Rejonowy Gdańsk-Północ  
VII Wydział Gospodarczy KRS  
KRS 0000033455

nr konta: 03 1240 5282 1111 0000 4890 1404  
Kapitał zakładowy/wpłacony 1 356 110 400 zł

