



ODCINEK	ODLEGŁOŚĆ	ŚREDNICA	SPADEK
D1 117.80 116.32	D2 117.68 115.42	I = 37,5 m	Ø300 PVC-U i = 2,4%
D2 117.68 115.42	D3 117.56 114.82	I = 42,0 m	Ø300 PVC-U i = 1,4%
D3 117.56 114.82	D4 117.45 114.72	I = 50,5 m	Ø400 PVC-U i = 2%
D4 117.45 114.72	D5 117.38 114.80	I = 43,0 m	Ø400 PVC-U i = 2%
D5 117.38 114.80	D6 117.34 114.90	I = 30,0 m	Ø400 PVC-U i = 3%
D6 117.34 114.90	D7 117.31 115.00	I = 31,5 m	Ø400 PVC-U i = 3%
D7 117.31 115.00	D8 117.25 115.12	I = 39,0 m	Ø400 PVC-U i = 3%
D8 117.25 115.12	D9 117.22 115.35	I = 45,0 m	Ø300 PVC-U i = 0%
D9 117.22 115.35	D10 117.42 116.10	I = 45,0 m	Ø300 PVC-U i = 3%
D10 117.42 116.10	D11 117.34 114.70	I = 5,5 m	Ø400 PVC-U i = 3%

- Oznaczenia:**
- Projektowany krawężnik bet. 15x30cm o odśrodkowej 12cm
  - Projektowany krawężnik bet. najazdowy 15x22cm
  - Projektowane obrzeża chodnikowe bet. 6x30cm
  - Krawężnik jezdnia
  - Krawężnik pobocza
  - Ściek typu "mułosa"
  - Stara droga
  - Rów do odwrócenia i umocnienia
  - Przejazd do remontu
  - Przejazd projektowany
  - Rury ochronne dwudzielne
  - Plot do robót
  - Granica pasa drogowego (Urzędz Gminy Słupno Postanowienie o wszczęciu postępowania rozgraniczeniowego 6830.1.2011 z dnia 09.08.2011)
  - Granica robót
  - Projektowana kanalizacja deszczowa grawitacyjna
  - Projektowana studnia Ø 1200 - kanalizacja deszczowa
  - Projektowane przyłącza kanalizacji sanitarnej
  - Projektowane wpusty drogowe

ODCINEK	ODLEGŁOŚĆ	ŚREDNICA	SPADEK
W1 117.54 116.54	D10 117.61 116.50	I = 2,0 m	Ø160 PVC-U i = 2,0%
W2 117.17 116.17	D11 117.25 116.13	I = 2,0 m	Ø160 PVC-U i = 2,0%
W3 117.21 116.27	D12 117.34 116.23	I = 2,0 m	Ø160 PVC-U i = 2,0%
W4 117.48 116.49	D13 117.56 116.44	I = 2,5 m	Ø180 PVC-U i = 2,0%
W5 117.73 116.73	D14 117.80 116.32	I = 2,0 m	Ø180 PVC-U i = 20,5%

**STAROSTA PŁOCKI**  
 Określenie Dokumentacji Geodezyjno-Kartograficznej w Wydziale Geodezji i Gospodarki Nieruchomościami  
 ul. Wolności 10/24, kam. 0 611 645 184  
 ul. Wolności 10/24, kam. 0 611 645 184  
 ul. Wolności 10/24, kam. 0 611 645 184


**DID BIURO NIEZBIĘCZNOŚCI I GEODEZJI**  
 Dariusz Dymirski  
 09-407 Płock, ul. Jesienna 10/24  
 ul. Wolności 10/24, kam. 0 611 645 184  
 ul. Wolności 10/24, kam. 0 611 645 184

**ARKUSZ 3**  
 woj.: mazowieckie  
 pow.: płocki  
 gm.: Słupno  
 obr.: Cekanowo  
 dz. 325/1, ul. Królewska

**MAPA DO CELÓW PROJEKTOWYCH**  
 SKALA 1:500  
 Opracowano na podstawie ark. mapy 262.114.013, 014, 062, 071, 072

**GEODETA UPRAWNIENY**  
 mgr inż. Dariusz Dymirski  
 upr. geod. nr 16951

Płock, dn. 12.07.2011 r.  
 Nie wyklucza się istnienia w terenie urządzeń podziemnych - nie pokazanych na mapie - które nie zostały odnotowane podczas wykonywania inwentaryzacji geodezyjnych, lub które nie zostały zgłoszone do inwentaryzacji przed zasypaniem.

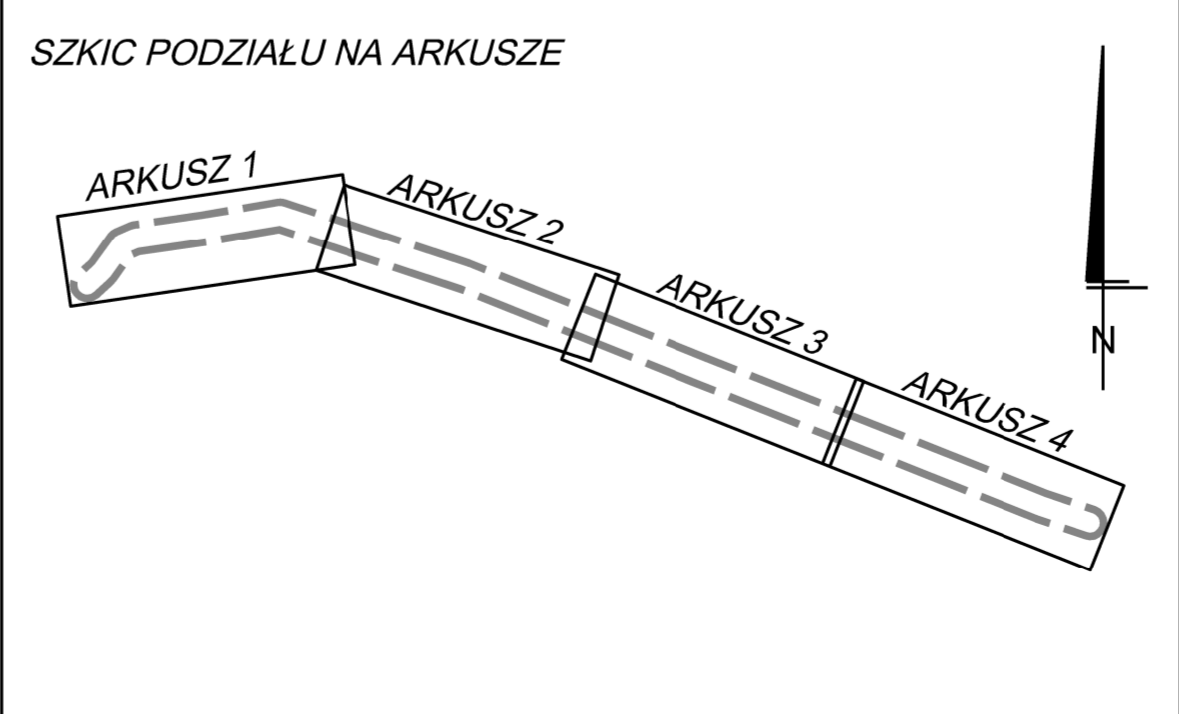

**STAROSTA PŁOCKI**  
**ZESPÓŁ UZGADNIANIA DOKUMENTACJI PROJEKTOWEJ**  
 Na podstawie art. 28 ust. 1 ustawy z dnia 17 maja 1988r. - Prawo geodezyjne i kartograficzne (Dz. U. z 2002r. nr 108, poz. 1048 i Nr 120, poz. 1288) uzgodniono użytkowanie projektowanych sieci uzbrojenia terenu

**STAROSTA**  
 mgr inż. Dariusz Dymirski  
 upr. geod. nr 16951

**Black Roads**  
 Tomasz Nowakowski  
 602 457 612  
 ul. Wępska 27, 09-472 Cekanowo  
 NIP: 658-171-34-60, REGON: 142028580

**GINIA SŁUPNO**  
 Urząd Gminy Słupno  
 ul. Miświeża 8A  
 09-472 Słupno

**OBIEKT:**  
 Przebudowa ul. Królewskiej w Cekanowie, gmina Słupno na odcinku od ul. Miświeżskiej km 0+00 do km 1+493 - sieci kanalizacji deszczowej oraz brakującej przyłącza kanalizacji sanitarnej do granicy własności gminy Słupno (dz. nr 325/1, 288).

**TEMAT:**  
 Projekt budowlany i wykonawczy sieci kanalizacji deszczowej oraz brakującej przyłącza kanalizacji sanitarnej do granicy własności gminy Słupno

**BRANZA:**  
 SANITARNA

**PROJEKTANT:**  
 inż. Teresa Strzelecka  
 upr. nr 590, 8294

**SPRAWDZAJĄCY:**  
 inż. Henryka Kamińska  
 upr. nr 10085

**DATA:**  
 Wzrostek 2011

**SKALA:**  
 1:500

**NR RYS.:**  
 3