


Przedsiębiorstwo Usług Geodezyjnych  
Inż. Andrzej Kozicki  
09-402 Plock ul. Garbnoch Płocza 113  
tel./fax 24 268 89 24 kom. 601 314 537  
e-mail: [skozicki@wp.pl](mailto:skozicki@wp.pl)

Miejscowość Płock  
Gmina Stajuro  
Miejscowość Jednostka ewidencyjna 141912, 2 Stajuro-gmina wiejska  
Obręb Nr 59  
Działka Gorko mapy 262.114.144


**MAPA DO CELÓW PROJEKTOWYCH**  
**SKALA 1:500**

Układ współrzędnych prostokątnych płaskich 1965 sirea II  
Układ wysokości Konstatał 60  
Nie wykazujemy istnienia w terenie urządzeń podziemnych, nie wykazanych na mapie, które nie zostały zgłoszone do inwentaryzacji przed zasypaniem.

Geodeta Uprawniony  
Inż. Andrzej Kozicki  
Nr upr. 2063  
Plock, dnia 11.02.2013

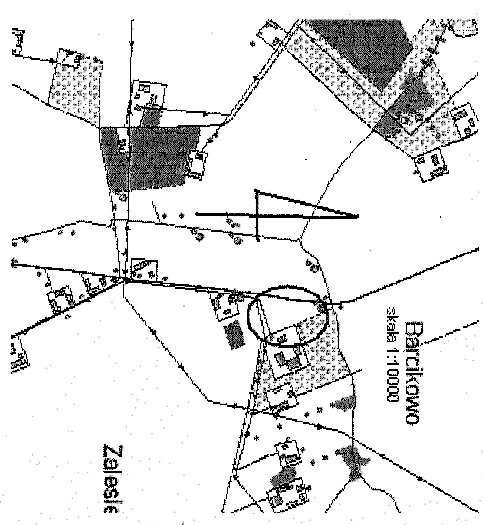

**BILANS TERENU:**  
- PROJEKTOWANA POWIERZCHNIA ZABUDOWY: 126,02m<sup>2</sup> - 2,13%  
- PROJEKTOWANA POWIERZCHNIA UTMARODZEN: 935,52m<sup>2</sup> - 15,88%  
- POWIERZCHNIA TERENU BIOLOGICZNIE CZYNNA: 4838,46m<sup>2</sup> - 82,01%  
- RAZEM POWIERZCHNIA DZIAŁKI NR 59: 5900,00m<sup>2</sup>

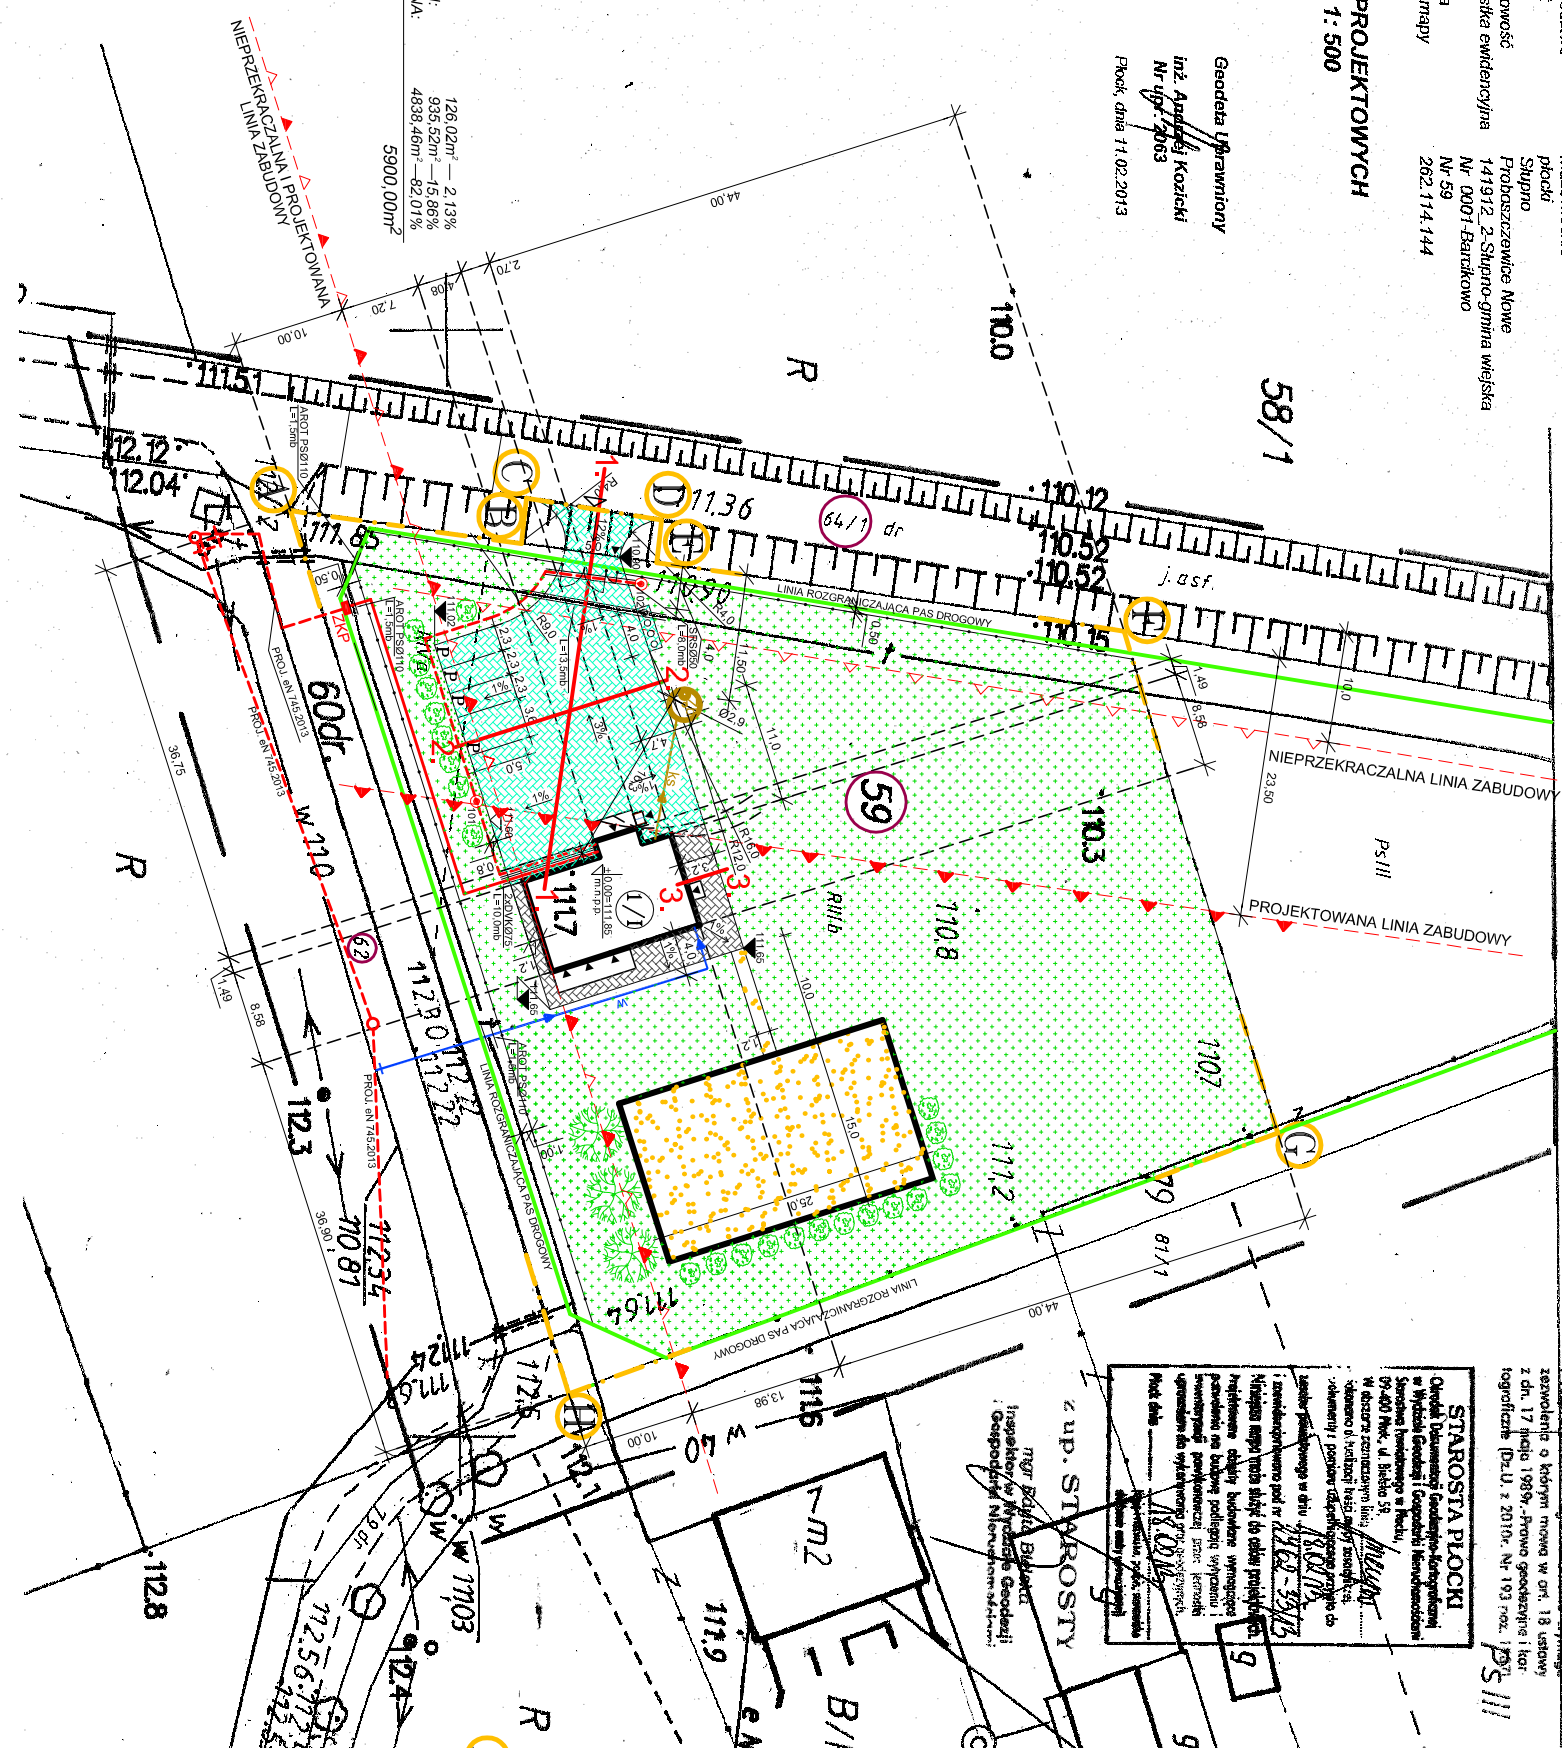

Rozporządzeniem, rozpracowaniem, oraz  
reprodukcją w celu rozpowszechnienia  
zgodnie z art. 17 pkt 1) ustawy z dnia 11  
grudnia 1997r. - Prawo geodezyjne i kart  
ograficzne (Dz.U. z 2010r. Nr 103 poz. 1699)

**STAROSTA PŁOCKI**  
Ogólna Działalność Gospodarcza Kierownictwo  
w Miastach Geodezji i Geodezji Inżynierskiej  
95-400 Plock, ul. Świdła 58  
W dziale rozpracowania, dnia 11.02.2013  
Stwierdziłem i potwierdziłem, że niniejszy plan  
odpowiada i jest zgodny z danymi stanowiącymi  
podstawę sporządzenia planu, a także że  
nie zawiera treści która może być obraźliwa  
niewłaściwa od strony budowlanej wyrażona  
niezgodnie z zasadami sztuki inżynierskiej  
i geodezyjnej.  
Miejsce i data sporządzenia planu: Płock, 11.02.2013  
Inżynier Geodeta Uprawniony: Inż. Andrzej Kozicki  
Nr uprawnień: 2063  
Płock, dnia 11.02.2013

z up. STARSOSTY  
mgr Bogdan Białek  
Inżynier Geodeta Uprawniony  
Geodezji i  
Geodezji Inżynierskiej

**LEGENDA:**

- PROJ. BUDYNEK ŚWIETLICY WIEJSKIEJ
- PROJ. PRZYŁĄCZE WODOCIĄGOWE PEDE Ø40  
L=35,4m -I=1,7‰- WG ODRĘBNEGO OPRACOWANIA
- PROJ. PRZYKAMIAŁK KANALIZACJI SANITARNEJ PVC Ø160  
L=11,1m -I=3,7‰
- PROJ. SZAMBO SZCZELNE POJEMNOŚCI 9,0m<sup>3</sup>
- PROJ. WEWNĘTRZNA LINIA ZASILAJĄCA, KABEL YAKXS 4x35mm<sup>2</sup>  
L=45,0m
- PROJ. KABEL OŚWIETLENOWY YKY 4x6mm<sup>2</sup>  
L=98,5m
- PROJ. ZŁĄCZE KONTROLNO-POMIAROWE  
WG ODRĘBNEGO OPRACOWANIA
- PROJ. LATARNE OŚWIETLENOWE, PARKOWE
- PROJ. RURY OCHRONNE: SRSØ50, 2-DUKØ75  
GRUBOŚCIENNA DWUDZIELNA AROT PSØ110
- PROJ. MIEJSCE CZASOWEGO GROMADZENIA ODPADÓW STAŁYCH
- PROJ. POWIERZCHNIE UTMARZONE KOSTKA BET., GR. 8cm
- PROJ. MIEJSKA POSTOJOWE DLA POJAZDÓW MECHANICZNYCH
- PROJ. POWIERZCHNIE UTMARZONE KOSTKA BET., GR. 6cm
- OZNACZENIE PROJ. WIAZDU I WIEŚC
- PROJ. OGRÓDZENIE Z BRAMA WIAZDOWA 4,0mb I FURTKA 1,0mb  
WG ODRĘBNEGO OPRACOWANIA
- PROJ. POWIERZCHNIA TERENU Z PRZEZNACZENIEM NA PLAC ZABAW  
WG ODRĘBNEGO OPRACOWANIA
- ISTN. HYDRANT P. POZ
- PROJ. NASADZENIA-ZIELEN NISKA
- PROJ. NASADZENIA-ZIELEN ŚREDNIA
- PROJ. TRAWNIK

<b>A-H</b> -GRANICA OPRACOWANIA I ODDZIAŁYWANIA	
<b>JT</b>	PRACOWNIA PROJEKTOWA arch. Justyna Turlińska-Górnay Inżynier 104 17-200 Czuchów
INWESTOR:	GMINA SŁUPNO ul. Mszewska 8a 09-472 Słupno
TEMAT:	BUDYNEK ŚWIETLICY WIEJSKIEJ WRAZ Z WEWNĘTRZNYMI INSTALACJAMI WOD. KAN. C.O. ELEKTROENERGETYCZNA N.N., ODSROKOWA, PRZYŁĄCZE WODODIAGOWE, PRZYKAMIAŁK LINIA ZASILAJĄCA, INSTALACJA OŚWIETLENA, ZEWNĘTRZNEGO, KANALIZACJA SANITARNA, SZAMBO, POKRYCIE TERENU, PARKING Z MIEJSCAMI POSTOJOWYMI ZŁĄCZO Z DROGI GMINNEJ DZ. NR 58/1, PARKING Z MIEJSCAMI POSTOJOWYMI BARGAKOWO, DZ. NR 59, OBRĘB NR 001-BARCZKOWO
ADRES:	PROJEKT ZAGOSPODAROWANIA TERENU OZNACZENIE PRZEKROJÓW
PROJEKTANT:	Inż. PIOTR SCHULZ ul. Gł. 27/327/14893 do projektowania i kosztów budowlanych
SPRAWDZAJĄCY:	mgr inż. MIROSŁAWA PILARSKA do projektowania w specjalności arch., konstr.-budowl., instalacyjnej
	SKALA 1:500
	01.07.2013r.
	RYS. NR 1