 


PROJEKT ZAGOSPODAROWANIA TERENU SKALA 1:500



TEMAT: OCZYSZCZALNIA ŚCIEKÓW SŁUPNO -
-PRZEBUDOWA I ROZBUDOWA

ADRES: SŁUPNO
(działki bud. nr 533, 534, 538, 539/2, 540/2).

INWESTOR: Gmina Słupno
ul. Miszewska 8a
09-475 Słupno
pow. płocki

Oświadczam, że treść mapy na której
wykonano niniejszy projekt jest zgodna
z treścią mapy zasadniczej wydanej przez
PODGiK w Płocku: P.1419.2015.2076
Przyjęto do zasobów dn. 09 lutego 2015r.

PRZECIOZNAWCA DO SPRAW
ZABEZPIECZEN PRZECIWPÓŻAROWYCH
inż. Marian Budyk
nr wp. 233186
Warszawa, dnia 14.09.15
Zgodność projektu z wymaganiami
ochrony przeciwpożarowej
Stwierdzam z uwagami
bez uwag


Uzgodniono pod względem wymagań higienicznych
i zdrowotnych bez zastrzeżeń (z zastrzeżeniami)

mgr inż. Aleksander Korutczyk
Przełożony ds. Bezpieczeństwa Higienicznych
Data: 14.09.15
L.p. 542/2

ekowater

EKOWATER Zbigniew Ruszkowski
ul. Kownackiej 37
05-092 Łomianki

Temat	OCZYSZCZALNIA ŚCIEKÓW SŁUPNO - PRZEBUDOWA I ROZBUDOWA			
Obiekt	OCZYSZCZALNIA ŚCIEKÓW			
Branża	WIELOBRANŻOWA			Nr rys.
Rysunek	PLAN INSTALACJI			1
Opracował	mgr inż. arch. Zbigniew Kowalkowski	Nr uprawnień	Podpis	Data
Projektował	mgr inż. Lech Siczek			08.2015
Sprawdził	dr inż. Jerzy Przybiński			Skala 1:500

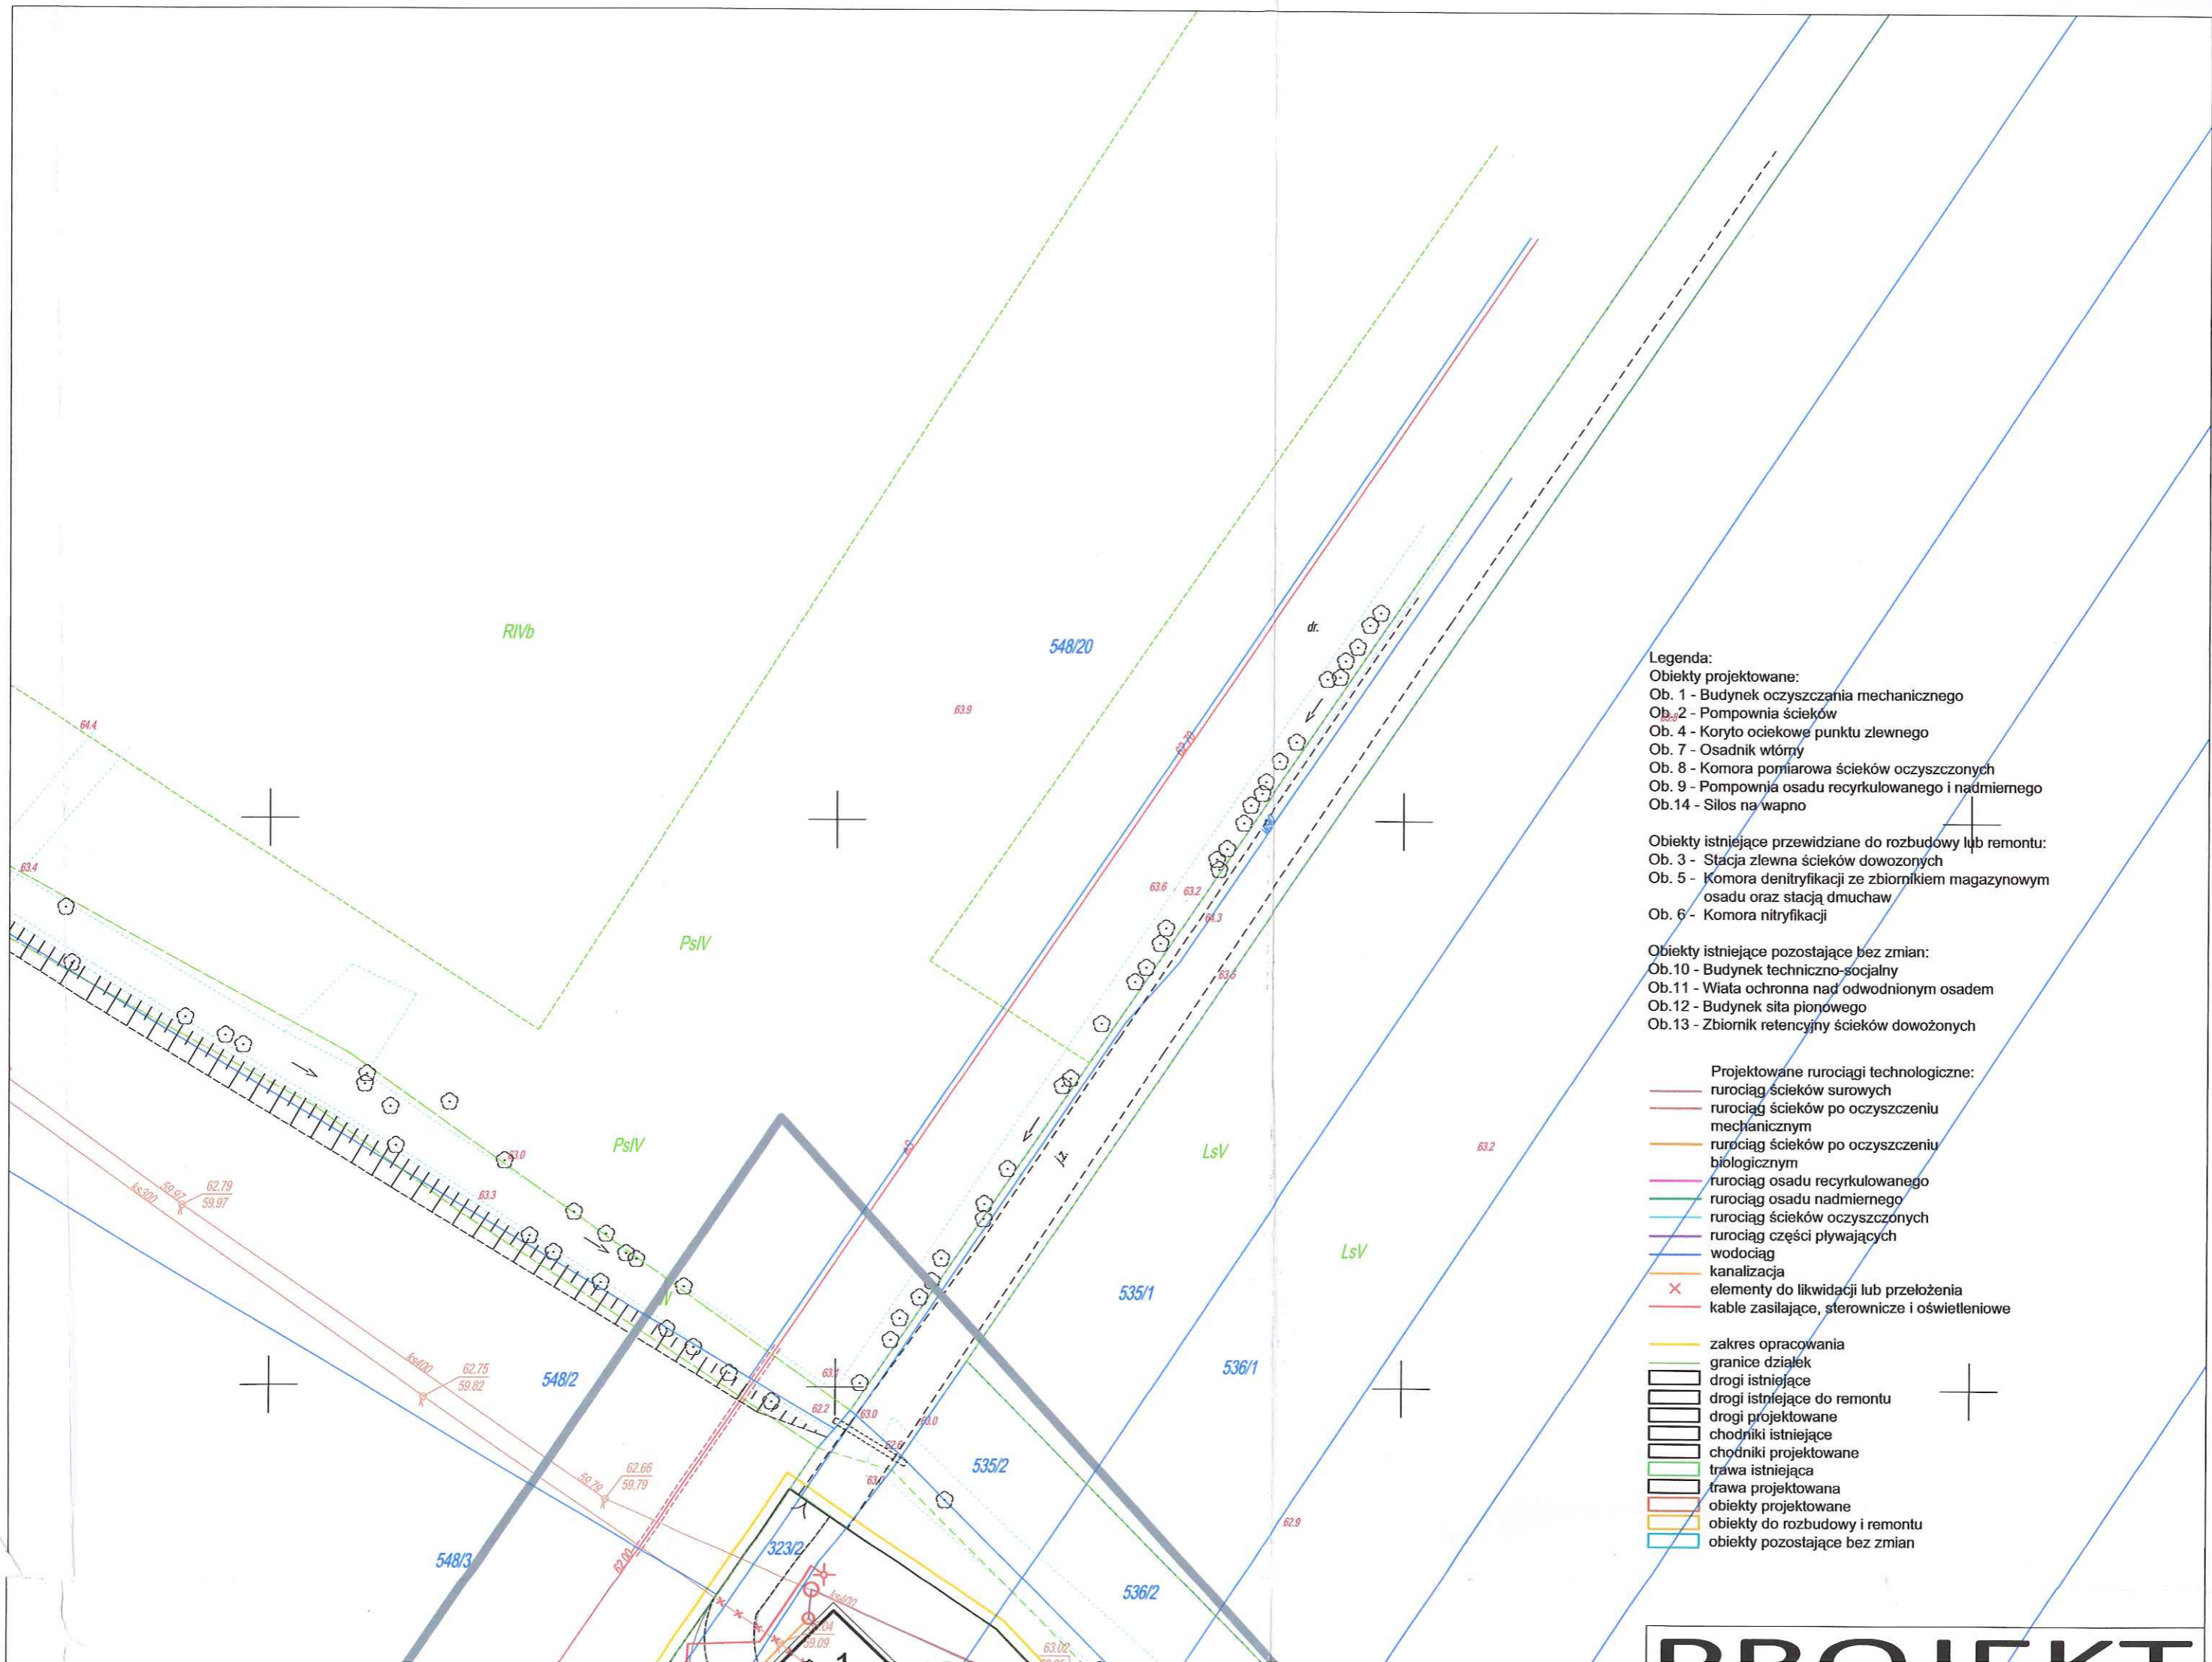

Legenda:

- Obiekty projektowane:**
 Ob. 1 - Budynek oczyszczania mechanicznego
 Ob. 2 - Pompownia ścieków
 Ob. 4 - Koryto ociekowe punktu zlewnego
 Ob. 7 - Osadnik wtórny
 Ob. 8 - Komora pomiarowa ścieków oczyszczonych
 Ob. 9 - Pompownia osadu recykulowanego i nadmiernego
 Ob. 14 - Silos na wapno
- Obiekty istniejące przewidziane do rozbudowy lub remontu:**
 Ob. 3 - Stacja zlewna ścieków dowożonych
 Ob. 5 - Komora denitryfikacji ze zbiornikiem magazynowym osadu oraz stacją dmuchaw
 Ob. 6 - Komora nitryfikacji
- Obiekty istniejące pozostające bez zmian:**
 Ob. 10 - Budynek techniczno-socjalny
 Ob. 11 - Wiata ochronna nad odwodnionym osadem
 Ob. 12 - Budynek siła pionowego
 Ob. 13 - Zbiornik retencyjny ścieków dowożonych

- Projektowane rurociągi technologiczne:**
- rurociąg ścieków surowych
 - rurociąg ścieków po oczyszczeniu mechanicznym
 - rurociąg ścieków po oczyszczeniu biologicznym
 - rurociąg osadu recykulowanego
 - rurociąg osadu nadmiernego
 - rurociąg ścieków oczyszczonych
 - rurociąg części pływających wodociąg
 - kanalizacja
 - × elementy do likwidacji lub przełożenia
 - kable zasilające, sterownicze i oświetleniowe

- zakres opracowania
- granice działek
- drogi istniejące
- drogi istniejące do remontu
- drogi projektowane
- chodniki istniejące
- chodniki projektowane
- trawa istniejąca
- trawa projektowana
- obiekty projektowane
- obiekty do rozbudowy i remontu
- obiekty pozostające bez zmian

PROJEKT