


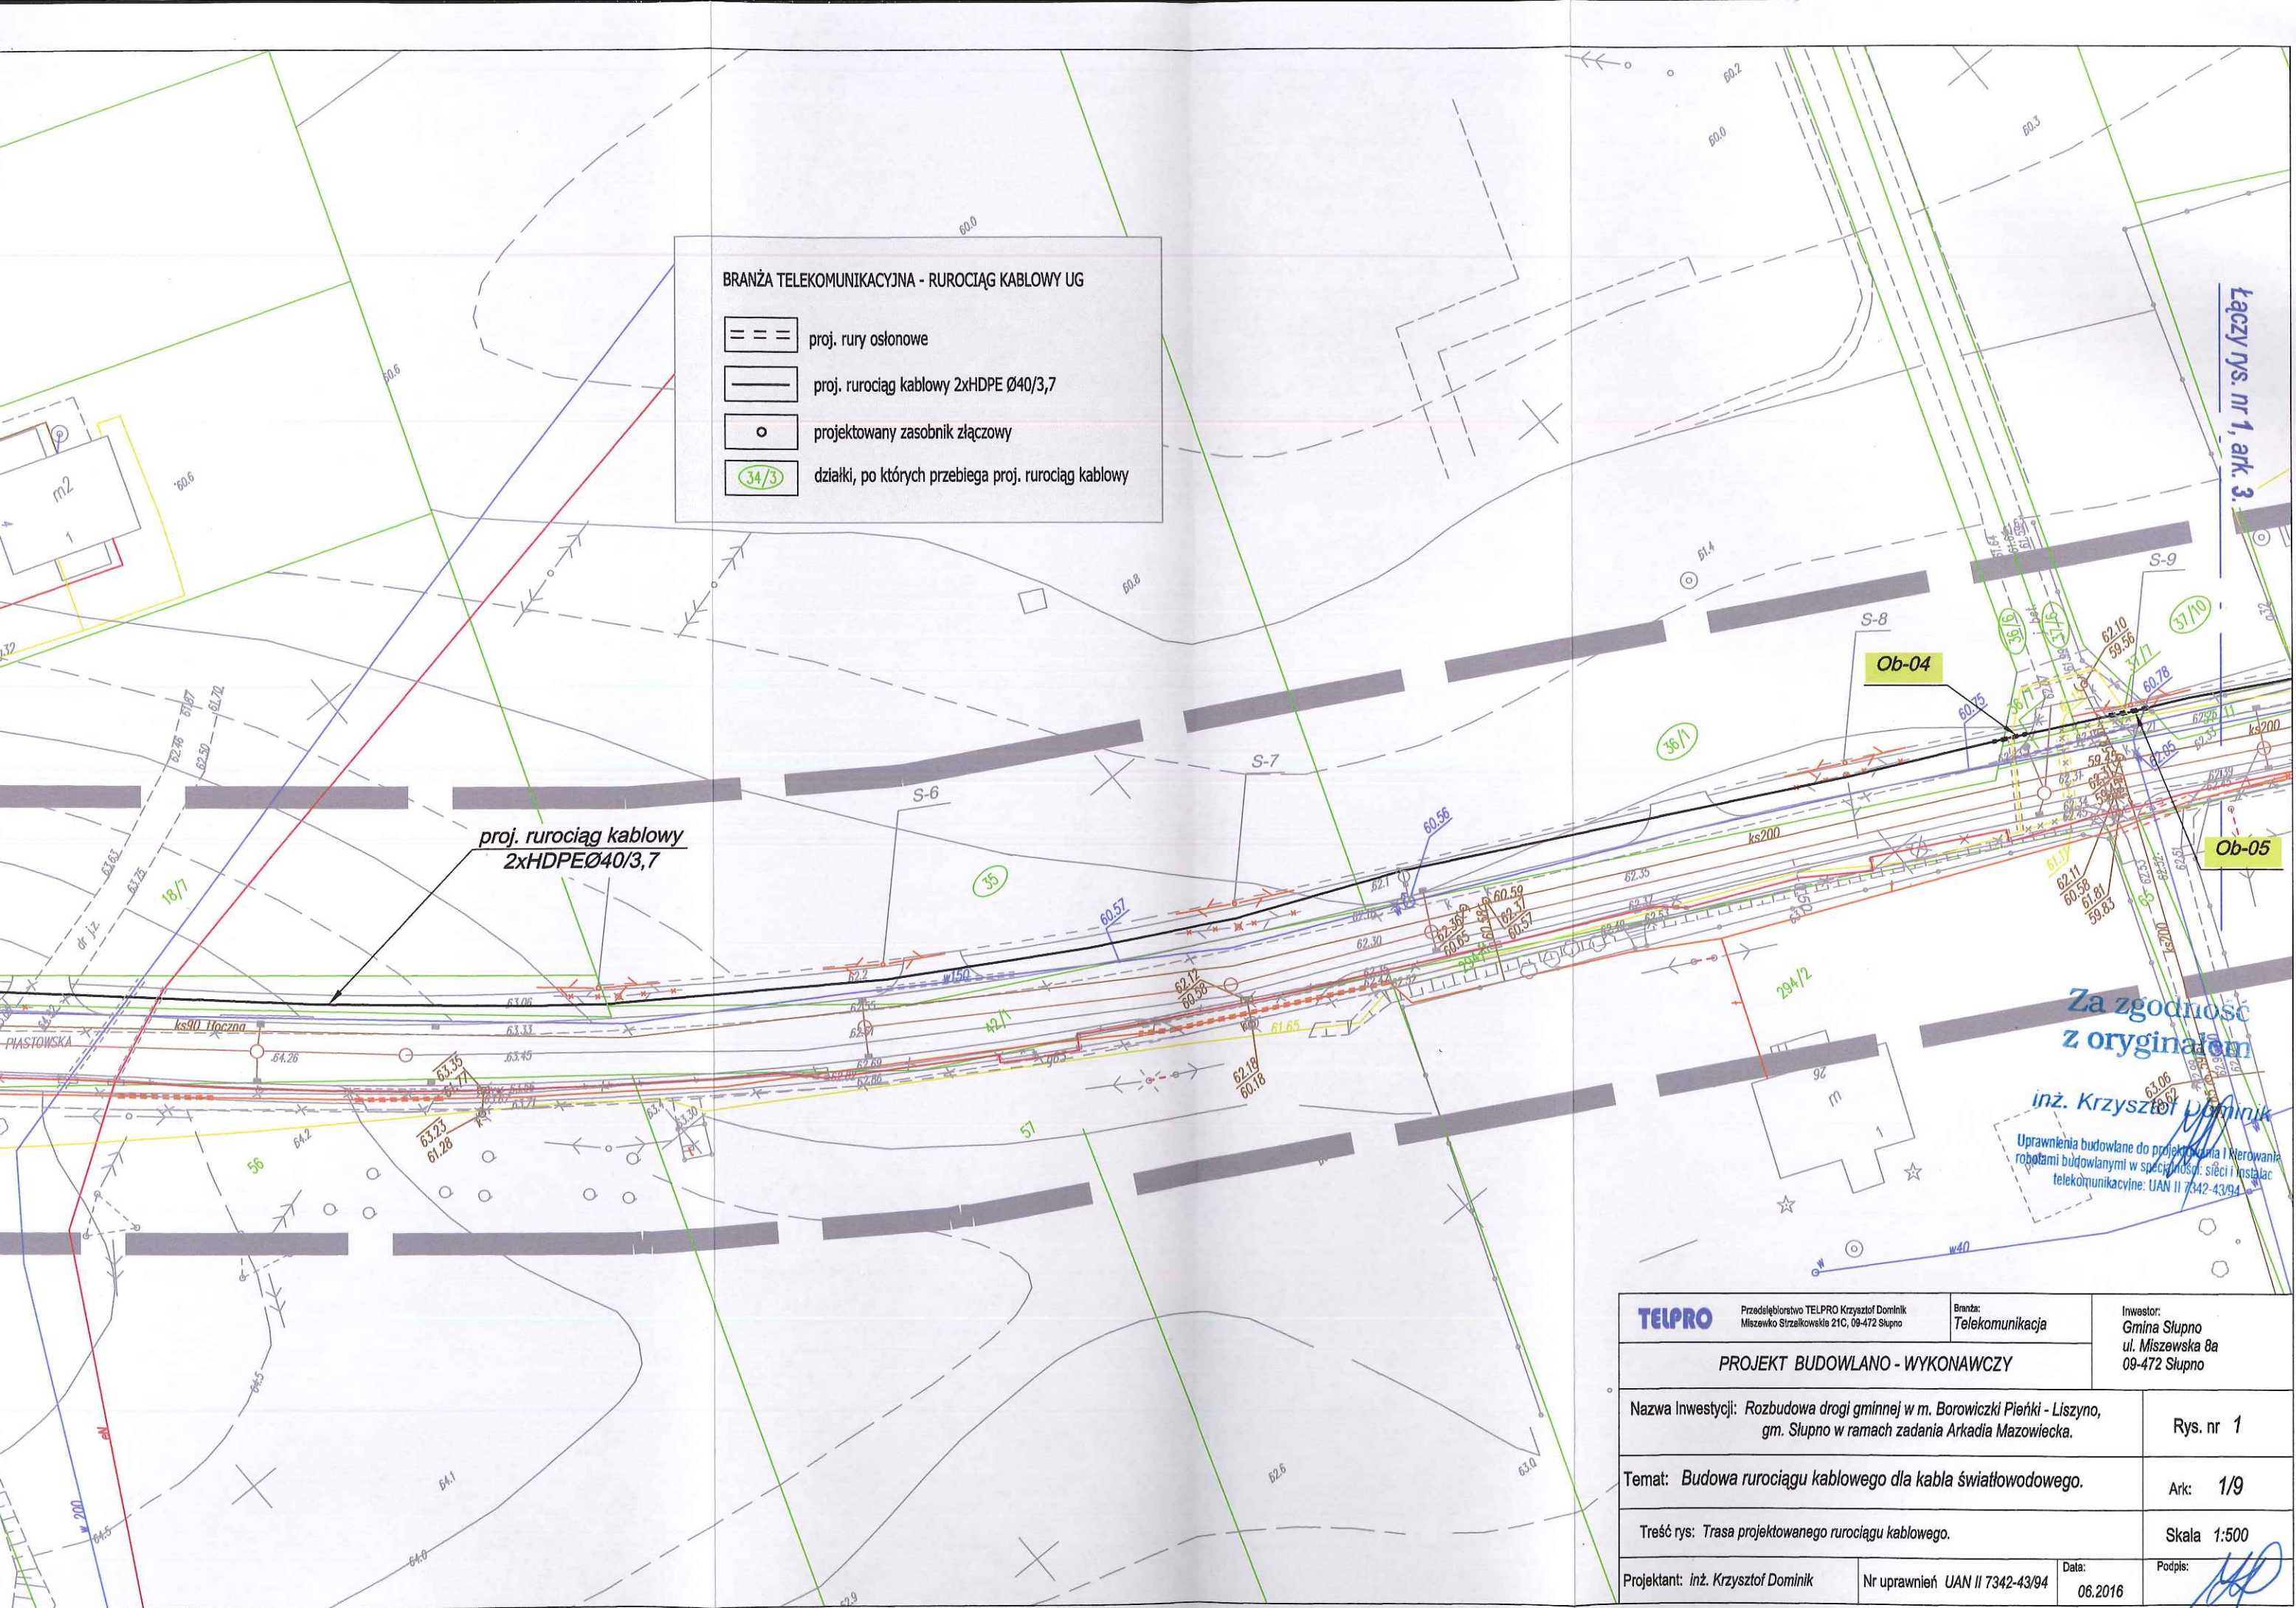

BRANŻA TELEKOMUNIKACYJNA - RUROCIĄG KABLOWY UG

- proj. rury osłonowe
- proj. rurociąg kablowy 2xHDPE Ø40/3,7
- projektowany zasobnik złączowy
- działki, po których przebiega proj. rurociąg kablowy


proj. rurociąg kablowy
2xHDPE Ø40/3,7

Za zgodność
z oryginałem

inż. Krzysztof Dominik
Uprawnienia budowlane do projektowania i kierowania
robotami budowlanymi w specjalności: sieci i instalacje
telekomunikacyjne: UAN II 7342-43/94

TELPRO		Przedsiębiorstwo TELPRO Krzysztof Dominik Miszewko Strzałkowskie 21C, 09-472 Słupno	Branża: Telekomunikacja	Inwestor: Gmina Słupno ul. Miszewska 8a 09-472 Słupno
PROJEKT BUDOWLANO - WYKONAWCZY				
Nazwa inwestycji: Rozbudowa drogi gminnej w m. Borowiczki Piętki - Liszyno, gm. Słupno w ramach zadania Arkadia Mazowiecka.				Rys. nr 1
Temat: Budowa rurociągu kablowego dla kabla światłowodowego.				Ark: 1/9
Treść rys: Trasa projektowanego rurociągu kablowego.				Skala 1:500
Projektant: inż. Krzysztof Dominik	Nr uprawnień UAN II 7342-43/94	Data: 06.2016	Podpis:	



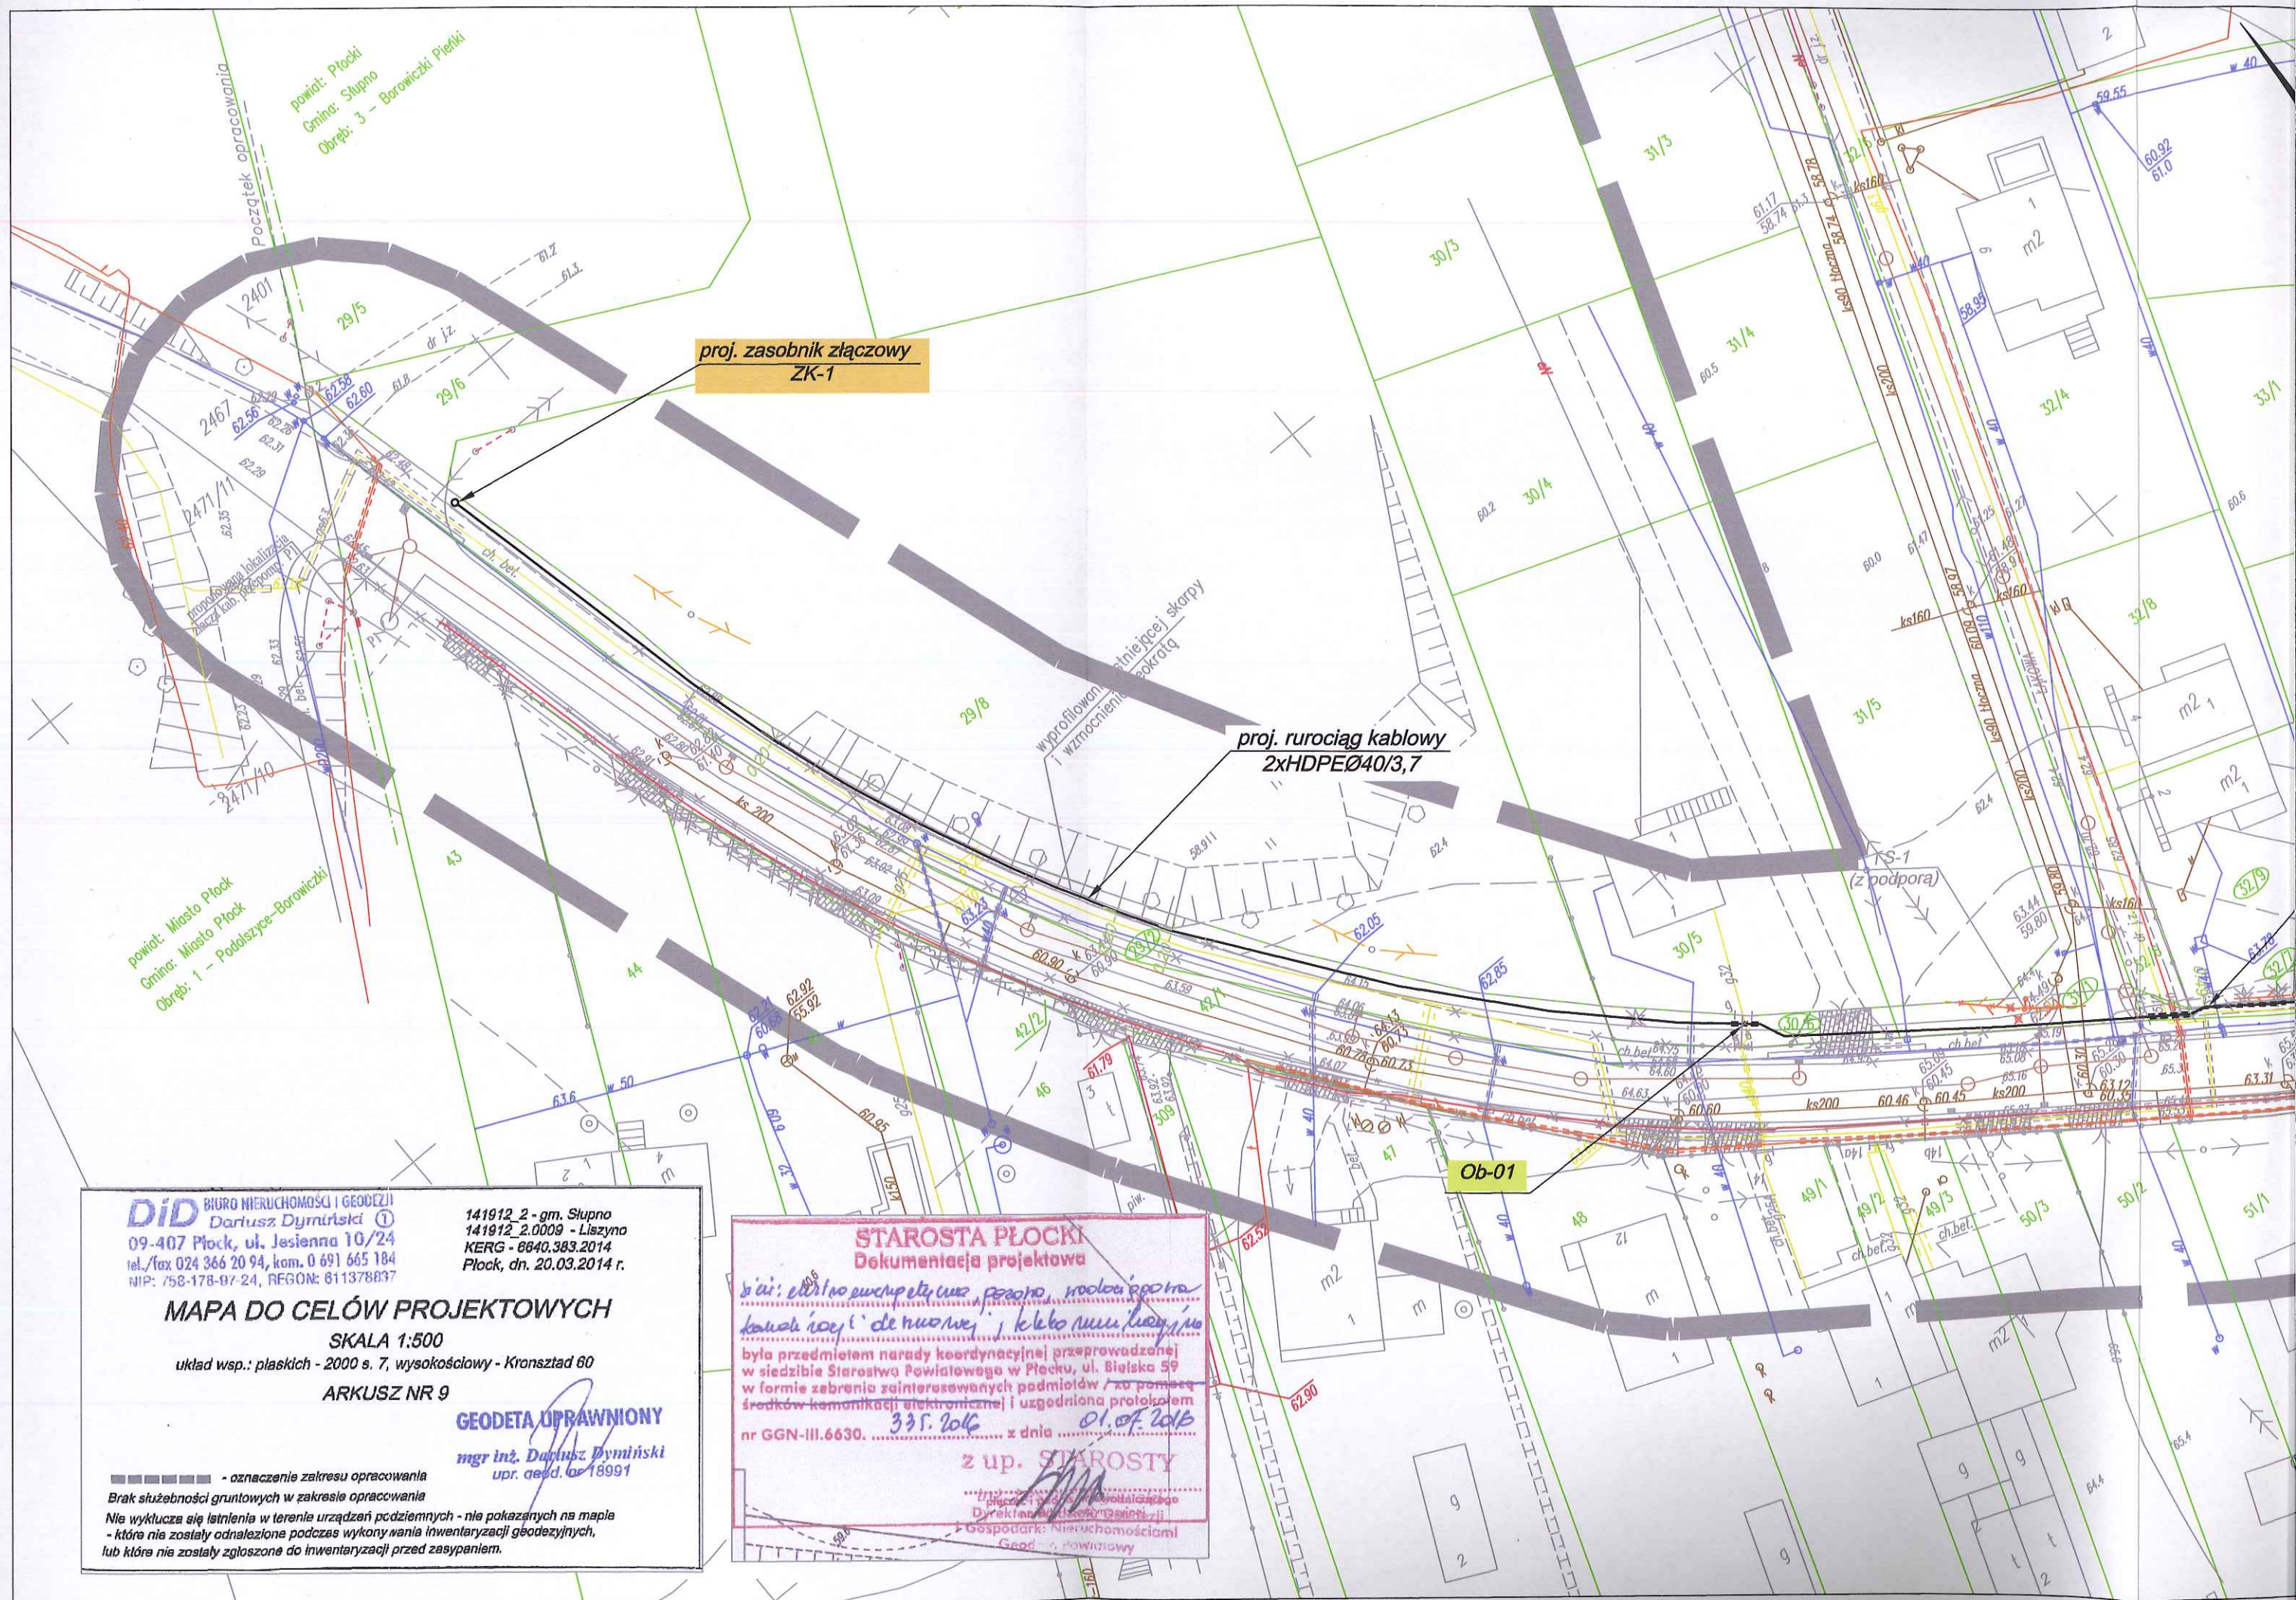

DiD BIURO NIERUCHOMOŚCI I GEODEZJI
Dariusz Dymiński ①
09-407 Plock, ul. Jesienna 10/24
tel./fax 024 366 20 94, kom. 0 691 665 184
NIP: 758-178-97-24, REGON: 811378837

141912_2 - gm. Słupno
141912_2.0009 - Liszyna
KERG - 6640.383.2014
Plock, dn. 20.03.2014 r.

MAPA DO CELÓW PROJEKTOWYCH

SKALA 1:500

układ wsp.: płaskich - 2000 s. 7, wysokościowy - Kronsztad 60

ARKUSZ NR 9

GEODETA UPRAWNIONY

mgr inż. Dariusz Dymiński
upr. geod. nr 18991

■■■■■■■■■ - oznaczenie zakresu opracowania
Brak służebności gruntowych w zakresie opracowania

Nie wyklucza się istnienia w terenie urządzeń podziemnych - nie pokazanych na mapie
- które nie zostały odnalezione podczas wykonywania inwentaryzacji geodezyjnych,
lub które nie zostały zgłoszone do inwentaryzacji przed zasypaniem.

STAROSTA PŁOCKI Dokumentacja projektowa

była przedmiotem narady koordynacyjnej przeprowadzonej
w siedzibie Starostwa Powiatowego w Plocku, ul. Białka 59
w formie zabrania zainteresowanych podmiotów / za pomocą
środków komunikacji elektronicznej i uzgodniona protokołem
nr GGN-III.6630. 335.2016 z dnia 01.04.2016

z up. STAROSTY

Dyrektor Biura Geodezji
Gospodarkę Nieruchomościami
Geod. Powiatowy

BRANŻA TELEKOMUNIKACYJNA - RUROCIĄG KABLOWY UG

-  proj. rury osłonowe
 proj. rurociąg kablowy 2xHDPE Ø40/3,7
 projektowany zasobnik złączowy
 działki, po których przebiega proj. rurociąg kablowy

proj. rurociąg kablowy
2xHDPE Ø40/3,7

Za zgodność
z oryginałem

inż. Krzysztof Dominik

Uprawnienia budowlane do projektowania i kierowania
robotami budowlanymi w specjalności: sieci i instalacji
telekomunikacyjnych: UAN II 7342-43/94

DiD BIURO NIERUCHOMOŚCI I GEODEZJI
Dariusz Dymiński
09-407 Płock, ul. Jesienna 10/24
tel./fax 024 366 20 94, kom. 0 691 665 184
NIP: 758-1/8-97-24, REGON: 611378837

141912-2 - gm. Słupno
141912-2.0009 - Liszyno
KERG - 6640.383.2014
Płock, dn. 20.03.2014 r.

MAPA DO CELÓW PROJEKTOWYCH

SKALA 1:500

układ wsp.: płaskich - 2000 s. 7, wysokościowy - Kronsztad 60

ARKUSZ NR 9

GEODETA UPRAWNIONY

mgr inż. Dariusz Dymiński
upr. geod. nr 18991

 - oznaczenie zakresu opracowania
 Brak służebności gruntowych w zakresie opracowania

Nie wyklucza się istnienia w terenie urządzeń podziemnych - nie pokazanych na mapie
 - które nie zostały odnalezione podczas wykonywania inwentaryzacji geodezyjnych,
 lub które nie zostały zgłoszone do inwentaryzacji przed zasypaniem.

STAROSTA PŁOCK
Dokumentacja projektowa

była przedmiotem narady koordynacyjnej przeprowadzonej
 w siedzibie Starostwa Powiatowego w Płocku, ul. Białka 59
 w formie zebrania zainteresowanych podmiotów / za pomocą
 środków komunikacji elektronicznej i uzgodnienia protokołu
 nr GGN-III.6630. 335.2016 z dnia 01.04.2016

z up. STAROSTY

mgr inż. Dariusz Dymiński

Geodeta uprawniony

TELPRO

Przedsiębiorstwo TELPRO Krzysztof Dominik
Miszewko Strzaskowskie 21C, 09-472 Słupno

Branża:
Telekomunikacja

Inwestor:
 Gmina Słupno
 ul. Miszewska 8a
 09-472 Słupno

PROJEKT BUDOWLANO - WYKONAWCZY

Nazwa Inwestycji: Rozbudowa drogi gminnej w m. Borowiczki Pierki - Liszyno,
 gm. Słupno w ramach zadania Arkadia Mazowiecka.

Rys. nr 1

Temat: Budowa rurociągu kablowego dla kabla światłowodowego.

Ark: 3/9

Treść rys: Trasa projektowanego rurociągu kablowego.


Skala 1:500

Projektant: inż. Krzysztof Dominik

Nr uprawnień UAN II 7342-43/94

Data:
 06.2016

Podpis:

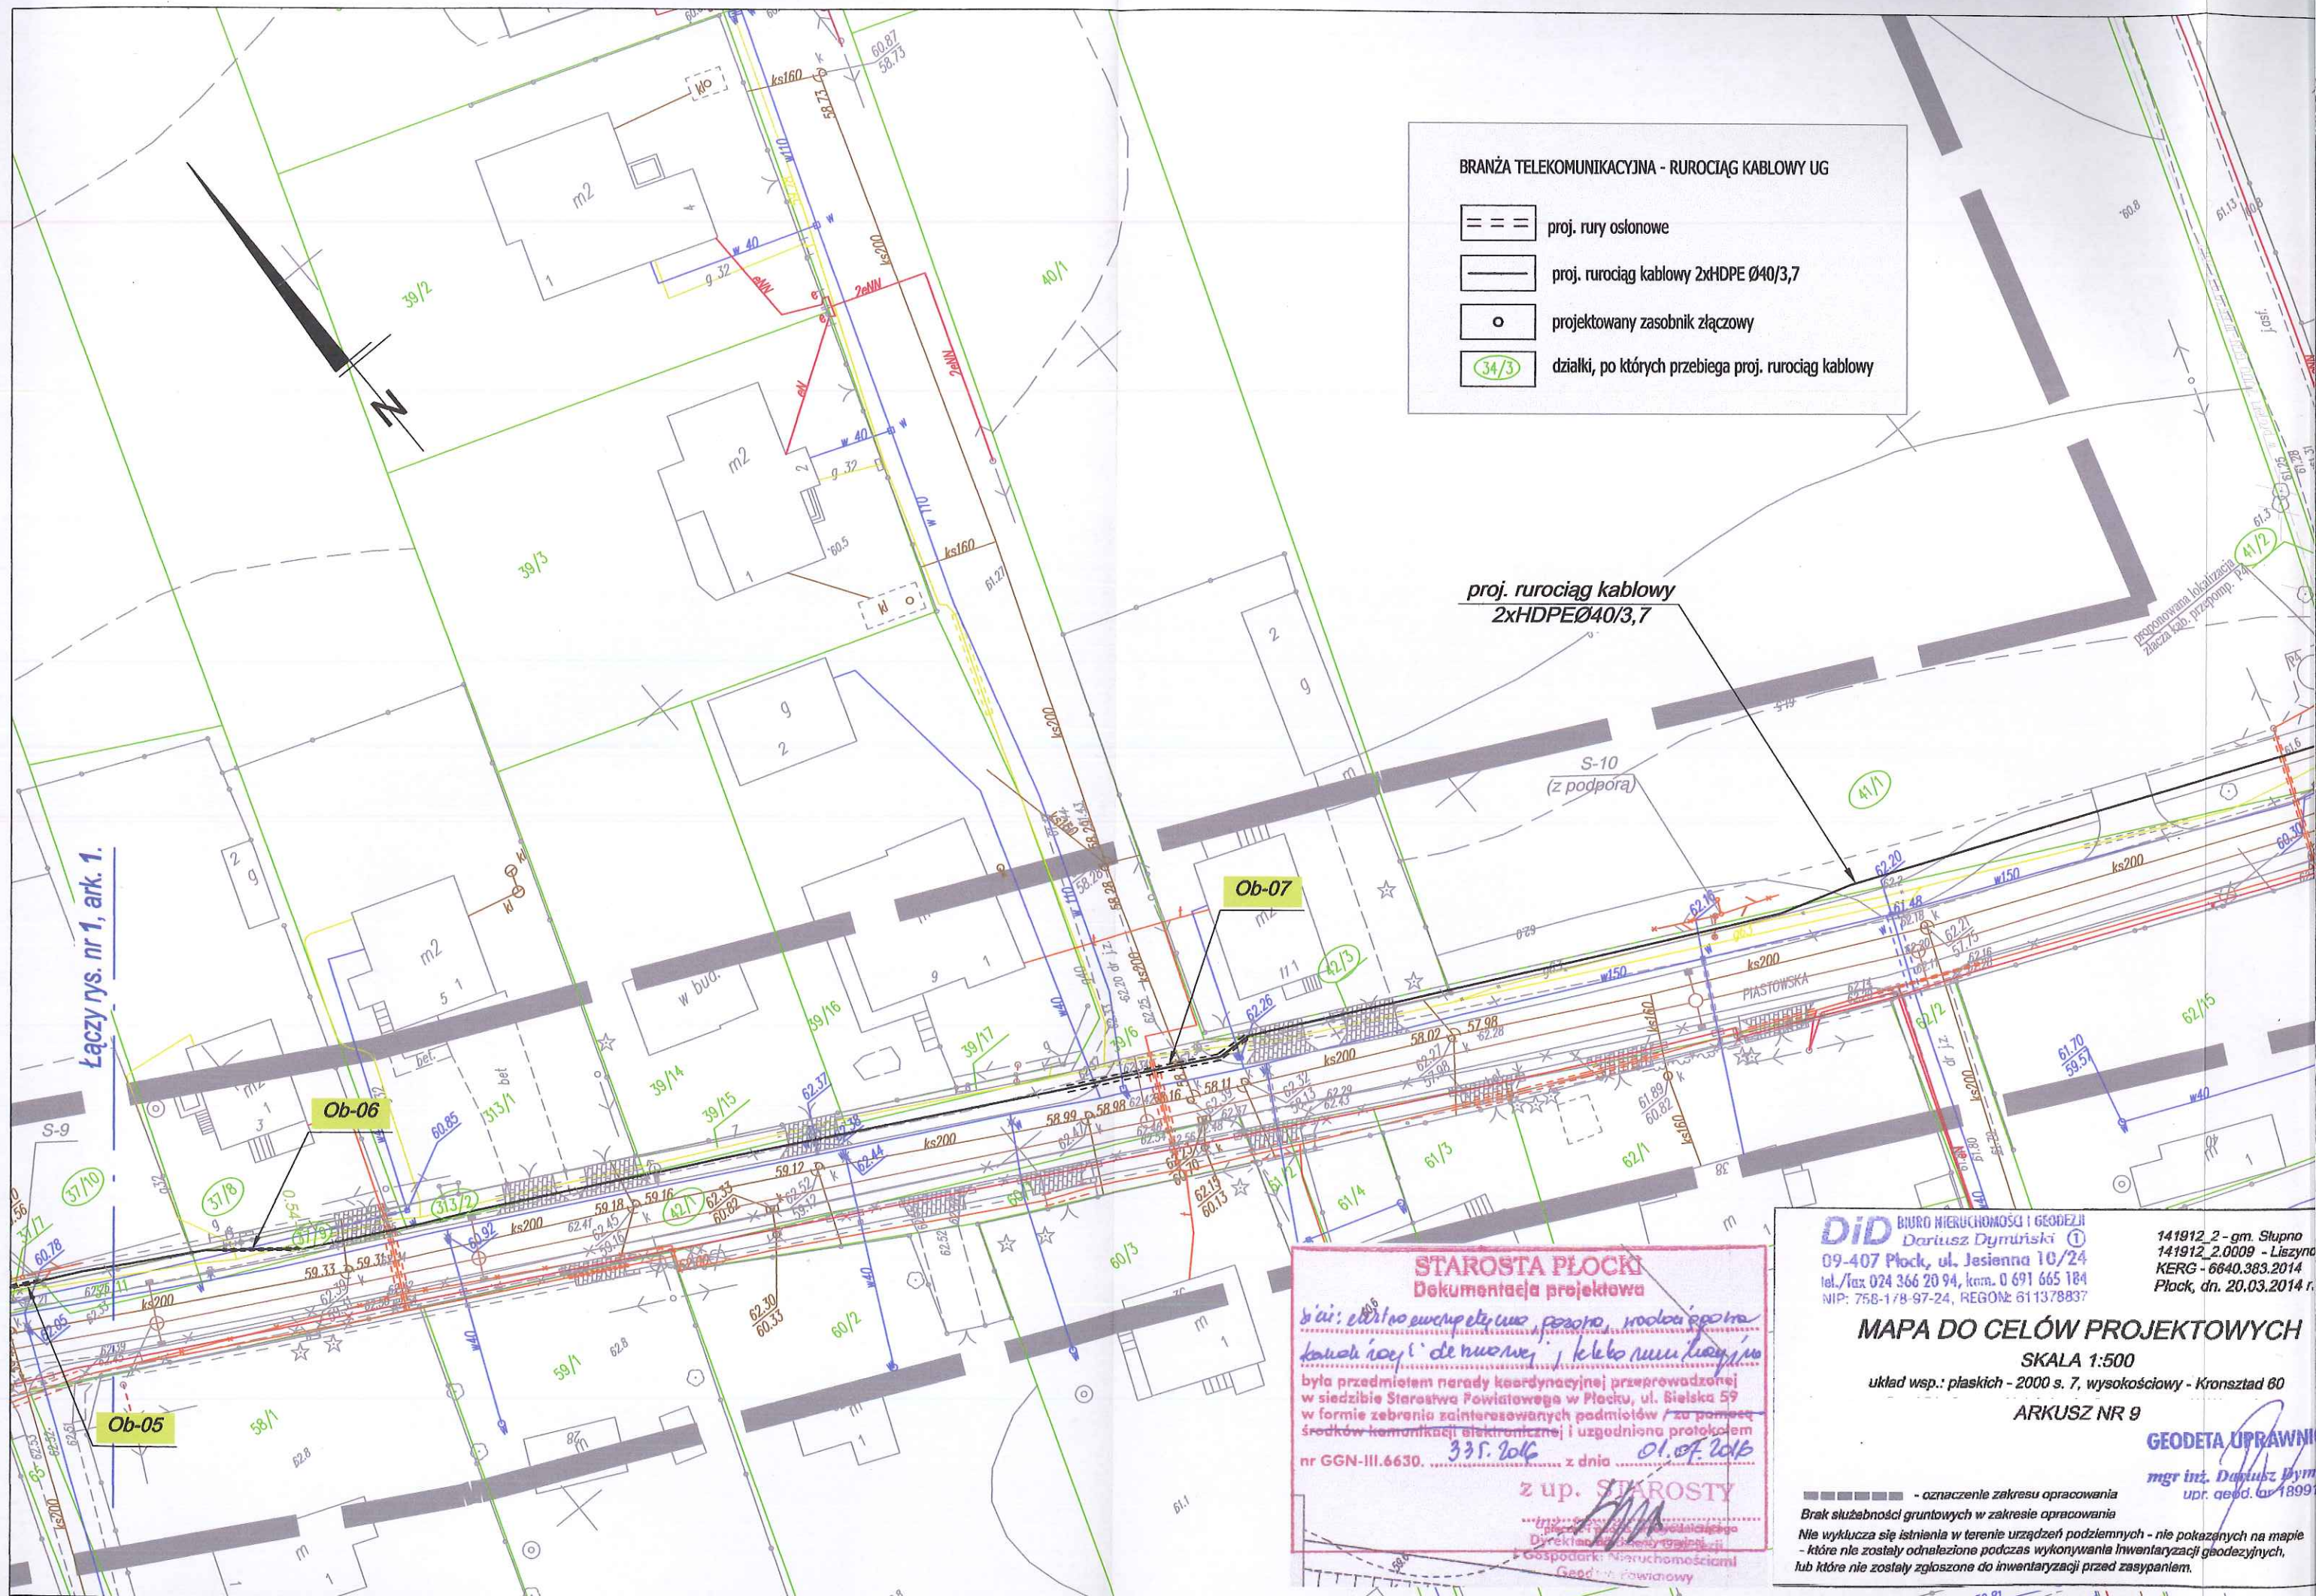

BRANŻA TELEKOMUNIKACYJNA - RUROCIĄG KABLOWY UG

- == == == proj. rury osłonowe
- proj. rurociąg kablowy 2xHDPE Ø40/3,7
- o projektowany zasobnik złączowy
- (34/3) działki, po których przebiega proj. rurociąg kablowy

proj. rurociąg kablowy
2xHDPE Ø40/3,7

S-10
(z podpórą)

Ob-07

Ob-06

Ob-05

STAROSTA PŁOCK
Dokumentacja projektowa

była przedmiotem narady koordynacyjnej przeprowadzonej w siedzibie Starostwa Powiatowego w Płocku, ul. Sielska 59 w formie zebrania zainteresowanych podmiotów / za pomocą środków komunikacji elektronicznej i uzgodniona protokołem nr GGN-III.6630. 331.2016 z dnia 01.07.2016

z up. STAROSTY

DiD BIURO NIERUCHOMOŚCI I GEODEZJI
Dariusz Dymirski
09-407 Płock, ul. Jesienna 10/24
tel./fax 024 366 20 94, kom. 0 691 665 184
NIP: 756-178-97-24, REGON: 611378837

141912_2 - gm. Stupno
141912_2.0009 - Liszyna
KERG - 6640.383.2014
Płock, dn. 20.03.2014 r.

MAPA DO CELÓW PROJEKTOWYCH

SKALA 1:500

układ wsp.: płaskich - 2000 s. 7, wysokościowy - Kronsztad 60

ARKUSZ NR 9

GEODETA UPRAWNIENY

mgr inż. Dariusz Dymirski
upr. geod. nr 18991

----- - oznaczenie zakresu opracowania

Brak służebności gruntowych w zakresie opracowania

Nie wyklucza się istnienia w terenie urządzeń podziemnych - nie pokazanych na mapie - które nie zostały odnotowane podczas wykonywania inwentaryzacji geodezyjnych, lub które nie zostały zgłoszone do inwentaryzacji przed zasypaniem.

Łączy rys. nr 1, ark. 5.

proj. rurociąg kablowy
2xHDPEØ40/3,7

Ob-16

Ob-17

BRANŻA TELEKOMUNIKACYJNA - RUROCIĄG KABLOWY UG

== == ==
proj. rury ochronowe

—
proj. rurociąg kablowy 2xHDPE Ø40/3,7

o
projektowany zasobnik łączowy

(34/3)
działki, po których przebiega proj. rurociąg kablowy

Za zgodność
z oryginałem

inż. Krzysztof Dominik

Uprawnienia budowlane do projektowania i kierowania
robotami budowlanymi w specjalności: sieci i instalac.
telekomunikacyjne: UAN II 7342-43/94

TELPRO

Przedsiębiorstwo TELPRO Krzysztof Dominik
Miszewko Strzałkowska 21C, 09-472 Słupno

Branch:
Telekomunikacja

Investor:
Gmina Słupno
ul. Miszewska 8a
09-472 Słupno

PROJEKT BUDOWLANO - WYKONAWCZY

Nazwa Inwestycji: Rozbudowa drogi gminnej w m. Borowiczki Pierłki - Liszyno,
gm. Słupno w ramach zadania Arkadia Mazowiecka.

Rys. nr 1

Temat: Budowa rurociągu kablowego dla kabla światłowodowego.

Ark: 4/9

Treść rys: Trasa projektowanego rurociągu kablowego.

Skala 1:500

Projektant: inż. Krzysztof Dominik

Nr uprawnień UAN II 7342-43/94

Data:


06.2016


Podpis:

Signature

BRANŻA TELEKOMUNIKACJI

==	proj. rur.
---	proj. rur.
o	projekt
34/3	dziaki

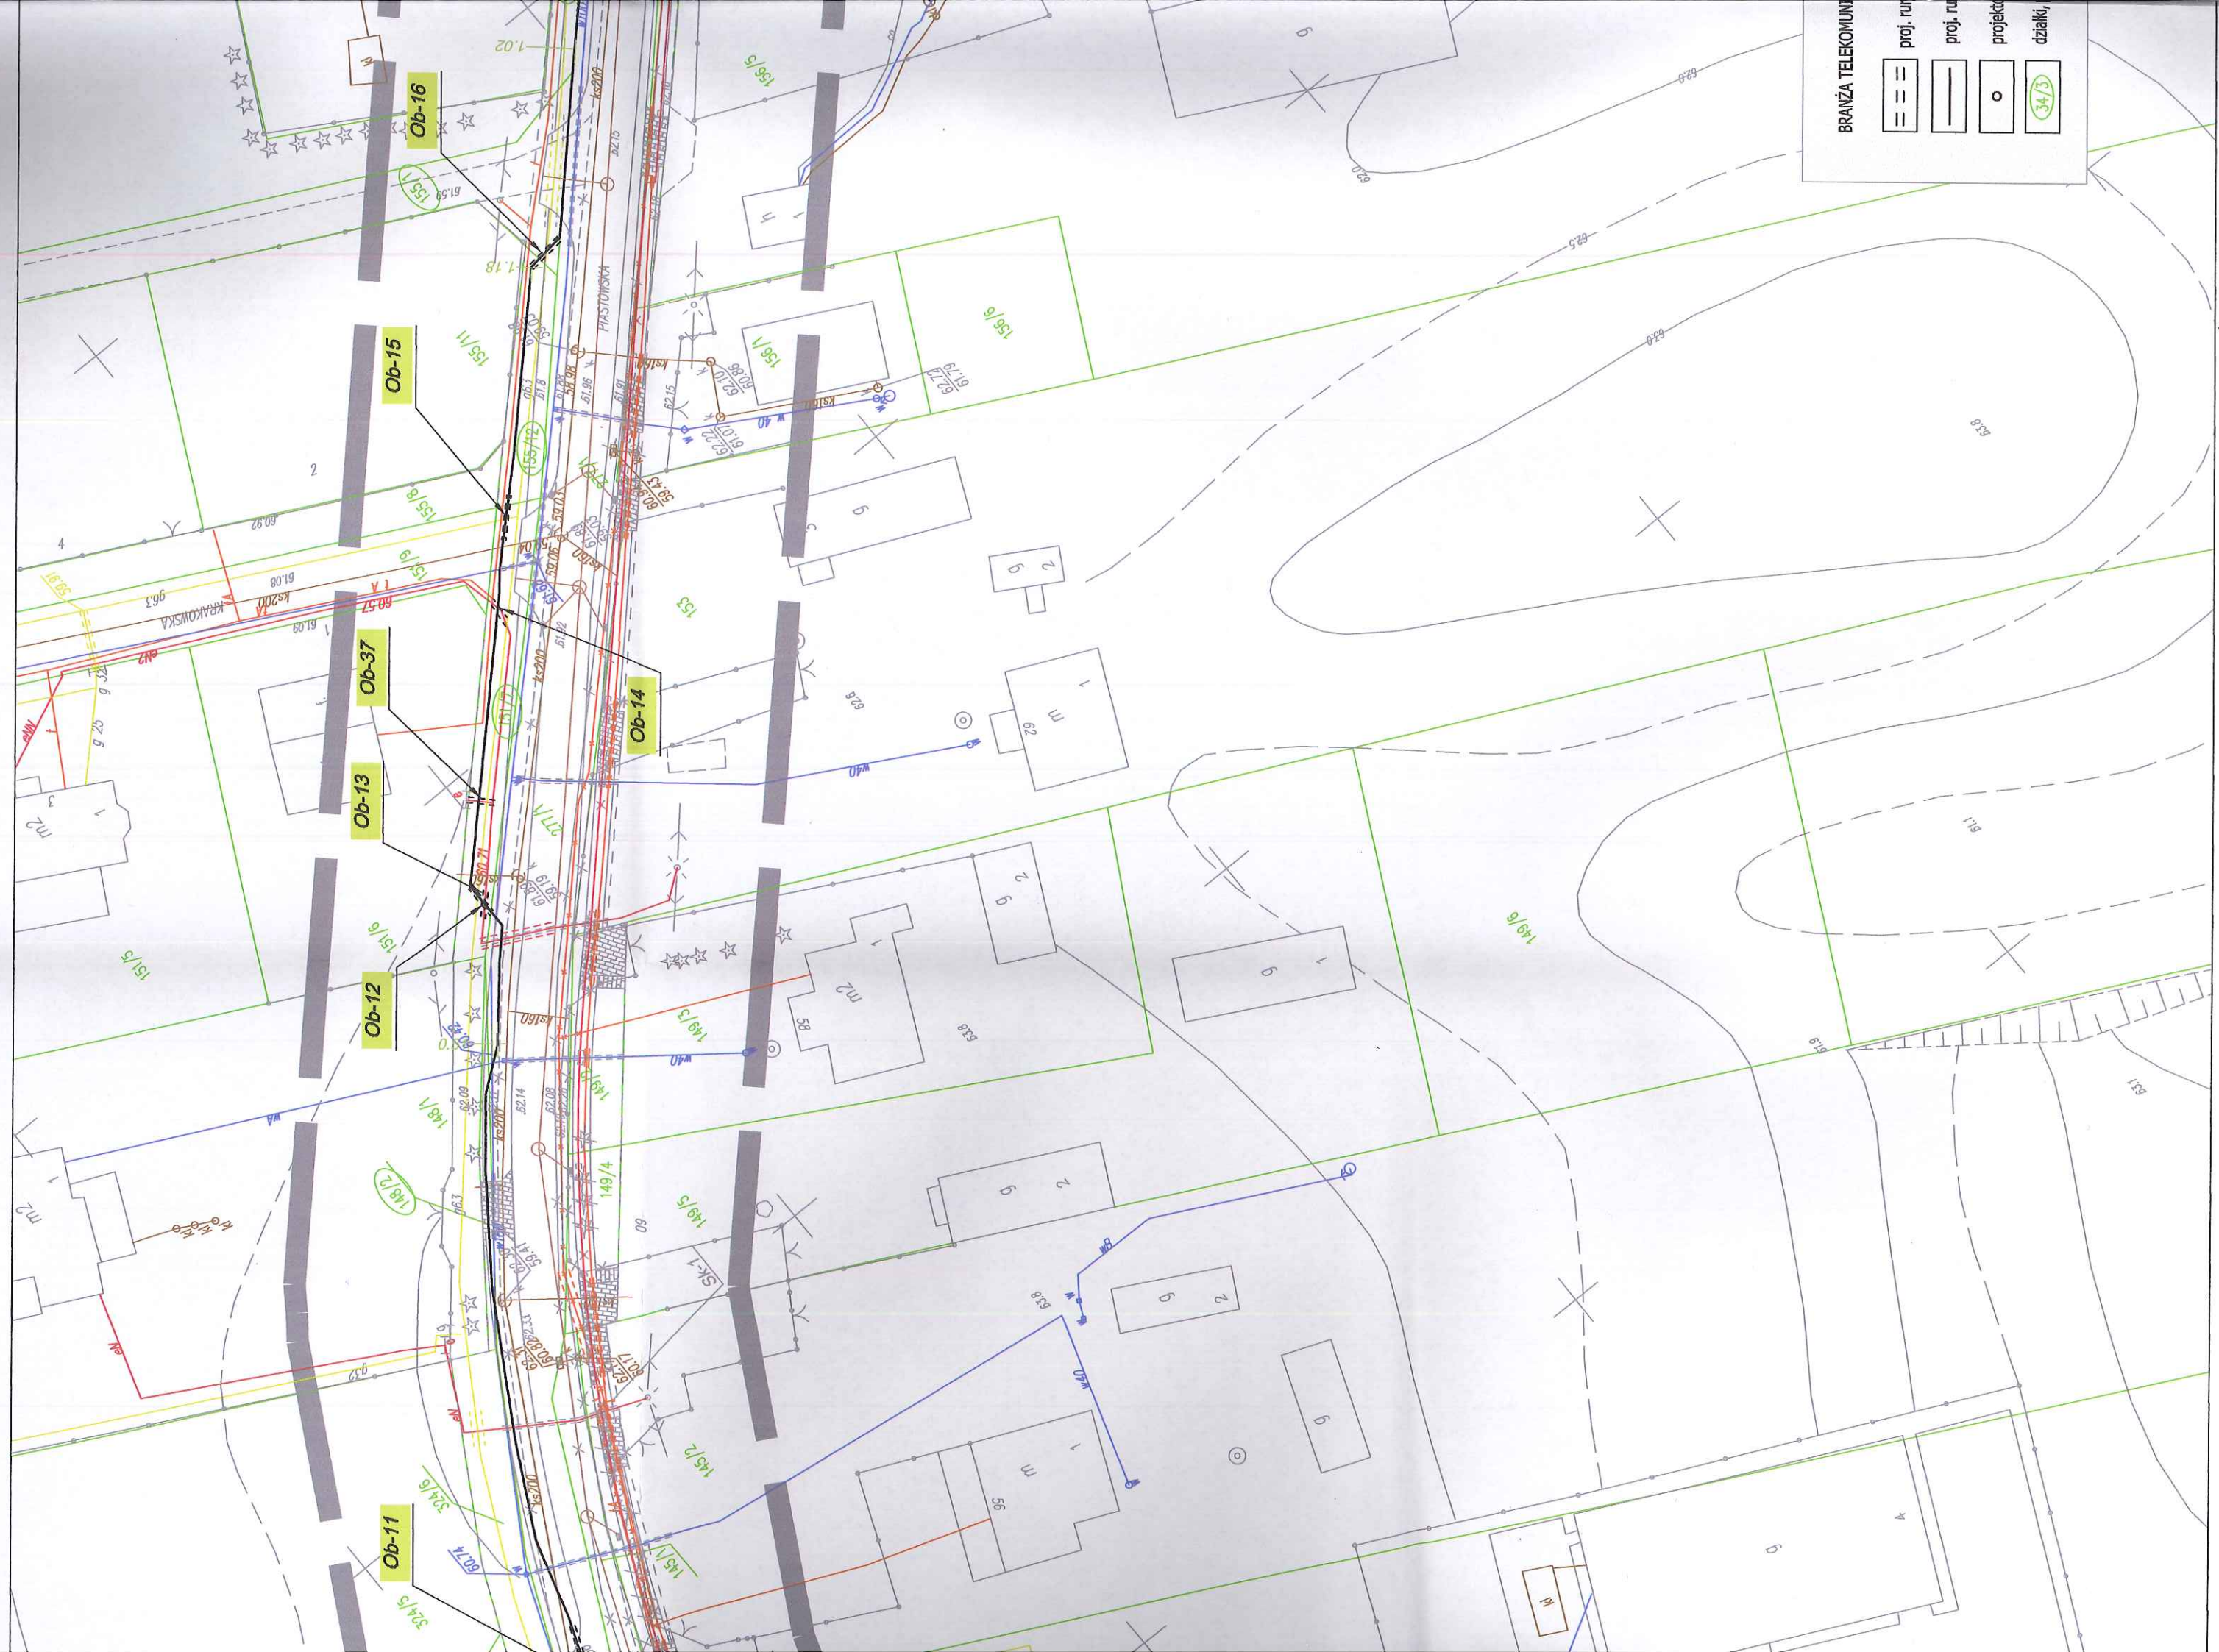

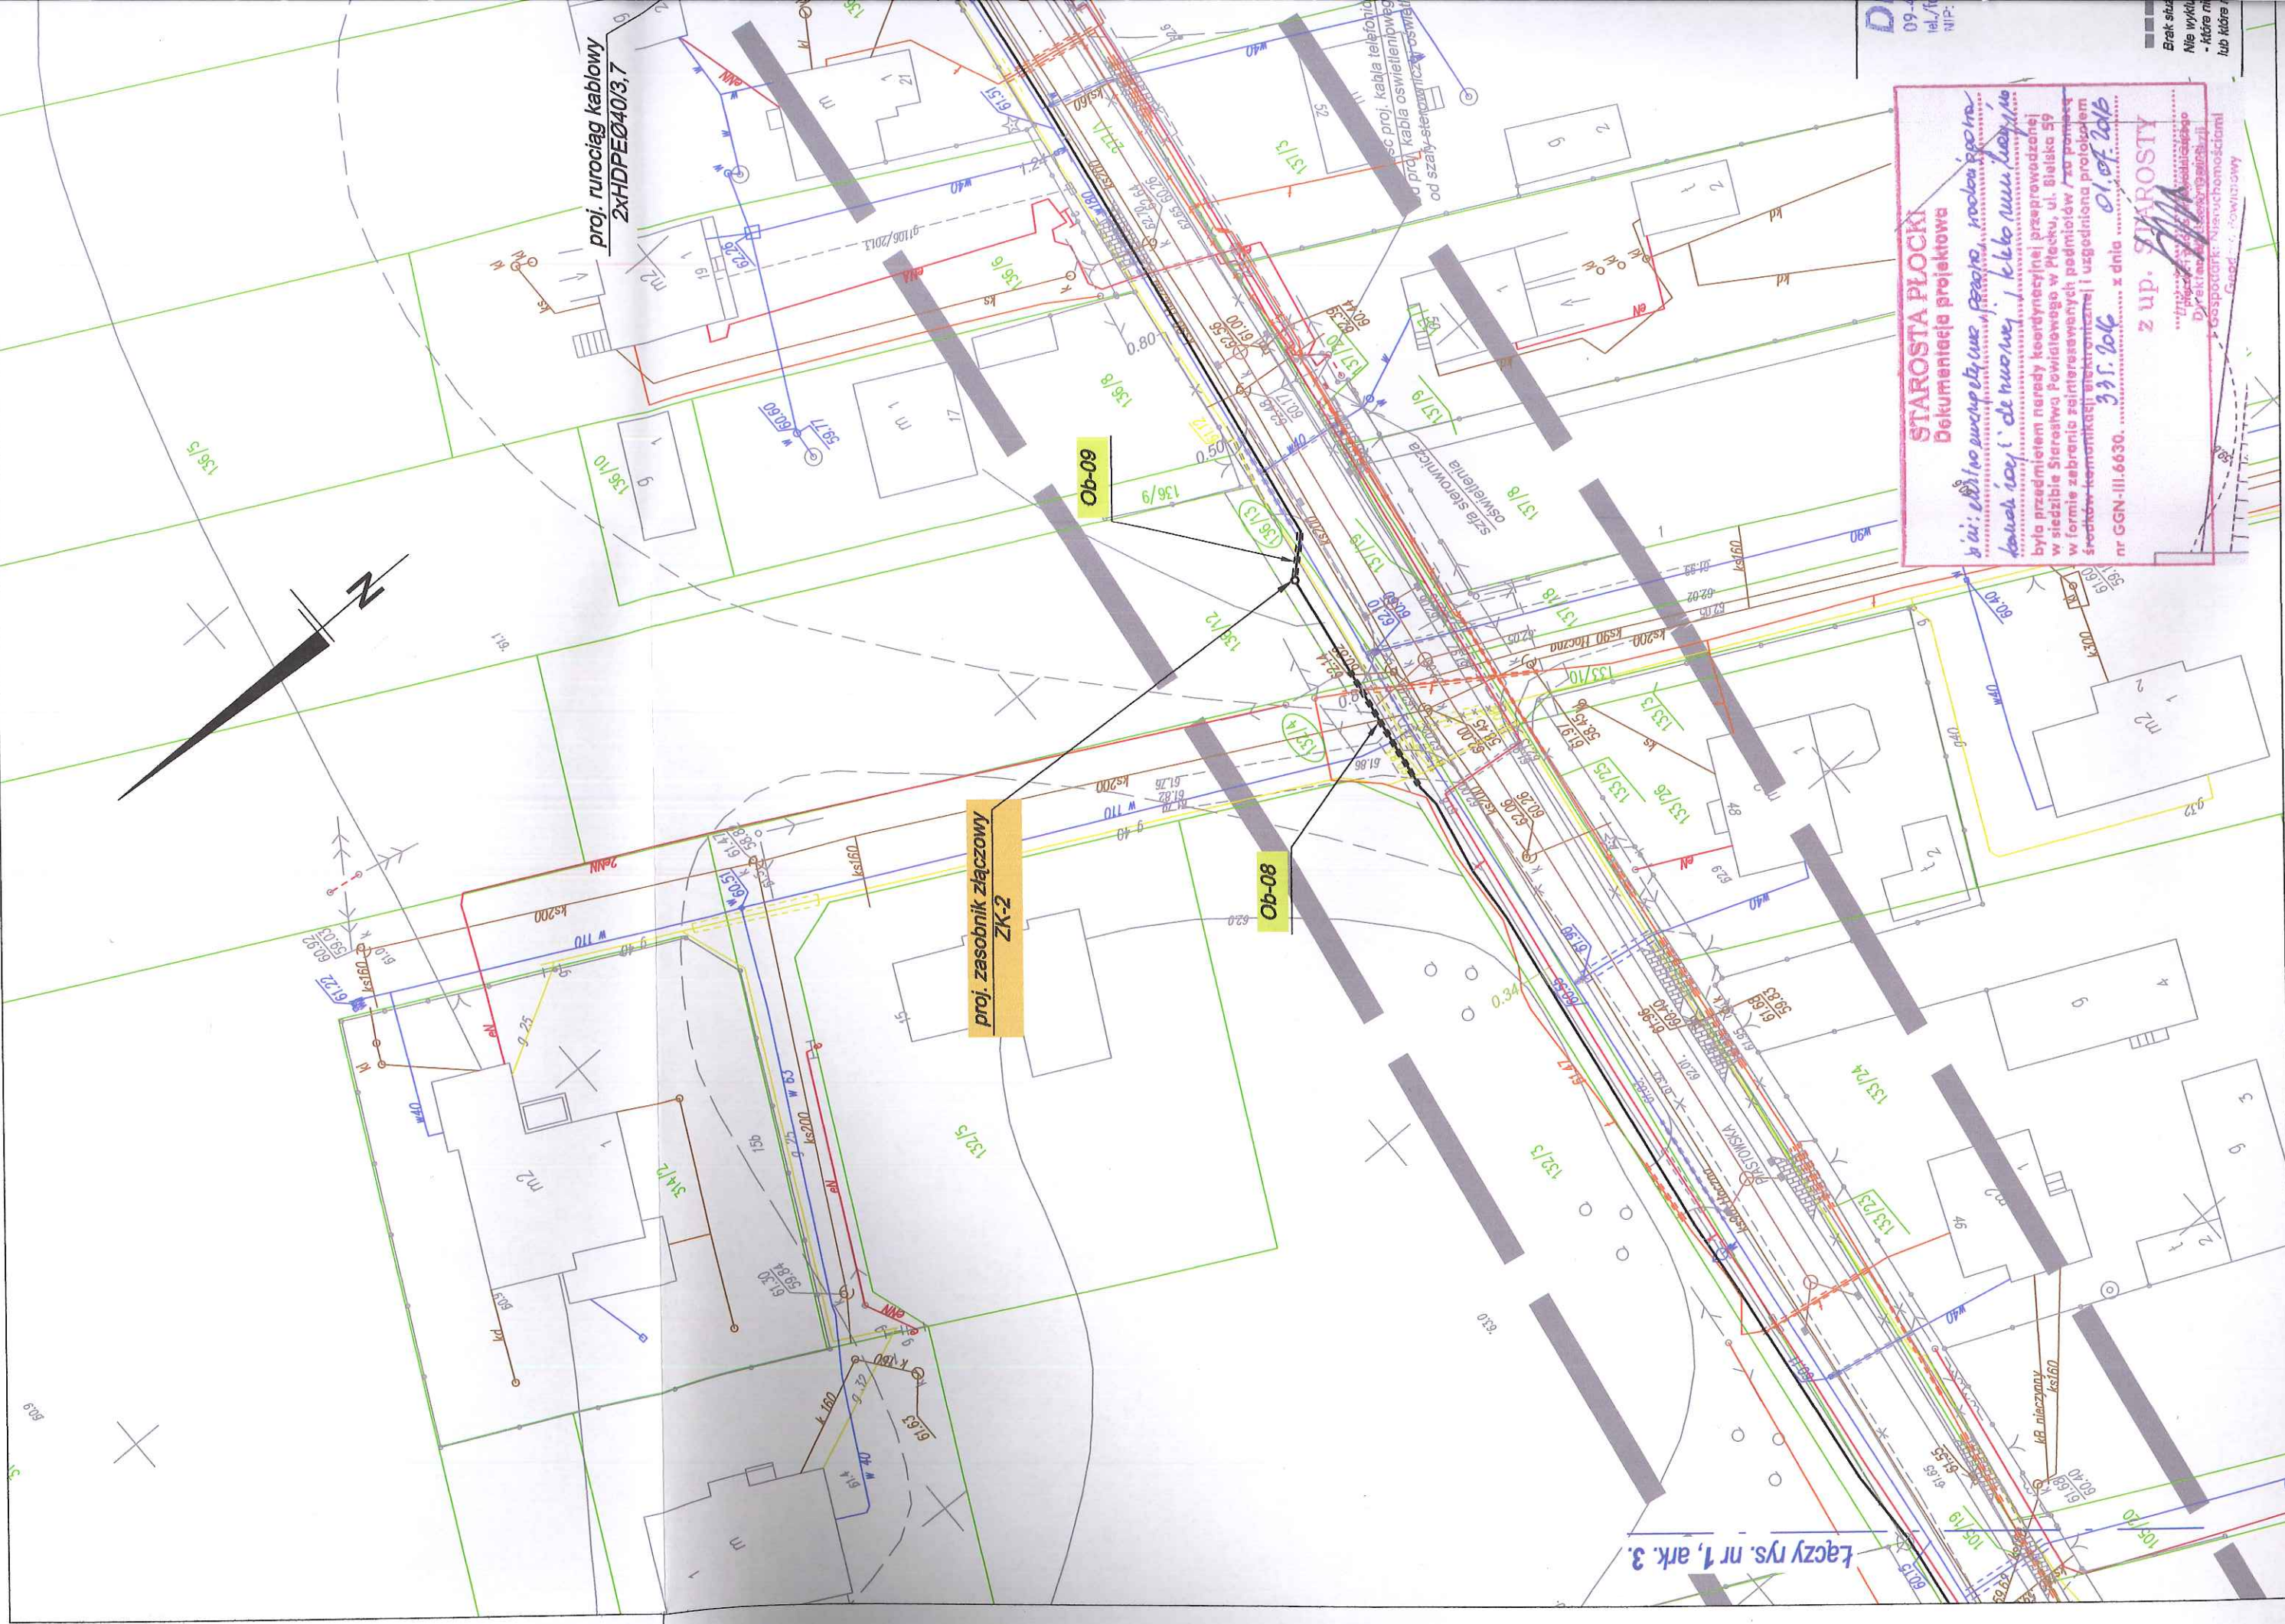

STAROSTA PŁOCKI
Dokumentacja projektowa


Wzrost: 180 cm, waga: 75 kg, kolor włosów: ciemny, kolor oczu: niebieskie, data urodzenia: 01.07.1966, data podpisania: 01.07.2016, nr GGN-III.6630.

z up. **STAROSTY**

Wzrost: 180 cm, waga: 75 kg, kolor włosów: ciemny, kolor oczu: niebieskie, data urodzenia: 01.07.1966, data podpisania: 01.07.2016, nr GGN-III.6630.

Główny Inżynier Projektu

Łączy rys. nr 1, ark. 3.

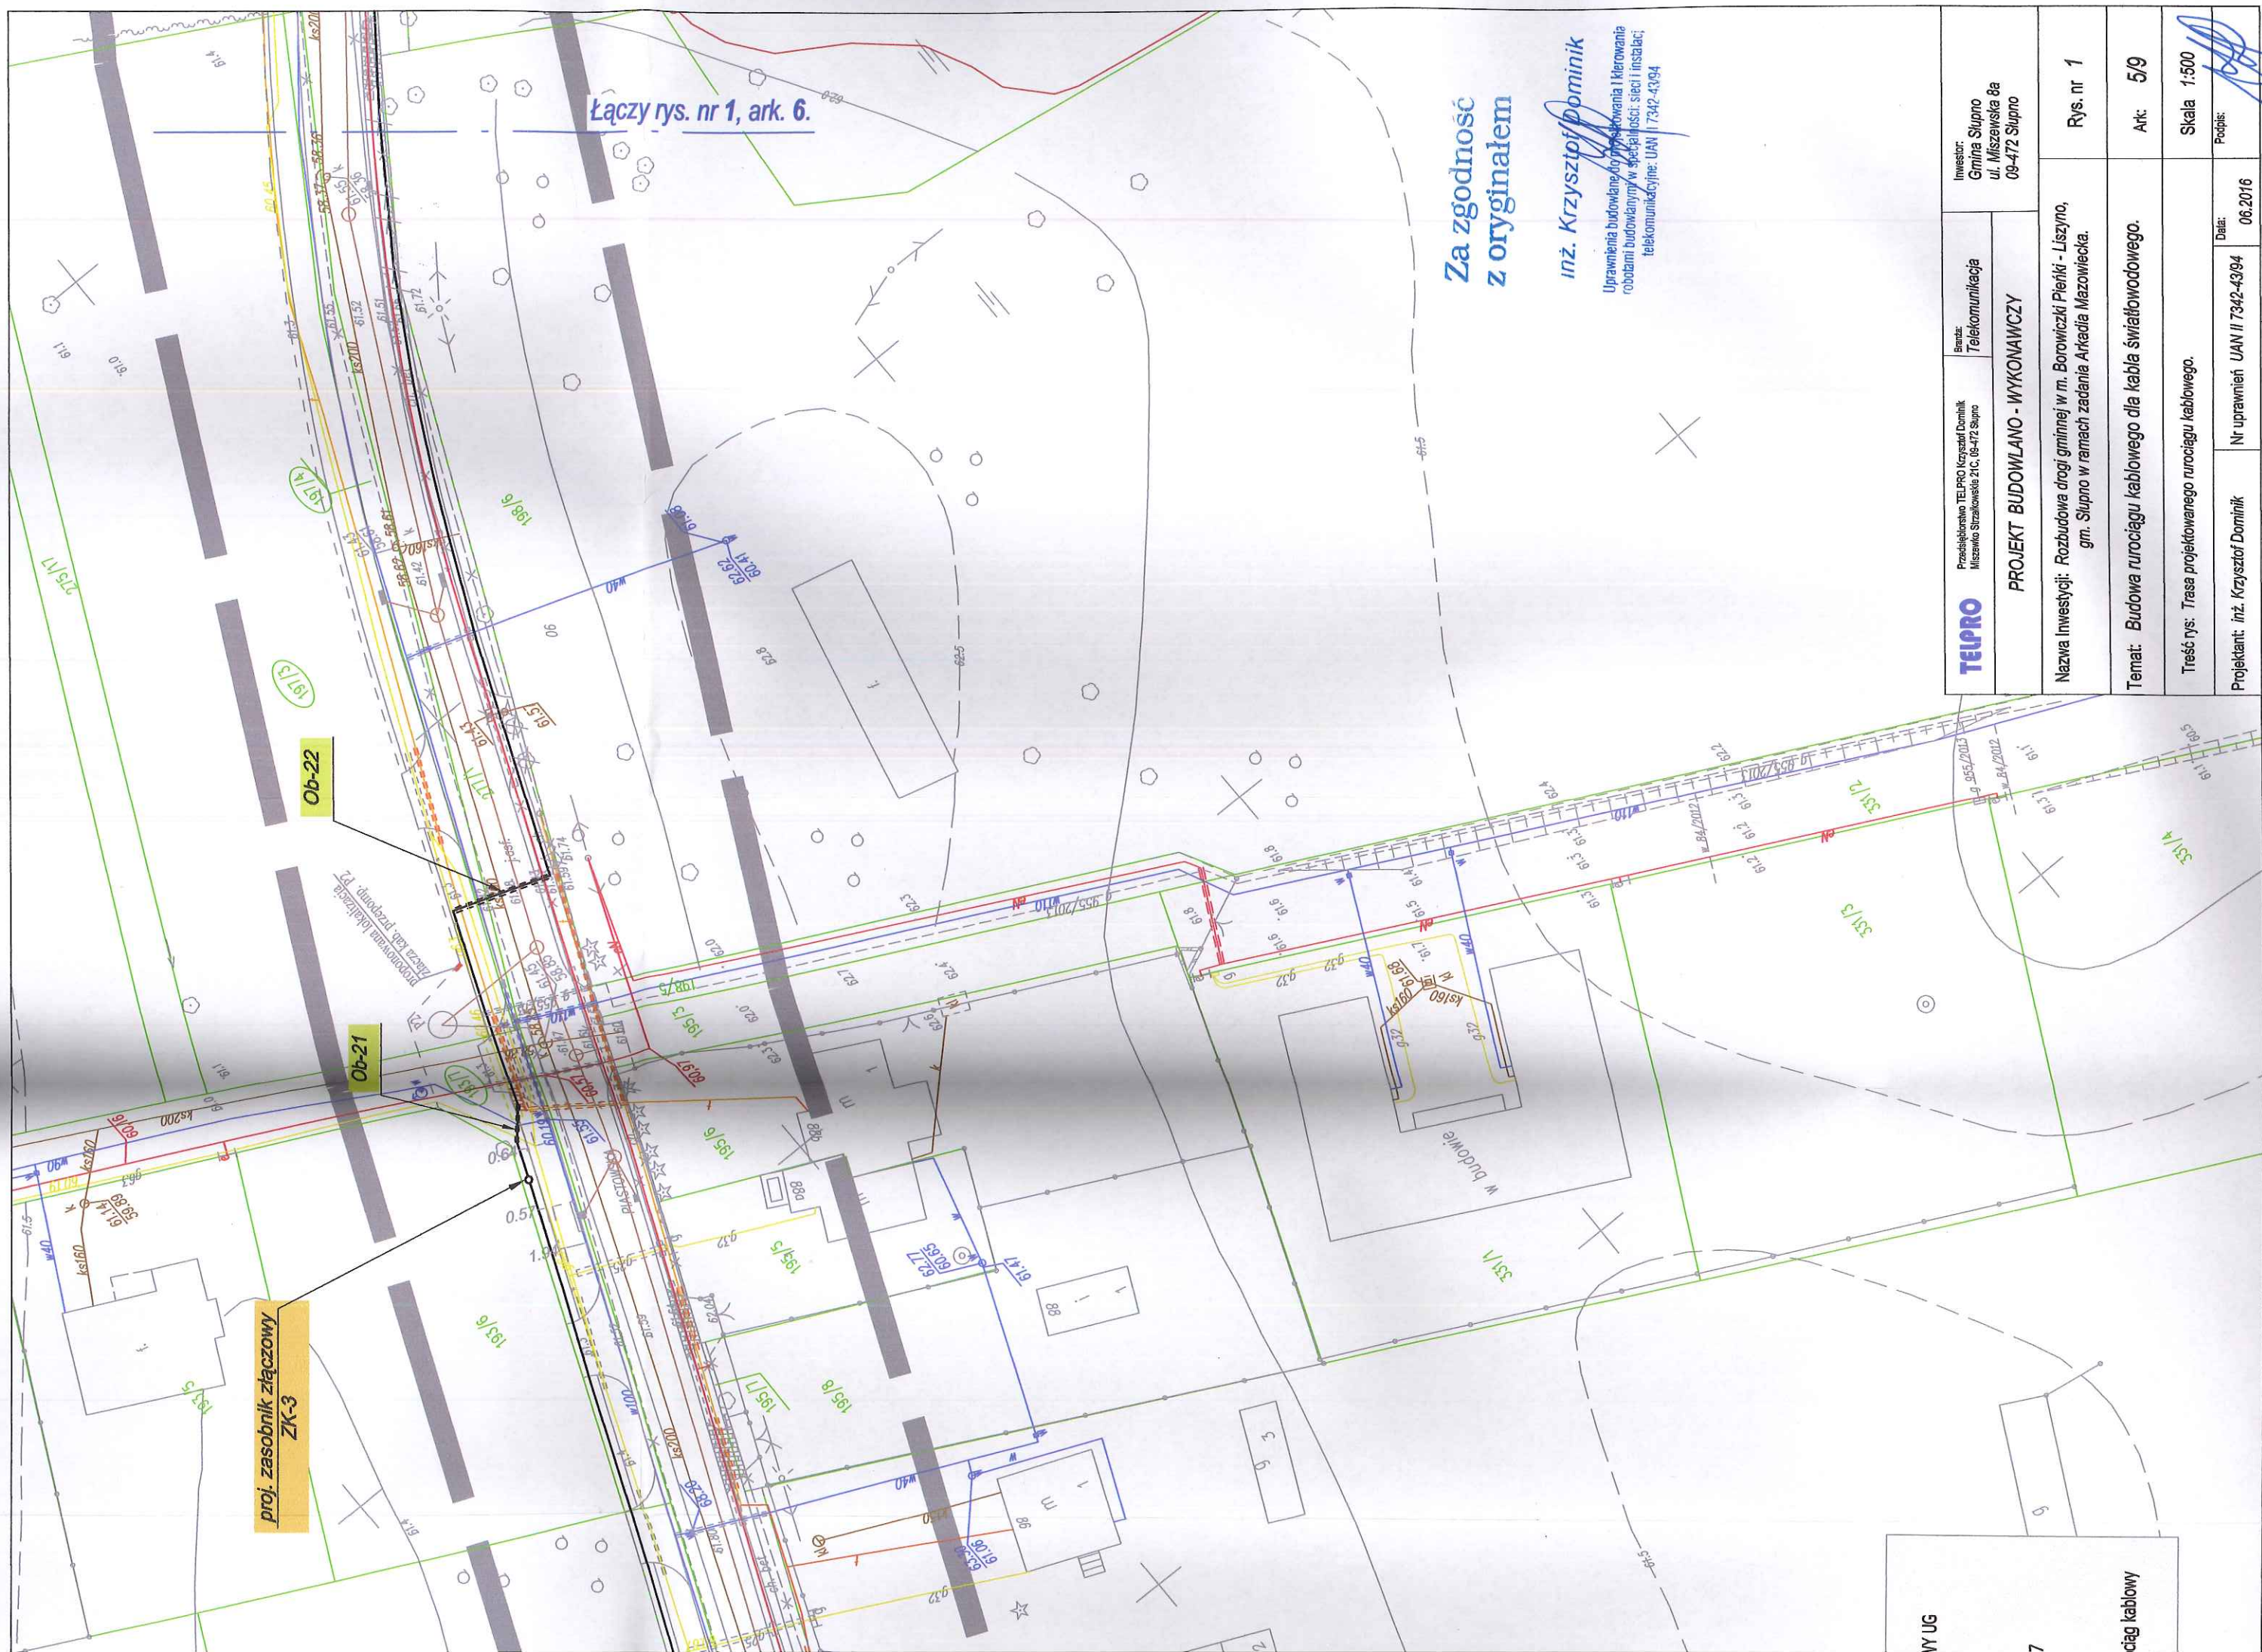

Za zgodność
z oryginałem

inż. Krzysztof Dominik

Uprawnienia budowlane do projektowania i kierowania
robotami budowlanymi w specjalności Sieci i instalacji
telekomunikacyjnych: UAN II 7342-43/94

WY UG
7
ciąg kablowy

TELPRO	Przedsiębiorstwo TELPRO Krzysztof Dominik Miszewko Strzaskowskie 21C, 08-472 Słupno	Branża: Telekomunikacja	Inwestor: Gmina Słupno ul. Miszewska 8a 08-472 Słupno
	PROJEKT BUDOWLANO - WYKONAWCZY		
Nazwa Inwestycji: Rozbudowa drogi gminnej w m. Borowiczki Pierki - Liszyno, gm. Słupno w ramach zadania Arkadia Mazowiecka.			
Rys. nr 1			
Temat: Budowa rurociągu kablowego dla kabla światłowodowego.			
Art: 5/9			
Treść rys: Trasa projektowanego rurociągu kablowego.			
Skala 1:500			
Projektant: inż. Krzysztof Dominik	Nr uprawnień UAN II 7342-43/94	Data: 06.2016	Podpis: 

proj. rurociąg kablowy
2xHDPEØ40/3,7

141912 2 - gm. Skupno
141912 2.0009 - Lieszyno
KERG - 6640.363.2014
Płock, dn. 20.03.2014 r.

PROJEKTOWYCH

00

Kościelny - Kronsztad 60

39

GEODETA UPRAWNIENY

mgr inż. Dariusz Dymitowski
upr. geod. 18991

nych - nie pokazanych na mapie
inwentaryzacji geodezyjnych,
zasypaniem.


BRANŻA TELEKOMUNIKACYJNA - RUROCIĄG KABLOWY UG

== ==
proj. rury osłonowe

—
proj. rurociąg kablowy 2xHDPE Ø40/3,7

o
projektowany zasobnik złączowy

34/3
działki, po których przebiega proj. rurociąg kablowy

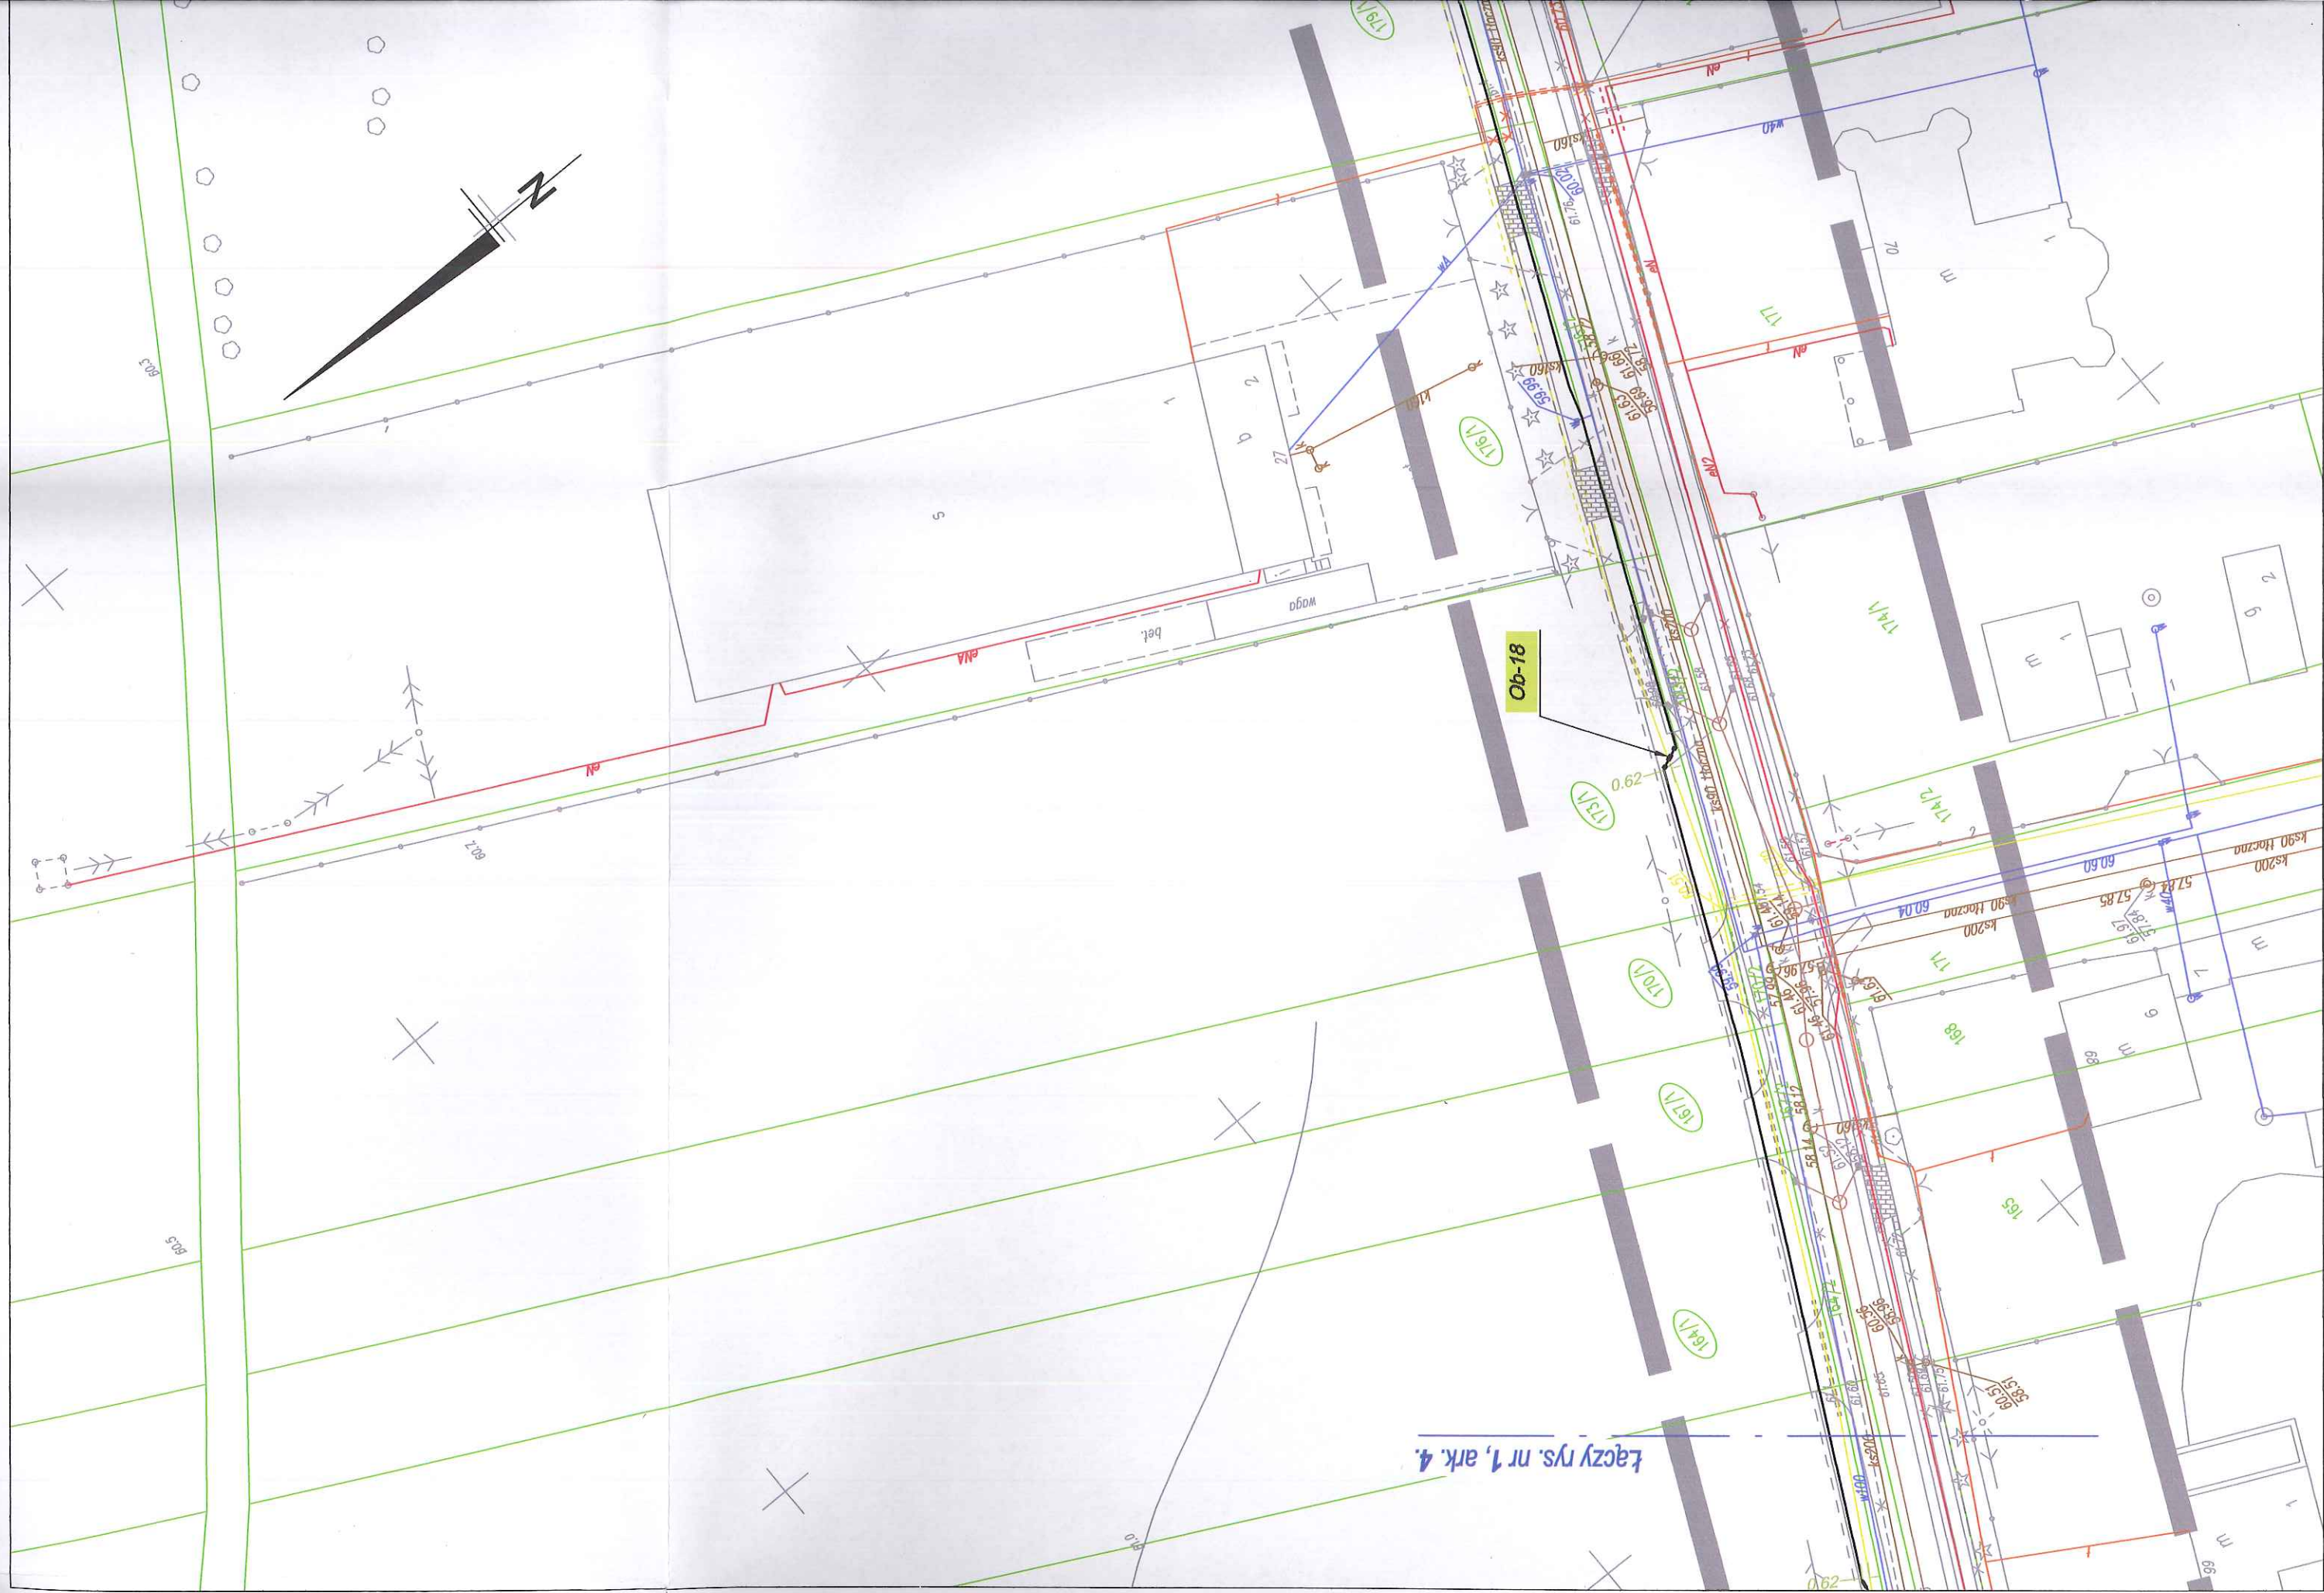

inż. Krzysztof Dominik

Uprawnienia budowlane do projektowania i kierowania
robotami budowlanymi w szczególności: sieci instalacji
telekomunikacyjne: UAN II 7342-43/94

Łączy rys. nr 1, ark. 7.

Ob-26

Ob-27

Ob-28

Ob-29

LOWY UG

0/3,7

urociąg kablowy

TELPRO

Branta:
Telekomunikacia

Inwestor:
Gmina Słupno
ul. Miszewska 8a
09-472 Słupno

PROJEKT BUDOWLANO - WYKONAWCZY

Nazwa Inwestycji: *Rozbudowa drogi gminnej w m. Borowiczki Pieńki - Liszyno, gm. Słupno w ramach zadania Arkadia Mazowiecka.*

Rys. nr 1

☆ Temat: Budowa rurociągu kablowego dla kabla światłowodowego.

Ark: 6/9

Treść rys: Trasa projektowanego rurociągu kablowego.

Skala 1:500

Projektant: inż. Krzysztof Dominik

Nr uprawnień UAN II 7342-43/94

4	Data: 06.2016
---	------------------

Podpis:



W dniu 01.07.2016 r. w Powiatowym Urzędzie Gminy w miejscowości...

Za zgodność
z oryginałem

inż. Krzysztof Dominik

Uprawnienia budowlane do projektowania i kierowania
robotami budowlanymi w szczególności sieci i instalacji
telekomunikacyjnych: UAN II 7342-43/94

proj. zasobnik złączowy
ZK-4


Ob-33


Łączy rys. nr 1, ark. 8.

BRANŻA TELEKOMUNIKACYJNA - RUROCIĄG KABLOWY UG

- == proj. rury osłonowe
- proj. rurociąg kablowy 2xHDPE Ø40/3,7
- o projektowany zasobnik złączowy
- 34/3 działki, po których przebiega proj. rurociąg kablowy

TELPRO	Przedsiębiorstwo TELPRO Krzysztof Dominik Miszewko Strzałkowskie 21C, 09-472 Słupno	Branża: Telekomunikacja	Inwestor: Gmina Słupno ul. Miszewska 8a 09-472 Słupno
PROJEKT BUDOWLANO - WYKONAWCZY			
Nazwa inwestycji: Rozbudowa drogi gminnej w m. Borowiczki Pierki - Liszyno, gm. Słupno w ramach zadania Arkadia Mazowiecka.			Rys. nr 1
Temat: Budowa rurociągu kablowego dla kabla światłowodowego.			Ark: 7/9
Treść rys: Trasa projektowanego rurociągu kablowego.			Skala 1:500
Projektant: inż. Krzysztof Dominik	Nr uprawnień UAN II 7342-43/94	Data: 06.2016	Podpis: 

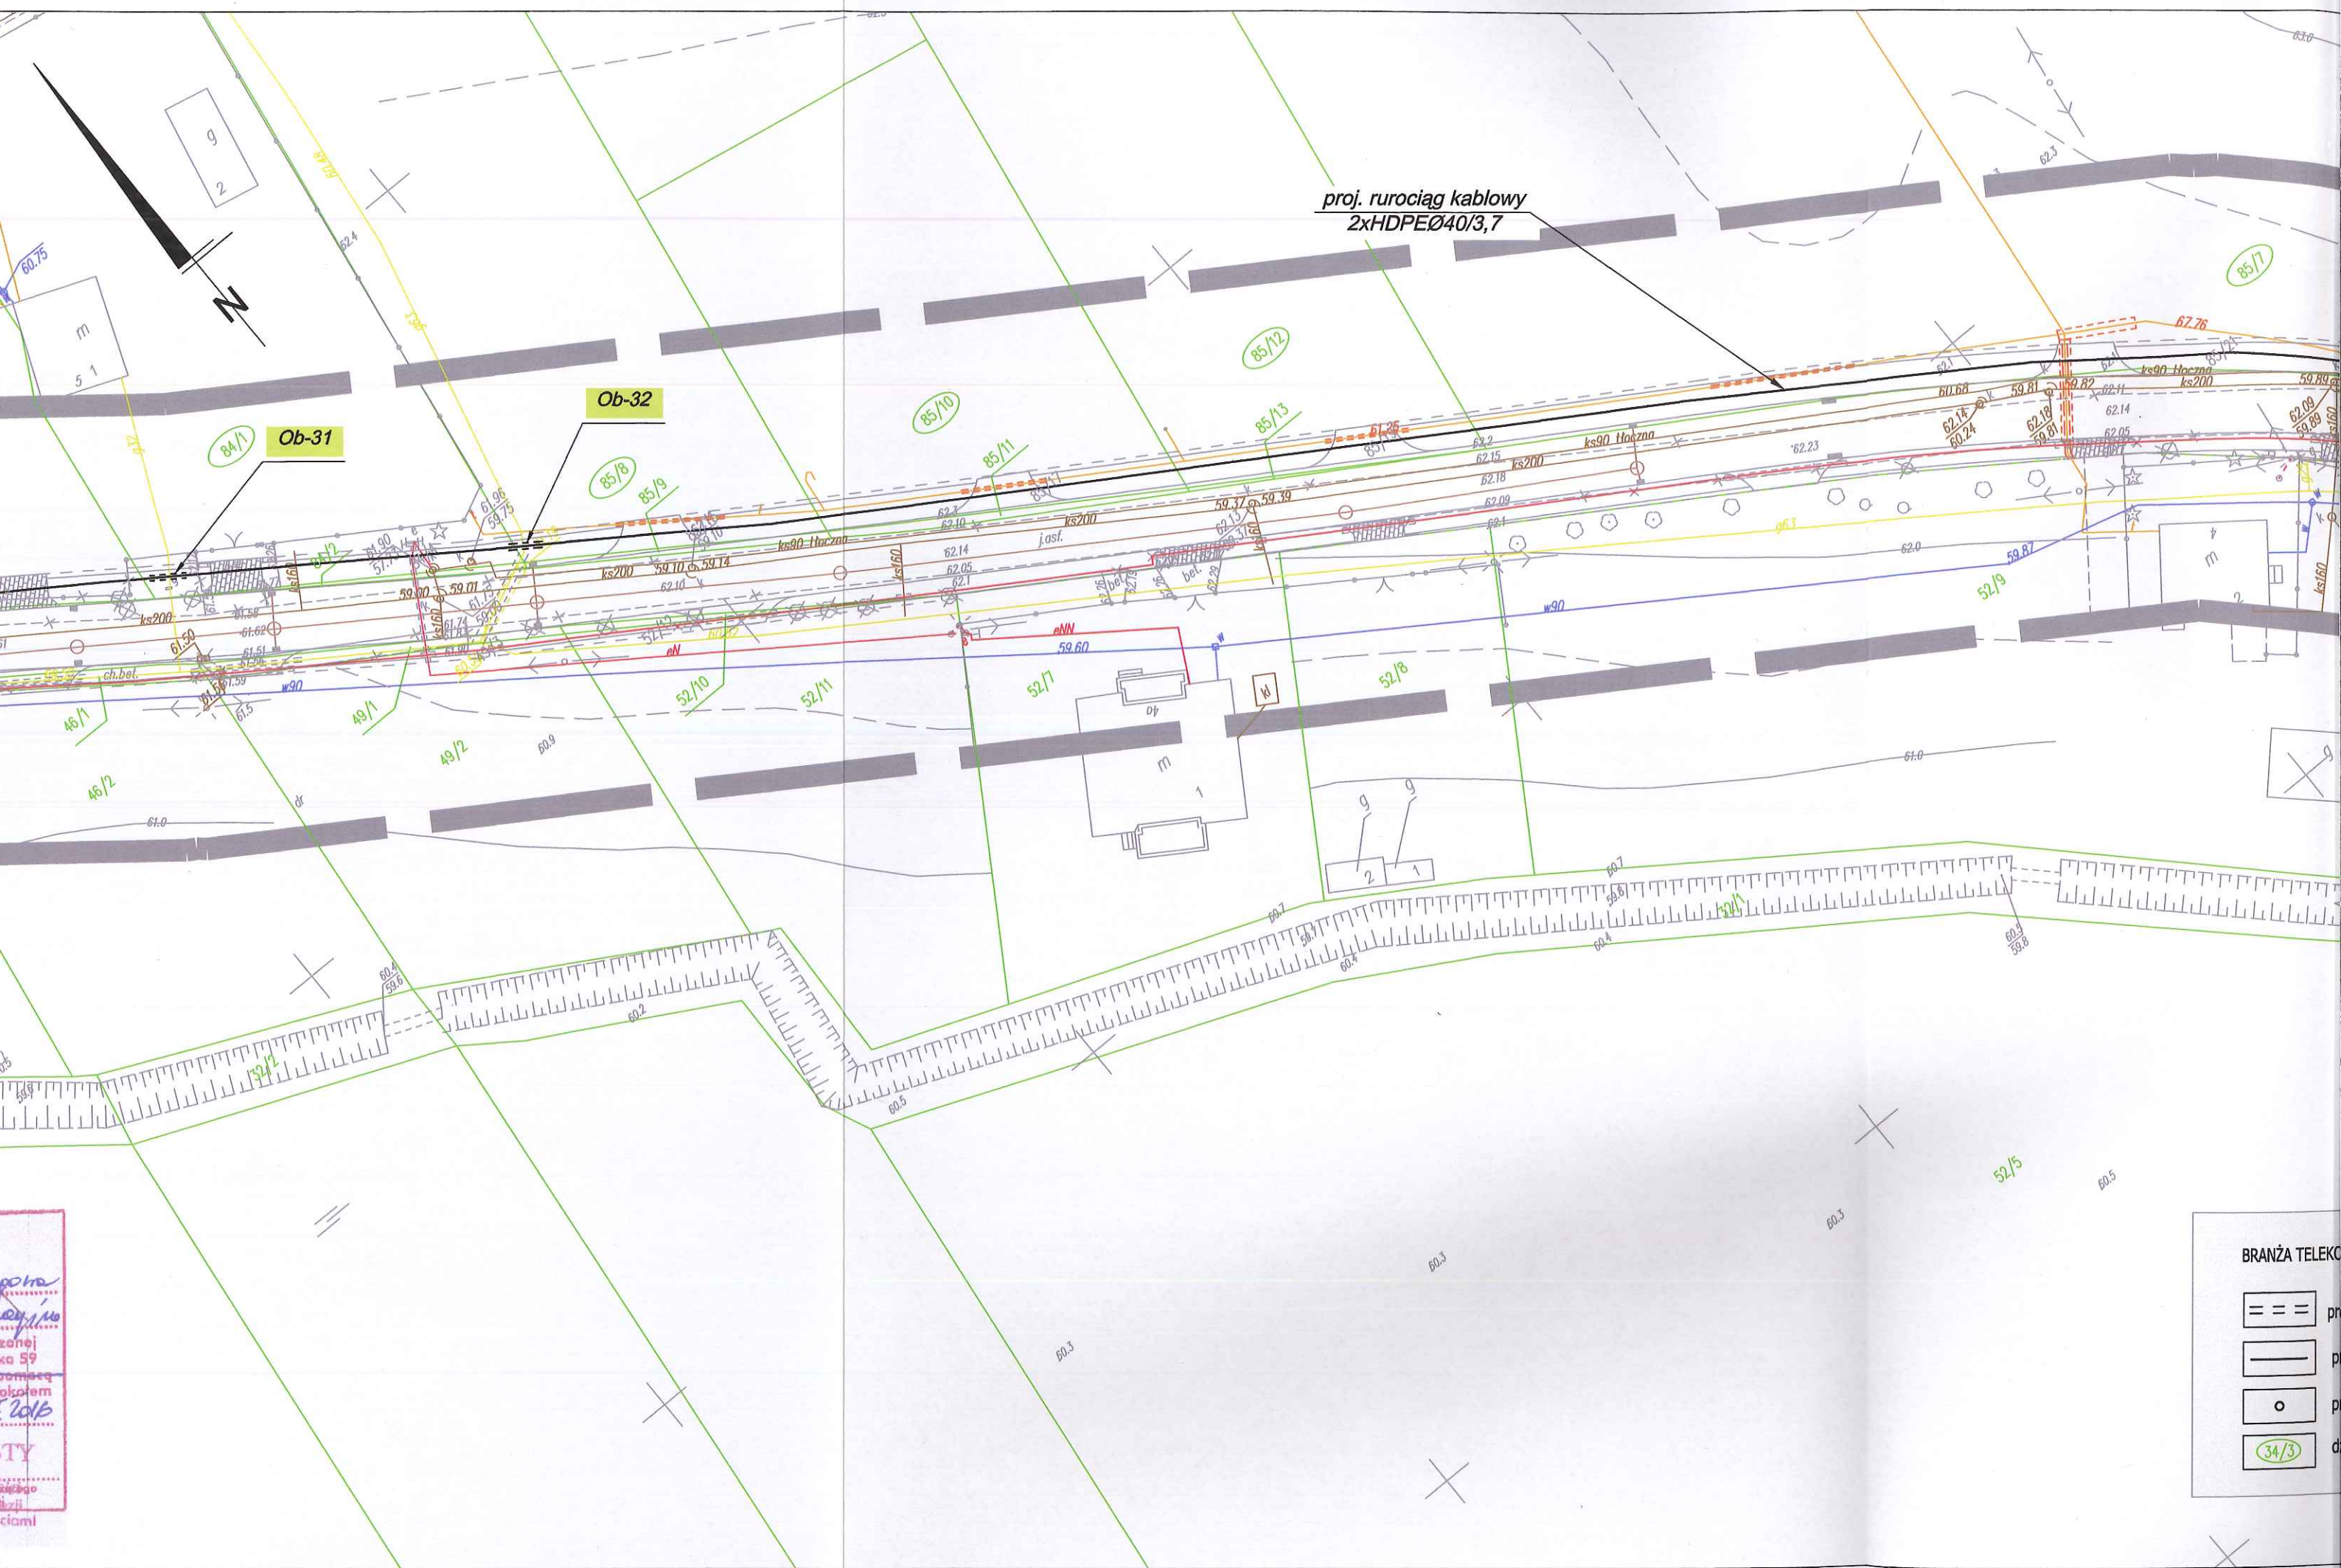

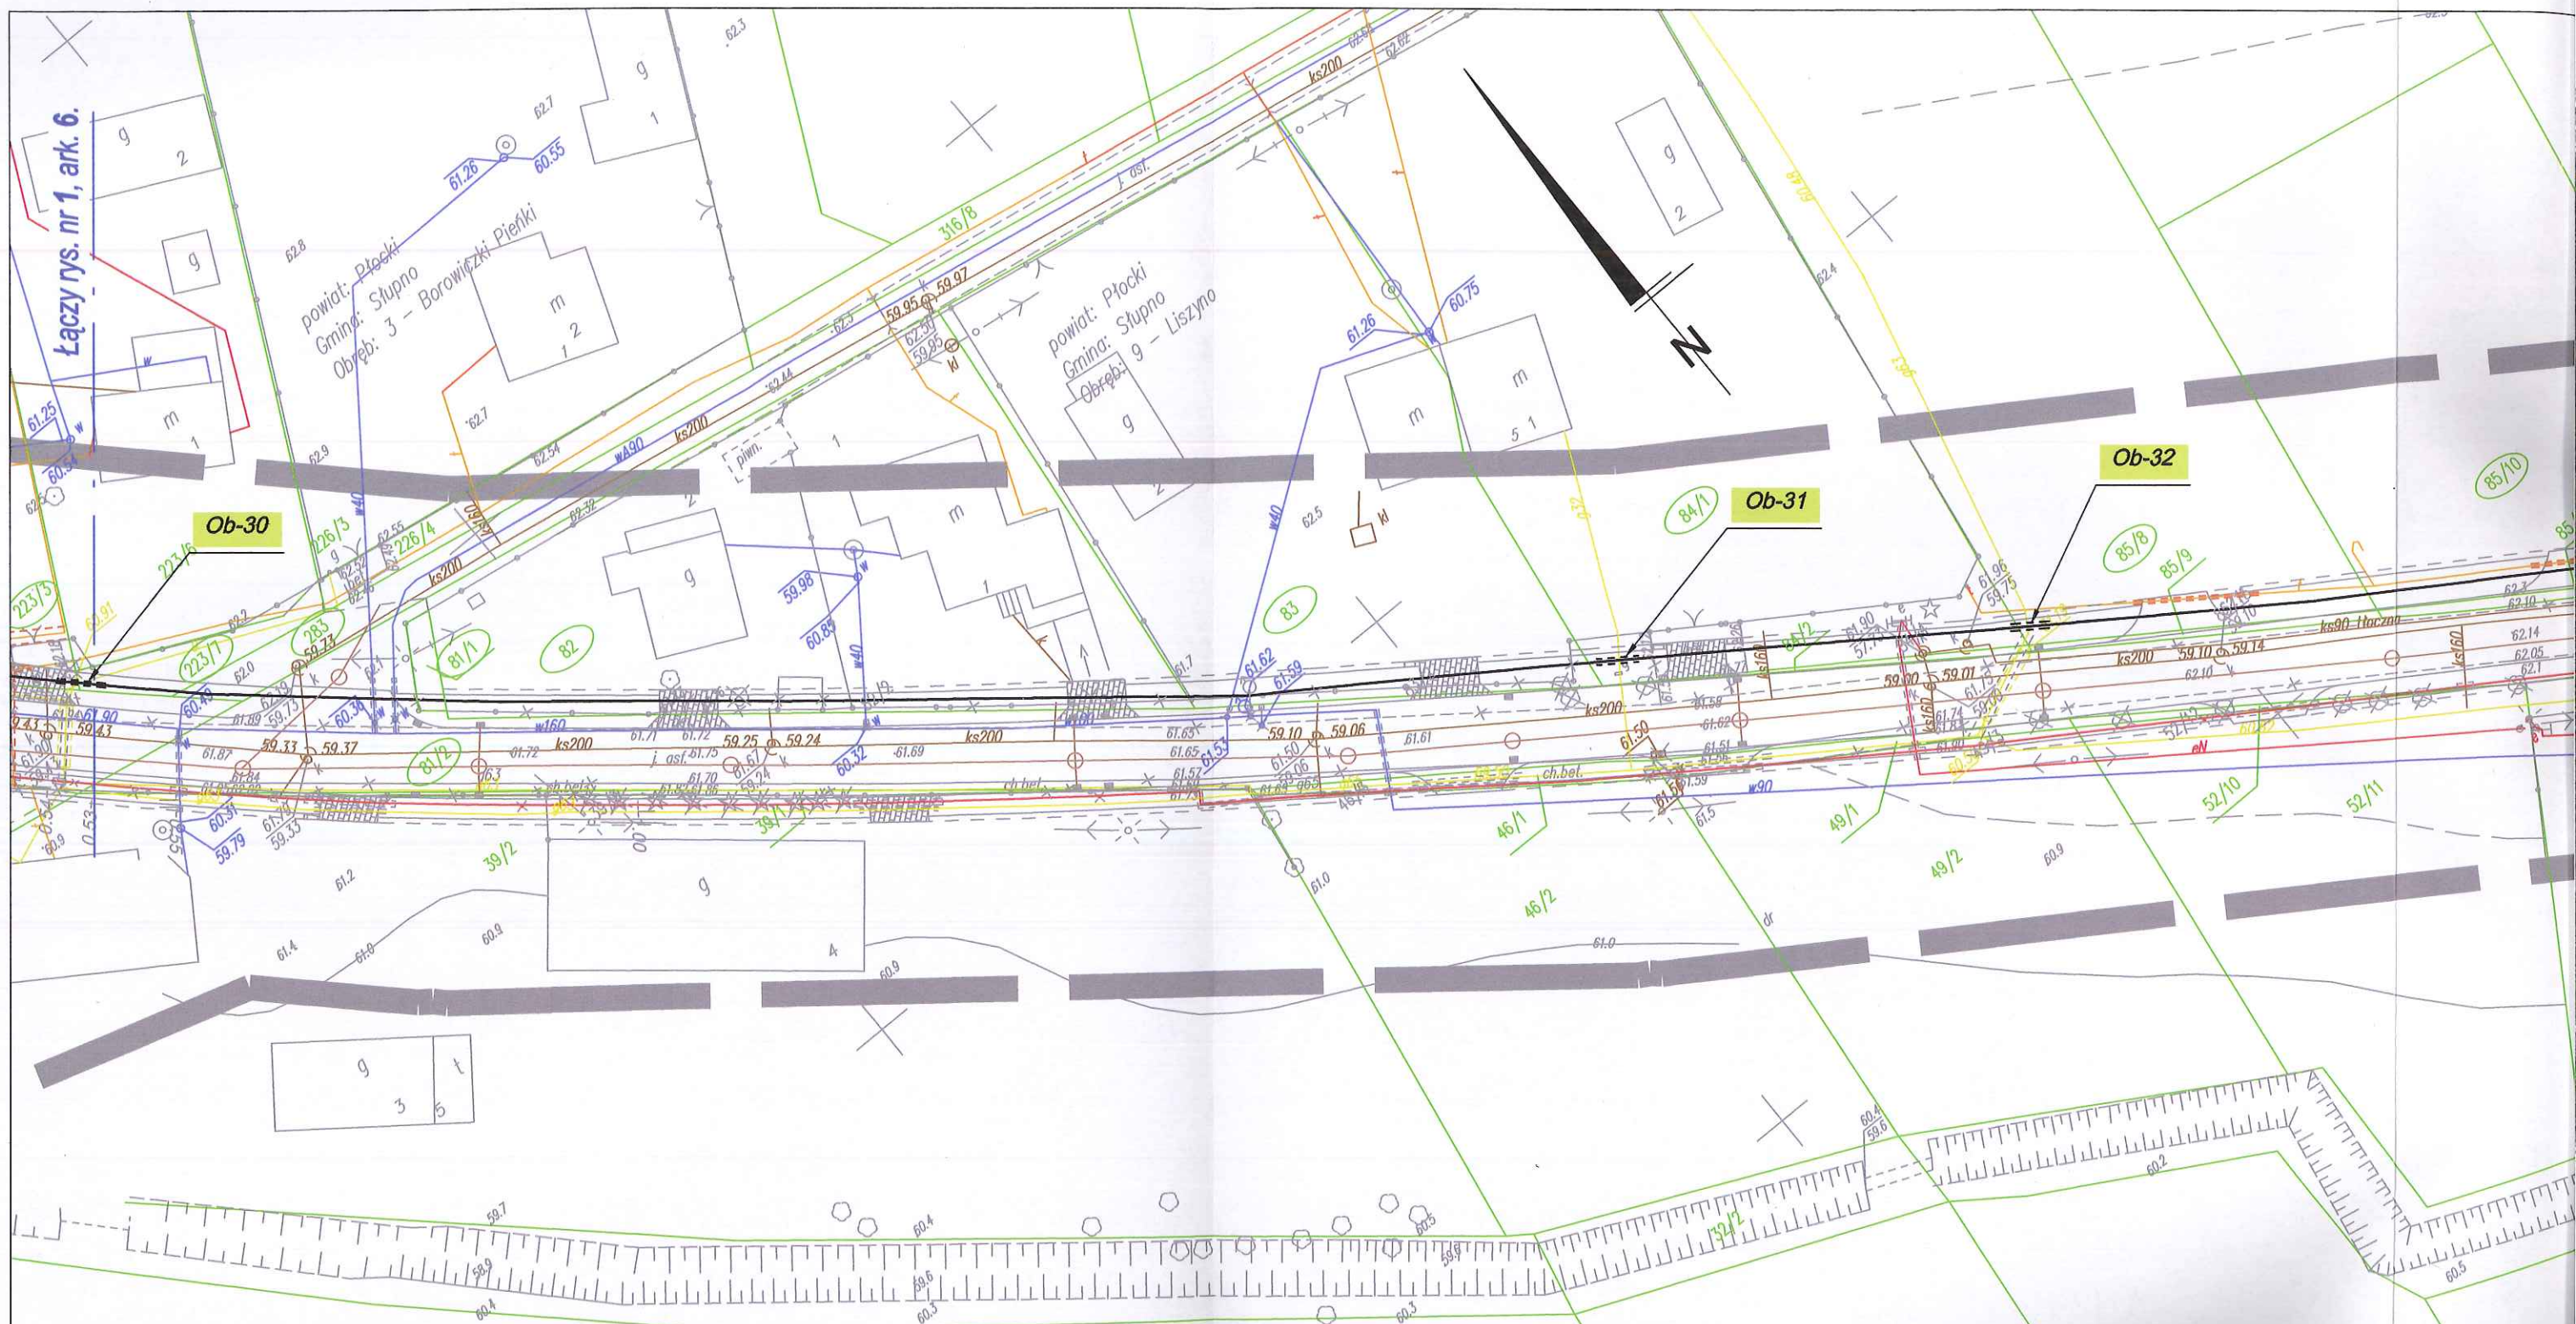

DiD BIURO NIERUCHOMOŚCI I GEODEZJI
Dariusz Dymiński
09-407 Płock, ul. Jesienna 10/24
tel./fax 024 366 20 94, kom. 0 691 665 184
NIP: 758-178-07-24, REGON: 611378837

141912_2 - gm. Słupno
141912_2.0009 - Liszyna
KRG - 6640.383.2014
Płock, dn. 20.03.2014 r.

MAPA DO CELÓW PROJEKTOWYCH

SKALA 1:500

układ wsp.: płaskich - 2000 s. 7, wysokościowy - Kronsztad 60

ARKUSZ NR 9

GEODETA UPRAWNIONY

mgr inż. Dariusz Dymiński
upr. geod. nr 18991

■■■■■■■■■ - oznaczenie zakresu opracowania

Brak służebności gruntowych w zakresie opracowania

Nie wyklucza się istnienia w terenie urządzeń podziemnych - nie pokazanych na mapie
- które nie zostały odnotowane podczas wykonywania inwentaryzacji geodezyjnych,
lub które nie zostały zgłoszone do inwentaryzacji przed zasypaniem.

STAROSTA PŁOCKI Dokumentacja projektowa

W sprawie: elektronicznego, podpisanego, wdrożonego
kwalifikacji i de nowym, kłótni między
była przedmiotem narady koordynacyjnej przeprowadzonej
w siedzibie Starostwa Powiatowego w Płocku, ul. Bielska 59
w formie zebrania zainteresowanych podmiotów / za pomocą
środków komunikacji elektronicznej i uzgodniona protokołem
nr GGN-III.6630. 335.2016 z dnia 01.07.2016

z up. STAROSTY

mgr inż. Dariusz Dymiński
upr. geod. nr 18991

proj. rurociąg kablowy 2xHDPEØ40/3,7

Za zgodność z oryginałem
inż. Krzysztof Dominik
Uprawnienia budowlane do projektowania i kierowania robotami budowlanymi w specjalności sieci i instalacji telekomunikacyjnych UAN II 7342-43/94

łączy rys. nr 1, ark. 9.

LEGENDA:

- proj. rury osłonowe
- proj. rurociąg kablowy 2xHDPE Ø40/3,7
- projektowany zasobnik złączowy
- działki, po których przebiega proj. rurociąg kablowy

Tytułowy arkusz rysunku

TELPRO	Przedsiębiorstwo TELPRO Krzysztof Dominik Miszewko Strzałkowskie 21C, 09-472 Słupno	Brandza: Telekomunikacja	Investor: Gmina Słupno ul. Miszewska 8a 09-472 Słupno
PROJEKT BUDOWLANO - WYKONAWCZY			
Nazwa inwestycji: Rozbudowa drogi gminnej w m. Borowiczki Pieńki - Liszyno, gm. Słupno w ramach zadania Arkadia Mazowiecka.			Rys. nr 1
Temat: Budowa rurociągu kablowego dla kabla światłowodowego.			Ark: 8/9
Treść rys: Trasa projektowanego rurociągu kablowego.			Skala 1:500
Projektant: inż. Krzysztof Dominik	Nr uprawnień UAN II 7342-43/94	Data: 06.2016	Podpis: [Podpis]


inż. Krzysztof Dominik

Uprawnienia budowlane do projektowania i kierowania robotami budowlanymi w specjalności: sieci i instalacje telekomunikacyjne; UAN 1/ 7342-43/94

Łączy rys. nr 1, ark. 9.

=	proj. rury osłonowe
—	proj. rurociąg kablowy 2xHDPE Ø40/3,7
	projektowany zasobnik złączowy
③	działki, po których przebiega proj. rurociąg kablowy

 Przedsiębiorstwo TELPRO Krzysztof Dominik Miszewko Strzałkowskie 21C, 09-472 Słupno	Branża: Telekomunikacja	Inwestor: Gmina Słupno ul. Miszewska 8a 09-472 Słupno
	PROJEKT BUDOWLANO - WYKONAWCZY	
Nazwa Inwestycji: <i>Rozbudowa drogi gminnej w m. Borowiczki Pieńki - Liszyno, gm. Słupno w ramach zadania Arkadia Mazowiecka.</i>		Rys. nr 1
Temat: <i>Budowa rurociągu kablowego dla kabla światłowodowego.</i>		Ark: 8/9
Treść rys: <i>Trasa projektowanego rurociągu kablowego.</i>		Skala 1:500
Projektant: <i>inż. Krzysztof Dominik</i>	Nr uprawnień <i>UAN II 7342-43/94</i>	Data: 06.2016
		Podpis: 

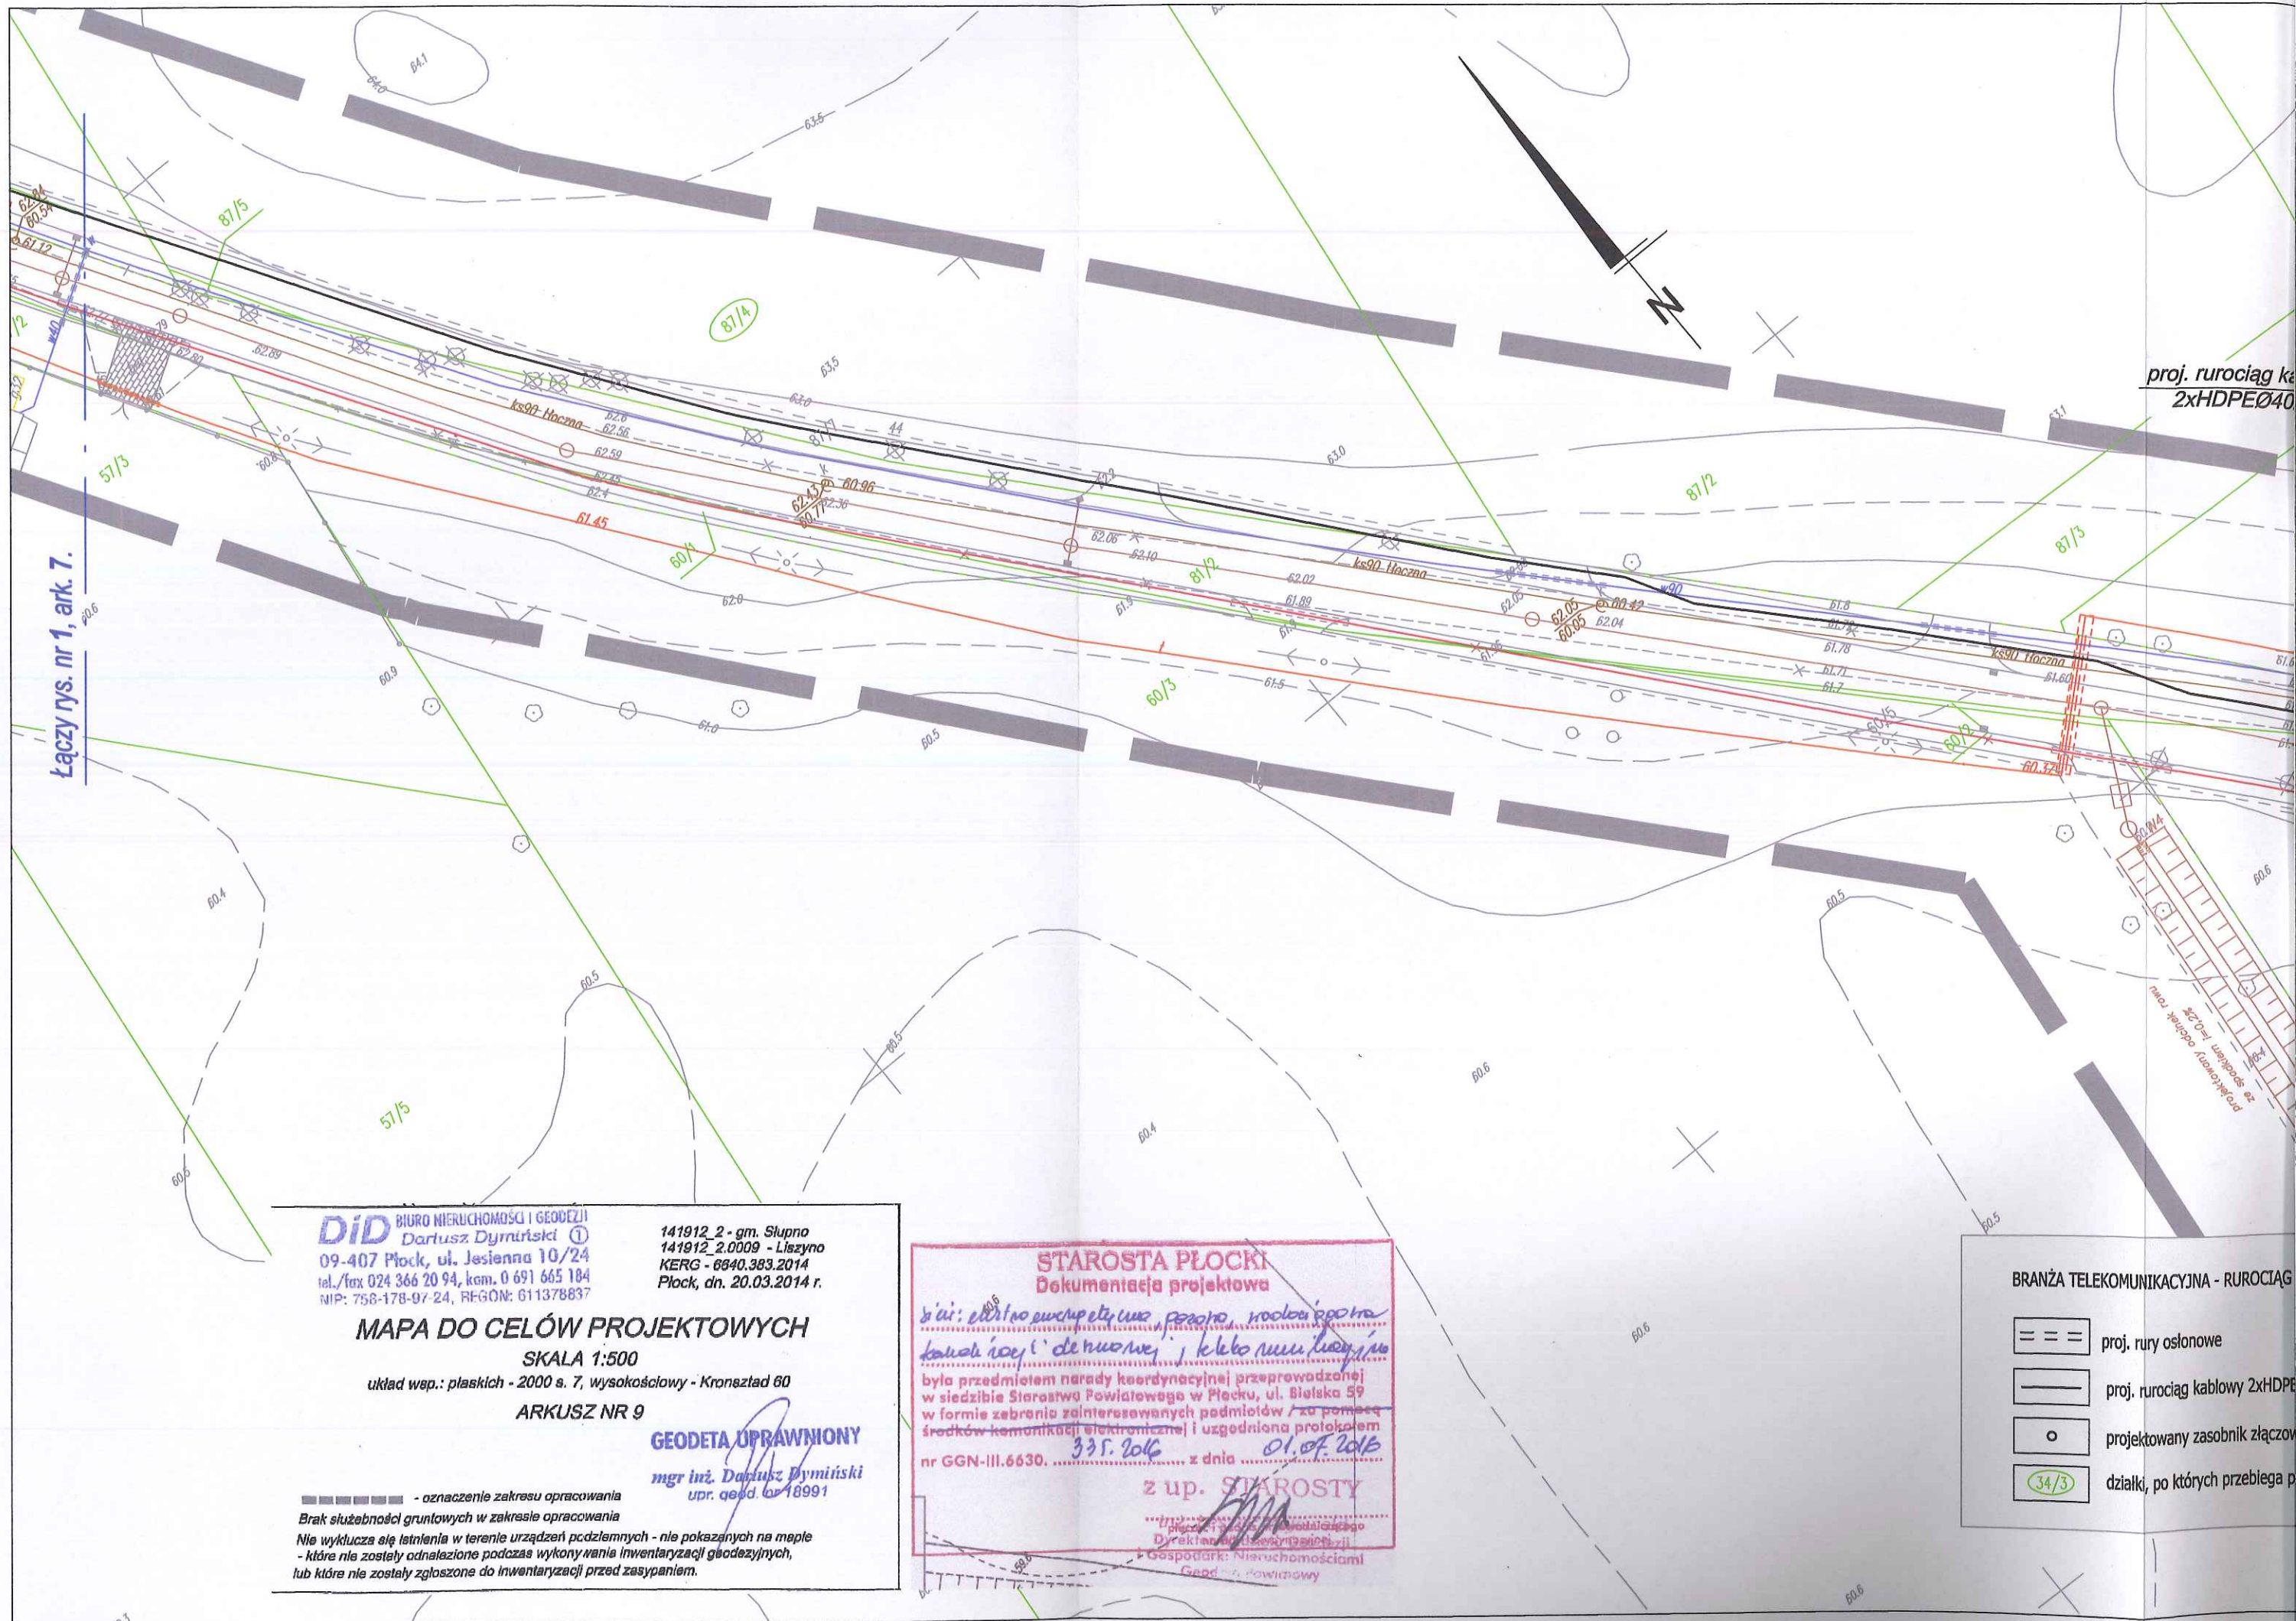

Łączy rys. nr 1, ark. 7.

DiD BIURO NIERUCHOMOŚCI I GEODEZJI
Dariusz Dymiński ①
09-407 Płock, ul. Jesienna 10/24
tel./fax 024 366 20 94, kom. 0 691 665 184
NIP: 758-178-97-24, REGON: 611378837

141912_2 - gm. Słupno
141912_2.0009 - Liszyno
KERG - 6640.383.2014
Płock, dn. 20.03.2014 r.

MAPA DO CELÓW PROJEKTOWYCH

SKALA 1:500

układ wsp.: płaskich - 2000 s. 7, wysokościowy - Kronsztad 60

ARKUSZ NR 9

GEODETA UPRAWNIONY

mgr inż. Dariusz Dymiński
upr. geod. nr 18991

----- - oznaczenie zakresu opracowania

Brak służebności gruntowych w zakresie opracowania

Nie wyklucza się istnienia w terenie urządzeń podziemnych - nie pokazanych na mapie
- które nie zostały odnalezione podczas wykonywania inwentaryzacji geodezyjnych,
lub które nie zostały zgłoszone do inwentaryzacji przed zasypaniem.

STAROSTA PŁOCKI Dokumentacja projektowa


W sprawie: elektronicznego sposobu, sposobu i
kwalifikacji i de nowowej, i kłopotu rurociągów
była przedmiotem narady koordynacyjnej przeprowadzonej
w siedzibie Starostwa Powiatowego w Płocku, ul. Białka 59
w formie zebrania zainteresowanych podmiotów / za pomocą
środków komunikacji elektronicznej i uzgodniona protokołem
nr GGN-III.6630. 335.2016 z dnia 01.07.2016

z up. STAROSTY

mgr inż. Dariusz Dymiński
Dyrektor Zarządu Powiatu
Gospodarkę Nieruchomościami
Geod. - Powiatowy

BRANŻA TELEKOMUNIKACYJNA - RUROCIĄG

- == proj. rury osłonowe
- proj. rurociąg kablowy 2xHDPE
- o projektowany zasobnik złączowy
- 34/3 działki, po których przebiega p

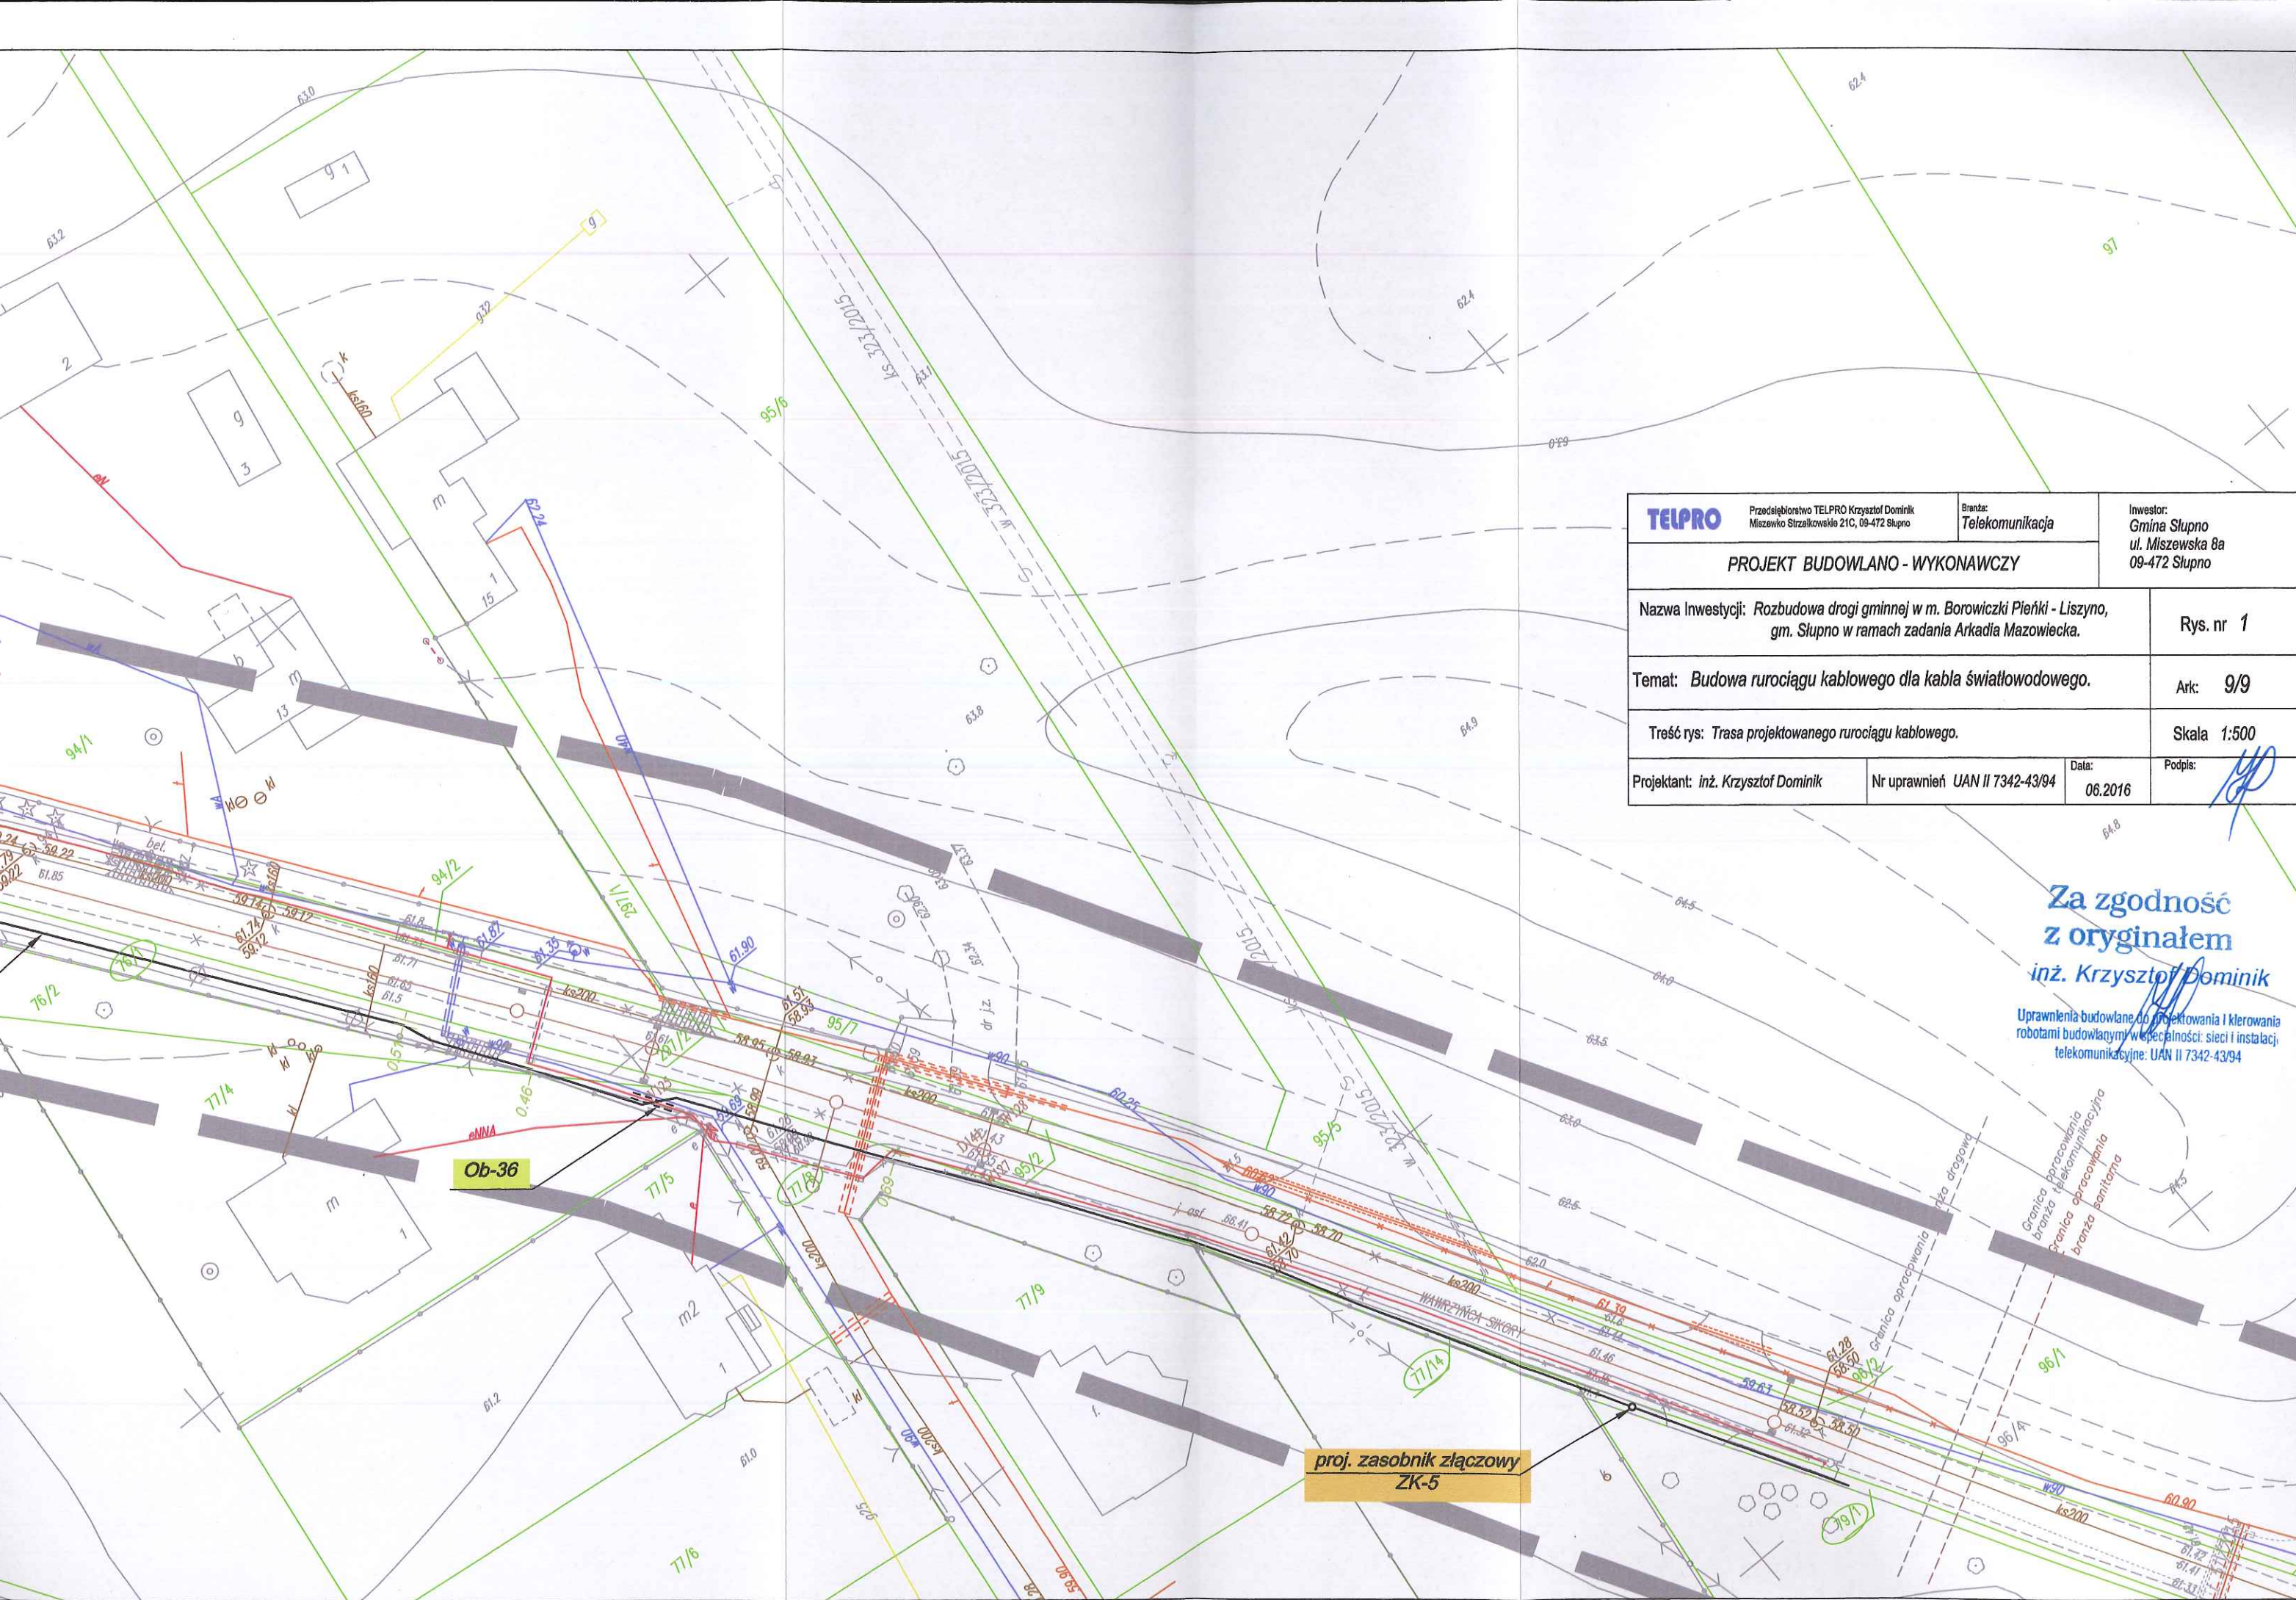


TELPRO Przedsiębiorstwo TELPRO Krzysztof Dominik Miszewko Strzałkowskie 21C, 09-472 Słupno		Branża: Telekomunikacja	Investor: Gmina Słupno ul. Miszewska 8a 09-472 Słupno
PROJEKT BUDOWLANO - WYKONAWCZY			
Nazwa Inwestycji: Rozbudowa drogi gminnej w m. Borowiczki Pieńki - Liszyno, gm. Słupno w ramach zadania Arkadia Mazowiecka.			Rys. nr 1
Temat: Budowa rurociągu kablowego dla kabla światłowodowego.			Ark: 9/9
Treść rys: Trasa projektowanego rurociągu kablowego.			Skala 1:500
Projektant: inż. Krzysztof Dominik	Nr uprawnień UAN II 7342-43/94	Data: 06.2016	Podpis:

Za zgodność
z oryginałem
inż. Krzysztof Dominik
Uprawnienia budowlane do projektowania i kierowania
robotami budowlanymi w specjalności sieci i instalacji
telekomunikacyjnej: UAN II 7342-43/94

proj. zasobnik złączowy
ZK-5

Ob-36

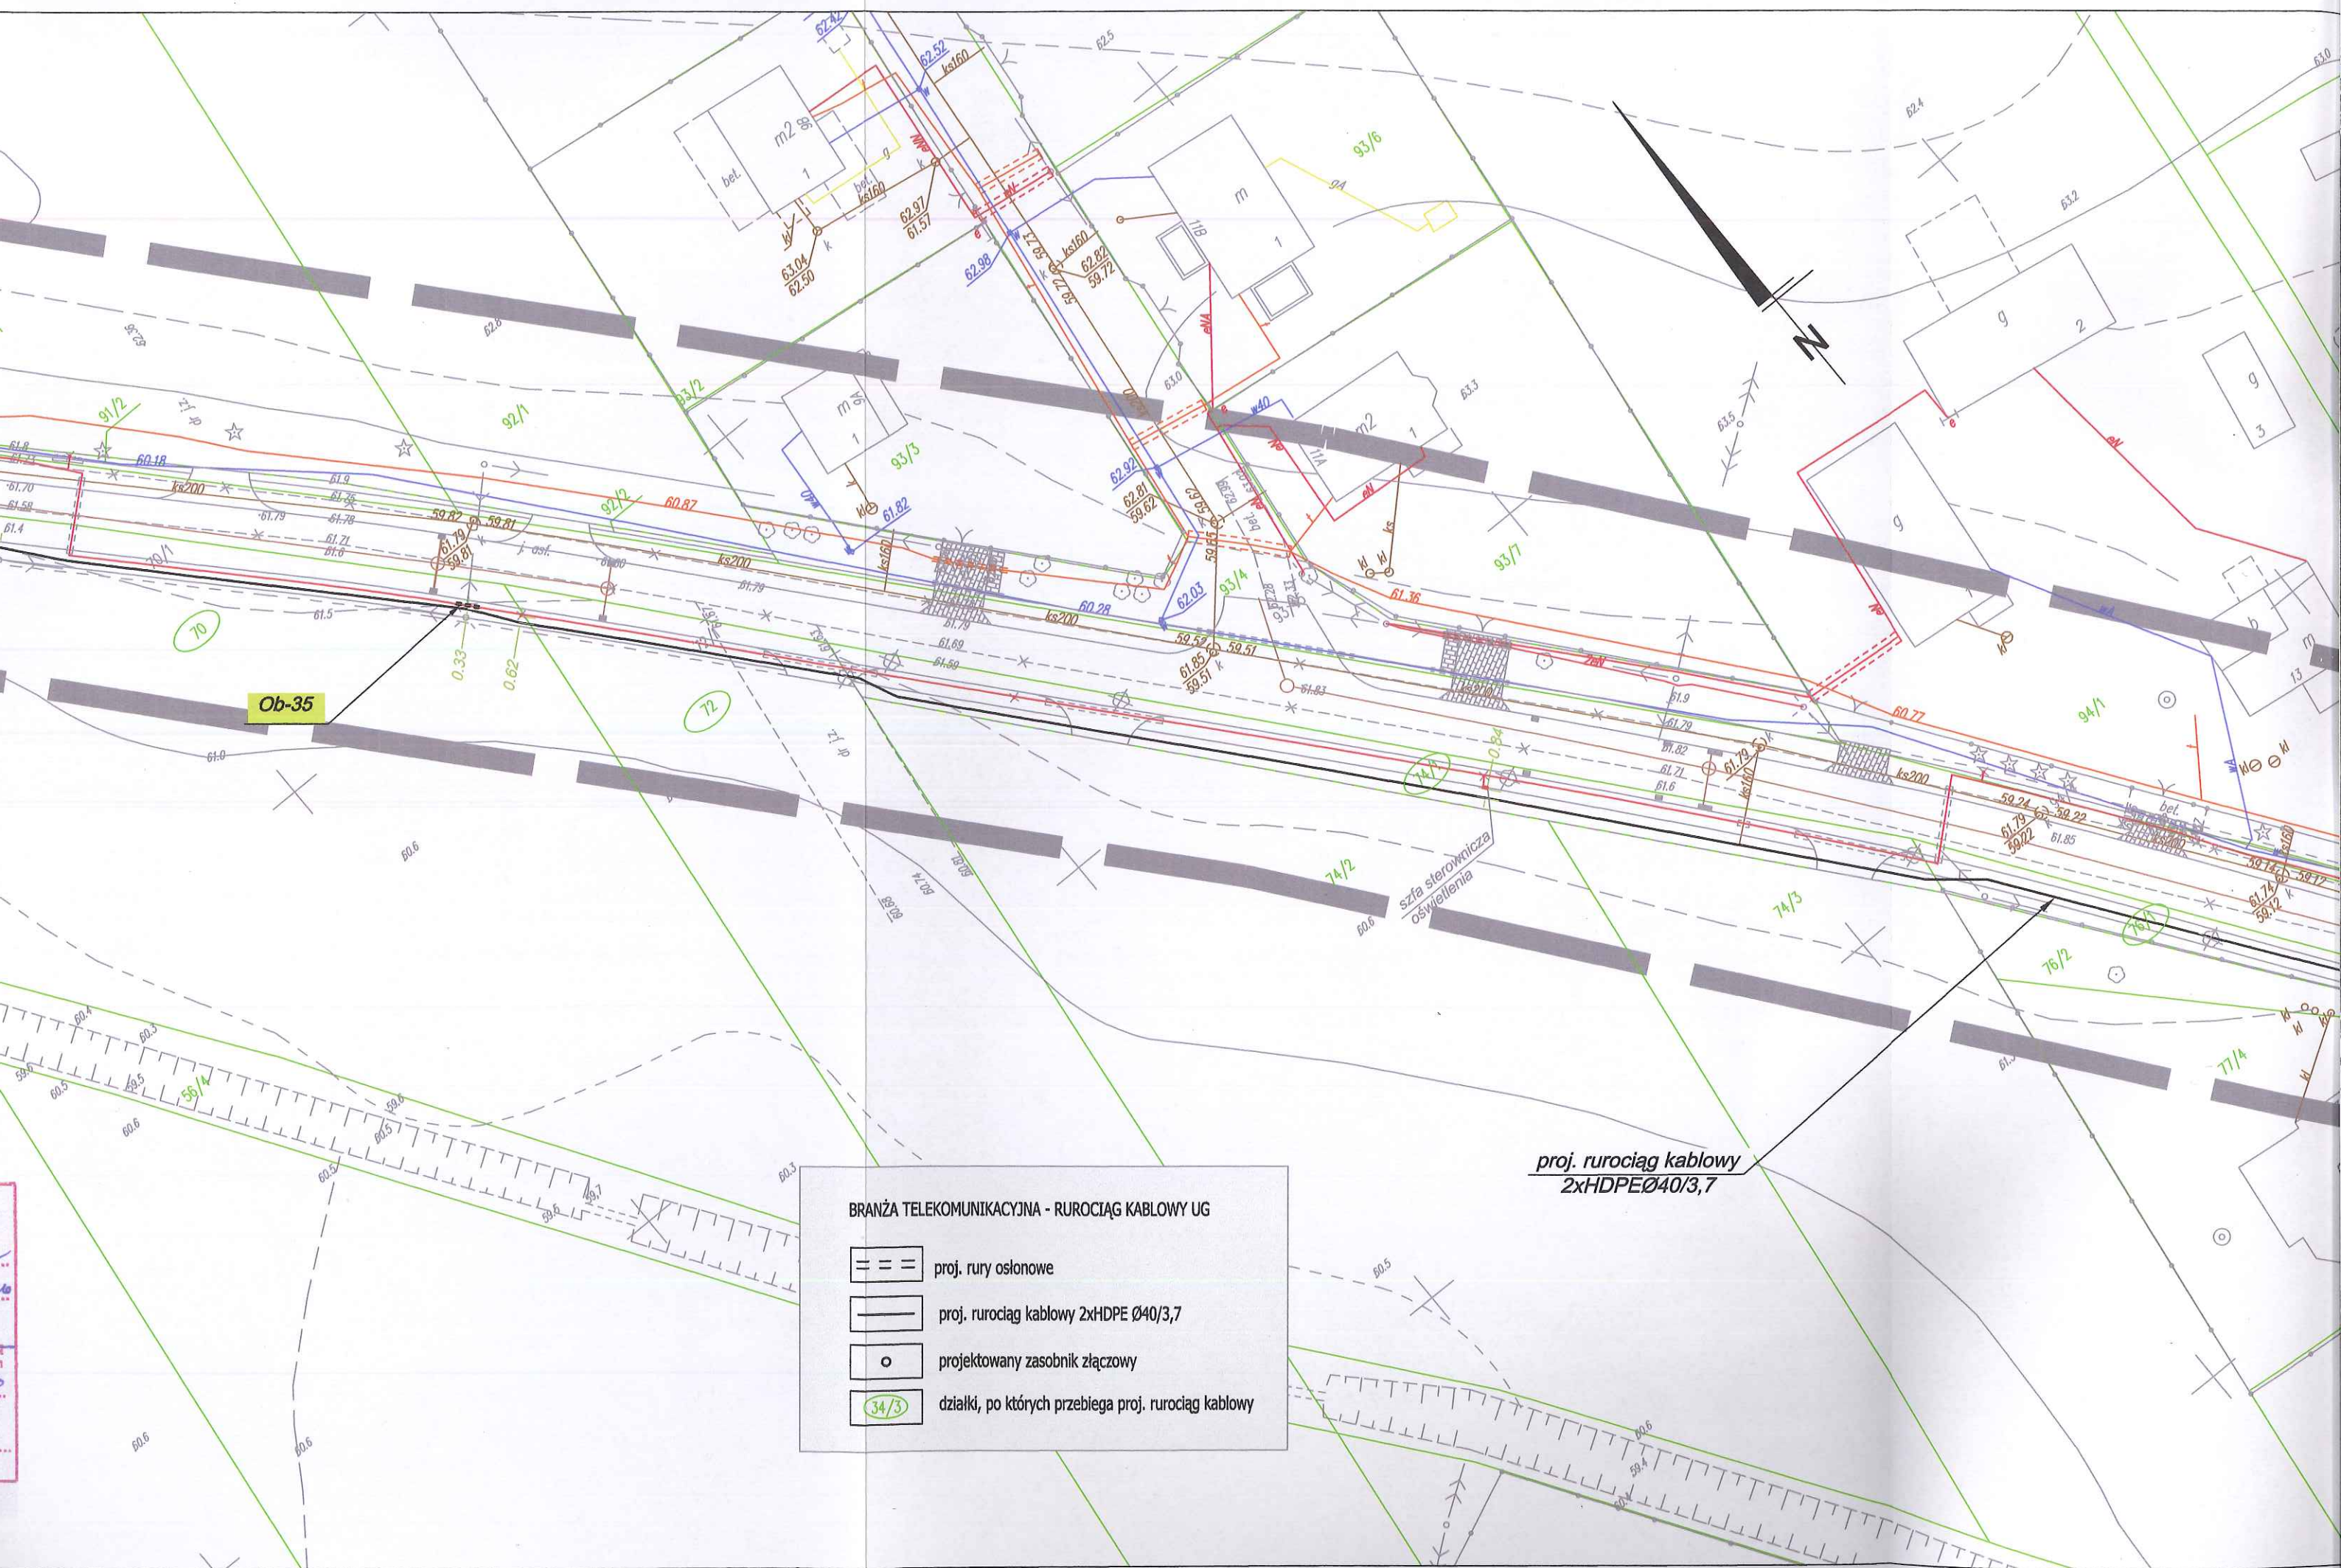

Łączy rys. nr 1, ark. 8.

Ob-34

Ob-35

DiD BIURO NIERUCHOMOŚCI I GEODEZJI
Dariusz Dymiński
09-407 Płock, ul. Jesienna 10/24
tel./fax 024 366 20 94, kom. 0 691 665 184
NIP: 758-178-97-24, REGON: 61137883/

141912_2 - gm. Słupno
141912_2.0009 - Liszyno
KERG - 6640.383.2014
Płock, dn. 20.03.2014 r.

MAPA DO CELÓW PROJEKTOWYCH

SKALA 1:500

układ wsp.: płaskich - 2000 s. 7, wysokościowy - Kroneczad 60

ARKUSZ NR 9

GEODETA UPRAWNIONY

mgr inż. Dariusz Dymiński
upr. geod. nr 18991

■■■■■■■■■■ - oznaczenie zakresu opracowania
Brak służebności gruntowych w zakresie opracowania

Nie wyklucza się istnienia w terenie urządzeń podziemnych - nie pokazanych na mapie
- która nie zostały odnalezione podczas wykonywania inwentaryzacji geodezyjnych,
lub które nie zostały zgłoszone do inwentaryzacji przed zasypaniem.

STAROSTA PŁOCKI Dokumentacja projektowa

W sprawie: *projektu uwzględnienia projektu, podlegającego
zakresowi i celowi, którego realizacja
była przedmiotem narady koordynacyjnej przeprowadzonej
w siedzibie Starostwa Powiatowego w Płocku, ul. Białka 59
w formie zaopiniowania zainteresowanych podmiotów / za pomocą
środków komunikacji elektronicznej i uzgodniona protokołem*
331.2014 z dnia 01.07.2014
nr GGN-III.6630.


z up. STAROSTY

mgr inż. Dariusz Dymiński
Dyrektor Biura Gospodarki
Gospodarkę: Nieruchomościami
Gm. Słupno


BRANŻA TELEKOMUNIKACJI

- === proj. rury osł.
- proj. rurocią
- o projektowan
- 34/3 działki, po k

UKŁAD I KOLORY RUR RUROCIĄGU KABLOWEGO

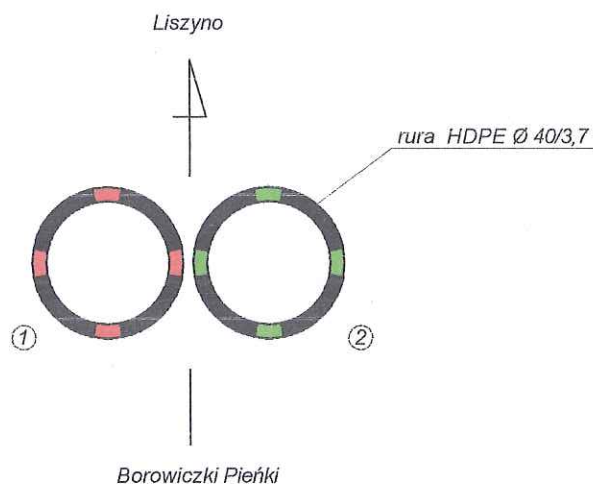


SPOSÓB WPROWADZENIA RUROCIĄGU KABLOWEGO DO ZASOBNIKA ZŁĄCZOWEGO

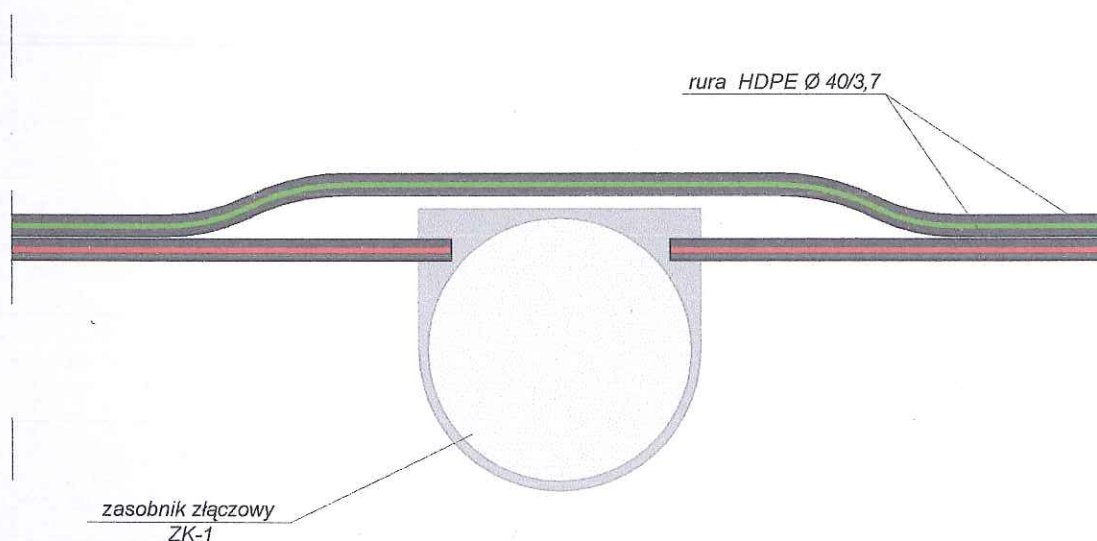


TELPRO	Przedsiębiorstwo TELPRO Krzysztof Dominik Miszewko Strzałkowskie 21C, 09-472 Słupno	Branża: Telekomunikacja	Inwestor: Gmina Słupno ul. Miszewska 8a 09-472 Słupno
PROJEKT BUDOWLANO - WYKONAWCZY			Rys. nr 2
Nazwa Inwestycji: Rozbudowa drogi gminnej w m. Borowiczki Pieńki - Liszyno, gm. Słupno w ramach zadania Arkadia Mazowiecka.			
Temat: Budowa rurociągu kablowego dla kabla światłowodowego .			Ark: 1/1
Treść rys: Układ i kolory rur rurociągu kablowego, oraz sposób wprowadzenia proj. rurociągu do zasobnika łączowego.			Skala -/-
Projektant: inż. Krzysztof Dominik	Nr uprawnień: UAN II 7342-43/94	Data: 06.2016	Podpis: 


Skrzyżowanie rurociągu kablowego z istniejącym gazociąg

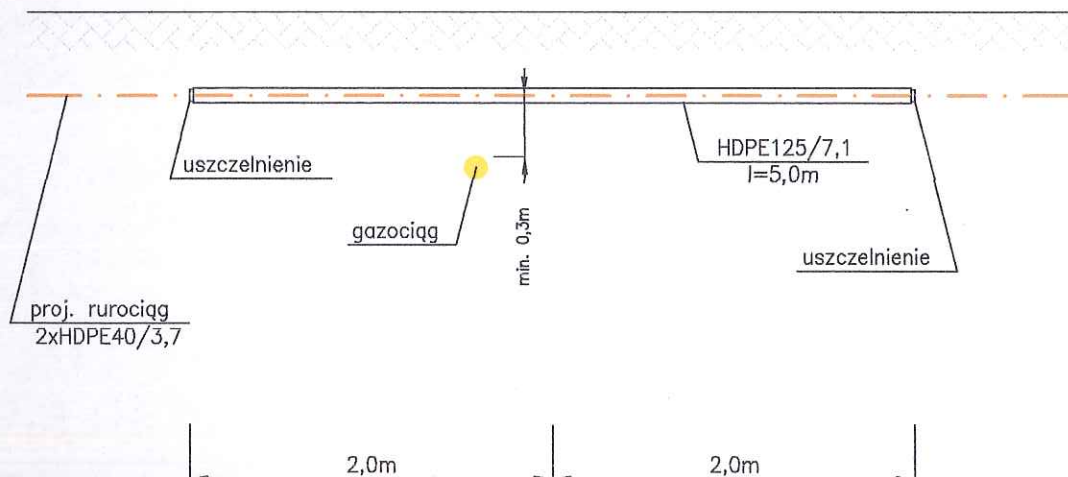

 Uwaga: Roboty w pobliżu gazociągu wykonywać ręcznie

TELPRO Przedsiębiorstwo TELPRO Krzysztof Dominik Miszewko Strzałkowskie 21C, 09-472 Słupno	Branża: Telekomunikacja	Inwestor: Gmina Słupno ul. Miszewska 8a 09-472 Słupno	
PROJEKT BUDOWLANO - WYKONAWCZY		Rys. nr 3	
Nazwa Inwestycji: Rozbudowa drogi gminnej w m. Borowiczki Pierki - Liszyno, gm. Słupno w ramach zadania Arkadia Mazowiecka.			Ark: 1/3
Temat: Budowa rurociągu kablowego dla kabla światłowodowego .			Skala -/-
Projektant: inż. Krzysztof Dominik	Nr uprawnień: UAN II 7342-43/94	Data: 06.2016	Podpis: 

Skrzyżowanie rurociągu kablowego z istniejącym kablem energetycznym

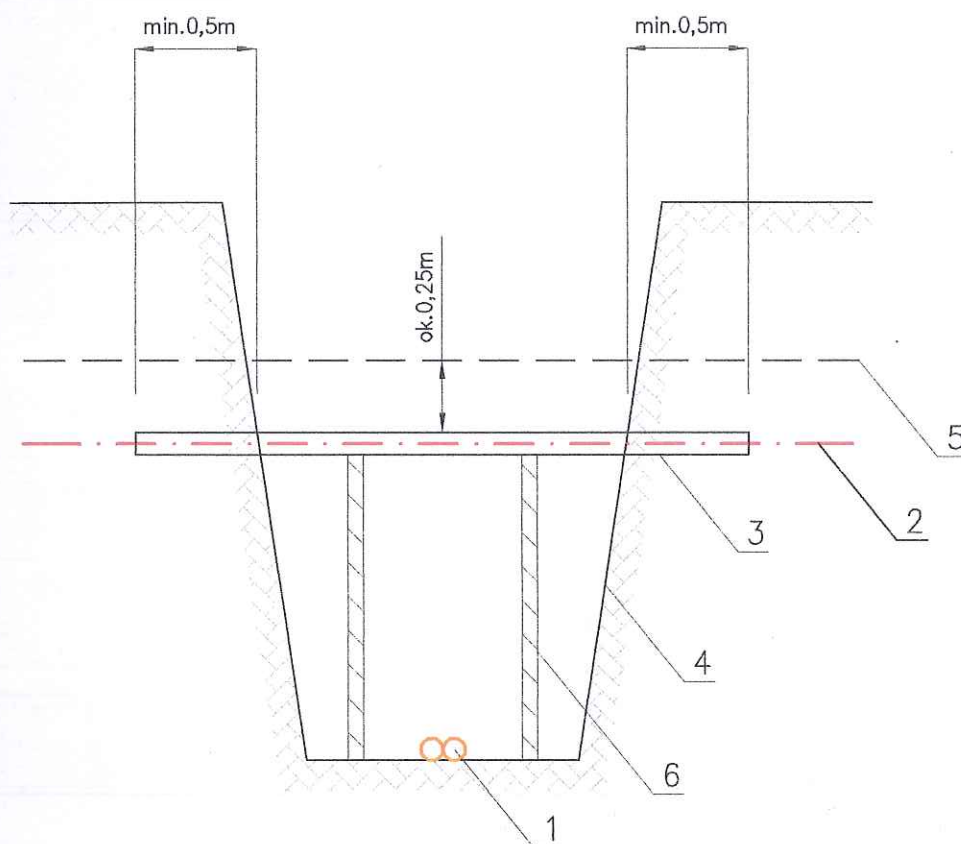


Oznaczenia:

- 1—projektowany rurociąg kablowy
- 2—istniejący kabel energetyczny
- 3—projektowany dwudzielny przepust ochronny
- 4—obrys wykopu
- 5—taśma ostrzegawcza PCV
- 6—wypory drewniane stosowane w zależności od szerokości wykopu

TELPRO Przedsiębiorstwo TELPRO Krzysztof Dominik Miszewko Strzałkowskie 21C, 09-472 Słupno		Branża: Telekomunikacja	Inwestor: Gmina Słupno ul. Miszewska 8a 09-472 Słupno
PROJEKT BUDOWLANO - WYKONAWCZY			
Nazwa Inwestycji: <i>Rozbudowa drogi gminnej w m. Borowiczki Pieńki - Liszyno, gm. Słupno w ramach zadania Arkadia Mazowiecka.</i>			Rys. nr 3
Temat: <i>Budowa rurociągu kablowego dla kabla światłowodowego.</i>			Ark: 2/3
Treść rys: <i>Skrzyżowanie proj rurociągiągu z istn. uzbrojeniem.</i>			Skala -/-
Projektant: <i>inż. Krzysztof Dominik</i>	Nr uprawnień: UAN II 7342-43/94	Data: 06.2016	Podpis:

Skrzyżowanie rurociągu kablowego z istniejącym kablem telekomunikacyjnym

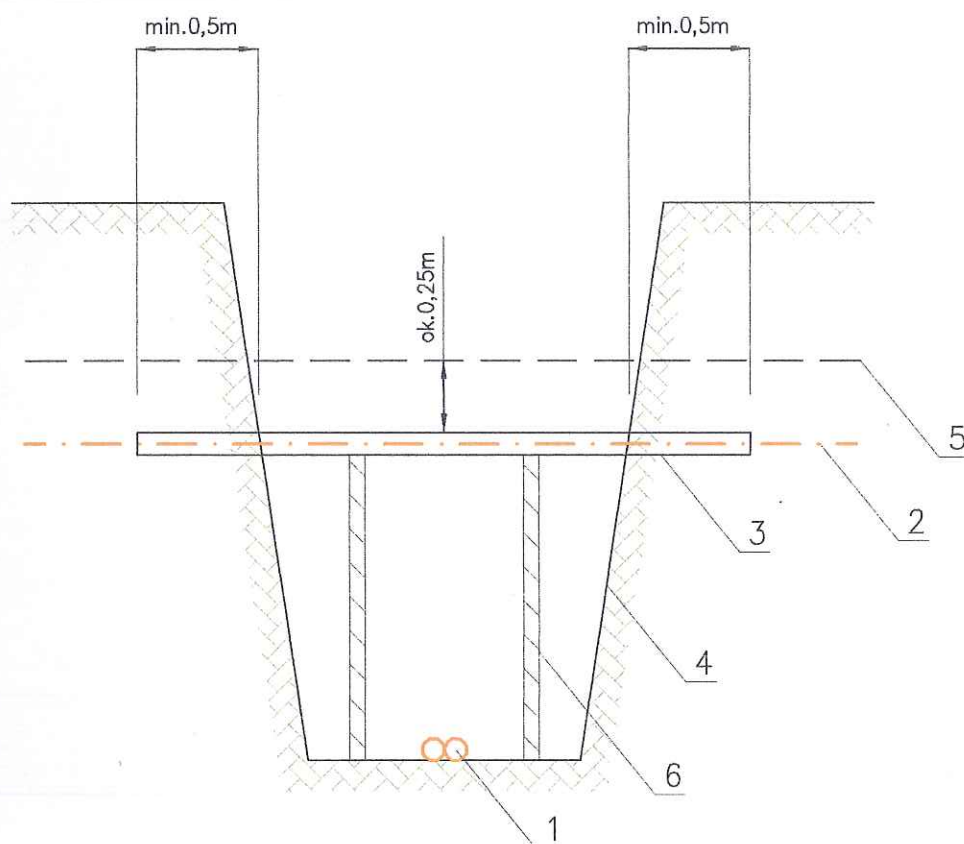

Oznaczenia:

- 1—projektowany rurociąg kablowy
- 2—istniejący kabel energetyczny
- 3—projektowany dwudzielny przepust ochronny — $\varnothing 110\text{mm}$
- 4—obrys wykopu
- 5—taśma ostrzegawcza PCV
- 6—wypory drewniane stosowane w zależności od szerokości wykopu

TELPRO Przedsiębiorstwo TELPRO Krzysztof Dominik Miszewko Strzałkowskie 21C, 09-472 Słupno		Branża: Telekomunikacja	Inwestor: Gmina Słupno ul. Miszewska 8a 09-472 Słupno
PROJEKT BUDOWLANO - WYKONAWCZY			
Nazwa Inwestycji: <i>Rozbudowa drogi gminnej w m. Borowiczki Pieńki - Liszyno, gm. Słupno w ramach zadania Arkadia Mazowiecka.</i>			Rys. nr 3
Temat: <i>Budowa rurociągu kablowego dla kabla światłowodowego .</i>			Ark: 3/3
Treść rys: <i>Skrzyżowanie proj rurociągiągu z istn. uzbrojeniem.</i>			Skala -/-
Projektant: <i>inż. Krzysztof Dominik</i>	Nr uprawnień: <i>UAN II 7342-43/94</i>	Data: <i>06.2016</i>	Podpis: