
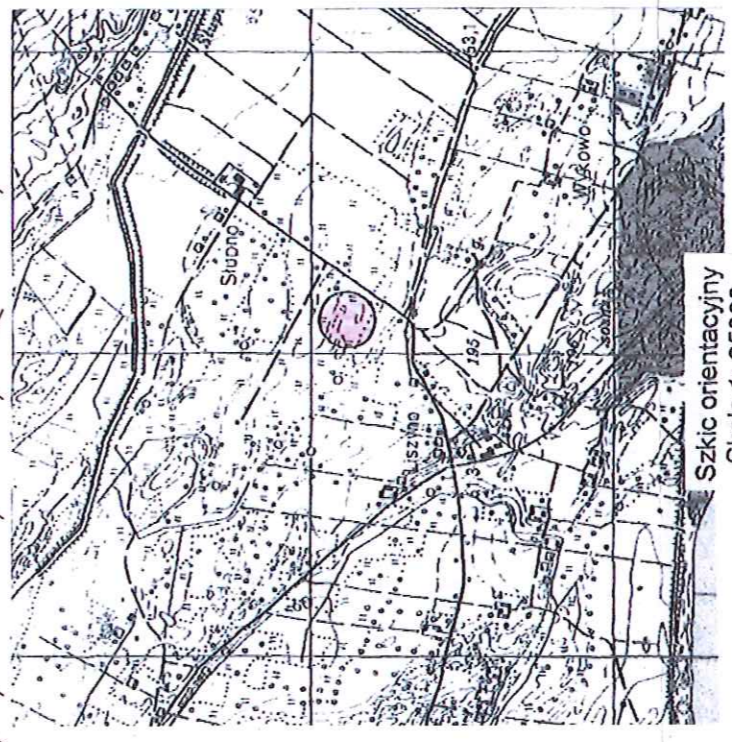


<p>Podpisuje się, że ten dokument został opracowany w wyniku prac geodezyjnych i kartograficznych, których rezultaty zawiera opracowanie techniczne w całości do ewidencji materiałów państwowego zasobu geodezyjnego i kartograficznego</p>	
Organ prowadzący państwowy zasób geodezyjny i kartograficzny	STAROSTA PŁOCKI
Identyfikator ewidencyjny materiału zasobu – operatu technicznego	81.4 P.1419.2016.2093
Data wpisania operatu technicznego do ewidencji materiałów zasobu	29.06.2016
Imię, nazwisko i podpis osoby reprezentującej organ	z up. STAROSTY mgr Renata Sobolewska Geodeta w Wydziale Geodezji i Gospodarki Nieruchomościami Podpis nieczytelny

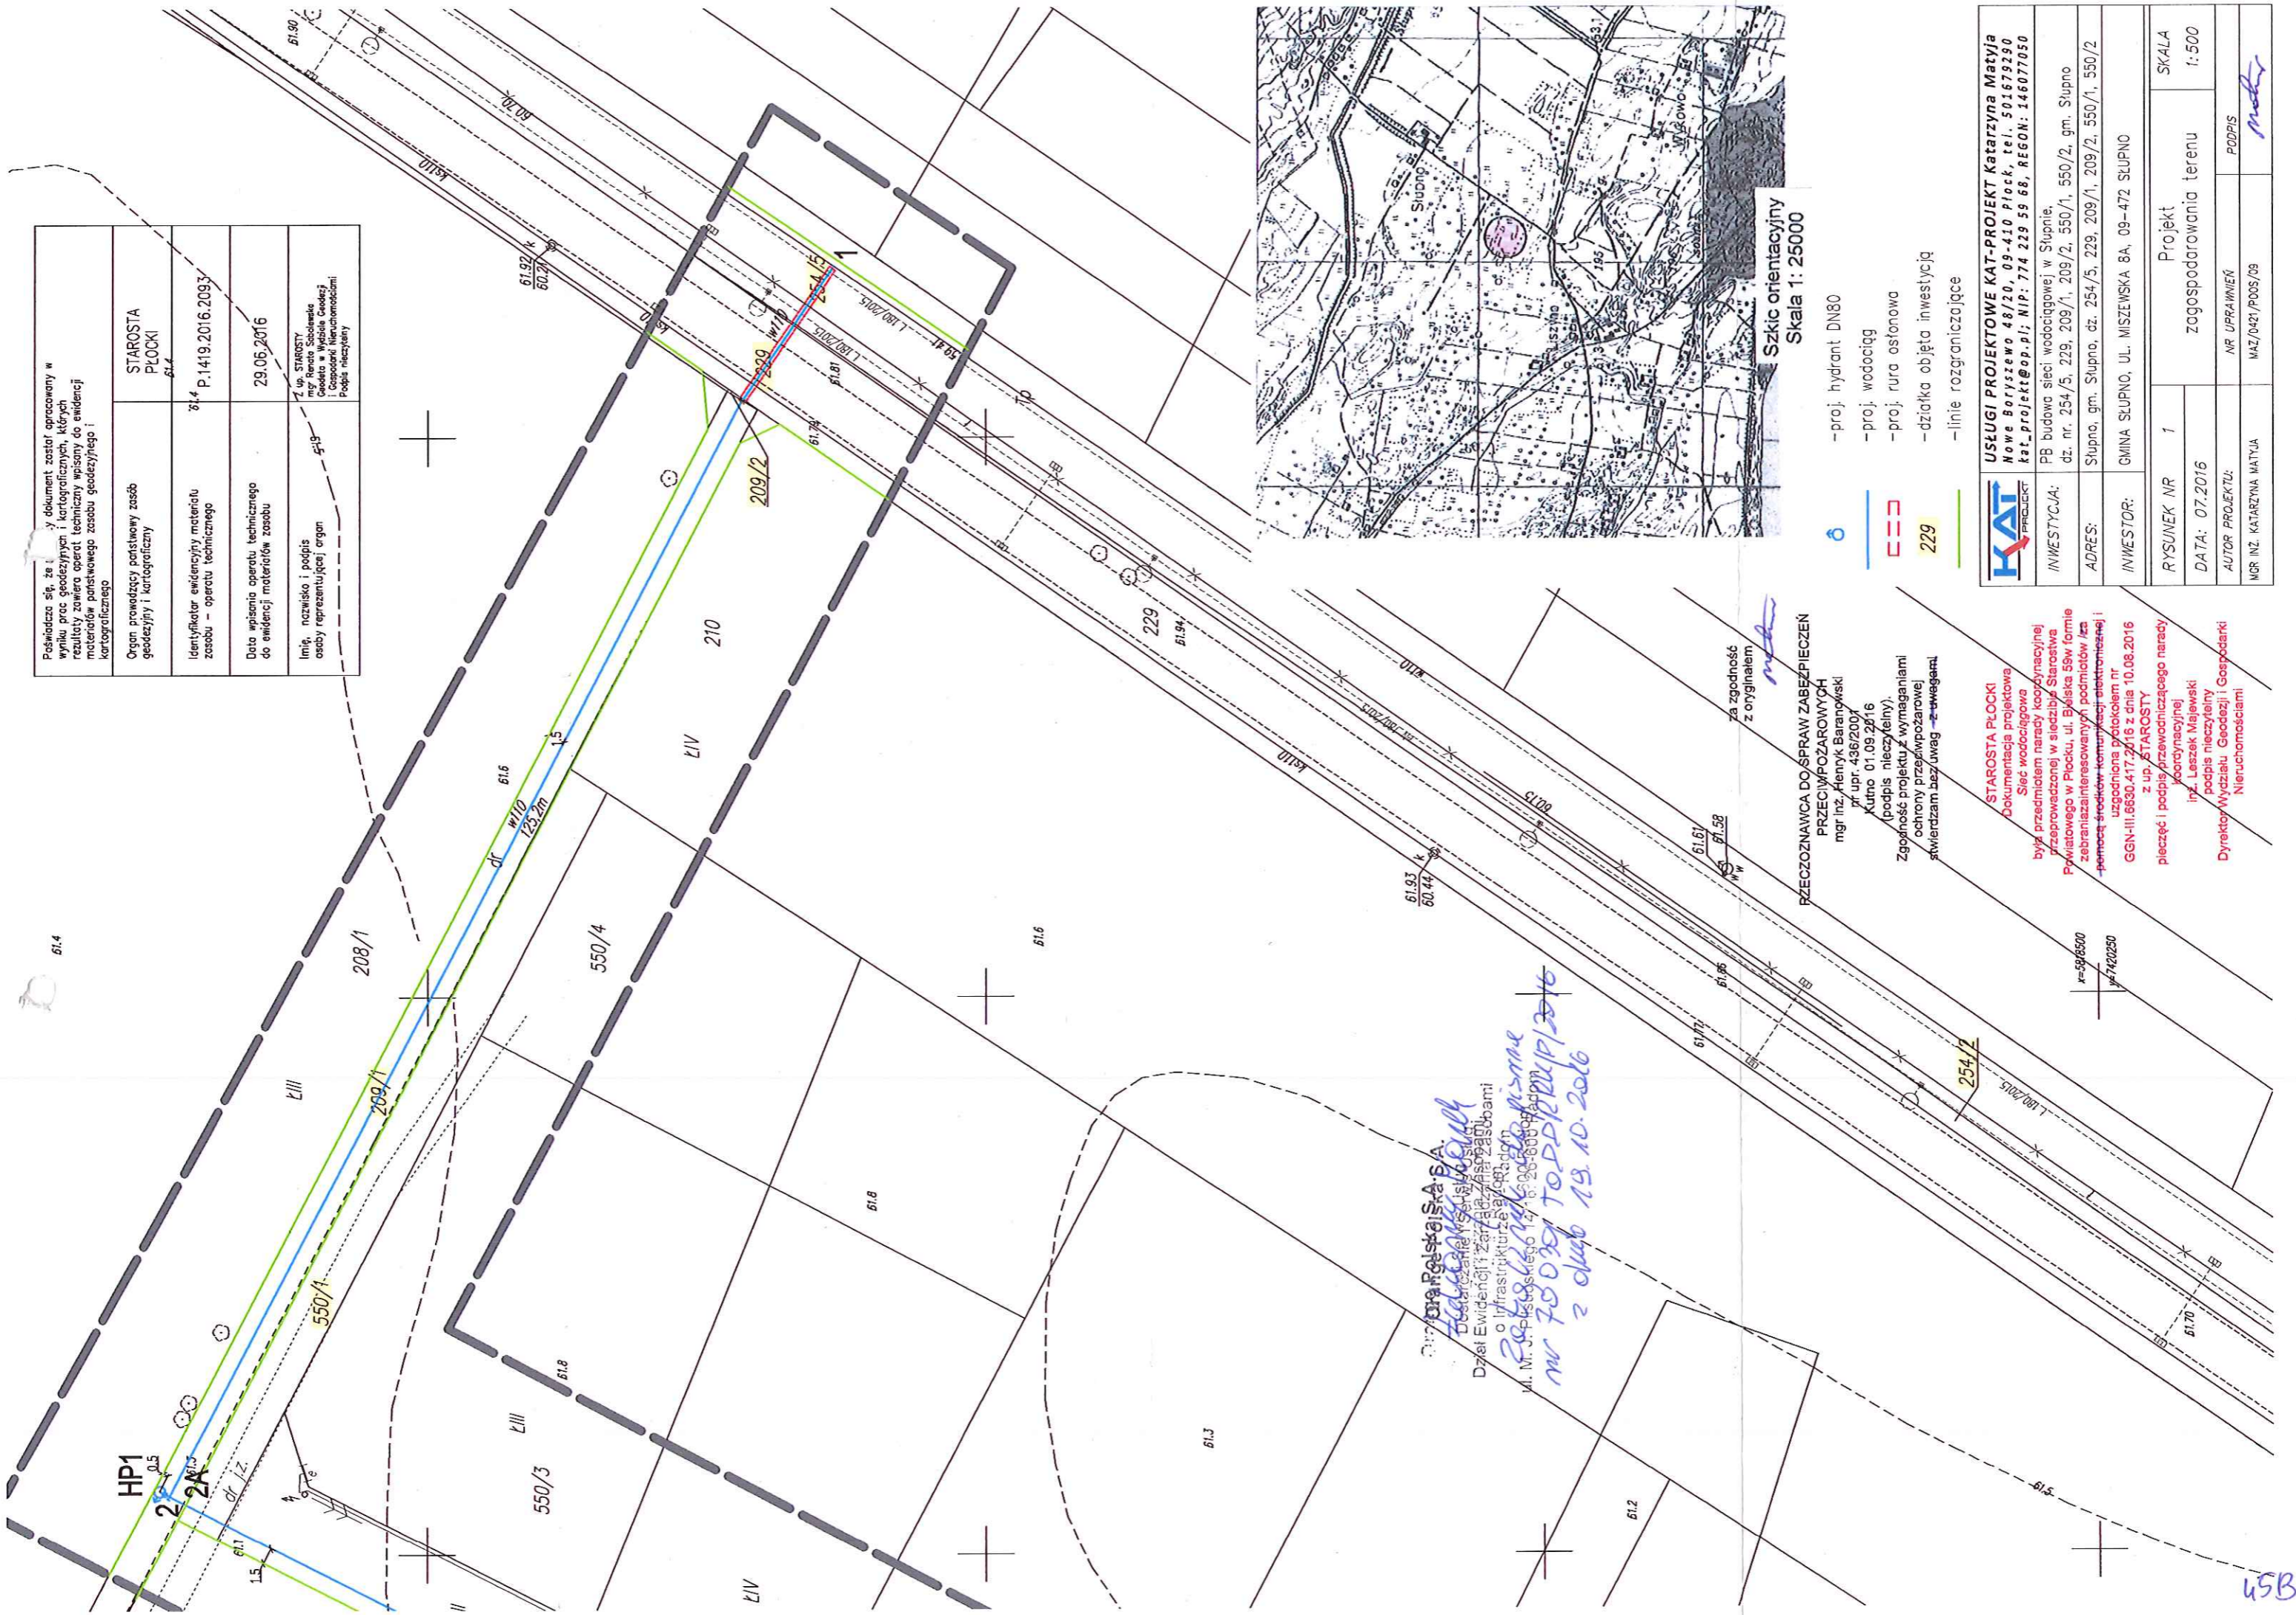

Szkiec orientacyjny
Skala 1: 25000

- proj. hydrant DN80
- proj. wodociąg
- proj. rura ostonowa
- działka objęta inwestycją
- linie rozgraniczające

	USŁUGI PROJEKTOWE KAT-PROJEKT Katarzyna Matyja Nowe Boryszewo 46/20, 09-410 Płock, tel. 501679290 kat_projekt@op.pl; NIP: 774 229 59 68, REGON: 146077050
INWESTYCJA:	PB budowa sieci wodociągowej w Stupnie, dz. nr. 254/5, 229, 209/1, 209/2, 550/1, 550/2, gm. Stupno
ADRES:	Stupno, gm. Stupno, dz. 254/5, 229, 209/1, 209/2, 550/1, 550/2
INWESTOR:	GMINA SŁUPNO, UL. MISZEWSKA 8A, 09-472 SŁUPNO
RYSUNEK NR 1	Projekt zagospodarowania terenu
DATA: 07.2016	SKALA 1:500
AUTOR PROJEKTU:	MR UPRAWNIENI
MCR INZ. KATARZYNA MATYJA	MAZ/0421/PO05/09
	PODPIS

RZECZOZNAWCA DO SPRAW ZABEZPIECZEN PRZECIWPÓŻAROWYCH
mgr inż. Henryk Baranowski
pr upr. 436/2007
Kutno 01.09.2016
(podpis nieczytelny)
Zgodność projektu z wymaganiami ochrony przeciwpożarowej stwierdzam bez uwag

STAROSTA PŁOCKI
Dokumentacja projektowa Sieć wodociągowa
była przedmiotem narady koordynacyjnej przeprowadzonej w siedzibie Starostwa Powiatowego w Płocku, ul. Bylińska 89w formie zebrania zainteresowanych podmiotów /za pomocą środków komunikacji elektronicznej i uzgodniona protokołem nr GGN-III.6630.417.2016 z dnia 10.08.2016 z up. STAROSTY
pieczęć i podpis przewodniczącego narady koordynacyjnej
inż. Leszek Mójewski
podpis nieczytelny
Dyrektor Wydziału Geodezji i Gospodarki Nieruchomościami

Geodezyjne Biuro Projektowe
Dział Ewidencji i Zarządzania Zasobami o Infrastrukturze Geodezyjnej
M. Mr. J. Płock, ul. ...
nr 750 039 TO PPP RP / 2016
z dnia 19.10.2016

uSB