

ZUD : GGN-III.6630.435.2016  
Data wpływu : 2016-08-19  
Data zlecenia: 2016-08-17  
Data posiedzenia: 2016-08-24

Projektant:  
Usługi Projektowe KAT-PROJEKT  
Katarzyna Matyja  
09-410 Płock  
Nowe Boryszewo 48/20

Wnioskodawca:  
Usługi Projektowe KAT-PROJEKT  
Katarzyna Matyja  
09-410 Płock  
Nowe Boryszewo 48/20

Inwestor:  
Gmina Słupno  
  
09-472 SŁUPNO  
Miszewska 8a

Temat: sieć kanalizacji sanitarnej

Znak pisma:

ZUD na terenie gminy: 647 SŁUPNO

lokalizacja: Borowiczki Pieńki 193/158,193/7

porządził: Renata Sobolewska










STAROSTWO POWIATOWE w PŁOCKU  
Wydział Geodezji i Gospodarki Nieruchomościami  
Ośrodek Dokumentacji Geodezyjno-Kartograficznej  
09-400 Płock, ul. Bielska 59

Za zgodność z oryginałem

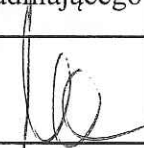z up. STAROSTY

   
mgr Renata Sobolewska  
Geodeta w Wydziale Geodezji  
i Gospodarki Nieruchomościami

**STANOWISKA UCZESTNIKÓW NARADY KOORDYNACYJNEJ**  
**GGN-III.6630.435.2016**


Lp.	Nazwa Instytucji	Uwagi uzgadniającego	Podpis uzgadniającego
1	Przewodniczący narady koordynacyjnej	Uzgodniono pozytywnie	
2	Wydział Architektury i Budownictwa		
3	Powiatowy Inspektorat Nadzoru Budowlanego		
4	Zarząd Dróg Powiatowych		
5	Mazowiecki Zarząd Dróg Wojewódzkich	<b>STAROSTWO POWIATOWE w PŁOCKU</b> Wydział Geodezji i Gospodarki Nieruchomościami Ośrodek Dokumentacji Geodezyjno-Kartograficznej 09-400 Płock, ul. Bielska 59	powiadomiony - nie stawił się
6	Wydział Środowiska i Rolnictwa	<b>Za zgodność z oryginałem</b>	powiadomiony - nie stawił się
7	Wojewódzki Zarząd Melioracji i Urządzeń Wodnych w Warszawie Oddział w Płocku	<b>z up. STAROSTY</b>  mgr Renata Sobolewska Geodeta w Wydziale Geodezji i Gospodarki Nieruchomościami	
8	PERN "Przyjaźń" S.A.		powiadomiony - nie stawił się
9	ENERGA OPERATOR S.A.	Prace ziemne w miejscach zbliżeń i skrzyżowań z istniejącą siecią energetyczną prowadzić ręcznie, i pod nadzorem pracownika ENERGA-OPERATOR S.A. Płock ul. Wyszogrodzka 106. Sieć energetyczną zabezpieczyć przed uszkodzeniem rurami osłonowymi. Przed zasypaniem zgłosić do odbioru.	
10	ENERGA OŚWIETLENIE Sp.z o.o.		
11	Orange Polska S.A.		powiadomiony - nie stawił się
12	Polska Spółka Gazownictwa Sp.z o.o.	Prace ziemne w miejscach zbliżeń i skrzyżowań z istniejącą siecią gazową prowadzić pod nadzorem pracownika RDG Płock ul. Łukasiewicza 19. Uzyskać protokół odbioru.	

13	Gmina Słupno		<i>Jurzy</i>
14	G.D.D.K. i A.		powiadomiony - nie stawił się
15	Usługi Projektowe KAT-PROJEKT Katarzyna Matyja		powiadomiony - nie stawił się

**STAROSTWO POWIATOWE w PŁOCKU**  
Wydział Geodazji i Gospodarki Nieruchomościami  
Ośrodek Dokumentacji Geodezyjno-Kartograficznej  
09-400 Płock, ul. Błęska 59


 

Za zgodność z oryginałem

z up. STAROSTY  
*R. Sobolewska*  
mgr Renata Sobolewska  
Geodeta w Wydziale Geodazji  
i Gospodarki Nieruchomościami

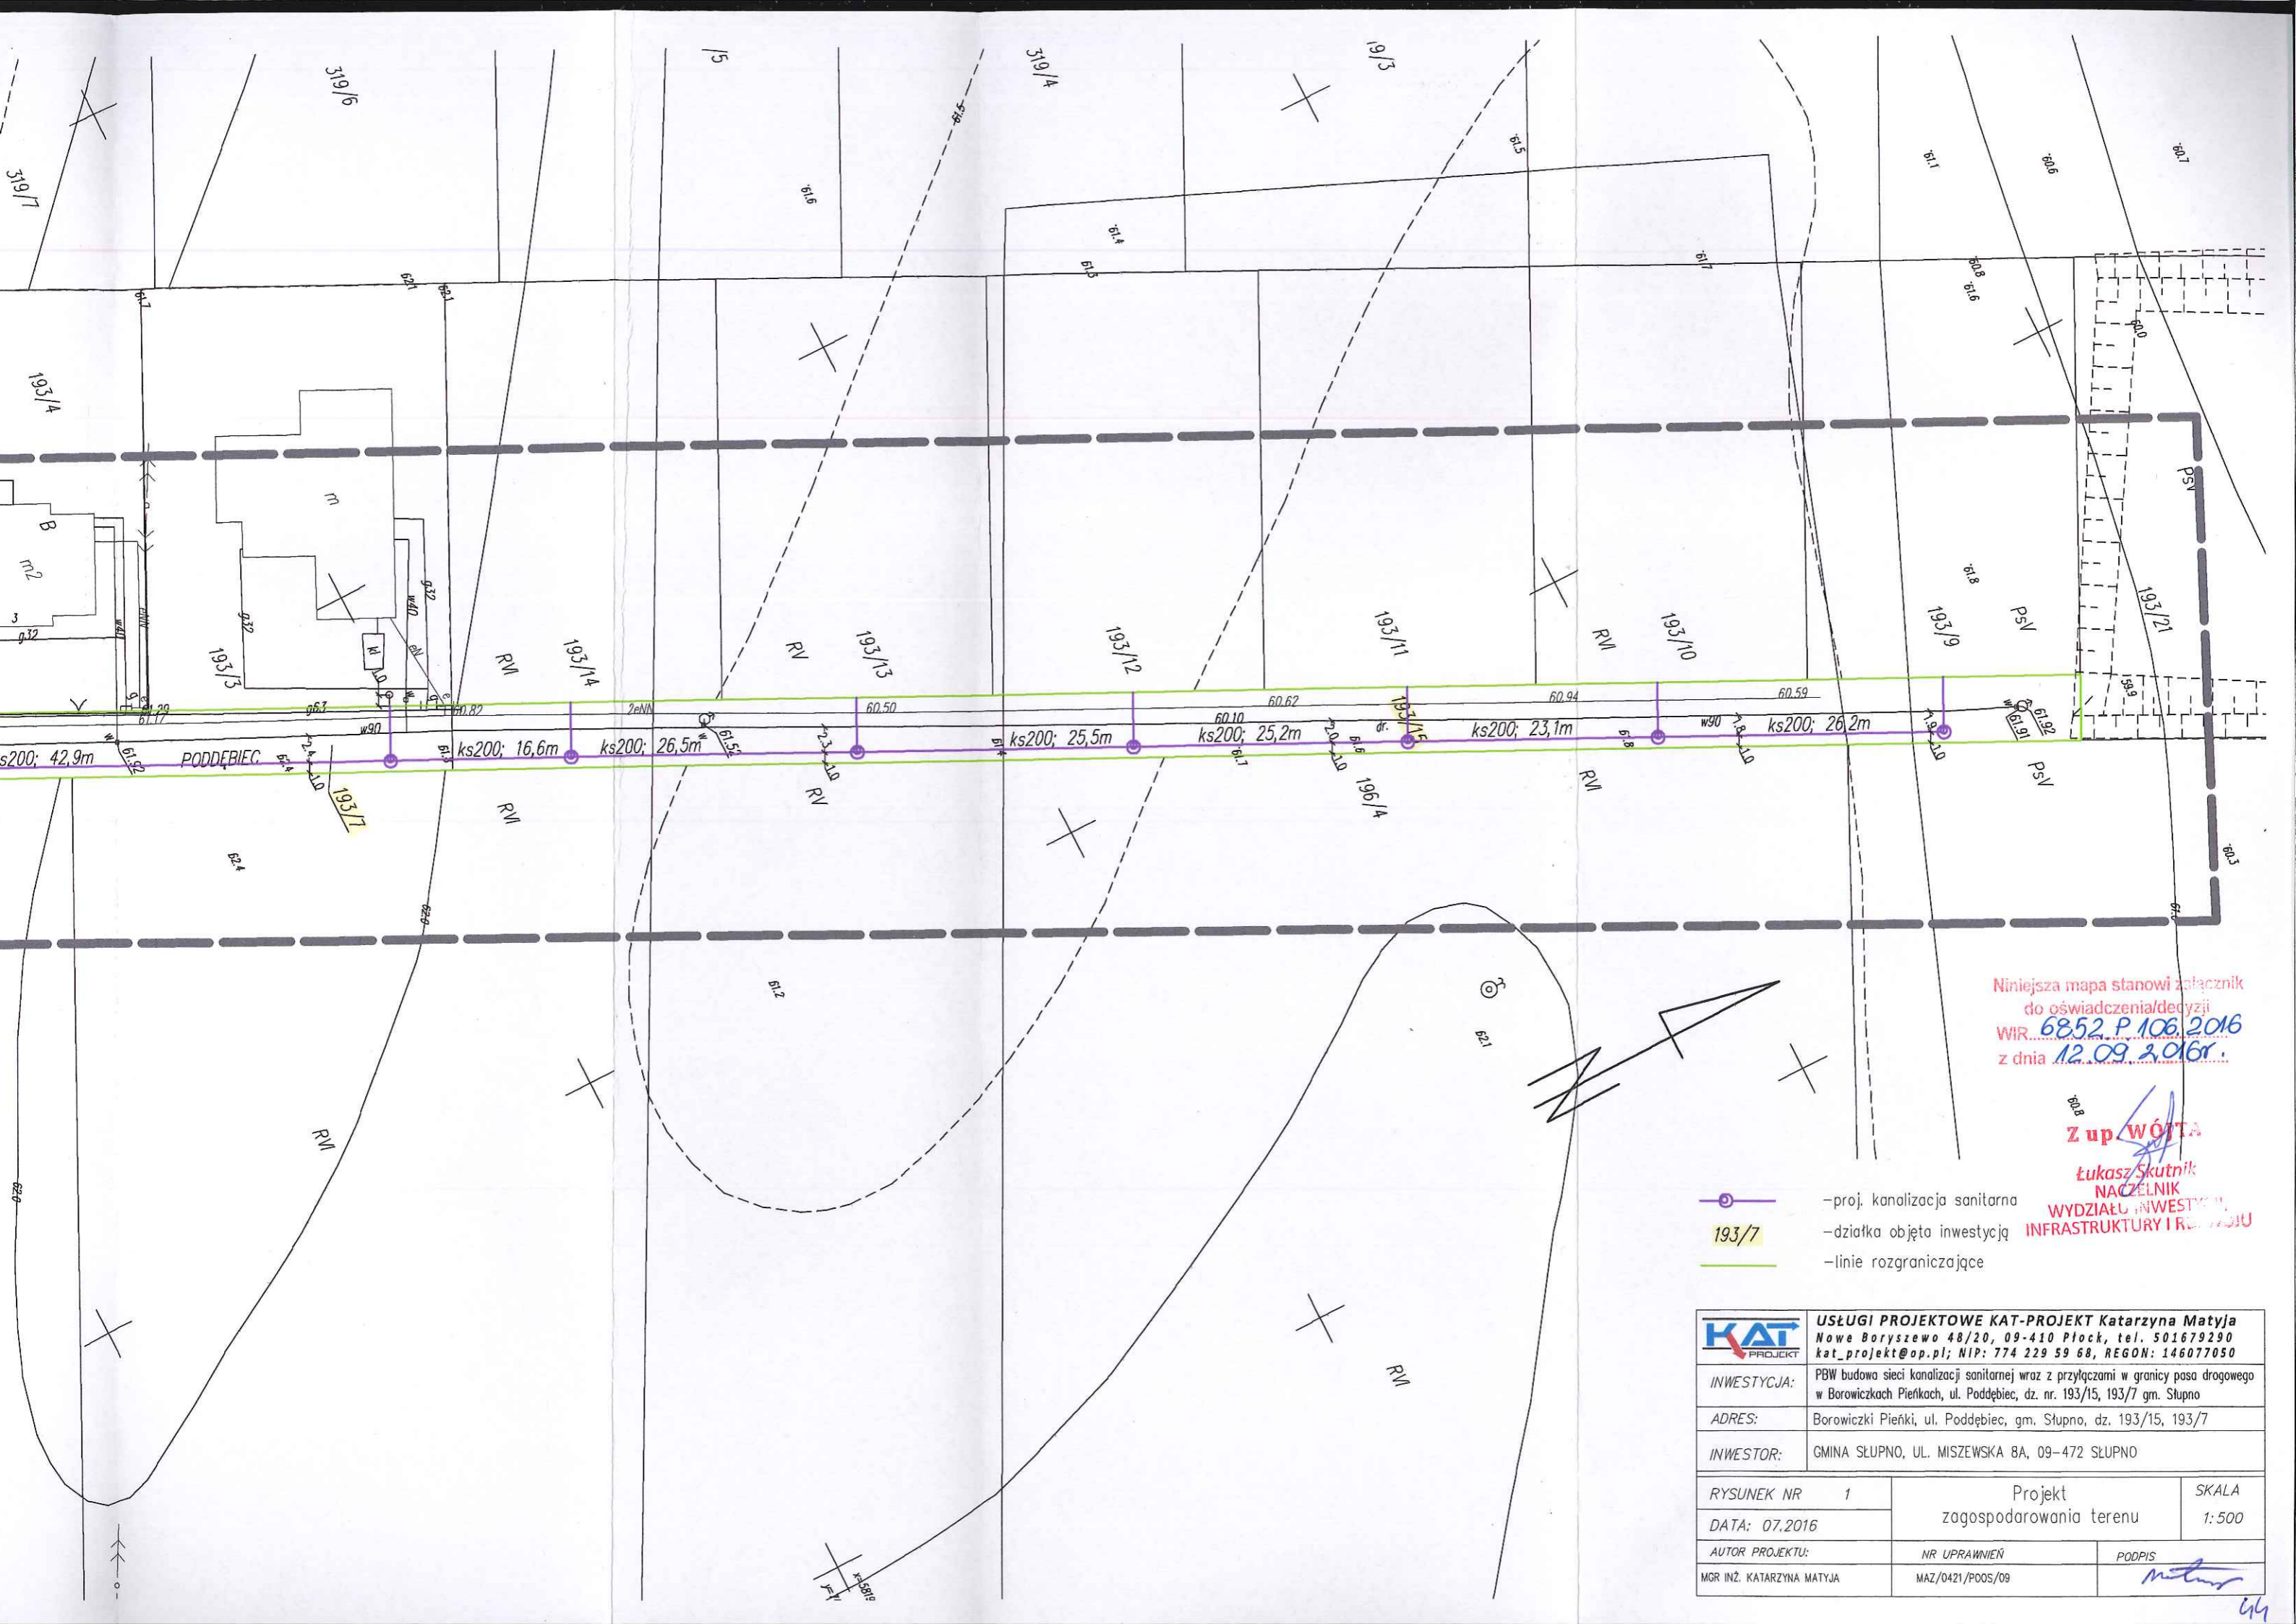

Niniejsza mapa stanowi załącznik do oświadczenia/decyzji WIR 6852.P.106.2016 z dnia 12.09.2016r.

**Z up. WÓJTA**  
**Łukasz Skutnik**  
 NACZELNIK  
 WYDZIAŁU INWESTYCYJNY I INFRASTRUKTURY I ROZWOJU

-  -proj. kanalizacja sanitarna
-  -działka objęta inwestycją
-  -linie rozgraniczające



 <b>USŁUGI PROJEKTOWE KAT-PROJEKT</b> Katarzyna Matyja Nowe Boryszewo 48/20, 09-410 Płock, tel. 501679290 kat_projekt@op.pl; NIP: 774 229 59 68, REGON: 146077050		
INWESTYCJA:	PBW budowa sieci kanalizacji sanitarnej wraz z przyłączami w granicy pasa drogowego w Borowiczkach Pierkach, ul. Poddębiec, dz. nr. 193/15, 193/7 gm. Słupno	
ADRES:	Borowiczki Pieńki, ul. Poddębiec, gm. Słupno, dz. 193/15, 193/7	
INWESTOR:	GMINA SŁUPNO, UL. MISZEWSKA 8A, 09-472 SŁUPNO	
RYSUNEK NR	1	Projekt zagospodarowania terenu
DATA:	07.2016	SKALA 1:500
AUTOR PROJEKTU:	NR UPRAWNIEN	PODPIS
MGR INŻ. KATARZYNA MATYJA	MAZ/0421/P00S/09	


Nie wyklucza się istnienia w terenie urządzeń podziemnych nie wykazanych na mapie, które nie zostały odnalezione podczas wykonywania inwentaryzacji geodezyjnych, lub nie zostały zgłoszone do inwentaryzacji przed zasypaniem

### MAPA DO CELÓW PROJEKTOWYCH

Nr ewidencyjny zgłoszenia pracy geodezyjnej		6640.1971.2016
Miejscowość		Borowiczki Pierki
Jednostka ewidencyjna	identyfikator	141912_2
	nazwa	Słupno
Obręb ewidencyjny	identyfikator	0003
	nazwa	Borowiczki Pierki
Skala mapy		1 : 500
Arkusze mapy		mapa numeryczna
Nazwa układu współrzędnych	prostokątnych płaskich	2000
	wysokości	Kronstadt 60
Oznaczenie granic obszaru, który był przedmiotem aktualizacji		— — — — —
Oznaczenie i informacja o służebnościach gruntowych mających wpływ na zagospodarowanie gruntów zlokalizowanych w granicach projektowanej inwestycji		nie dotyczy
Oznaczenie konturu użytku gruntowego, który nie jest ujawniony w bazie danych ewidencji gruntów i budynków		brak
Pracownia Usług Geodezyjnych "AZYMUT"		GEODETA UPRAWNIONY
Miroslaw Wieczorkowski		inż. Maciej Wieczorkowski
09-400 Płock, ul. Bielska 1		upr. geodezyjne 20101
tel./fax 264 75 64 NIP 774-101-84-16		Podpis nieczytelny Płock 14.07.2016

Poświadczam, że niniejszy dokument został opracowany w wyniku prac geodezyjnych i kartograficznych, których rezultaty zawiera operat techniczny wpisany do ewidencji materiałów państwowego zasobu geodezyjnego i kartograficznego	
Organ prowadzący państwową zasobę geodezyjną i kartograficzną	STAROSTA PŁOCKI
Identyfikator ewidencyjny materiału zasobu - operatu technicznego	P.1419.2016.2342
Data wpisania operatu technicznego do ewidencji materiałów zasobu	18.07.2016
Imię, nazwisko i podpis osoby reprezentującej organ	Z up. STAROSTY mgr Renata Sobalowska Geodeta w Wydziale Geodezji i Gospodarki Nieruchomościami Podpis nieczytelny

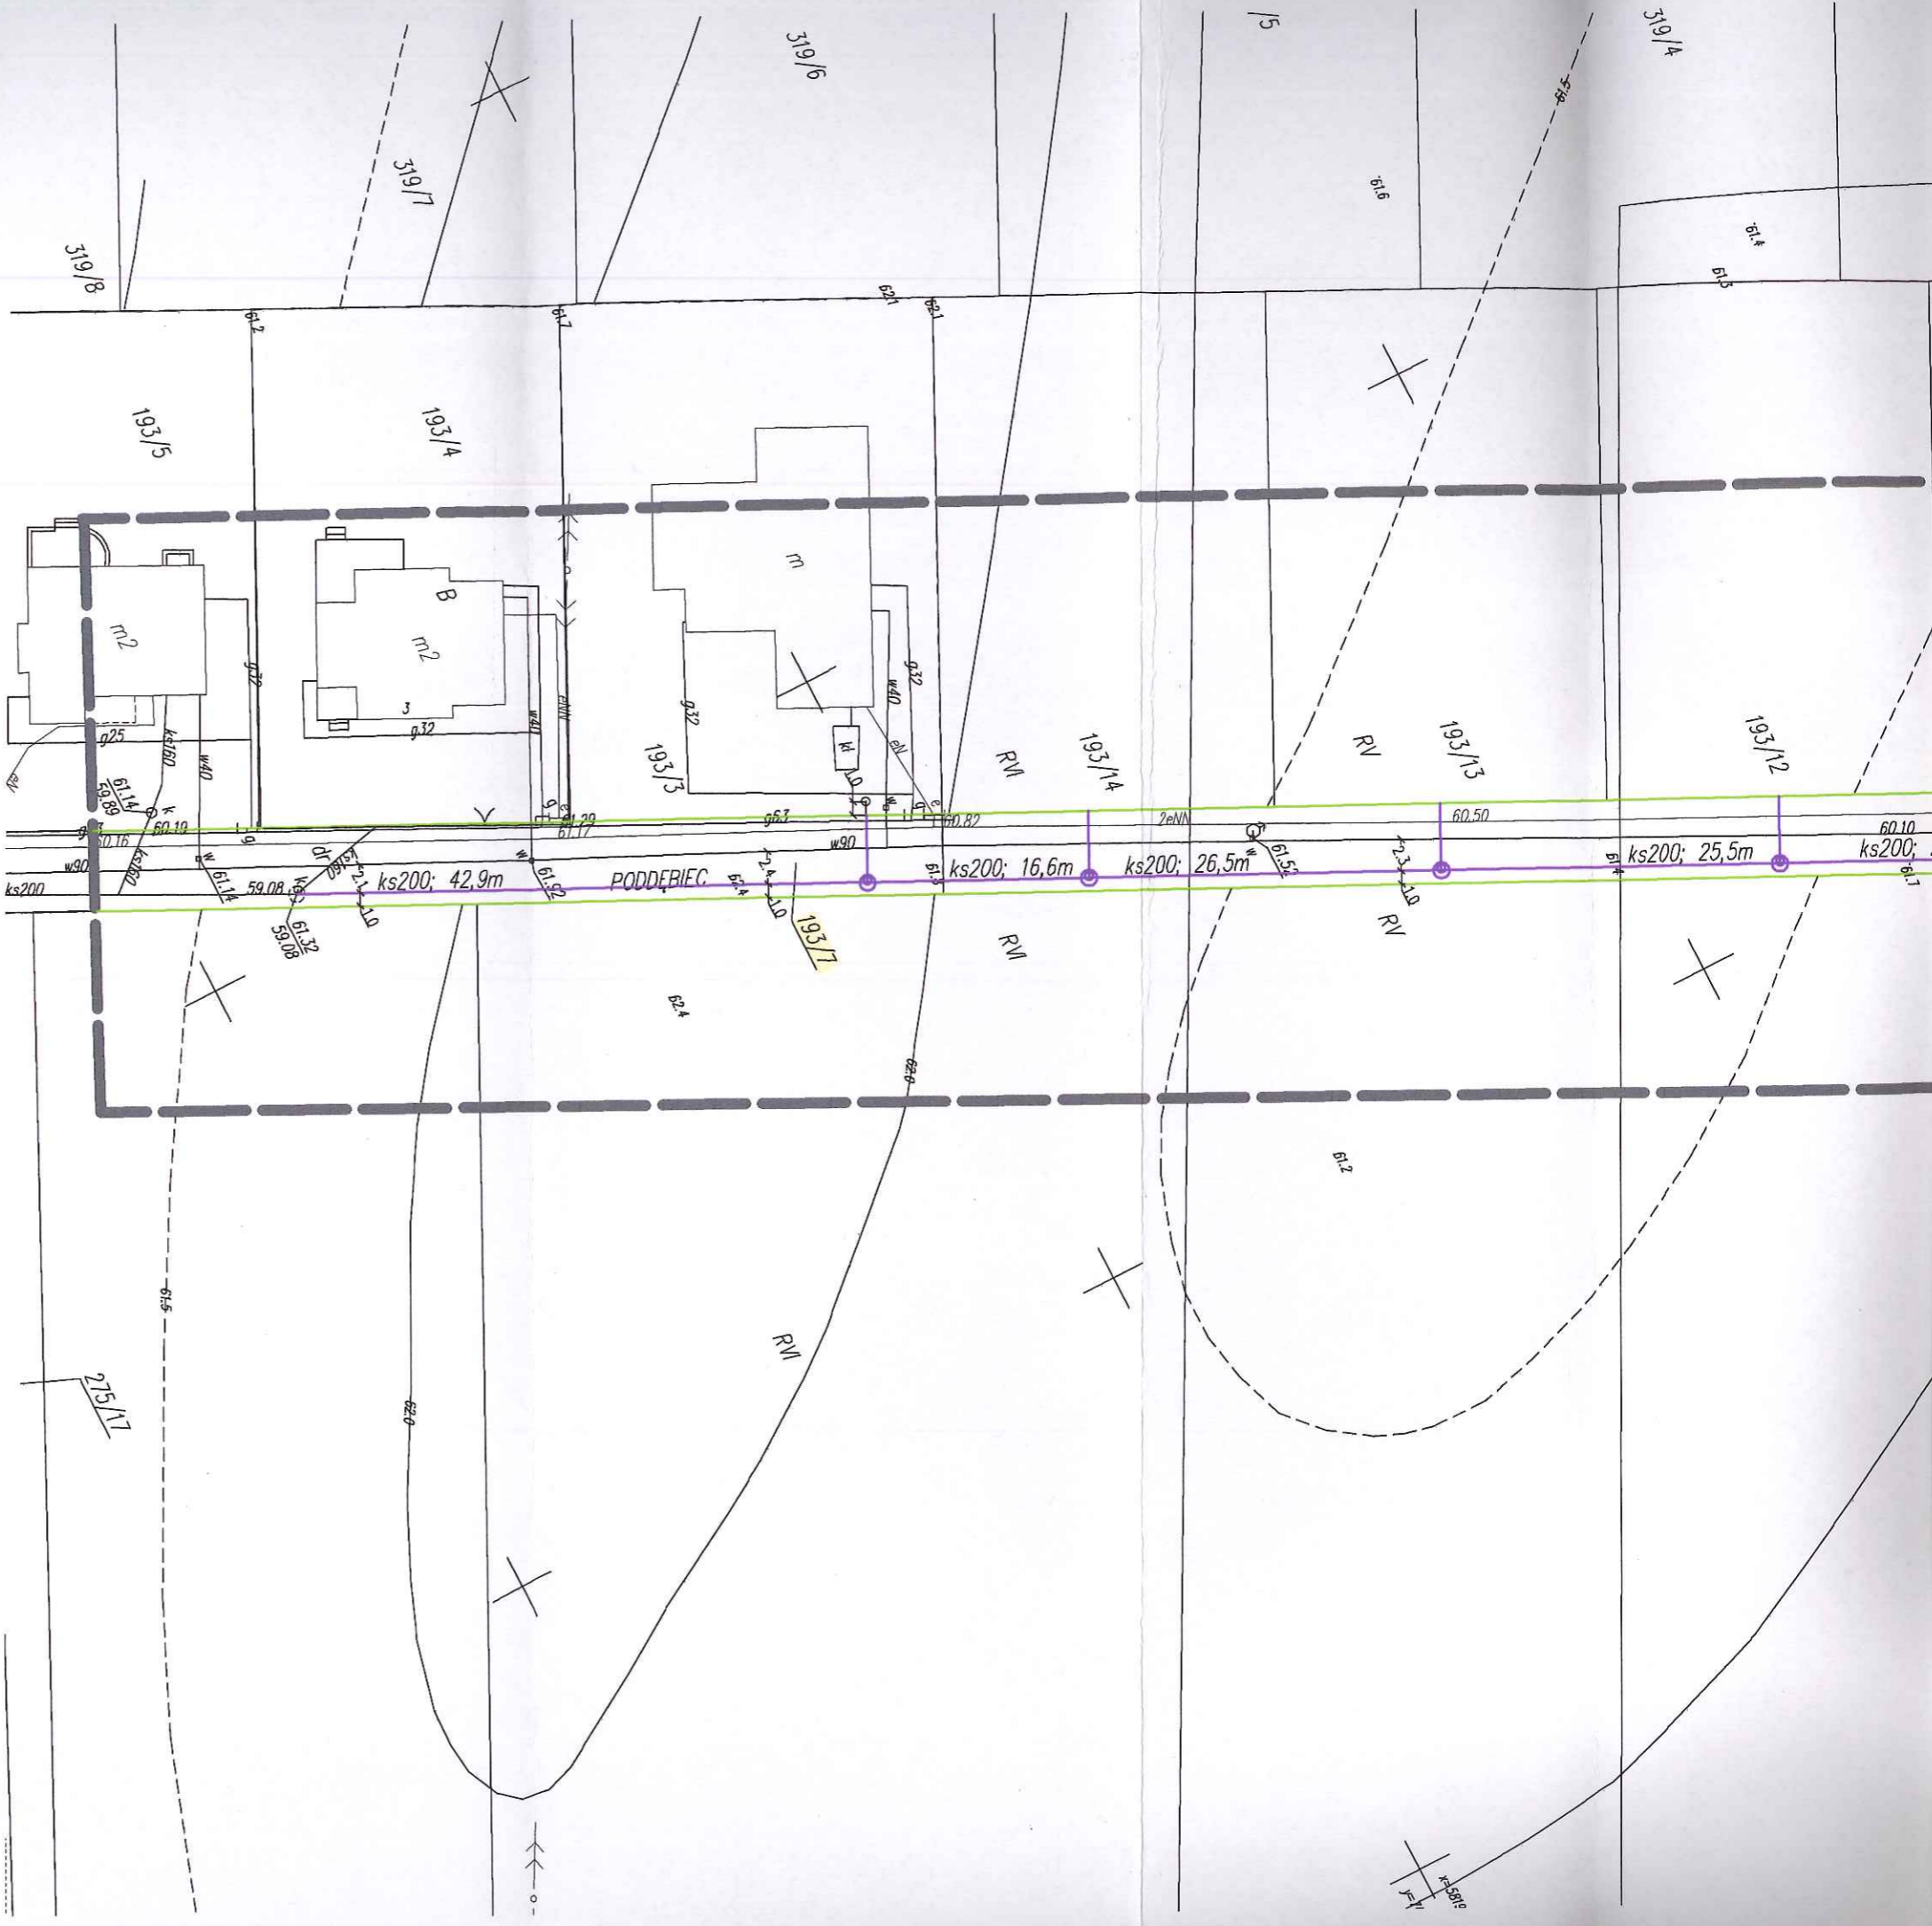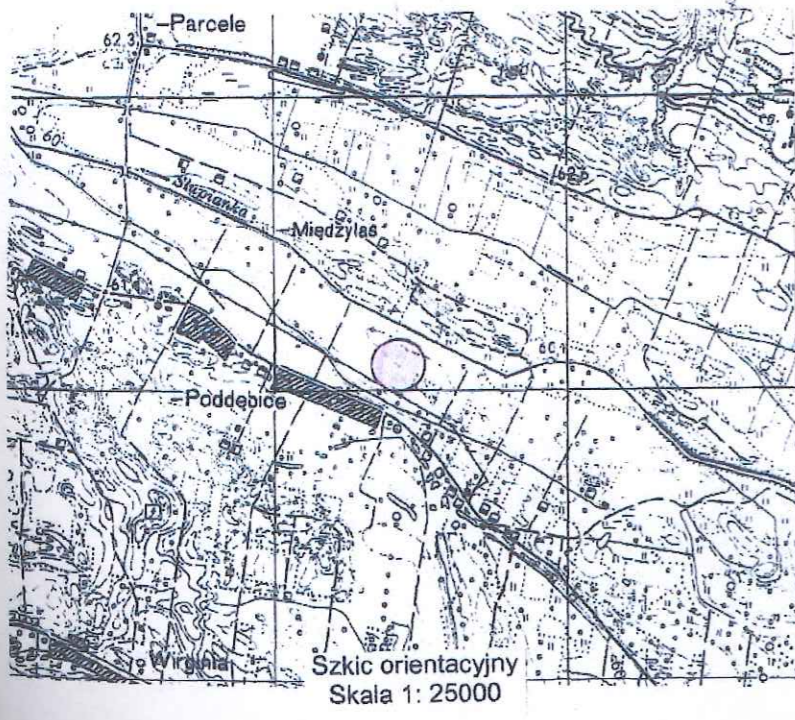

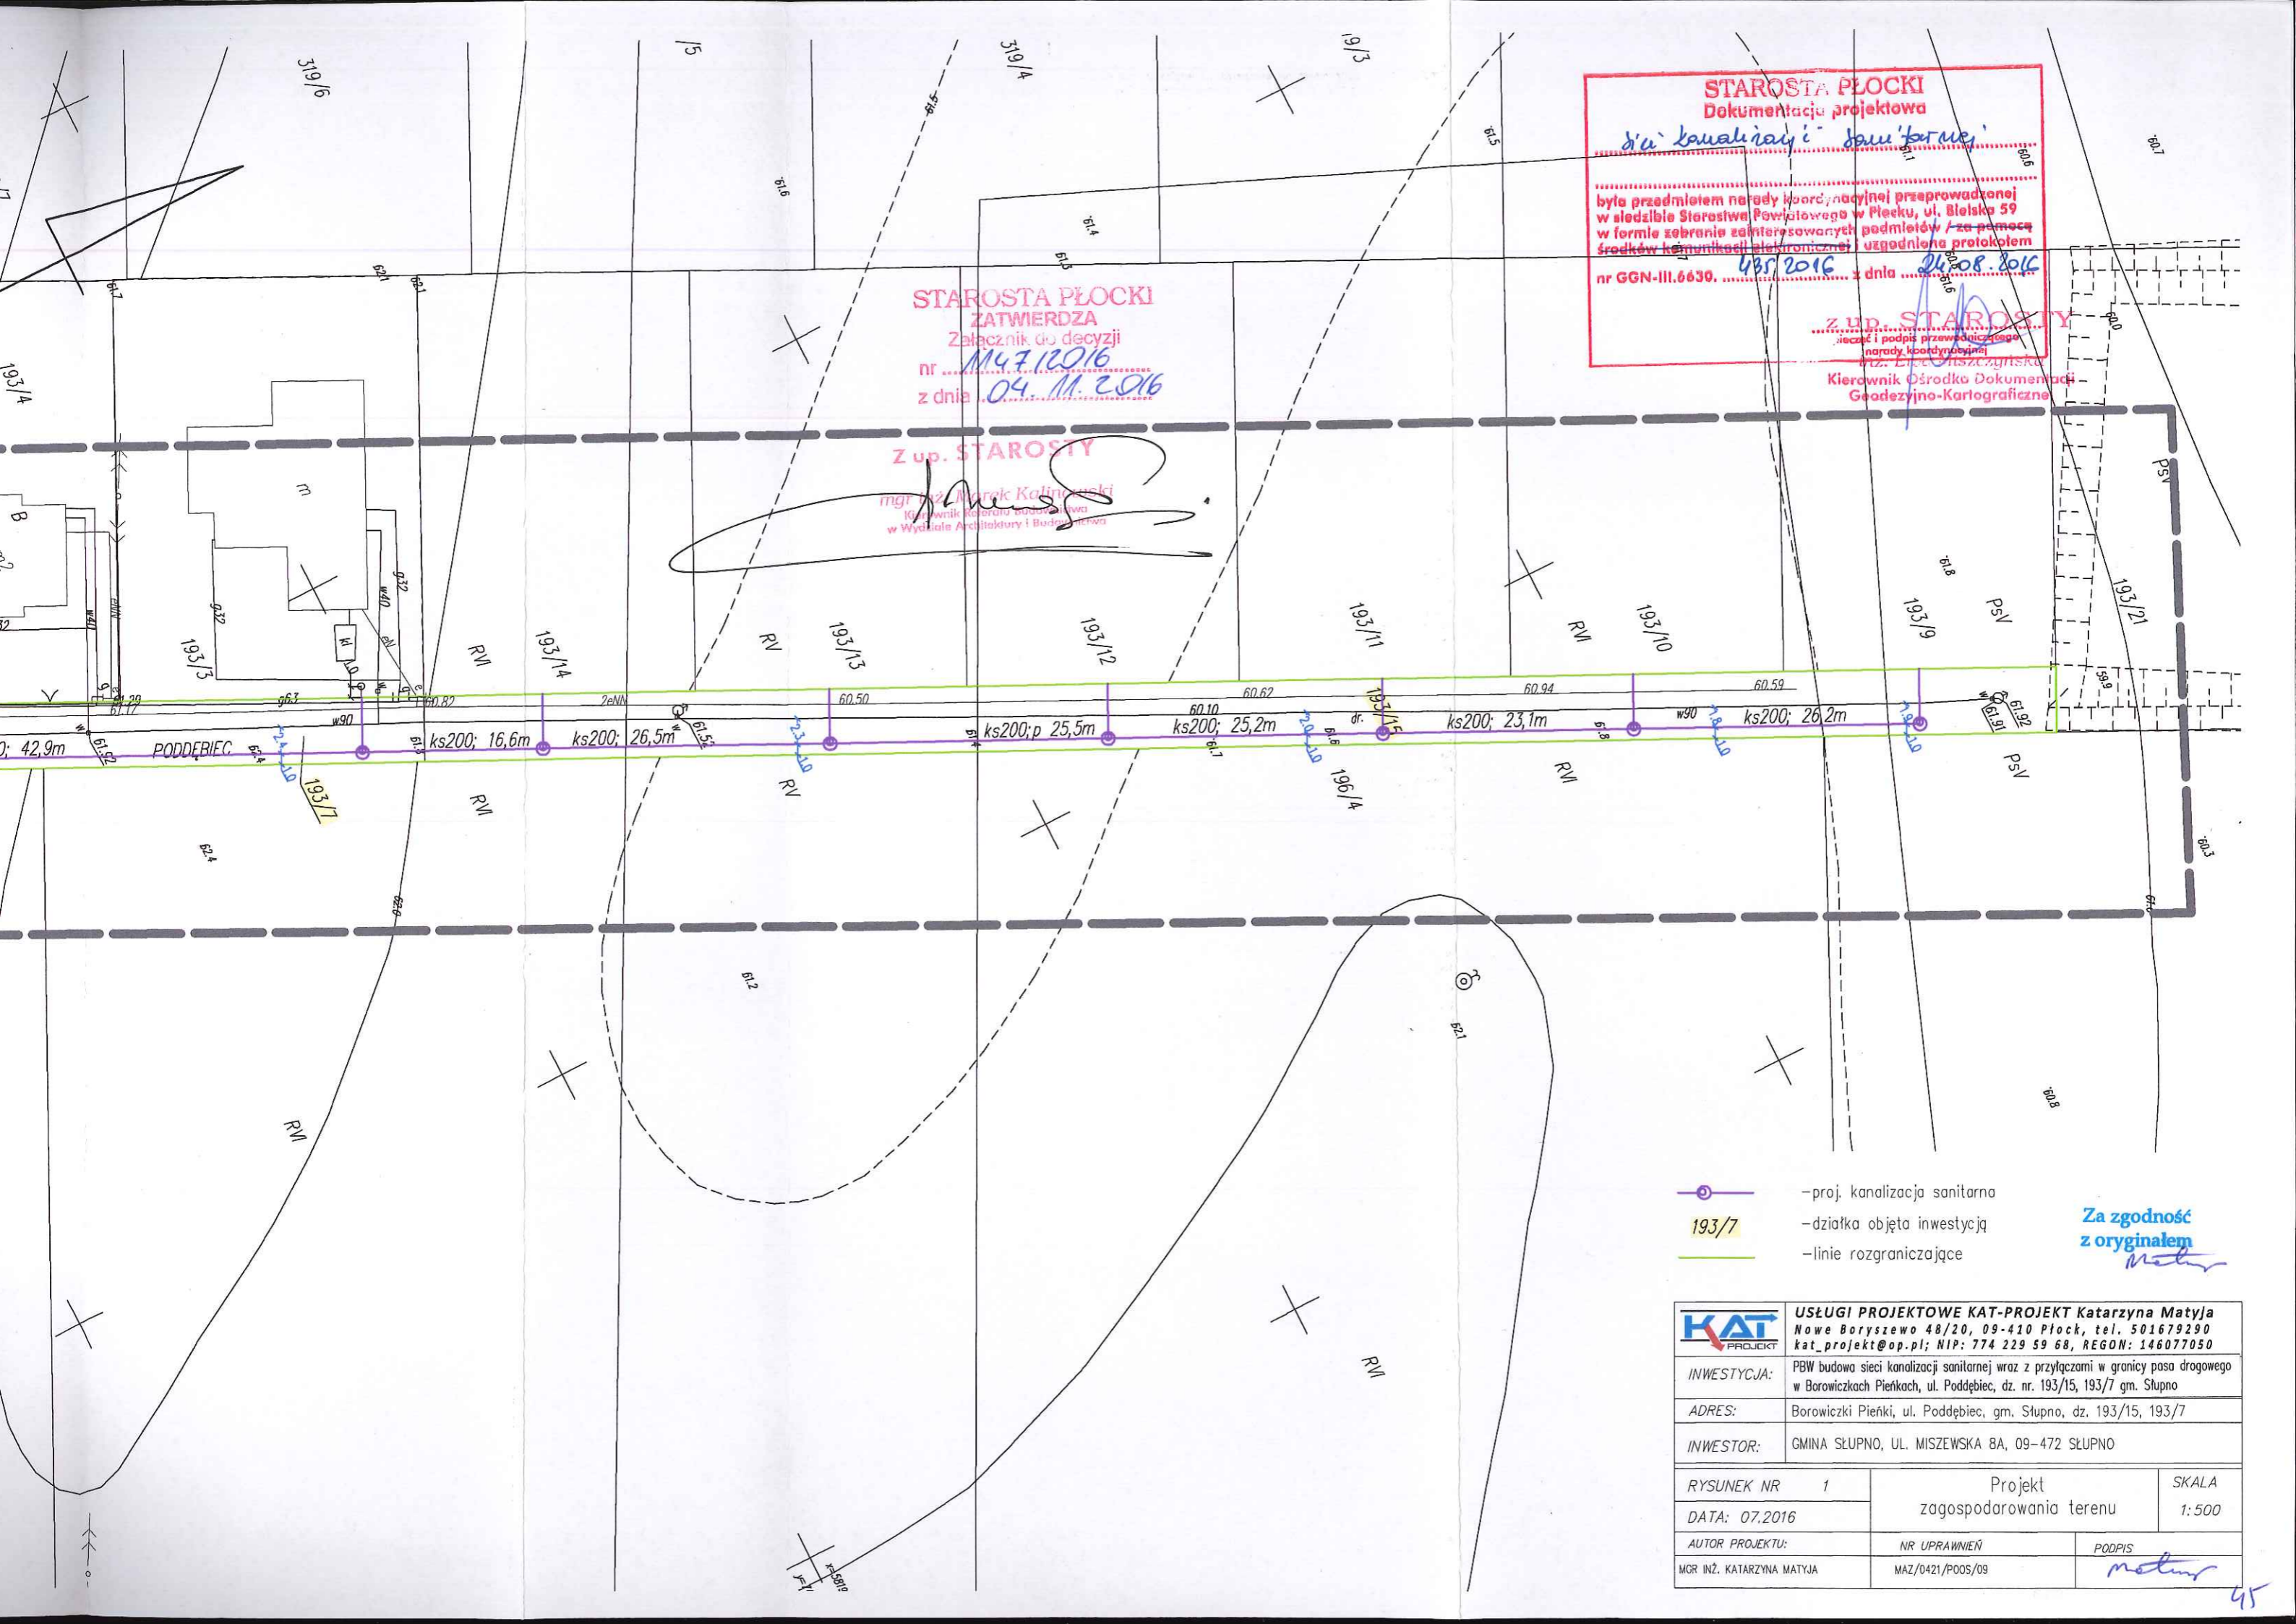

**STAROSTA PŁOCKI**  
 Dokumentacja projektowa  
 dla kanalizacji sanitarnej

była przedmiotem narady koordynacyjnej przeprowadzonej w siedzibie Starostwa Powiatowego w Płocku, ul. Boleńska 59 w formie zebrania zainteresowanych podmiotów / za pomocą środków komunikacji elektronicznej i uzgodniona protokołem nr GGN-III.6630, z dnia 26.08.2016

**STAROSTA PŁOCKI**  
 ZATWIERDZA  
 Załącznik do decyzji  
 nr 1147/12016  
 z dnia 04.11.2016

Z up. STAROSTY

mgr inż. Marek Kalinowski  
 Inżynier Kierownik Katedry  
 w Wydziale Architektury i Budownictwa

Z up. STAROSTY  
 pieczęć i podpis przewodniczącego  
 narady koordynacyjnej  
 mgr. Ewa Olszewska  
 Kierownik Ośrodka Dokumentacji  
 Geodezyjno-Kartograficznej

- proj. kanalizacja sanitarna
- 193/7 -działka objęta inwestycją
- linie rozgraniczające



Za zgodność  
 z oryginałem  
*Matyja*


<b>USŁUGI PROJEKTOWE KAT-PROJEKT Katarzyna Matyja</b> Nowe Boryszewo 48/20, 09-410 Płock, tel. 501679290 kat_projekt@op.pl; NIP: 774 229 59 68, REGON: 146077050		
INWESTYCJA:	PBW budowa sieci kanalizacji sanitarnej wraz z przyłączami w granicy pasa drogowego w Borowiczkach Pienkach, ul. Poddębiec, dz. nr. 193/15, 193/7 gm. Słupno	
ADRES:	Borowiczki Pieńki, ul. Poddębiec, gm. Słupno, dz. 193/15, 193/7	
INWESTOR:	GMINA SŁUPNO, UL. MISZEWSKA 8A, 09-472 SŁUPNO	
RYSUNEK NR	1	Projekt zagospodarowania terenu
DATA:	07.2016	SKALA 1:500
AUTOR PROJEKTU:	NR UPRAWNIEŃ	PODPIS
MGR INŻ. KATARZYNA MATYJA	MAZ/0421/POOS/09	<i>Matyja</i>


 

Nie wyklucza się istnienia w terenie urządzeń podziemnych nie wykazanych na mapie, które nie zostały odnaleziona podczas wykonywania inwentaryzacji geodezyjnych, lub nie zostały zgłoszone do inwentaryzacji przed zasypaniem

MAPA DO CELÓW PROJEKTOWYCH		
Nr ewidencyjny zgłoszenia pracy geodezyjnej		6640.1971.2016
Miejscowość		Borowiczki Pierki
Jednostka ewidencyjna	identyfikator	141912_2
	nazwa	Stupno
Obręb ewidencyjny	identyfikator	0003
	nazwa	Borowiczki Pierki
Skala mapy		1 : 500
Arkusz mapy		mapa numeryczna
Nazwa układu współrzędnych	prostokątnych płaskich	2000
	wysokości	Kronsztad 60
Oznaczenie granic obszaru, który był przedmiotem aktualizacji		
Oznaczenie i informacja o służebnościach gruntowych mających wpływ na zagospodarowanie gruntów zlokalizowanych w granicach projektowanej inwestycji		nie dotyczy
Oznaczenie konturu użytku gruntowego, który nie jest ujawniany w bazie danych ewidencji gruntów i budynków		brak
Pracownia Usług Geodezyjnych "AZYMUT"		GEODETA UPRAWNIENY inż. Maciej Wieczorkowski upr. geodezyjne 20101 Podpis nieczytelny Płock 14.07.2016
Mirostów Wieczorkowski 09-400 Płock, ul. Bielska 1 tel./fax 264 75 64 NIP 774-101-84-16		

Poświadczam, że niniejszy dokument został opracowany w wyniku prac geodezyjnych i kartograficznych, których rezultaty zawiera operat techniczny wpisany do ewidencji materiałów państwowego zasobu geodezyjnego i kartograficznego	
Organ prowadzący państwowy zasób geodezyjny i kartograficzny	STAROSTA PŁOCKI
Identyfikator ewidencyjny materiału zasobu - operatu technicznego	P.1419.2016.2342
Data wpisania operatu technicznego do ewidencji materiałów zasobu	18.07.2016
Imię, nazwisko i podpis osoby reprezentującej organ	Z up. STAROSTY mgr Renata Sobulewska Geodeta w Wydziale Geodezji i Gospodarki Nieruchomościami Podpis nieczytelny

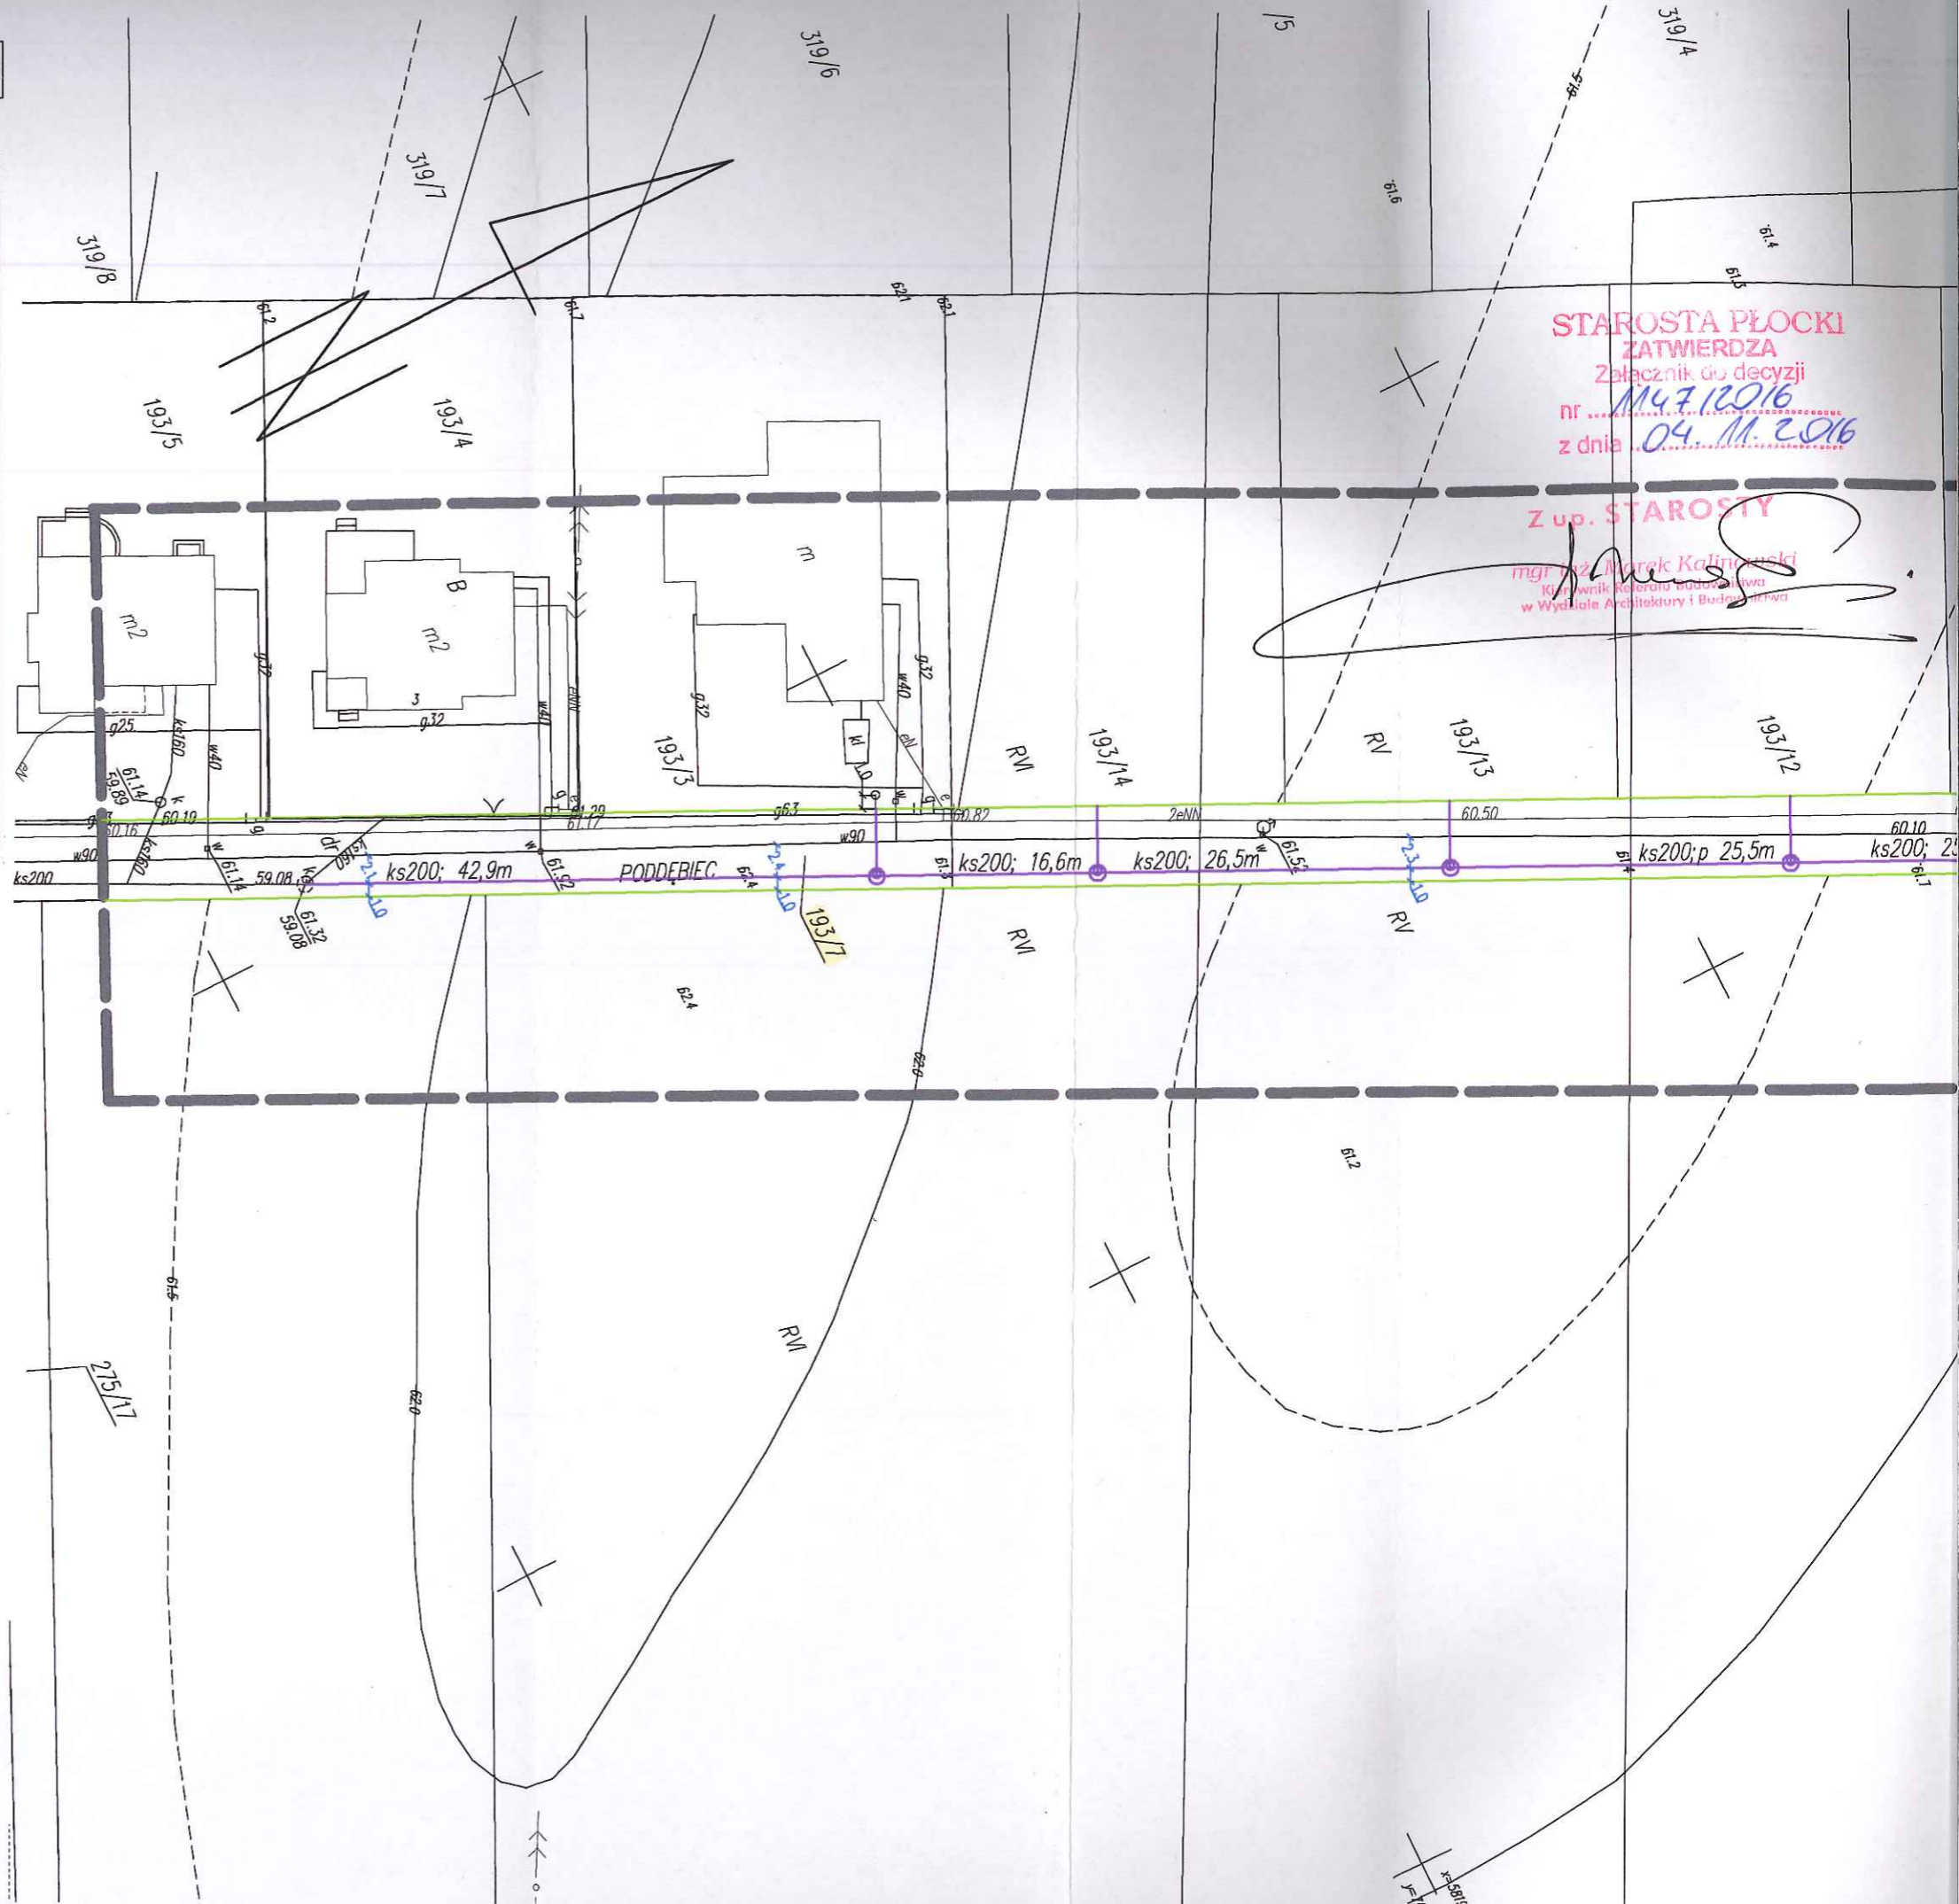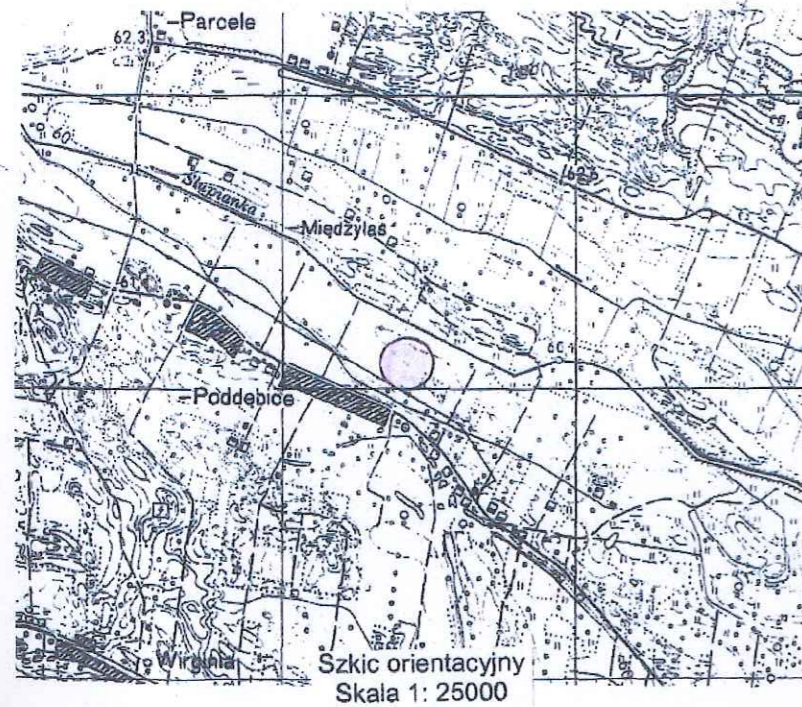

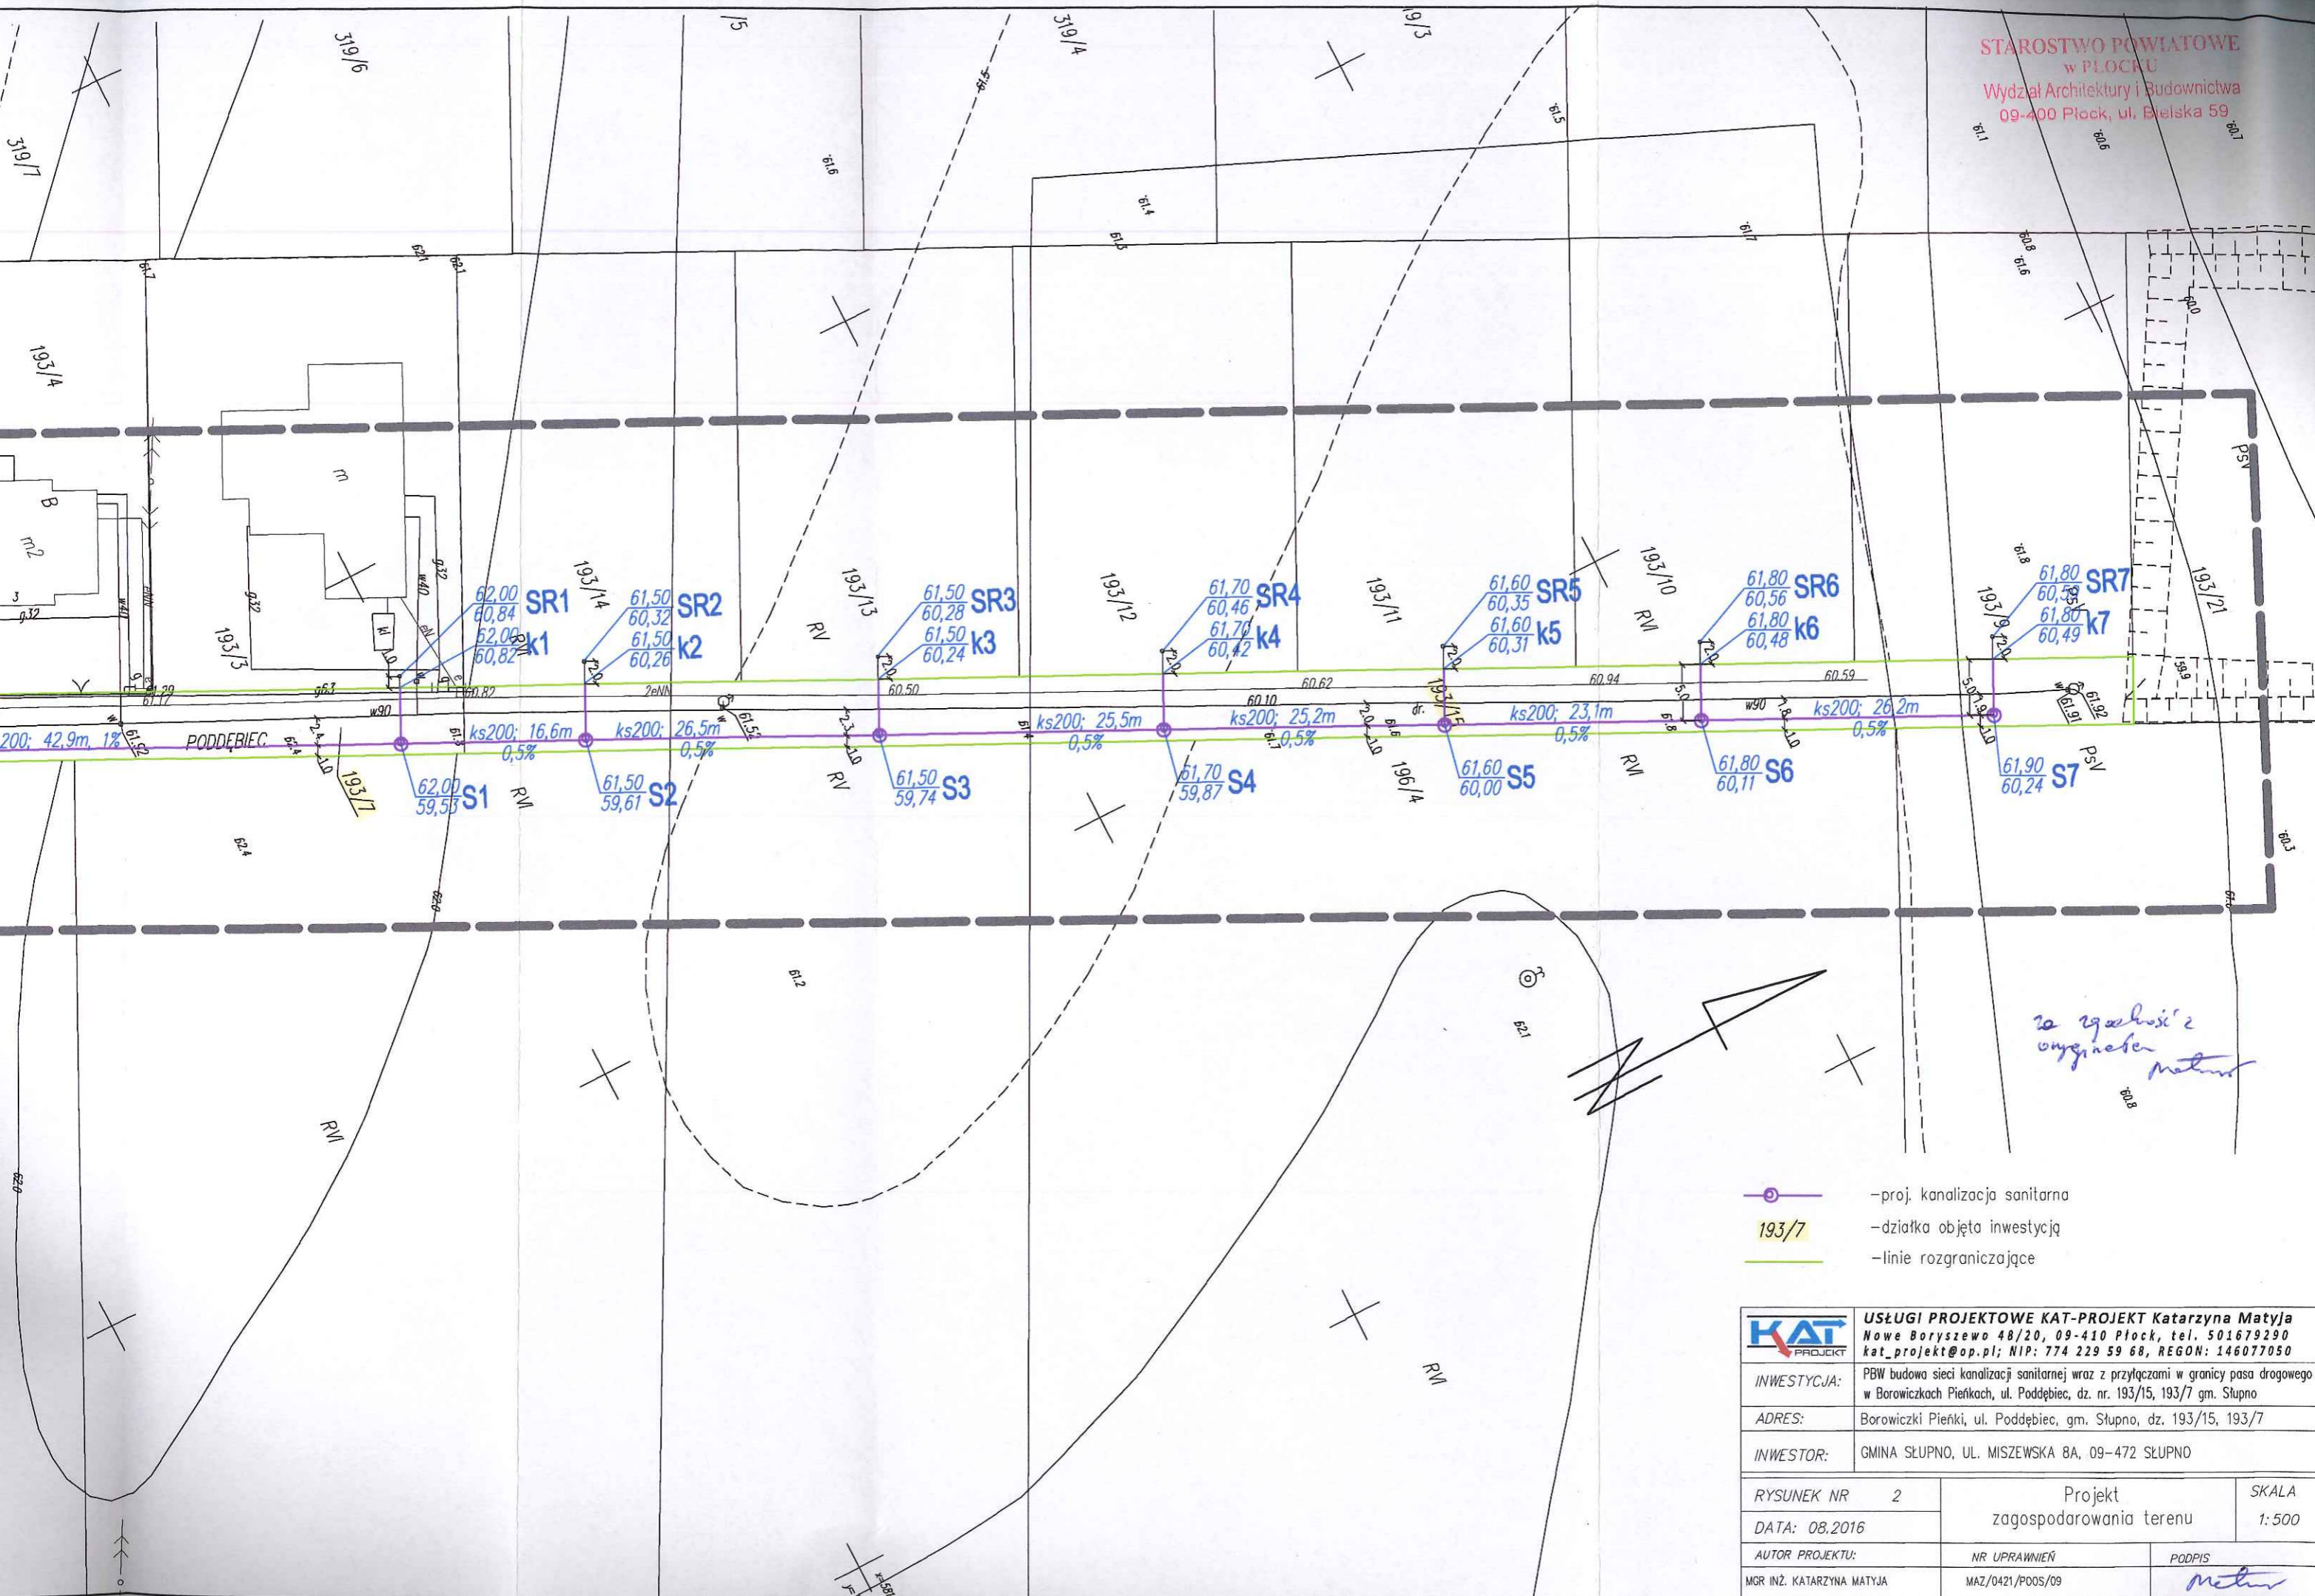

-  -proj. kanalizacja sanitarna
-  193/7 -działka objęta inwestycją
-  -linie rozgraniczające

	<b>USŁUGI PROJEKTOWE KAT-PROJEKT Katarzyna Matyja</b> Nowe Boryszewo 48/20, 09-410 Płock, tel. 501679290 kat_projekt@op.pl; NIP: 774 229 59 68, REGON: 146077050	
	INWESTYCJA:	PBW budowa sieci kanalizacji sanitarnej wraz z przyłączami w granicy pasa drogowego w Borowiczkach Pieńkach, ul. Poddębiec, dz. nr. 193/15, 193/7 gm. Słupno
ADRES:	Borowiczki Pieńki, ul. Poddębiec, gm. Słupno, dz. 193/15, 193/7	
INWESTOR:	GMINA SŁUPNO, UL. MISZEWSKA 8A, 09-472 SŁUPNO	
RYSUNEK NR	2	Projekt zagospodarowania terenu
DATA:	08.2016	
AUTOR PROJEKTU:	NR UPRAWNIENI	PODPIS
MGR INŻ. KATARZYNA MATYJA	MAZ/0421/PDOS/09	





Nie wyklucza się istnienia w terenie urządzeń podziemnych nie wykazanych na mapie, które nie zostały odnalezione podczas wykonywania inwentaryzacji geodezyjnych, lub nie zostały zgłoszone do inwentaryzacji przed zasypaniem

### MAPA DO CELÓW PROJEKTOWYCH


Nr ewidencyjny zgłoszenia pracy geodezyjnej		6640.1971.2016
Miejscowość		Borowiczki Pierki
Jednostka ewidencyjna	identyfikator	141912_2
	nazwa	Słupno
Obręb ewidencyjny	identyfikator	0003
	nazwa	Borowiczki Pierki
Skala mapy		1 : 500
Arkusze mapy		mapa numeryczna
Nazwa układu współrzędnych	prostokątnych płaskich	2000
	wysokości	Kronsztad 60
Oznaczenie granic obszaru, który był przedmiotem aktualizacji		
Oznaczenie i informacja o służebnościach gruntowych mających wpływ na zagospodarowanie gruntów zlokalizowanych w granicach projektowanej inwestycji		nie dotyczy
Oznaczenie konturu użytku gruntowego, który nie jest ujawniany w bazie danych ewidencji gruntów i budynków		brak
Pracownia Usług Geodezyjnych "AZYMUT"		GEODETA UPRAWNIONY
Miroslaw Wieczorkowski		inż. Maciej Wieczorkowski
09-400 Płock, ul. Bielska 1		upr. geodezyjna 20101
tel./fax 264 75 64 NIP 774-101-84-16		Podpis nieczytelny Płock 14.07.2016

Poświadczam się, że niniejszy dokument został opracowany w wyniku prac geodezyjnych i kartograficznych, których rezultaty zawiera operat techniczny wpisany do ewidencji materiałów państwowego zasobu geodezyjnego i kartograficznego



Organ prowadzący państwowy zasób geodezyjny i kartograficzny	STAROSTA PŁOCKI
Identyfikator ewidencyjny materiału zasobu - operatu technicznego	P.1419.2016.2342
Data wpisania operatu technicznego do ewidencji materiałów zasobu	18.07.2016
Imię, nazwisko i podpis osoby reprezentującej organ	Z up. STAROSTY mgr Renata Sobolewska Geodeta w Wydziale Geodezji i Gospodarki Nieruchomościami Podpis nieczytelny

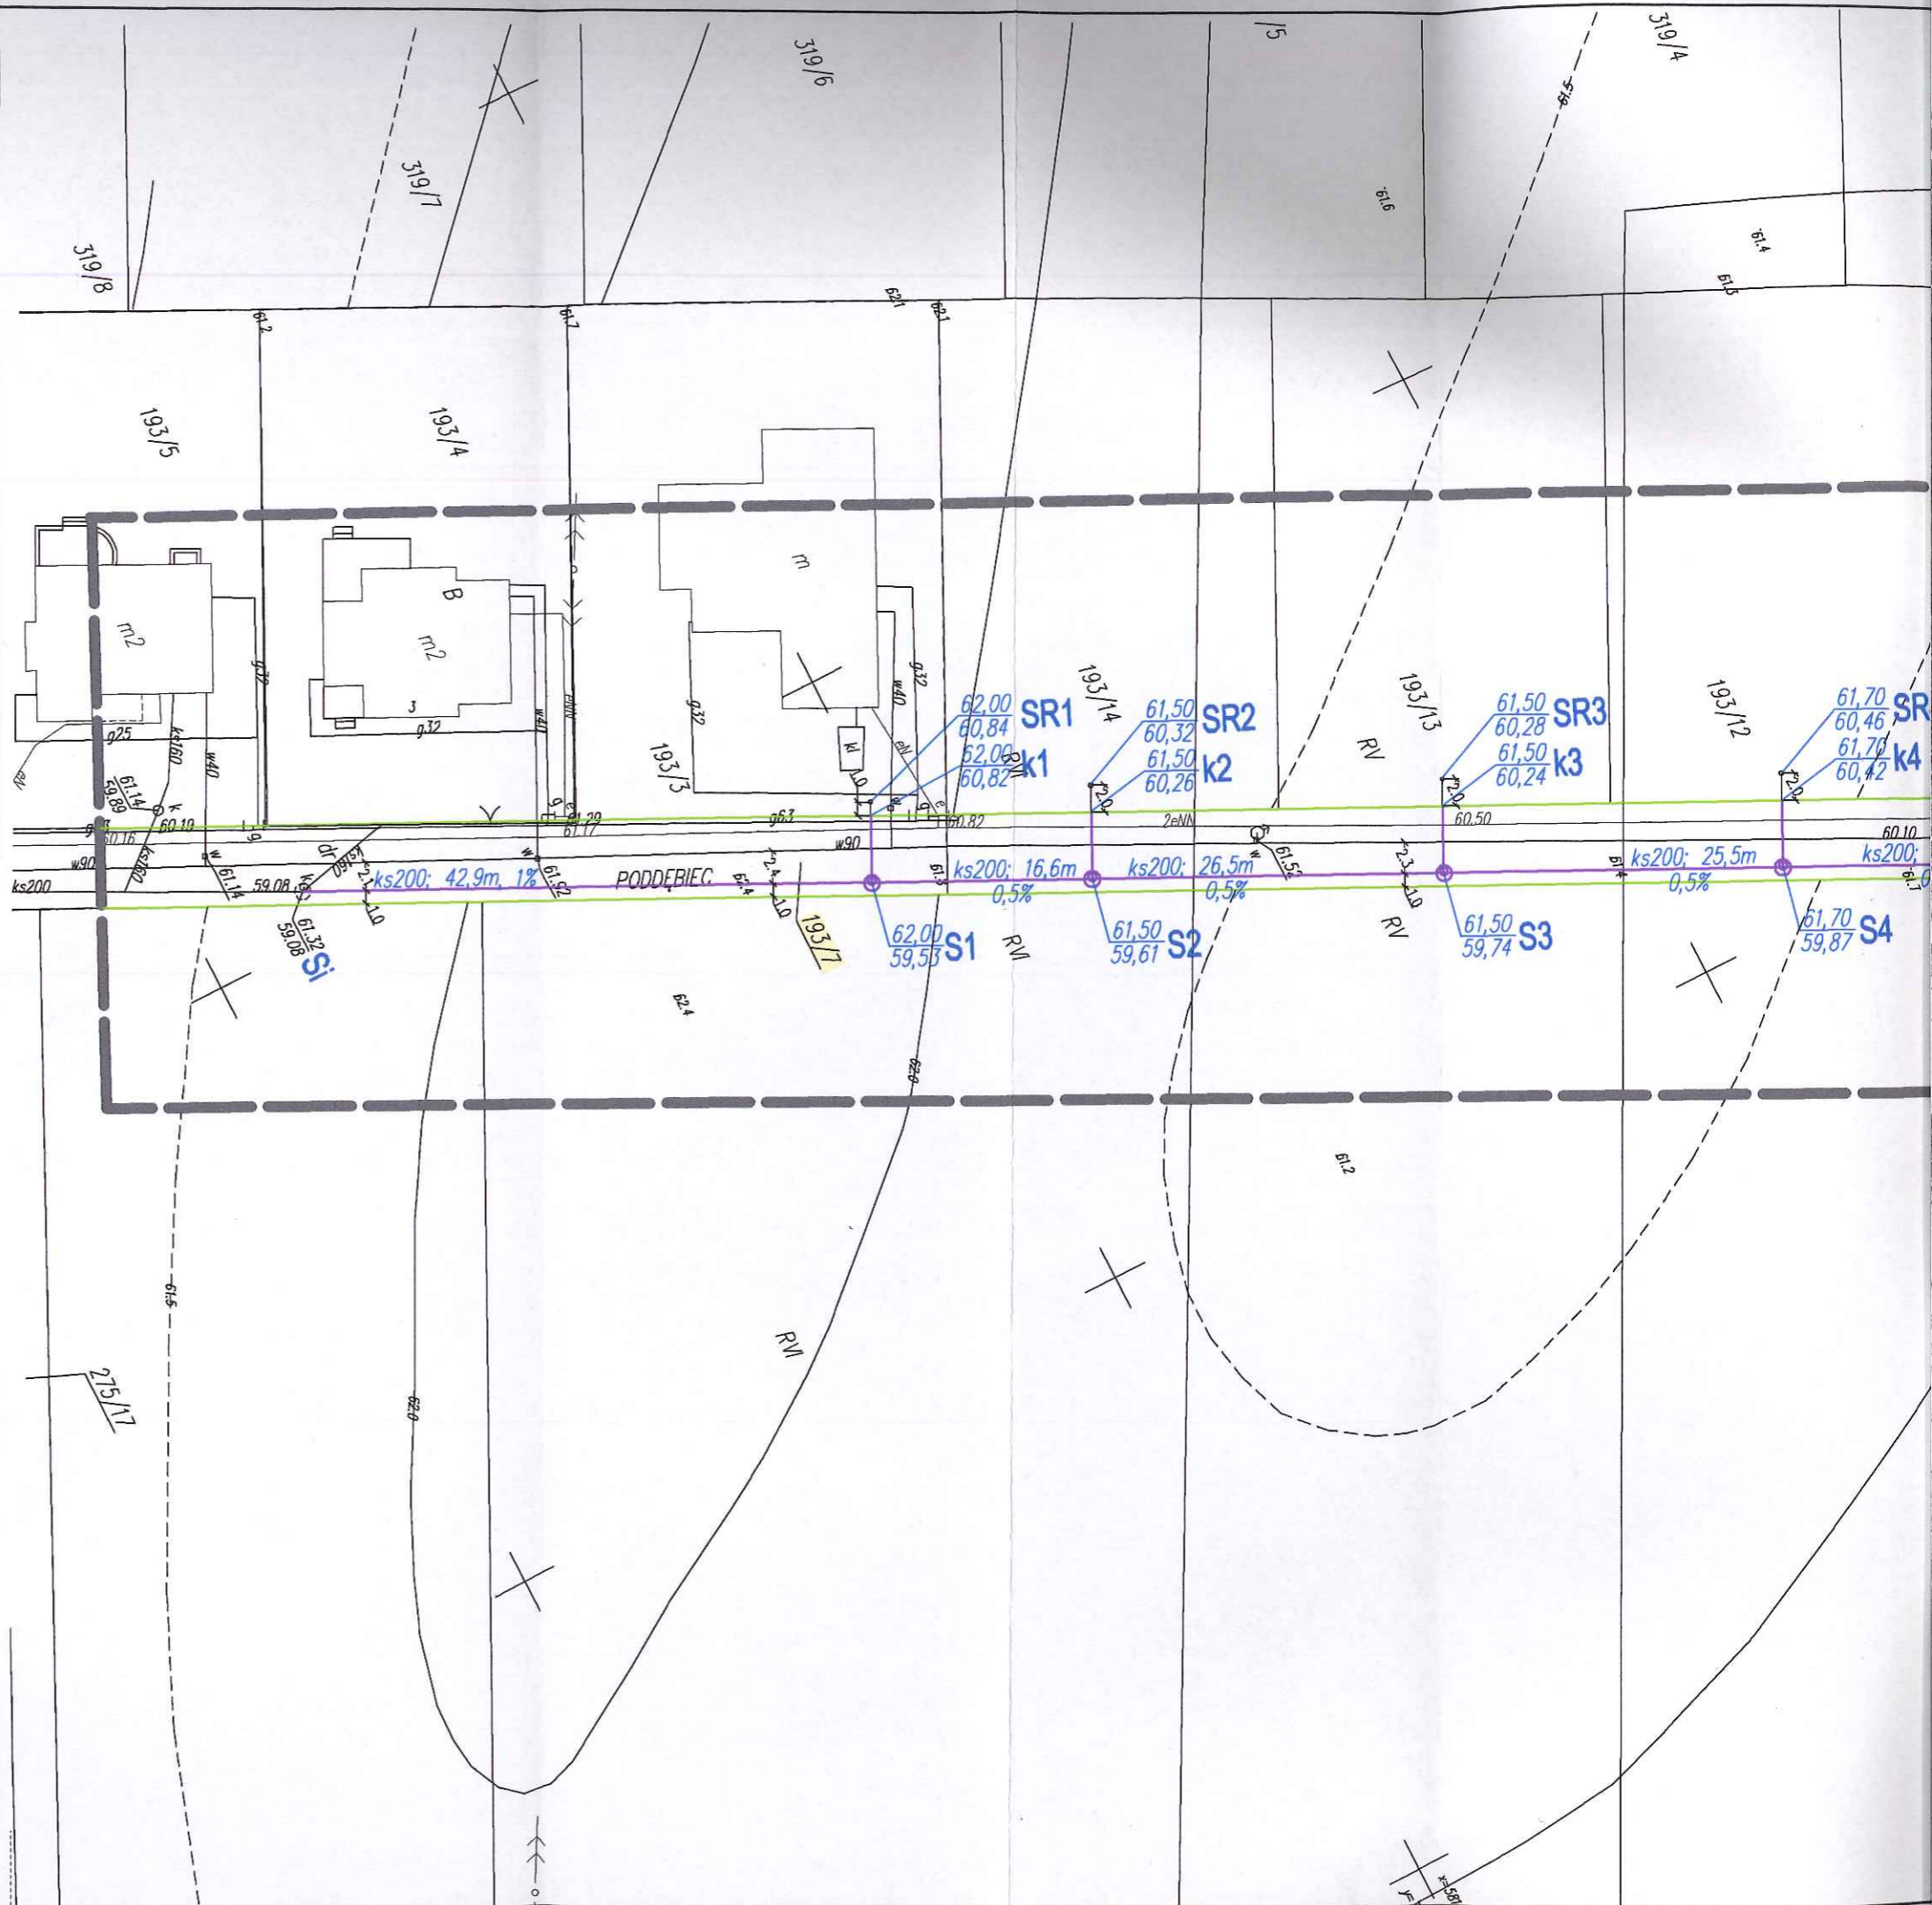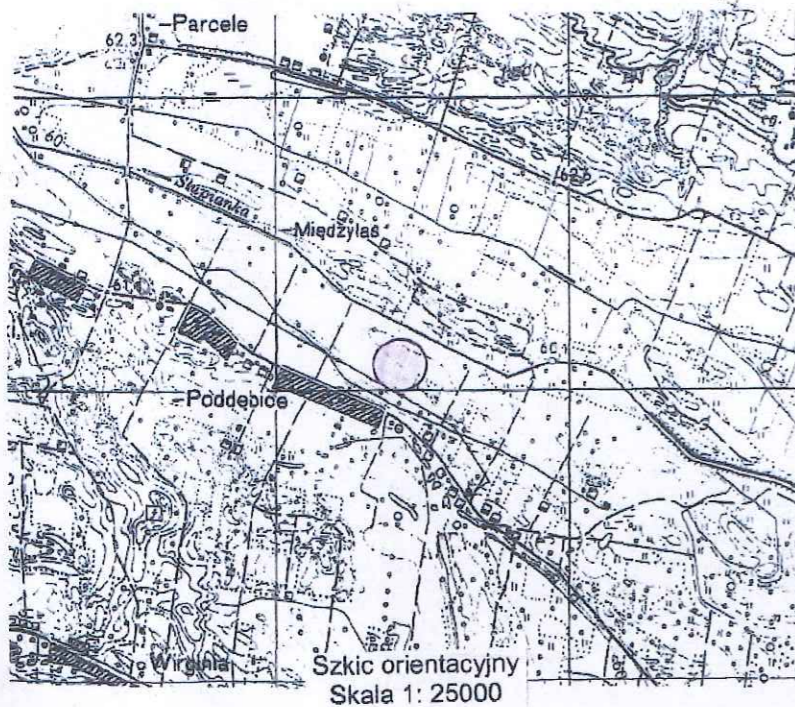

dz. nr 193/15  
graniczna działka  
dz. nr 193/9

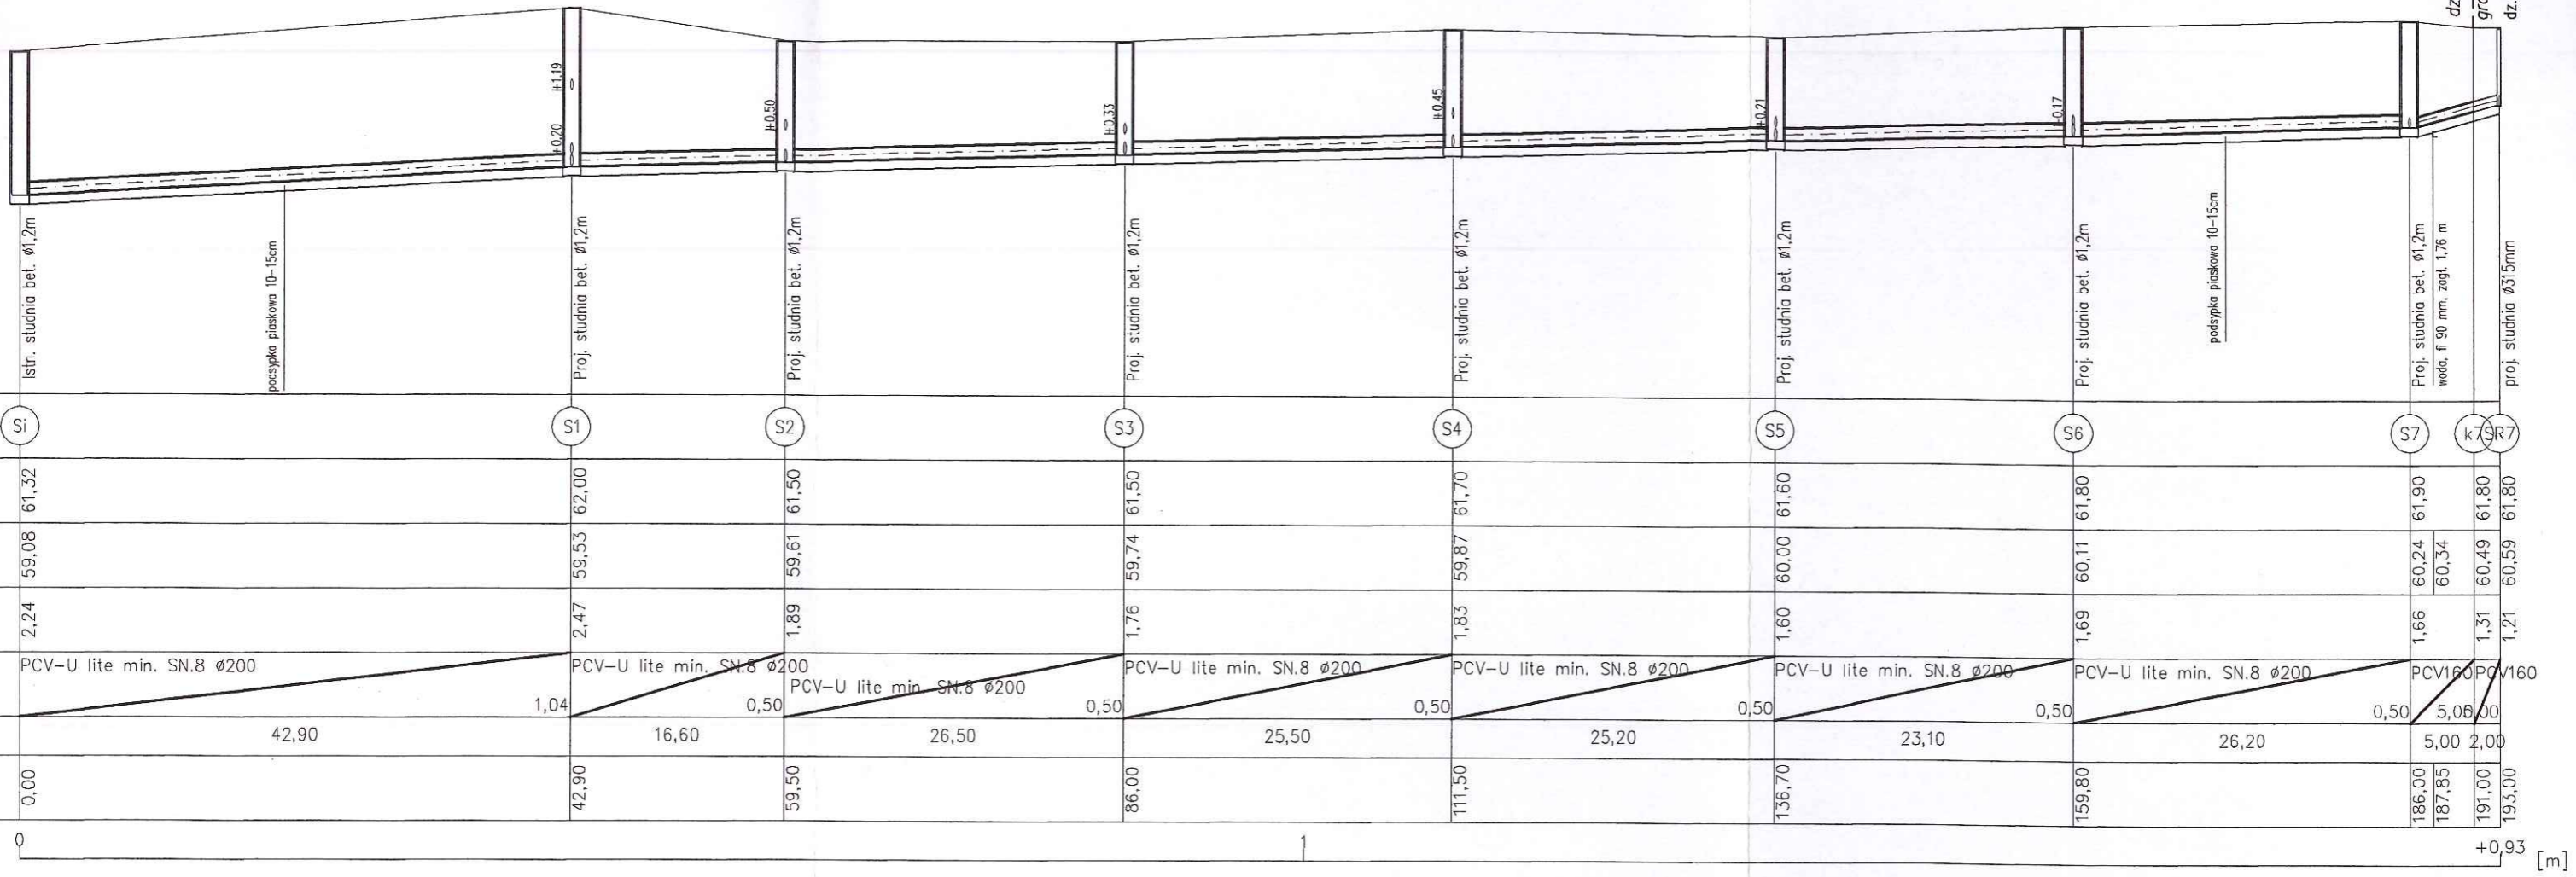

<b>USŁUGI PROJEKTOWE KAT-PROJEKT Katarzyna Matyja</b> Nowe Boryszewo 48/20, 09-410 Płock, tel. 501679290 kat_projekt@op.pl; NIP: 774 229 59 68, REGON: 146077050		
INWESTYCJA:	PBW budowa sieci kanalizacji sanitarnej wraz z przyłączami w granicy pasa drogowego w Borowiczkach Pieńkach, ul. Poddębiec, dz. nr. 193/15, 193/7 gm. Słupno	
ADRES:	Borowiczki Pieńki, ul. Poddębiec, gm. Słupno, dz. 193/15, 193/7	
INWESTOR:	GMINA SŁUPNO, UL. MISZEWSKA 8A, 09-472 SŁUPNO	
RYSUNEK NR	3	SKALA
DATA:	08.2016	1:500/100
AUTOR PROJEKTU:	NR UPRAWNIEN	PODPIS
MGR INŻ. KATARZYNA MATYJA	MAZ/0421/POOS/09	

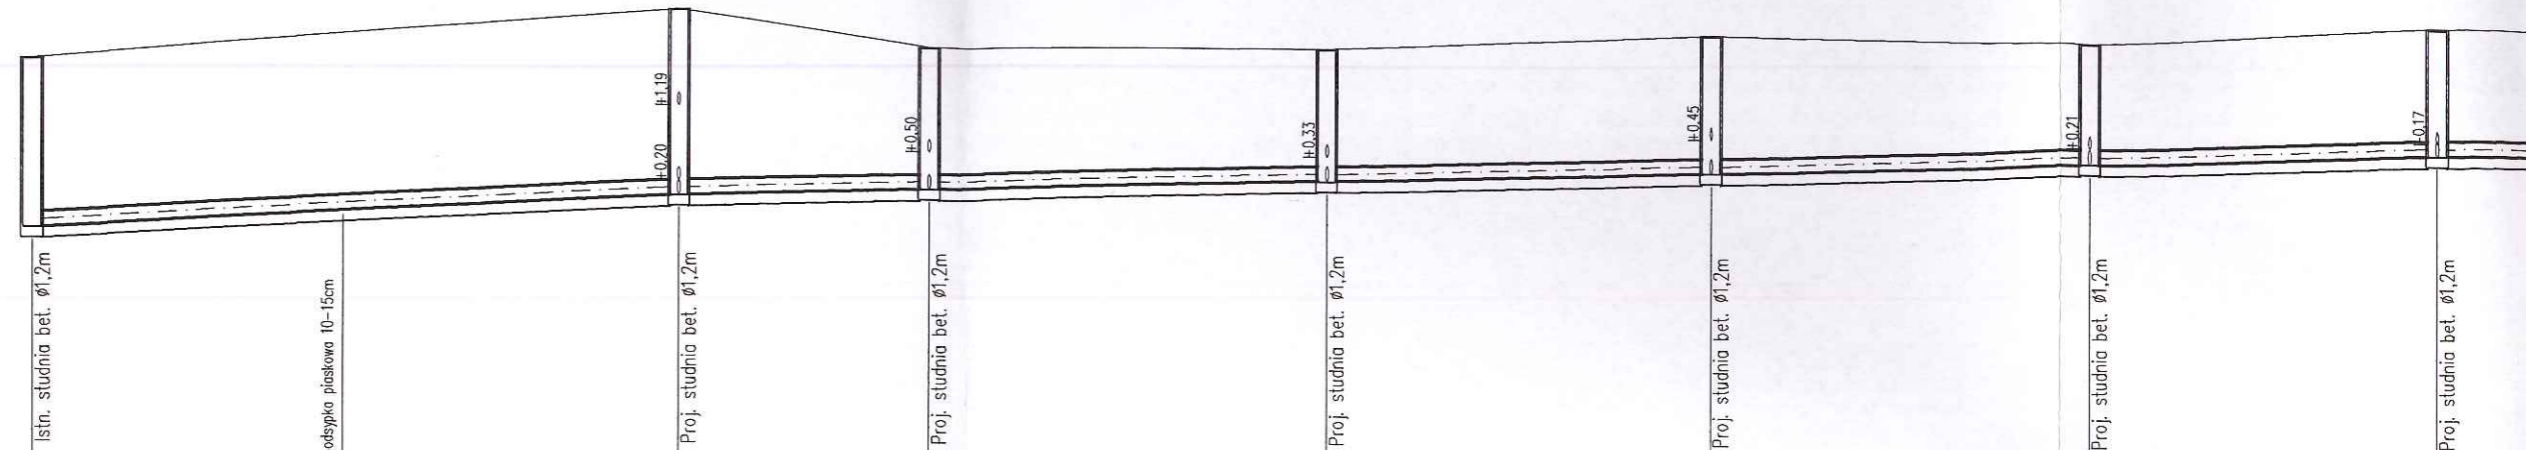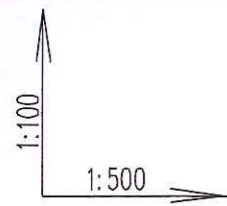

poziom por. 56,00 m n.p.m.

Węzeł	S1	S1	S2	S3	S4	S5	S6
Rzędna terenu [m n.p.m.]	61,32	62,00	61,50	61,50	61,70	61,60	61,80
Rzędna dna rury [m n.p.m.]	59,08	59,53	59,61	59,74	59,87	60,00	60,11
Zagłębienie [m]	2,24	2,47	1,89	1,76	1,83	1,60	1,69
Materiał, Średnica/Spadek [%]	PCV-U lite min. SN.8 Ø200		PCV-U lite min. SN.8 Ø200		PCV-U lite min. SN.8 Ø200		PCV-U lite min. SN.8 Ø200
Długość [m]	42,90	16,60	26,50	25,50	25,20	23,10	
Odległość [m]	0,00	42,90	59,50	86,00	111,50	136,70	159,80

Hektometr



**KAT**  
PROJEKT

INWESTYCJA: PBW bud w Borowicz

ADRES: Borowicz


INWESTOR: GMINA S

RYSUNEK NR 3


DATA: 08.2016

AUTOR PROJEKTU:

MGR INŻ. KATARZYNA MAT

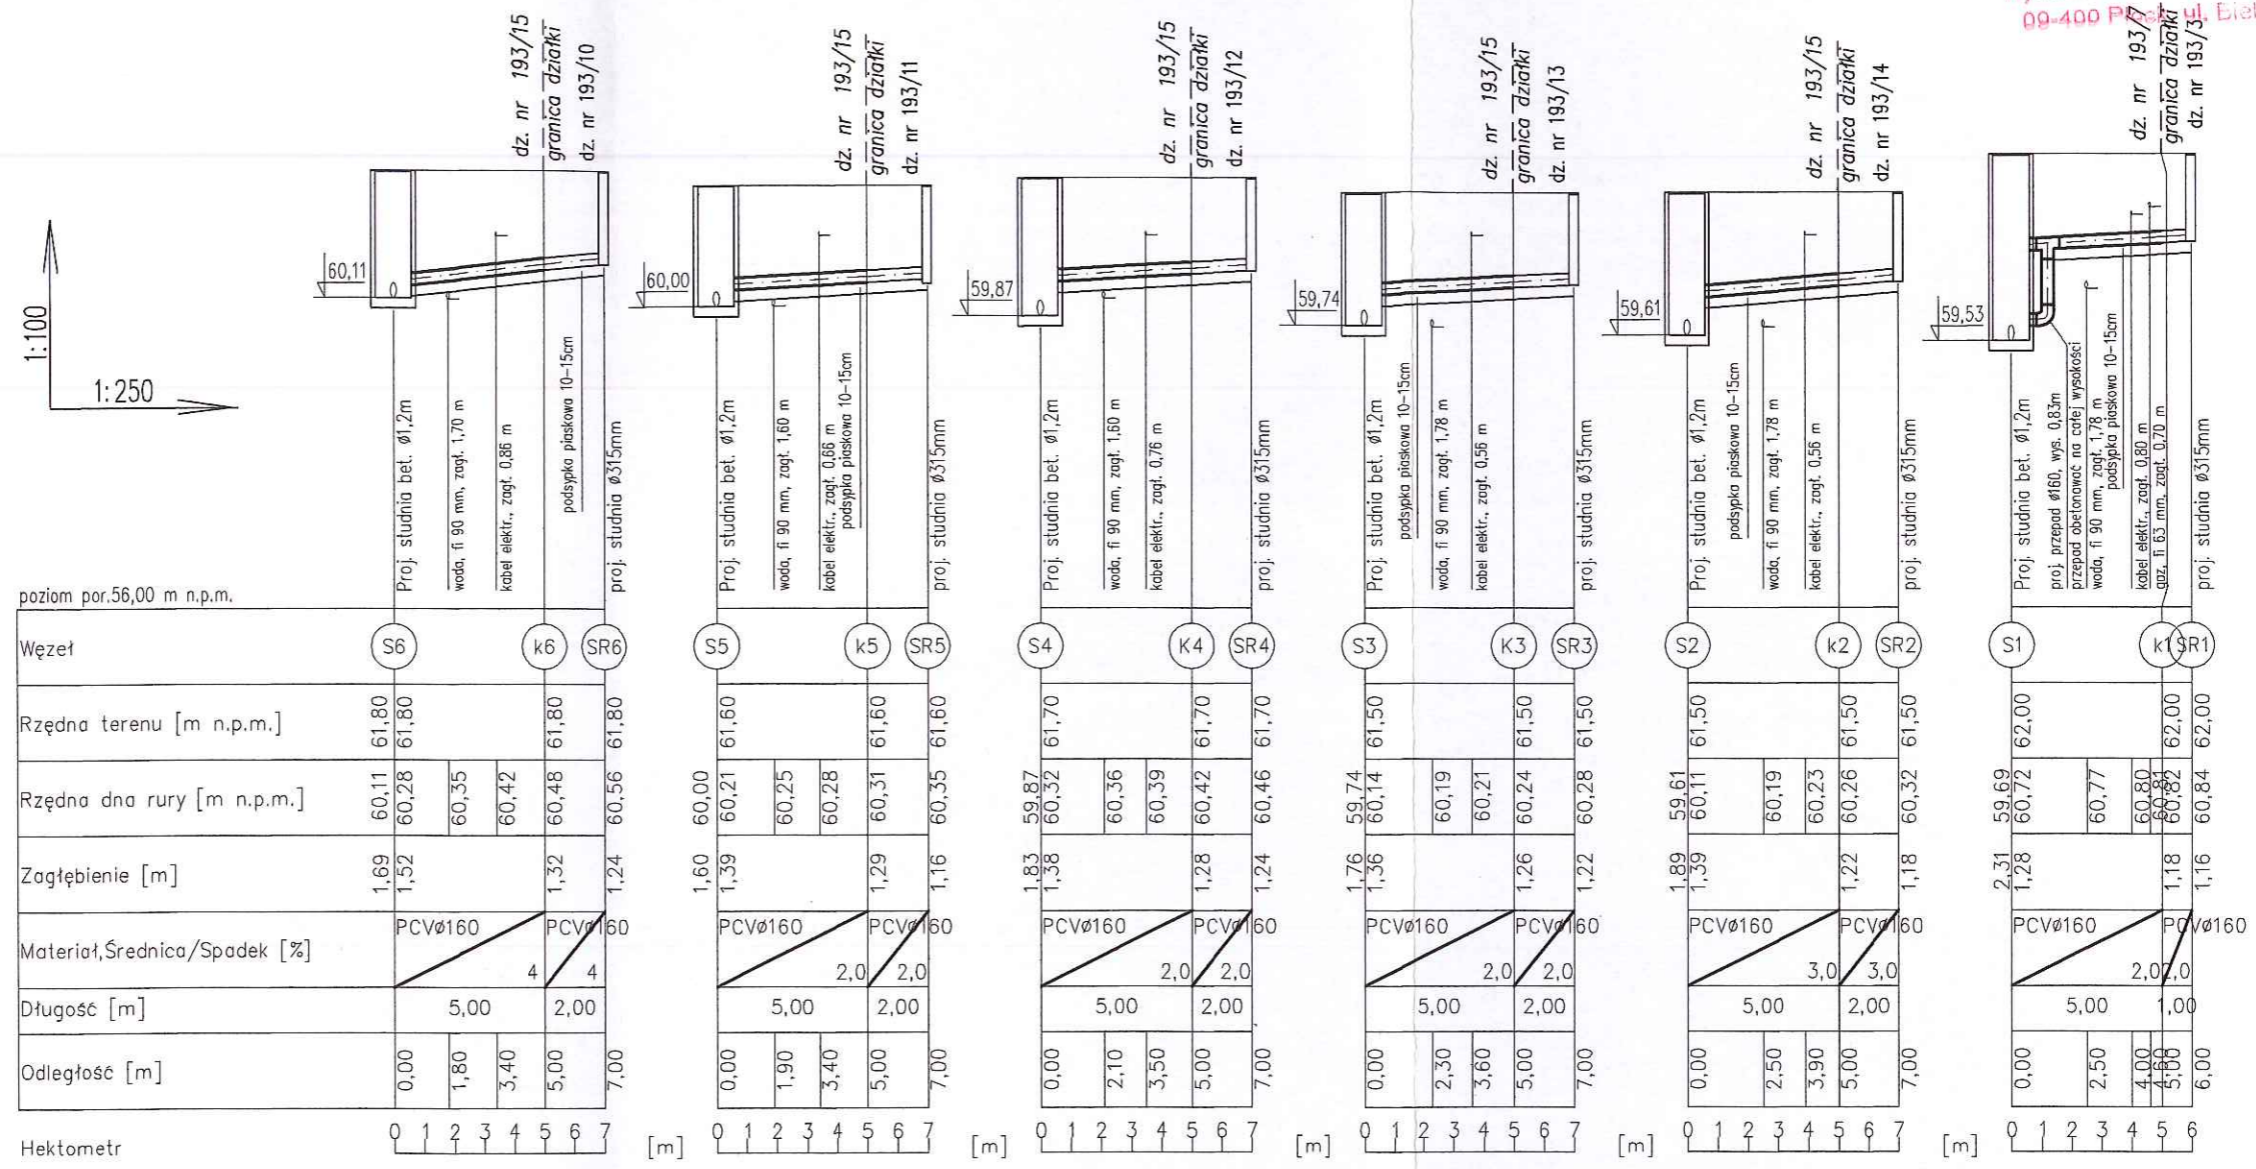


	<b>USŁUGI PROJEKTOWE KAT-PROJEKT Katarzyna Matyja</b> Nowe Boryszewa 48/20, 09-410 Płock, tel. 501679290 kat_projekt@op.pl; NIP: 774 229 59 68, REGON: 146077050	
INWESTYCJA:	PBW budowa sieci kanalizacji sanitarnej wraz z przyłączami w granicy pasa drogowego w Borowiczkach Pierńkach, ul. Poddębiec, dz. nr. 193/15, 193/7 gm. Słupno	
ADRES:	Borowiczki Pierńki, ul. Poddębiec, gm. Słupno, dz. 193/15, 193/7	
INWESTOR:	GMINA SŁUPNO, UL. MISZEWSKA 8A, 09-472 SŁUPNO	
RYSUNEK NR	4	SKALA
DATA:	08.2016	1:250/100
AUTOR PROJEKTU:	NR UPRAWNIENI	PODPIS
MGR INŻ. KATARZYNA MATYJA	MAZ/O421/POOS/09	

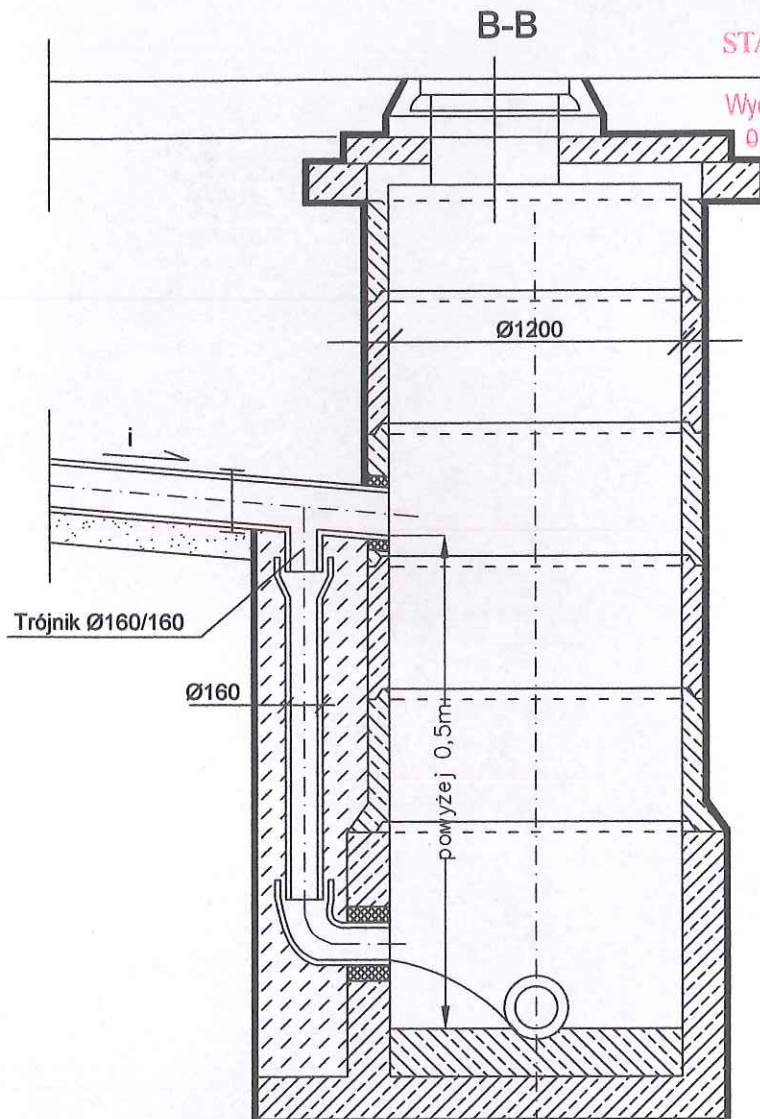

STAROSTWO POWIATOWE  
w PŁOCKU

Wydział Architektury i Budownictwa  
09-400 Płock, ul. Bielska 59

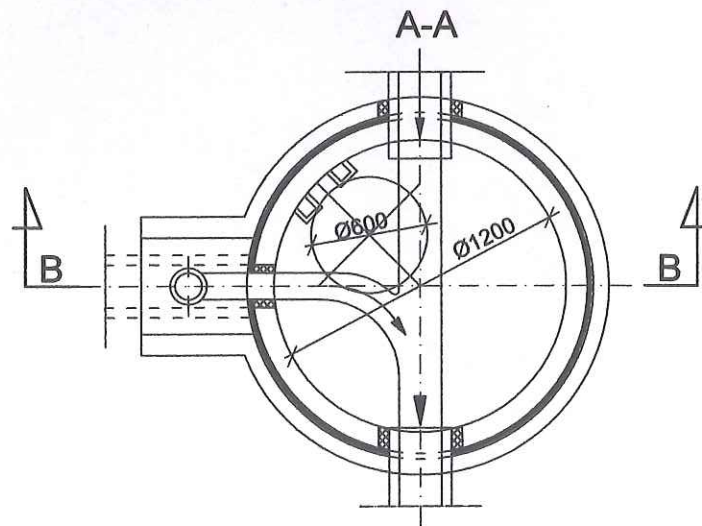


		<b>USŁUGI PROJEKTOWE KAT-PROJEKT Katarzyna Matyja</b> Nowe Boryszewo 48/20, 09-410 Płock, tel. 501679290 kat_projekt@op.pl; NIP: 774 229 59 68, REGON: 146077050	
<b>INWESTYCJA:</b>		PBW budowa sieci kanalizacji sanitarnej wraz z przyłączami w granicy pasa drogowego w Borowiczkach Pieńkach, ul. Poddębiec, dz. nr. 193/15, 193/7 gm. Słupno	
<b>ADRES:</b>		Borowiczki Pieńki, ul. Poddębiec, gm. Słupno, dz. 193/15, 193/7	
<b>INWESTOR:</b>		GMINA SŁUPNO, UL. MISZEWSKA 8A, 09-472 SŁUPNO	
<b>RYSUNEK NR</b>	5	<b>Szczegół studni rewizyjnej żelbetowej</b> <b>Ø1200 z przepadem - rys. typowy</b>	<b>SKALA</b> B/S
<b>DATA:</b>	08.2016	<b>ZESPÓŁ PROJEKTOWY</b>	<b>NR UPRAWNIENÍ</b>
<b>PROJEKTANT:</b>	MGR INŻ. KATARZYNA MATYJA	MAZ/0421/POOS/09	<b>PODPIS</b> 


48

właz żeliwny A15-D400

PRZEKRÓJ A-A



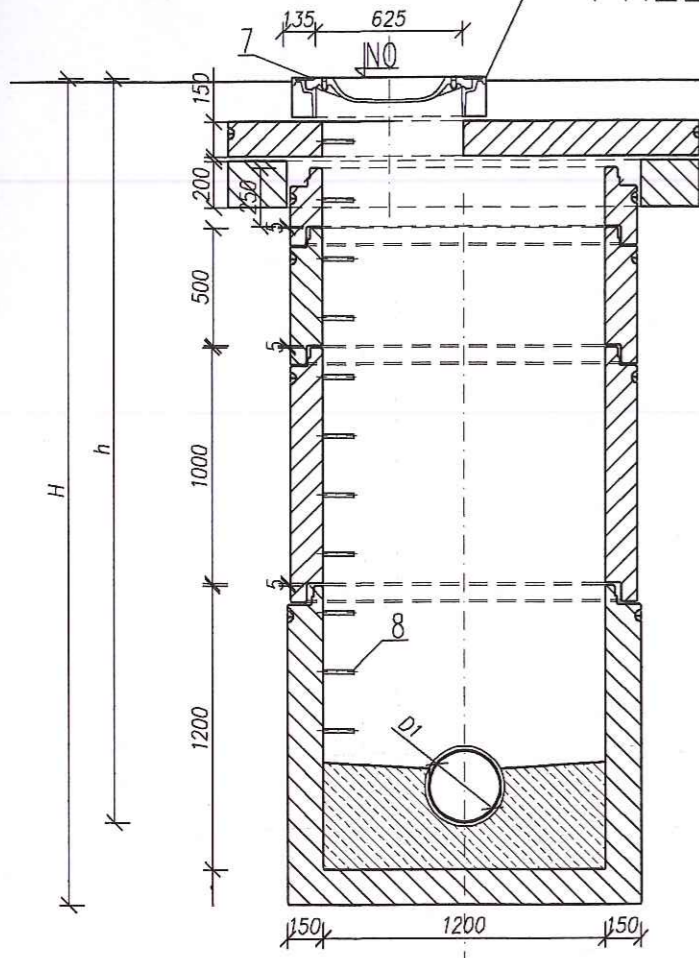


PRZEKRÓJ B-B

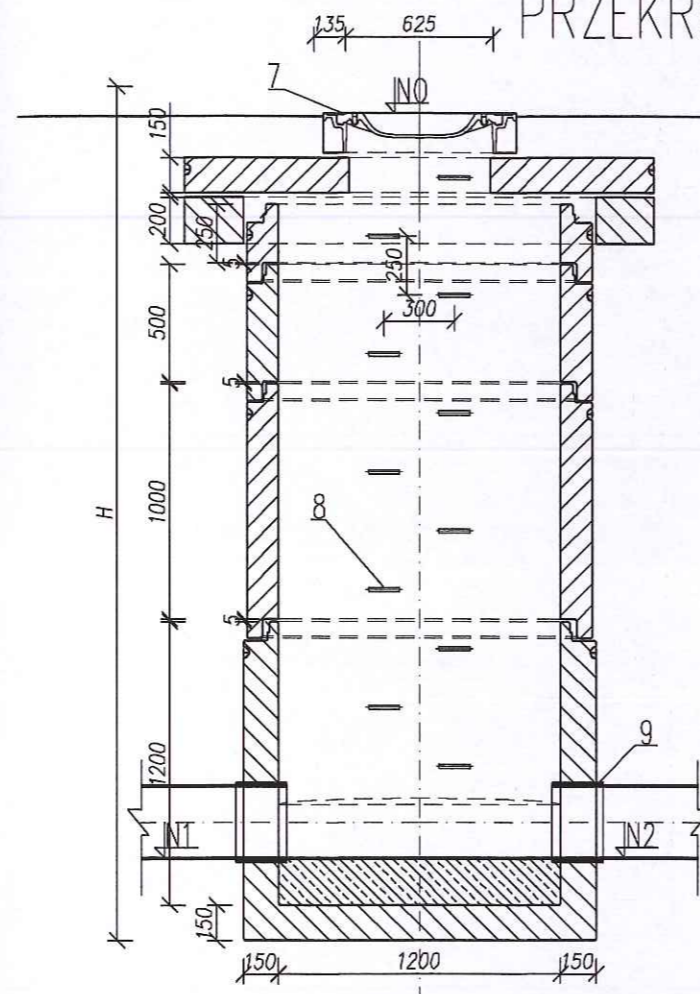

Lp.	ZESTAWIENIE ELEMENTÓW STUDZIENKI
1	DENNICA BETONOWA LUB ŻELBETOWA STUDNI Z WYPROFILOWANIEM KINETY BETON KL. B40; WYMIAR 1200/1200; MASA ok. 2510 [kg]
2	KRĄG BETONOWY (KL.B40) 1200/1000 ŁĄCZONY ZA POMOCĄ USZCZELEK MASA ok. 1390 [kg]
3	KRĄG BETONOWY (KL.B40) 1200/500 ŁĄCZONY ZA POMOCĄ USZCZELEK MASA ok. 700 [kg]
4	KRĄG BETONOWY (KL.B40) 1200/250 ŁĄCZONY ZA POMOCĄ USZCZELEK MASA ok. 350 [kg]
5	PIERŚCIEŃ ODCIĄŻAJĄCY 2000/1500/200
6	NAKRYWA ŻELBETOWA Ø2000/600/150
7	WŁAZ ŻELIWNY A15-D400
8	STOPNIE ZŁĄZOWE ŻELIWNE TYP S SWW 0614-499 WG PN-H-74086 LUB Z NORMAMI DIN 1212 I DIN 1211
9	PRZEŚCIE SZCZELNE DOSTOSOWANE DO STANDARDU RURY LUB DOSTAWA PRODUCENTA RUR

ZESTAWIENIE ELEMENTÓW STUDZIENKI

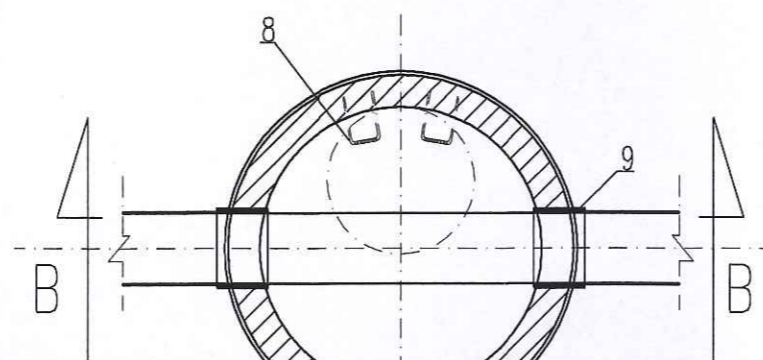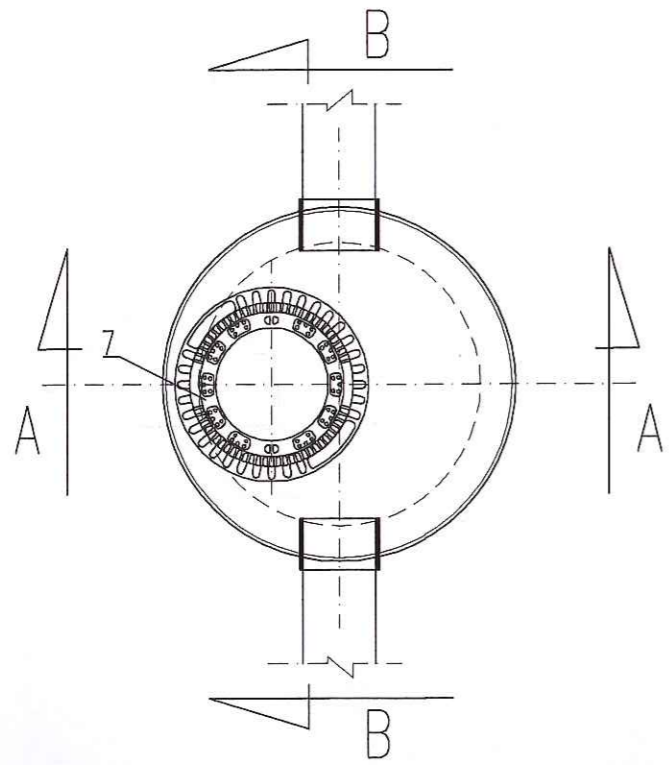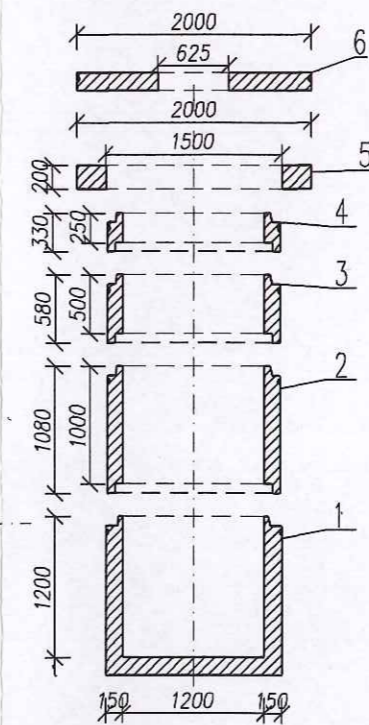

UWAGA:  
1. Rysunek należy rozpatrywać wraz z częścią opisową.  
2. Nie należy odmierzać wymiarów z rysunku, ani używać go jako szablonu. Przed przystąpieniem do prac budowlanych wszystkie wymiary należy sprawdzić w naturze.  
W przypadku stwierdzenia niezgodności należy niezwłocznie zwrócić się do projektanta.  
3. Wszelkie roboty budowlane należy prowadzić zgodnie z obowiązującymi warunkami technicznymi oraz przepisami techniczno - budowlanymi.

<b>KAT</b> PROJEKT	USŁUGI PROJEKTOWE KAT-PROJEKT Katarzyna Matyja Nowe Boryszewo 48/20, 09-410 Plock, tel. 501679290 kat_projekt@op.pl; NIP: 774 229 59 68, REGON: 146077050	
INWESTYCJA:	PBW budowa sieci kanalizacji sanitarnej wraz z przyłączami w granicy pasa drogowego w Borowiczkach Pieńkach, ul. Poddębiec, dz. nr. 193/15, 193/7 gm. Słupno	
ADRES:	Borowiczki Pieńki, ul. Poddębiec, gm. Słupno, dz. 193/15, 193/7	
INWESTOR:	GMINA SŁUPNO, UL. MISZEWSKA 8A, 09-472 SŁUPNO	
RYSUNEK NR	6	Szczegół studni rewizyjnej żelbetowej Ø1200 - rys. typowy
DATA:	08.2016	SKALA B/S
ZESPÓŁ PROJEKTOWY	NR UPRAWNIENI	
PROJEKTANT:	MGR INŻ. KATARZYNA MATYJA	MAZ/0421/POOS/09