

Wzrost...
 17 maja 1989r. ...
 1287

STAROSTA PŁOCKI
 Oświadczenie...
 w Wydziale Geodezji i Gospodarki Nieruchomościami
 Starostwa i Urzędowego w Płocku
 09-402 Płock, ul. Rakocznego
 W obrotach...
 48.08.11
 4861-4971

z up. STAROSTY
 mgr inż. E. Szymańska
 Inspektor w Wydziale Geodezji
 i Gospodarki Nieruchomościami

sprawdzający
 mgr inż. Marek Skrocki
 Uprawnienia budowlane do projektowania i kierowania
 robotami budowlanymi bez ograniczeń w specjalności
 instalacyjnej w zakresie sieci, instalacji i urządzeń
 cieplnych, wentylacyjnych, gazowych i kanalizacyjnych
 Nr ewid. WKP/0156/PWOS/09

Rysunek	PROJEKT ZAGOSPODAROWANIA TERENU SKALA 1:500	Nr.rys 1
Temat	Sieć wodociągowa w ul. Zamkowa w m. Cekanowo, gm. Słupno	Data 03.11
Inwestor	GMINA SŁUPNO	
Projektant	mgr inż. D. Janiszewska nr up. 111/89	PROJEKTANT mgr inż. Małgorzata Danuta Janiszewska Nr upraw. 111/89
Opracował	tech. E. Szymańska	ES


PRZEDSIĘBIORSTWO USŁUG GEODEZYJNYCH
 inż. Andrzej Kozicki
 09-402 Płock, ul. Olszów Płocka 11/3
 tel/fax 266-89-24, tel kom. 0601314527
 NIP 774-108-30-17

MAPA DO CELÓW PROJEKTOWYCH
 skala 1 : 500

nie wykluca się istnienia w terenie urządzeń podziemnych,
 nie wykazanych na mapie, które nie zostały zgłoszone
 do inwentaryzacji przed zasypaniem.

24.02.2011r.

PRZEDSIĘBIORSTWO USŁUG GEODEZYJNYCH
 inż. Andrzej Kozicki
 09-402 Płock, ul. Olszów Płocka 11/3
 tel/fax 266-89-24, tel kom. 0601314527
 NIP 774-108-30-17

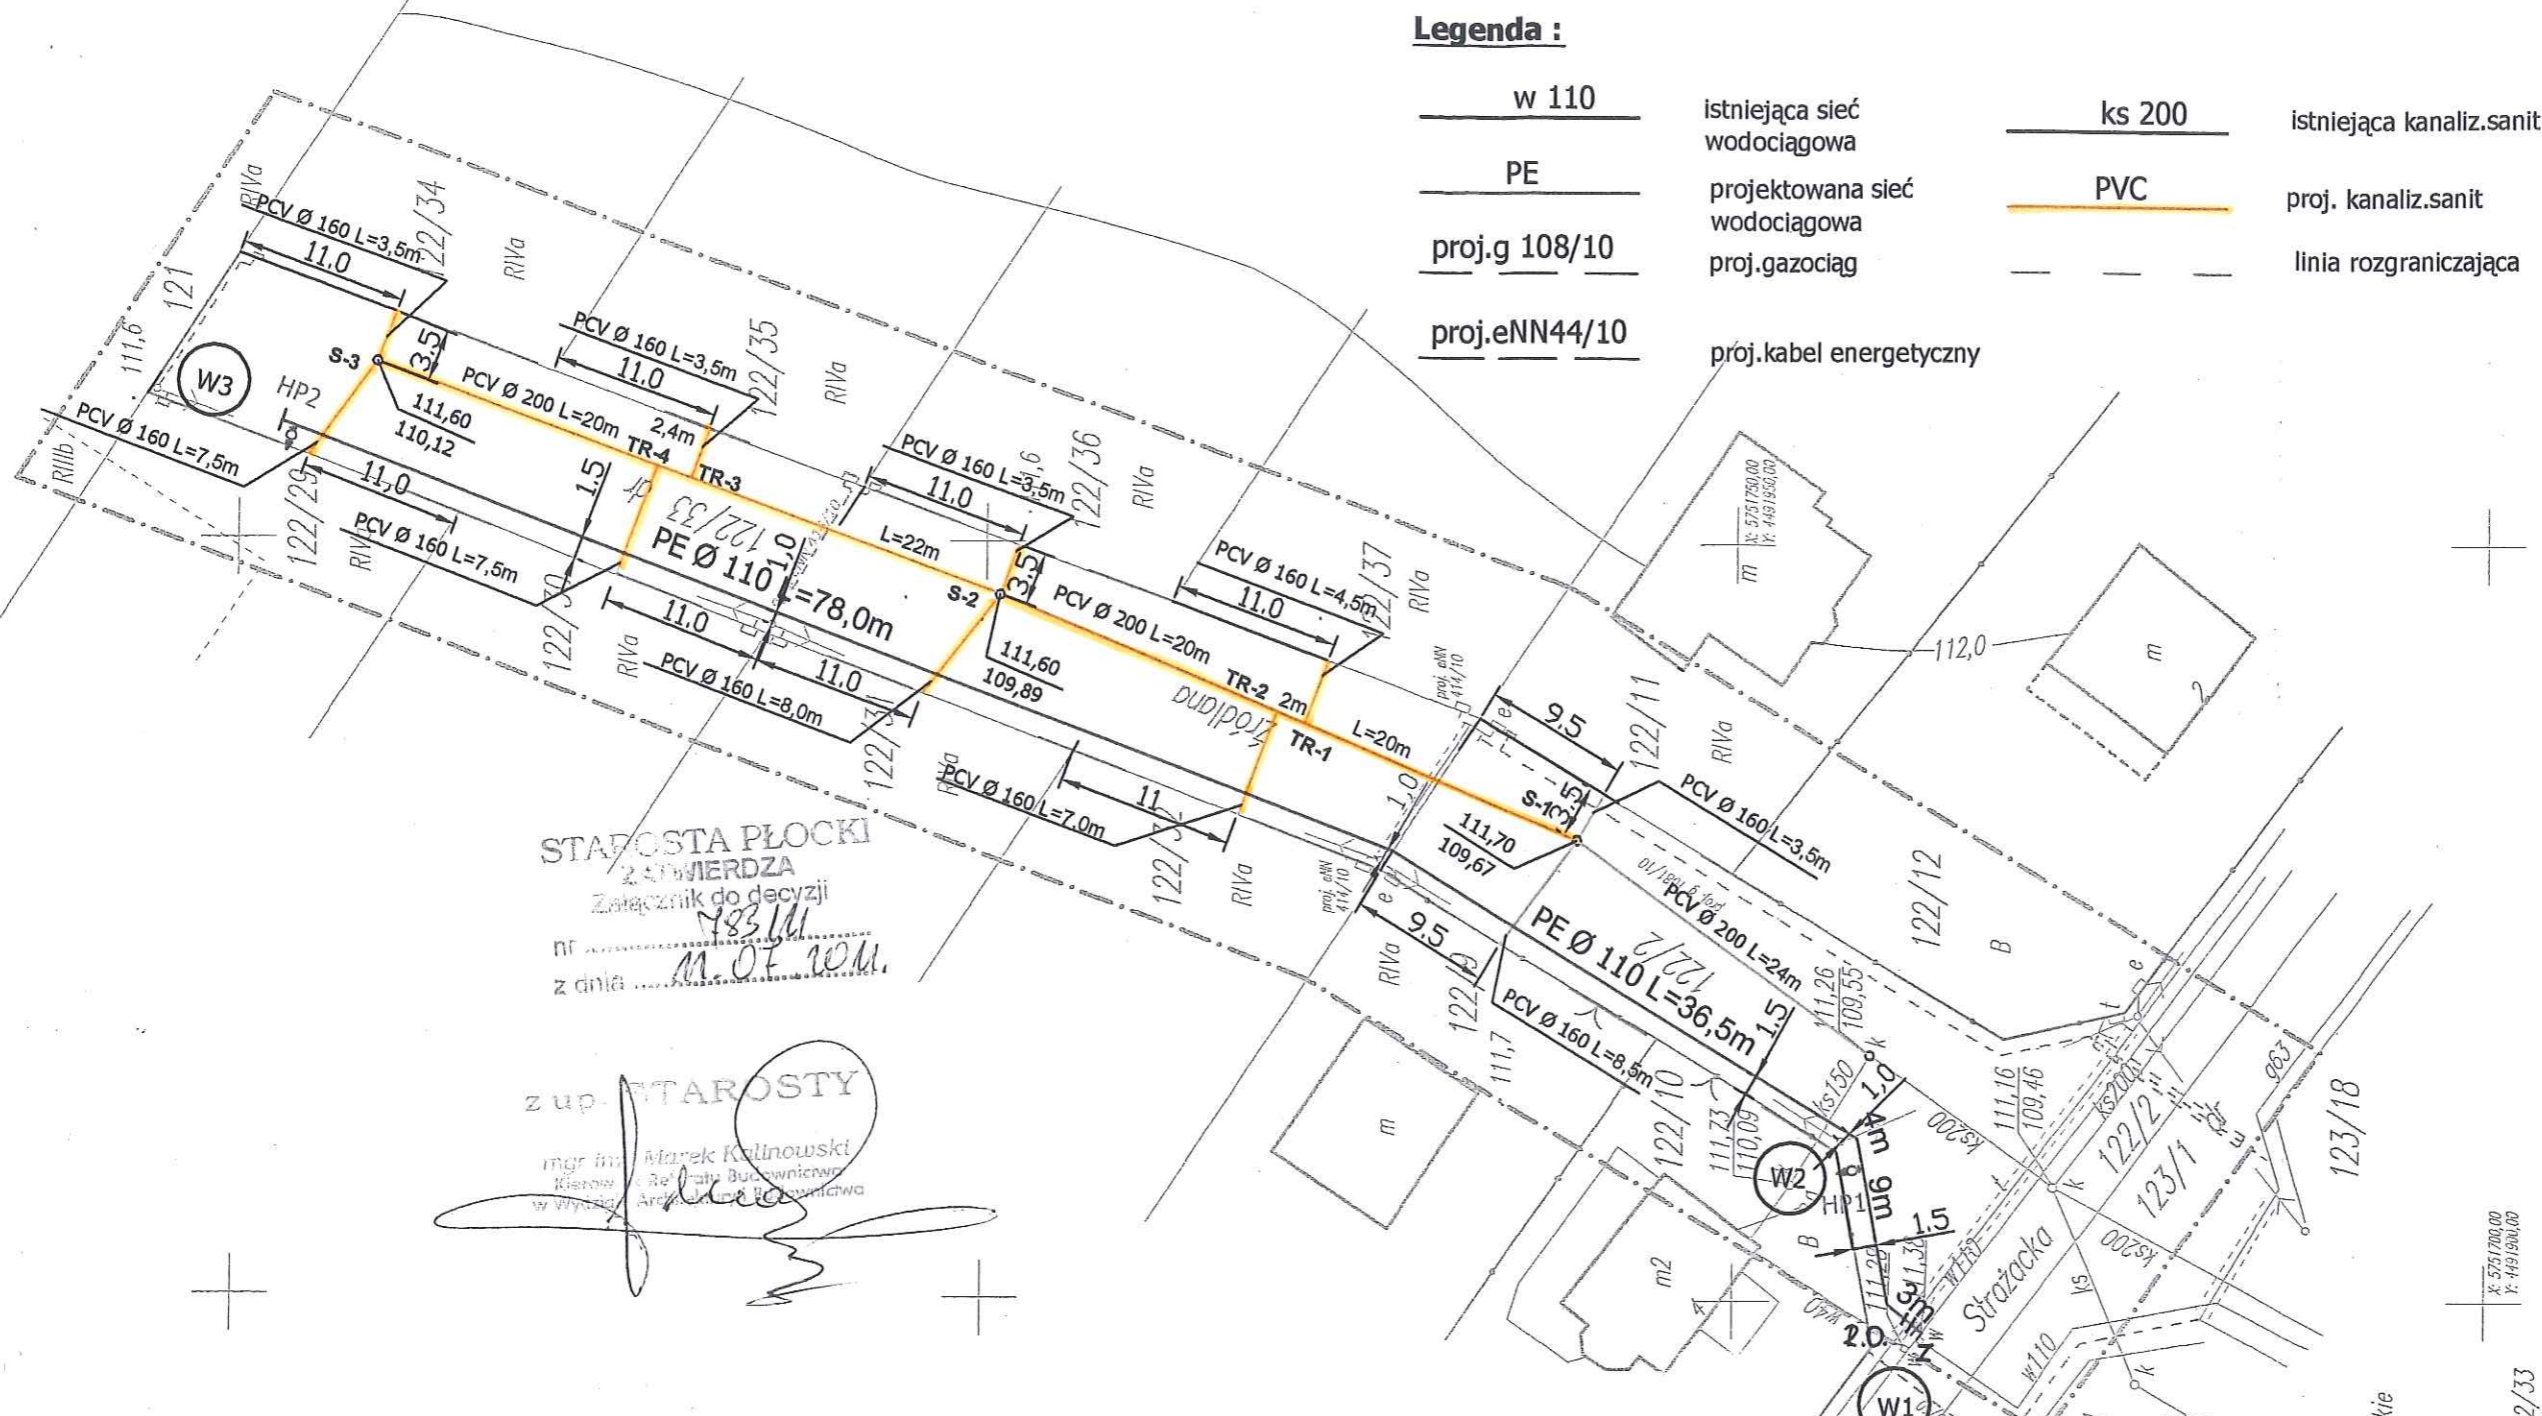

STAROSTA PŁOCKI
 Z załącznikiem do decyzji
 nr 483/11
 z dnia 11.07.2011r.

z up. STAROSTY
 mgr inż. Marek Kalinowski
 Kierownik Referatu Budowlanego
 w Wydziale Geodezji i Gospodarki Nieruchomościami

Legenda :

	istniejąca sieć wodociągowa		istniejąca kanaliz.sanit
	projektowana sieć wodociągowa		proj. kanaliz.sanit
	proj.gazociąg		proj.kabel energetyczny
	linia rozgraniczająca		

