

BIURO USŁUG GEODEZYJNYCH
 Bogdan Wereszczyński
 Cekanowo ul. Leśna 15, 09-472 Słupno
 802-740-621 NIP 774-107-52-65

Obręb Cekanowo
 Gmina Słupno
 Pow. plocki

MAPA DO CELÓW PROJEKTOWYCH SKALA 1:500

Opracowanie na podstawie fragmentu arkusza mapy syt-wys nr 262.114.014
 Mapa przedstawia stan na dzień 2010-11-05



Szkic orientacyjny skala 1: 25 000


Uwaga!

Nie wyklucza się istnienia w terenie urządzeń podziemnych – nie pokazanych na mapie, które nie zostały odnalezione podczas wykonywania inwentaryzacji geodezyjnych lub, które nie zostały

Legenda:

- W 160 istniejąca sieć wodociągowa
- PE projektowana sieć wodociągowa
- g istn. gazociąg
- t istn. kabel telefoniczny

Rysunek	PROJEKT ZAGOSPODAROWANIA TERENU SKALA 1:500	Nr. rys 1
Temat	Sieć wodociągowa w ul. Wiśniowej w m. Cekanowo, gm. Słupno	Data 03.11
Inwestor	GMINA SŁUPNO	
Projektant	mgr inż. D. Janiszewska nr up. 111/89	
Opracował	tech. E. Szymańska	

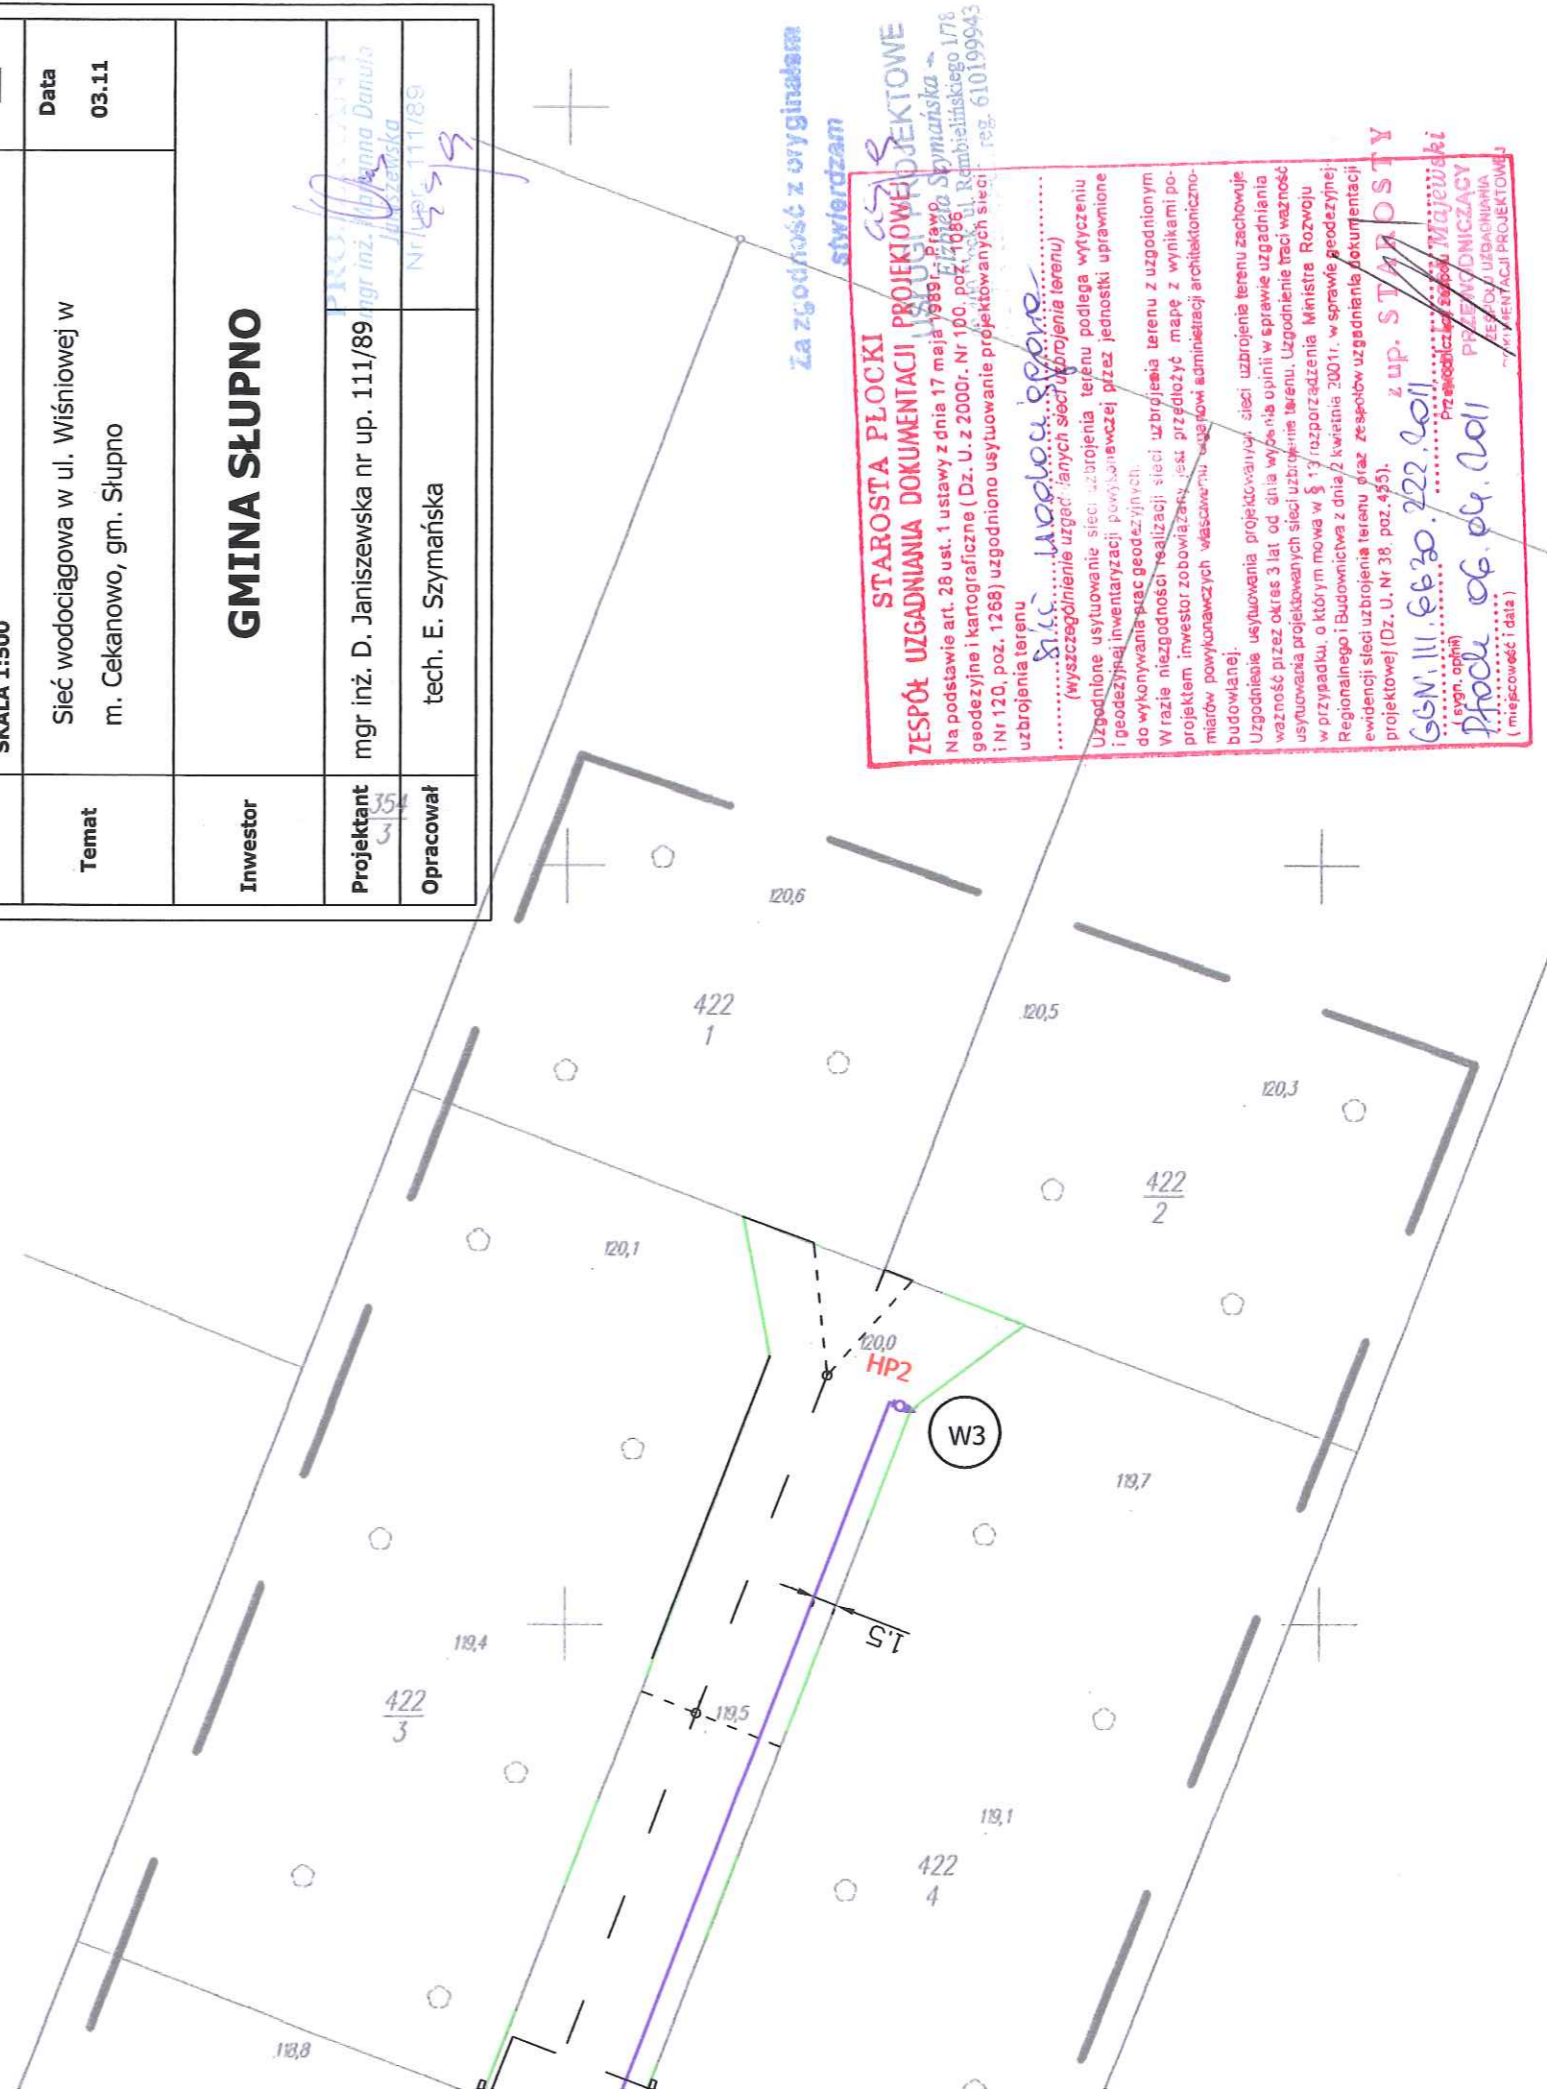

STAROSTA PLOCKI
ZESPÓŁ UZGADNIANIA DOKUMENTACJI PROJEKTOWEJ
 Na podstawie art. 28 ust. 1 ustawy z dnia 17 maja 1989 r. Prawo Szymańska - geodezyjne i kartograficzne (Dz. U. z 2000r. Nr 100, poz. 1086 i Nr 120, poz. 1268) uzgodniono usytuowanie projektowanych sieci uzbrojenia terenu
 (wyszczególnienie urządzeń i innych sieci uzbrojenia terenu)
 Uzgodnione usytuowanie sieci uzbrojenia terenu podlega wytyczeniu i geodezyjnej inwentaryzacji powyższych sieci uzbrojenia terenu do wykonywania prac geodezyjnych.
 Wrazie niezgodności realizacji sieci uzbrojenia terenu z uzgodnionym projektem inwestor zobowiązany jest przedłożyć mapę z wynikami pomiarów powyższych sieci uzbrojenia terenu, w sprawie geodezyjnej budowlanej.
 Uzgodnienie usytuowania projektowanych sieci uzbrojenia terenu zachowuje ważność przez okres 3 lat od dnia wydania opinii w sprawie uzgadniania usytuowania projektowanych sieci uzbrojenia terenu. Uzgodnienie traci ważność w przypadku, o którym mowa w § 17 rozporządzenia Ministra Rozwoju Regionalnego i Budownictwa z dnia 2 kwietnia 2001r. w sprawie geodezyjnej ewidencji sieci uzbrojenia terenu oraz zespołów uzgadniania dokumentacji projektowej (Dz. U. Nr 38, poz. 435).
 z up. S.T.M. OSTY
 GSN.111.66.20.222.2011
 Przewodniczący Zarządu Gminnego
 Prace 06.04.2011
 (miejscowość i data)

Szkic orientacyjny skala 1: 25 000

Uwaga!


Nie wyklucza się istnienia w terenie urządzeń podziemnych – nie pokazanych na mapie, które nie zostały odnalezione podczas wykonywania inwentaryzacji geodezyjnych lub, które nie zostały zgłoszone do inwentaryzacji przed zasypaniem

GEODETA UPRAWNIONY
inż. Bogdan Werużczyński
Nr. zezw. 20254

Wzrost: 180 cm, Ciężar ciała: 70 kg, Ciężar serca: 200 g, Ciężar płuc: 1000 g, Ciężar wątroby: 1500 g, Ciężar nerek: 200 g, Ciężar pęcherzyka żółciowego: 50 g, Ciężar pęcherzyka wodnego: 100 g, Ciężar trzustki: 50 g, Ciężar śledziony: 150 g, Ciężar wątroby: 1500 g, Ciężar nerek: 200 g, Ciężar pęcherzyka żółciowego: 50 g, Ciężar pęcherzyka wodnego: 100 g, Ciężar trzustki: 50 g, Ciężar śledziony: 150 g

STAROSTA PŁOCKI
Ośrodek Dokumentacji Geodezyjno-Kartograficznej przy Starostwie Powiatowym w Płocku
09-400 Płock, ul. Warszawska 17.
W obszarze niniejszego projektu...
dokonano...
Dokumentacja...
i z...
Niniejsza mapa...
projektowa...
pozwala...
i...
uprawnione...
Płock, dnia 16-11-10

z up. STAROSTY
mgr Ewa Bielska
Kierownik
Powiatowy Ośrodek Geodezyjno-Kartograficzny

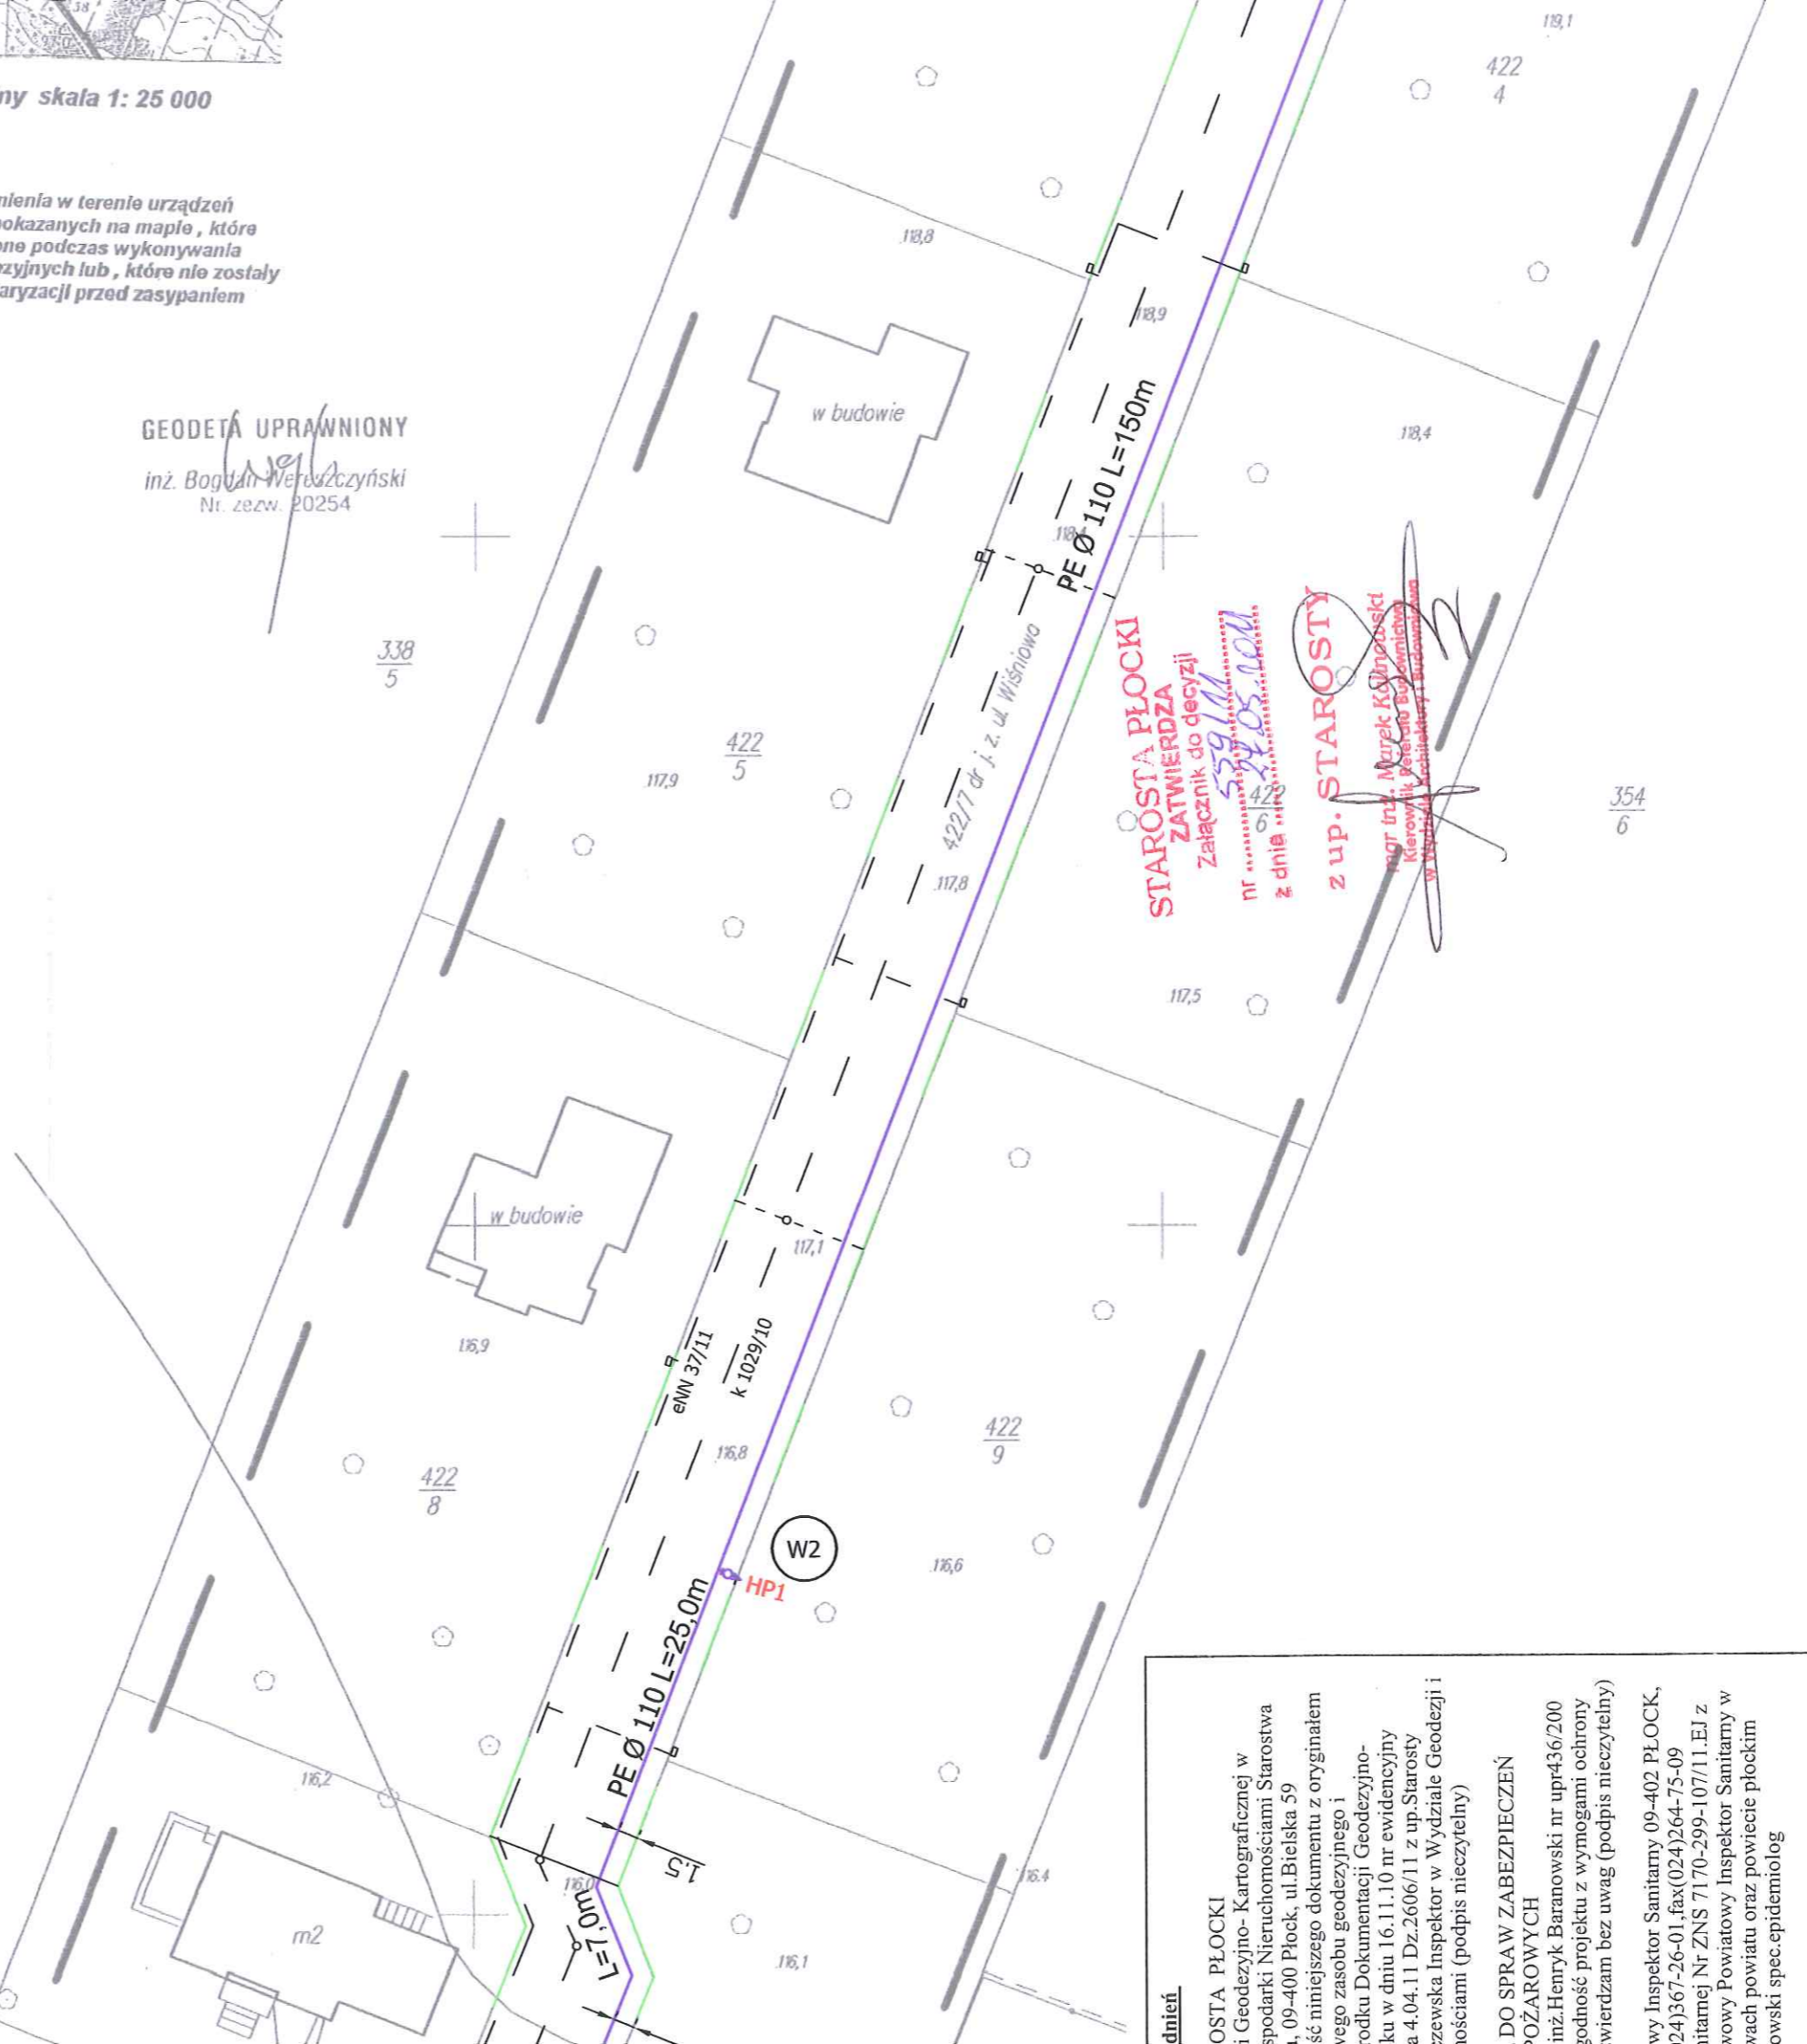

STAROSTA PŁOCKI
ZATWIERDZA
Załącznik do decyzji
nr...
z dnia...
z up. STAROSTY
mgr inż. Marek Kujawa
Kierownik Powiatowego Ośrodka Geodezyjno-Kartograficznego

dniem
OSTA PŁOCKI
i Geodezyjno-Kartograficznej w
Spółdzielni Nieruchomości Starostwa
Powiatowego w Płocku, ul. Bielska 59
z dnia 16.11.10 nr ewidencyjny
4.04.11 Dz.2606/11 z up. Starosty
Marek Kujawa, Inspektor w Wydziale Geodezji i
Kartografii (podpis nieczytelny)

DO SPRAW ZABEZPIECZENIA
POŻAROWYCH
inż. Henryk Baranowski nr upr.436/200
z dnia 16.11.10 nr ewidencyjny
4.04.11 Dz.2606/11 z up. Starosty
Marek Kujawa, Inspektor w Wydziale Geodezji i
Kartografii (podpis nieczytelny)

Wy Inspektor Sanitarny 09-402 PŁOCK,
ul. Warszawska 17, Płock, tel. 24367-26-01, fax (024)264-75-09
e-mail: inspektor@plock.pl, www.09-402.pl
Załącznik nr ZNS 7170-299-107/11.EJ z
Wydziału Powiatowy Inspektor Sanitarny w
Płocku, ul. Warszawska 17, Płock, tel. 24367-26-01
e-mail: inspektor@plock.pl, www.09-402.pl
Inspektor spec. epidemiolog

Inspektor skrzyżowania i zbliżenia z kablami
ziemnymi wykonanymi ręcznie i przed
odbioru w ENERGA-OPERATOR S.A.
Zespołu Uzgodnienia Dokumentacji
- OPERATOR S.A. Oddział w Płocku
Mariusz Wiśniewski

za zgodność z oryginałem

USŁUGI PROJEKTOWE
Elżbieta Szaryńska
ul. Warszawska 17/8
Płock, tel. 610199743



Odpis uzgodnień

1. STAROSTA PŁOCKI
Ośrodek Dokumentacji Geodezyjno-Kartograficznej w
Wydziale Geodezji Gospodarki Nieruchomościami Starostwa
Powiatowego w Płocku, 09-400 Płock, ul. Bielska 59
Poświadczam się zgodność niniejszego dokumentu z oryginałem
przyjętym do państwowego zasobu geodezyjnego i
kartograficznego w Ośrodku Dokumentacji Geodezyjno-
Kartograficznej w Płocku w dniu 16.11.10 nr ewidencyjny
2762-377/10 Płock dnia 4.04.11 Dz.2606/11 z up. Starosty
Marzena Dorota Chyczewska Inspektor w Wydziale Geodezji i
Gospodarki Nieruchomościami (podpis nieczytelny)
2. RZECZOZNAWCA DO SPRAW ZABEZPIECZEN
PRZECIWPÓŻAROWYCH
mł.bryg.w st.sp.mgr inż.Henryk Baranowski nr upr436/200
Kutno 28.04.2011 zgodność projektu z wymogami ochrony
przeciwpożarowej stwierdzam bez uwag (podpis nieczytelny)
3. Państwowy Powiatowy Inspektor Sanitarny 09-402 PŁOCK,
ul..Kolegialna 20 tel.(024)367-26-01,fax(024)264-75-09
Załącznik do opinii sanitarnej Nr ZNS 7170-299-107/11.EJ z
dnia 26.04.2011 Państwowy Powiatowy Inspektor Sanitarny w
Płocku-mieście na prawach powiatu oraz powiecie płockim
lek.med.Romuald Ostrowski spec.epidemiolog
(podpis nieczytelny)
4. Uzgodnienie W miejscu skrzyżowania i zbliżenia z kablami
energetycznymi prace ziemne wykonać ręcznie i przed
zасыпаніем zgłosić do odbioru w ENERGA-OPERATOR S.A.
04.05.2011 Konsultant Zespołu Uzgadniania Dokumentacji
Projektowej ENERGA – OPERATOR S.A. Oddział w Płocku
(podpis nieczytelny) Mariusz Wiśniewski

za zgodność z oryginałem

USLUGI
Elzbieta