

reprodukcji w celu rozpowszechniania i rozprzeczania tego dokumentu wymaga zezwolenia o którym mowa w art. 18 ustawy z dn. 17 maja 1989r. -Prawo geodezyjne i kartograficzne (Dz.U. z 2010r. Nr 193 poz. 1287)


**STAROSTA PŁOCKI**  
Ośrodek Dokumentacji Geodezyjno-Kartograficznej w Wydziale Geodezji i Gospodarki Nieruchomościami Starostwa Powiatowego w Plocku, 09-400 Plock, ul. Bielska 59.  
Powiadza się zgodność niniejszego dokonania z oryginałem przyjętym do pułkowego zasobu geodezyjnego i kartograficznego w Ośrodku Dokumentacji Geodezyjno-Kartograficznej w Plocku  
w dniu 25.02.11  
nr ewidencyjny 2706-23/11  
Plock dnia 7.04.11  
*(imię i nazwisko, podpis, stanowisko, data i miejsce wydania)*  
Dr. 2772

z up. STAROSTY  
mgr Edyta Bielska  
Inspektor w Wydziale Geodezji i Gospodarki Nieruchomościami

**STAROSTA PŁOCKI**  
Ośrodek Dokumentacji Geodezyjno-Kartograficznej w Wydziale Geodezji i Gospodarki Nieruchomościami Starostwa Powiatowego w Plocku, 09-400 Plock, ul. Bielska 59.  
Powiadza się zgodność niniejszego dokonania z oryginałem przyjętym do pułkowego zasobu geodezyjnego i kartograficznego w Ośrodku Dokumentacji Geodezyjno-Kartograficznej w Plocku  
w dniu 25.02.11  
nr ewidencyjny 2706-23/11  
Plock dnia 7.04.11  
*(imię i nazwisko, podpis, stanowisko, data i miejsce wydania)*  
Dr. 2772

z up. STAROSTY  
Marzenna Dorota Chyczewska  
Inspektor w Wydziale Geodezji i Gospodarki Nieruchomościami

10 — istniejąca sieć wodociągowa  
— projektowana sieć wodociągowa

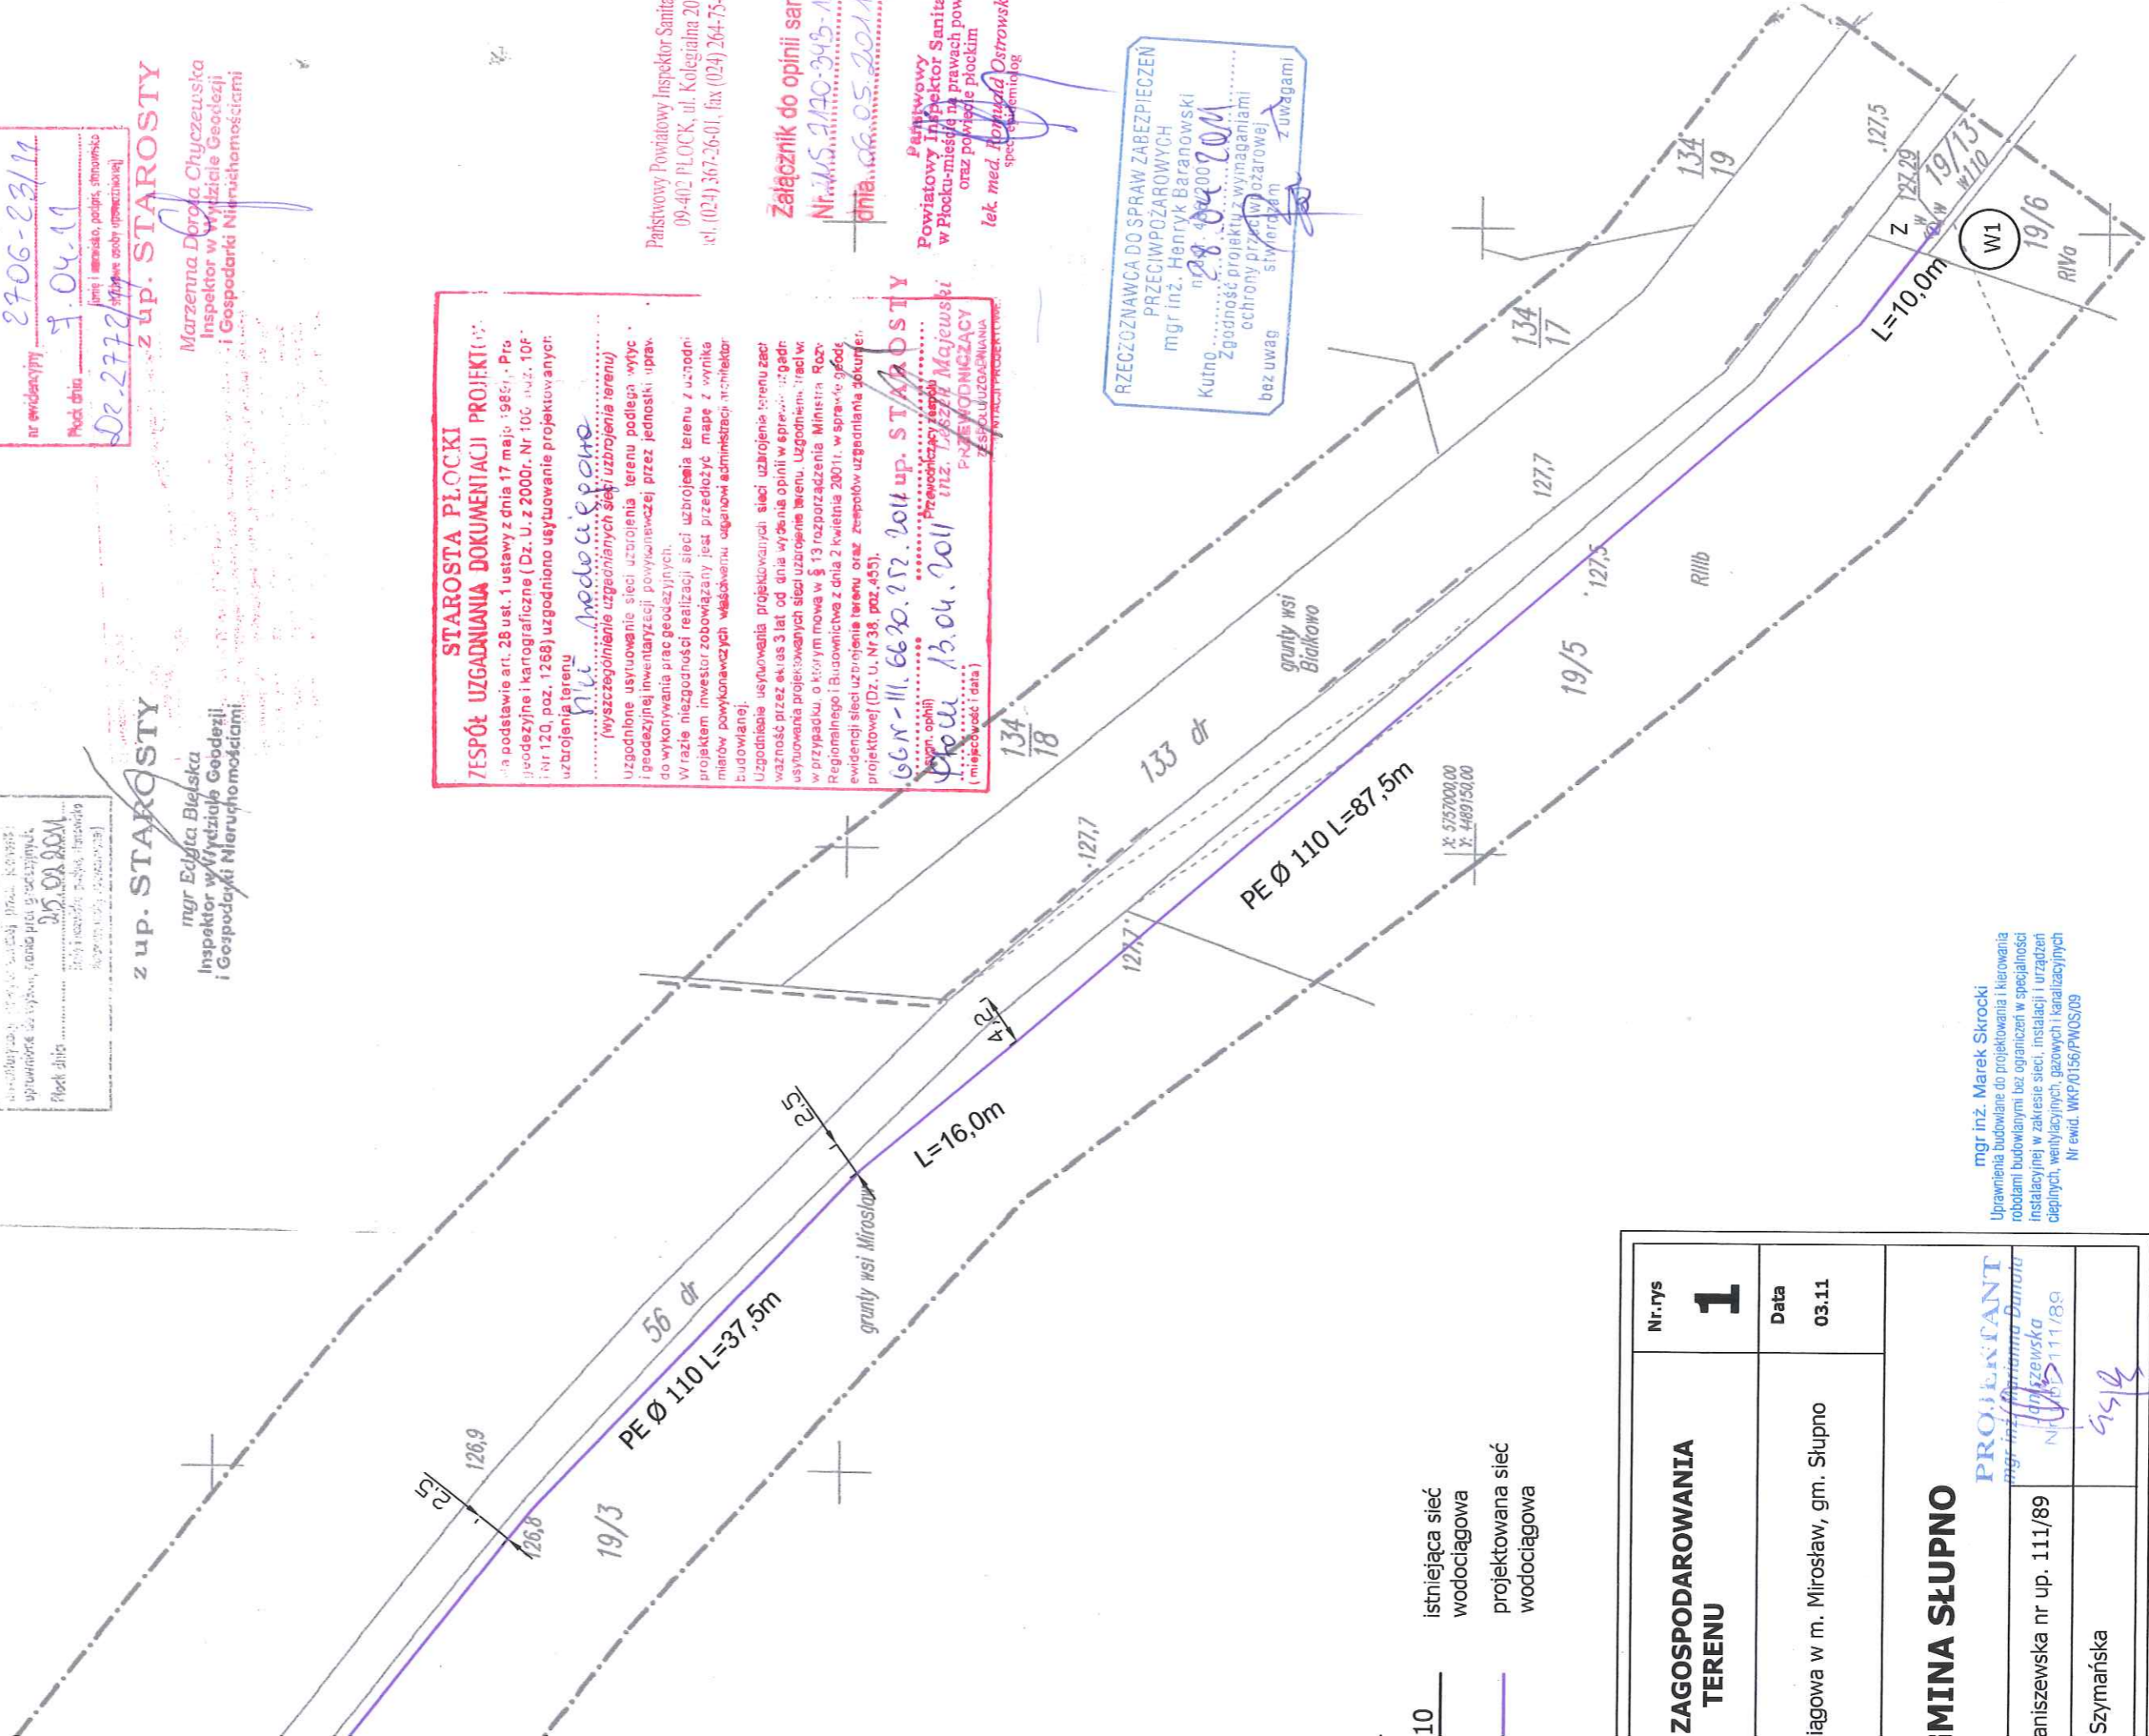

**STAROSTA PŁOCKI**  
**ZESPÓŁ UZGADNIANIA DOKUMENTACJI PROJEKTOWEJ**  
na podstawie art. 28 ust. 1 ustawy z dnia 17 maja 1989r. - Prawo geodezyjne i kartograficzne (Dz.U. z 2010r. Nr 193 poz. 1287) i art. 120, poz. 1268) uzgodniono usytuowanie projektowanego uzbrojenia terenu  
*Nie podlega sprawo*  
*(wyszczególnienie uzgodnionych sieci uzbrojenia terenu)*  
i geodezyjnej inwentaryzacji powyższej przez jednostki upr. do wykonywania prac geodezyjnych.  
Uzgodnione usytuowanie sieci uzbrojenia terenu podlega wytyczeniu i geodezyjnej inwentaryzacji powyższej przez jednostki upr. do wykonywania prac geodezyjnych.  
W razie niezgodności realizacji sieci uzbrojenia terenu z uzgodnionym projektem inwestor zobowiązany jest przedłożyć mapę z wynikiem i miarobowiązanych właścownemu organowi administracji architektury budowlanej.  
Uzgodnienie usytuowania projektowanych sieci uzbrojenia terenu zachodzi przez okres 3 lat od dnia wydania opinii w sprawie uzgodnienia usytuowania projektowanych sieci uzbrojenia terenu, uzgodnienia, treści w przywołanym, o którym mowa w § 13 rozporządzenia Ministra Rolnictwa i Biadownictwa z dnia 2 kwietnia 2001r. w sprawie głębokości i ewidencji sieci uzbrojenia terenu oraz zespołów uzgadniania dokumentacji projektowej (Dz. U. Nr 38, poz. 455).  
16.11.11, 6.12.11, 20.12.11, 20.12.11 up. STAROSTY  
*(imię i nazwisko, podpis, stanowisko, data i miejsce wydania)*  
Płock 13.04.2011  
Przewodniczący zespołu uzgadniania  
mgr inż. *(imię i nazwisko)*  
PRZEWODNICZĄCY ZESPOŁU UZGADNIANIA

Państwowy Powiatowy Inspektor Sanitarny  
09-402 PŁOCK, ul. Kolegialna 20  
tel. (024) 367-26-01, fax (024) 264-75-09


Załącznik do opinii sanitarnej  
Nr. MS. 2140-348-118/119  
dnia 06.05.2011

Państwowy Powiatowy Inspektor Sanitarny w Plocku-mieście na prawach powiatu oraz powiatowe placemki  
lek. med. *(imię i nazwisko)* Osrowski  
specjalista epidemiolog

RZECZOZNAWCA DO SPRAW ZABEZPIECZEN PRZECIWOPOŻAROWYCH  
mgr inż. Henryk Baranowski  
Kutno nr 484200201  
Zgodność projektu z wymaganiami ochrony przed powodzią  
bez uwag stwierdzam z uwagami

<b>ZAGOSPODAROWANIA TERENU</b>	Nr.rys	<b>1</b>
	Data	03.11
iągowa w m. Miroslaw, gm. Słupno		
<b>MINA SŁUPNO</b>		
aniszewska nr up. 111/89	PROJEKTANT mgr inż. <i>(imię i nazwisko)</i> Danuta aniszewska Nr ewid. 111/89	
Szymańska	<i>(podpis)</i>	

mgr inż. Marek Skrocki  
Uprawnienia budowlane do projektowania i kierowania robotami budowlanymi bez ograniczeń w specjalności instalacyjnej w zakresie sieci, instalacji i urządzeń cieplnych, wentylacyjnych, gazowych i kanalizacyjnych  
Nr ewid. WKP/0156/PWOS/09

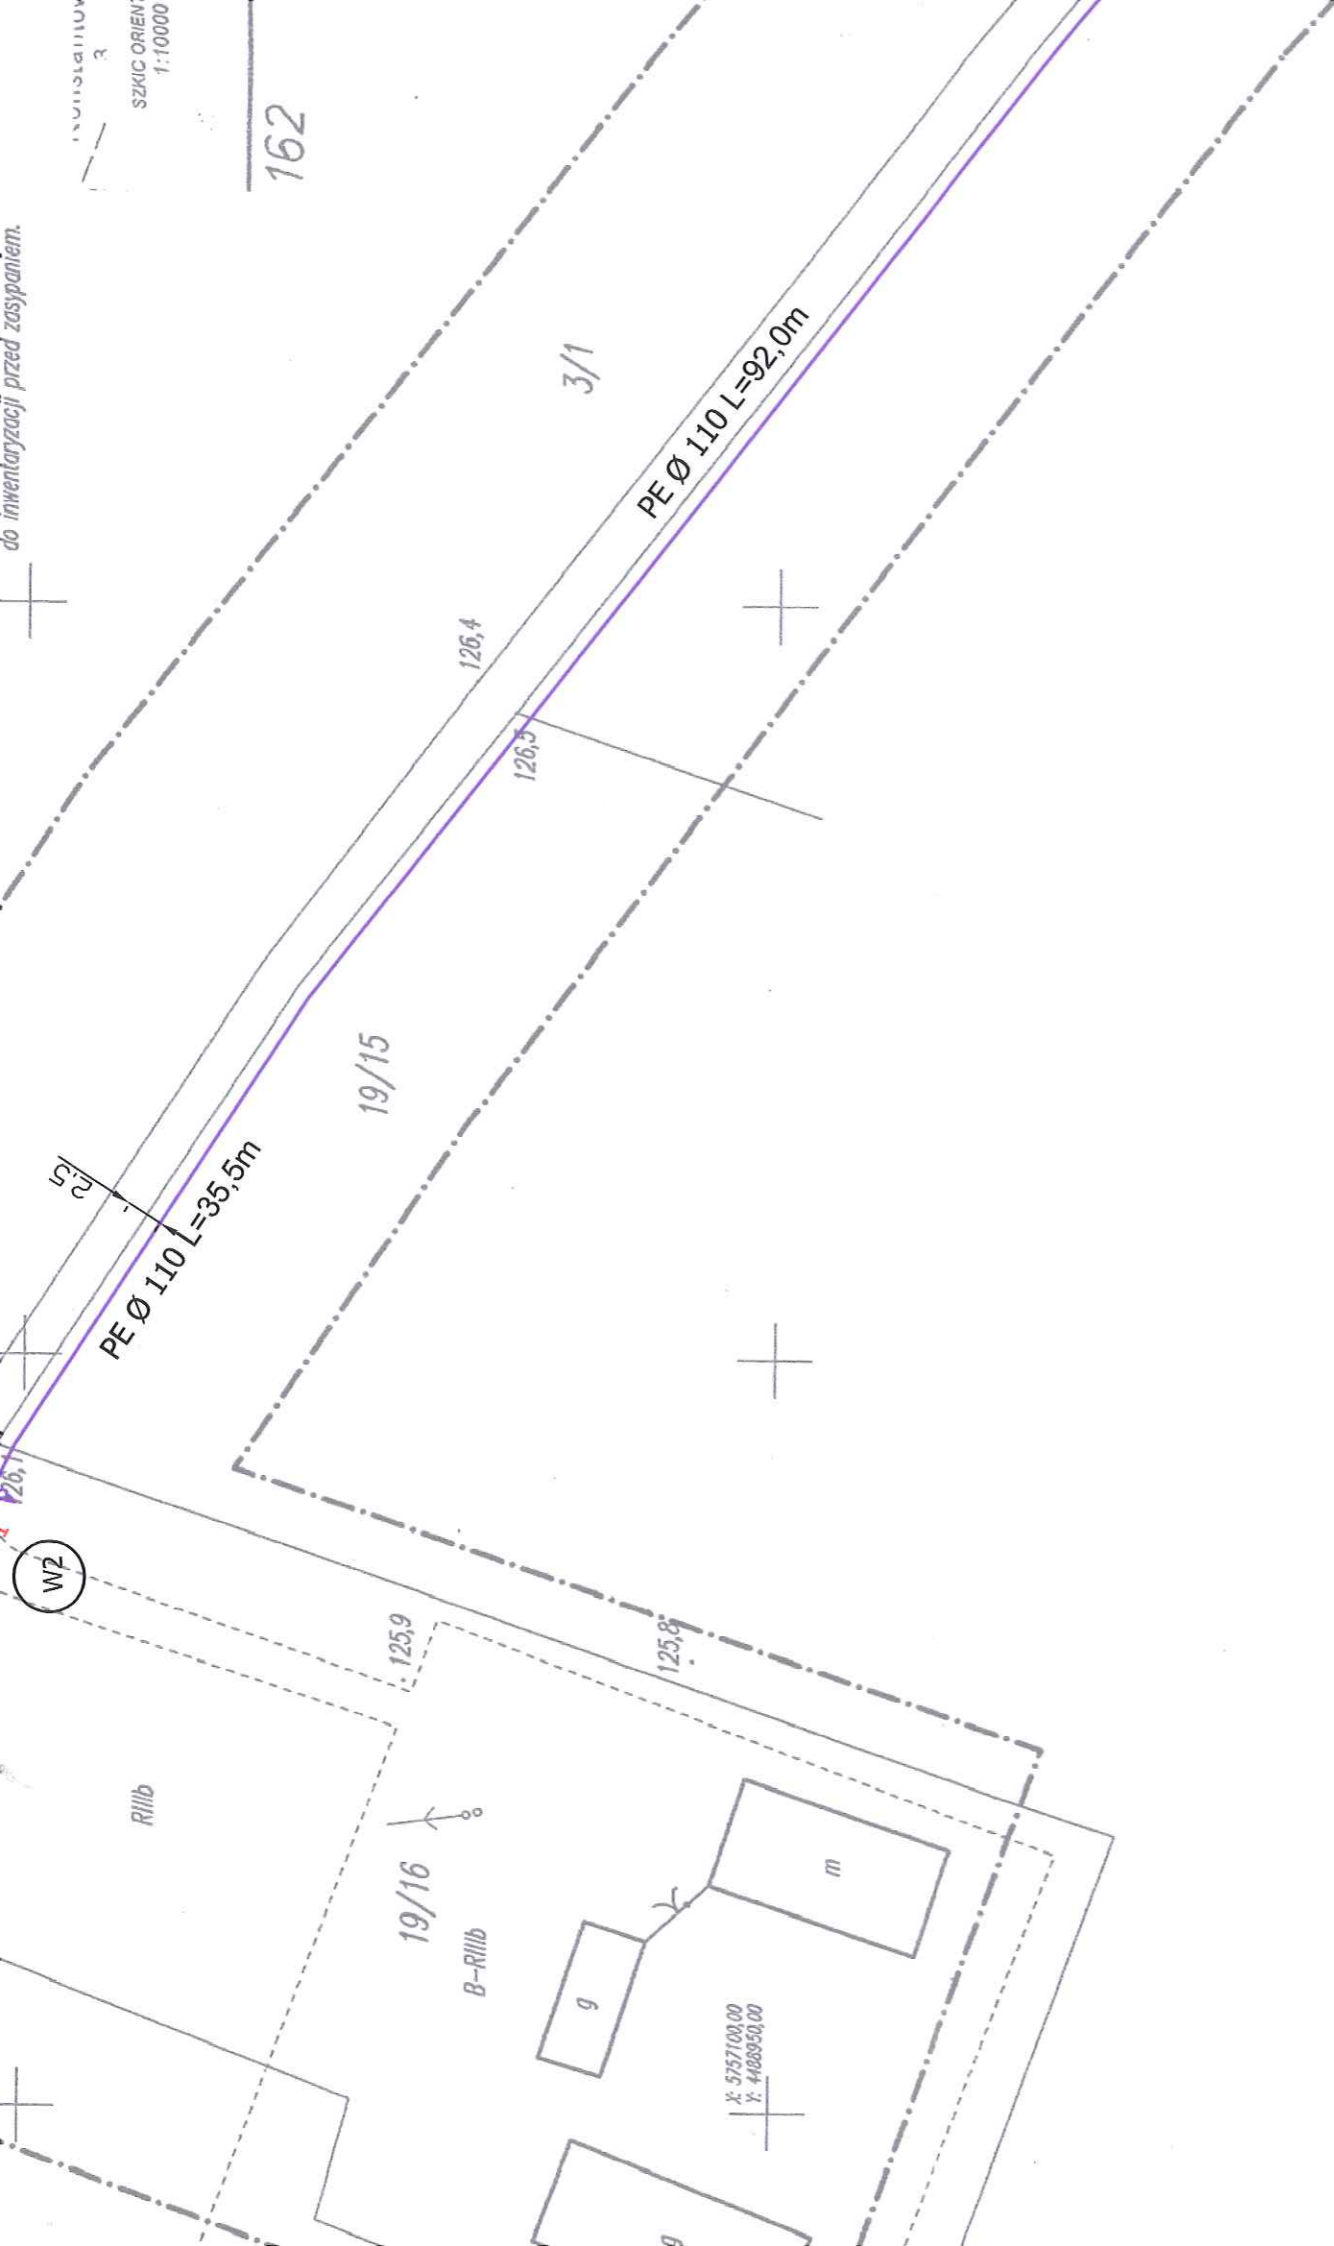

do inwentaryzacji przed zasypaniem.

SZKIC ORIENTACyjny  
1:10000

**STAROSTA PŁOCKI**  
**ZATWIERDZA**

Załącznik do decyzji

nr 1043/M

z dnia 30.08.2014r.

**z up. STAROSTY**  
mgr inż. Marek Kalinowski  
Kierownik Biura Budowlanego  
w Wydziale Architektury i Budownictwa

**Legenda :**

- W 110
- PE

Rysunek	<b>PROJEKT ZAGOSPOD TERENU</b> SKALA 1:500
Temat	Sieć wodociągowa w m. M
Inwestor	<b>GMINA SŁ</b>
Projektant	mgr inż. D. Janiszewska nr t
Opracował	tech. E. Szymańska