

MAPA DO CELÓW PROJEKTOWYCH


SKALA 1:500

7.179.10.0814 ; dz 18/6, 18/7, 18/14

Mapa przedstawia stan na dzień		2019.10.11
Oznaczenie zgłoszenia pracy geodezyjnej		GGN-III.6640.3855.2019
Miejscowość		RYDZYNO
Jednostka ewidencyjna	identyfikator	141912_2
	nazwa	ŚLUPNO - GMINA WIEJSKA
Obręb ewidencyjny	identyfikator	141912_2_0015
	nazwa	RYDZYNO
Nazwa układu współrzędnych	prostokątnych płaskich	2000,21
	wysokości	Kronstadt 86
Oznaczenie granic obszaru objętego aktualizacją		linia przerywana
Oznaczenie i informacje o służebnościach gruntowych mających wpływ na zagospodarowanie gruntów w granicach projektowanej inwestycji		Nie badano

Nie wykluczam istnienia w terenie urządzeń podziemnych - nie pokazanych na mapie, które nie zostały odnotowane podczas wykonywania inwentaryzacji powykonawczych lub, które nie zostały zgłoszone do inwentaryzacji przed zasypaniem

UWAGA:
Przebieg granic nieruchomości, konturów klasyfikacyjnych i użytków gruntowych, na mapie do celów projektowych przyjęto wg stanu ewidencyjnego w dniu: 2019.10.03

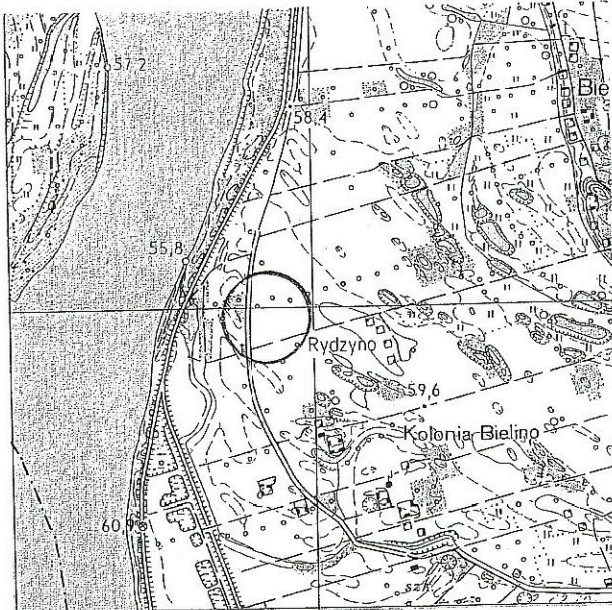

BIURO USŁUG GEODEZYJNYCH
Bogdan Wereszczyński
09-472 Słupno, Cekanowo, Leśna 15
tel. 602 740 621, NIP 774-107-52-65
meil: bogdanwereszczynski@wp.pl

GEODETA UPRAWNIONY

Inż. Bogdan Wereszczyński
N 5987 zw. 20254

OZNACZENIA

- projektowany wodociąg
- projektowany hydrant p.poż. nadziemny
- istniejące przyłącze wodociągowe do likwidacji
- projektowany odcinek przełączenia
- przyłącza wodociągowe
- granice działek


OPRACOWAŁA
mgr inż. Grażyna Dziągiewska

UWAGA

Opis odcinka istniejącego przyłącza wodociągowego oznaczonego na rysunku kolorem czerwonym zawarty w legendzie: "istniejące przyłącze wodociągowe do likwidacji" należy odczytywać i rozumieć jako: odcięcie, zamulenie oraz wyłączenie oznaczonych odcinków istniejącego wodociągu z użytkowania.

ODPIS UZGODNIENI (pieczętki)

- STAROSTA PŁOCKI
DOKUMENTACJA PROJEKTOWA
SIĘĆ WODOCIĄGOWA
BYŁA PRZEDMIOTEM NARADY KOORDYNACYJNEJ PRZEPROWADZONEJ W SIEDZIBIE STAROSTWA POWIATOWEGO W PŁOCKU, UL. BIELSKA 59 W FORMIE ZEBRANIA ZAINTERESOWANYCH PODMIOTÓW / ZA POMOCĄ ŚRODKÓW KOMUNIKACJI ELEKTRONICZNEJ UZGODNIONA PROTOKOŁEM GGN-III.6630.473.2019 Z DNIA 20.11.2019
PIECZĘĆ I PODPIS PRZEWODNICZĄCEGO NARADY KOORDYNACYJNEJ Z up. STAROSTY inż. LESZEK MAJEWSKI DYREKTOR WYDZIAŁU GEODEZJI I GOSPODARSTWA NIEMUCHOŚCIAMI GEODETA POWIATOWY PODPIS NIECZYTELNY
- PAŃSTWOWY POWIATOWY INSPEKTOR SANITARNY 09-402 PŁOCK, UL. KOLEGIALNA 20 TEL (024) 367-26-01, FAX (024) 264-75-09
ZAŁĄCZNIK DO OPINII SANITARNEJ NR PPS/ZNS/452/125/EJ/7782/2019 Z DNIA 21.11.2019 r. PAŃSTWOWY POWIATOWY INSPEKTOR SANITARNY W PŁOCKU-MIEŚCIE NA PRAWACH POWIATU ORAZ POWIECIE PŁOCKIM lek.med. ROMUALD OSTROWSKI spec. epidemiolog PODPIS NIECZYTELNY
- RZECZYZNAWCA DO SPRAW ZABEZPIECZEŃ PRZECIWOŻAROWYCH mgr inż. PIOTR GŁOWAŁA NR UPR. 540/2011 PŁOCK, DNIA 21.11.2019 r
ZGODNOŚĆ PROJEKTU Z WYMAGAMI OCHRONY PRZECIWOŻAROWEJ STWIERDZAM BEZ UWAG PODPIS NIECZYTELNY
- NINIEJSZA MAPA STANOWI ZAŁĄCZNIK DO DECYZJI WIR-6842.P-191.2019 Z DNIA 14.11.2019 Z UP. WÓJTA RENATA SOBOLEWSKA
GŁÓWNY SPECJALISTA DS. INWESTYCJI PODPIS NIECZYTELNY
- UZGODNIONO Z UP. WÓJTA DOMINIKA KACPRZYŃSKA NACZELNIK WYDZIAŁU OCHRONY ŚRODOWISKA I GOSPODARSTWA WODNO-KANALIZACYJNEJ
PODPIS NIECZYTELNY

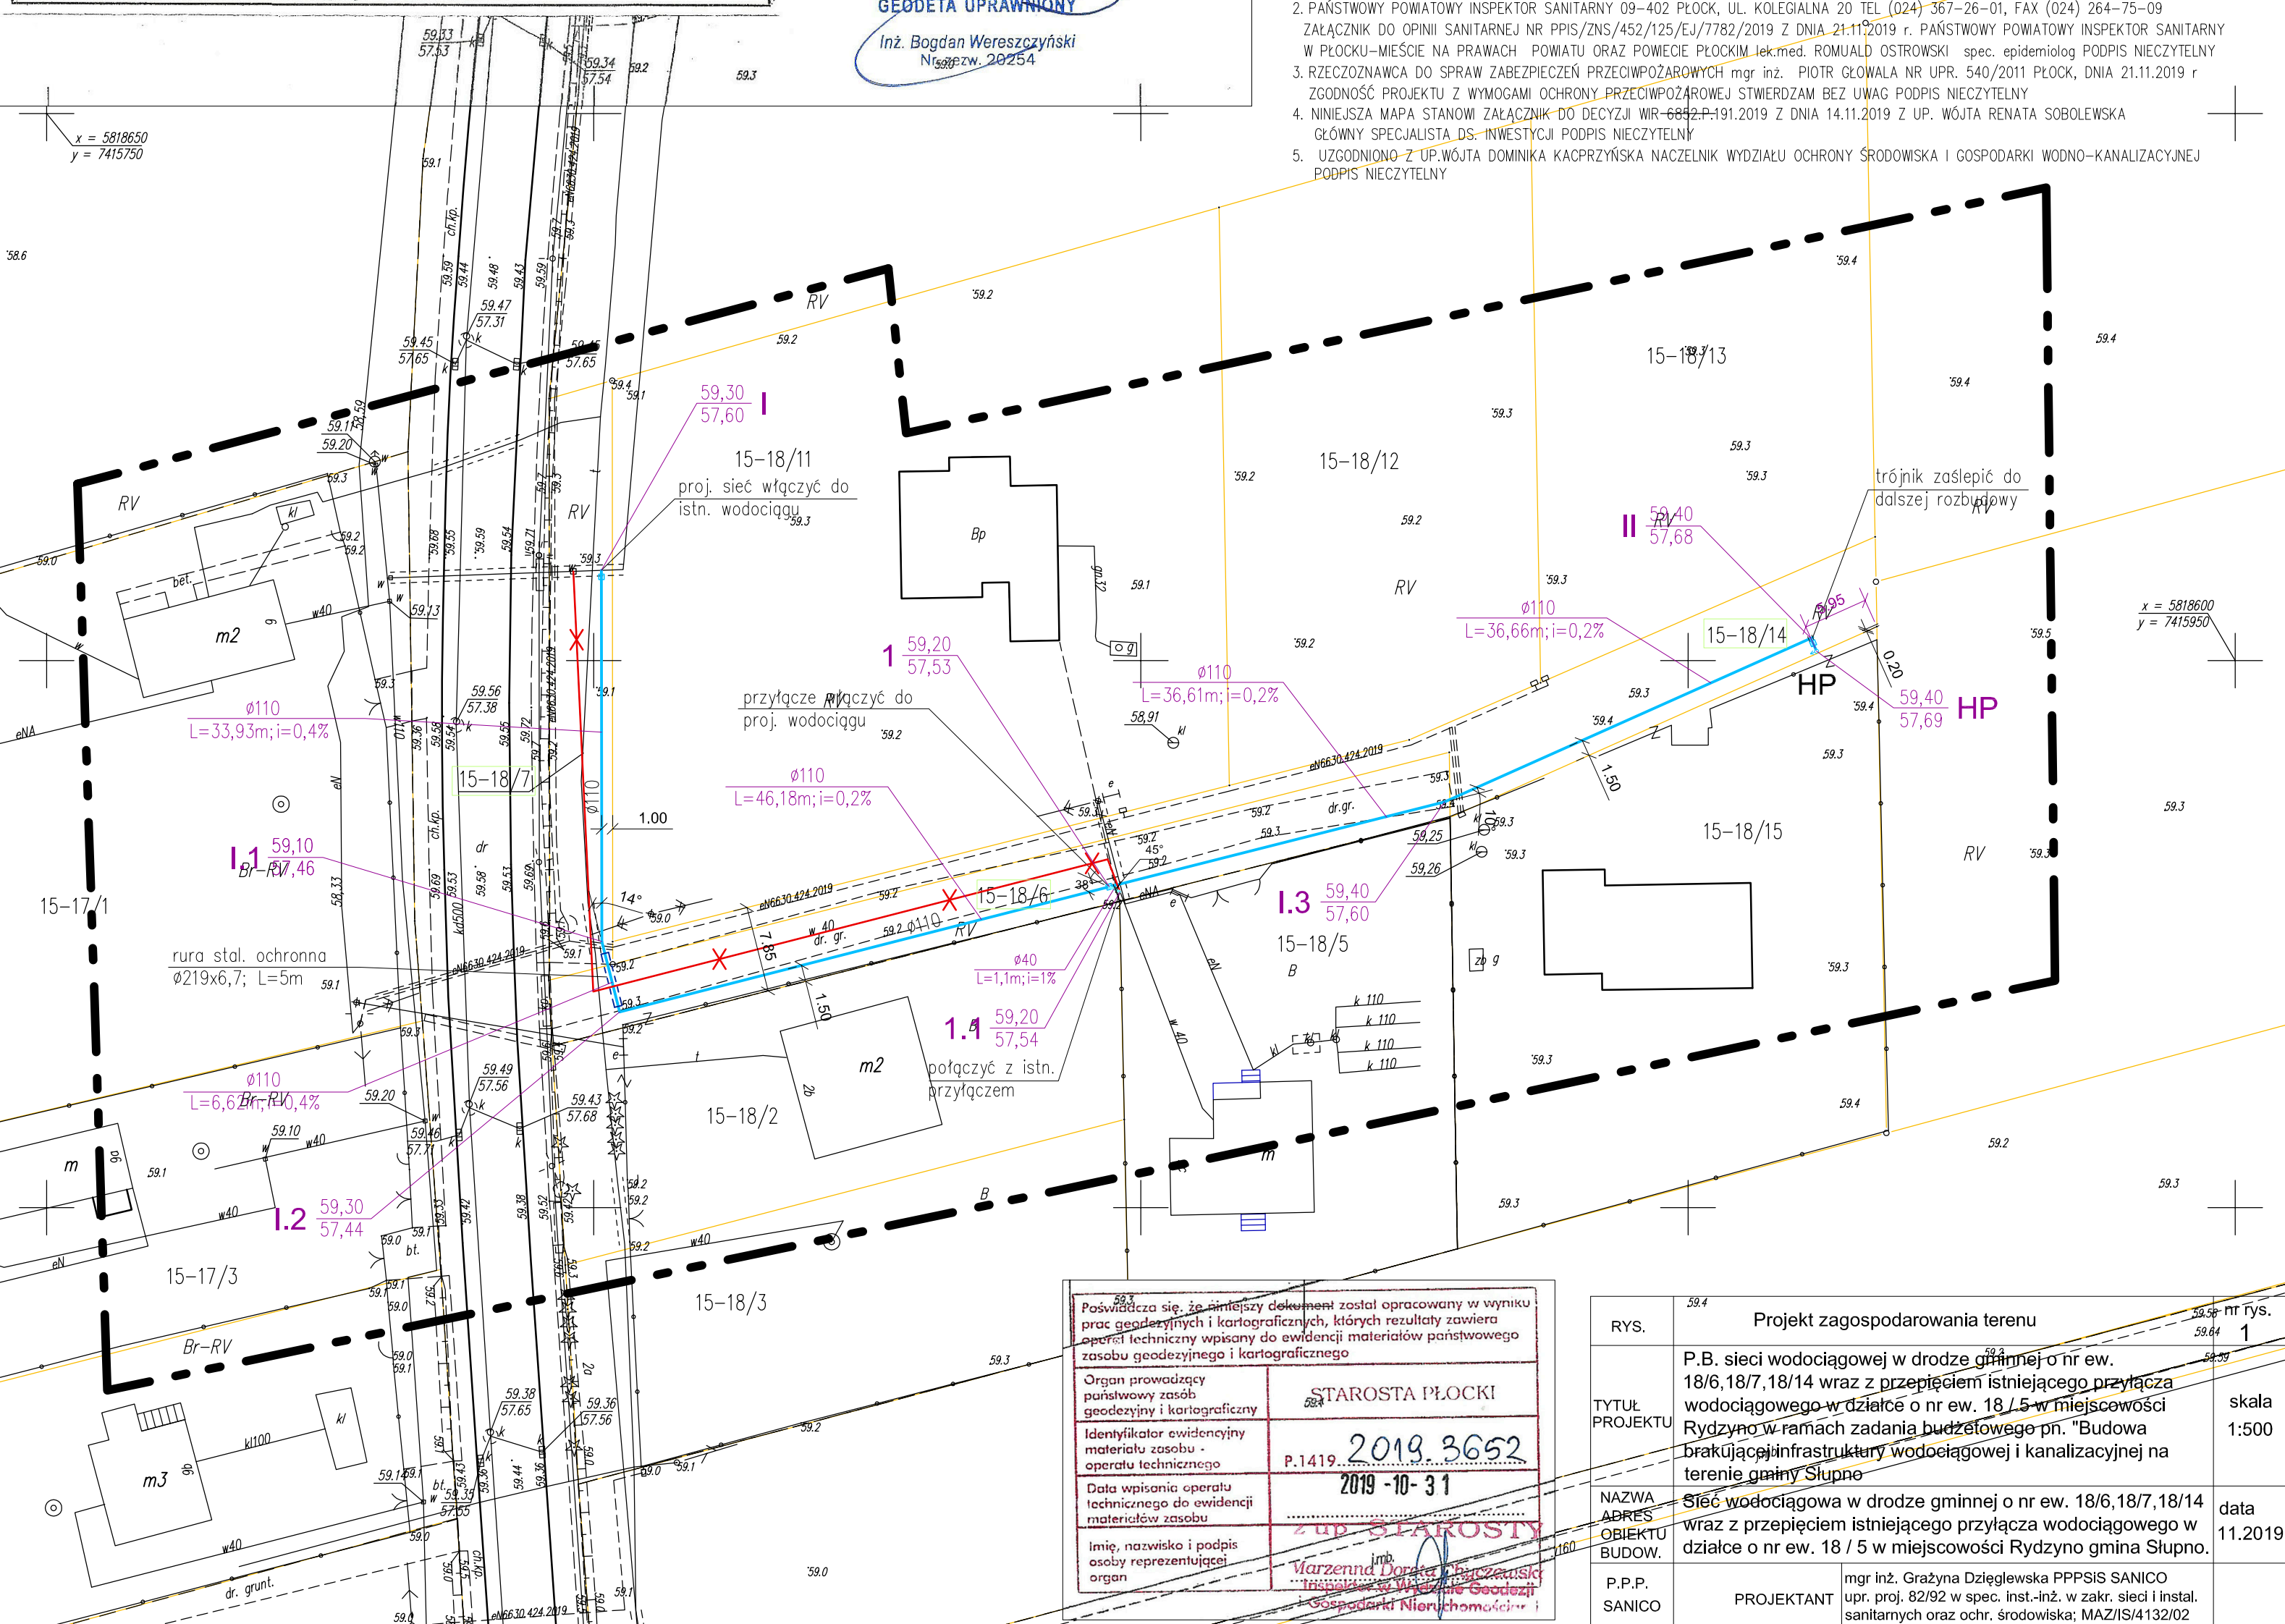

Państwa się, że niniejszy dokument został opracowany w wyniku prac geodezyjnych i kartograficznych, których rezultaty zawiera operat techniczny wpisany do ewidencji materiałów państwowego zasobu geodezyjnego i kartograficznego

Organ prowadzący państwowy zasób geodezyjny i kartograficzny: **STAROSTA PŁOCKI**

Identyfikator ewidencyjny materiału zasobu - operatu technicznego: **P.1419.2019.3652**

Data wpisania operatu technicznego do ewidencji materiałów zasobu: **2019-10-31**

Imię, nazwisko i podpis osoby reprezentującej organ: **mgr inż. Grażyna Dziągiewska**

RYC.	59.4	Projekt zagospodarowania terenu	11 tys.
TYTUŁ PROJEKTU	59.2	P.B. sieci wodociągowej w drodze gminnej o nr ew. 18/6, 18/7, 18/14 wraz z przepięciem istniejącego przyłącza wodociągowego w działce o nr ew. 18/5 w miejscowości Rydzyno w ramach zadania budżetowego pn. "Budowa brakującej infrastruktury wodociągowej i kanalizacyjnej na terenie gminy Słupno	skala 1:500
NAZWA ADRES OBIEKTU BUDOW.	59.2	Ściec wodociągowa w drodze gminnej o nr ew. 18/6, 18/7, 18/14 wraz z przepięciem istniejącego przyłącza wodociągowego w działce o nr ew. 18/5 w miejscowości Rydzyno gmina Słupno.	data 11.2019
P.P.P. SANICO	59.2	mgr inż. Grażyna Dziągiewska PPPSIS SANICO upr. proj. 82/92 w spec. inst.-inż. w zakr. sieci i instal. sanitarnych oraz ochr. środowiska; MAZ/IS/4132/02	