

p.p. 103,00m n.p.m.

RZĘDNA TERENU	108,50	108,50	108,49	108,30	108,20
RZĘDNA DNA KANAŁU	108,03	107,98	107,83	107,48	107,20
ZAGŁĘBIENIE	0,47	0,52	0,66	0,82	1,00
ODLEGŁOŚĆ		1,0m	L=9,8m		L=5,6m
ŚREDNICA/SPADEK		PVCØ160			i=5,1%
DŁUGOŚĆ	0,00	1,00	4,00	10,80	16,40
OZNACZENIA		S1		S2	

PROFIL PRZYKANALIKA SANITARNEGO ZE SZCZELNYM SZAMBEM O POJ. 9m³ SKALA 1:100

JT	PRACOWNIA PROJEKTOWA arch. Justyna Turlińska-Górzny Nieżywiec 104 77-300 Człuchów	tel. kom. 0 509 093 621 tel. kom. 0 605 835 076 e-mail: jt-projekt@wp.pl
	Inwestor / Adres: GMINA SŁUPNO 09-472 SŁUPNO UL. MISZEWSKA 8A	
Objekt/Lokalizacja: WEW. INST. W.K. C.O. ORAZ WENTYLACJI MECH. DLA BUDYNKU ŚWIETLICY WIEJSKIEJ SW-13 DZ. NR 231/2 OBRĘB NR 0011-MISZEWKO STRZAŁKOWSKIE		Rys. nr S-1 Skala 1:100
Nazwa rysunku: PROFIL PRZYKANALIKA SANITARNEGO ZE SZCZELNYM SZAMBEM O POJ. 9m ³		
Autor opracowania:	Imię i Nazwisko uprawnienia	Data Podpis
Projektant	tech. BARBARA JAZDZEWSKA upr. do proj. i kierowania robotami w zakr. sieci i inst. w-k c.o. i gaz. nr. upr. GP-KZ 7342/239/93, GP-KZ 7342/183/94	31.08.2013r. <i>[Signature]</i>
Sprawdzający	mgr inż. ANNA DEPKA PRĄDZYŃSKA upr. do proj. i kierowania robotami bud. bez ograniczeń w spec. inst. w zakresie sieci, instalacji i urządzeń ciepln., went., gaz., wod. kan. nr. upr. POM/0238/PWOS/12	31.08.2013r. <i>[Signature]</i>

SZAMBO V=9,00m³


ziemia 18cm

żużel 40cm

2x papa na lepiku

pokrywa żelbetowa

wyprawa z dodatkiem hydrobetu

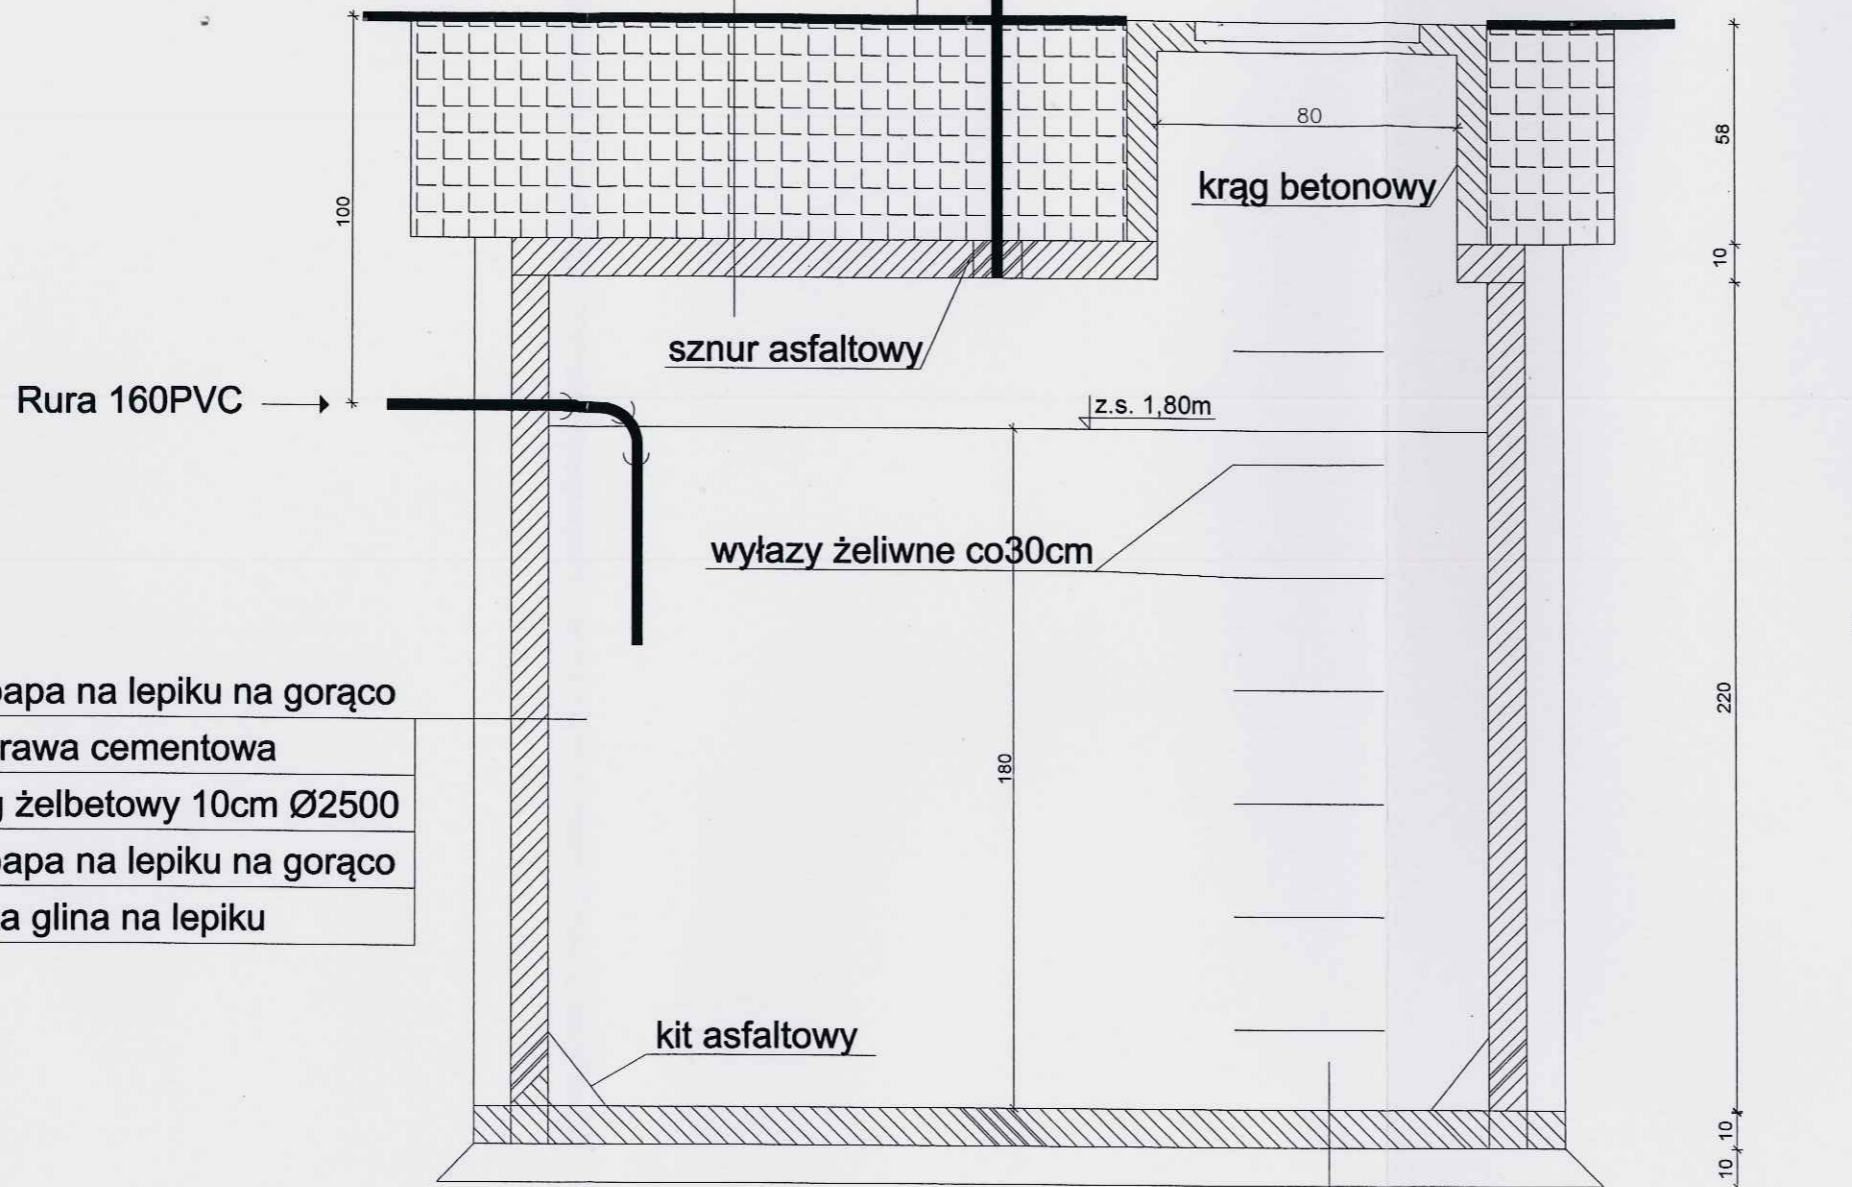

Rura 160PVC

sznur asfaltowy

Rw 0,110/0,160

krąg betonowy

wylazy żeliwne co30cm

z.s. 1,80m

kit asfaltowy

2x papa na lepiku na gorąco

wyprawa cementowa

krąg żelbetowy 10cm Ø2500

2x papa na lepiku na gorąco

tlusta glina na lepiku

10 10 250 10 10

290

2x lepiku na gorąco

wyprawa cemen. z dod. hydrobetu

plyta żelbet. zbr. siatką 15x15cm

z prętów Ø12 krzyżowo dołem i górą

2x papa na lepiku

beton B-10 10cm

STAROSTWO POWIATOWE w PŁOCKI
Wydział Architektury i Budownictwa
09-400 Płock, ul. Bielska 59

JT	PRACOWNIA PROJEKTOWA arch. Justyna Turlinińska-Górzny Nieżywiec 104 77-300 Człuchów	tel. kom. 0 509 093 621 tel. kom. 0 605 835 076 e-mail: jt-projekt@wp.pl
	Inwestor / Adres: GMINA SŁUPNO 09-472 SŁUPNO UL. MISZEWSKA 8A	
Obiekt/Lokalizacja: WEW. INST. W.K. C.O. ORAZ WENTYLACJI MECH. DLA BUDYNKU ŚWIETLICY WIEJSKIEJ SW-13 DZ. NR 231/2 OBRĘB NR 0011-MISZEWKO STRZAŁKOWSKIE		Rys. nr S-2 Skala 1:100
Nazwa rysunku: SZCZELNE SZAMBO O POJ. 9m ³		
Autor opracowania:	Imię i Nazwisko uprawnienia	Data Podpis
Projektant	tech. BARBARA JAZDZEWSKA upr. do proj. i kierowania robotami w zakr. sieci i inst. w-k c.o. i gaz. nr. upr. GP-KZ 7342/239/93, GP-KZ 7342/183/94	31.08.2013r. <i>[Signature]</i>
Sprawdzający	mgr inż. ANNA DEPKA PRADZYŃSKA upr. do proj. i kierowania robotami bud bez ograniczeń w spec. inst. w zakresie sieci, instalacji i urządzeń ciepln., went., gaz., wod. kan. nr upr. POM/0238/PWOS/12	31.08.2013r. <i>[Signature]</i>