



**STAROSTA PŁOCKI**  
 Dokumentacja projektowa  
 sieci elektroenergetycznej i kanalizacyjnej  
 demowalnej  
 była przedmiotem narady koordynacyjnej przeprowadzonej w siedzibie Starostwa Powiatowego w Płocku, ul. Bielska 59 w formie zwołania zainteresowanych podmiotów / za pomocą środków komunikacji elektronicznej i uzgodniona projektem nr CGN-III.6630.530.2015 z dnia 16.09.2015

mgr inż. Ewa Miszczyńska  
 Kierownik Ośrodka Dokumentacji  
 Geodezyjno-Kartograficznej

**LEGENDA**

- projektowana latarnia oświetlenia ulicznego
- projektowane kable oświetleniowe
- projektowany przepust dla kabla oświetleniowego Arot DVK 110/95
- projektowana sieć kanalizacji deszczowej
- projektowana studnia kanalizacji deszczowej
- projektowany wpust kanalizacji deszczowej
- projektowana studnia kanalizacji deszczowej

**ZA ZGODNOŚĆ Z ORYGINAŁEM**

**mgr inż. Piotr Brzeziński**  
 upr. bud. nr MAZ/0081/PWOS/13  
 do projektowania i kierowania robotami budowlanymi bez ograniczeń w specjalności instalacyjnej w zakresie sieci, instalacji i urządzeń ciepłych, wentylacyjnych, gazowych, wodocigowych i kanalizacyjnych

**UWAGI**


Na odcinku występuje fragmentaryczny rów odwadniający drogę, który w związku z budową kanalizacji deszczowej zostanie zasypany

**ZA ZGODNOŚĆ Z ORYGINAŁEM**

**mgr inż. Piotr Brzeziński**  
 upr. bud. nr MAZ/0081/PWOS/13  
 do projektowania i kierowania robotami budowlanymi bez ograniczeń w specjalności instalacyjnej w zakresie sieci, instalacji i urządzeń ciepłych, wentylacyjnych, gazowych, wodocigowych i kanalizacyjnych

**Zbigniew Stachewicz**  
 mgr inż. elektryk  
 upr. bud. MAZ/0466/POOE/05  
 upr. proj. MAZ/0393/POOE/08  
 09-402 Płock, ul. Karłowa 98

Wykonawca Firma Remontowo-Budowlana Lipowski Sp. J. Mieczysław i Grzegorz Lipowscy ul. Kostrogaj 25, 09-400 Płock		Inwestor Gmina Słupno ul. Miszewska 8a, 09-472 Słupno	
Nazwa inwestycji Budowa chodnika wraz z oświetleniem przy ul. Miszewskiej od ulicy Wiosennej do posesji 27 do dz. nr 2/5 w Słupnie			
Adres inwestycji Miszewska, gm. Słupno (dz. nr 8/2, 8/10, 8/11, 354/1, 2/65, 5/2, 2/3, 2/64, 22/2, 2/2)			
Rysunek	Skala	Data	
<b>Projekt zagospodarowania terenu</b>	<b>1:500</b>	<b>09.2015</b>	
Zespół projektowy	Nr uprawnień	Branża	Podpis
mgr inż. Piotr Brzeziński	MAZ/0081/PWOS/13	Sanitarna	
mgr inż. Zbigniew Stachewicz	MAZ/0393/POOE/08	Elektryczna	

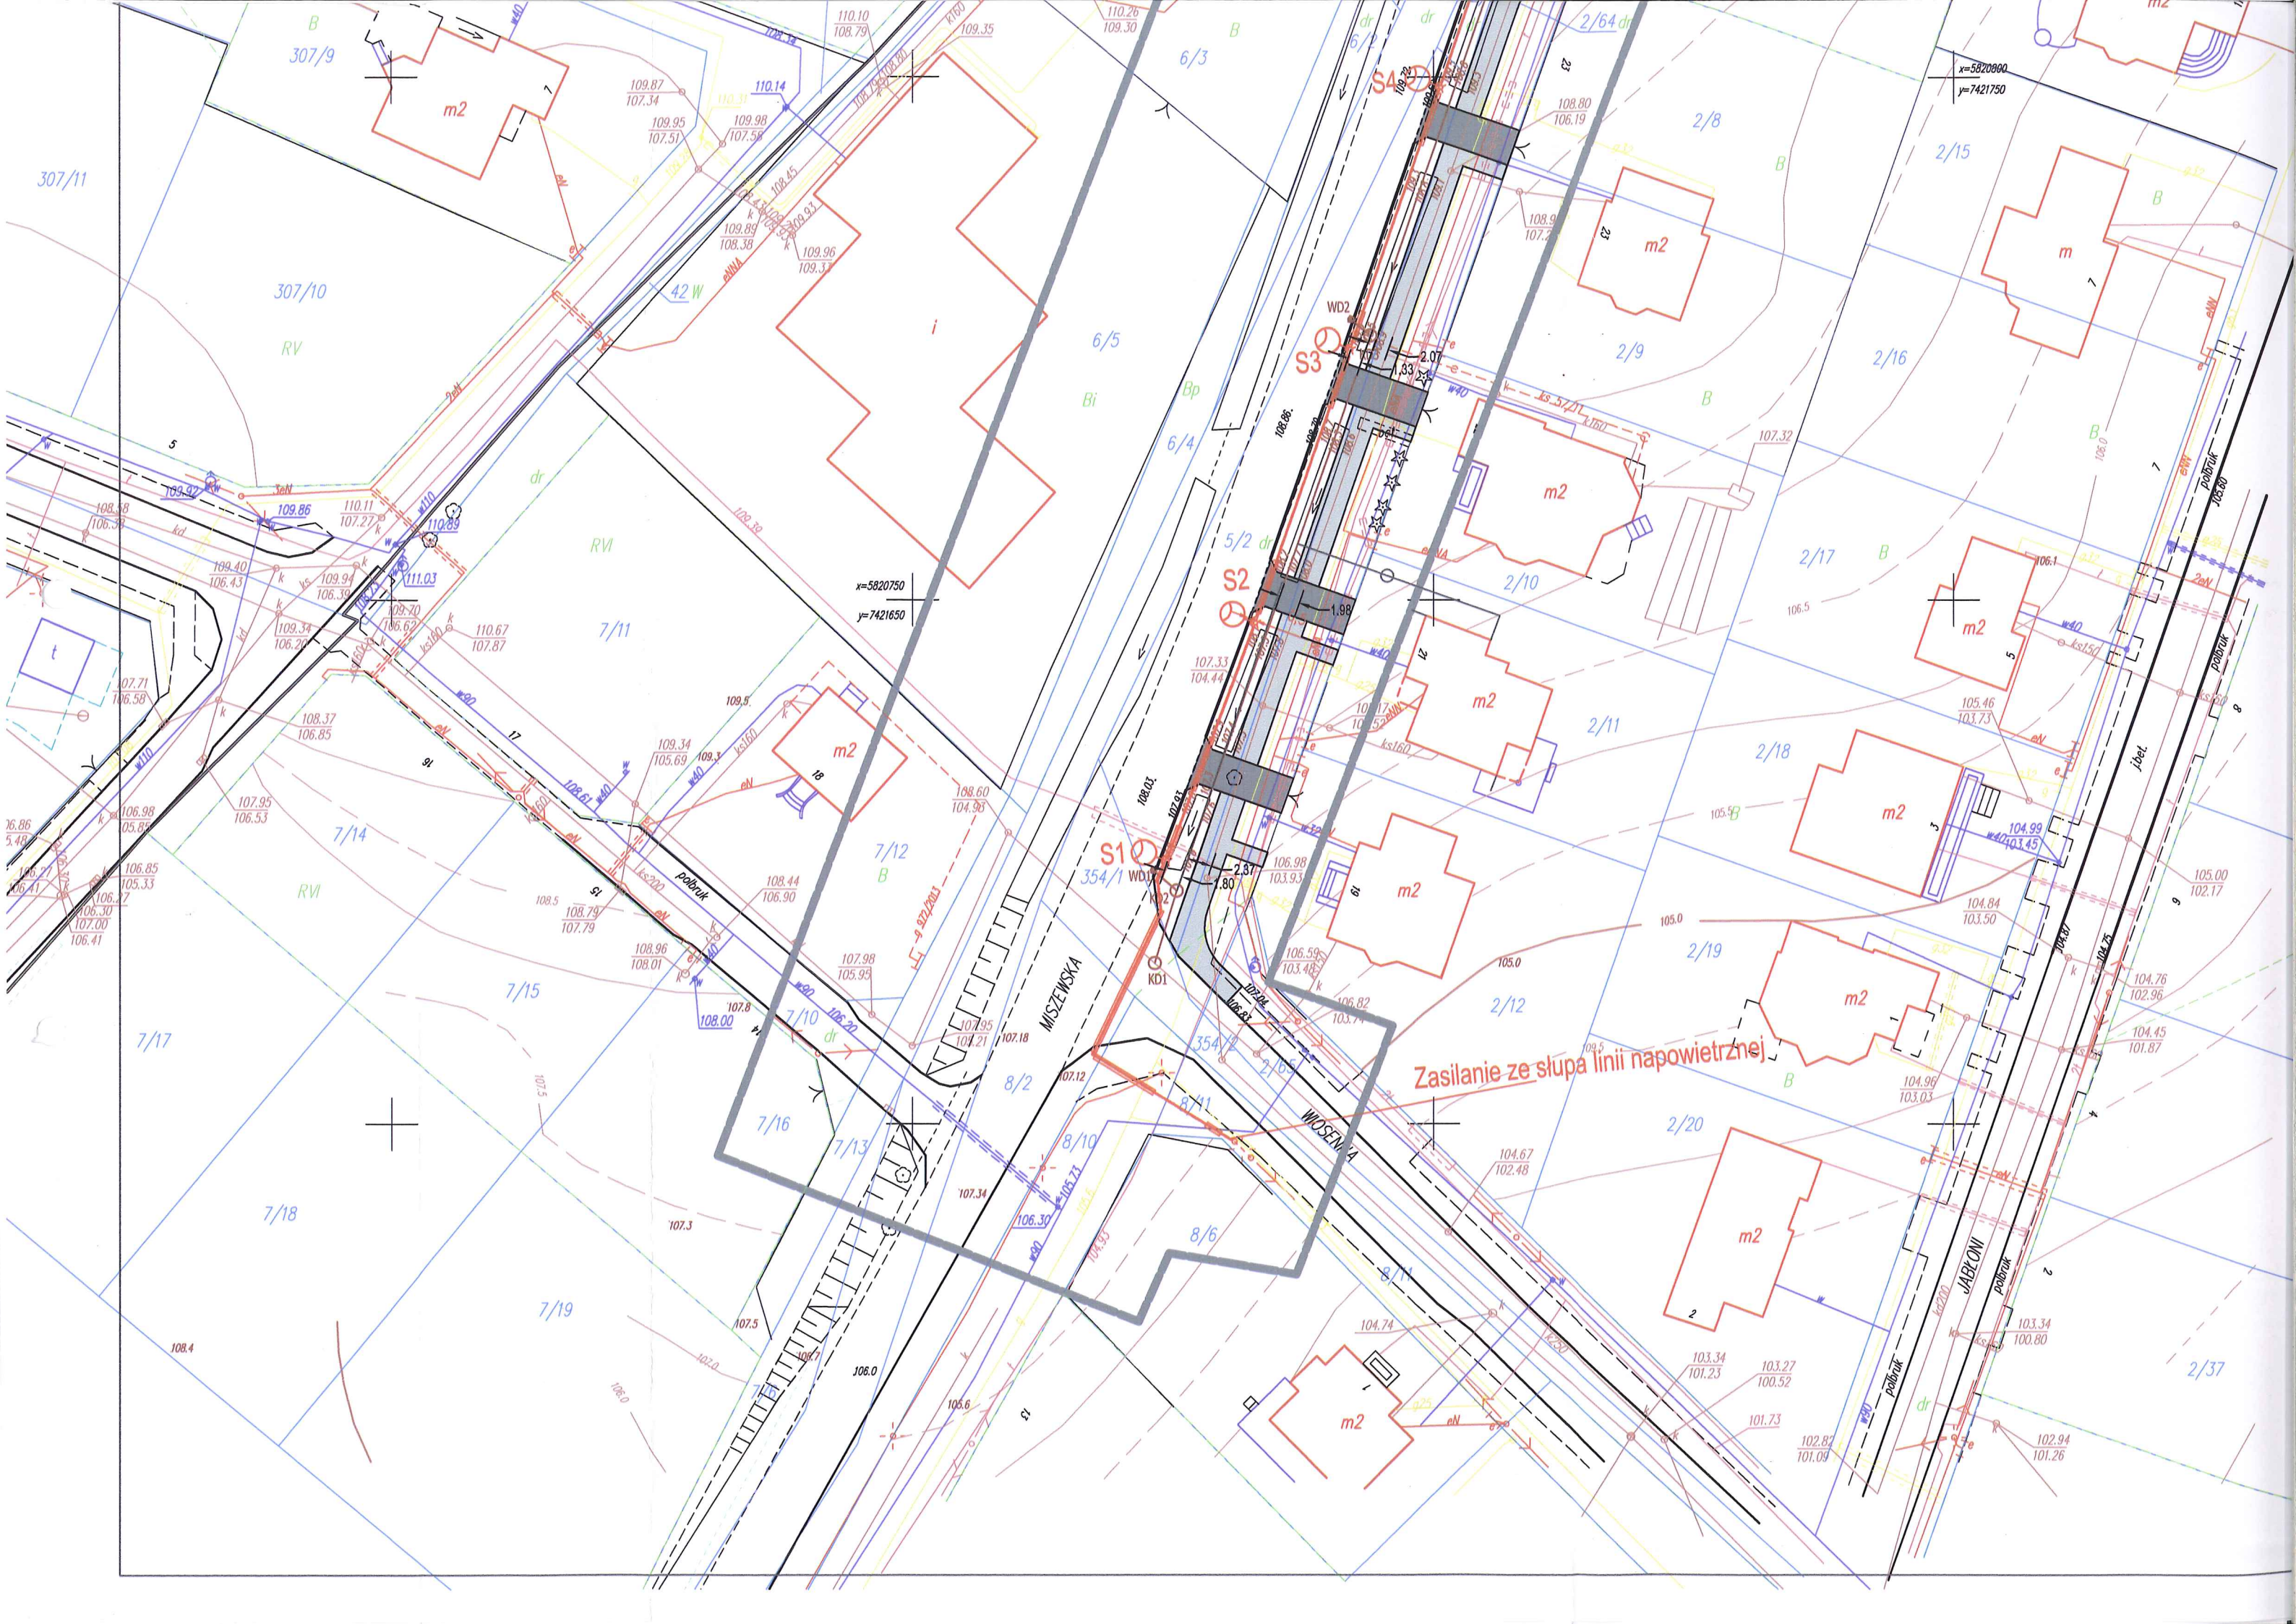

x=5820800  
y=7421750

x=5820750  
y=7421650

Zasilanie ze słupa linii napowietrznej

MISZEWSKA

MISZEWSKA

JABŁONI

307/11

307/9

307/10

7/14

7/18

7/15

7/19

7/16

7/13

7/12

8/2

8/10

8/6

6/5

6/4

5/2

2/11

2/12

2/20

2/19

2/18

2/17

2/9

2/8

2/16

2/15

2/37

m2

m2

307/11

307/9

307/10

7/14

7/18

7/15

7/19

7/16

7/13

7/12

8/2

8/10

8/6

6/5

6/4

5/2

2/11

2/12

2/20

2/19

2/18

2/17

2/9

2/8

2/16

2/15

2/37

m2

m2

307/11

307/9

307/10

7/14

7/18

7/15

7/19

7/16

7/13

7/12

8/2

8/10

8/6

6/5

6/4

5/2

2/11

2/12

2/20

2/19

2/18

2/17

2/9

2/8

2/16

2/15

2/37

m2

m2

m2

m2

m2


m2

m2

m2

m2

m2

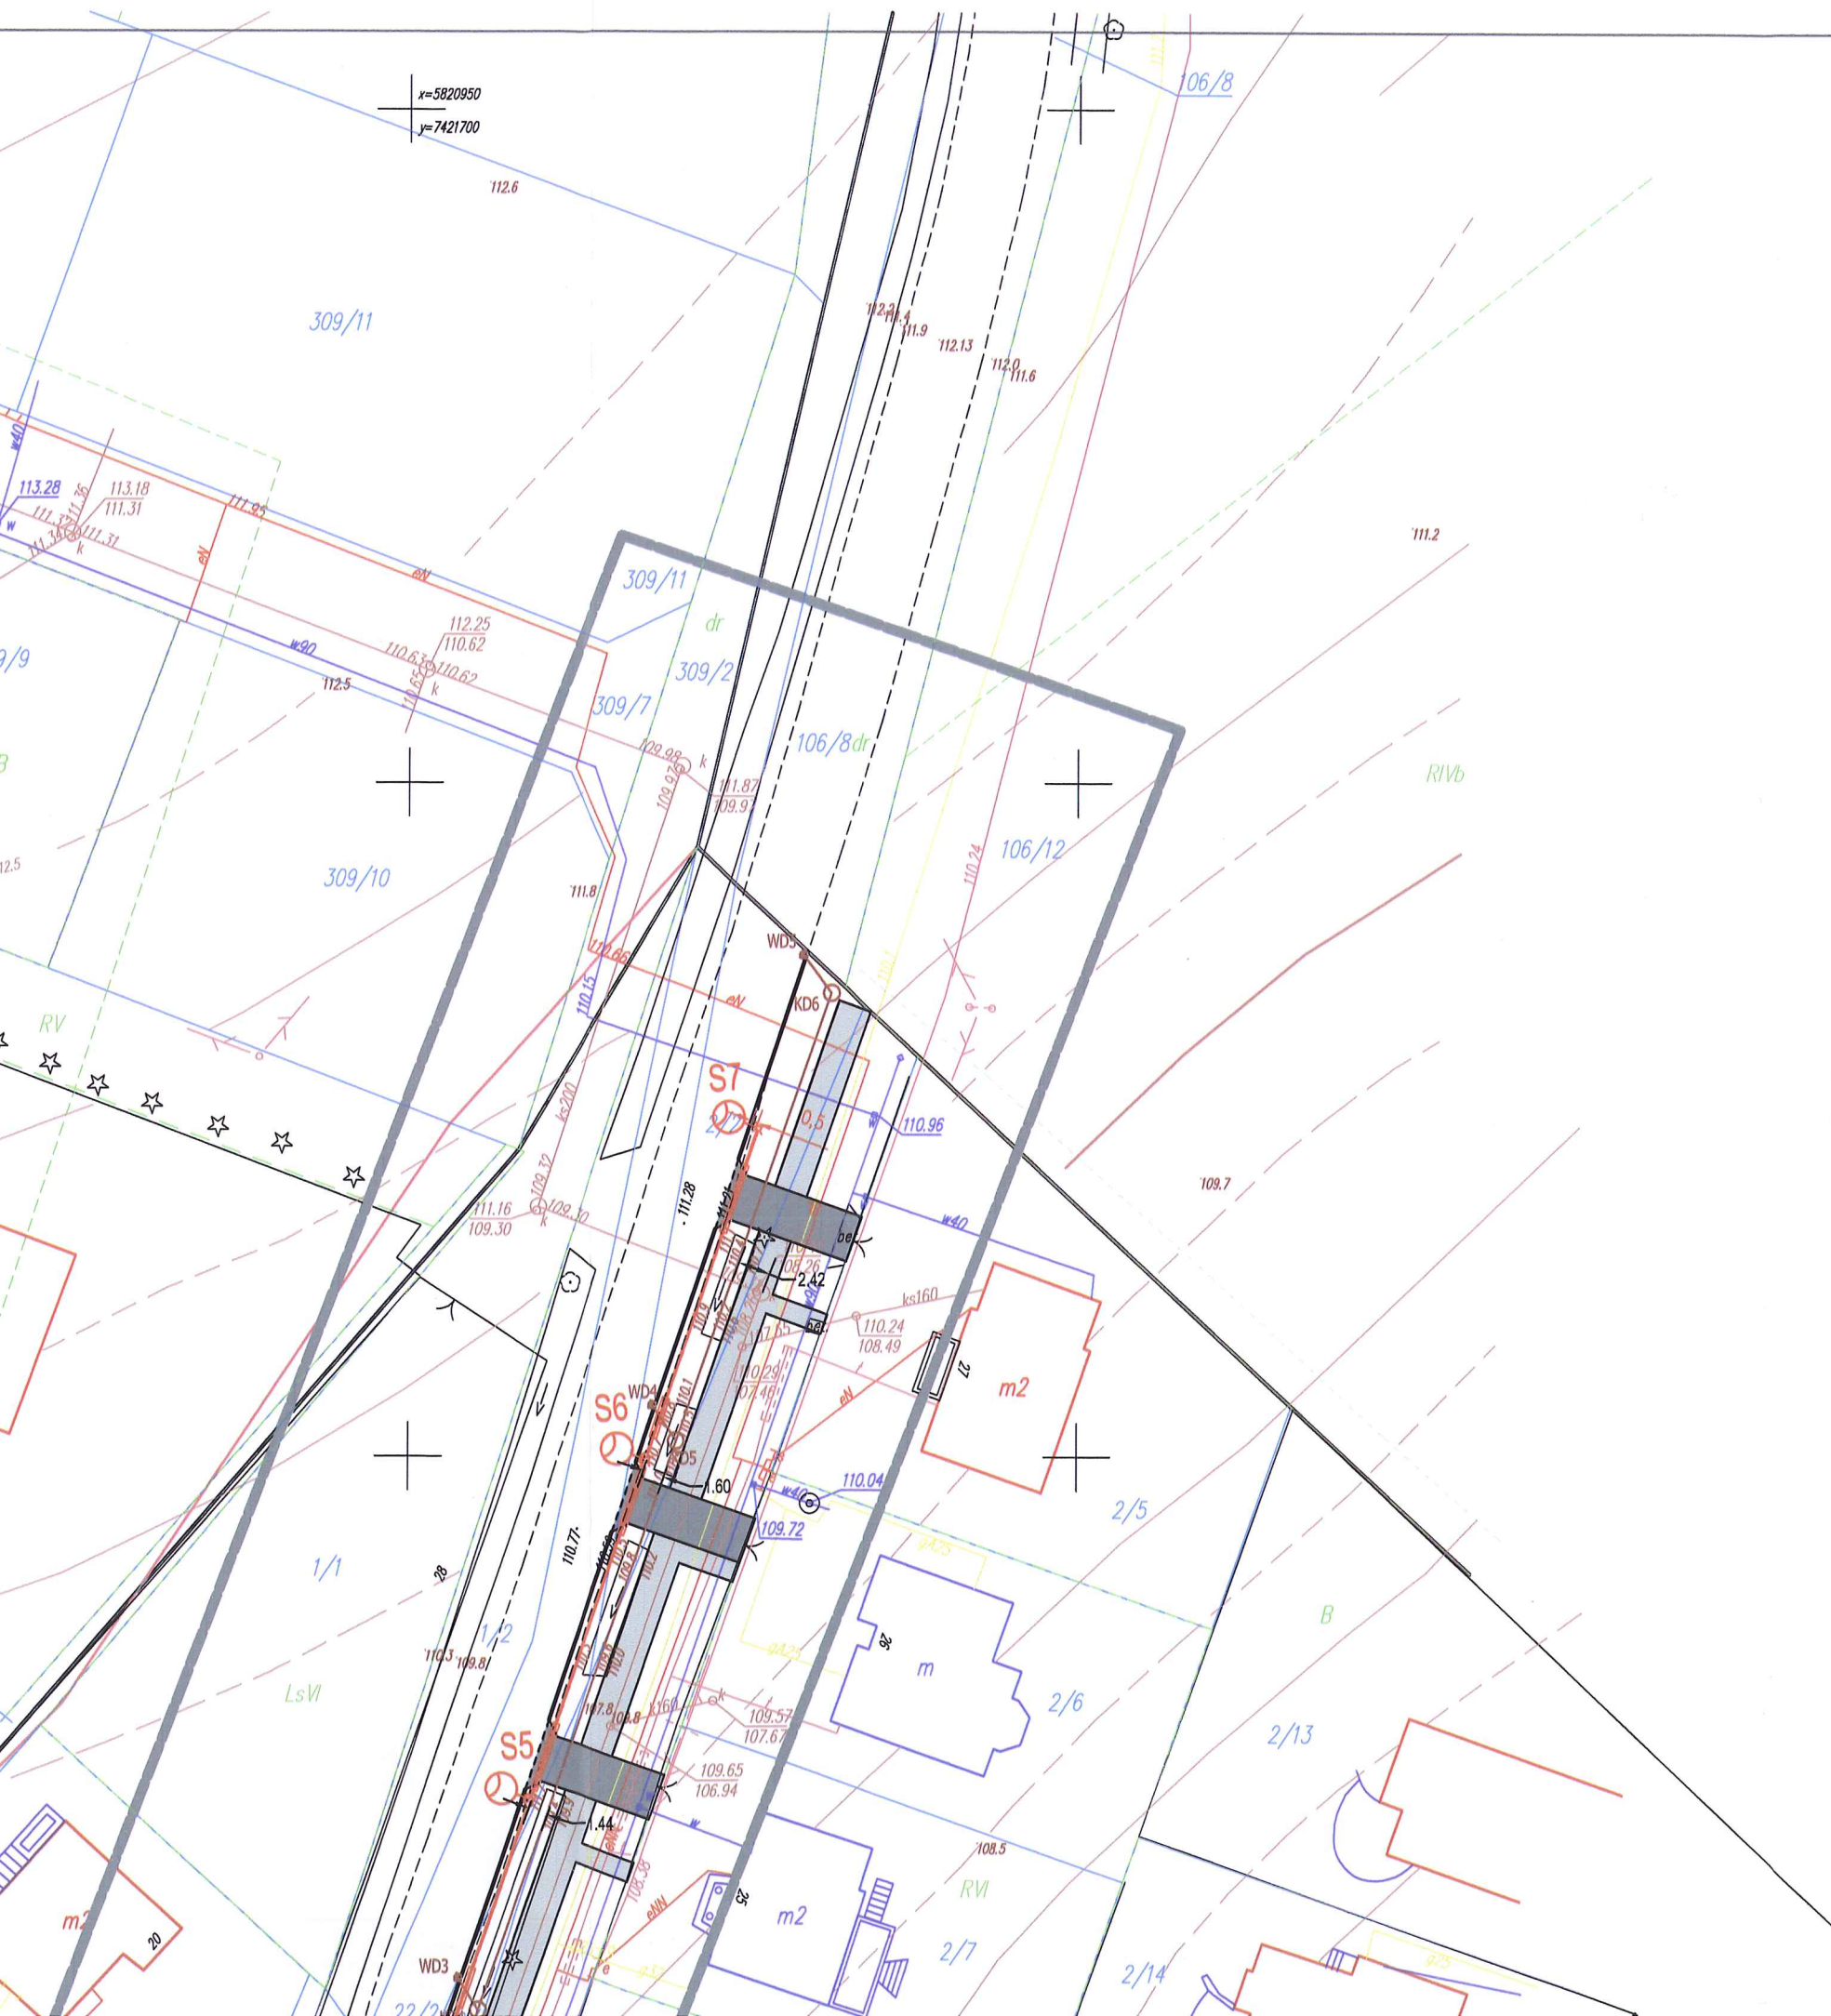

**MAPA DO CELÓW PROJEKTOWYCH**

Skala 1: 500

sekcja mapy zasadniczej: mapa numeryczna  
 miejscowość: Słupno  
 jednostka ewidencyjna: 141912\_2 - Słupno  
 woj.: mazowieckie  
 obręb:0017 Słupno  
 wg zakresu  
 Oznaczenie kancelaryjne zgłoszenia pracy geodezyjnej: 6640.2977.2015  
 Wykonawca mapy: Pracownia Usług Geodezyjnych "AZYMUT" Mirosław Wleczorkowski  
 09-400 Płock, ul. Bielska 1  
 Geodeta uprawniony: Maciej Wleczorkowski  
 Nr. zezw. 20101

Organ prowadzący państwowy zasób geodezyjny i kartograficzny:  
 STAROSTA PŁOCKI  
 Identyfikator ewidencyjny materiału zasobu - operatu technicznego:  
 P.1419.2015.3021  
 Data wpisania operatu technicznego do ewidencji materiałów zasobu:  
 09.09.2015r.  
 Imię i nazwisko oraz podpis osoby reprezentującej organ:  
 Edyta Bielska  
 Inspektor w Wydziale Geodezji i Gospodarki Nieruchomościami

Oznaczenie i informacje o służebności gruntowych mających wpływ na zagospodarowanie gruntów zlokalizowanych w granicach projektowanej inwestycji - nie dotyczy

Oznaczenie i symbol konturu użytku gruntowego, który nie jest ujawniony w bazie danych ewidencji gruntów i budynków - brak

Nie wyklucza się istnienia w terenie urządzeń podziemnych nie wykazanych na mapie, które nie zostały odnalezione podczas wykonywania inwentaryzacji geodezyjnych, lub nie zostały zgłoszone do inwentaryzacji przed zasypaniem





**ZARZĄD DRÓG POWIATOWYCH**  
w Płocku

09-400 Płock, ul. Bielska 59

tel. 24 267 68 39

fax. 24 267 68 81

ZDP.T. 42/46/2015

Płock, dnia 11 września 2015 roku

**Pan Piotr Gryszpanowicz**  
**ROAD GROUP**  
**Piotr Gryszpanowicz**  
**ul. Przesmyk 25**  
**09-410 Nowe Gulczewo**

dotyczy: wyrażenia zgody na przebudowę drogi powiatowej nr 2940W Słupno – Miszewko – Białkowo polegającej na wykonaniu ciągu pieszo - rowerowego wraz z oświetleniem i wykonaniem zjazdów i dojeżdż do posesji

W odpowiedzi na wniosek z dnia 11 września 2015 roku w sprawie wyrażenia zgody na przebudowę drogi powiatowej nr 2940W Słupno – Miszewko – Białkowo polegającej na wykonaniu ciągu pieszo - rowerowego wraz z oświetleniem i wykonaniem zjazdów i dojeżdż do posesji, po zapoznaniu się ze złożonymi dokumentami,


**wyrażam zgodę**

**na przebudowę drogi powiatowej nr 2940W Słupno – Miszewko – Białkowo**

zgodnie z przedstawionymi rozwiązaniami projektowymi na rysunku zagospodarowania terenu co daje Inwestorowi jakim jest Gmina Słupno prawo do dysponowania nieruchomością na cele budowlane działki o nr ew. 2/2, 2/3, 5/2, 8/2, 22/2 zgodnie z ustawą z dnia 7 lipca 1994 roku Prawo budowlane w zakresie wynikającym z dokumentacji projektowej.

Jednocześnie informuję, że:

1. Przebudowa nie może wpłynąć negatywnie na system odwodnienia pasa drogowego drogi powiatowej,
2. projekty stałej i czasowej organizacji ruchu podlegają zaopiniowaniu przez tutejszy Zarząd dróg,
3. przed przystąpieniem do robót Inwestor zawiadomi tutejszy Zarząd dróg o terminie prowadzenia robót w pasie drogowym drogi powiatowej oraz zgłosi ich zakończenie celem dokonania protokolarnego odbioru robót,
4. po zakończeniu robót Inwestor wprowadzi nową stałą organizację ruchu drogowego.

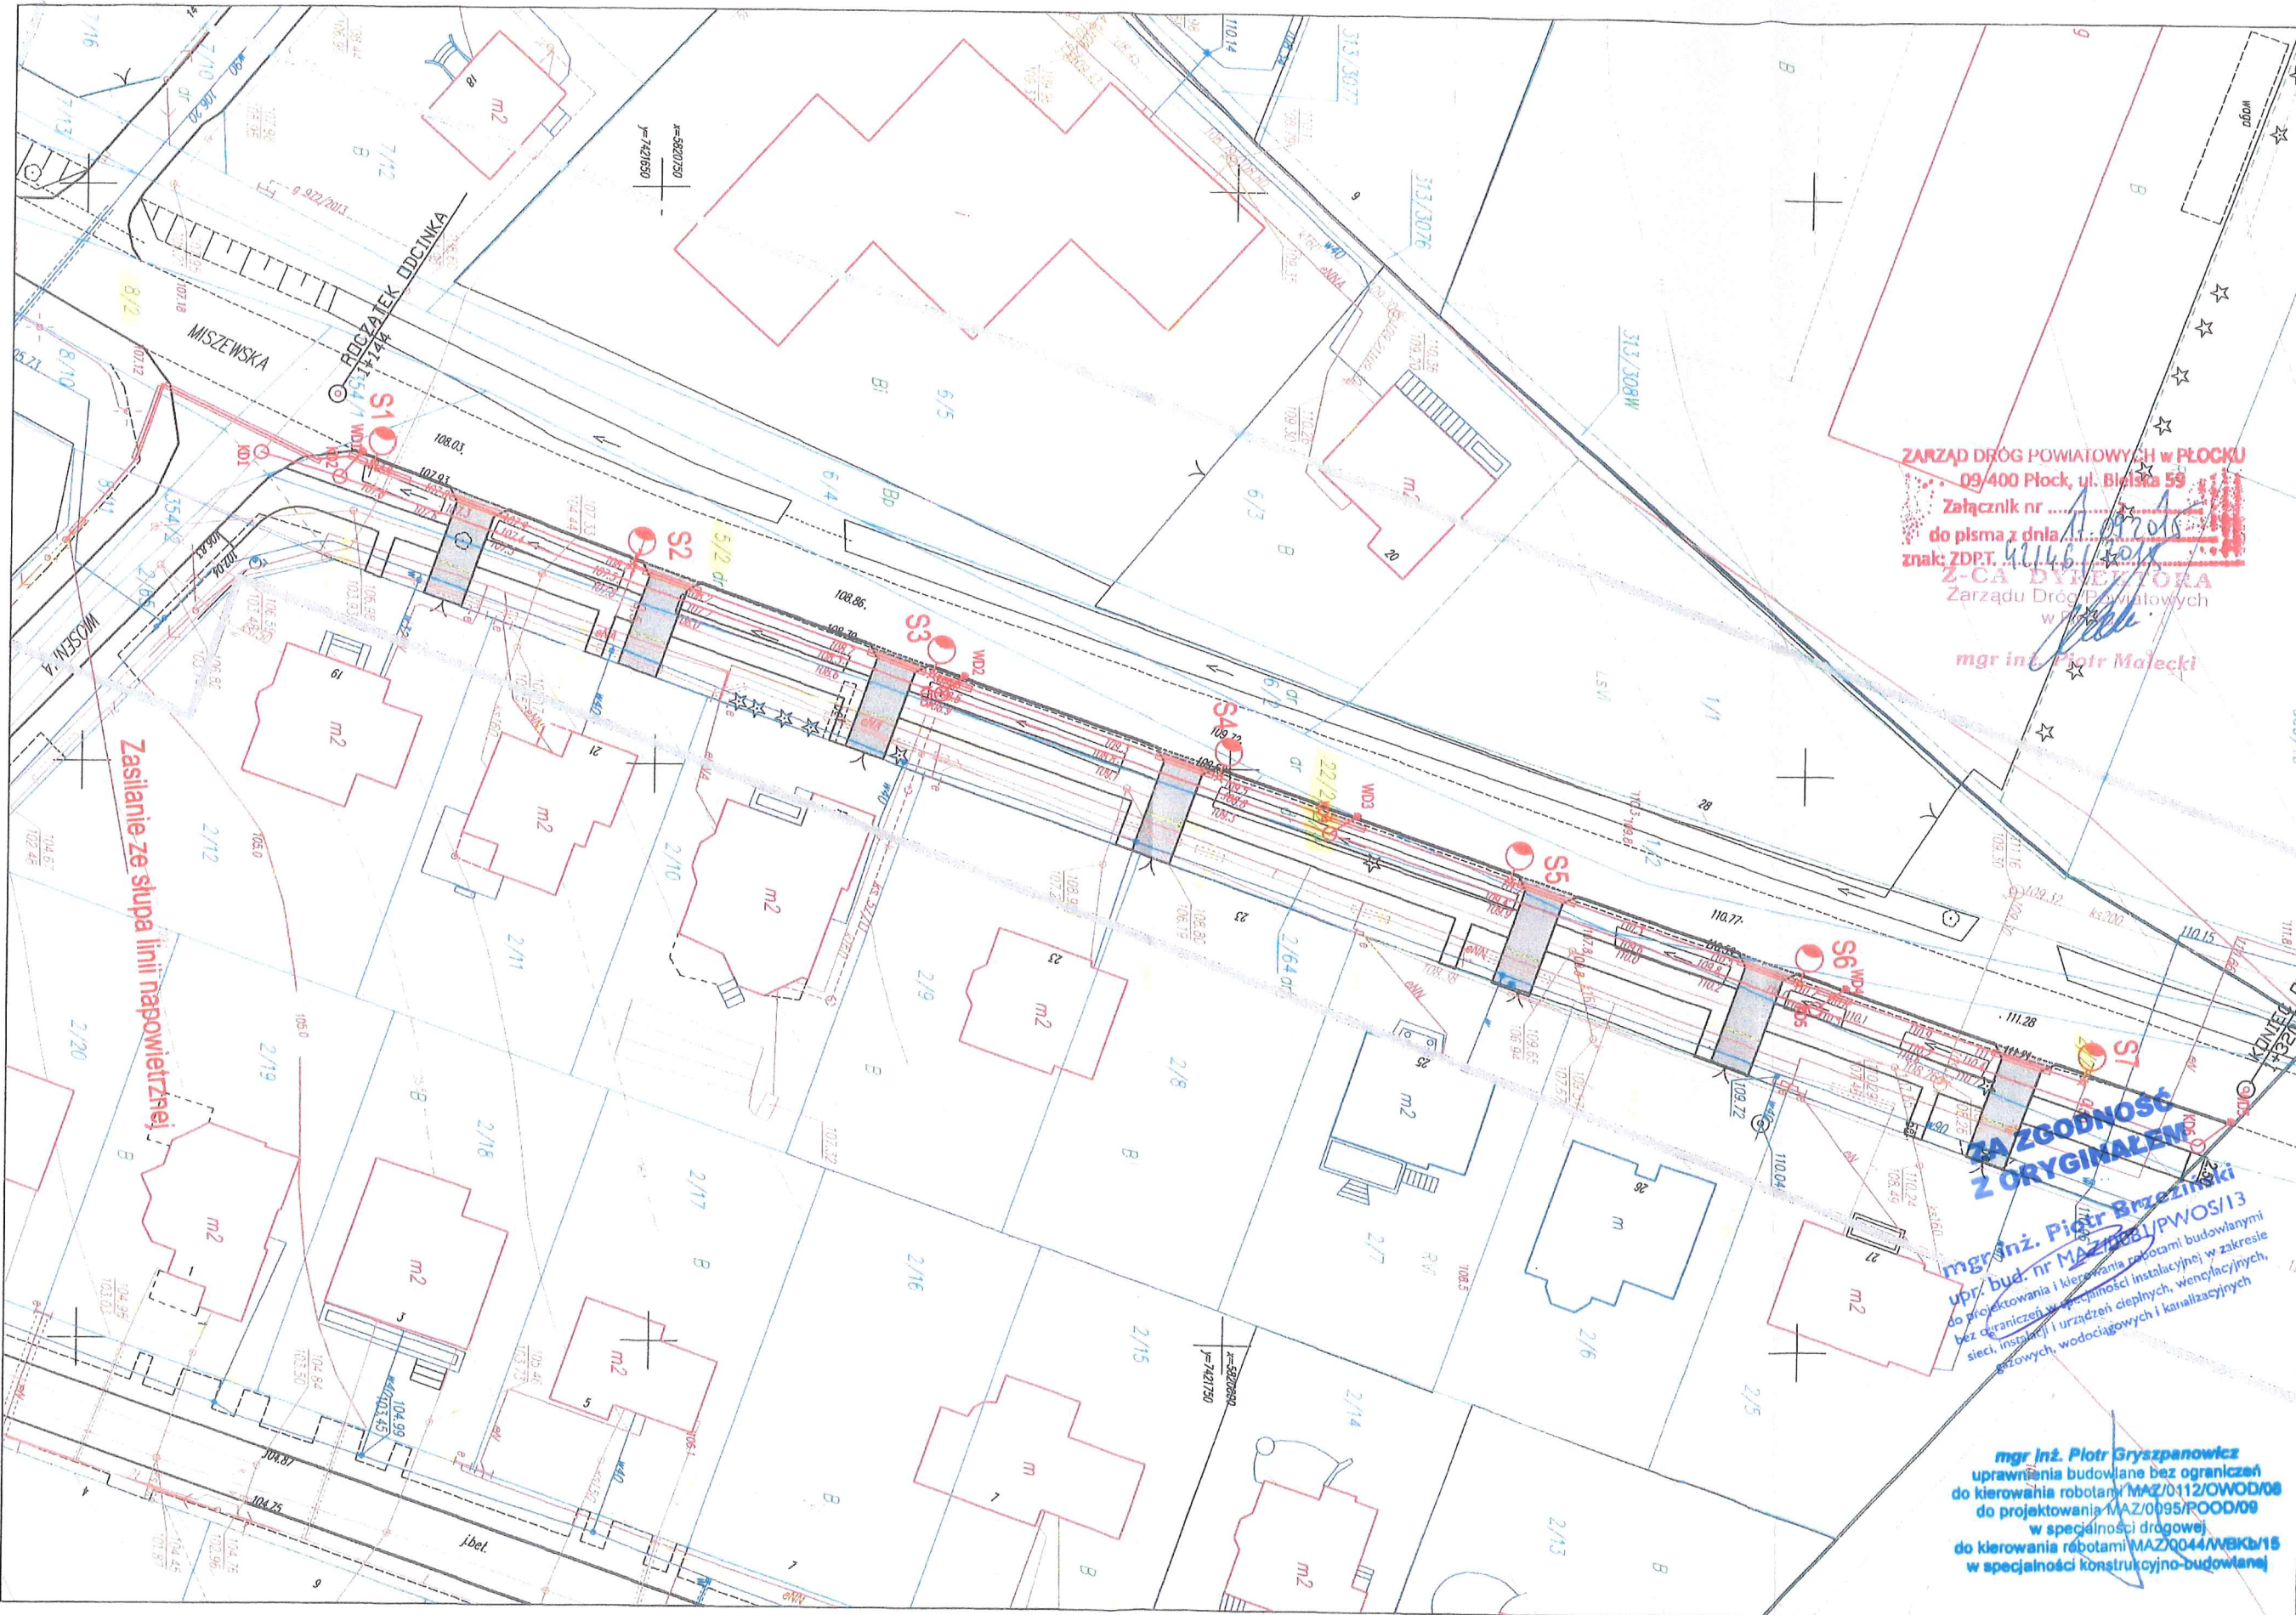


ZARZĄD DRÓG POWIATOWYCH W PŁOCKU  
 09/400 Płock, ul. Blińska 55  
 Załącznik nr .....  
 do pisma z dnia .....  
 znak: ZDP.T. ....  
 Z-CIA DYREKTORA  
 Zarządu Dróg Powiatowych  
 w Płocku  
 mgr inż. Piotr Małecki

**ZA ZGODNOŚĆ Z ORYGINAŁEM**

mgr inż. Piotr Brzezinski  
 upr. bud. nr MAZ/1081/PWOS/13  
 do projektowania i kierowania robotami budowlanymi  
 bez ograniczeń w specjalności instalacyjnej w zakresie  
 sieci, instalacji i urządzeń ciepłych, wentylacyjnych,  
 grzewczych, wodociagowych i kanalizacyjnych

mgr inż. Piotr Gryszpanowicz  
 uprawnienia budowlane bez ograniczeń  
 do kierowania robotami MAZ/0112/OWOD/08  
 do projektowania MAZ/0095/POOD/08  
 w specjalności drogowej  
 do kierowania robotami MAZ/0044/WBKb/15  
 w specjalności konstrukcyjno-budowlanej

**CZEŚĆ**  
**RYSUNKOWA**

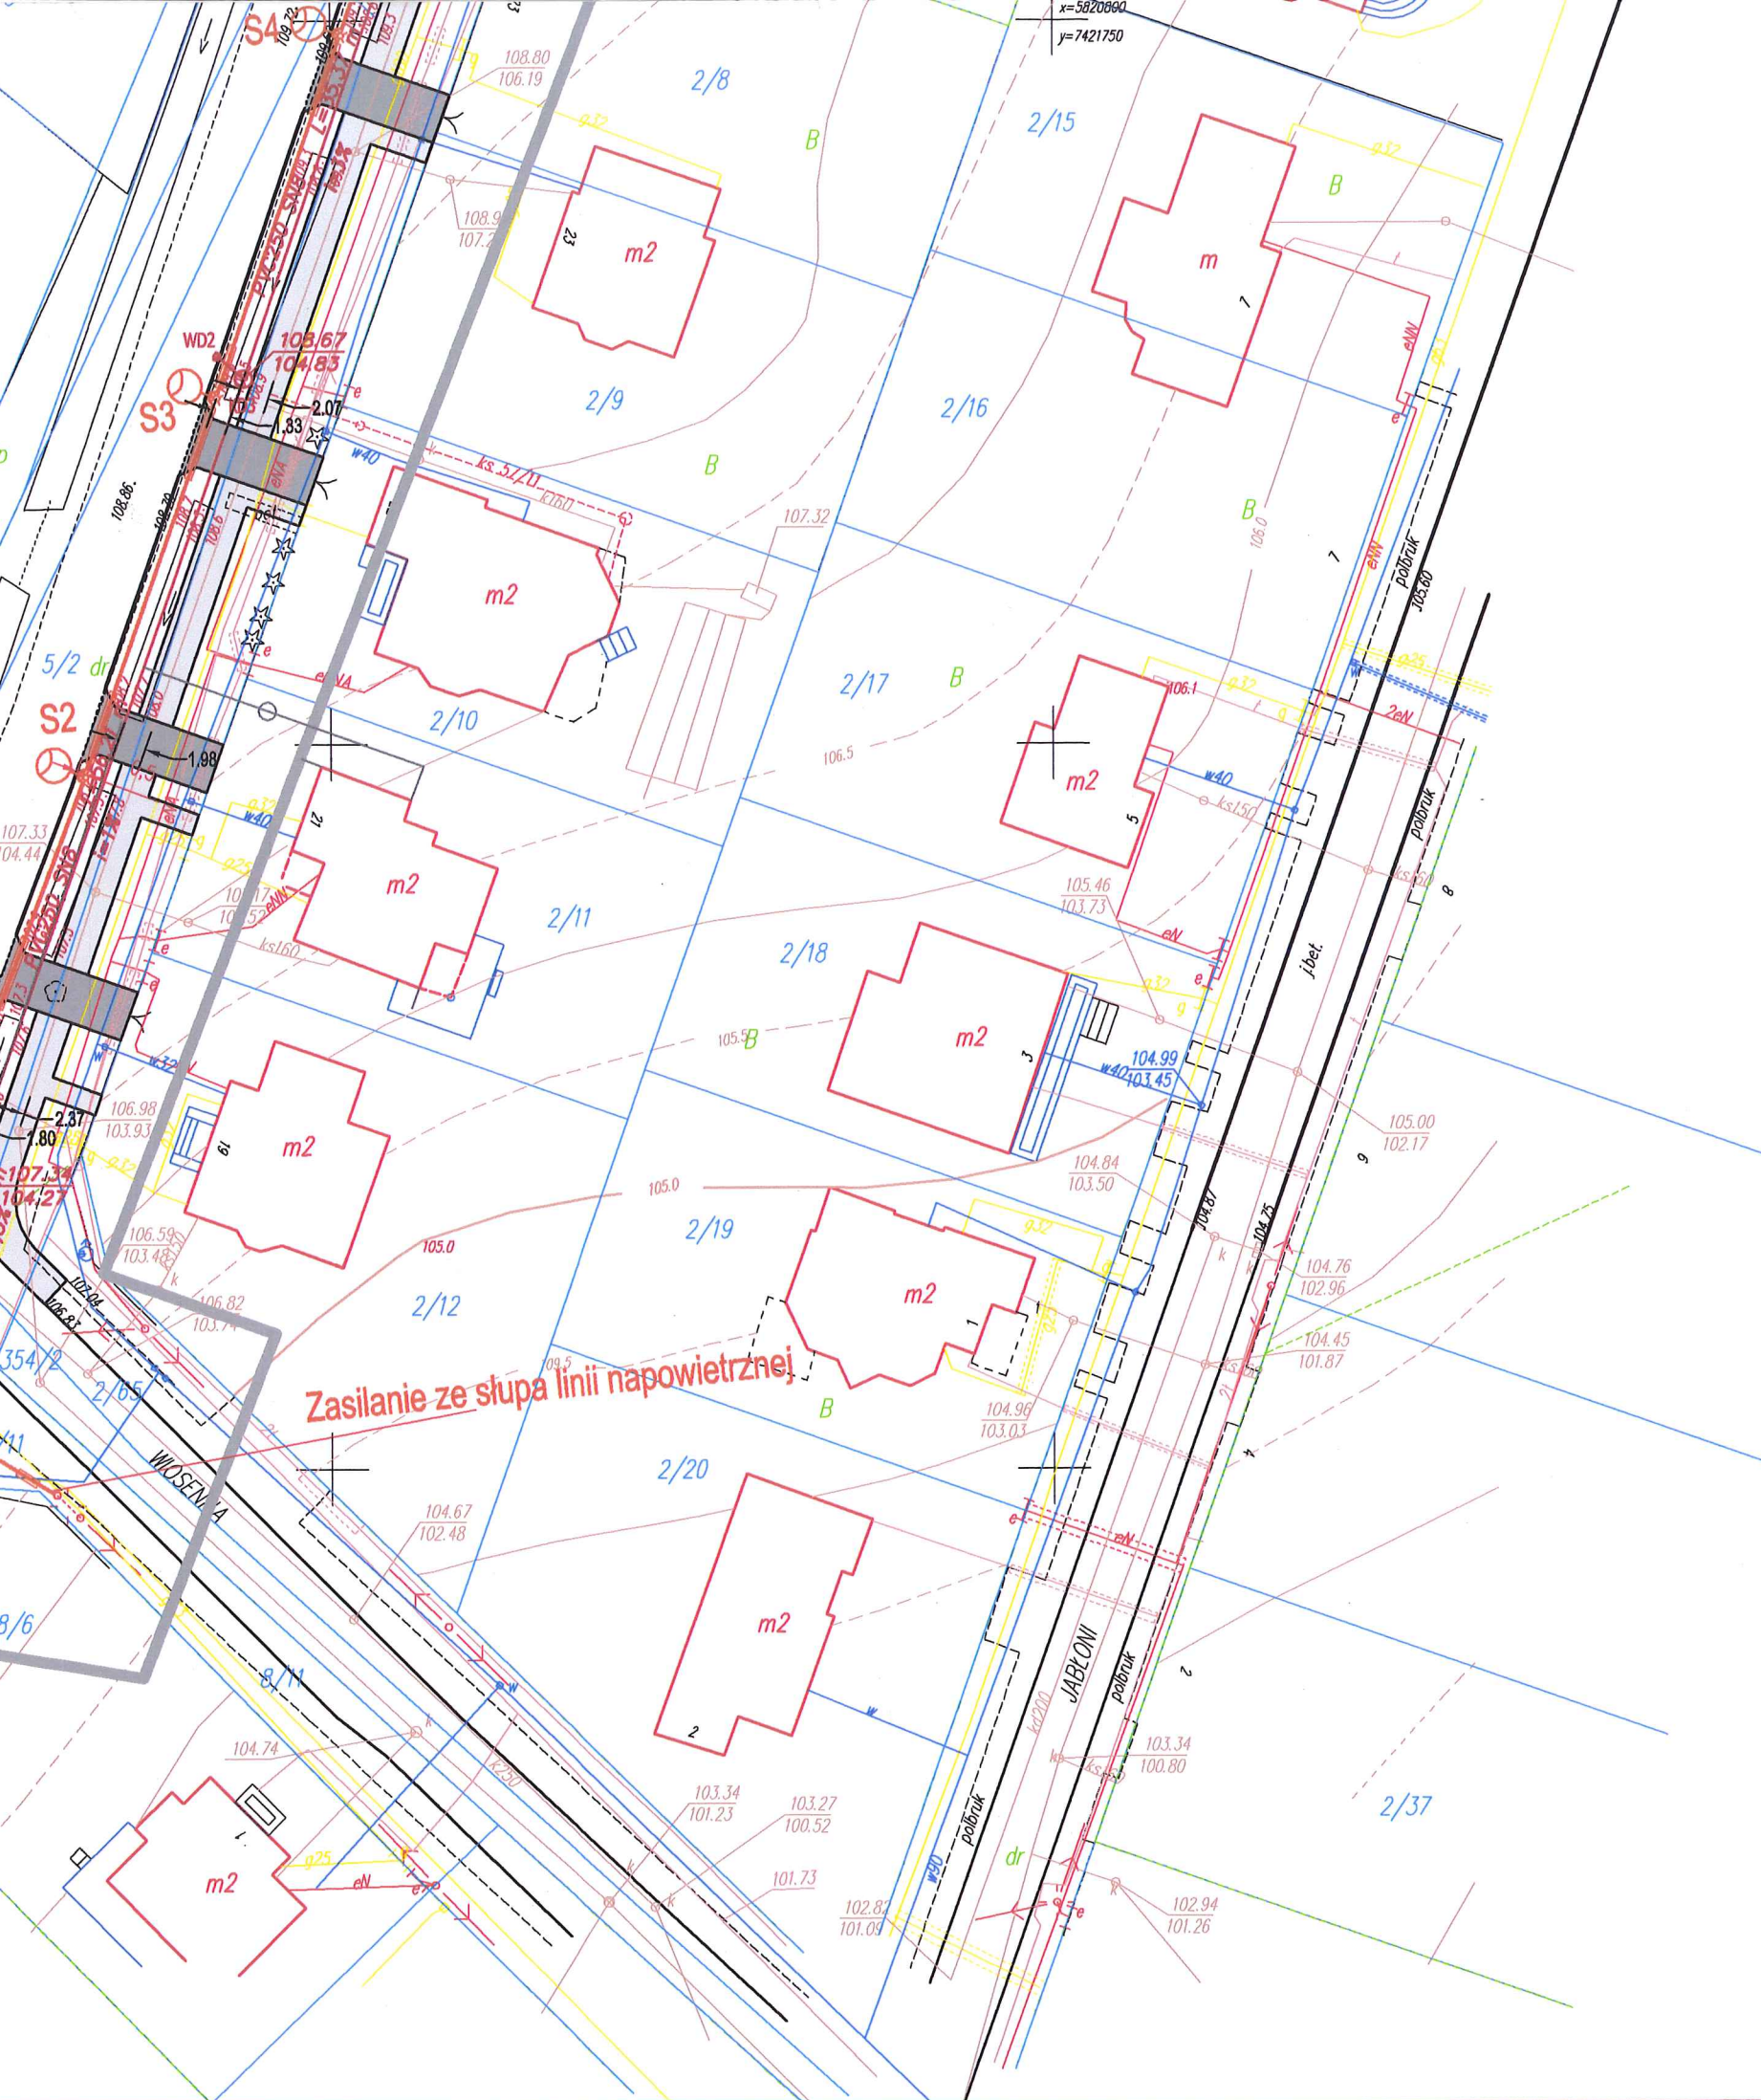

LEGENDA

- - projektowana sieć kanalizacji deszczowej
- KD10 ○ - projektowana studnia kanalizacji deszczowej
- WD1 ■ - projektowany wpust kanalizacji deszczowej
- - projektowana studnia kanalizacji deszczowej


UWAGI

Na odcinku występuje fragmentaryczny rów odwadniający drogę, który w związku z budową kanalizacji deszczowej zostanie zasypyany

SIEĆ KANALIZACJI DESZCZOWEJ W UL. MISZEWSKIEJ OD UL. WIOSENNEJ DO POSESJI 27 TJ. DO DZIAŁKI O NR EWID. 2/5 W SŁUPNIE

Wykonawca Firma Remontowo-Budowlana Lipowski Sp. J Mieczysław i Grzegorz Lipowscy ul. Kostrogaj 25, 09-400 Płock		Inwestor Gmina Słupno ul. Miszewska 8a, 09-472 Słupno	
Nazwa inwestycji Przebudowa drogi powiatowej nr 2940W Słupno - Miszewko - Białkowo (ul. Miszewska) na odcinku od km 1+140 do km 1+320 o długości 0,18 km			Branża <b>Sanitam</b>
Adres inwestycji Miszewska, gm. Słupno (dz. nr 8/2, 8/10, 8/11, 354/1, 2/65, 5/2, 2/3, 2/64, 22/2, 2/2)			
Rysunek <b>Projekt zagospodarowania terenu</b>	Nr rys. <b>IS.01</b>	Skala <b>1:500</b>	Data <b>09.201</b>
Funkcja Projektant	Zespół projektowy mgr inż. Piotr Brzeziński	Nr uprawnień MAZ/0081/PWOS/13	Podpis 
Funkcja Sprawdzający	Zespół projektowy mgr inż. Elżbieta Brzezińska	Nr uprawnień MAZ/0335/POOS/11	Podpis 



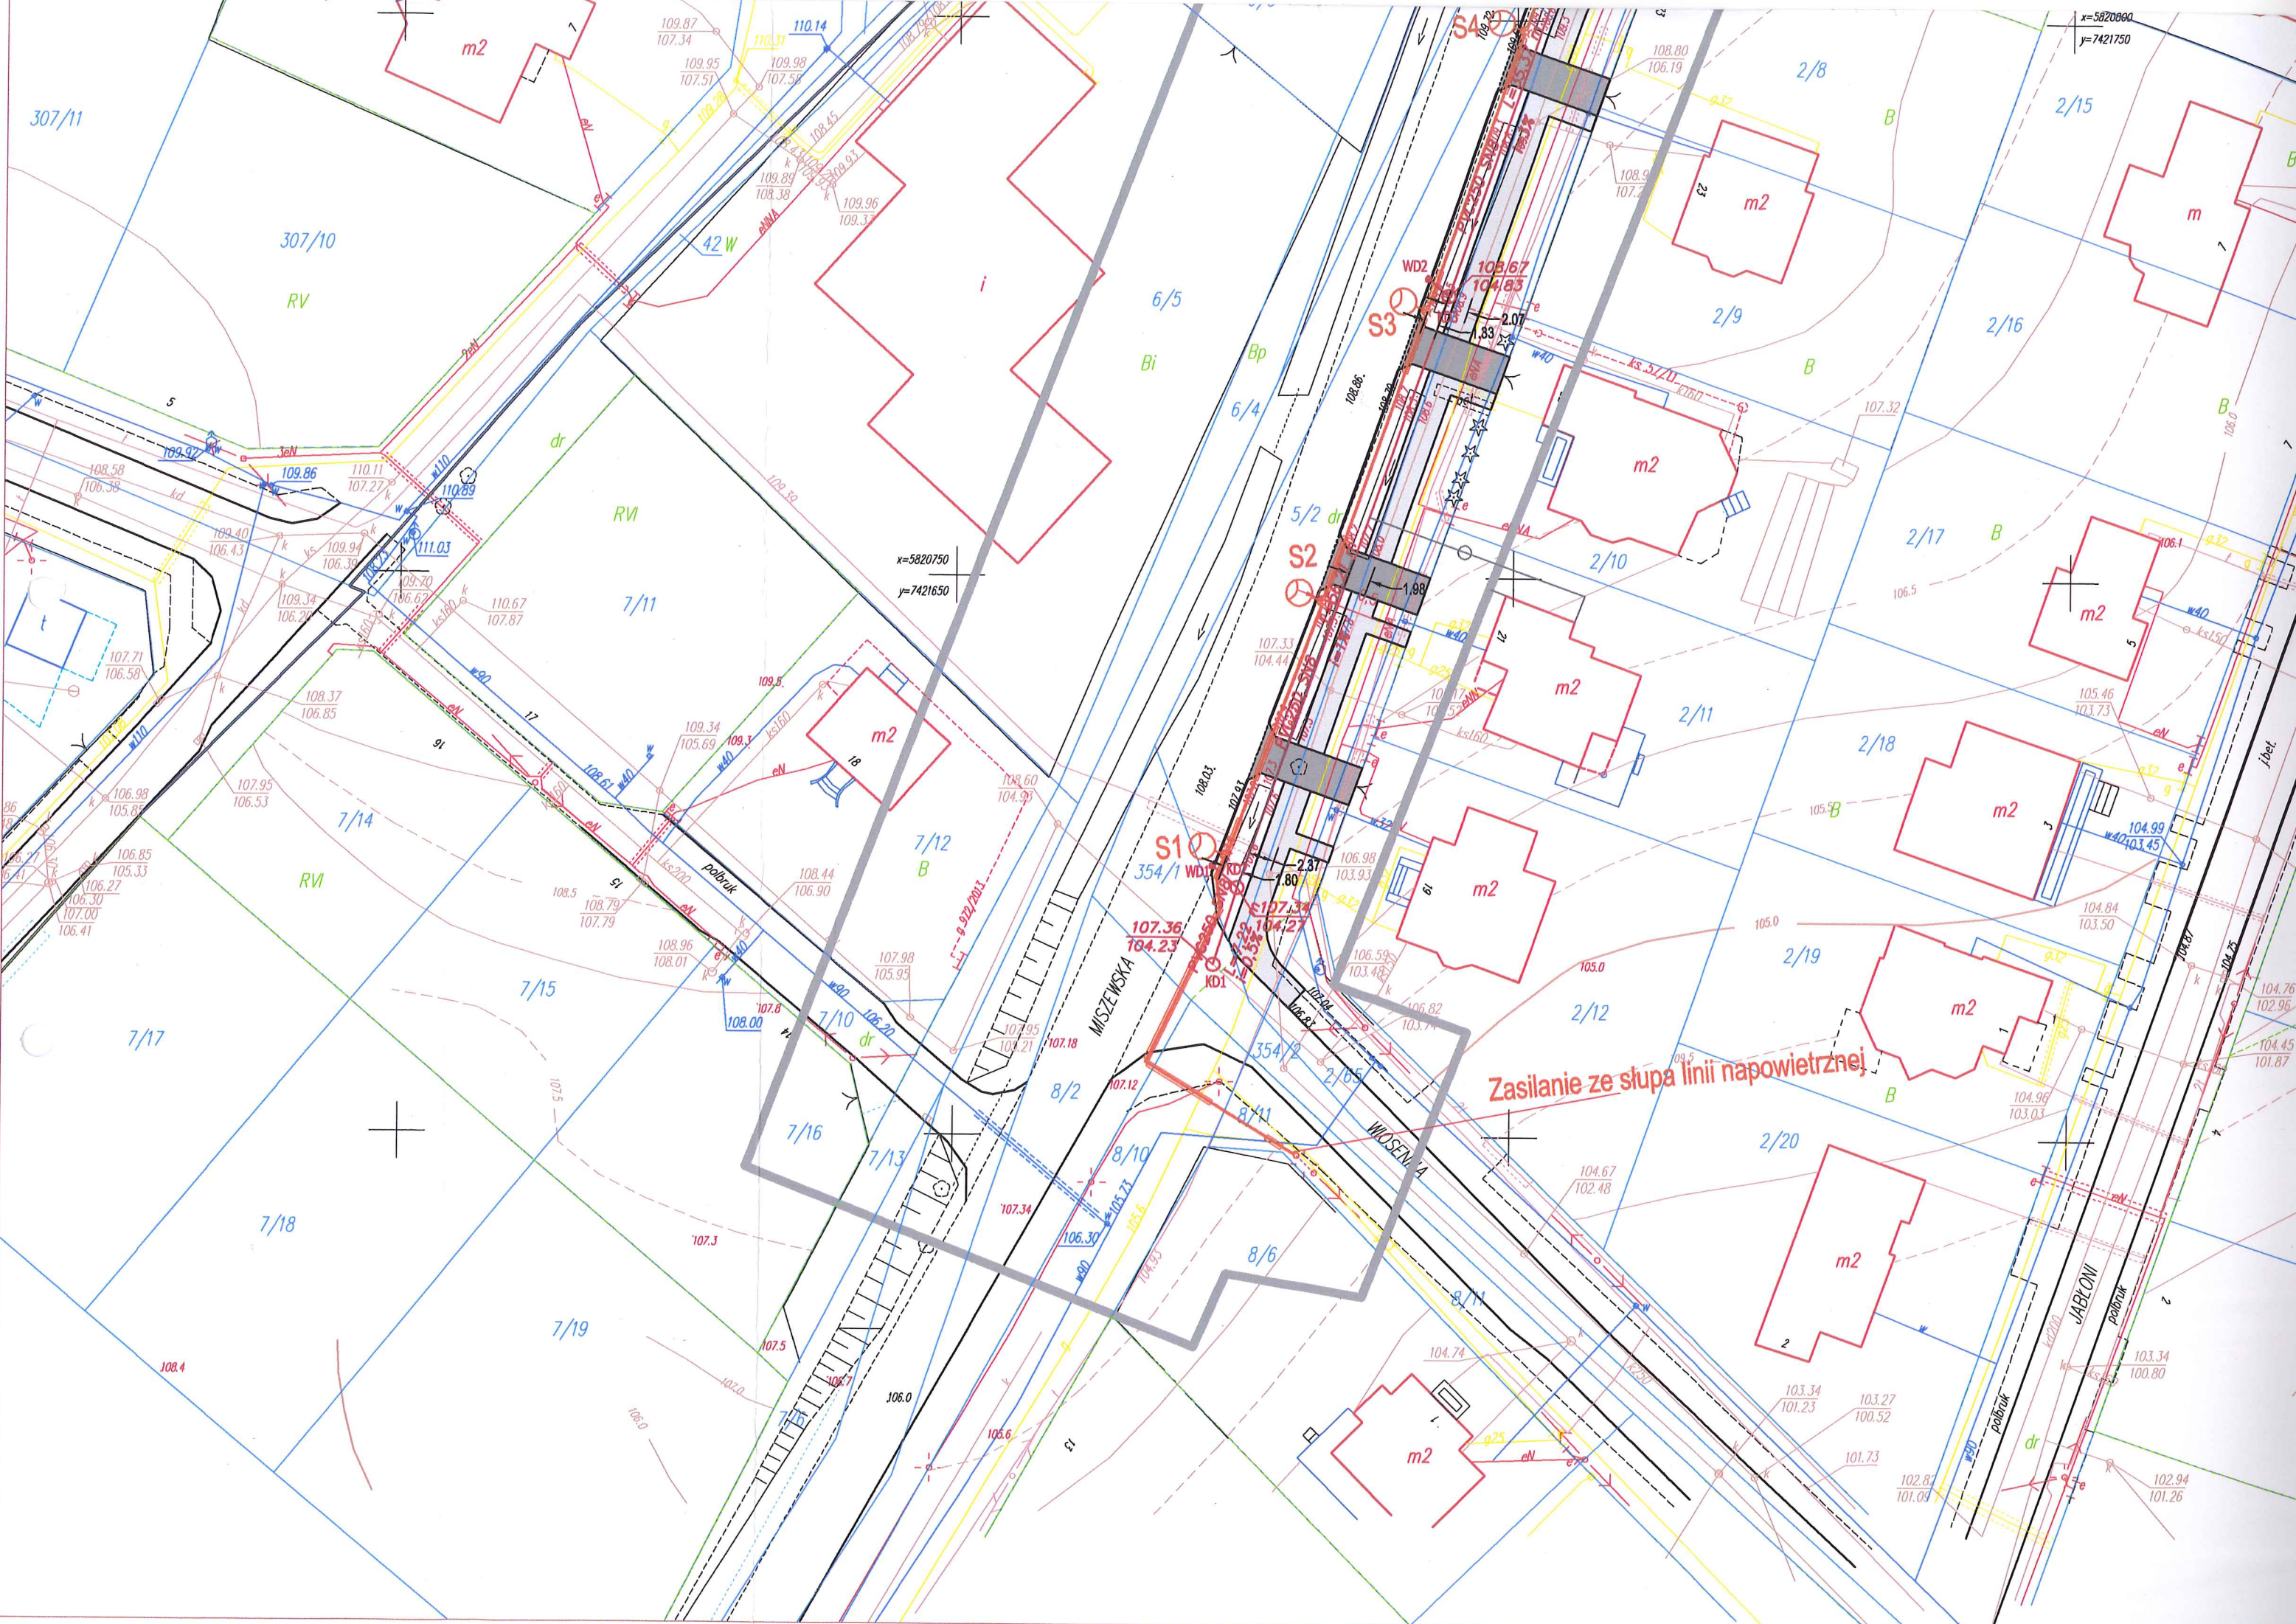

x=5820750  
y=7421750

x=5820750  
y=7421650

Zasilanie ze słupa linii napowietrznej

307/11

307/10

RV

7/14

RV

7/17

7/18

7/19

7/11

7/12

7/16

7/13

8/6

8/2

8/10

8/11

6/5

6/4

5/2

S1

S2

S3

2/8

2/15

2/16

2/17

2/18

2/19

2/20

2/12

2/11


2/10

2/9

MISZEWSKA


MISZEWSKA

JABŁON

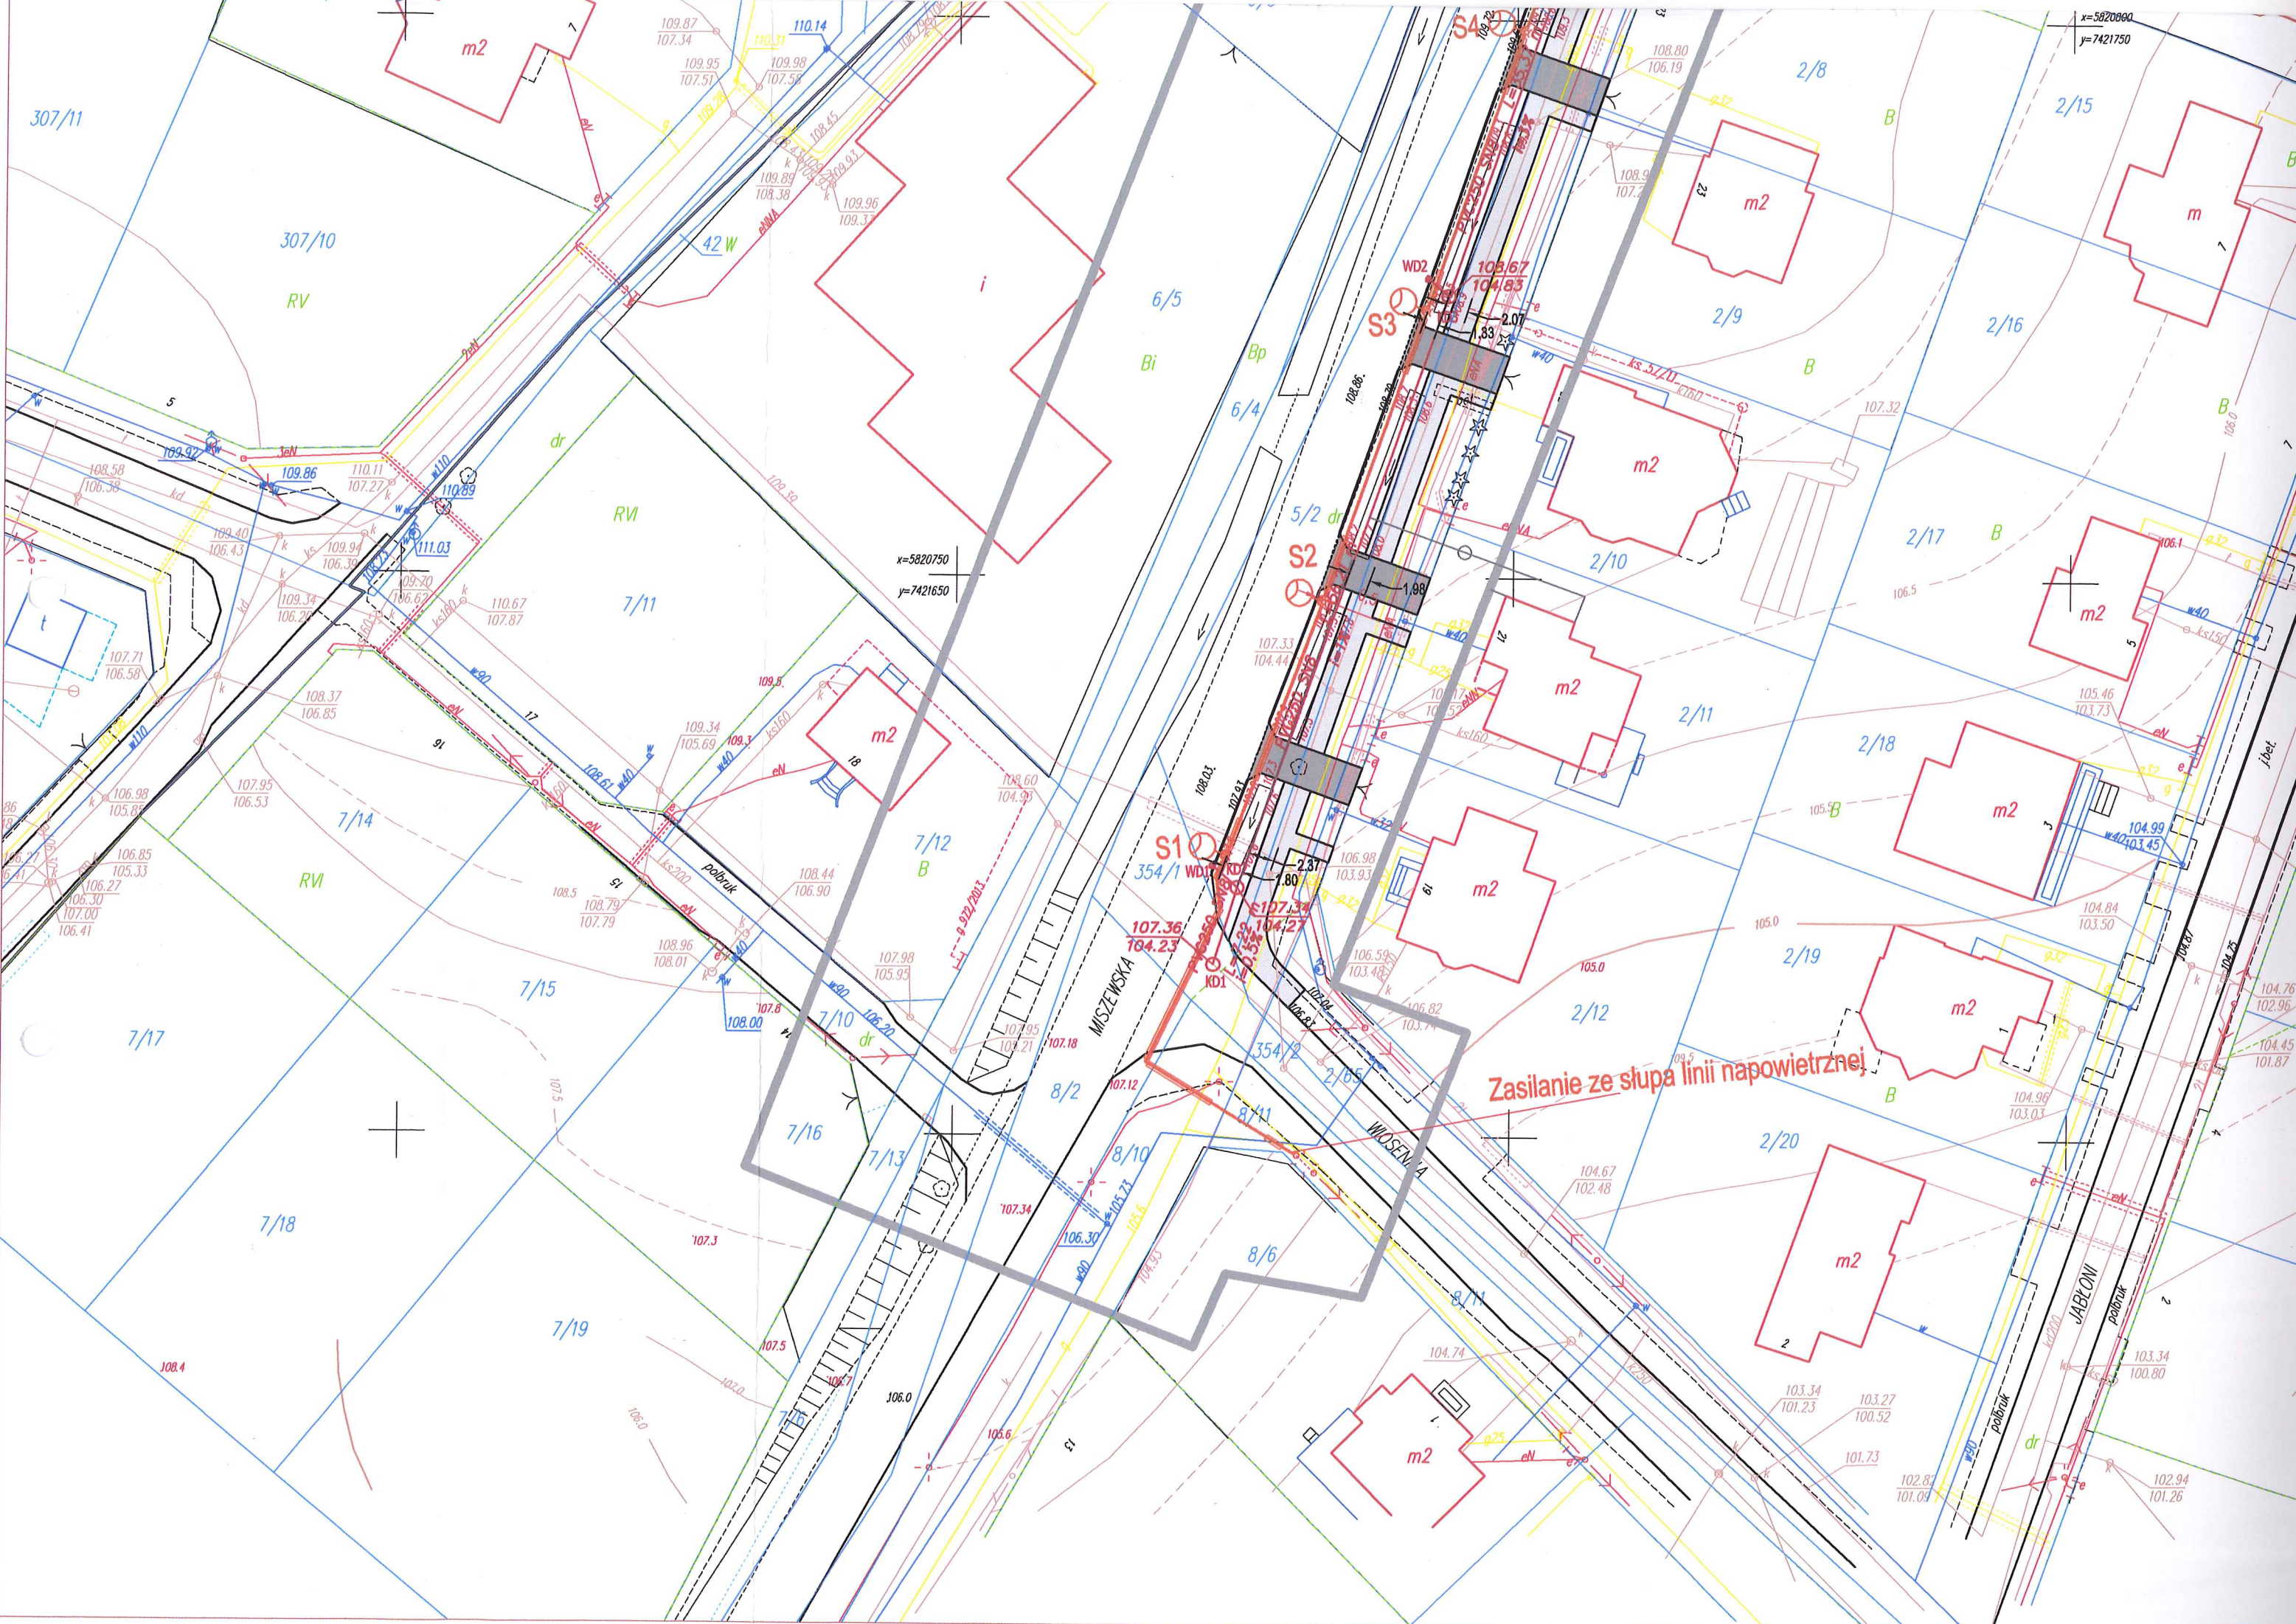






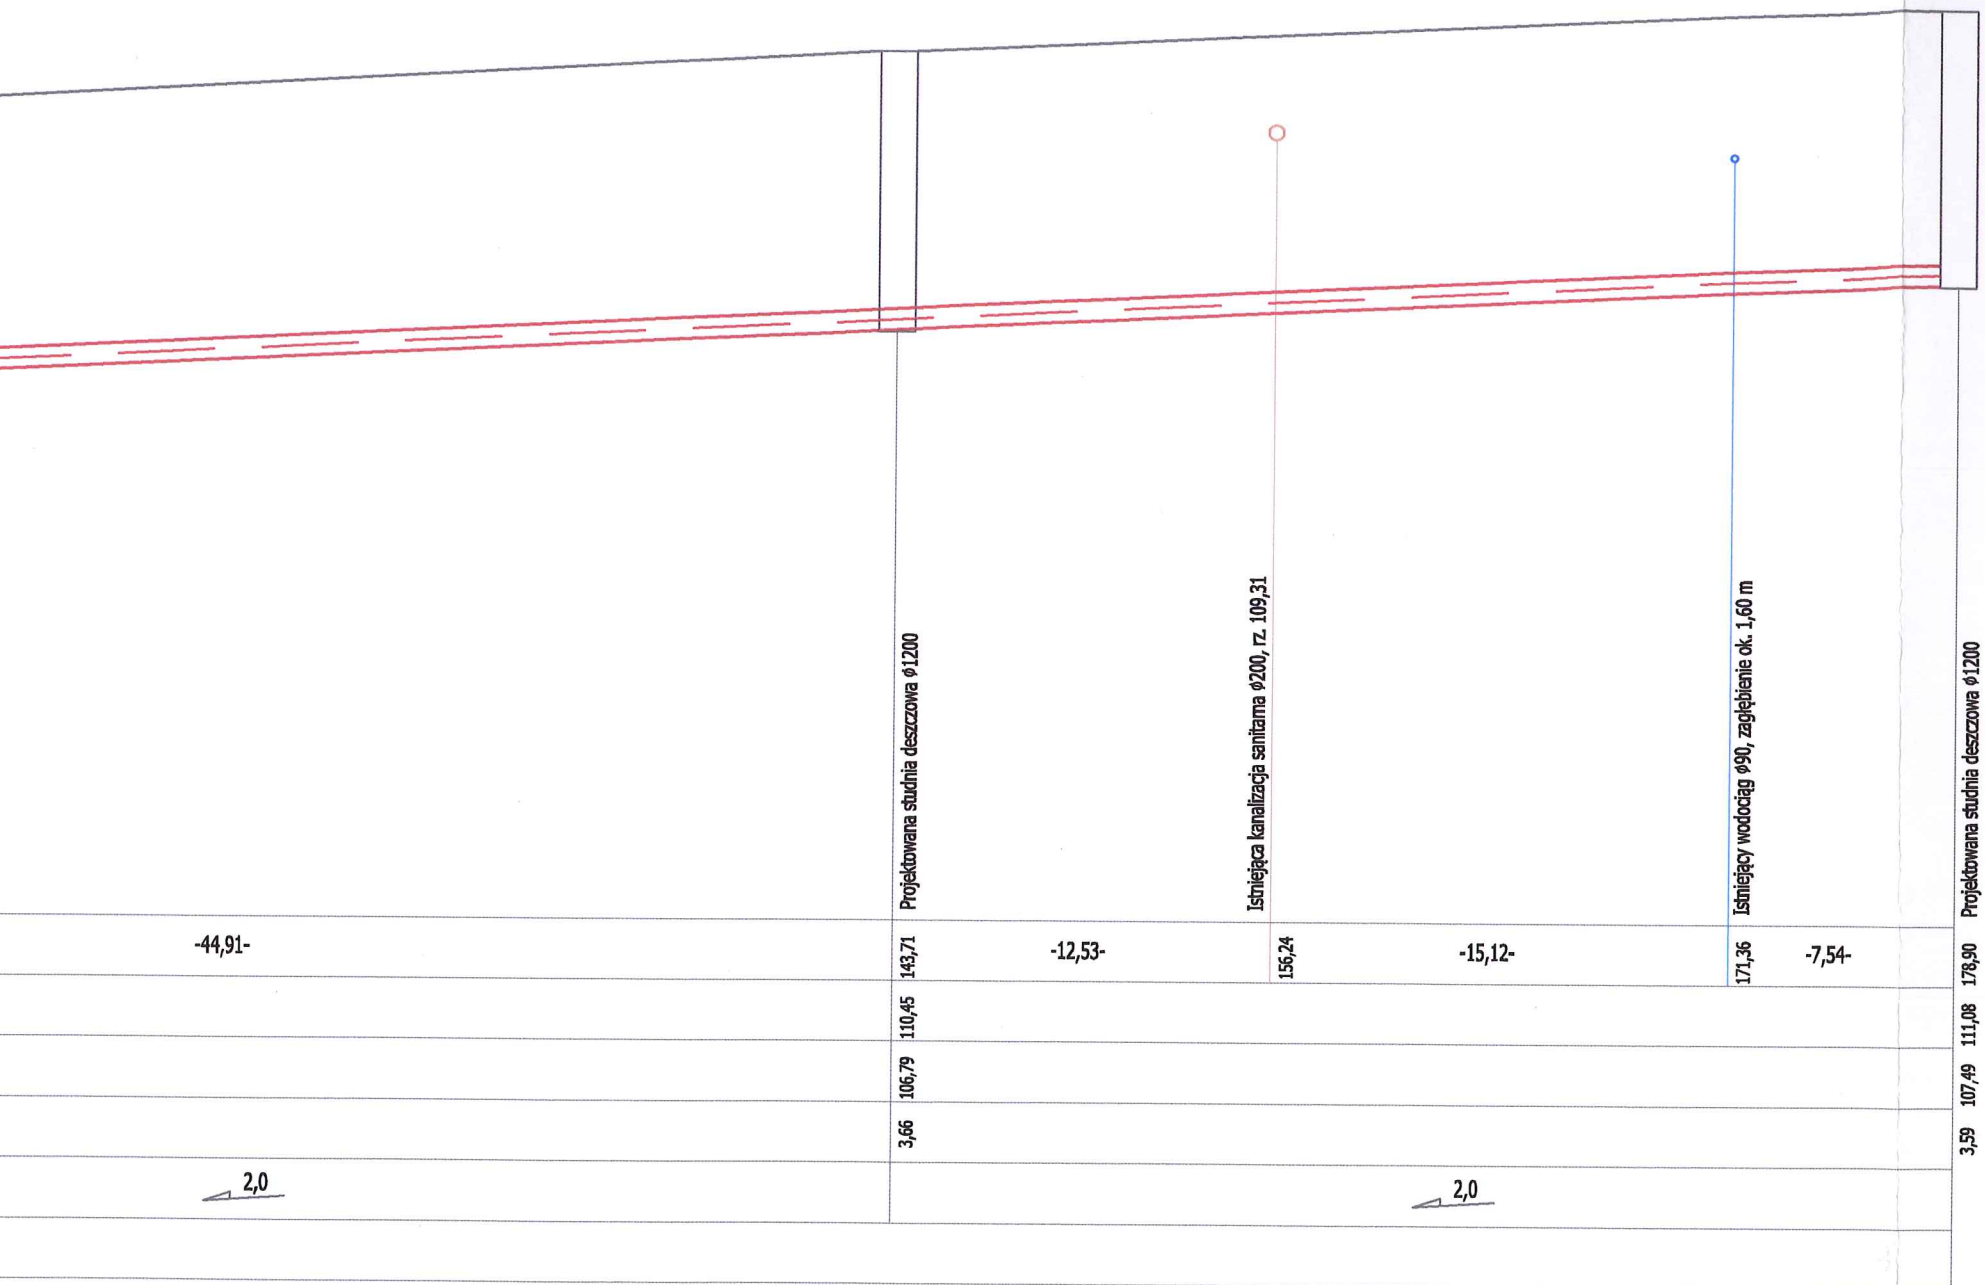

KD5

KD6


SIEĆ KANALIZACJI DESZCZOWEJ W UL. MISZEWSKIEJ OD UL. WOSENNEJ DO POSESJI 27 TJ. DO DZIAŁKI O NR EWID. 2/5 W SŁUPNIE			
Wykonawca Firma Remontowo-Budowlana Lipowski Sp. J. Mieczysław i Grzegorz Lipowscy ul. Kostrogaj 25, 09-400 Płock		Inwestor Gmina Słupno ul. Miszevska 8a, 09-472 Słupno	
Nazwa inwestycji Przebudowa drogi powiatowej nr 2940W Słupno - Miszewko - Białkowo (ul. Miszevska) na odcinku od km 1+140 do km 1+320 o długości 0,18 km			Branża <b>Sanitarna</b>
Adres inwestycji Miszevska, gm. Słupno (dz. nr 8/2, 8/10, 8/11, 354/1, 2/65, 5/2, 2/3, 2/64, 22/2, 2/2)			
Rysunek	Nr rys.	Skala	Data
Profil podłużny kanalizacji deszczowej	IS.02	1:100/250	09.2015
Funkcja	Zespół projektowy	Nr uprawnień	Podpis
Projektant	mgr inż. Piotr Brzeziński	MAZ/0081/PWOS/13	
Sprawdzający	mgr inż. Elżbieta Brzezińska	MAZ/0335/POOS/11	

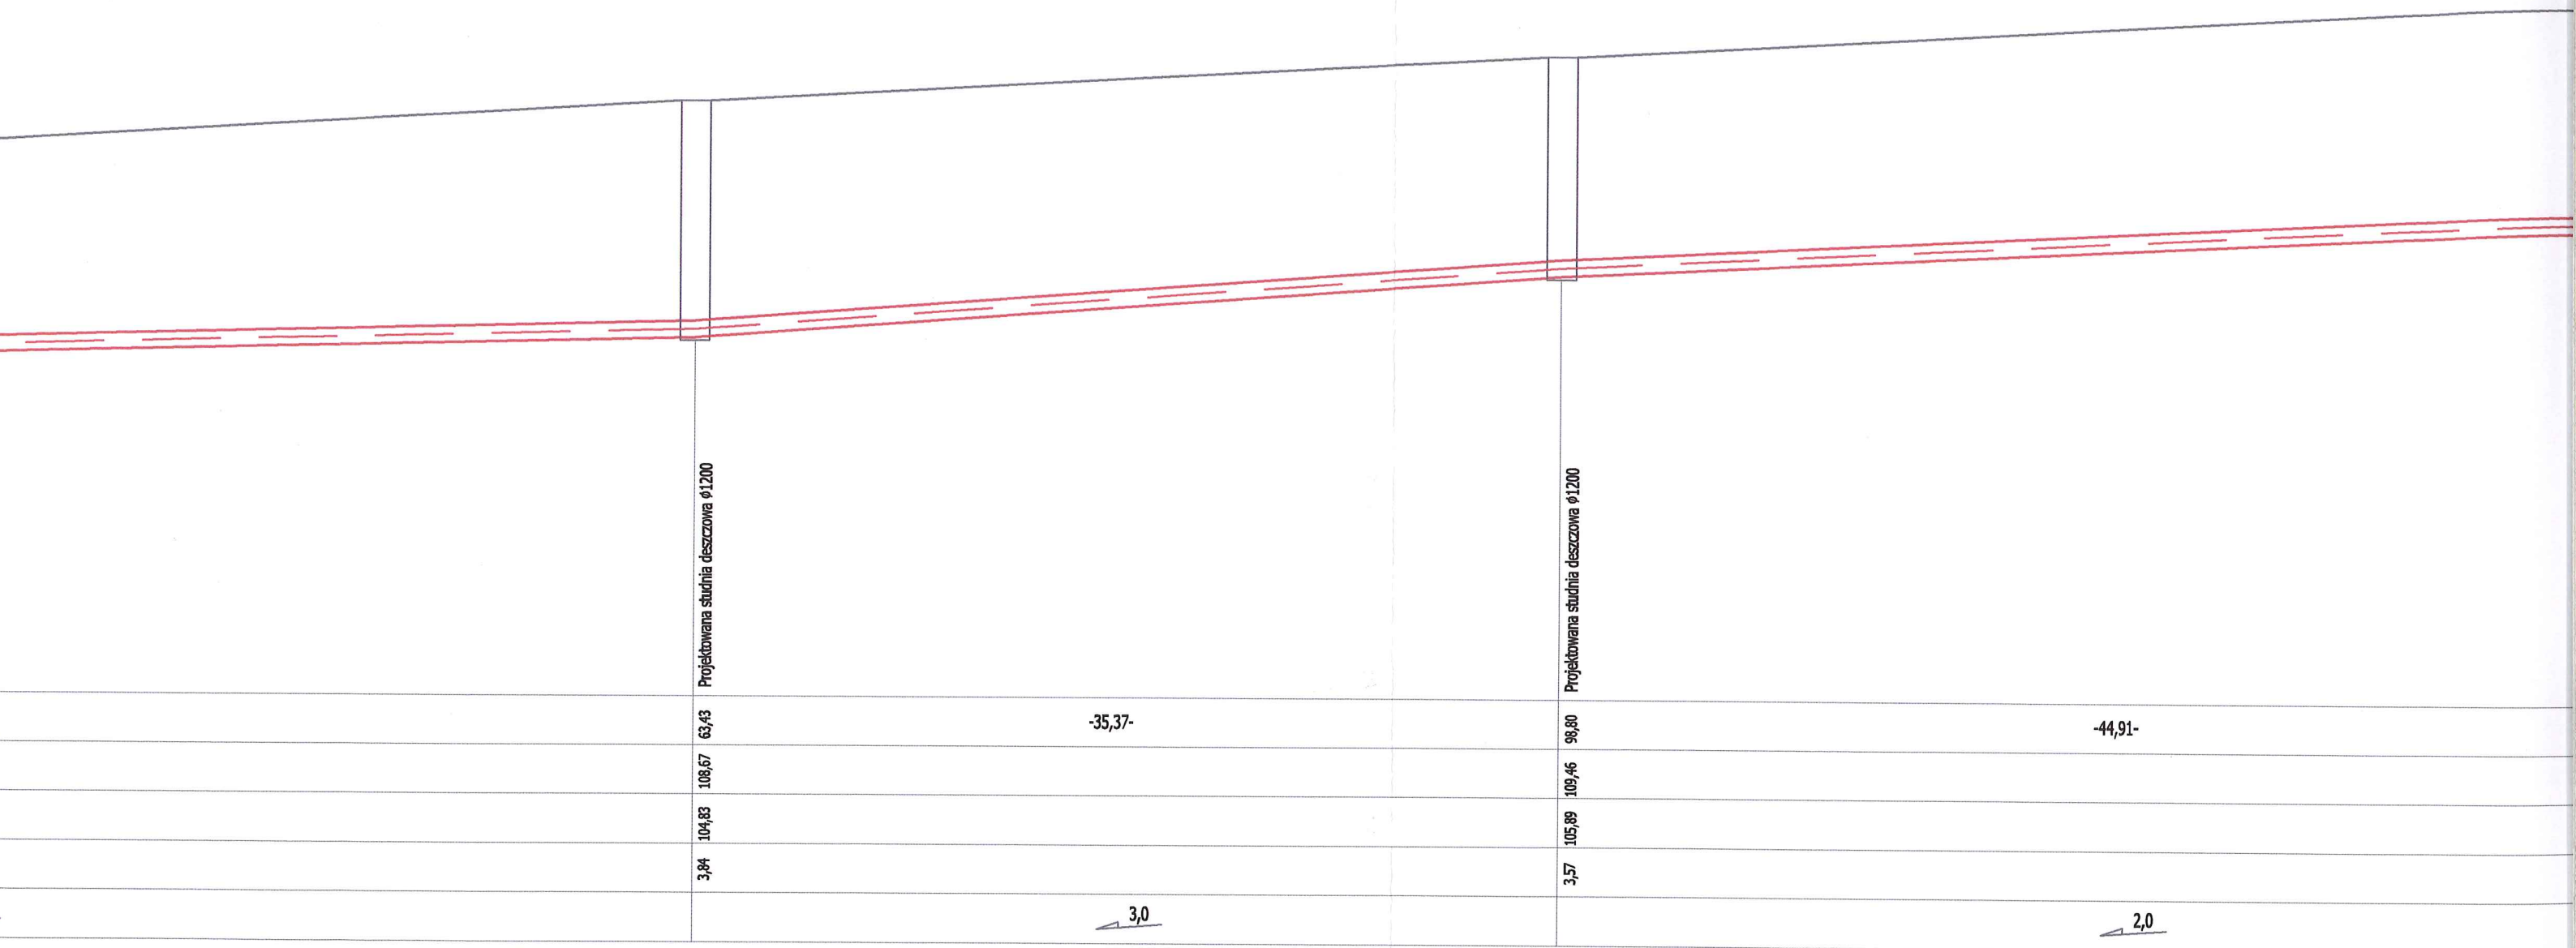

KD3

RURA  $\phi$ 250PVC SN8

KD4

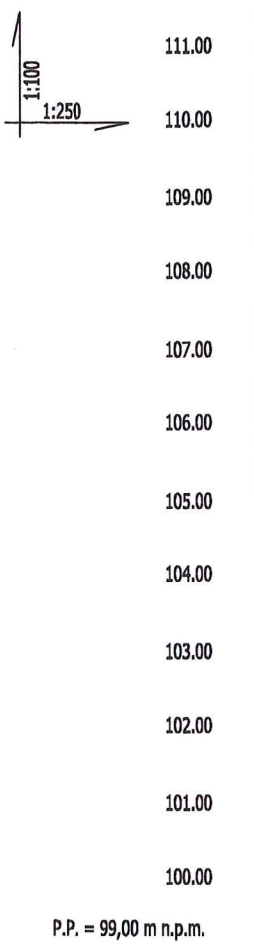

P.P. = 99,00 m n.p.m.

Projektowana studnia deszczowa Ø1200

Projektowana studnia deszczowa Ø1200

Istn. kabel teletechniczny, zagił. ok. 0,8 m

Projektowana studnia deszczowa Ø1200

ODLEGŁOŚĆ [m]	0,00	-7,22-	7,22	-3,84-	11,06	-52,37-	63,43	-35,37-
RZĘDNA TERENU [m]	107,36		107,34				108,67	
RZĘDNA DNA [m]	104,23		104,27				104,83	
ZAGŁĘBIENIE [m]	3,13		3,07				3,84	
SPADEK [%]		0,5			1,0			3,0
MATERIAŁ								RURA Ø250PVC S

KD1

KD2

KD3



KD3


1:100  
1:100

P.P. = 101,15 m n.p.m.

ODLEGŁOŚĆ [m]	2,84	1,72	-1,72-	0,00
RZĘDNA TERENU [m]	109,84			109,46
RZĘDNA DNA [m]	108,29			108,06
ZAGŁĘBIENIE [m]	1,55			1,40
SPADEK [‰]		8,0		
MATERIAŁ	RURA Ø200PP SN8			

W3

KD4

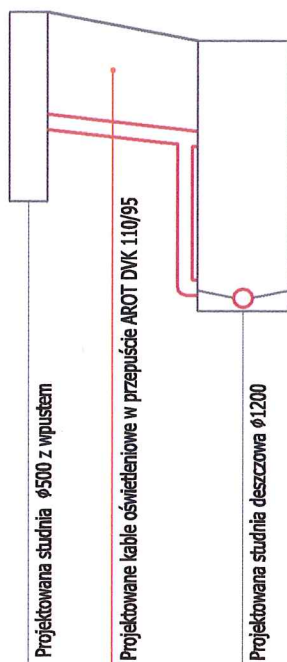


1:100  
1:100

P.P. = 102,14 m n.p.m.

ODLEGŁOŚĆ [m]	3,21	-1,17-	2,04	-2,04-	0,00
RZĘDNA TERENU [m]	110,83				110,45
RZĘDNA DNA [m]	109,28				109,05
ZAGŁĘBIENIE [m]	1,55				1,40
SPADEK [‰]		7,0			
MATERIAŁ	RURA Ø200PVC SN8				

W4

KD5

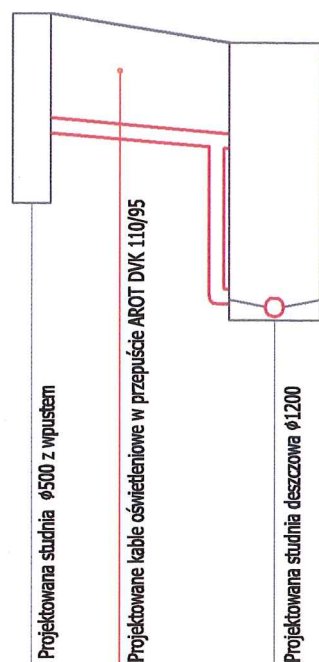


1:100  
1:100

P.P. = 102,77 m n.p.m.

ODLEGŁOŚĆ [m]	3,54	-3,54-	0,00
RZĘDNA TERENU [m]	111,46		111,08
RZĘDNA DNA [m]	109,93		109,68
ZAGŁĘBIENIE [m]	1,53		1,40
SPADEK [‰]		7,0	
MATERIAŁ	RURA Ø200PVC SN8		





W5

KD6

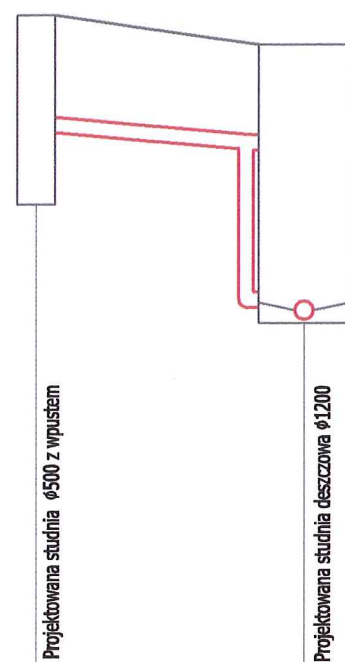


SIEĆ KANALIZACJI DESZCZOWEJ W UL. MISZEWSKIEJ OD UL. WIOSENNEJ DO POSESJI 27 TJ. DO DZIAŁKI O NR EWID. 2/5 W SŁUPNIE


Wykonawca Firma Remontowo-Budowlana Lipowski Sp. J. Mieczysław i Grzegorz Lipowscy ul. Kostrogaj 25, 09-400 Płock		Inwestor Gmina Słupno ul. Miszevska 8a, 09-472 Słupno	
Nazwa inwestycji Przebudowa drogi powiatowej nr 2940W Słupno - Miszewko - Białkowo (ul. Miszevska) na odcinku od km 1+140 do km 1+320 o długości 0,18 km			Branża Sanitarna
Adres inwestycji Miszevska, gm. Słupno (dz. nr 8/2, 8/10, 8/11, 354/1, 2/65, 5/2, 2/3, 2/64, 22/2, 2/2)			
Rysunek	Nr rys.	Skala	Data
Profile podłużne przykanalików	IS.03	1:100	09.2015
Funkcja	Zespół projektowy	Nr uprawnień	Podpis
Projektant	mgr inż. Piotr Brzeziński	MAZ/0081/PWOS/13	
Sprawdzający	mgr inż. Elżbieta Brzezińska	MAZ/0335/POOS/11	

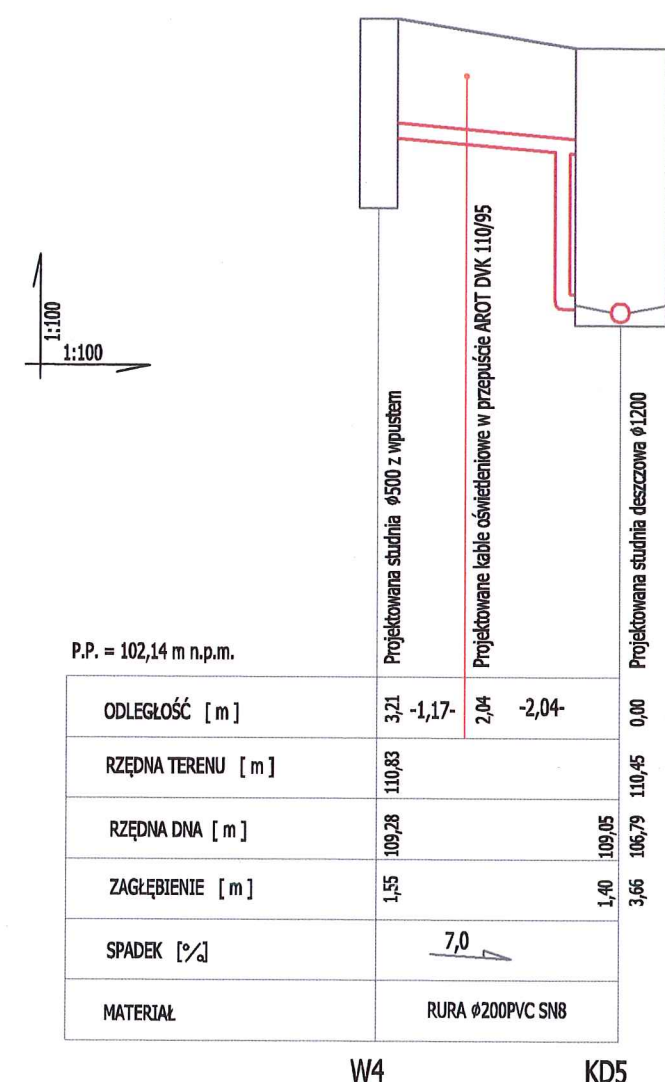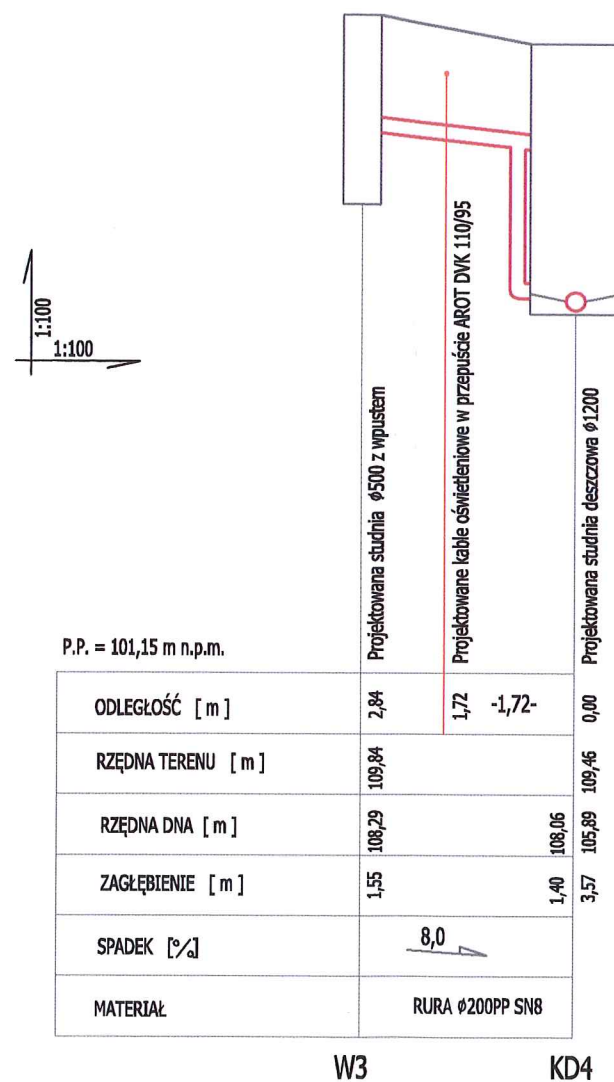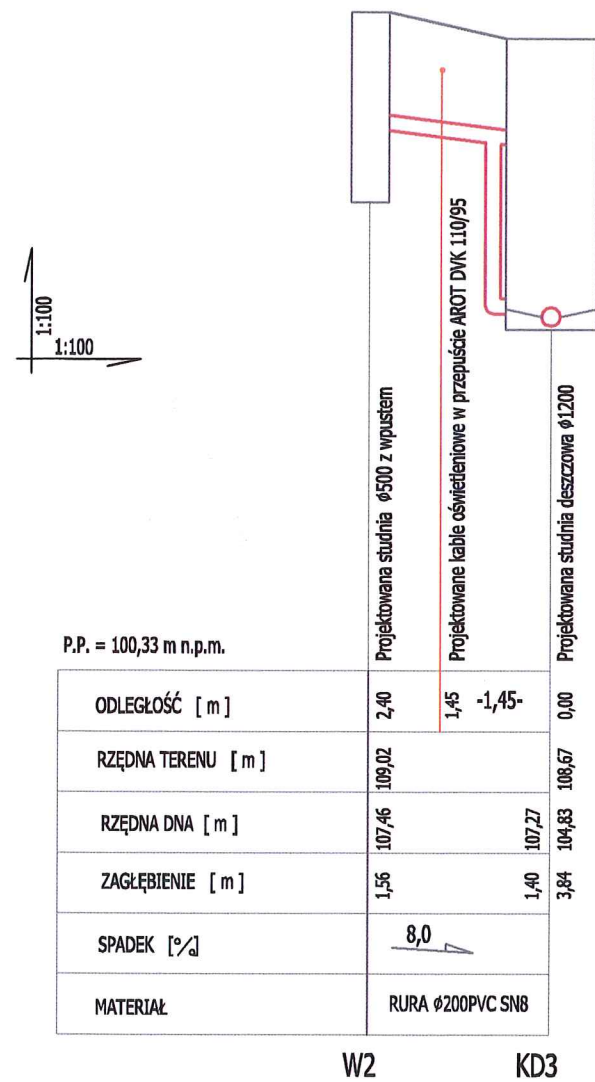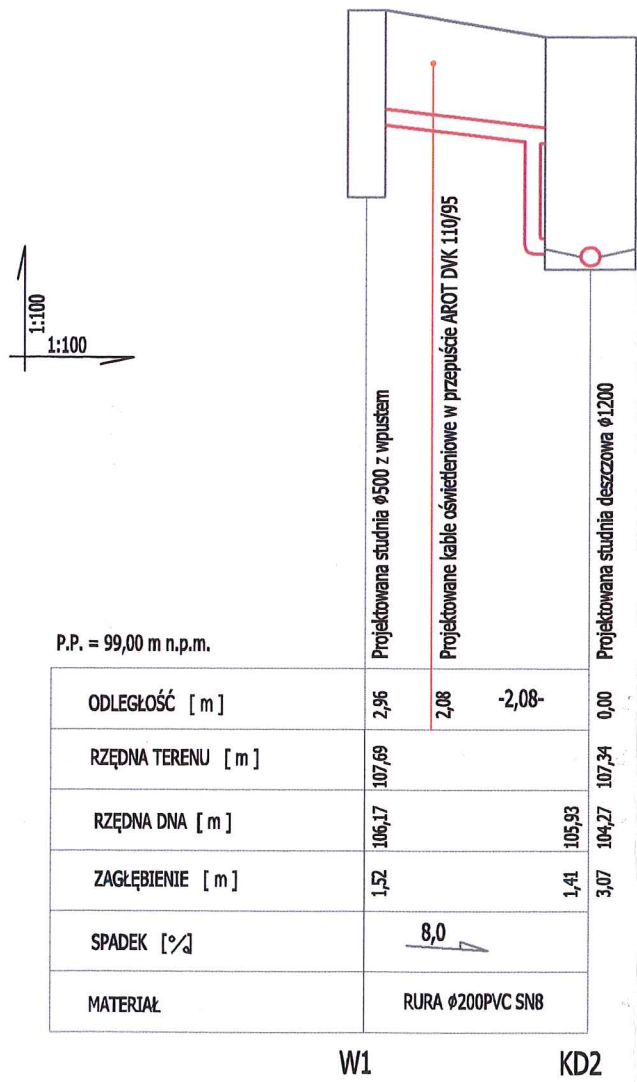



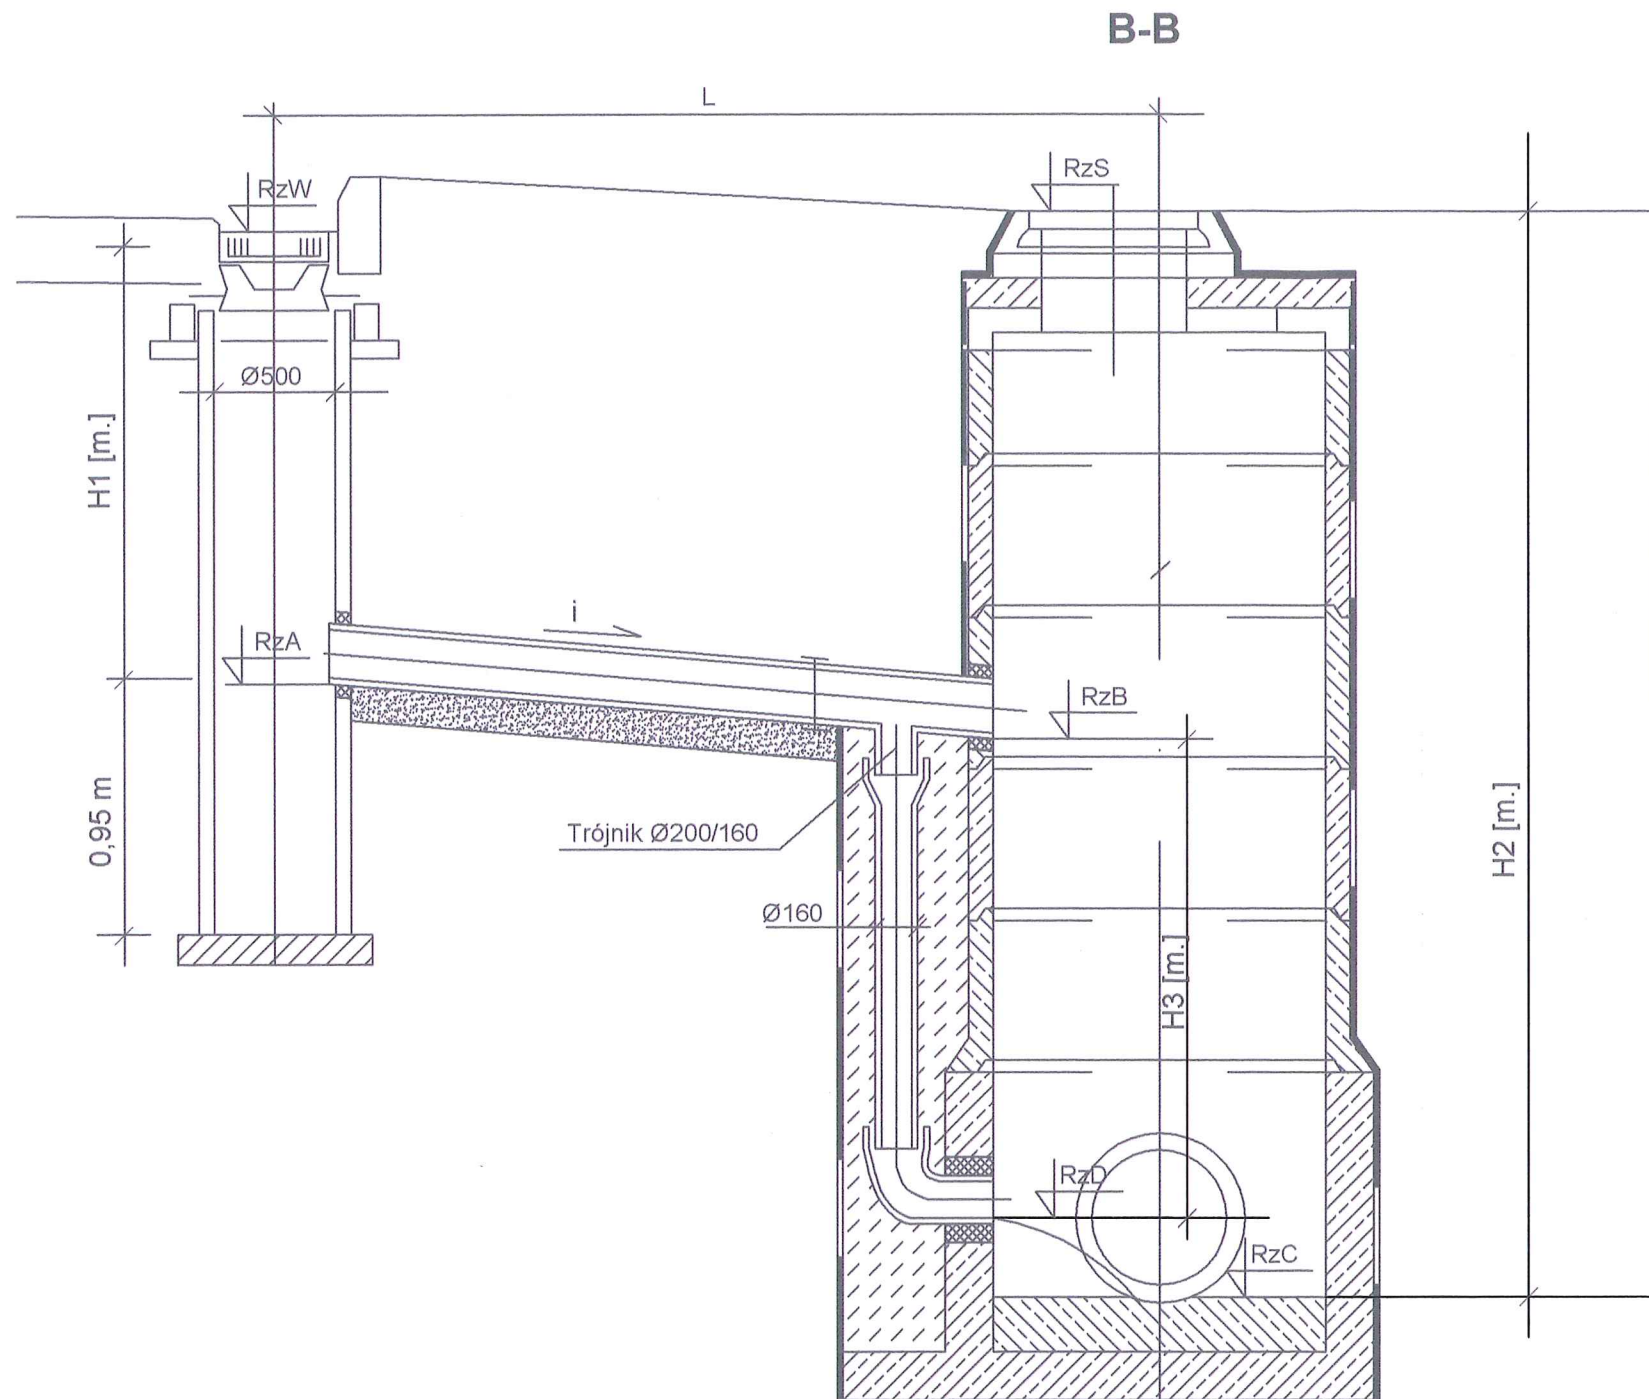

Zesławienie wpustów włączonych do kanalizacji poprzez studnie												
wpust	proj. rzędna wpustu - RzW	H1 [m]	miejsce włączenia	proj. rzędna studni - RzS	Spadek [%]	RzA	RzB	Rz.C - dno studni	RzD	H2 [m] - głębokość studni	H3 [m] - wysokość kaskady	UWAGI
WD1	107,89	1,52	KD2	107,34	8	106,17	105,93	104,27	104,44	3,07	1,49	studnia KD2 dn1200 na kanale 0,25 m
WD2	109,02	1,56	KD3	108,67	8	107,48	107,27	104,83	105,00	3,84	2,27	studnia KD3 dn1200 na kanale 0,25 m
WD3	109,84	1,55	KD4	109,46	8	108,28	108,06	105,89	106,06	3,57	2,00	studnia KD4 dn1200 na kanale 0,25 m
WD4	110,83	1,55	KD5	110,45	7	109,28	109,05	106,79	106,98	3,86	2,08	studnia KD5 dn1200 na kanale 0,25 m
WD5	111,48	1,53	KD6	111,08	7	109,93	109,69	107,49	107,68	3,59	2,02	studnia KD6 dn1200 na kanale 0,25 m

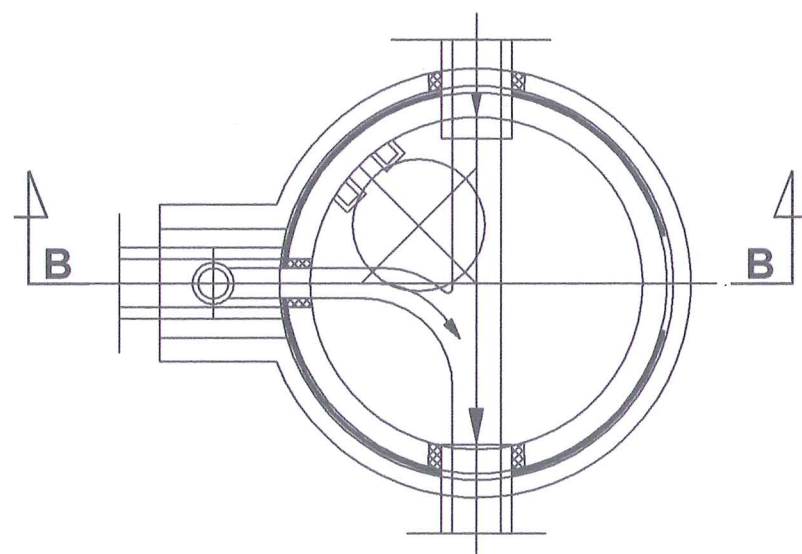

SIEĆ KANALIZACJI DESZCZOWEJ W UL. MISZEWSKIEJ OD UL. WIOSENNEJ DO POSESJI 27 TJ. DO DZIAŁKI O NR EWID. 2/5 W SŁUPNIE			
Wykonawca Firma Remontowo-Budowlana Lipowski Sp. J. Mieczysław i Grzegorz Lipowscy ul. Kostrogaj 25, 09-400 Płock		Inwestor Gmina Słupno ul. Miszevska 8a, 09-472 Słupno	
Nazwa inwestycji Przebudowa drogi powiatowej nr 2940W Słupno - Miszewko - Białkowo (ul. Miszevska) na odcinku od km 1+140 do km 1+320 o długości 0,18 km			Branża Sanitarna
Adres inwestycji Miszevska, gm. Słupno (dz. nr 8/2, 8/10, 8/11, 354/1, 2/65, 5/2, 2/3, 2/64, 22/2, 2/2)			
Rysunek	Nr rys.	Skala	Data
Schemat studni i wpustu kanalizacyjnego	IS.04	b/s	09.2015
Funkcja	Zespół projektowy	Nr uprawnień	Podpis
Projektant	mgr inż. Piotr Brzeziński	MAZ/0081/PWOS/13	
Sprawdzający	mgr inż. Elżbieta Brzezińska	MAZ/0335/POOS/11	