

istn.gazociąg  
 g/476/14  
 eN1047/2013  
 RIVa  
 proj.gazociąg  
 proj.kabel.energetyczny  
 linia rozgraniczająca  
 z bieracze  
 sączki

Państwowy Powiatowy Inspektor Sanitarny  
 09-402 PŁOCK, ul. Kolegialna 20  
 tel. (24) 267-26-01, fax (24) 264-75-09  
 Załącznik do opinii sanitarnej  
 RPIS.2015/452/14/EJ-SC/6867/2014  
 dnia 23.10.2014

z up. Państwowego Powiatowego  
 Inspektora Sanitarnego w Płocku  
 mgr inż. Grzegorz Bienkowski  
 higienista-epidemiolog

Polska Spółka Gazownictwa sp. z o.o.  
 ul. M. Kasprzaka 25, 01-224 Warszawa  
 Oddział w Warszawie  
 Rejon Dystrybucji Gazu w Płocku  
 ul. Łukasiewicza 19, 09-400 Płock  
 tel. 24 266 44 42 faks 24 262 40 08  
 NIP 525 24 96 411  
 KRS 0000374001 REGON 142739519

RZECZOZNAWCA DO SPRAW ZABEZPIECZEN  
 PRZECIWPÓŻAROWYCH  
 mgr inż. Henryk Baranowski  
 Kutno 20.10.2014  
 Zgodność projektu z wymaganiami  
 ochrony przeciwpożarowej  
 bez uwag stwierdzam z uwagami

Płock, dn. 25.11.2014. Nr 305/2014  
 Uzgodniono rozwiązanie techniczne skrzyżowania sieci gazowej  
 z projektowaną: *instalacją gazową sanitarną*  
 zlokalizowaną: *na osiedlu przy ul. Podbipięty*  
 na sekcji mapy zasadniczej nr: *108.9*  
 pod warunkiem, że:  
 - wykonawca robót powiadomi uzgadniającego o rozpoczęciu robót,  
 wykonawca zleci nadzór przy prowadzeniu robót  
 z miejsc skrzyżowania z gazociągiem  
 zachować odległość pionową 9,4 m

STAROSTA PŁOCKI  
 Dokumentacja projektowa  
*sieć wodociągowa, sieć kanalizacyjna*  
 sanitarna  
 była przedmiotem narady koordynacyjnej przeprowadzonej  
 w siedzibie Starostwa Powiatowego w Płocku, ul. Bielska 59  
 w formie zebrania zainteresowanych podmiotów / za pomocą  
 środków komunikacji elektronicznej i uzgodniona protokołem  
 nr GGN-III.6630. RZ. 2014 z dnia 12.11.2014  
 z up. Starosty  
 inż. Leszek [signature]  
 Dyrektor Wydziału Geodezji  
 i Inżynierii Wodociągowej i Kanalizacyjnej  
 Narady koordynacyjnej

STAROSTA PŁOCKI  
 ZATWIERDZA  
 Załącznik do decyzji


nr 281/2015  
 z dnia 12.11.2014

z up. Starosty  
 mgr inż. Marek Kubiński  
 Kierownik Referatu Budownictwa  
 w Wydziale Architektury i Budownictwa

Bokonano uzgodnienia w "Wodociągach Płock" S.A.  
 Projekt S.A. Projekt Sanitarny  
 Wykonano do celów: *projektu instalacji gazowej*  
 przed zasypką i wykopów. Uwagi do: *projektu instalacji gazowej*  
 10.10.2014  
 Z upoważnienia Zarządu  
 Dział Techniczny - Inwestycyjny  
 Tomasz Szatkowski

BIURO USŁUG GEODEZYJNYCH  
 Bogdan Wereszczyński  
 09-472 Słupno, Cekanowo, Leśna 15  
 tel. 24 262-74-78, 602740621  
 NIP 774-107-52-65

GEODETA UPRAWNIONY  
 inż. Bogdan Wereszczyński  
 Nr. zezw. 20254

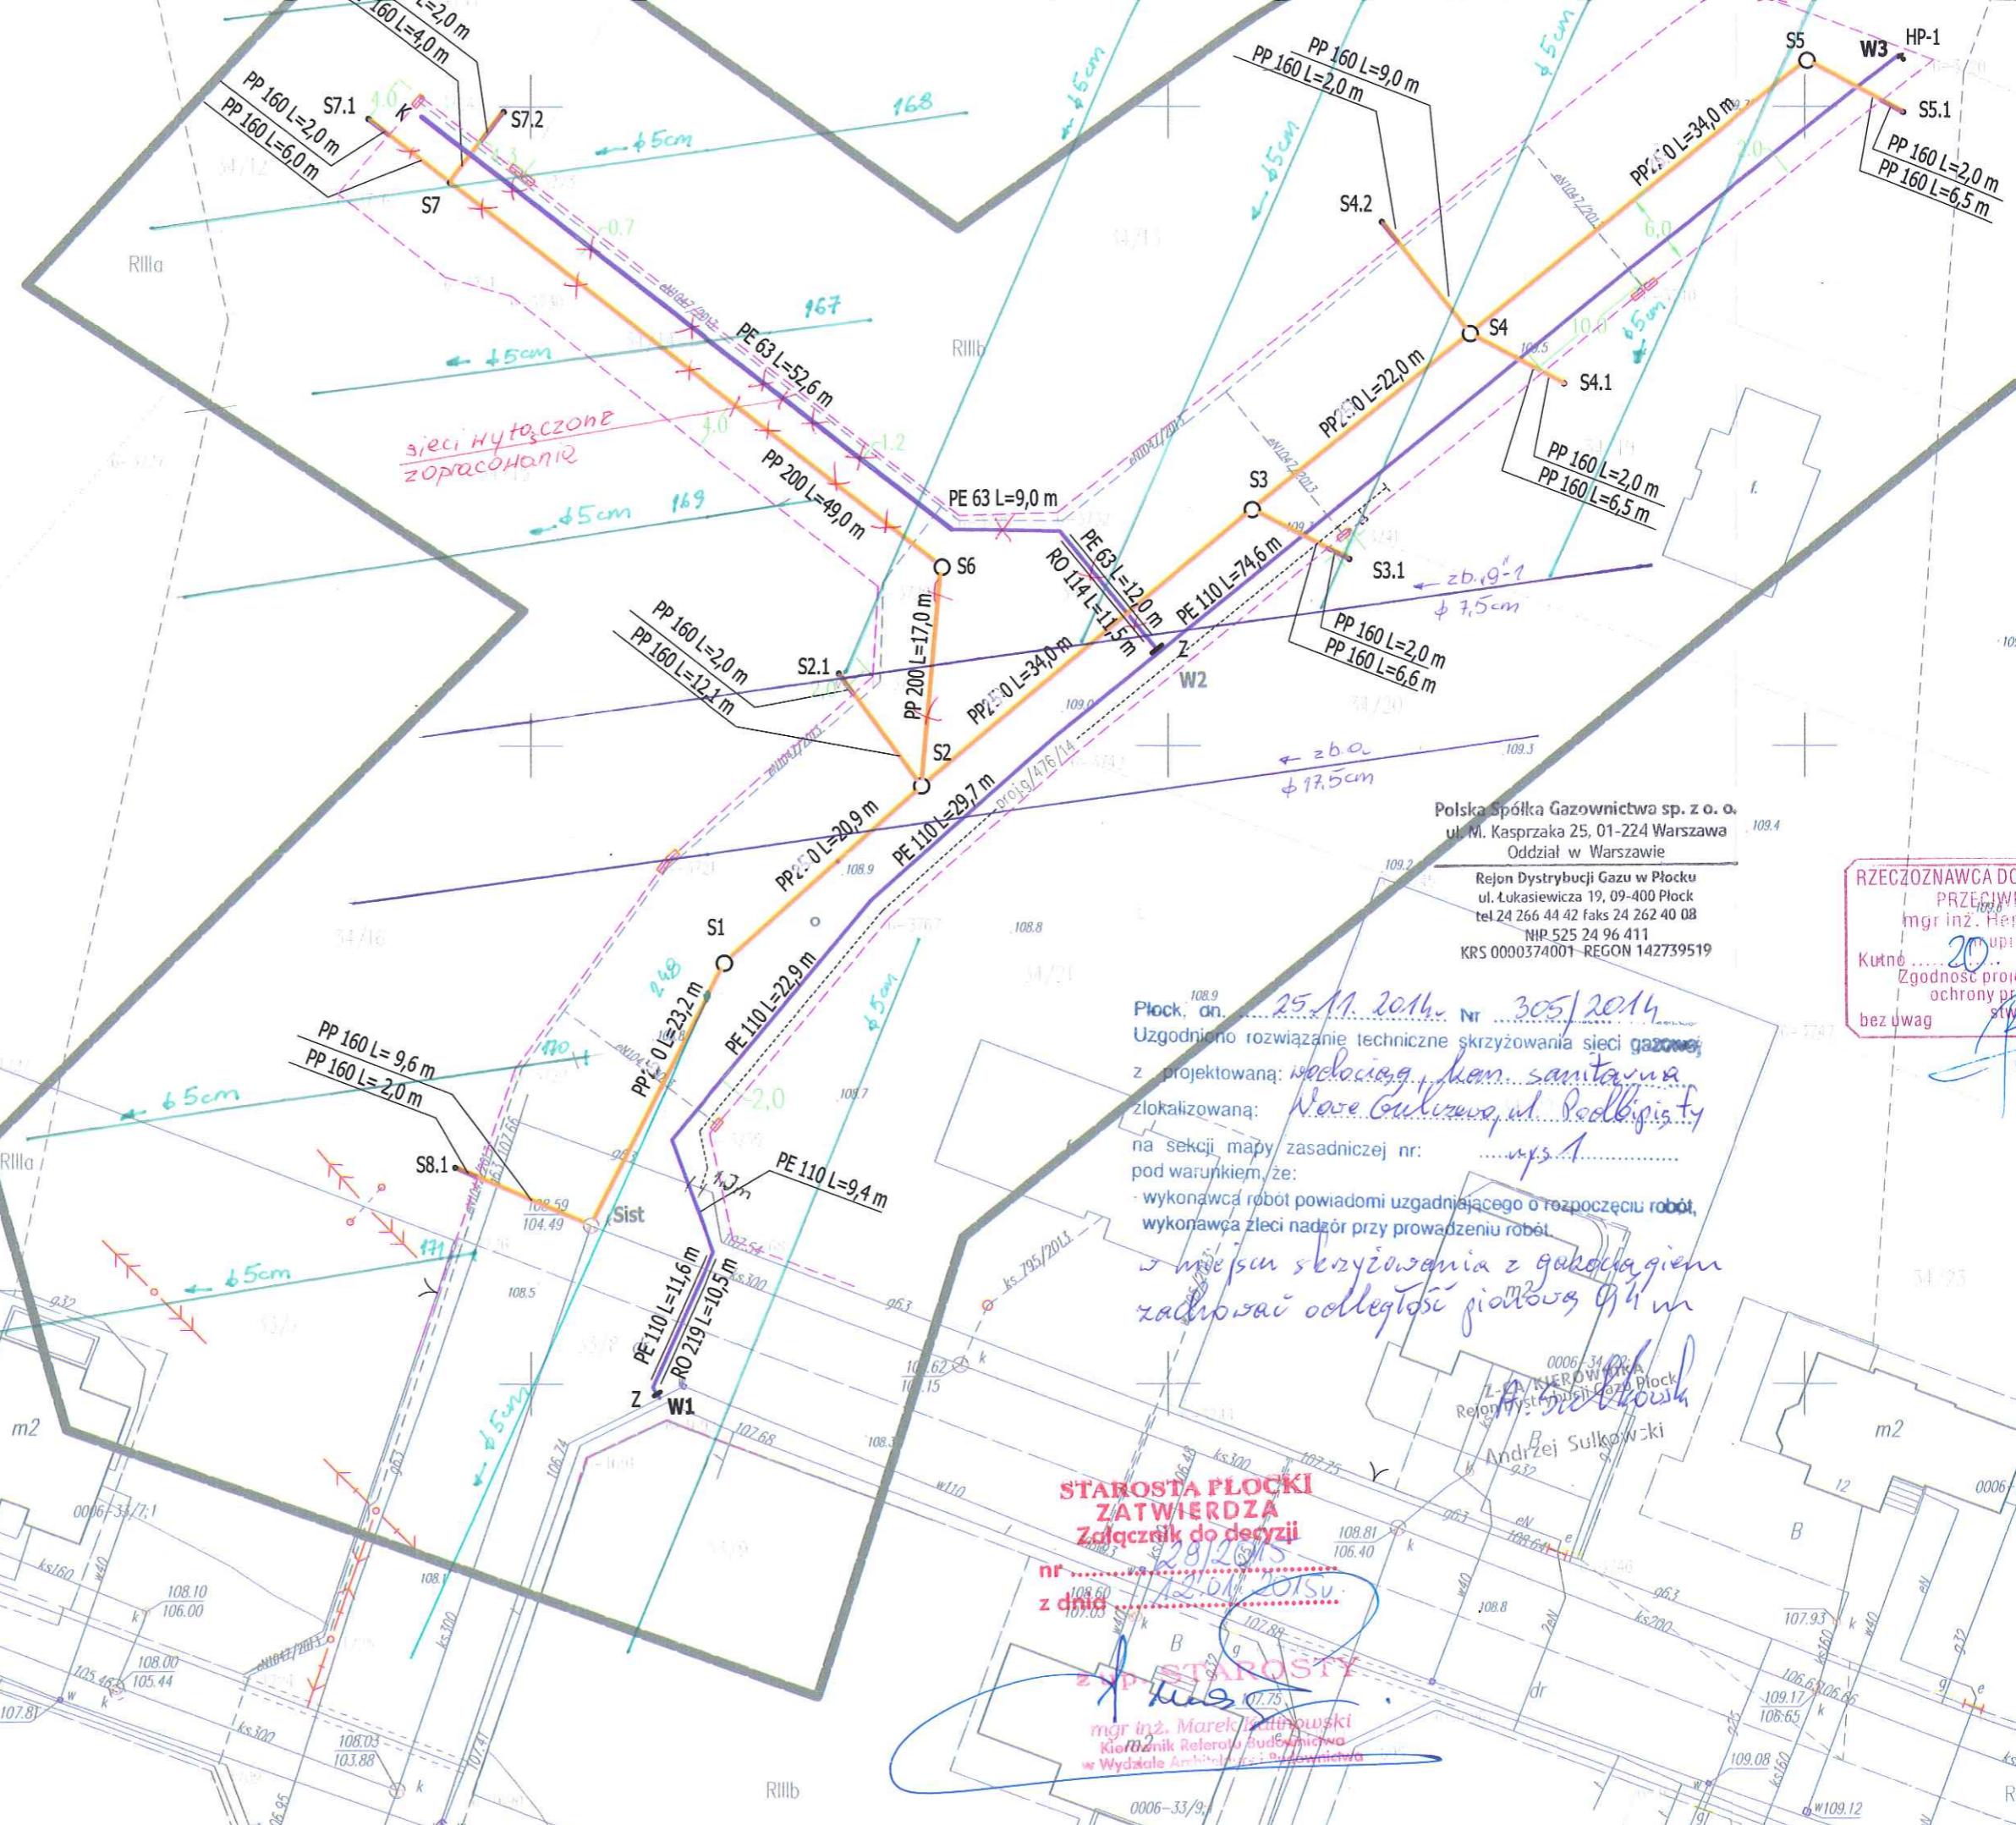

**MAPA DO CELÓW PROJEKTOWYCH**  
**SKALA 1: 500**  
 Fragment ark.7.180.10.04.3.3


Mapa przedstawia stan na dzień		2014.03.31
Oznaczenie zgłoszenia pracy geodezyjnej		6640.1117.2014
Miejscowość		NOWE GULCZEWO
Jenostka ewidencyjna	identyfikator	141912_2
	nazwa	SKUPNO
Obręb ewidencyjny	identyfikator	141912_2_0006
	nazwa	GULCZEWO KOLONIA
Nazwa układu współrzędnych	prostokątnych płaskich	2000/21
	wysokości	Kronsztad
Oznaczenie granic obszaru objętego aktualizacją		linia przerywana
Oznaczenie i informacje o służebnościach gruntowych mających wpływ na zagospodarowanie gruntów w granicach projektowanej inwestycji		Nie badano na podstawie Rozp.MSWiA z dn.09.11.2011 & 80 ust.5

Nie wykluczam istnienia w terenie urządzeń podziemnych – nie pokazanych na mapie, które nie zostały odnalezienie podczas wykonania inwentaryzacji powykonawczych lub, które nie zostały zgłoszone do inwentaryzacji przed zasypaniem

Miejscowość : Nowe Gulczewo, gm.Słupno		Usługi Inwestycyjne i Projektowe Piotr Szymański 09-400 Płock ul.Rembelskiego 1/78 tel.(24) 367-59-39	Skala: 1: 500
Nazwa rysunku: Projekt Zagospodarowania Terenu			
Temat:	Budowa sieci wodociągowej oraz kanalizacji sanitarnej w ul. Podbięty ( dz.nrwid.34/14 i 34/17) w Nowym Gulczewie		Nr.rys.1 Data wykonania 09.2014
Branża :	Sanitarna		
Projektant :	Nazwisko i Imię	mgr inż. Marek Skrocki	Podpis mgr inż. M. Skrocki nr upr.WKP/0156/PWOS/09 w spec. instalacyjnej Nr ewid. WKP/0156/PWOS/09
	Opracował :		

P.1419.2014.1048

Za zgodność treści wydruków z oryginałem mapy do celów projektowych

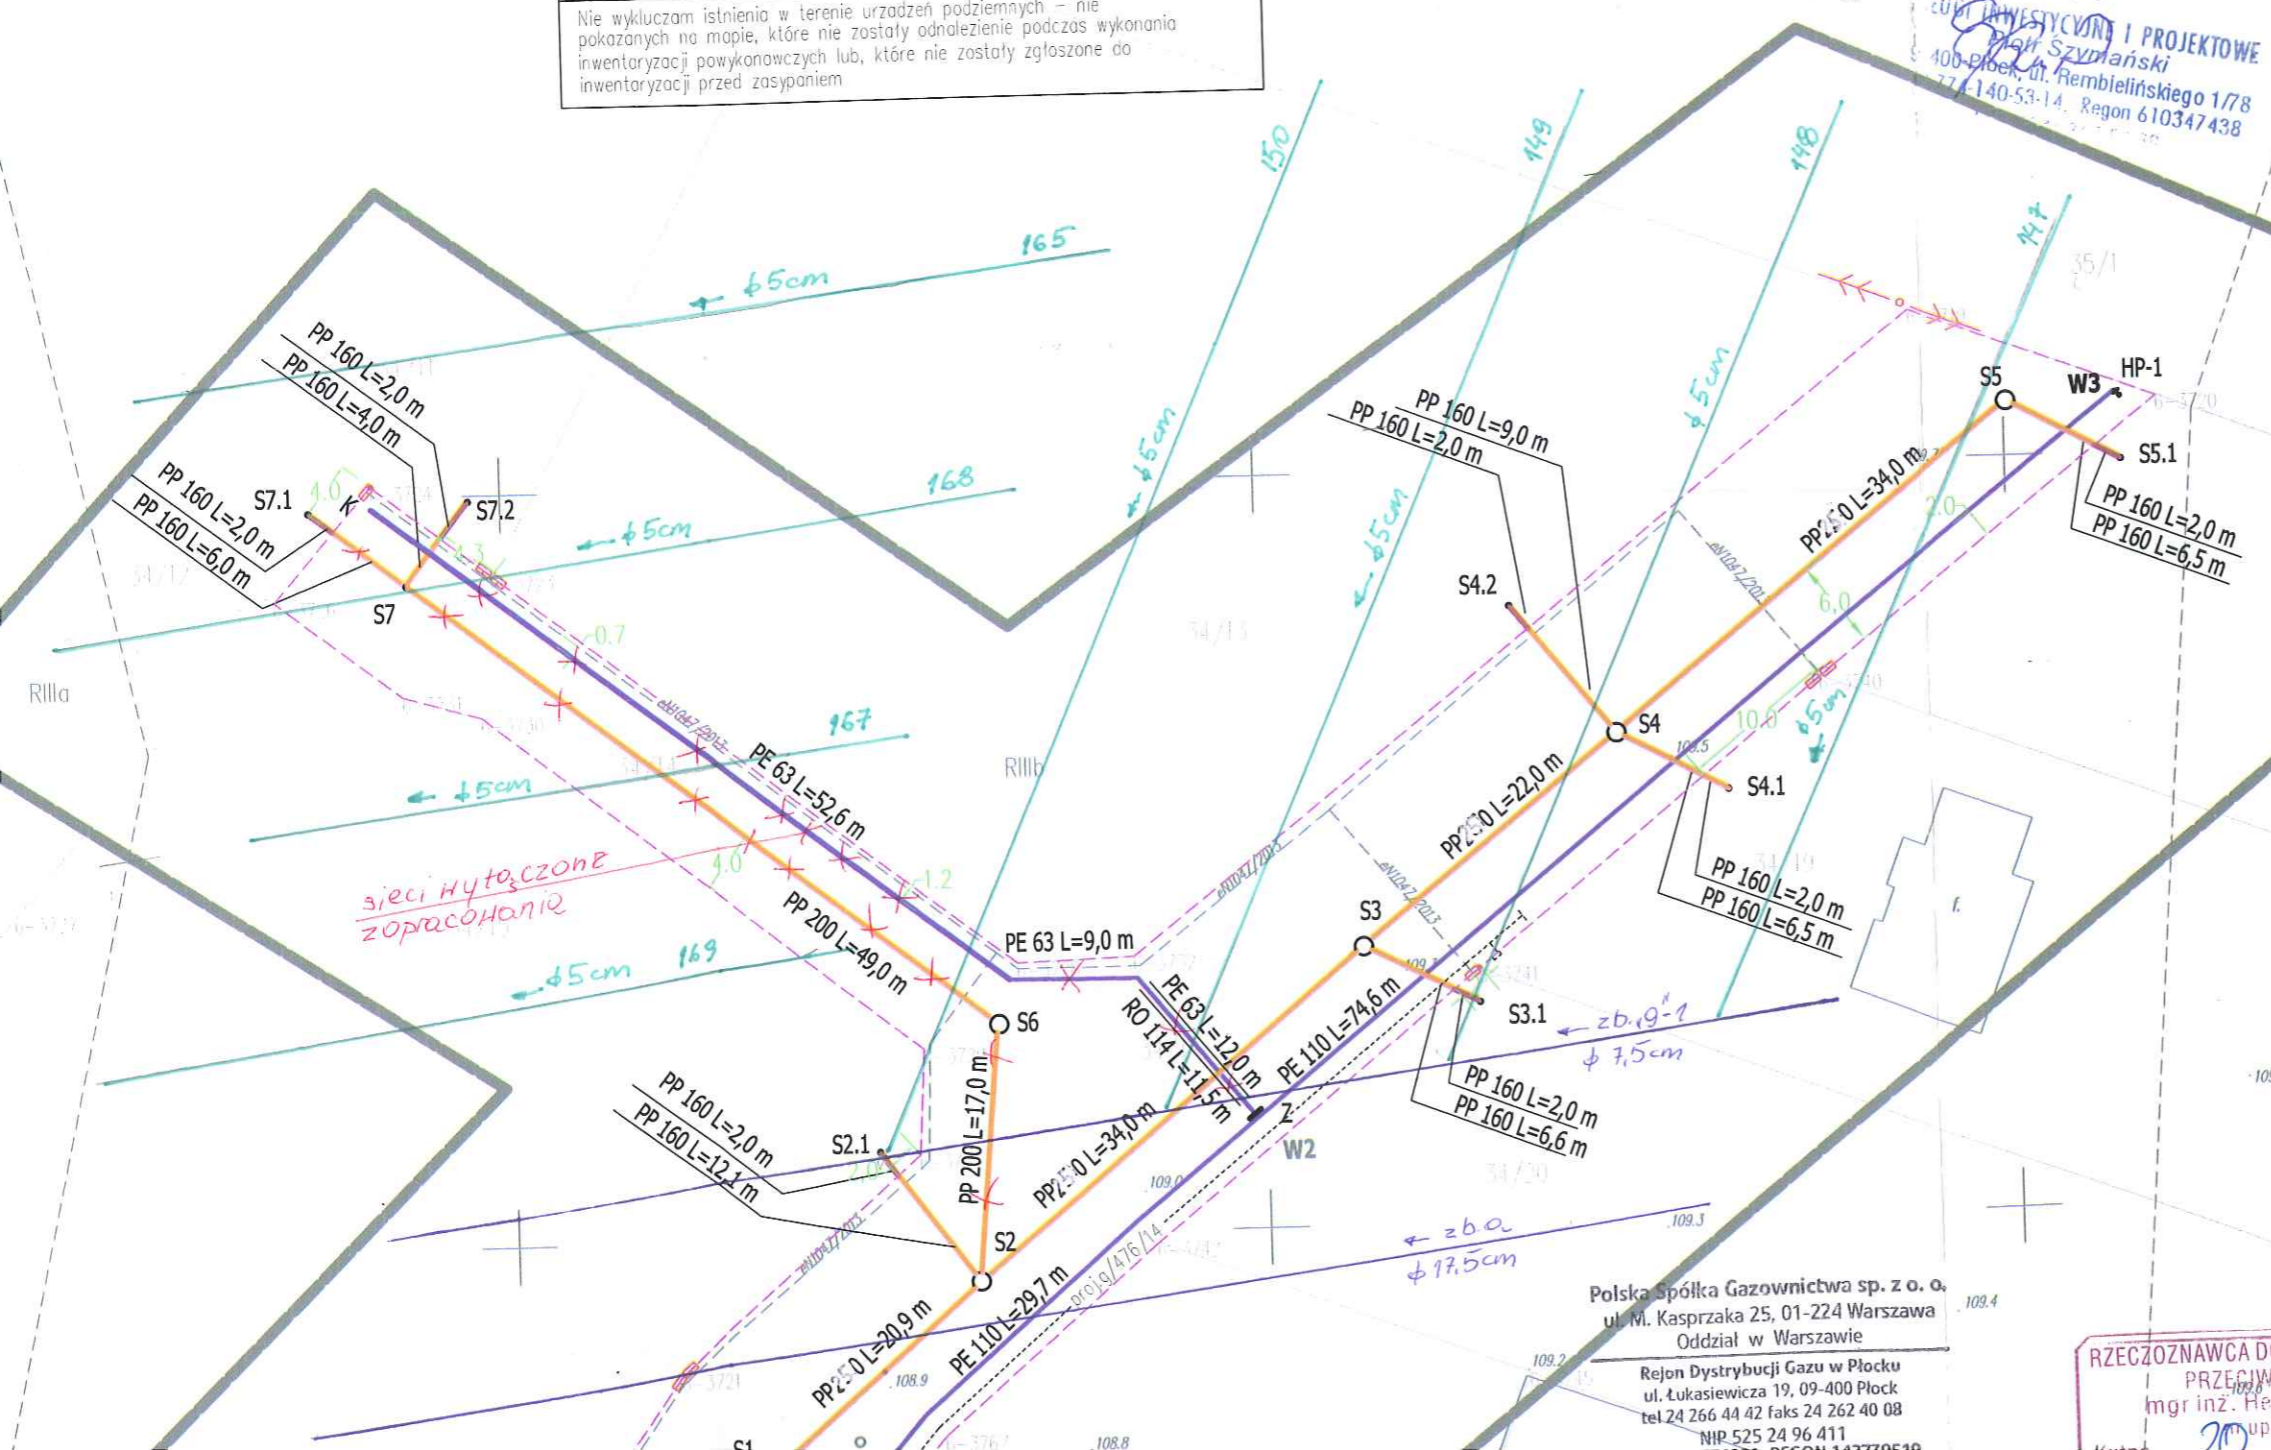

- W110 istn.wodociąg
- PE110 proj.wodociąg wg odrębnego oprac.
- ks300 istn.kanalizacja
- PP300 proj.kanalizacja w granicach drogi
- PP160 proj.kanalizacja w granicach działek wg odrębnego opracowania
- t istn.siec telefoniczna
- HP1 proj.hydrant p.poż wg odrębnego oprac.
- g istn.gazociąg
- g/476/14 proj.gazociąg
- eN1047/2013 proj.kabel energetyczny
- RIVa linia rozgraniczająca
- zb z bieracze
- 45cm saszki

Państwowy Powiatowy Inspektor Sanitarny  
09-402 PŁOCK, ul. Kolegialna 20  
tel. (24) 367-26-01, fax (24) 264-75-09

Załącznik do opinii sanitarnej  
NPIS.2015/452/14/EJ-SC/0867/2014  
dnia... 23.10.2014

z up. Państwowego Powiatowego Inspektora Sanitarnego w Płocku  
mgr inż. Grzegorz Bieńkowski  
higienista-epidemiolog

Bokonano uzgodnienia w "Wodociągach Płockich" Spółka z o.o. Projektu Technicznego "Kanalizacji sanitarnej ul. Podbięty"  
Wykonano i branie do realizacji i zgłoszono do odbioru "Wodociągach Płockich" Sp. z o.o. przed zasypaniem wykopów. Uwagi do 10.08.2014

Polska Spółka Gazownictwa sp. z o.o.  
ul. M. Kasprzaka 25, 01-224 Warszawa  
Oddział w Warszawie

Rejon Dystrybucji Gazu w Płocku  
ul. Łukasiewicza 19, 09-400 Płock  
tel.24 266 44 42 faks 24 262 40 08  
NIP 525 24 96 411

RZECZOZNAWCA DO SPRAW ZABEZPIECZEN PRZECIWOPOŻAROWYCH  
mgr inż. Henryk Baranowski  
upr. 44/2007

Z upoważnienia Zarządu  
mgr inż. Piotr Szymański  
Biuro Techniczne - inwestycyjnego

Miejscowość : Nowe Gulczewo, gm.	
Nazwa rysunku:	
Projekt Zagospodarowania T	
Temat:	Budowa sieci wod w ul. Podbięty
Branża :	
Projektant :	Nazwisko mgr inż. M. Skrock nr upr. WKP/0156/P w spec. instalacyj
Opracował :	inż. P. Szy

MAPA DO CELÓW PROJEKTOWYCH SKALA 1: 500 Fragment ark. 7.180.10.04.3.3		
Mapa przedstawia stan na dzień	2014.03.31	
Oznaczenie zgłoszenia pracy geodezyjnej	6640.1117.2014	
Miejscowość	NOWE GULCZEWO	
Jenostka ewidencyjna	identyfikator	141912_2
	nazwa	SŁUPNO
Obręb ewidencyjny	identyfikator	141912_2, 0006
	nazwa	GULCZEWO KOLONIA
Nazwa układu współrzędnych	prostokątnych płaskich	2000/21
	wysokości	Kronstadt
Oznaczenie granic obszaru objętego aktualizacją	linia przerywana	
Oznaczenie i informacje o służebnościach gruntowych mających wpływ na zagospodarowanie gruntów w granicach projektowanej inwestycji	Nie badano na podstawie Rozp. MSWiA z dn. 09.11.2011 & 80 ust. 5	
Nie wykluczam istnienia w terenie urządzeń podziemnych - nie pokazanych na mapie, które nie zostały odnalezienie podczas wykonania inwentaryzacji powykonawczych lub, które nie zostały zgłoszone do inwentaryzacji przed zasypaniem		


P.1419.2014.1048

Za zgodność treści wydruków z oryginałem mapy do celów projektowych

BIURO INWESTYCYJNE I PROJEKTOWE  
mgr inż. Szymański  
400-0100, ul. Rembielińskiego 1/78  
77-140-53-14, Regon 610347438


BIURO USŁUG GEODEZYJNYCH  
Bogdan Wereszczyński  
09-472 Słupno, Cekanowo, Leśna 15  
tel. 24 262-74-78, 602740621  
NIP 774-107-52-65

GEODETA UPRAWNIONY  
inż. Bogdan Wereszczyński  
Nr. zezw. 20254

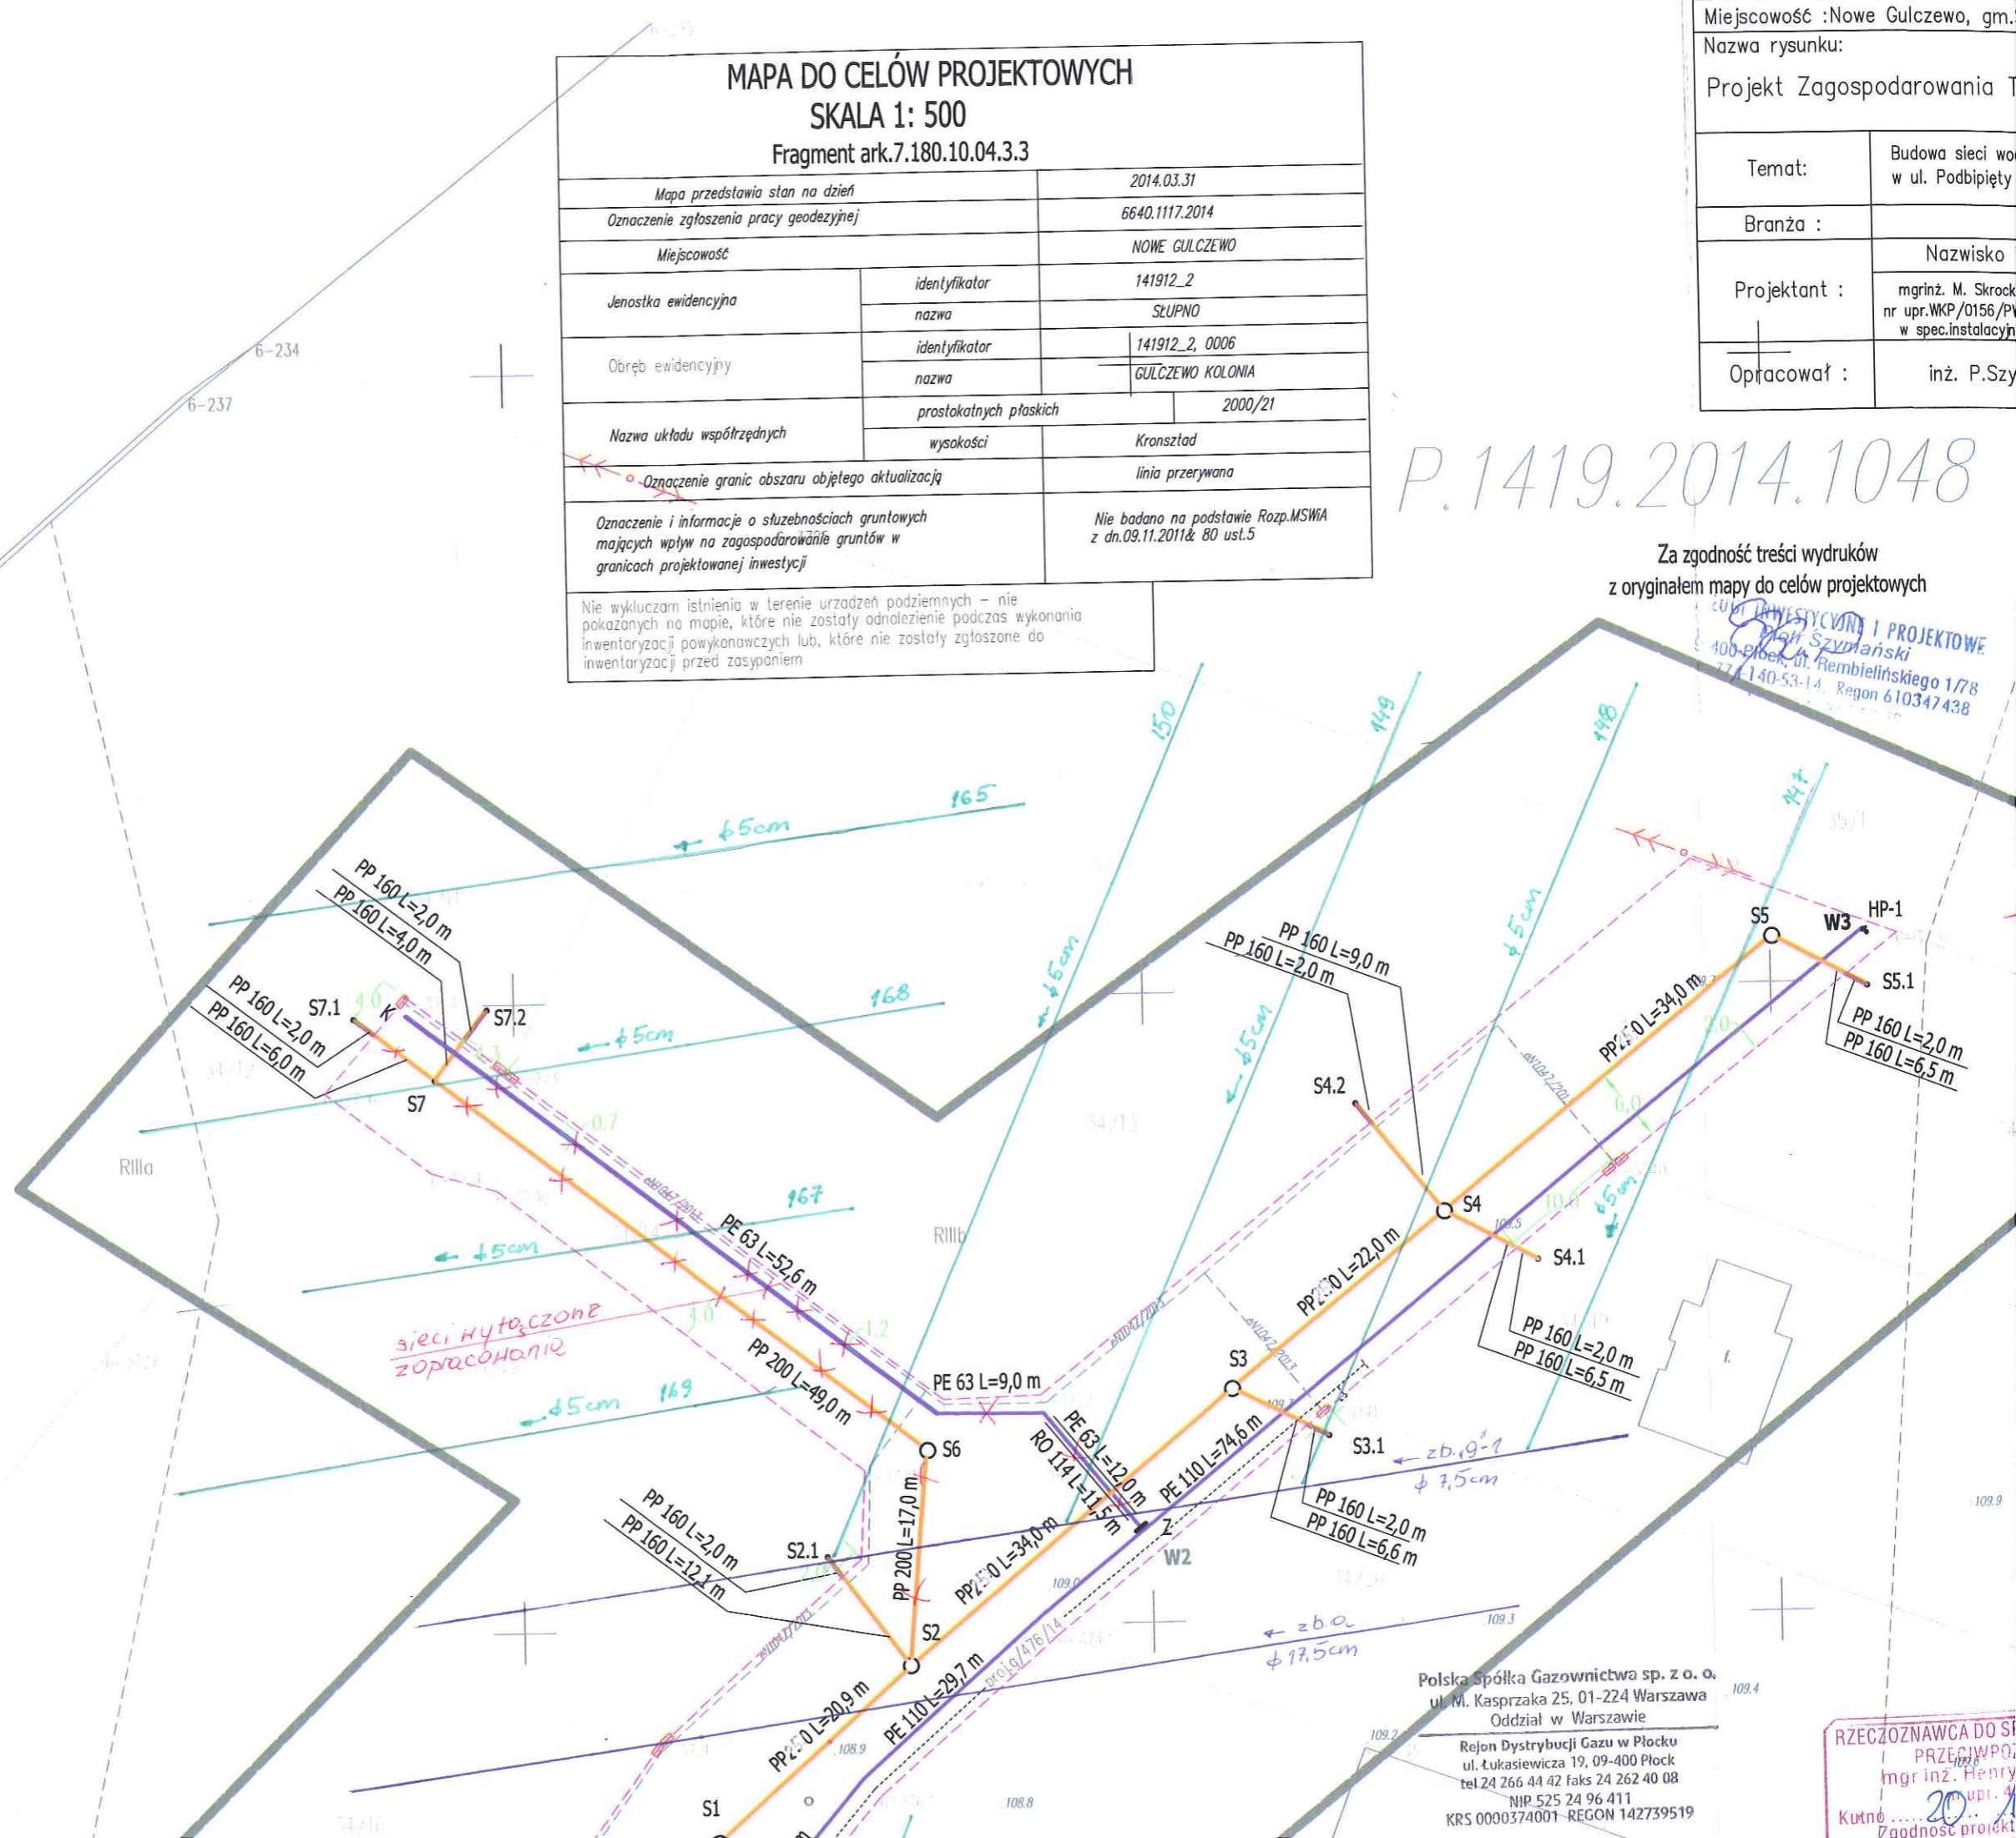



Polska Spółka Gazownictwa sp. z o.o.  
ul. M. Kasprzaka 25, 01-224 Warszawa  
Oddział w Warszawie  
Rejon Dystrybucji Gazu w Płocku  
ul. Łukasiewicza 19, 09-400 Płock  
tel 24 266 44 42 faks 24 262 40 08  
NIP 525 24 96 411  
KRS 0000374001-REGON 142739519

RZECZOZNAWCA DO SP  
PRZECIWP  
mgr inż. Henry  
Kutno  
Zgodność projek

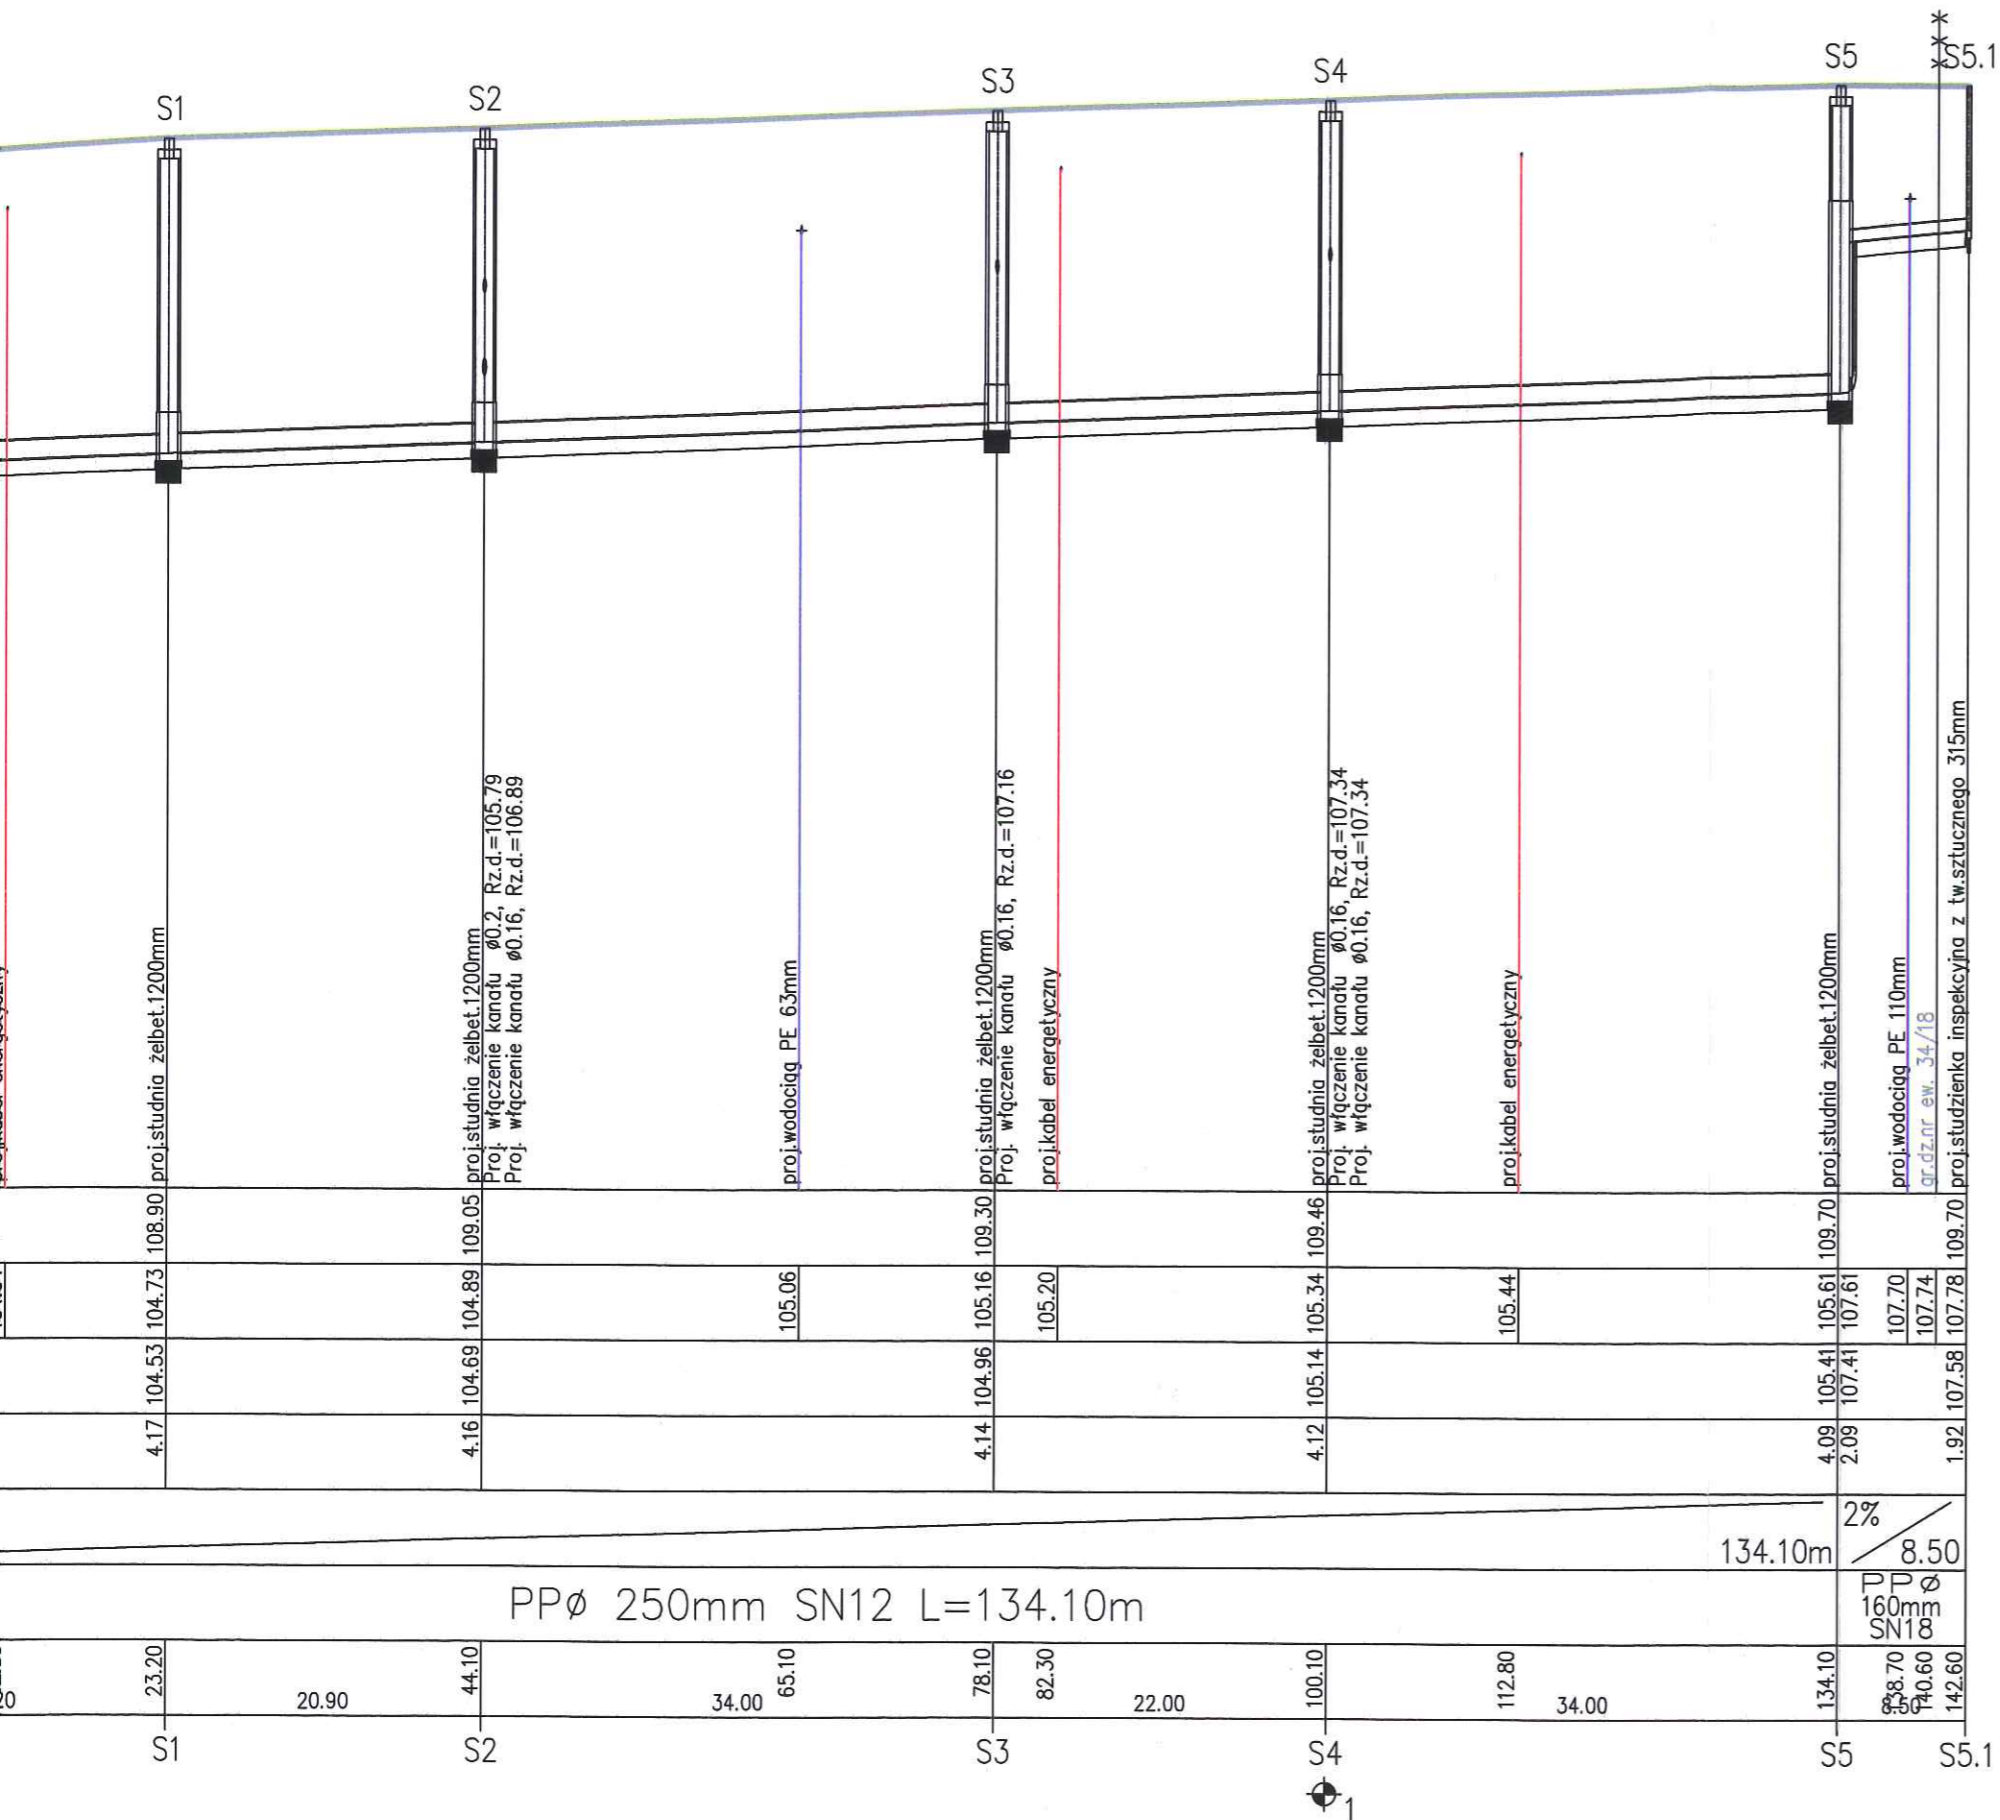

STAROSTWO POWIATOWE w PŁOCKU  
Wydział Architektury i Budownictwa  
09-400 Płock, ul. Białka 09



Miejscowość : Nowe Gulczewo, gm. Słupno		
Nazwa rysunku: <b>Profil Sist.- S5</b>	Usługi Inwestycyjne i Projektowe <b>Piotr Szymański</b> 09-400 Płock ul. Rembielińskiego 1/78 tel.(24) 367-59-39	
Temat:	Sieć kanalizacji sanitarnej w ul. Podbielęty (dz.nr ew. 34/14 i 34/17) m. Nowym Gulczewie	Skala: 1:500
Branża :	Sanitarna	
Projektant :	Nazwisko i Imię <b>mgr inż. M. Skrocki</b> nr upr. WKP/0156/PWIS/09 w spec. instalacyjnej	mgr inż. Marek Skrocki Podpis Data wykonania <b>09.2014</b>
Opracował :	inż. P. Szymański	<b>Nr. rys. 2</b> Data wykonania <b>09.2014</b>

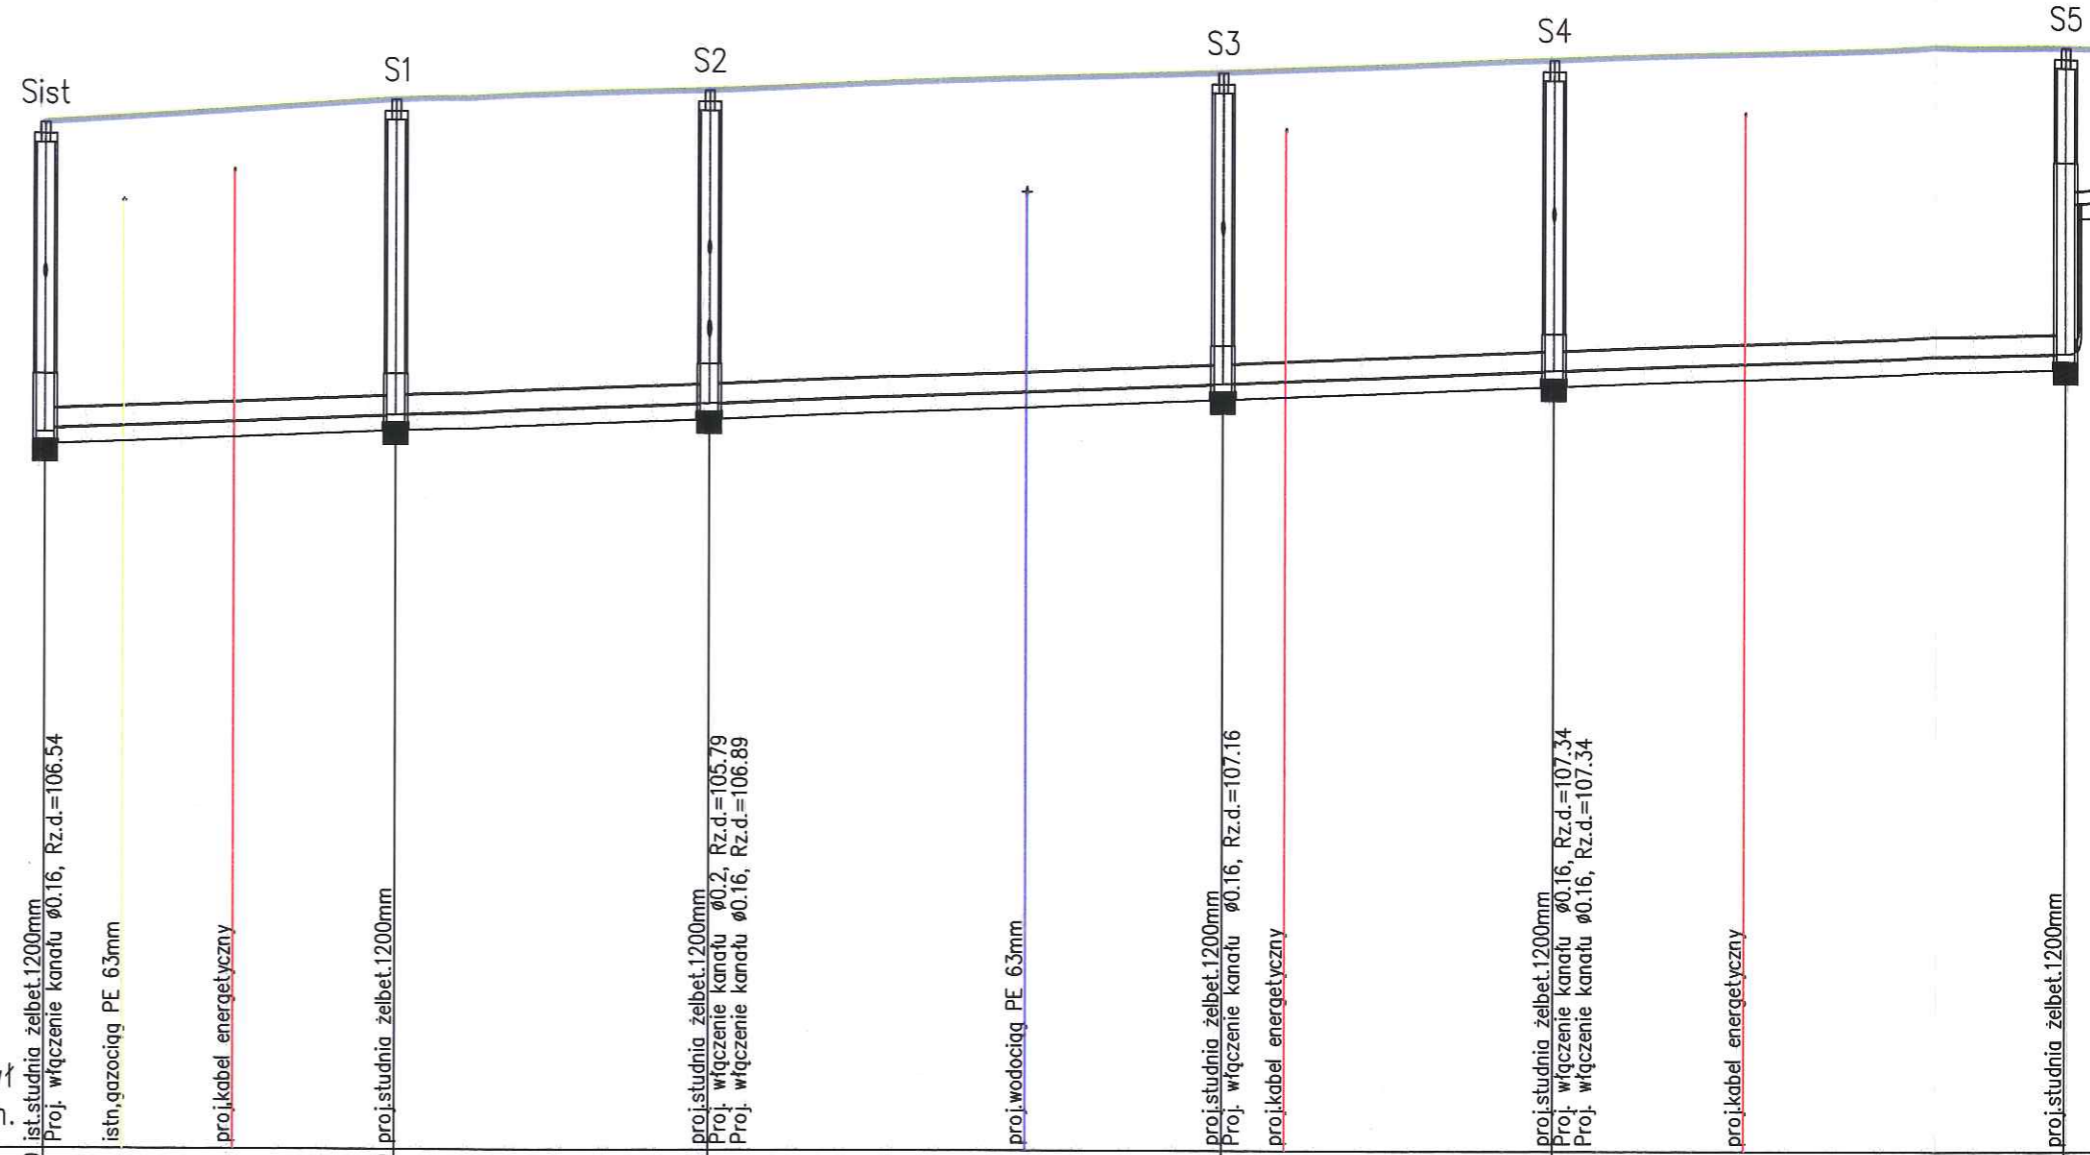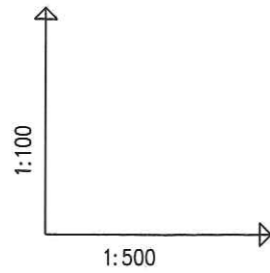

OZNACZENIE PROFILU:  
POZIOM PORÓWNAWCZY

Swł 95.00 m n.p.m.

RZĘDNA TERENU ISTN.		108.59		108.90		109.05		109.30		109.46		109.70			
RZĘDNA DNA KANAŁU		104.49	104.54	104.58	104.64	104.73	104.89	105.06	105.16	105.20	105.34	105.44	105.61	107.61	107.70
RZĘDNA DNA WYKOPU		104.29	104.34			104.53	104.69		104.96		105.14		105.41	107.41	107.70
ZAGŁĘBIENIE DNA KANAŁU		4.10	4.05			4.17	4.16		4.14		4.12		4.09	2.09	2.09
SPADKI, DŁUGOŚCI		0.8%											2%		
ŚREDNICA, MATERIAŁ		PPØ 250mm SN12 L=134.10m													
ODLEGŁOŚCI		0.00	5.20	23.20	20.90	44.10	34.00	65.10	78.10	82.30	22.00	100.10	112.80	34.00	134.10
HEKTOMETRY		Sist		S1		S2		S3		S4		S5			

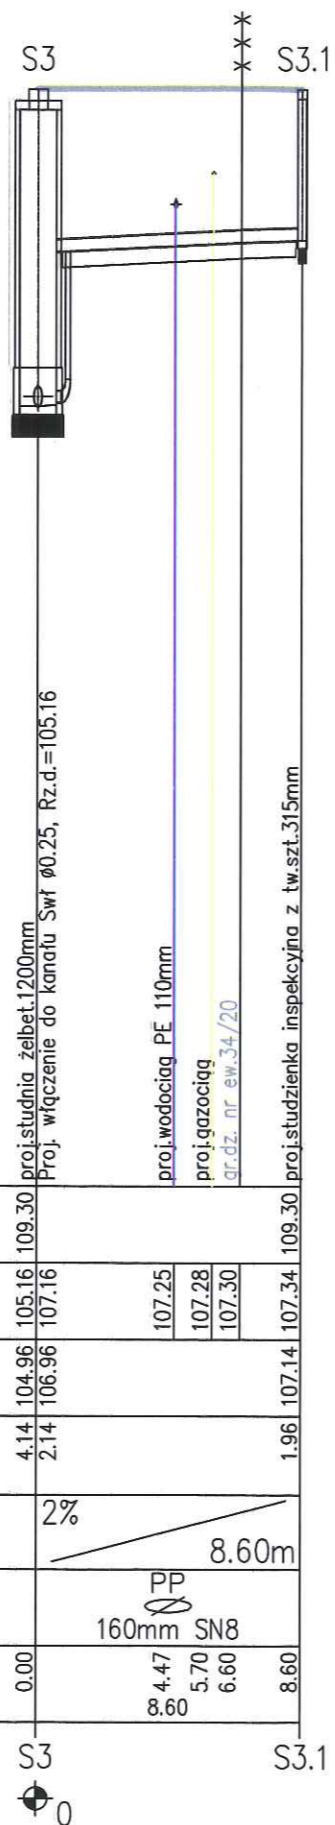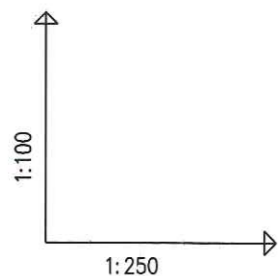

POZIOM PORÓWNAWCZY


RZĘDNA TERENU ISTN.	109.30					
RZĘDNA DNA KANAŁU	105.16	107.25	107.28	107.30	107.34	109.30
RZĘDNA DNA WYKOPU	104.96	106.96			107.14	107.14
ZAGŁĘBIENIE DNA KANAŁU	4.14	2.14			1.96	
SPADKI, DŁUGOŚCI		2%		8.60m		
ŚREDNICA, MATERIAŁ		PP 160mm SN8				
ODLEGŁOŚCI	0.00	4.47	5.70	6.60	8.60	
HEKTOMETRY	S3					S3.1

STAROSTWO POWIATOWE w PŁOCKU  
Wydział Architektury i Budownictwa  
09-400 Płock, ul. Działka 59

Miejscowość : Nowe Gulczewo, gm. Słupno		
Nazwa rysunku: Profil S3-S3.1		Usługi Inwestycyjne i Projektowe Piotr Szymański 09-400 Płock ul. Rembielińskiego 1/78 tel.(24) 367-59-39
Temat:	Sieć kanalizacji sanitarnej w ul. Podbiłpiety (dz.nr ew. 34/14 i 34/17) m. Nowym Gulczewie	Skala: 1:500/100 1:250/100
Branża :	Sanitarna	
Projektant :	mgr inż. M. Skrocki nr upr. WKP/0156/PWOS/09 w spec. instalacyjnej	Nr. rys. 3 Data wykonania 09.2014
Opracował :	inż. P. Szymański	

Usługi Inwestycyjne i Projektowe Piotr Szymański 09-400 Płock, ul. Rembielińskiego 1/78

\*  
\* Sist.8.1





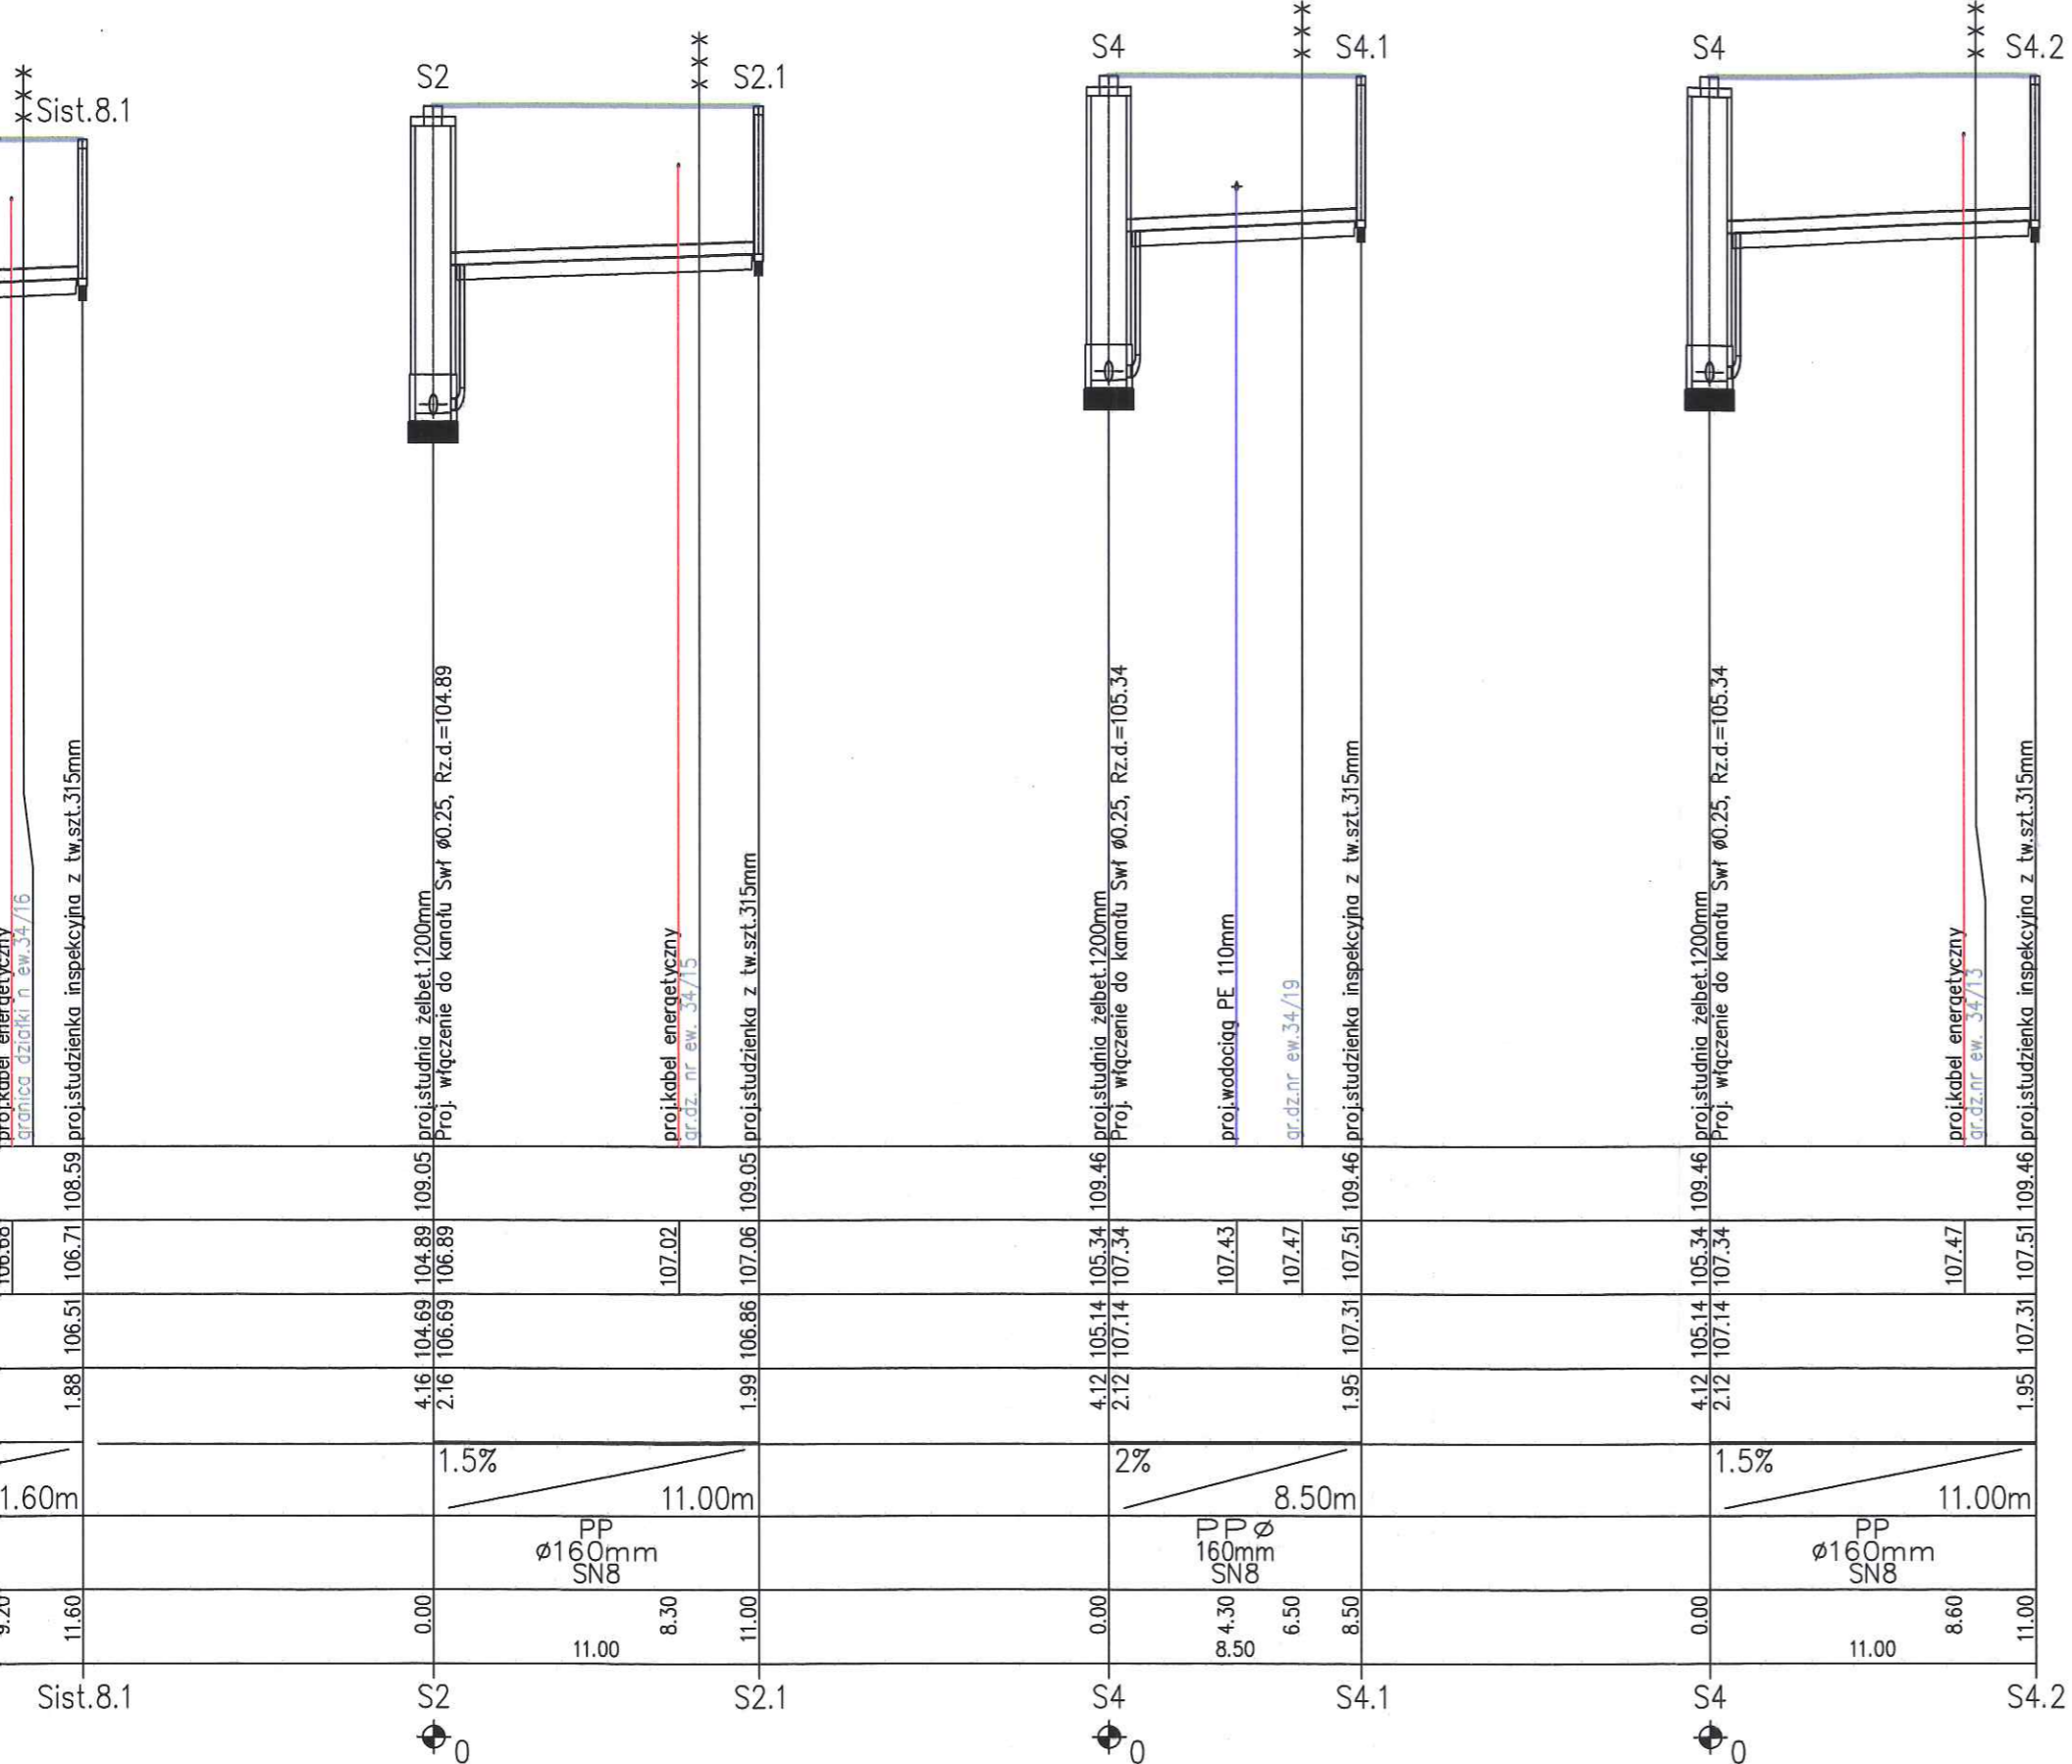


STAROSTWO POWIATOWE w PŁOCKU  
Wydział Architektury i Budownictwa  
09-400 Płock, ul. Białka 59

Miejscowość : Nowe Gulczewo, gm. Słupno		
Nazwa rysunku: Profil Sist.-Sist.8.1; S2-S2.1 S4-S4.1; S4-S4.2		Usługi Inwestycyjne i Projektowe Piotr Szymański 09-400 Płock ul. Rembielińskiego 1/78 tel.(24) 367-59-39
Temat:	Sieć kanalizacji sanitarnej w ul. Podbielęty (dz.nr ew. 34/14) 34/17) m. Nowym Gulczewie	Skala: 1:250/100
Branża :	Sanitarna	
Projektant :	Nazwisko i Imię mgr inż. M. Skrocki nr upr. WKP/0156/PWOS/09 w spec. instalacyjnej	Podpis mgr inż. Marek Skrocki Urządzenia budowlane do projektowania i kierowania robotami budowlanymi bez ograniczeń w specjalności instalacyjnej w zakresie sieci, instalacji i urządzeń ciepłych, wentylacji i klimatyzacji (zawiera wpis w Krajowym Rejestrze Projektantów - Nr ewid. WKP/0156/PWOS/09)
Opracował :	inż. P. Szymański	Nr. rys. 4 Data wykonania 09.2014


mgr inż. Marek Skrocki  
Urządzenia budowlane do projektowania i kierowania  
robotami budowlanymi bez ograniczeń w specjalności  
instalacyjnej w zakresie sieci, instalacji i urządzeń  
ciepłych, wentylacji i klimatyzacji (zawiera wpis w  
Krajowym Rejestrze Projektantów - Nr ewid. WKP/0156/PWOS/09)



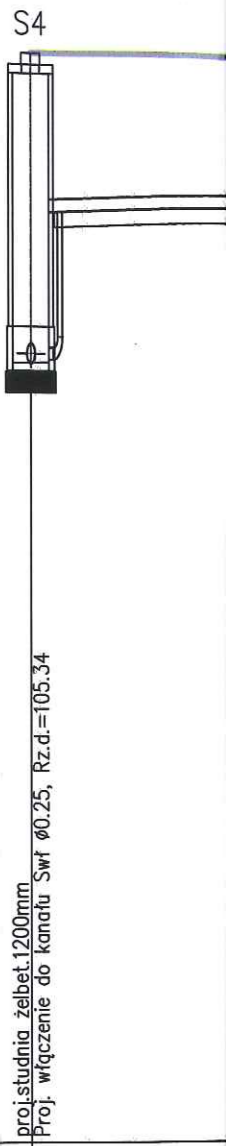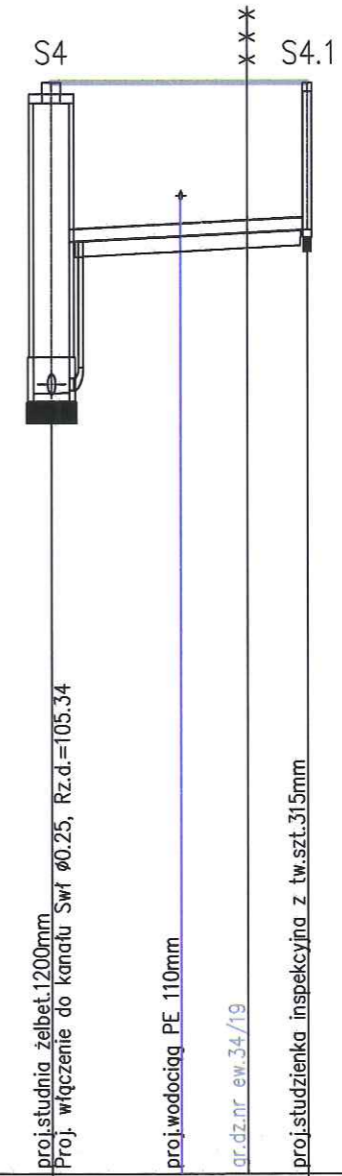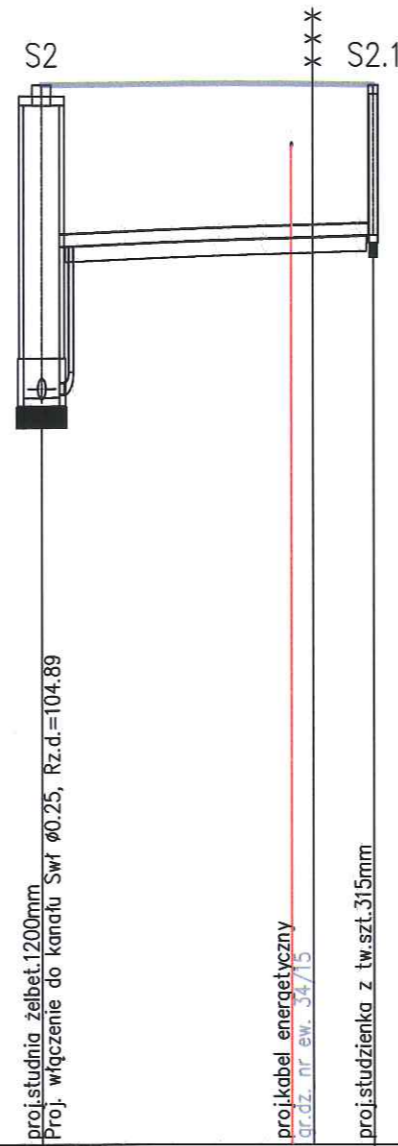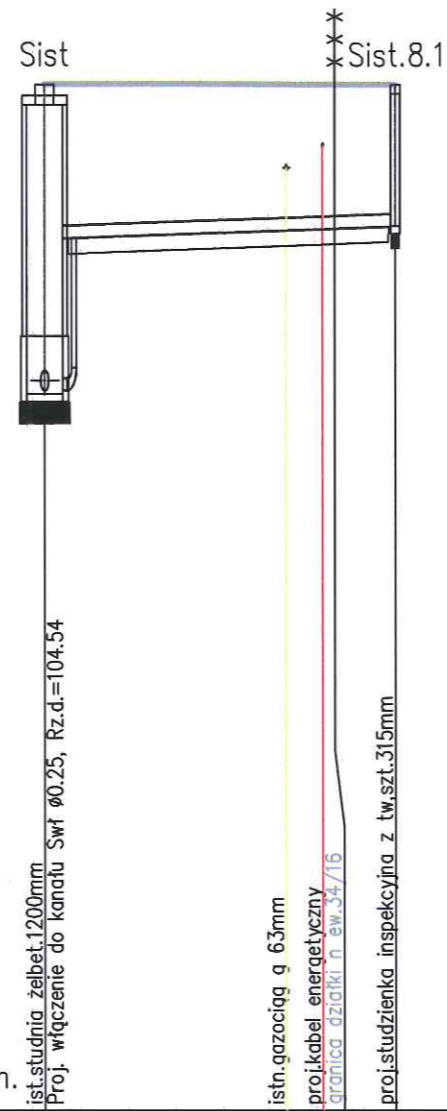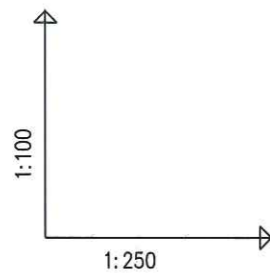

POZIOM PORÓWNAWCZY 95.00 m n.p.m.

RZĘDNA TERENU ISTN.		108.59	108.59	109.05	109.05	109.46	109.46	109.46
RZĘDNA DNA KANAŁU		104.54 106.54	106.66 106.68	104.89 106.89	107.02	105.34 107.34	107.43 107.47	105.34 107.34
RZĘDNA DNA WYKOPU		104.34 106.34	106.51	104.69 106.69	106.86	105.14 107.14	107.31	105.14 107.14
ZAGŁĘBIENIE DNA KANAŁU		4.05 2.05	1.88	4.16 2.16	1.99	4.12 2.12	1.95	4.12 2.12
SPADKI, DŁUGOŚCI		1.5%	11.60m	1.5%	11.00m	2%	8.50m	1.5%
ŚREDNICA, MATERIAŁ			PP Ø 160mm SN8		PP Ø 160mm SN8		PP Ø 160mm SN8	PP Ø 160mm SN8
ODLEGŁOŚCI		0.00	11.60	0.00	11.00	0.00	8.50	0.00
HEKTOMETRY								

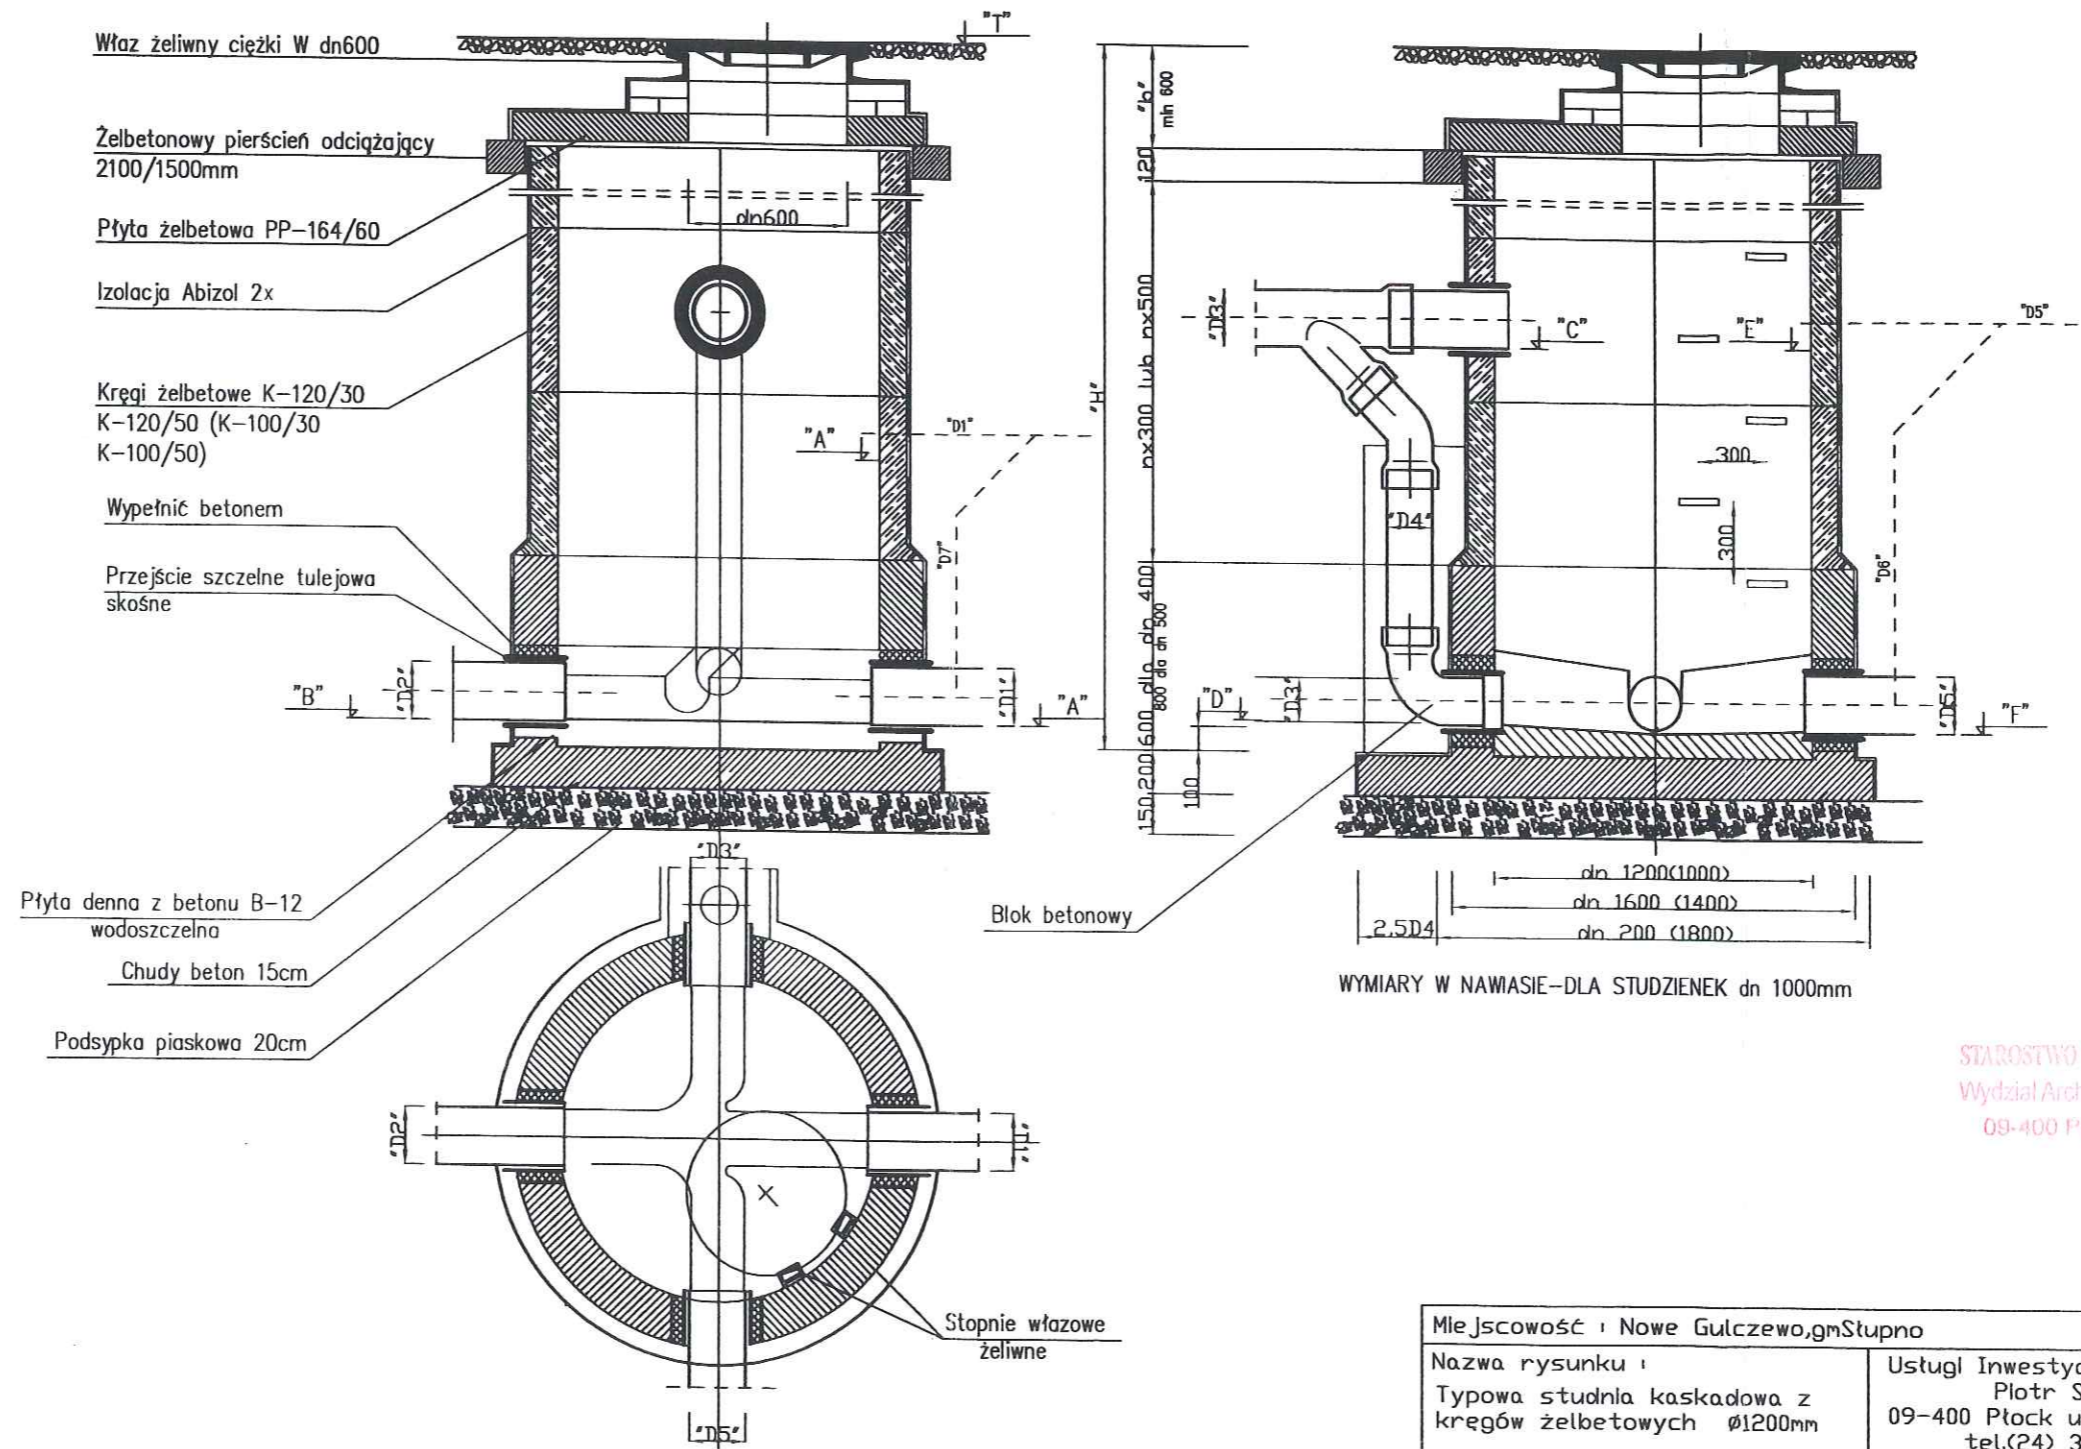

STAROSTWO POWIATOWE w PŁOCKU  
Wydział Architektury i Budownictwa  
09-400 Płock, ul. Bielska 58

Miejscowość : Nowe Gulczewo, gmStupno		
Nazwa rysunku : Typowa studnia kaskadowa z kręgów żelbetowych Ø1200mm		Usługi Inwestycyjne i Projektowe Piotr Szymański 09-400 Płock ul. Rembelskiego 1/78 tel.(24) 367-59-39
Temat :	kanalizacja sanitarna w ul.Podbłępy działka nr ew. 34/17) w Nowym Gulczewie	Nr.rys. 5
Branża :	Sanitarna	
Projektant :	Nazwisko i imię : mgr inż. M.Skrocki nr.upr.WKP/0156/PWDS/09 w spec.instalacyjnej I	Podpis: mgr inż. Marek Skrocki Data wykonania: 11.2014 Wł
Opracował :	Inż.P.Szymański	

09-400 Płock, ul. Rembelskiego 1/78  
09-774-40-53-14, Regon 610347453