


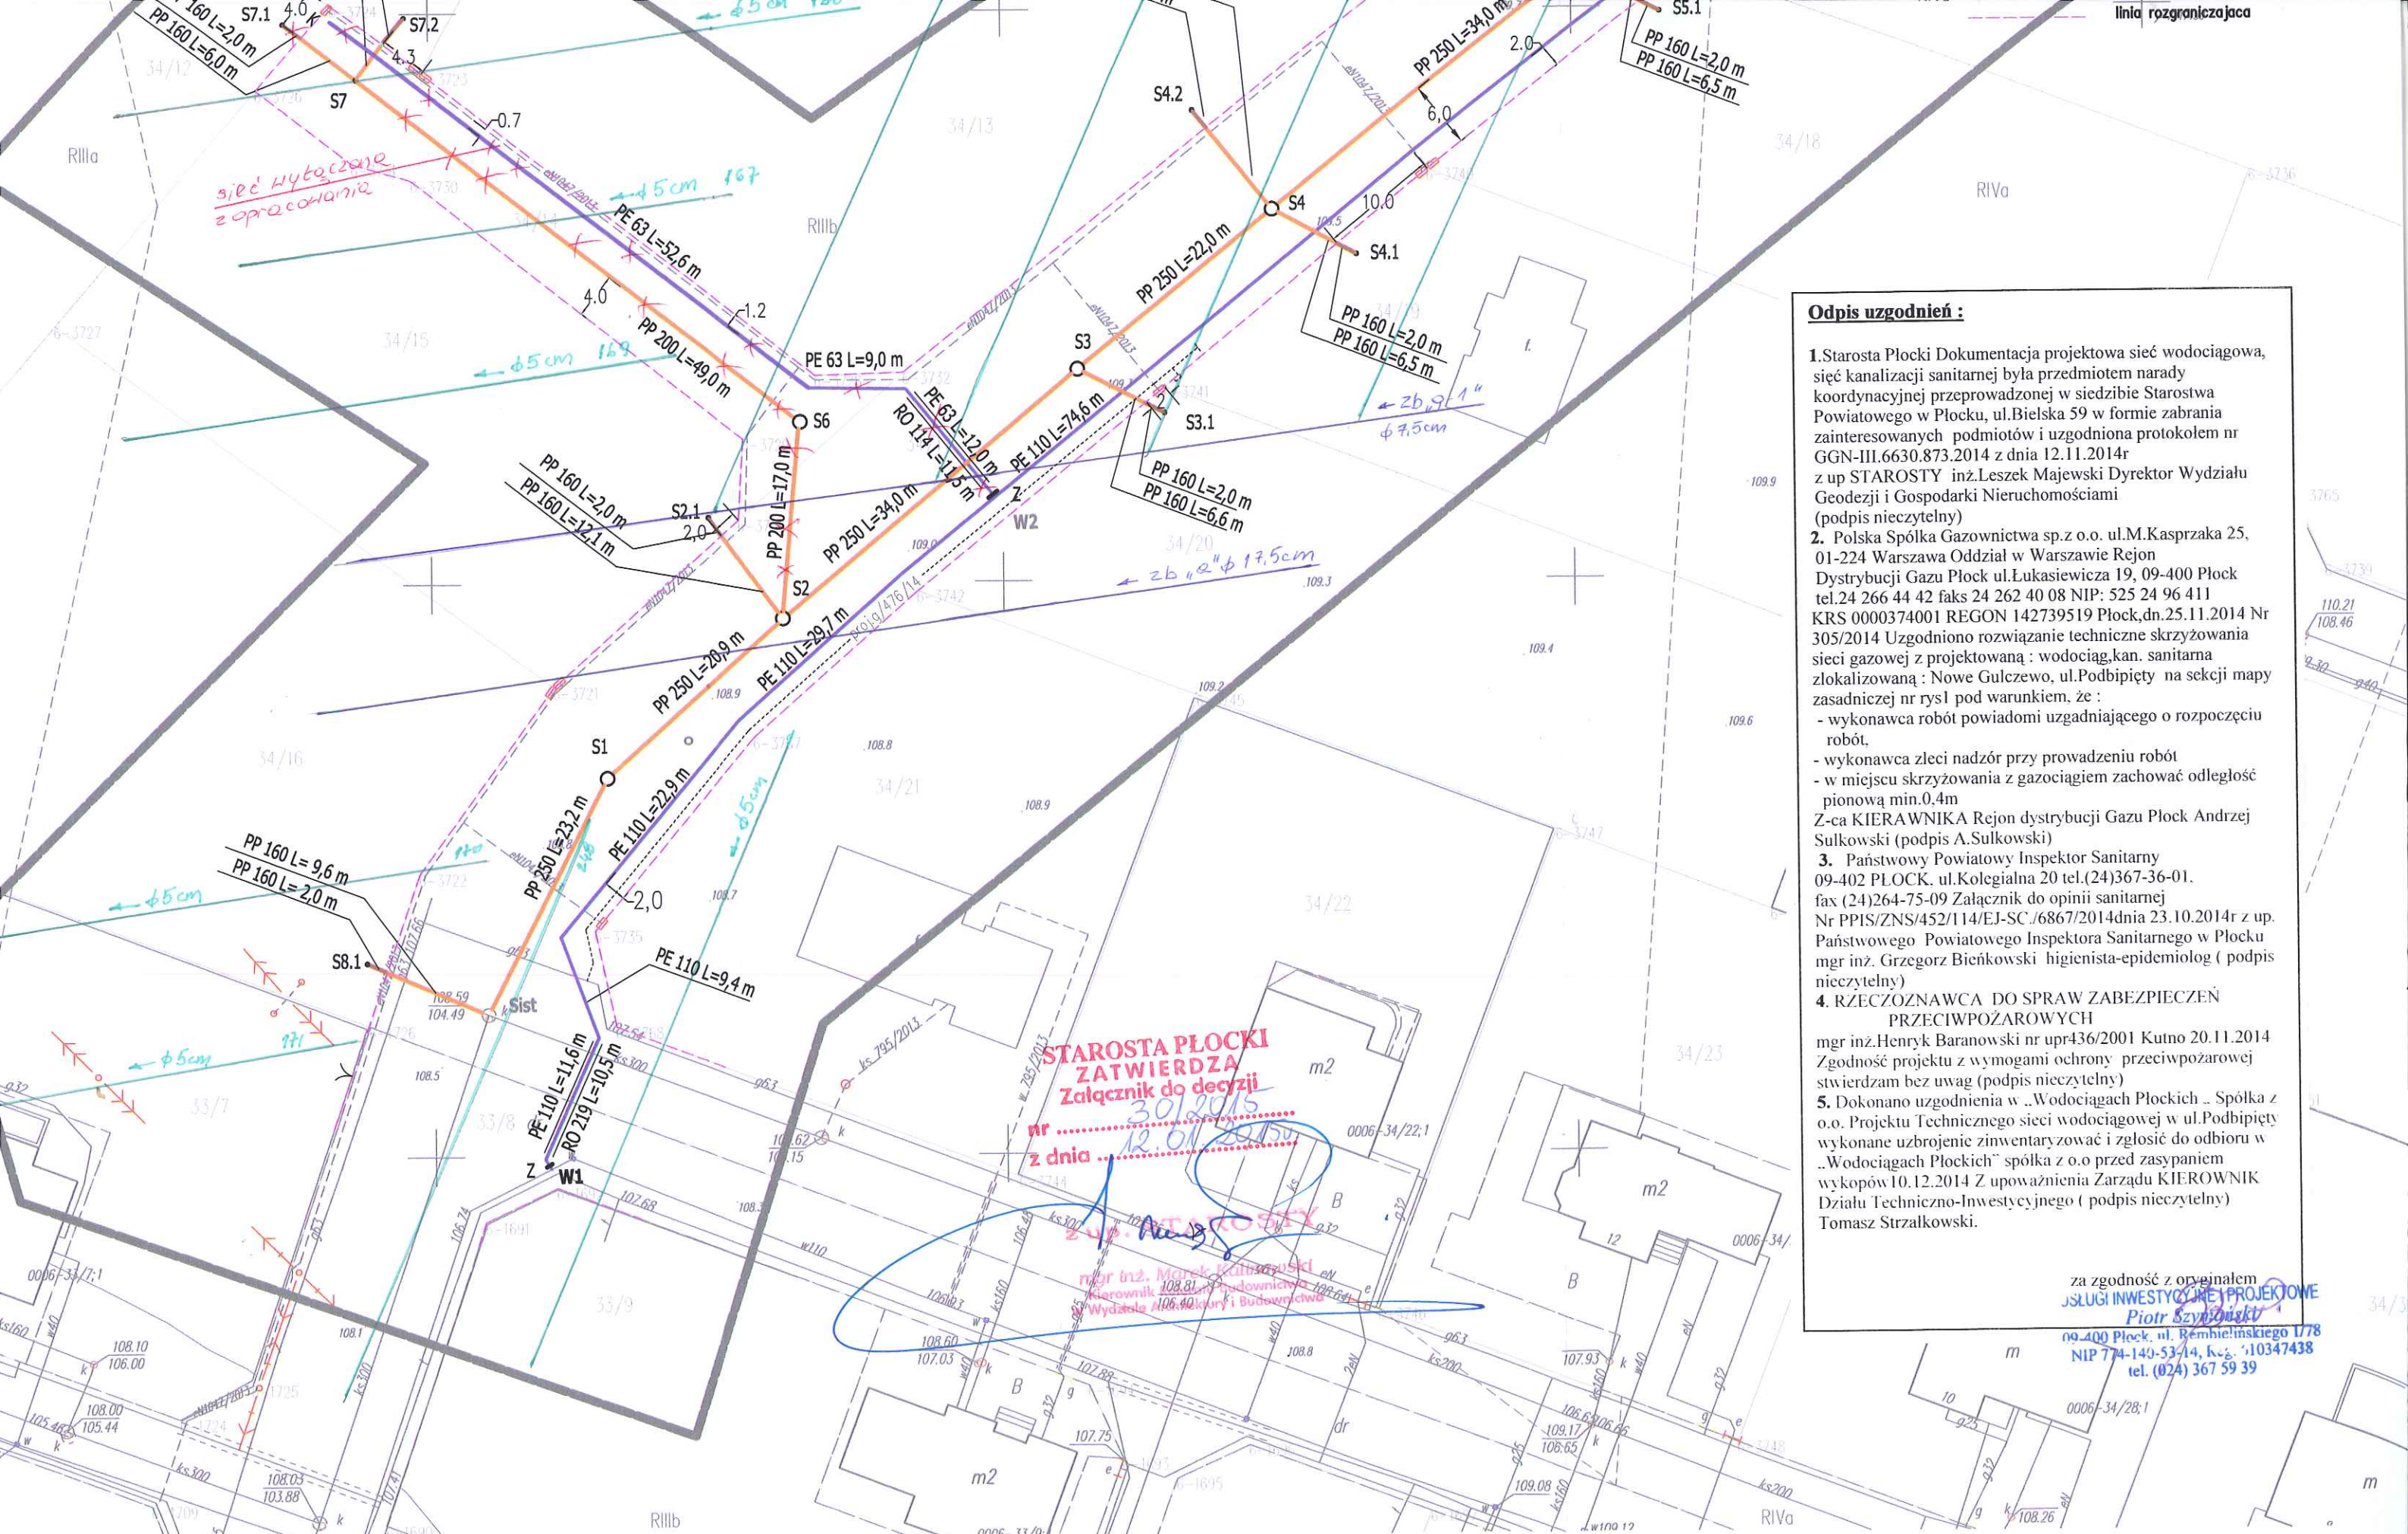

Odpis uzgodnień :

1. Starosta Płocki Dokumentacja projektowa sieć wodociągowa, sieć kanalizacji sanitarnej była przedmiotem narady koordynacyjnej przeprowadzonej w siedzibie Starostwa Powiatowego w Płocku, ul. Bielska 59 w formie zabrania zainteresowanych podmiotów i uzgodniona protokołem nr GGN-III.6630.873.2014 z dnia 12.11.2014r z up STAROSTY inż. Leszek Majewski Dyrektor Wydziału Geodezji i Gospodarki Nieruchomościami (podpis nieczytelny)


2. Polska Spółka Gazownictwa sp. z o.o. ul. M. Kasprzaka 25, 01-224 Warszawa Oddział w Warszawie Rejon Dystrybucji Gazu Płock ul. Łukasiewicza 19, 09-400 Płock tel. 24 266 44 42 faks 24 262 40 08 NIP: 525 24 96 411 KRS 0000374001 REGON 142739519 Płock, dn. 25.11.2014 Nr 305/2014 Uzgodniono rozwiązanie techniczne skrzyżowania sieci gazowej z projektowaną : wodociąg, kan. sanitarna zlokalizowaną : Nowe Gulczewo, ul. Podbiptę na sekcji mapy zasadniczej nr rys1 pod warunkiem, że :
- wykonawca robót powiadomi uzgadniającego o rozpoczęciu robót,
- wykonawca zleci nadzór przy prowadzeniu robót
- w miejscu skrzyżowania z gazociągiem zachować odległość pionową min. 0,4m
Z-ca KIERAWNIKA Rejon dystrybucji Gazu Płock Andrzej Sulkowski (podpis A. Sulkowski)

3. Państwowy Powiatowy Inspektor Sanitarny 09-402 PŁOCK, ul. Kolejna 20 tel. (24) 367-36-01, fax (24) 264-75-09 Załącznik do opinii sanitarnej Nr PPIS/ZNS/452/114/EJ-SC /6867/2014 dn. 23.10.2014r z up. Państwowego Powiatowego Inspektora Sanitarnego w Płocku mgr inż. Grzegorz Bieńkowski higienista-epidemiolog (podpis nieczytelny)

4. RZECZOZNAWCA DO SPRAW ZABEZPIECZEŃ PRZECIWPOŻAROWYCH mgr inż. Henryk Baranowski nr upr436/2001 Kutno 20.11.2014 Zgodność projektu z wymogami ochrony przeciwpożarowej stwierdzam bez uwag (podpis nieczytelny)

5. Dokonano uzgodnienia w „Wodociągach Płockich” Spółka z o.o. Projektu Technicznego sieci wodociągowej w ul. Podbiptę wykonane uzbrojenie zainwentaryzować i zgłosić do odbioru w „Wodociągach Płockich” spółka z o.o. przed zasypaniem wykopów 10.12.2014 Z upoważnienia Zarządu KIEROWNIK Działu Techniczno-Inwestycyjnego (podpis nieczytelny) Tomasz Strzałkowski.

za zgodność z oryginałem
JSLUGI INWESTYCYJNE I PROJEKTOWE
Piotr Szybiński
nr 400 Płock, ul. Rembielińskiego 1/78
NIP 774-140-53-14, KRS 10347438
tel. (024) 367 59 39

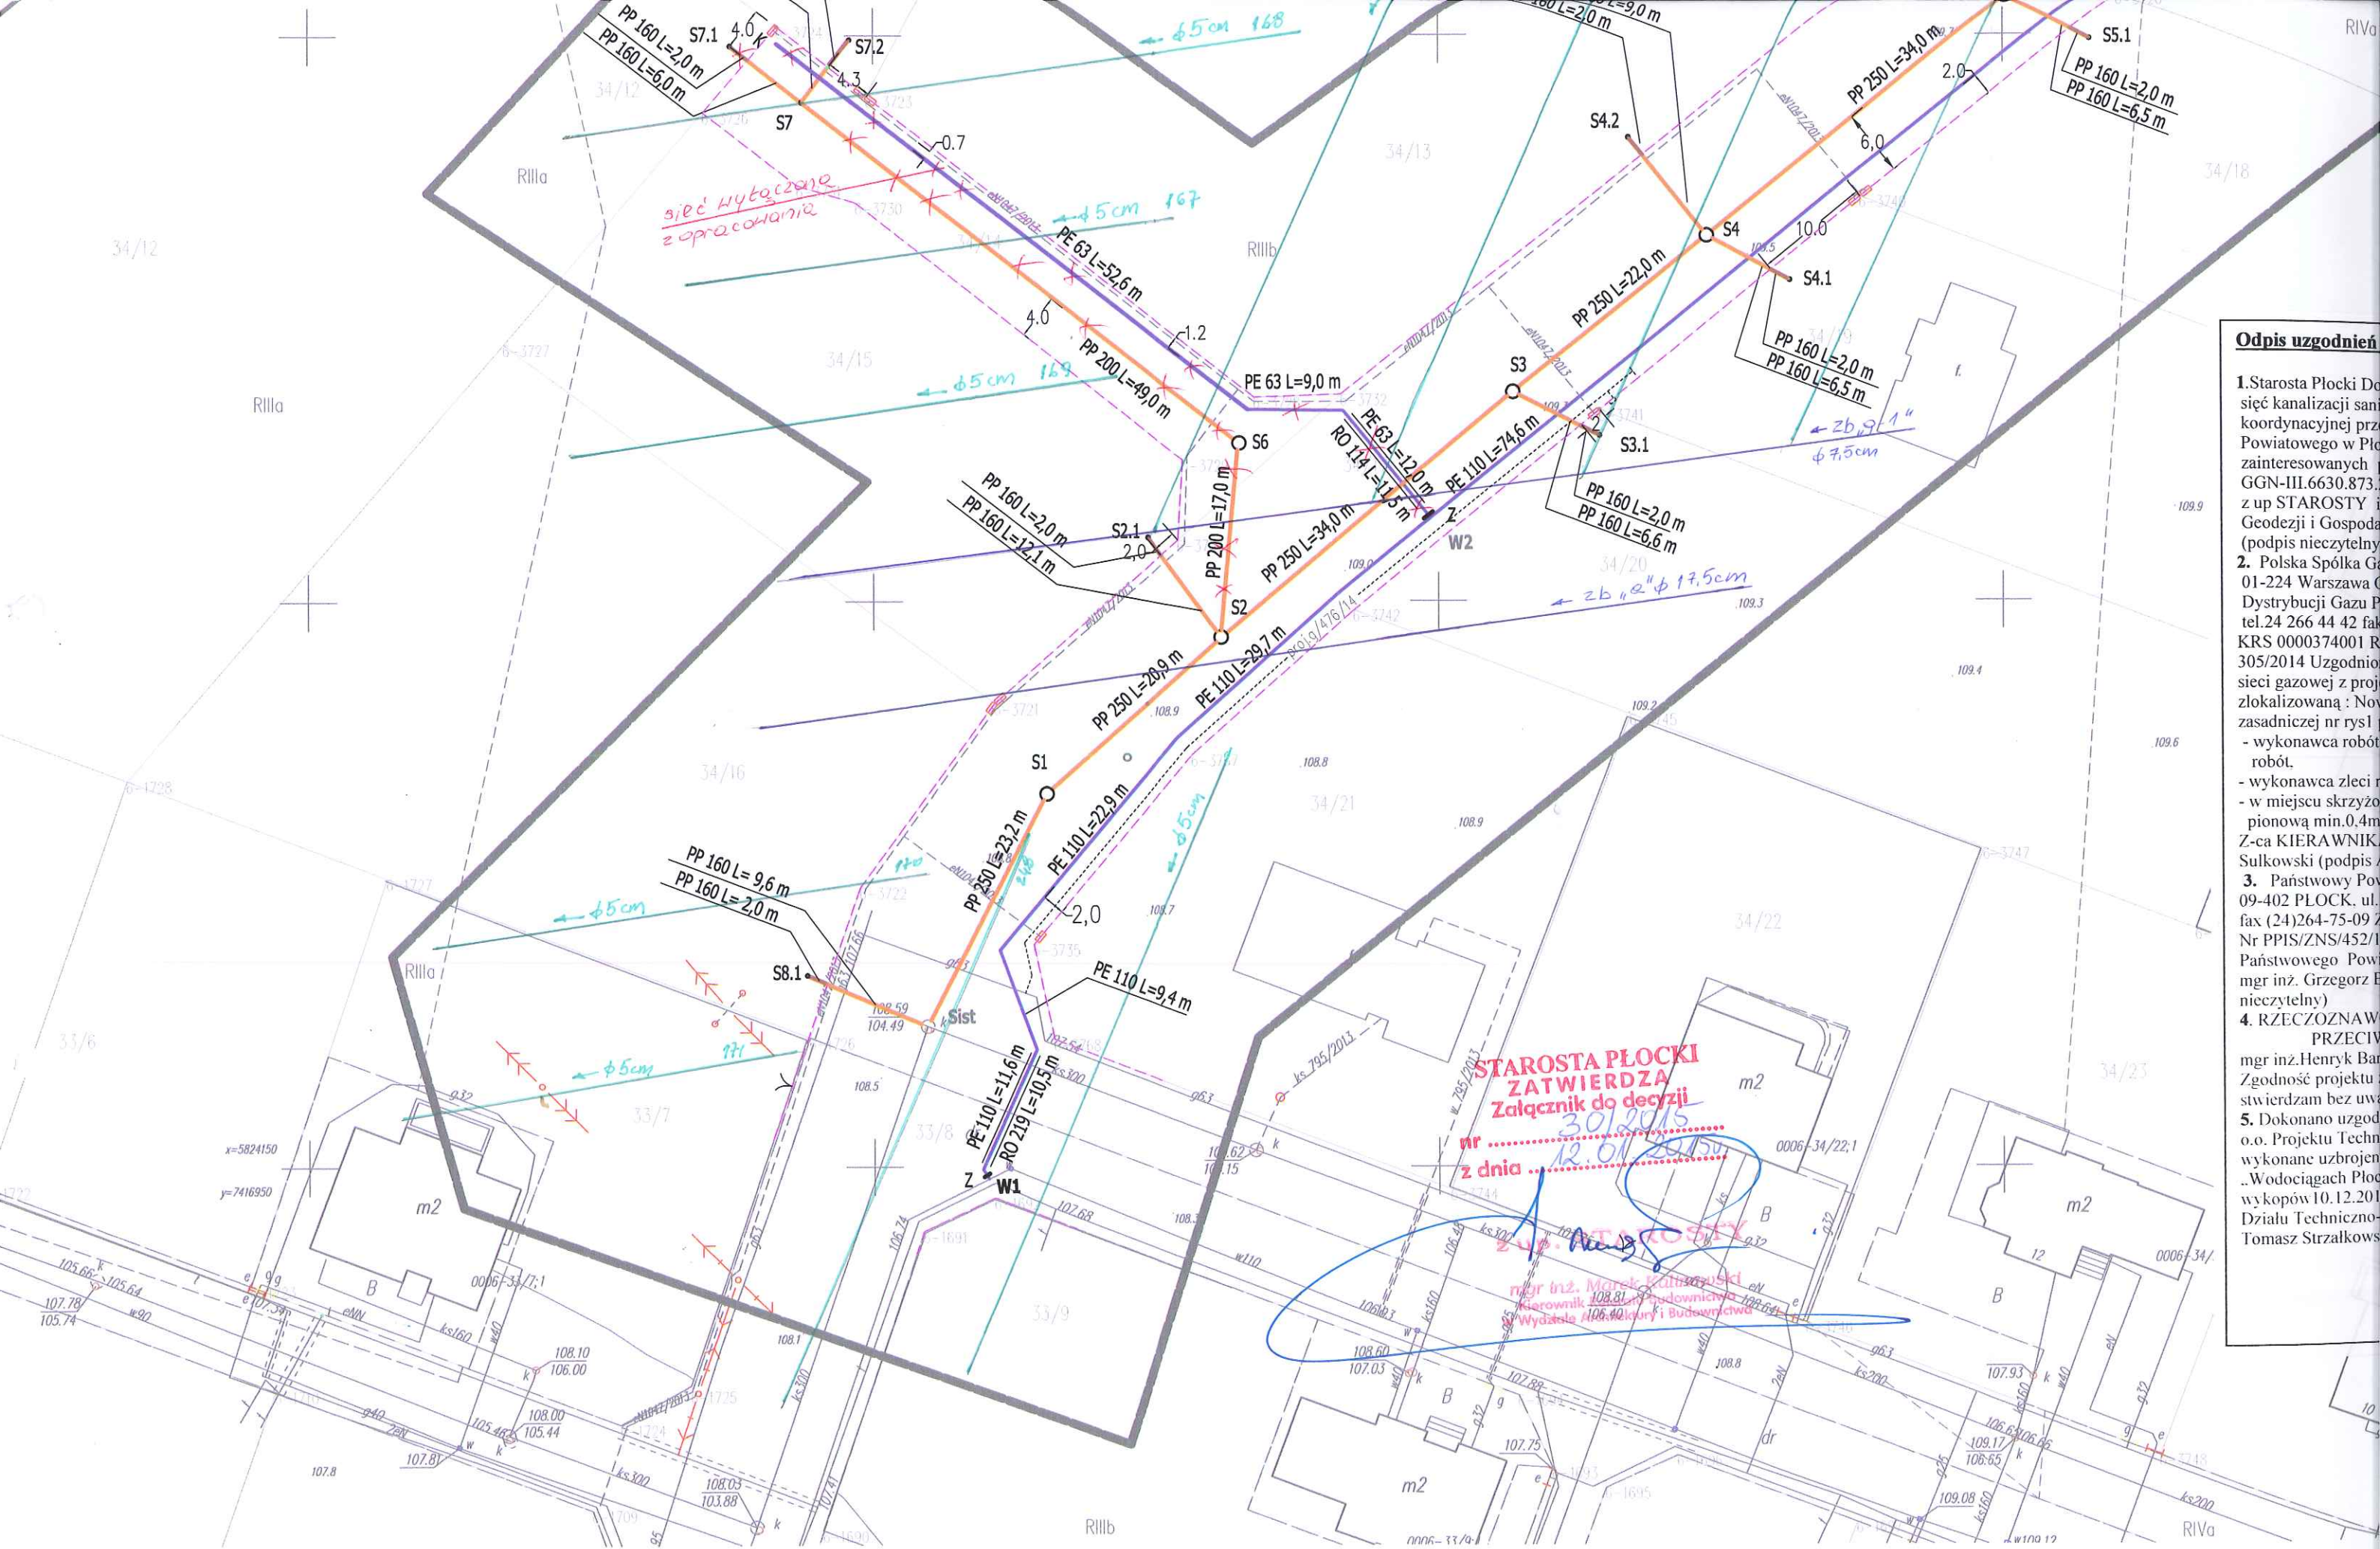

Odpis uzgodnień

1. Starosta Płocki Do
sieć kanalizacji sanitarnej
koordynacyjnej przy
Powiatowego w Płocku
zainteresowanych
GGN-III.6630.873.
z up STAROSTY i
Geodezji i Gospodarki
(podpis nieczytelny)
2. Polska Spółka Gazu
01-224 Warszawa
Dystrybucji Gazu Płock
tel. 24 266 44 42 fax
KRS 0000374001 R
305/2014 Uzgodnio
sieci gazowej z proj
zlokalizowaną: Nowa
zasadniczej nr rys 1
- wykonawca robót
robót,
- wykonawca zleci
- w miejscu skrzyż
pionową min. 0,4m
Z-ca KIERAWNIK
Sulkowski (podpis
3. Państwowy Powiatowy
09-402 PŁOCK, ul.
fax (24) 264-75-09
Nr PPIS/ZNS/452/1
Państwowego Powiatowego
mgr inż. Grzegorz E
nieczytelny)
4. RZECZOZNAWA
PRZECIW
mgr inż. Henryk Bar
Zgodność projektu
stwierdzam bez uw
5. Dokonano uzgod
o.o. Projektu Techn
wykonane uzbrojen
„Wodociągach Płock
wykopów 10.12.201
Działu Techniczny
Tomasz Strzałkowski

MAPA DO CELÓW PROJEKTOWYCH
SKALA 1: 500
Fragment ark.7.180.10.04.3.3

Mapa przedstawia stan na dzień	2014.03.31
Oznaczenie zgłoszenia pracy geodezyjnej	6640.1117.2014
Miejscowość	NOWE GULCZEWO
Jenostka ewidencyjna	identyfikator 141912_2
	nazwa SŁUPNO
Obręb ewidencyjny	identyfikator 141912_2_0006
	nazwa GULCZEWO KOLONIA
Nazwa układu współrzędnych	prostokątnych płaskich 2000/21
	wysokości Kronsztad
Oznaczenie granic obszaru objętego aktualizacją	linia przerywana
Oznaczenie i informacje o służebnościach gruntowych mających wpływ na zagospodarowanie gruntów w granicach projektowanej inwestycji	Nie badano na podstawie Rozp.MSWiA z dn.09.11.2011 & 80 ust.5

Nie wykluczam istnienia w terenie urządzeń podziemnych – nie pokazanych na mapie, które nie zostały odnalezione podczas wykonania inwentaryzacji powykonawczych lub, które nie zostały zgłoszone do inwentaryzacji przed zasypaniem

Miejscowość :Nowe Gulczewo, gm.Słupno	Usługi Inwestycyjne i Projektowe
Nazwa rysunku:	Piotr Szymański
Projekt Zagospodarowania Terenu	09-400 Płock ul.Rembielińskiego 1/78
	tel.(24) 367-59-39
Temat:	Budowa sieci wodociągowej oraz kanalizacji sanitarnej w ul. Podbipięty (dz.nrewid.34/14 i 34/17) w Nowym Gulczewie
Branża :	Sanitarna
Projektant :	Nazwisko i Imię mgr inż. Marek Skrocki
	nr upr.WKP/0156/PWOS/09 w spec.instalacyjnej
Opracował :	inż. P.Szymański

Nr.rys.1

Data wykonania 09.2014

P.1419.2014.1048

Za zgodność treści wydruków z oryginałem mapy do celów projektowych

W110	istn.wodociąg
PE110	proj.wodociąg
ka300	istn.kanalizacja
PP300	proj.kanalizacja w granicach drogi
PP160	proj.kanalizacja w granicach działek
t	istn.siec telefoniczna
HP1	proj.hydrant p.poż
g	istn.gazociąg
g/476/14	proj.gazociąg
n1047/2013	proj.kabel energetyczny
	linia rozgraniczająca

Odpis uzgodnień :

1. Starosta Płocki Dokumentacja projektowa sieć wodociągowa, sieć kanalizacji sanitarnej była przedmiotem narady koordynacyjnej przeprowadzonej w siedzibie Starostwa Powiatowego w Płocku, ul.Bielska 59 w formie zabrania zainteresowanych podmiotów i uzgodniona protokołem nr GGN-III.6630.873.2014 z dnia 12.11.2014r z up STAROSTY inż.Leszek Majewski Dyrektor Wydziału Geodezji i Gospodarki Nieruchomościami (podpis nieczytelny)
2. Polska Spółka Gazownictwa sp.z o.o. ul.M.Kasprzaka 25, 01-224 Warszawa Oddział w Warszawie Rejon Dystrybucji Gazu Płock ul.Lukasiewicza 19, 09-400 Płock tel.24 266 44 42 faks 24 262 40 08 NIP: 525 24 96 411 KRS 0000374001 REGON 142739519 Płock,dn.25.11.2014 Nr 305/2014 Uzgodniono rozwiązanie techniczne skrzyżowania sieci gazowej z projektowaną : wodociąg,kan. sanitarna zlokalizowaną : Nowe Gulczewo, ul.Podbipięty na sekcji mapy zasadniczej nr rys1 pod warunkiem, że :
- wykonawca robót powiadomi uzgadniającego o rozpoczęciu robót

MAPA DO CELÓW PROJEKTOWYCH
SKALA 1: 500
Fragment ark.7.180.10.04.3.3

Mapa przedstawia stan na dzień		2014.03.31
Oznaczenie zgłoszenia pracy geodezyjnej		6640.1117.2014
Miejscowość		NOWE GULCZEWO
Jenostka ewidencyjna	identyfikator	141912_2
	nazwa	SLUPNO
Obręb ewidencyjny	identyfikator	141912_2, 0006
	nazwa	GULCZEWO KOLONIA
Nazwa układu współrzędnych	prostokątnych płaskich	2000/21
	wysokości	Kronsztad
Oznaczenie granic obszaru objętego aktualizacją		linia przerywana
Oznaczenie i informacje o służebnościach gruntowych mających wpływ na zagospodarowanie gruntów w granicach projektowanej inwestycji		Nie badano na podstawie Rozp.MSWiA z dn.09.11.2011 & 80 ust.5

Nie wykluczam istnienia w terenie urządzeń podziemnych - nie pokazanych na mapie, które nie zostały odnalezienie podczas wykonania inwentaryzacji powykonawczych lub, które nie zostały zgłoszone do inwentaryzacji przed zasypaniem


Miejscowość :Nowe Gulczewo, gm.Słupno	
Nazwa rysunku:	Usł
Projekt Zagospodarowania Terenu	
09-	
Temat:	Budowa sieci wodociągowej oraz w ul. Podbięty (dz.nrewid.34/14
Branża :	Sanitar
Projektant :	Nazwisko i Imię
	mgr inż. M. Skrocki nr upr.WKP/0156/PWOS/09 w spec.instalacyjnej
Opracował :	inż. P.Szymański

P.1419.2014.1048

Za zgodność treści wydruków
z oryginałem mapy do celów projektowych

Odpis uzgodn

- 1.Starosta Płocki
sieć kanalizacji
koordynacyjnej
Powiatowego w
zainteresowany
GGN-III.6630.8
z up STAROST
Geodezji i Gosp
(podpis nieczyt
2. Polska Spółk
01-224 Warszaw
Dystrybucji Gaz
tel.24 266 44 42
KRS 000037400
305/2014 Uzgod
sieci gazowej z
zlokalizowaną :
zasadniczej nr ry
- wykonawca re

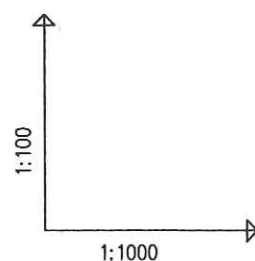

OZNACZENIE PROFILU:
POZIOM PORÓWNAWCZY

W-1
95.00 m n.p.m.


RZĘDNA TERENU ISTN.		108.40	108.41	108.54	108.64	108.90	109.13						109.70
RZĘDNA OSI RUROCIĄGU		106.70	106.70	106.74	106.75	106.77	106.83	106.92	107.10	107.36	107.49	107.77	107.82
ZAGŁĘBIENIE OSI RUROCIĄGU		1.70	1.70	1.80	1.87	2.07	2.21						1.88
SPADKI, DŁUGOŚCI		3% 						12% 					
ŚREDNICA, MATERIAŁ		PE $\varnothing$ 110mm L=149.20m											
ODLEGŁOŚCI		0.00	1.00	12.60	18.30	22.00	22.90	44.90	29.70	74.60	89.10	111.00	145.10
HEKTOMETRY		1.00	11.60	9.40	22.00						74.60	121.90	149.20
		W1	zał.1	zał.2	zał.3	zał.4		W2					W3





Usług Inżynierskie i Projektowe Piotr Szymański 09-400 Płock, ul.Rambla/Wałskiego/78

Usługi Inwestycyjne i Projektowe Piotr Szymański 09-400 Płock, ul. Rembielińskiego 1/78

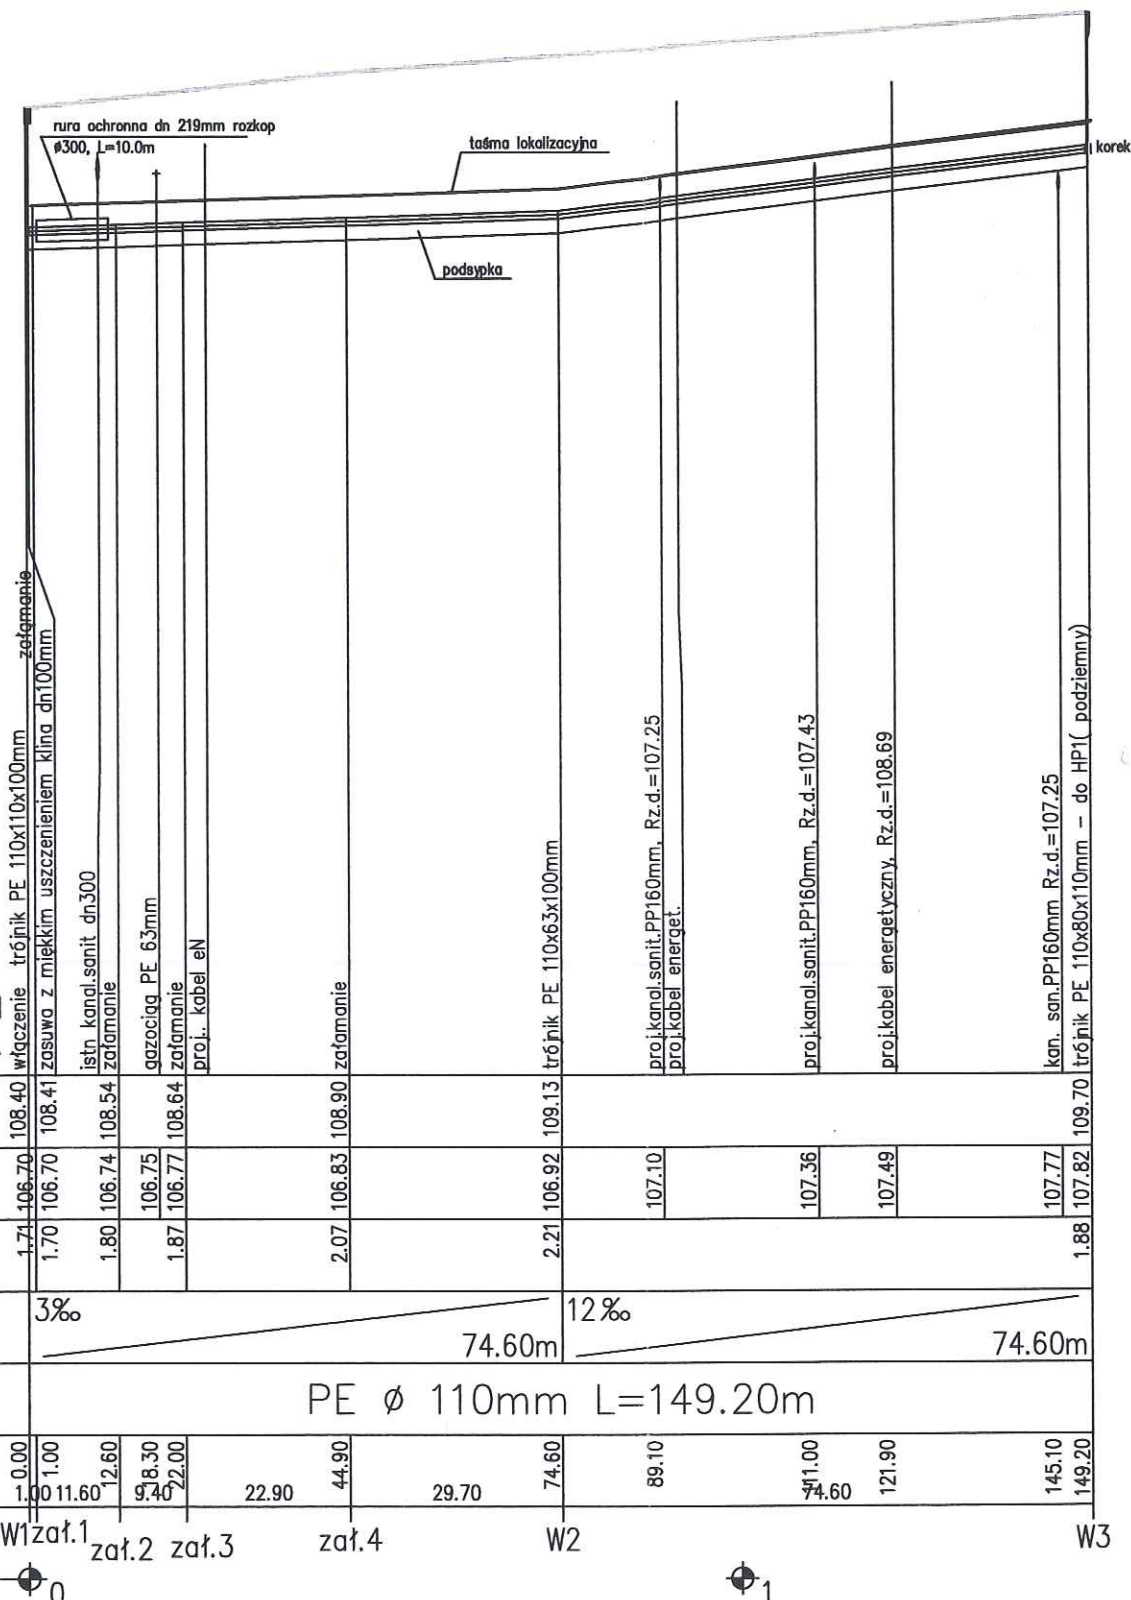


STAROSTWO POWIATOWE w PŁOCKU
Wydział Architektury i Budownictwa
09-400 Płock, ul. Bielaka 59


Miejscowość : Nowe Gulczewo, gm. Słupno		
Nazwa rysunku:	Profil W1-W3	Usługi Inwestycyjne i Projektowe Piotr Szymański 09-400 Płock ul. Rembielińskiego 1/78 tel.(24) 367-59-39
Temat:	Sieć wodociągowa w ul. Podbielęty (dz.nr ew. 34/17) w m. Nowyn Gulczewie	Skala: 1:1000/ 100
Branża :	Sanitarna mgr inż. Marek Skrocki	Nr.rys.2 Data wykonania 09.2014
Projektant :	Nazwisko i Imię mgr inż. M. Skrocki nr upr. WKP/0156/PWOS/09 w spec. instalacyjnej	
Opracował :	Inż. P. Szymański	

Uprawnienia budowlane do projektowania i kierowania
robotami budowlanymi bez ograniczeń w specjalności
instalacyjnej w zakresie sieci, instalacji i urządzeń
ciepłowniczych, wentylacyjnych, gazowych i kanalizacyjnych
Nr ewid. WKP/0156/PWOS/09
JULIUSZ INWESTYCYJNE I PROJEKTOWE
Piotr Szymański
09-400 Płock, ul. Rembielińskiego 1/78
NIP 774-143-53-14, K.e.g. 10347438
tel. (024) 367 59 39

W1- włączenia do istn.sieci

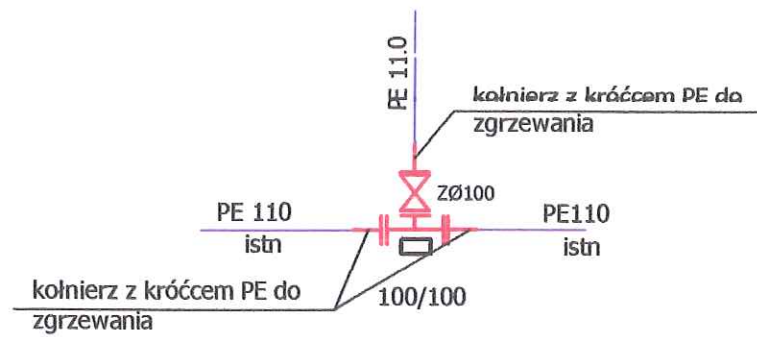

W3

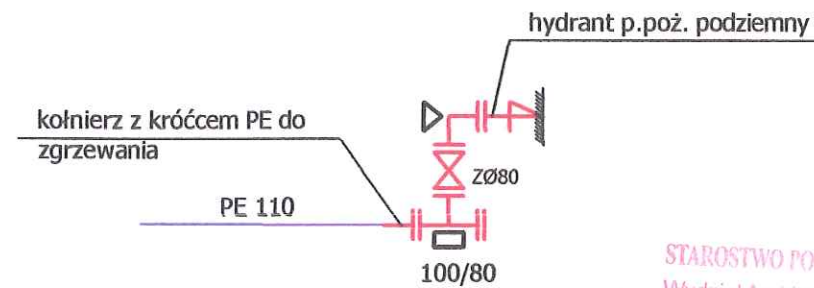

STAROSTWO POWIATOWE w PŁOCKU
Wydział Architektury i Budownictwa
09-400 Płock, ul. Bielska 59

WYKAZ KSZTAŁTEK

- | | | |
|---|---|--------|
| 1. Trójnik żel.kołnierzowy Ø 100/100 | - | szt. 1 |
| 2. Trójnik żel.kołnierzowy Ø 100/80 | - | szt. 1 |
| 3. Zasuwa żel.kołn. Ø 100 | - | szt. 1 |
| 4. Hydrant p.poż Ø 80 podziemny w kpl z zasuwą i kolanem stopowym | | szt. 1 |
| 5. Korek żel Ø 100 | - | szt. 1 |
| 6. Kołnierz z króćcem PE do zgrzewania Ø 100 | - | szt. 4 |

Miejscowość : Nowe Gulczewo, gm. Słupno		
Nazwa rysunku: Schemat węzłów		Usługi Inwestycyjne i Projektowe Piotr Szymański 09-400 Płock ul.Rembielińskiego 1/78 tel.(24) 367-59-39
Temat:	Sieć wodociągowa w ul.Podbielęty (dz.nr ew. 34/17) m.Nowym Gulczewie	
Branża :	Sanitarna	
Projektant :	Nazwisko i Imię	Podpis
	mgr inż. M. Skrocki nr upr.VKP/0136/PVOS/09 w spec. instalacyjnej	
Opracował :	inż. P.Szymański	

Nr.rys.3

Data wykonania

09.2014

USŁUGI INWESTYCYJNE I PROJEKTOWE
Piotr Szymański
09-400 Płock, ul. Rembielińskiego 1/78
NIP 774-140-53-14, Kcz. 10347438
tel. (024) 367 59 39