


LEGENDA:


- proj. kabel doziemny
- istn. sieć telefoniczna ORANGE
- rura osłonięta
- Ob. 15 nr obiektu (rury ochronnej)
- granice działek
- ✕✕ sieć telefoniczna do likwidacji
- Z-20 nr złącza
- trasa projektowanych kabli

ADO-M Projekt Mgr. inż. Andrzej Dobrucki ul. Nalkowskiej 13, 09-200 Sierpc		Brandz: Telekomunikacja	Inwestor: Gmina Słupno ul. Miszewska 8a 09-472 Słupno	
PROJEKT WYKONAWCZY				
Temat: "Przebudowa drogi gminnej w m. Borowiczki Pieńki - Bielino Wirginia - Liszyno, wraz z budową sieci kanalizacji deszczowej oraz przebudową oświetlenia ulicznego z jego zasilaniem, przebudową sieci telefonicznej i przebudową sieci gazowej".				Rys. nr 2
				Ark: 1/15
Treść rys: Trasa przebudowywanych kabli teletechnicznych i rur obiektowych.				Skala 1:500
Zespół autorski	Imię i nazwisko	Nr uprawnień	Data	Podpis:
Projektant:	Krzysztof Dominik	UAN II 7342-43/94	2015r.	
Sprawdzający:	Bożenna Gawińska	DT-WBT 2404/02U	2015r.	

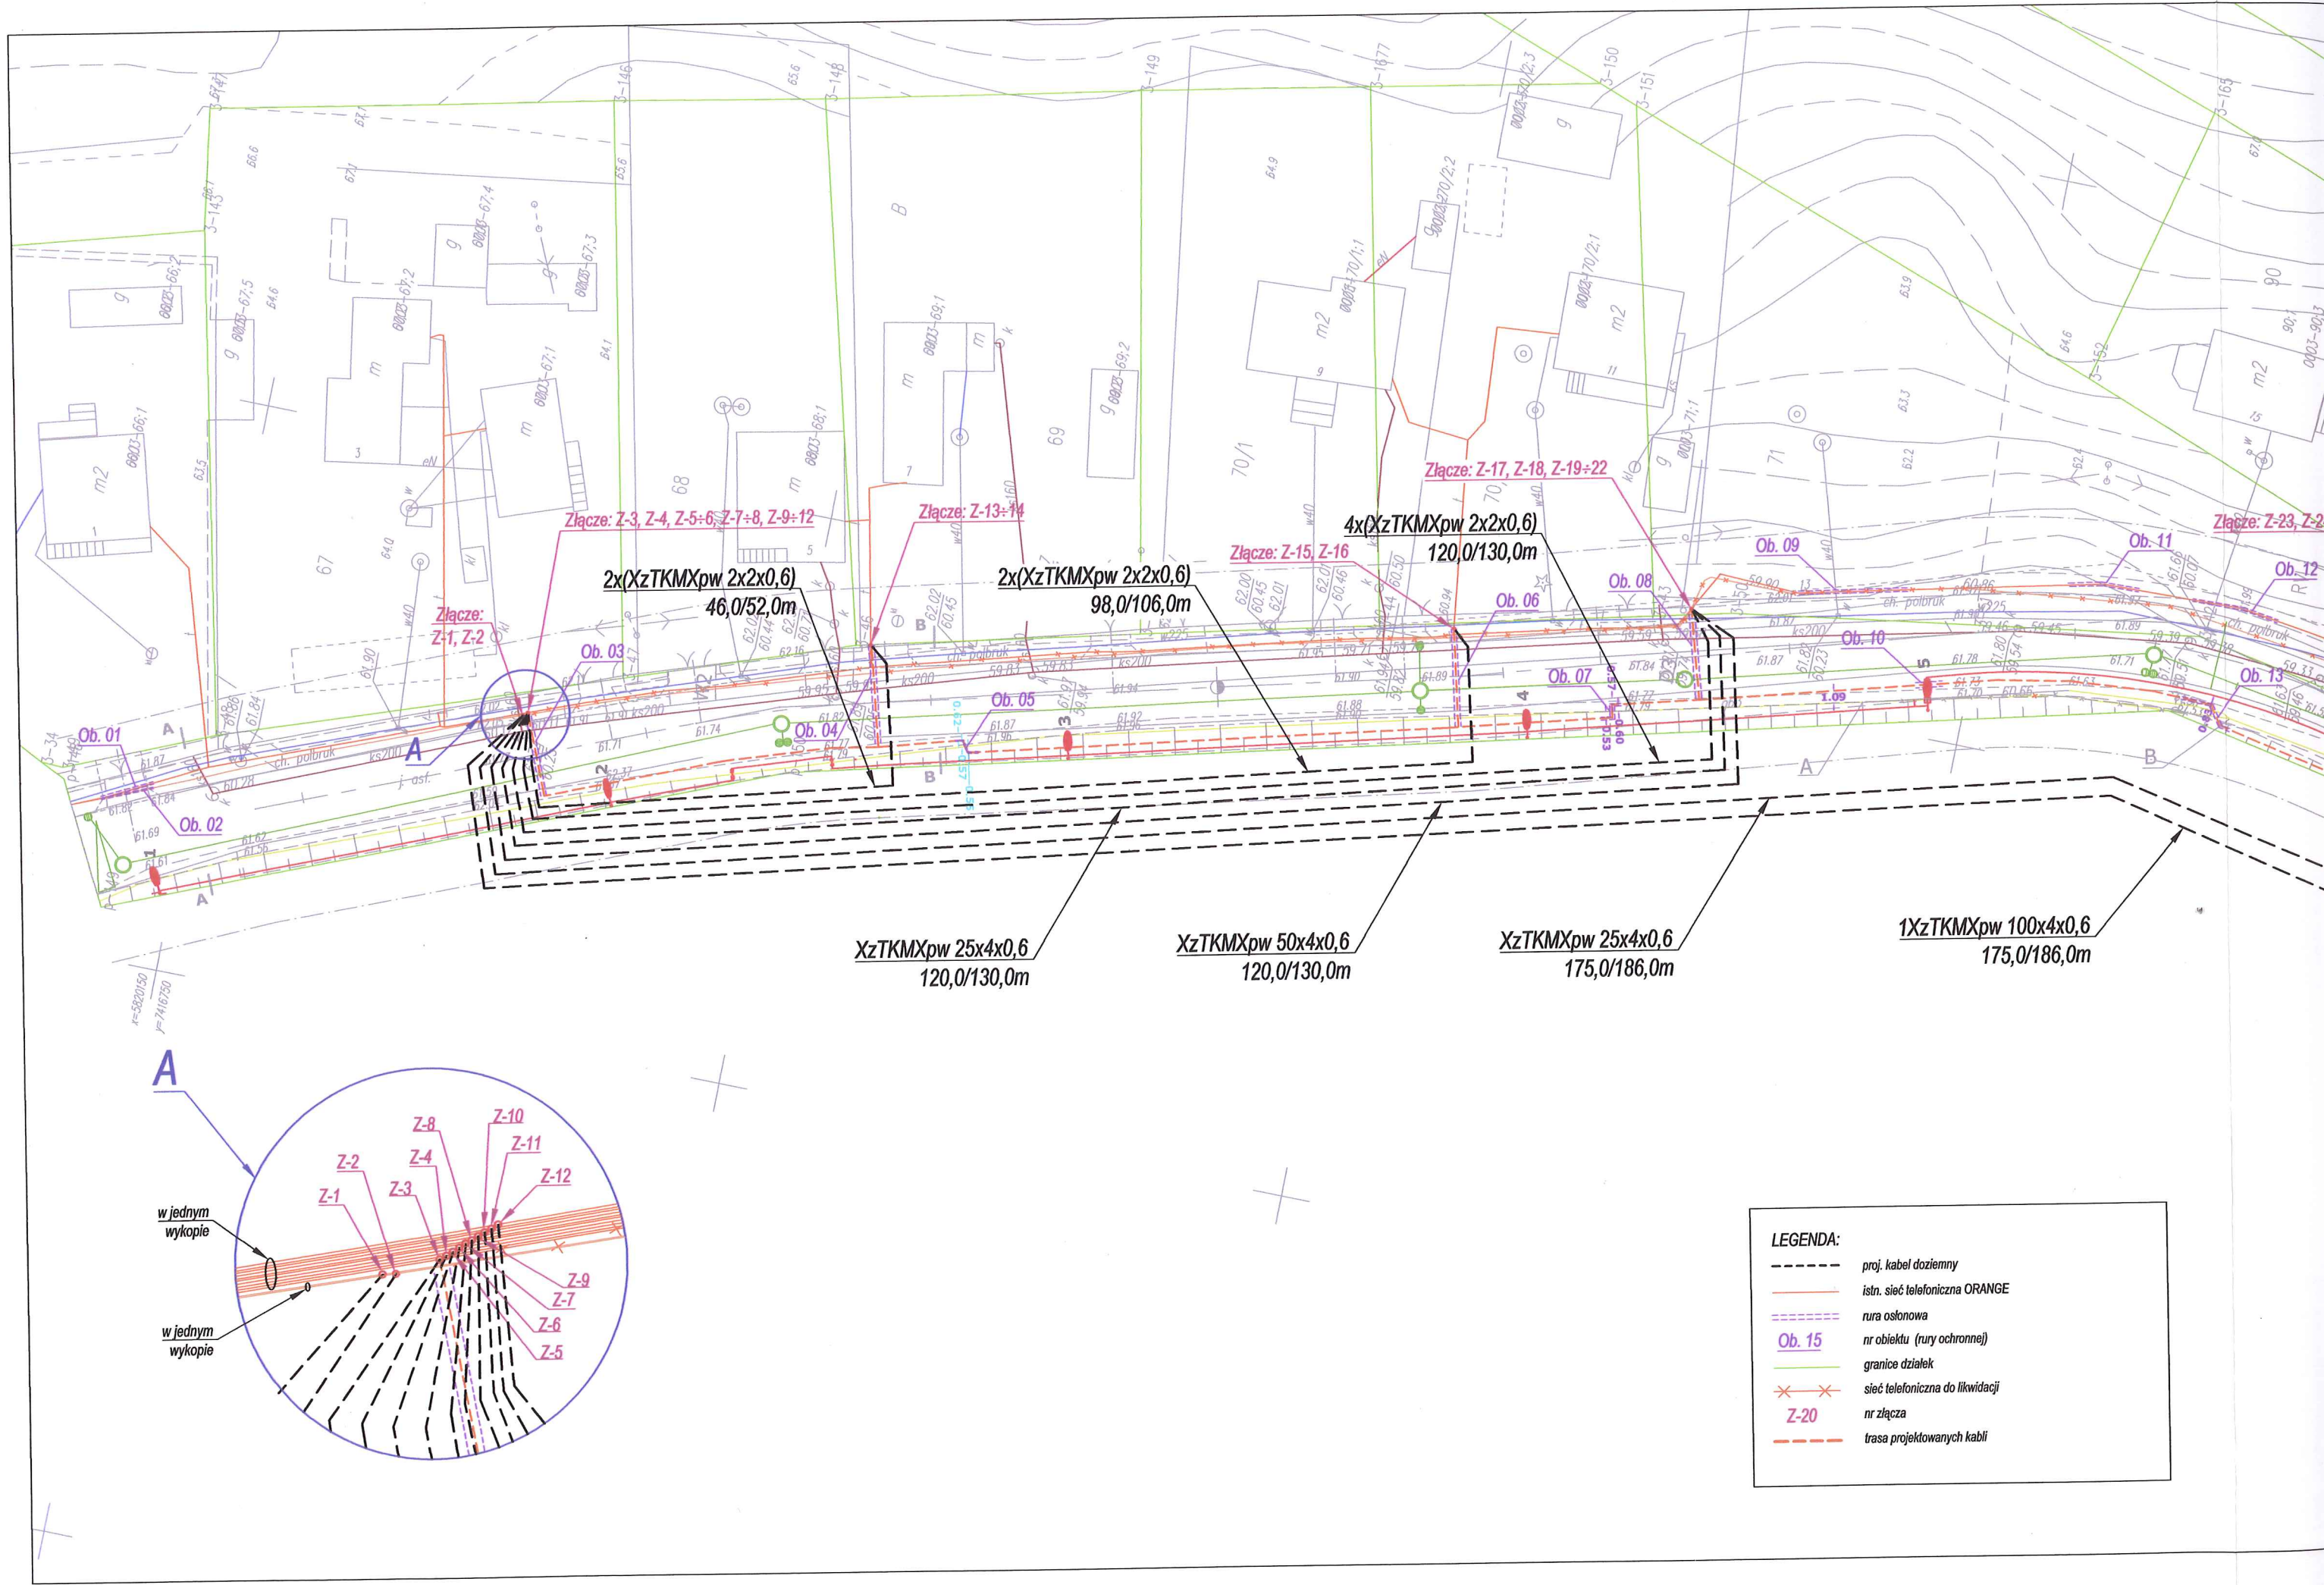



LEGENDA:


---	proj. kabel doziemny
—	istn. sieć telefoniczna ORANGE
---	rura osłonowa
Ob. 15	nr obiektu (rury ochronnej)
---	granice działek
✕	sieć telefoniczna do likwidacji
Z-20	nr złącza
---	trasa projektowanych kabli

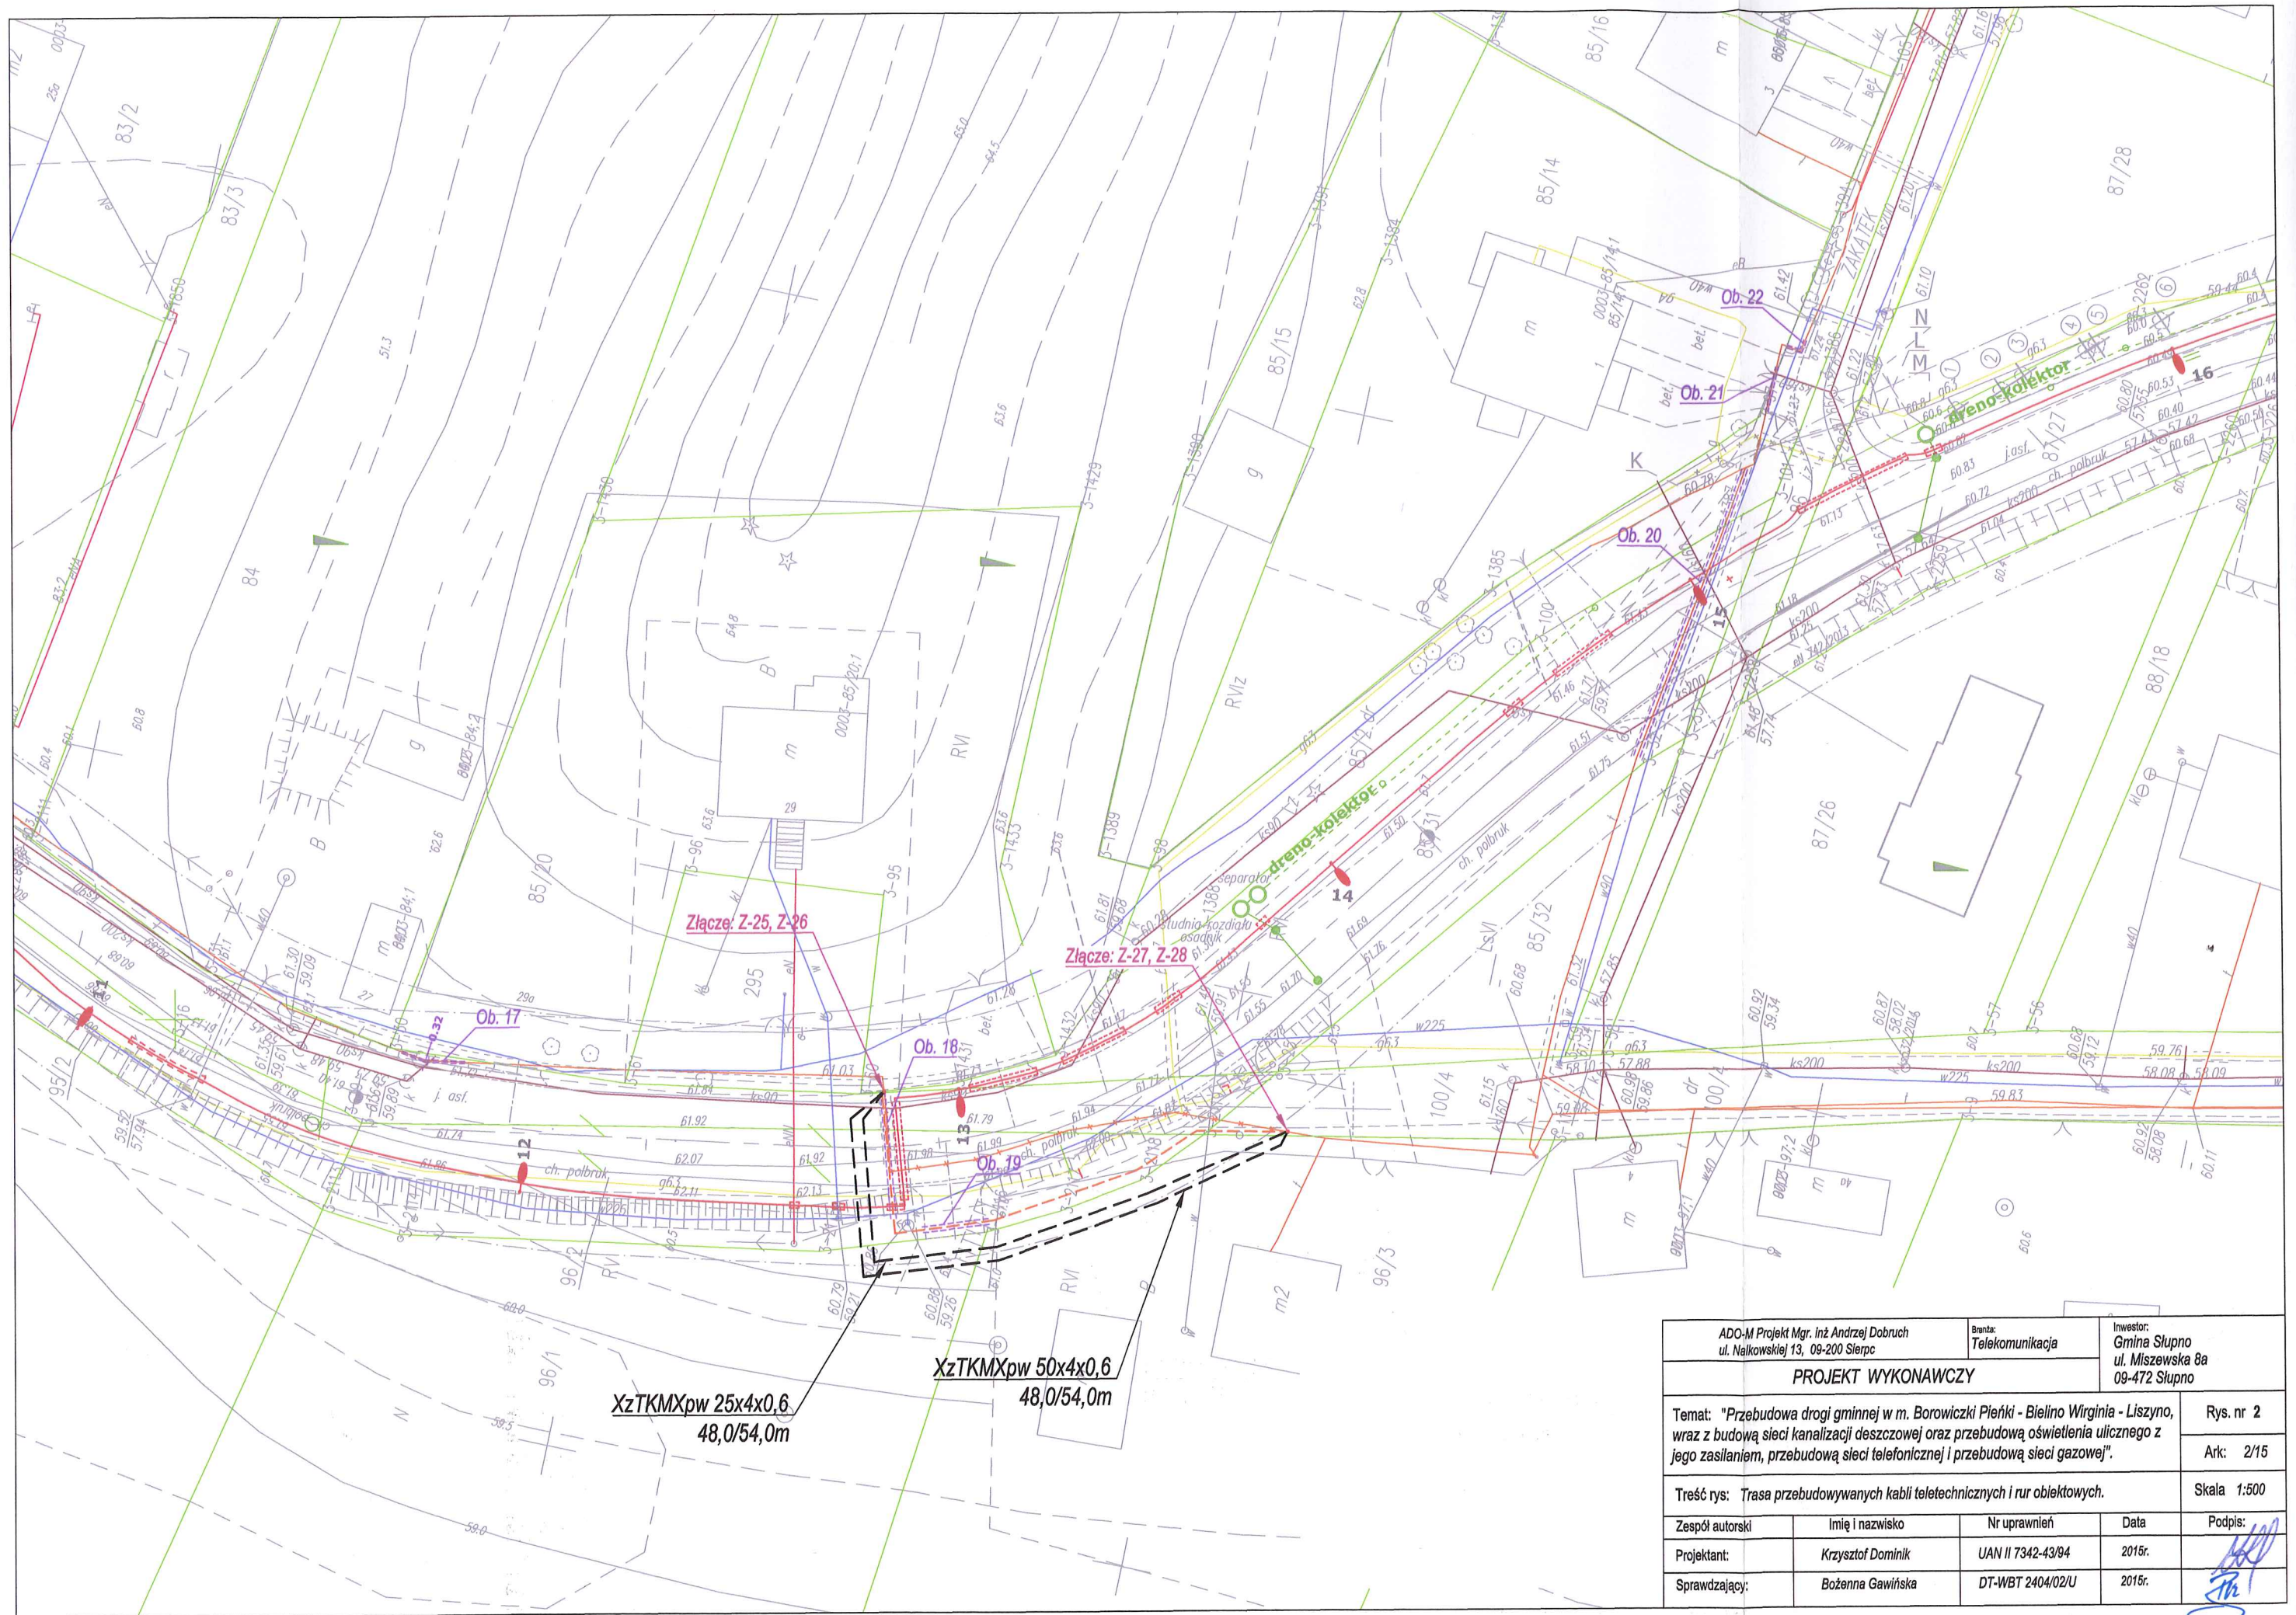



ADO-M Projekt Mgr. Inż. Andrzej Dobruch ul. Nałkowskiej 13, 09-200 Sierpc		Branża: Telekomunikacja		Inwestor: Gmina Słupno ul. Miszewska 8a 09-472 Słupno	
PROJEKT WYKONAWCZY					
Temat: "Przebudowa drogi gminnej w m. Borowiczki Piętni - Bielino Wirginia - Liszyno, wraz z budową sieci kanalizacji deszczowej oraz przebudową oświetlenia ulicznego z jego zasilaniem, przebudową sieci telefonicznej i przebudową sieci gazowej".					Rys. nr 2
					Ark: 2/15
Treść rys: Trasa przebudowywanych kabli teletechnicznych i rur obiektowych.					Skala 1:500
Zespół autorski	Imię i nazwisko	Nr uprawnień	Data	Podpis:	
Projektant:	Krzysztof Dominik	UAN II 7342-43/94	2015r.		
Sprawdzający:	Bożenna Gawińska	DT-WBT 2404/02U	2015r.		

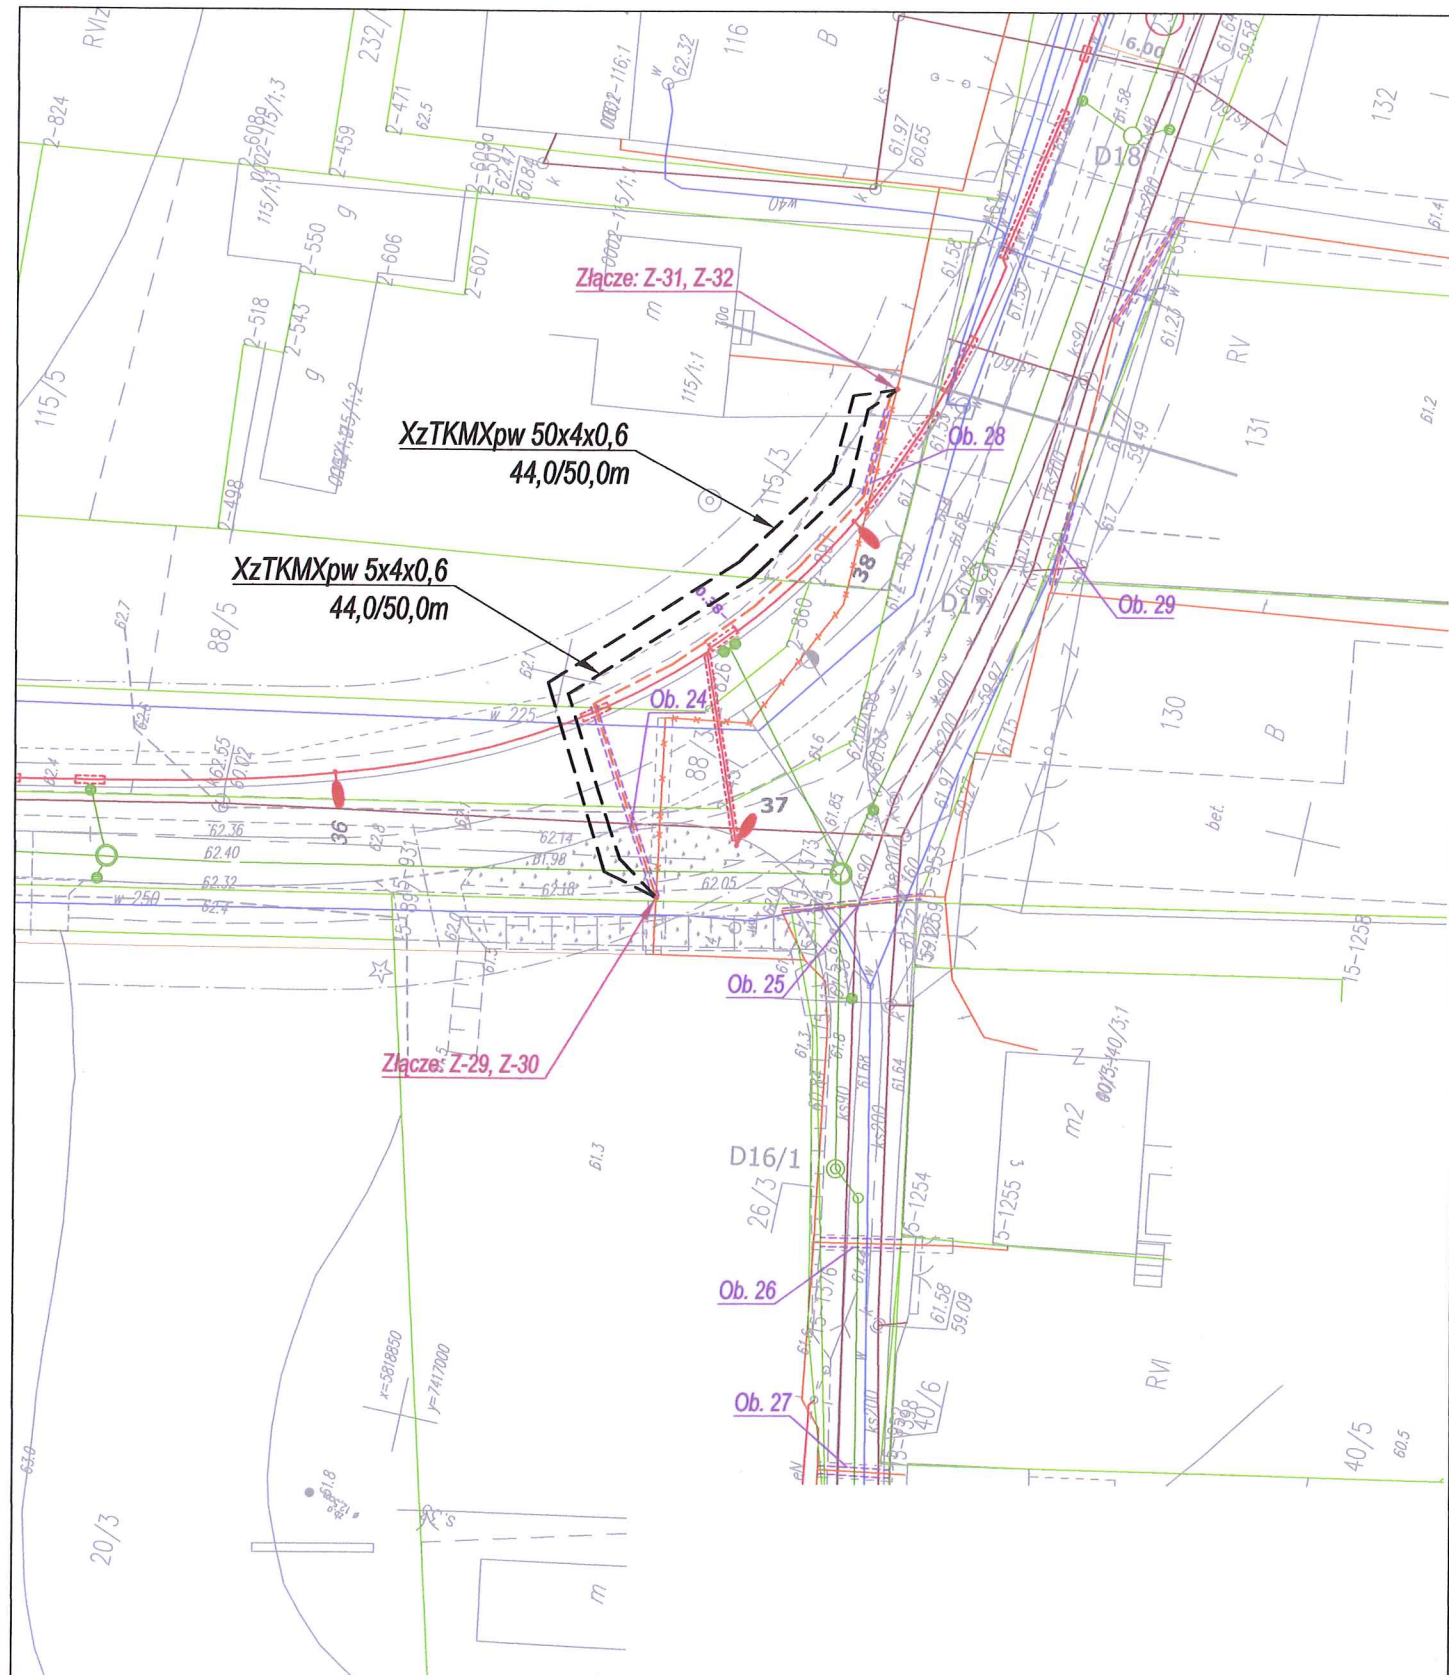


 
ADO-M Projekt Mgr. inż. Andrzej Dobruch ul. Nalkowskiej 13, 09-200 Sierpc		Brand: Telekomunikacja		Inwestor: Gmina Słupno ul. Miszewska 8a 09-472 Słupno	
PROJEKT WYKONAWCZY					
Temat: "Przebudowa drogi gminnej w m. Borowiczki Pieńki - Bielino Wirginia - Liszyno, wraz z budową sieci kanalizacji deszczowej oraz przebudową oświetlenia ulicznego z jego zasilaniem, przebudową sieci telefonicznej i przebudową sieci gazowej".					Rys. nr 2
					Ark: 4/15
Treść rys: Trasa przebudowywanych kabli teletechnicznych i rur obiektowych.					Skala 1:500
Zespół autorski	Imię i nazwisko	Nr uprawnień	Data	Podpis:	
Projektant:	Krzysztof Dominik	UAN II 7342-43/94	2015r.		
Sprawdzający:	Bożenna Gawińska	DT-WBT 2404/02/U	2015r.		

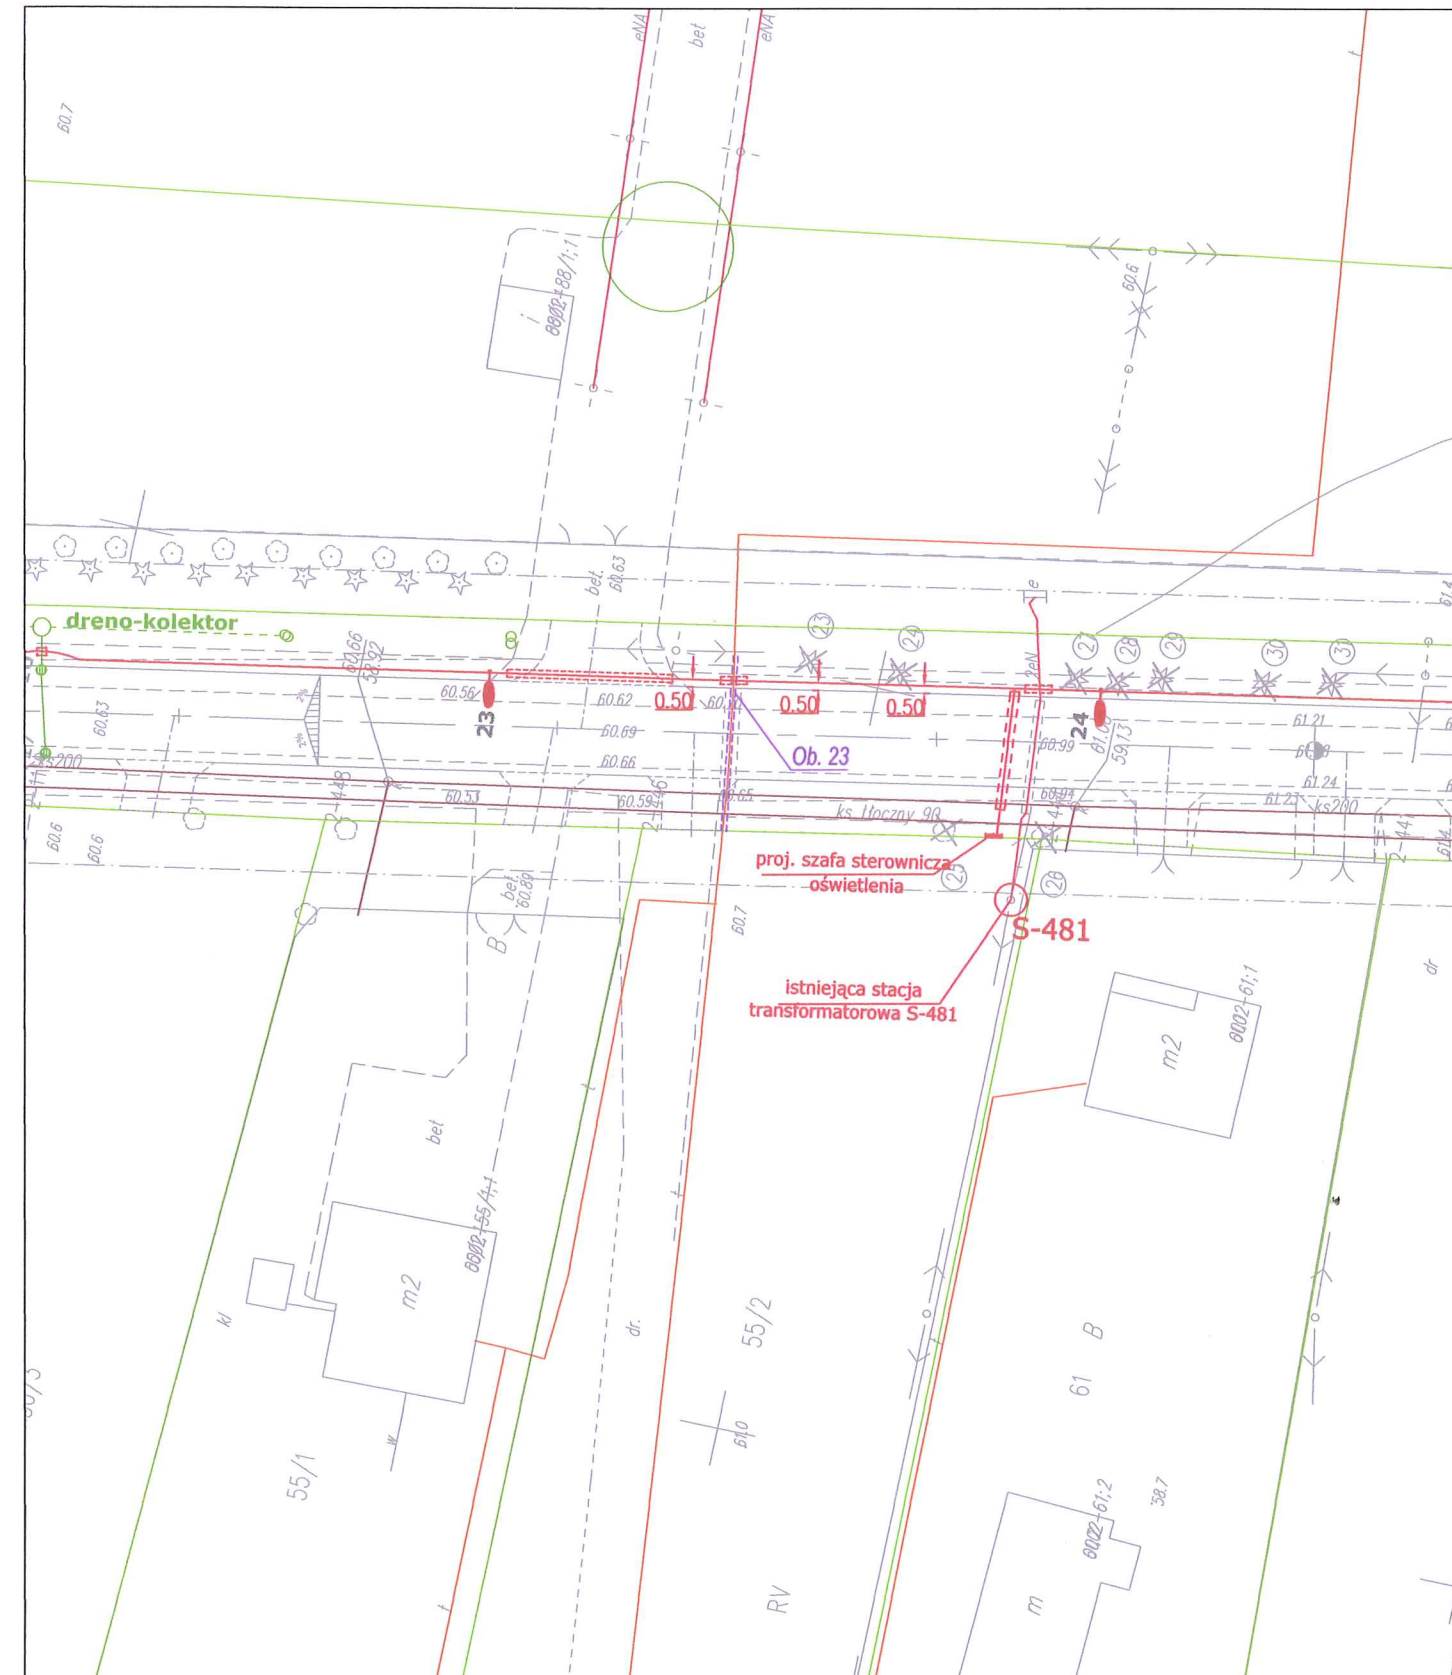


 
ADO-M Projekt Mgr. inż. Andrzej Dobruch ul. Nalkowskiej 13, 09-200 Sierpc		Brand: Telekomunikacja		Inwestor: Gmina Słupno ul. Miszewska 8a 09-472 Słupno	
PROJEKT WYKONAWCZY					
Temat: "Przebudowa drogi gminnej w m. Borowiczki Pieńki - Bielino Wirginia - Liszyno, wraz z budową sieci kanalizacji deszczowej oraz przebudową oświetlenia ulicznego z jego zasilaniem, przebudową sieci telefonicznej i przebudową sieci gazowej".					Rys. nr 2
					Ark: 3/15
Treść rys: Trasa przebudowywanych kabli teletechnicznych i rur obiektowych.					Skala 1:500
Zespół autorski	Imię i nazwisko	Nr uprawnień	Data	Podpis:	
Projektant:	Krzysztof Dominik	UAN II 7342-43/94	2015r.		
Sprawdzający:	Bożenna Gawińska	DT-WBT 2404/02/U	2015r.		

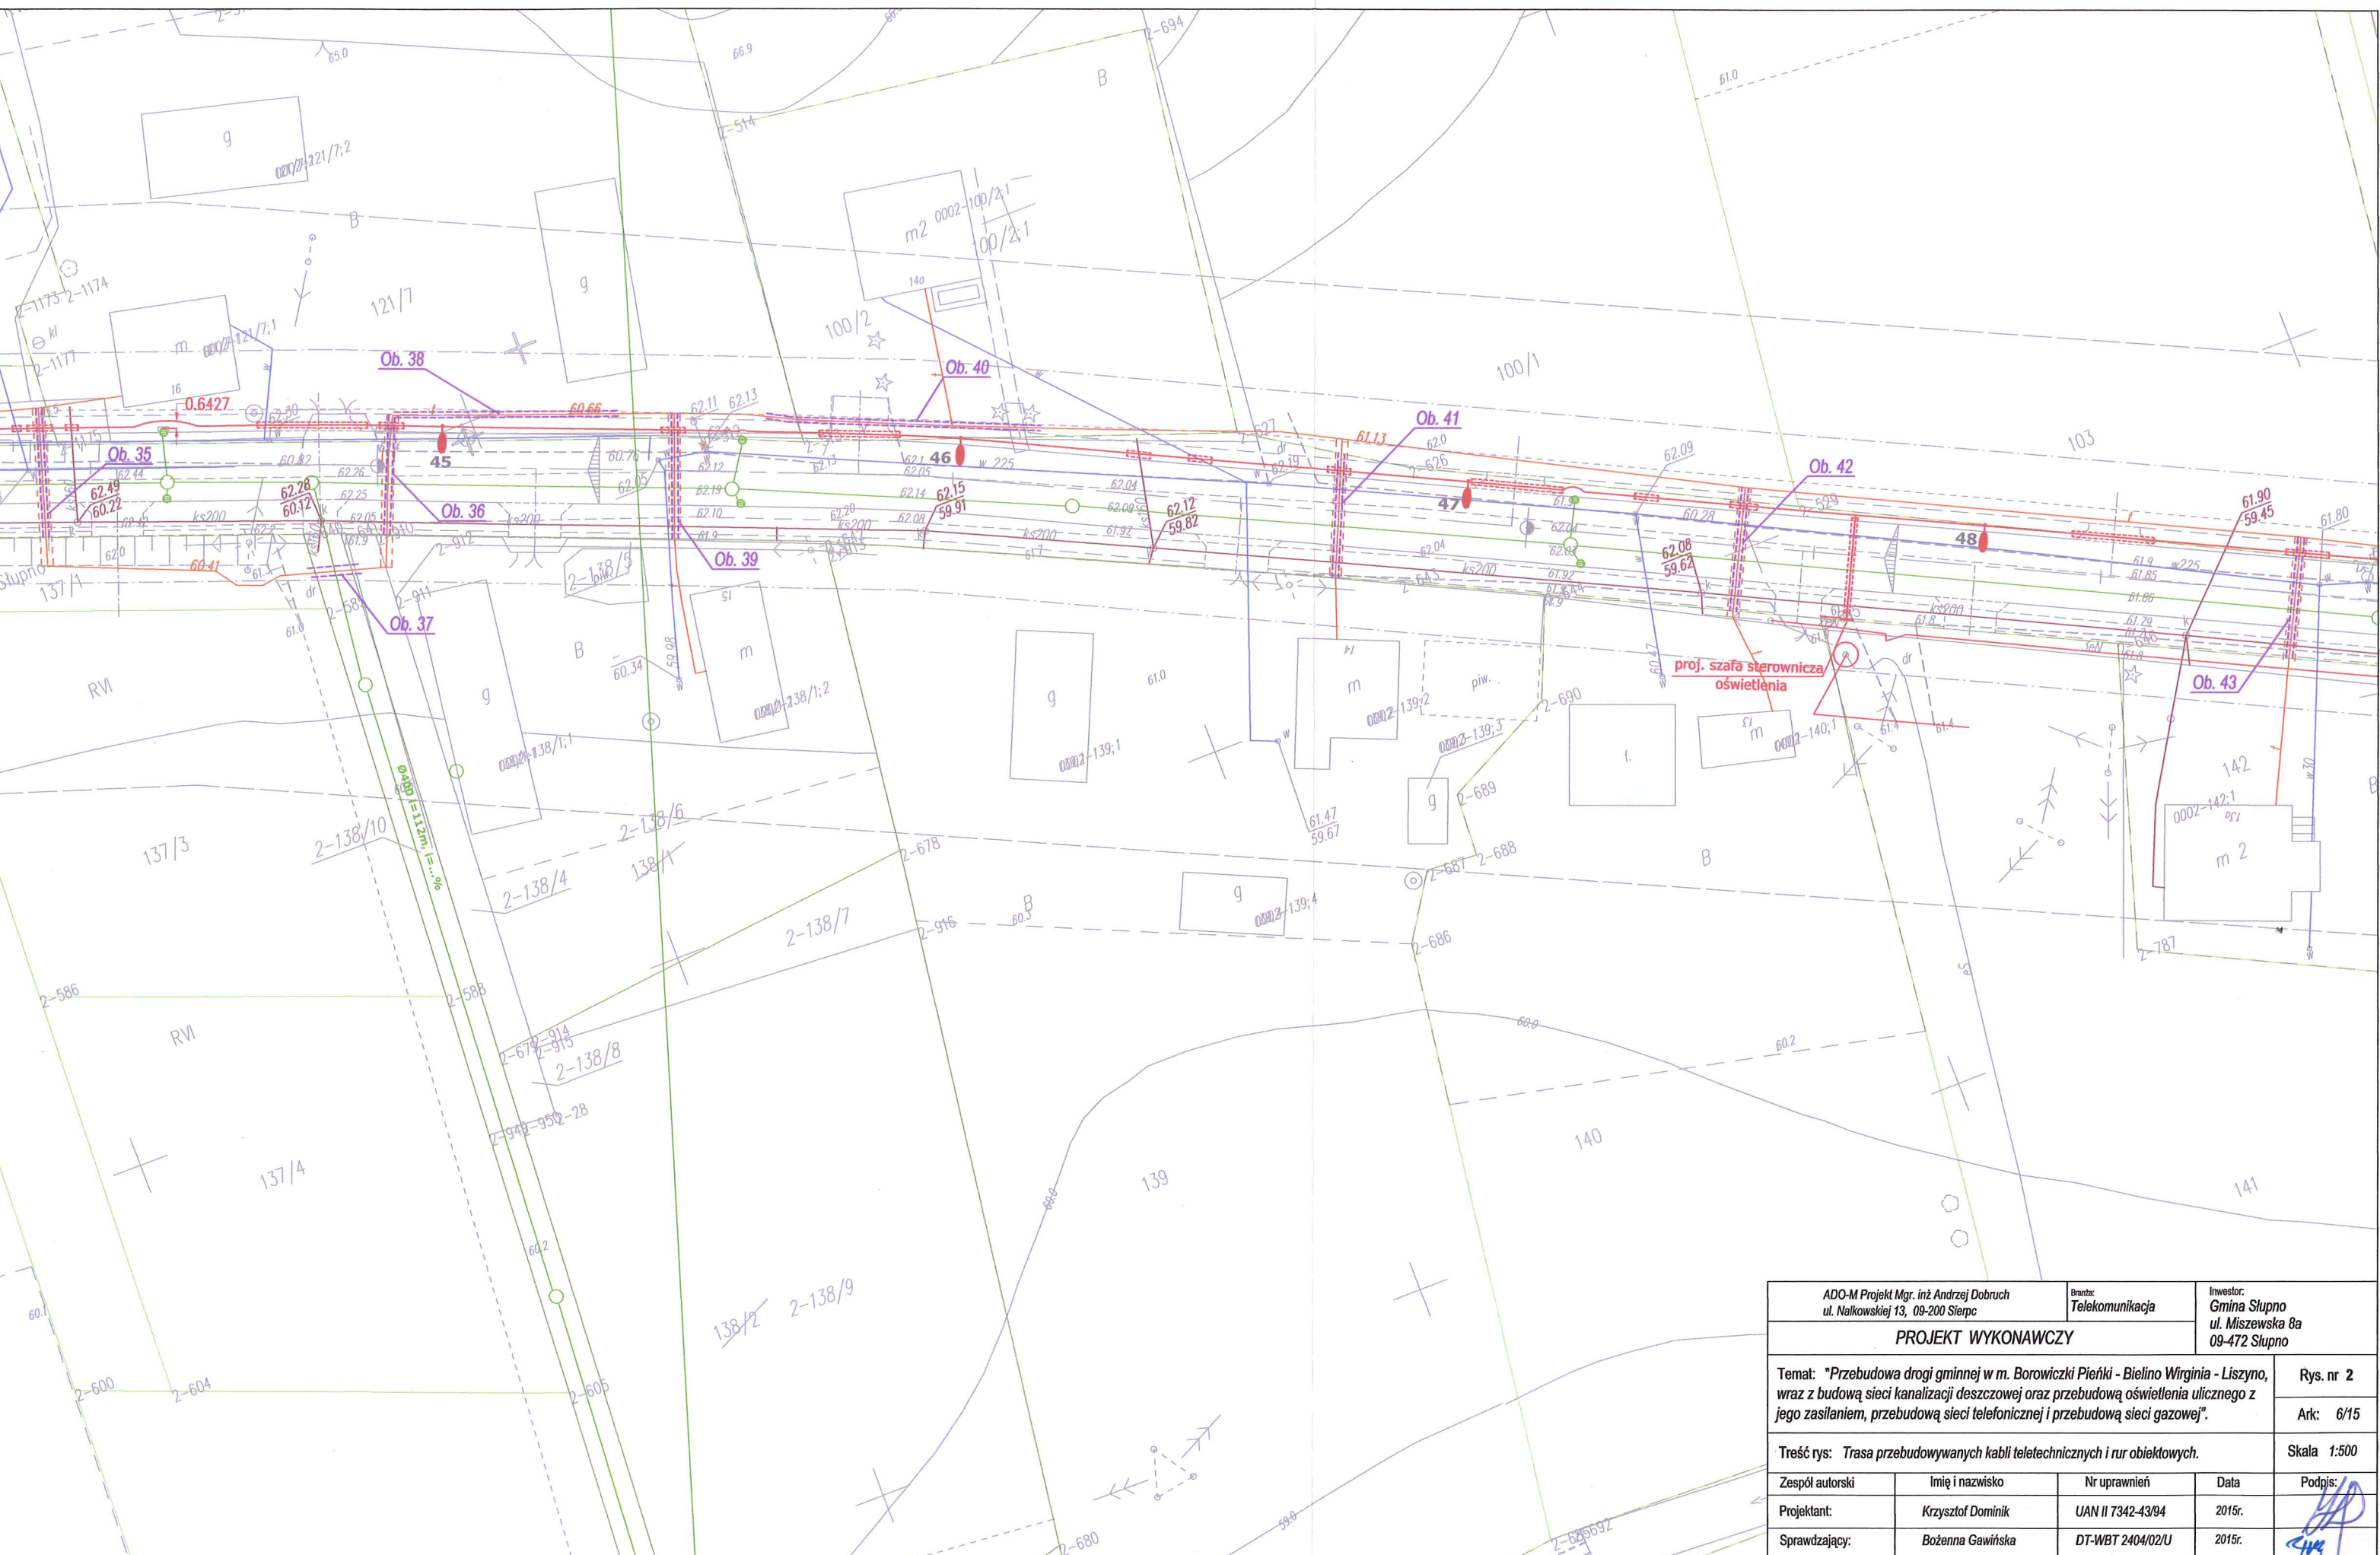

 ADO-M Projekt Mgr. inż. Andrzej Dobruch ul. Nalkowskiej 13, 09-200 Sierpc		Branża: Telekomunikacja		Inwestor: Gmina Słupno ul. Miszewska 8a 09-472 Słupno	
PROJEKT WYKONAWCZY					
Temat: "Przebudowa drogi gminnej w m. Borowiczki Pieńki - Bielino Wirginia - Liszyno, wraz z budową sieci kanalizacji deszczowej oraz przebudową oświetlenia ulicznego z jego zasilaniem, przebudową sieci telefonicznej i przebudową sieci gazowej".					Rys. nr 2
					Ark: 6/15
Treść rys: Trasa przebudowywanych kabli teletechnicznych i rur obiektowych.					Skala 1:500
Zespół autorski	Imię i nazwisko	Nr uprawnień	Data	Podpis:	
Projektant:	Krzysztof Dominik	UAN II 7342-43/94	2015r.		
Sprawdzający:	Bożenna Gawińska	DT-WBT 2404/02/U	2015r.		

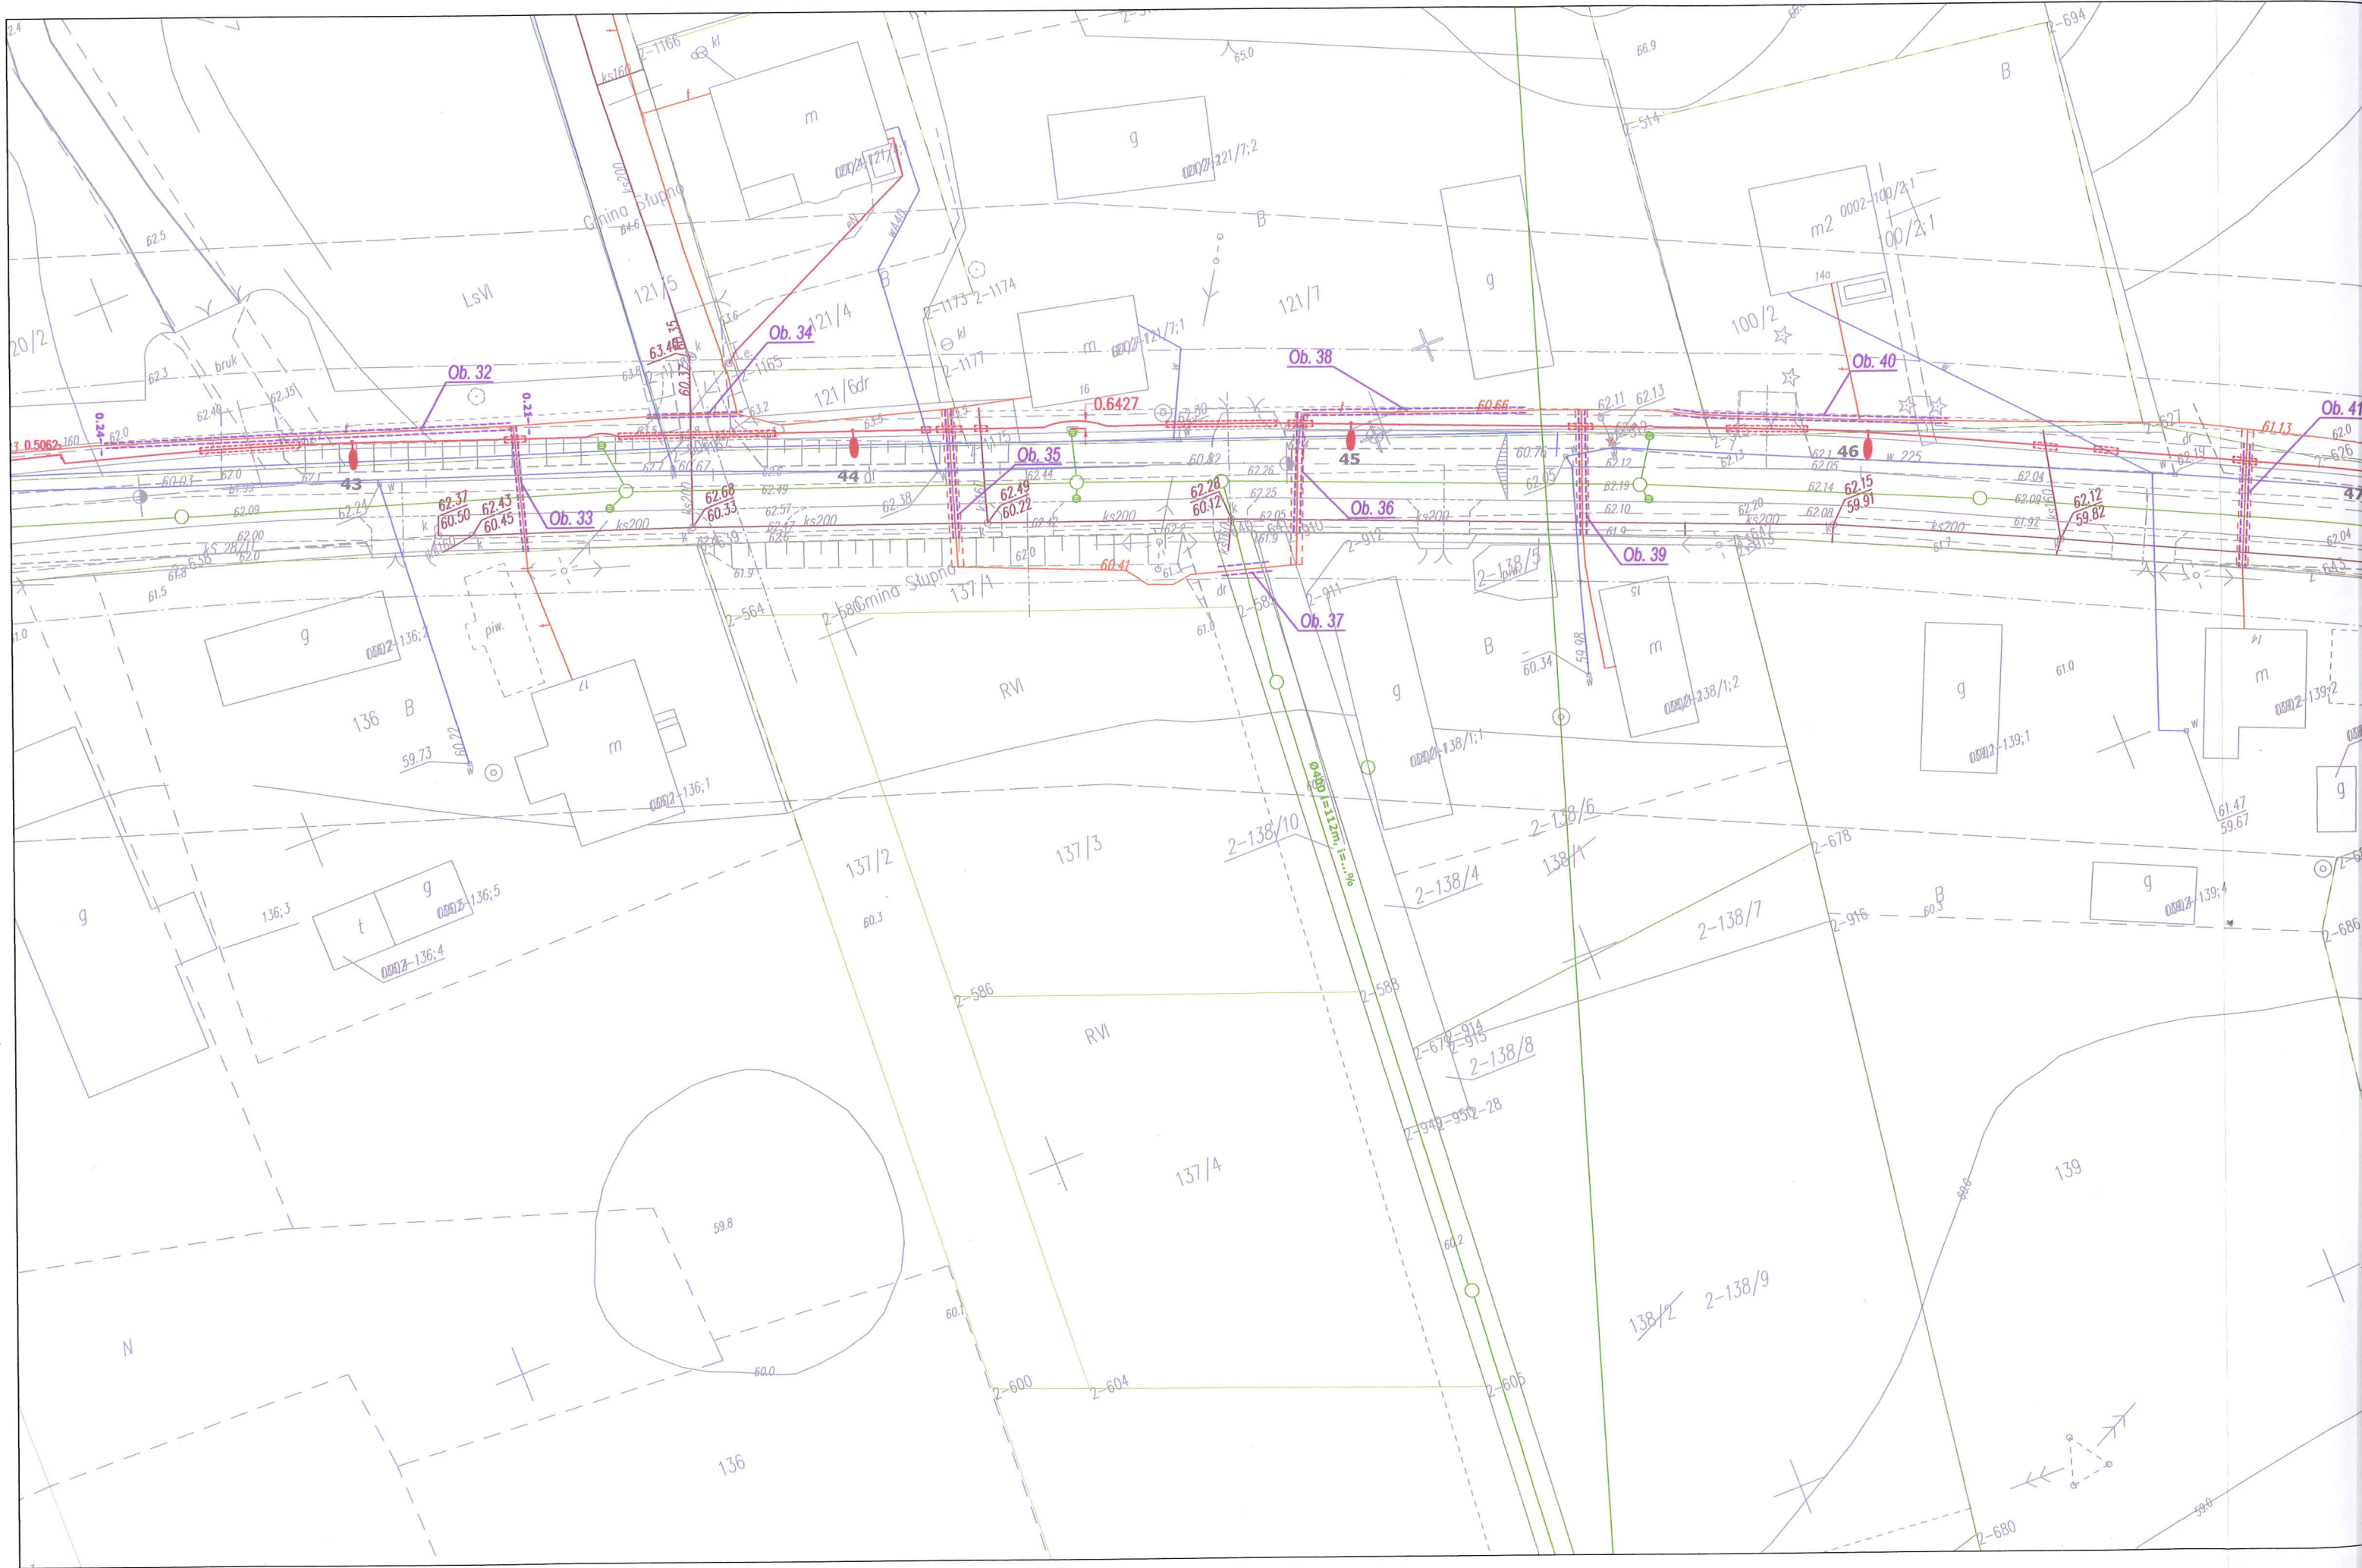

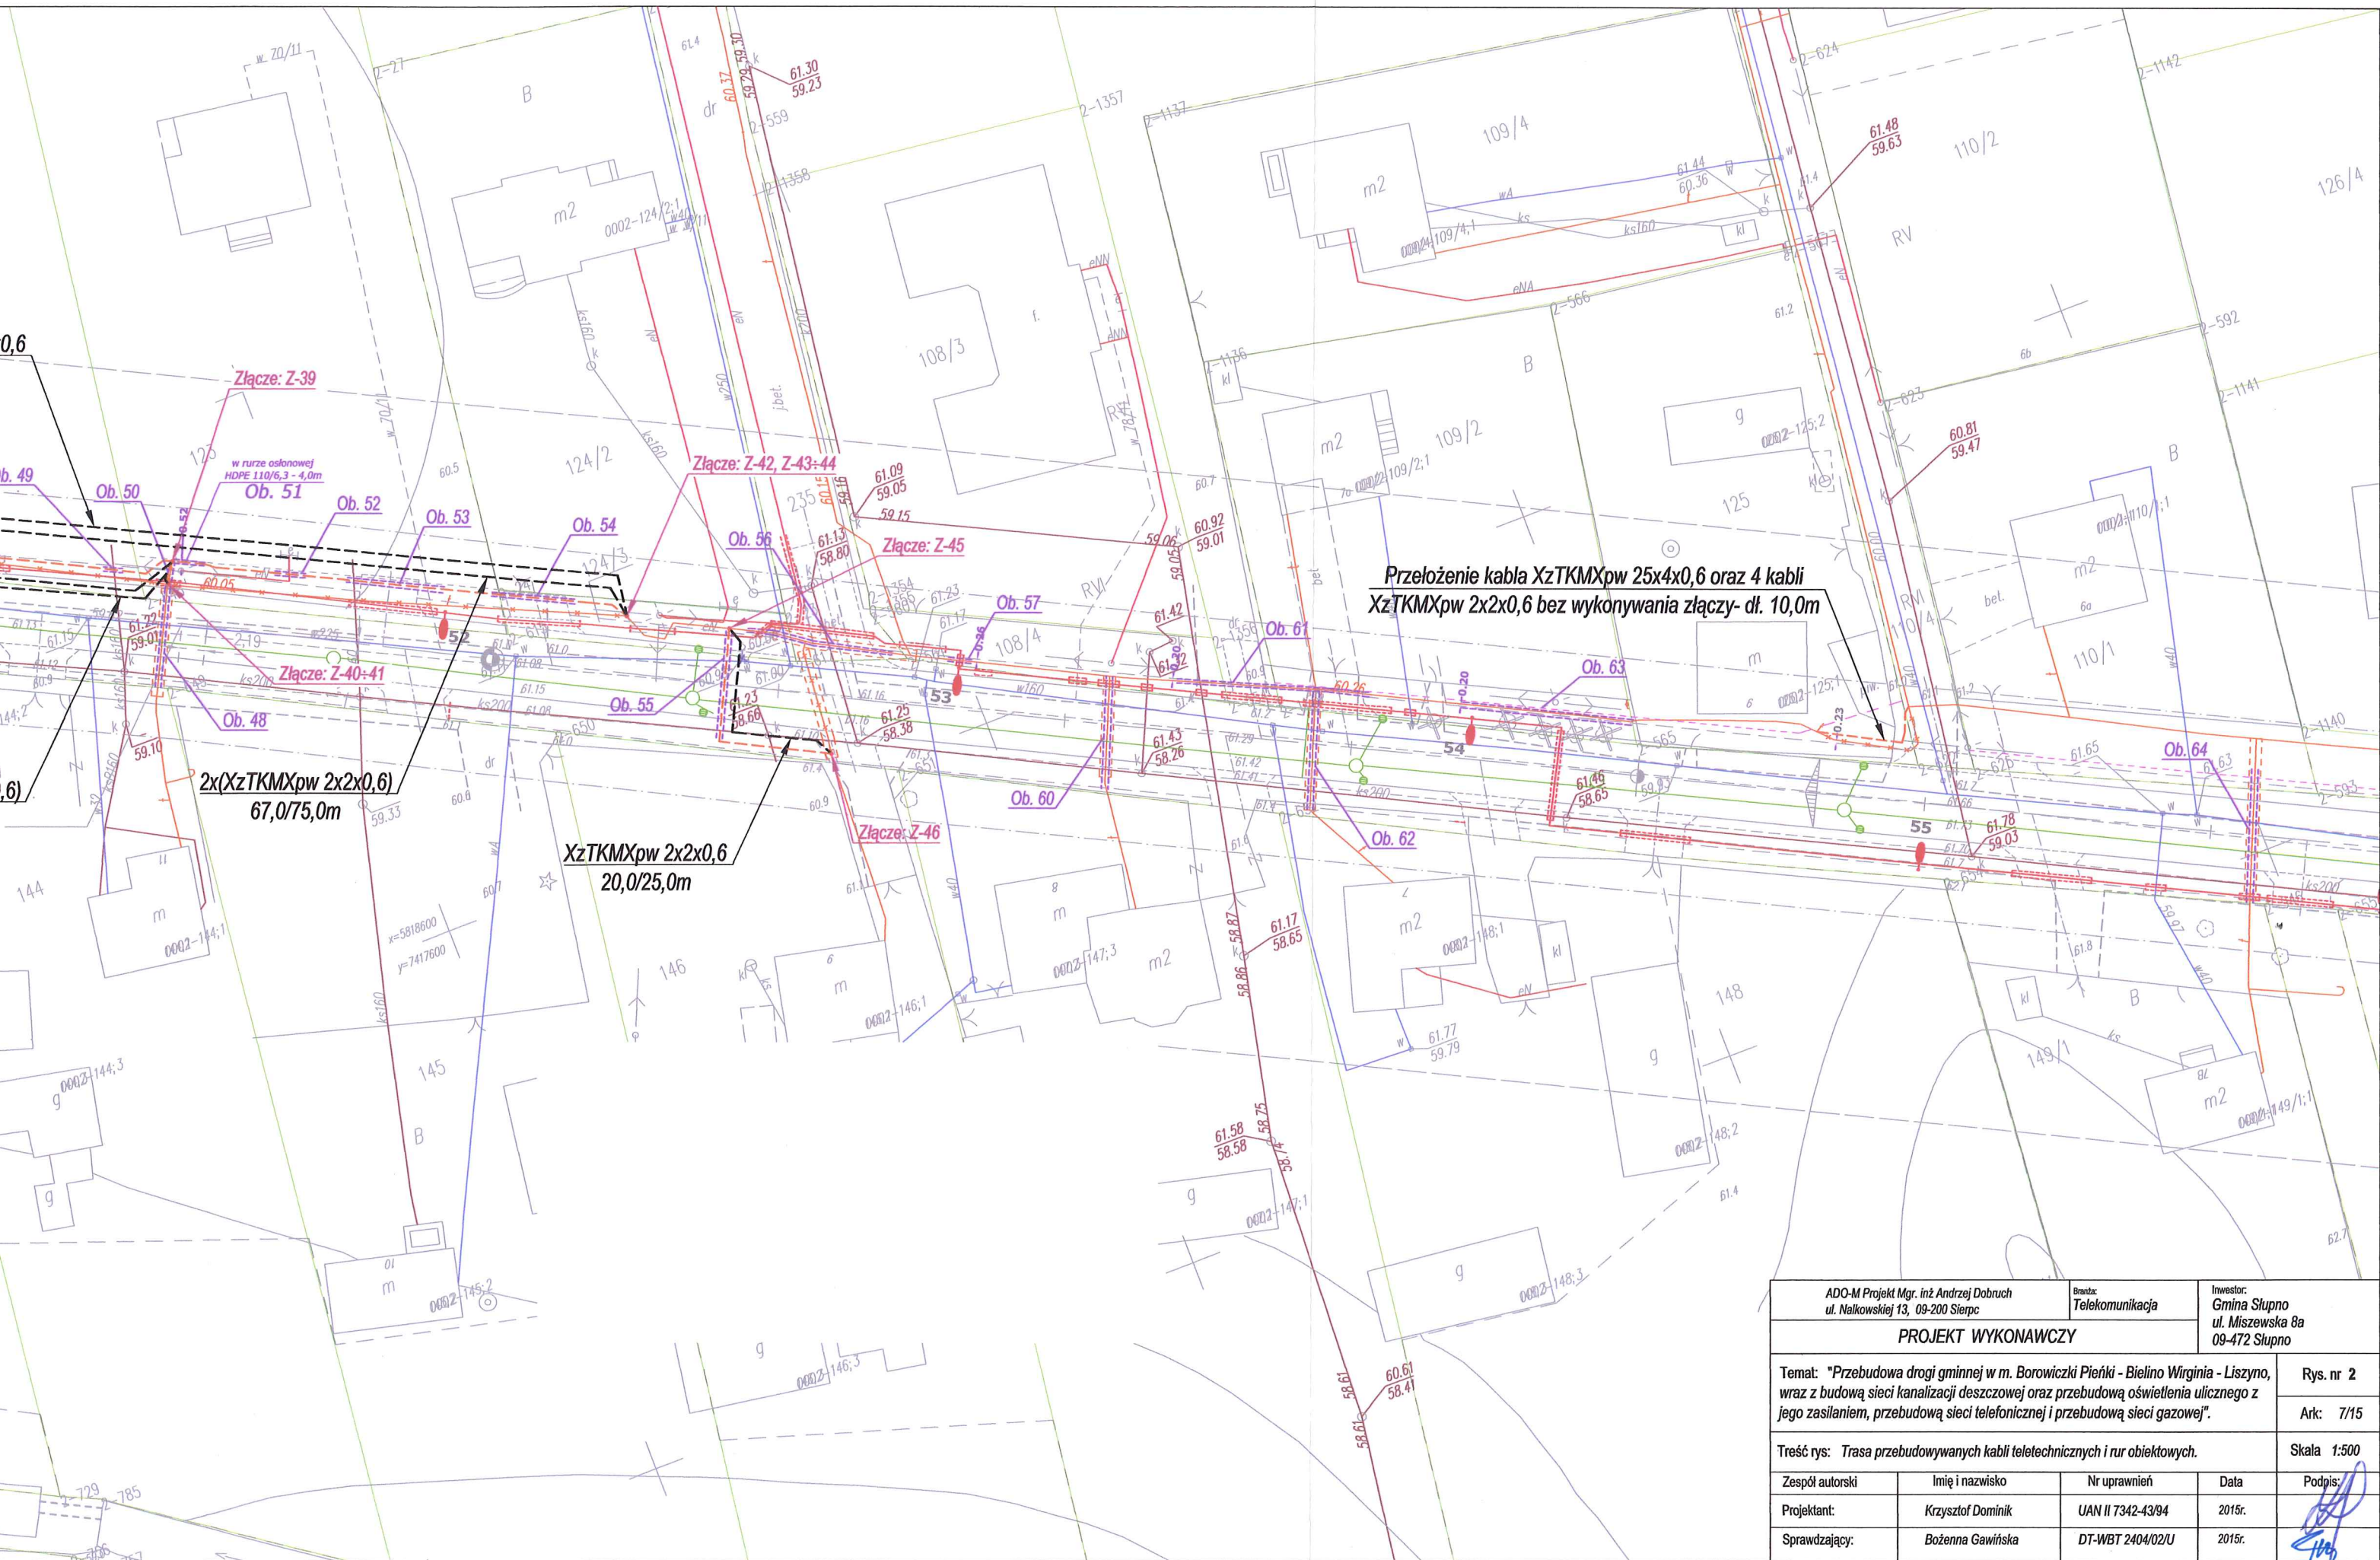

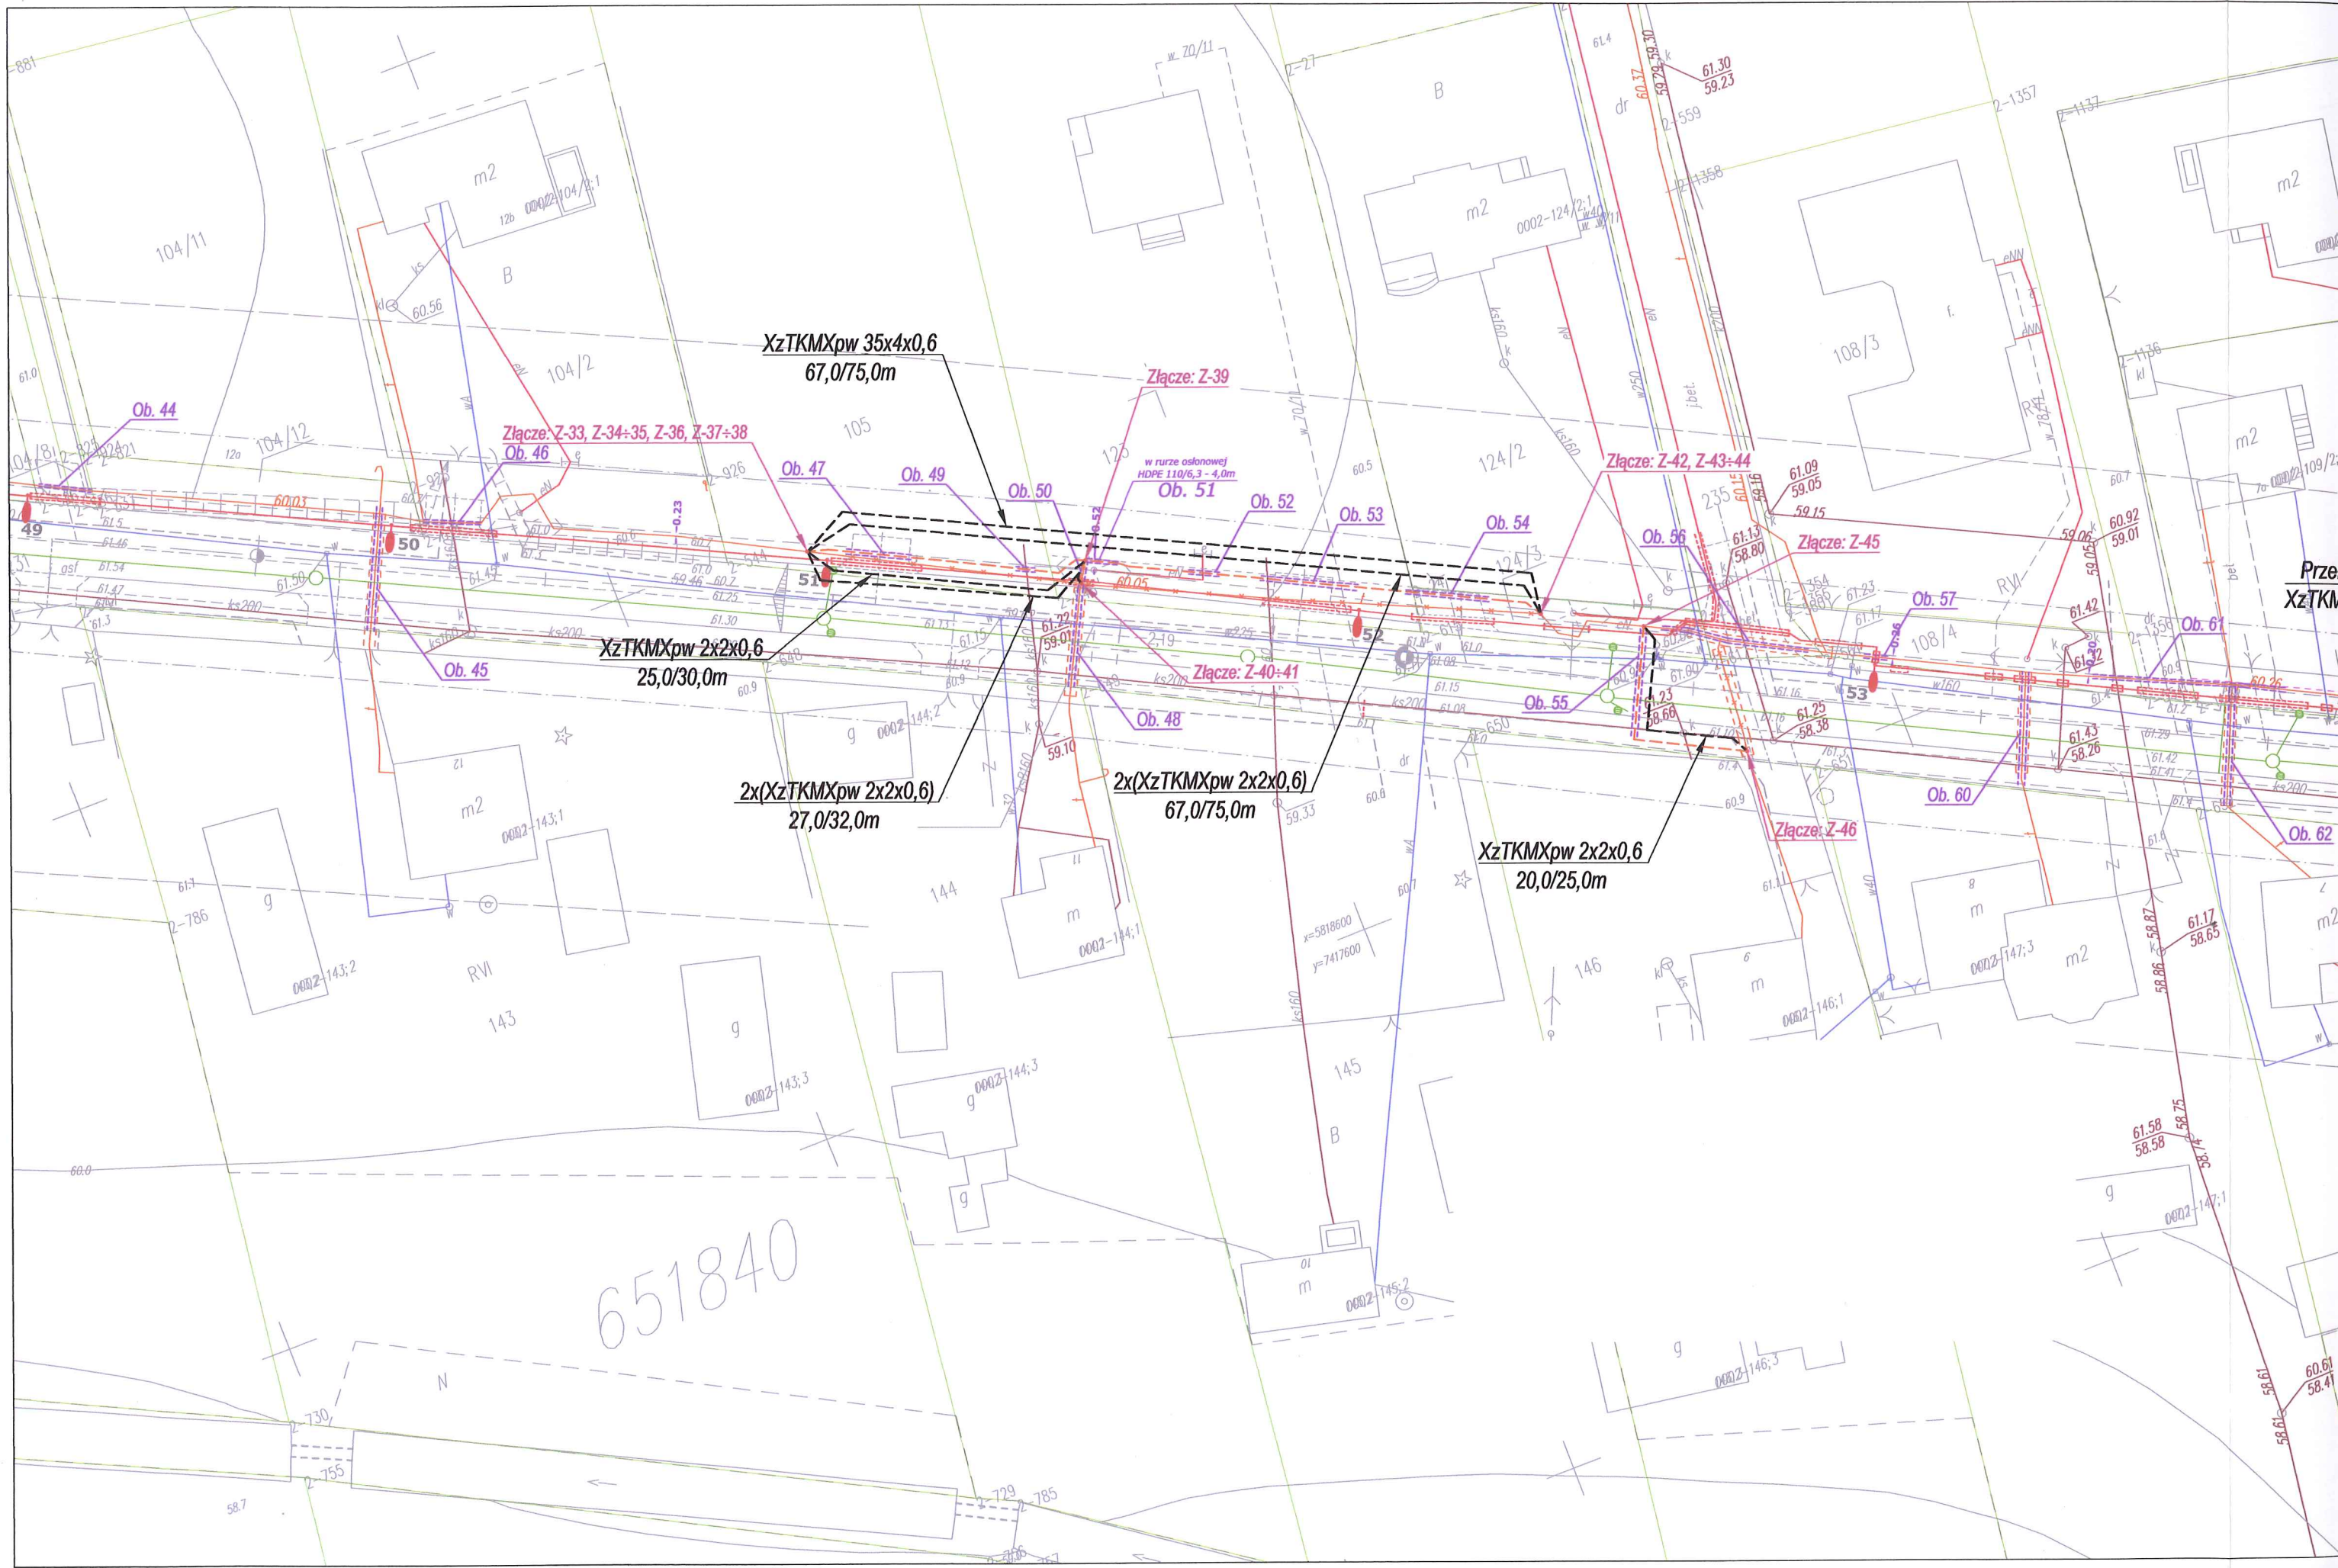

XzTKMXpw 35x4x0,6
67,0/75,0m

Złącze: Z-33, Z-34-35, Z-36, Z-37-38
Ob. 46

Złącze: Z-39

Złącze: Z-42, Z-43-44

Złącze: Z-45

Złącze: Z-40-41

Złącze: Z-46

XzTKMXpw 2x2x0,6
25,0/30,0m

2x(XzTKMXpw 2x2x0,6)
27,0/32,0m

2x(XzTKMXpw 2x2x0,6)
67,0/75,0m

XzTKMXpw 2x2x0,6
20,0/25,0m

651840


Przek
XzTKM




ADO-M Projekt Mgr. inż. Andrzej Dobruch ul. Nalkowskiej 13, 09-200 Sierpc		Branża: Telekomunikacja		Inwestor: Gmina Słupno ul. Miszewska 8a 09-472 Słupno	
PROJEKT WYKONAWCZY					
Temat: "Przebudowa drogi gminnej w m. Borowiczki Pieńki - Bielino Wirginia - Liszyno, wraz z budową sieci kanalizacji deszczowej oraz przebudową oświetlenia ulicznego z jego zasilaniem, przebudową sieci telefonicznej i przebudową sieci gazowej".					Rys. nr 2
					Ark: 9/15
Treść rys: Trasa przebudowywanych kabli teletechnicznych i rur obiektowych.					Skala 1:500
Zespół autorski	Imię i nazwisko	Nr uprawnień	Data	Podpis:	
Projektant:	Krzysztof Dominik	UAN II 7342-43/94	2015r.	[Signature]	
Sprawdzający:	Bożenna Gawińska	DT-WBT 2404/02/U	2015r.	[Signature]	



ADO-M Projekt Mgr. inż. Andrzej Dobruch ul. Nalkowskiej 13, 09-200 Sierpc		Branża: Telekomunikacja		Inwestor: Gmina Słupno ul. Miszewska 8a 09-472 Słupno	
PROJEKT WYKONAWCZY					
Temat: "Przebudowa drogi gminnej w m. Borowiczki Pieńki - Bielino Wirginia - Liszyno, wraz z budową sieci kanalizacji deszczowej oraz przebudową oświetlenia ulicznego z jego zasilaniem, przebudową sieci telefonicznej i przebudową sieci gazowej".					Rys. nr 2
					Ark: 8/15
Treść rys: Trasa przebudowywanych kabli teletechnicznych i rur obiektowych.					Skala 1:500
Zespół autorski	Imię i nazwisko	Nr uprawnień	Data	Podpis:	
Projektant:	Krzysztof Dominik	UAN II 7342-43/94	2015r.	[Signature]	
Sprawdzający:	Bożenna Gawińska	DT-WBT 2404/02/U	2015r.	[Signature]	

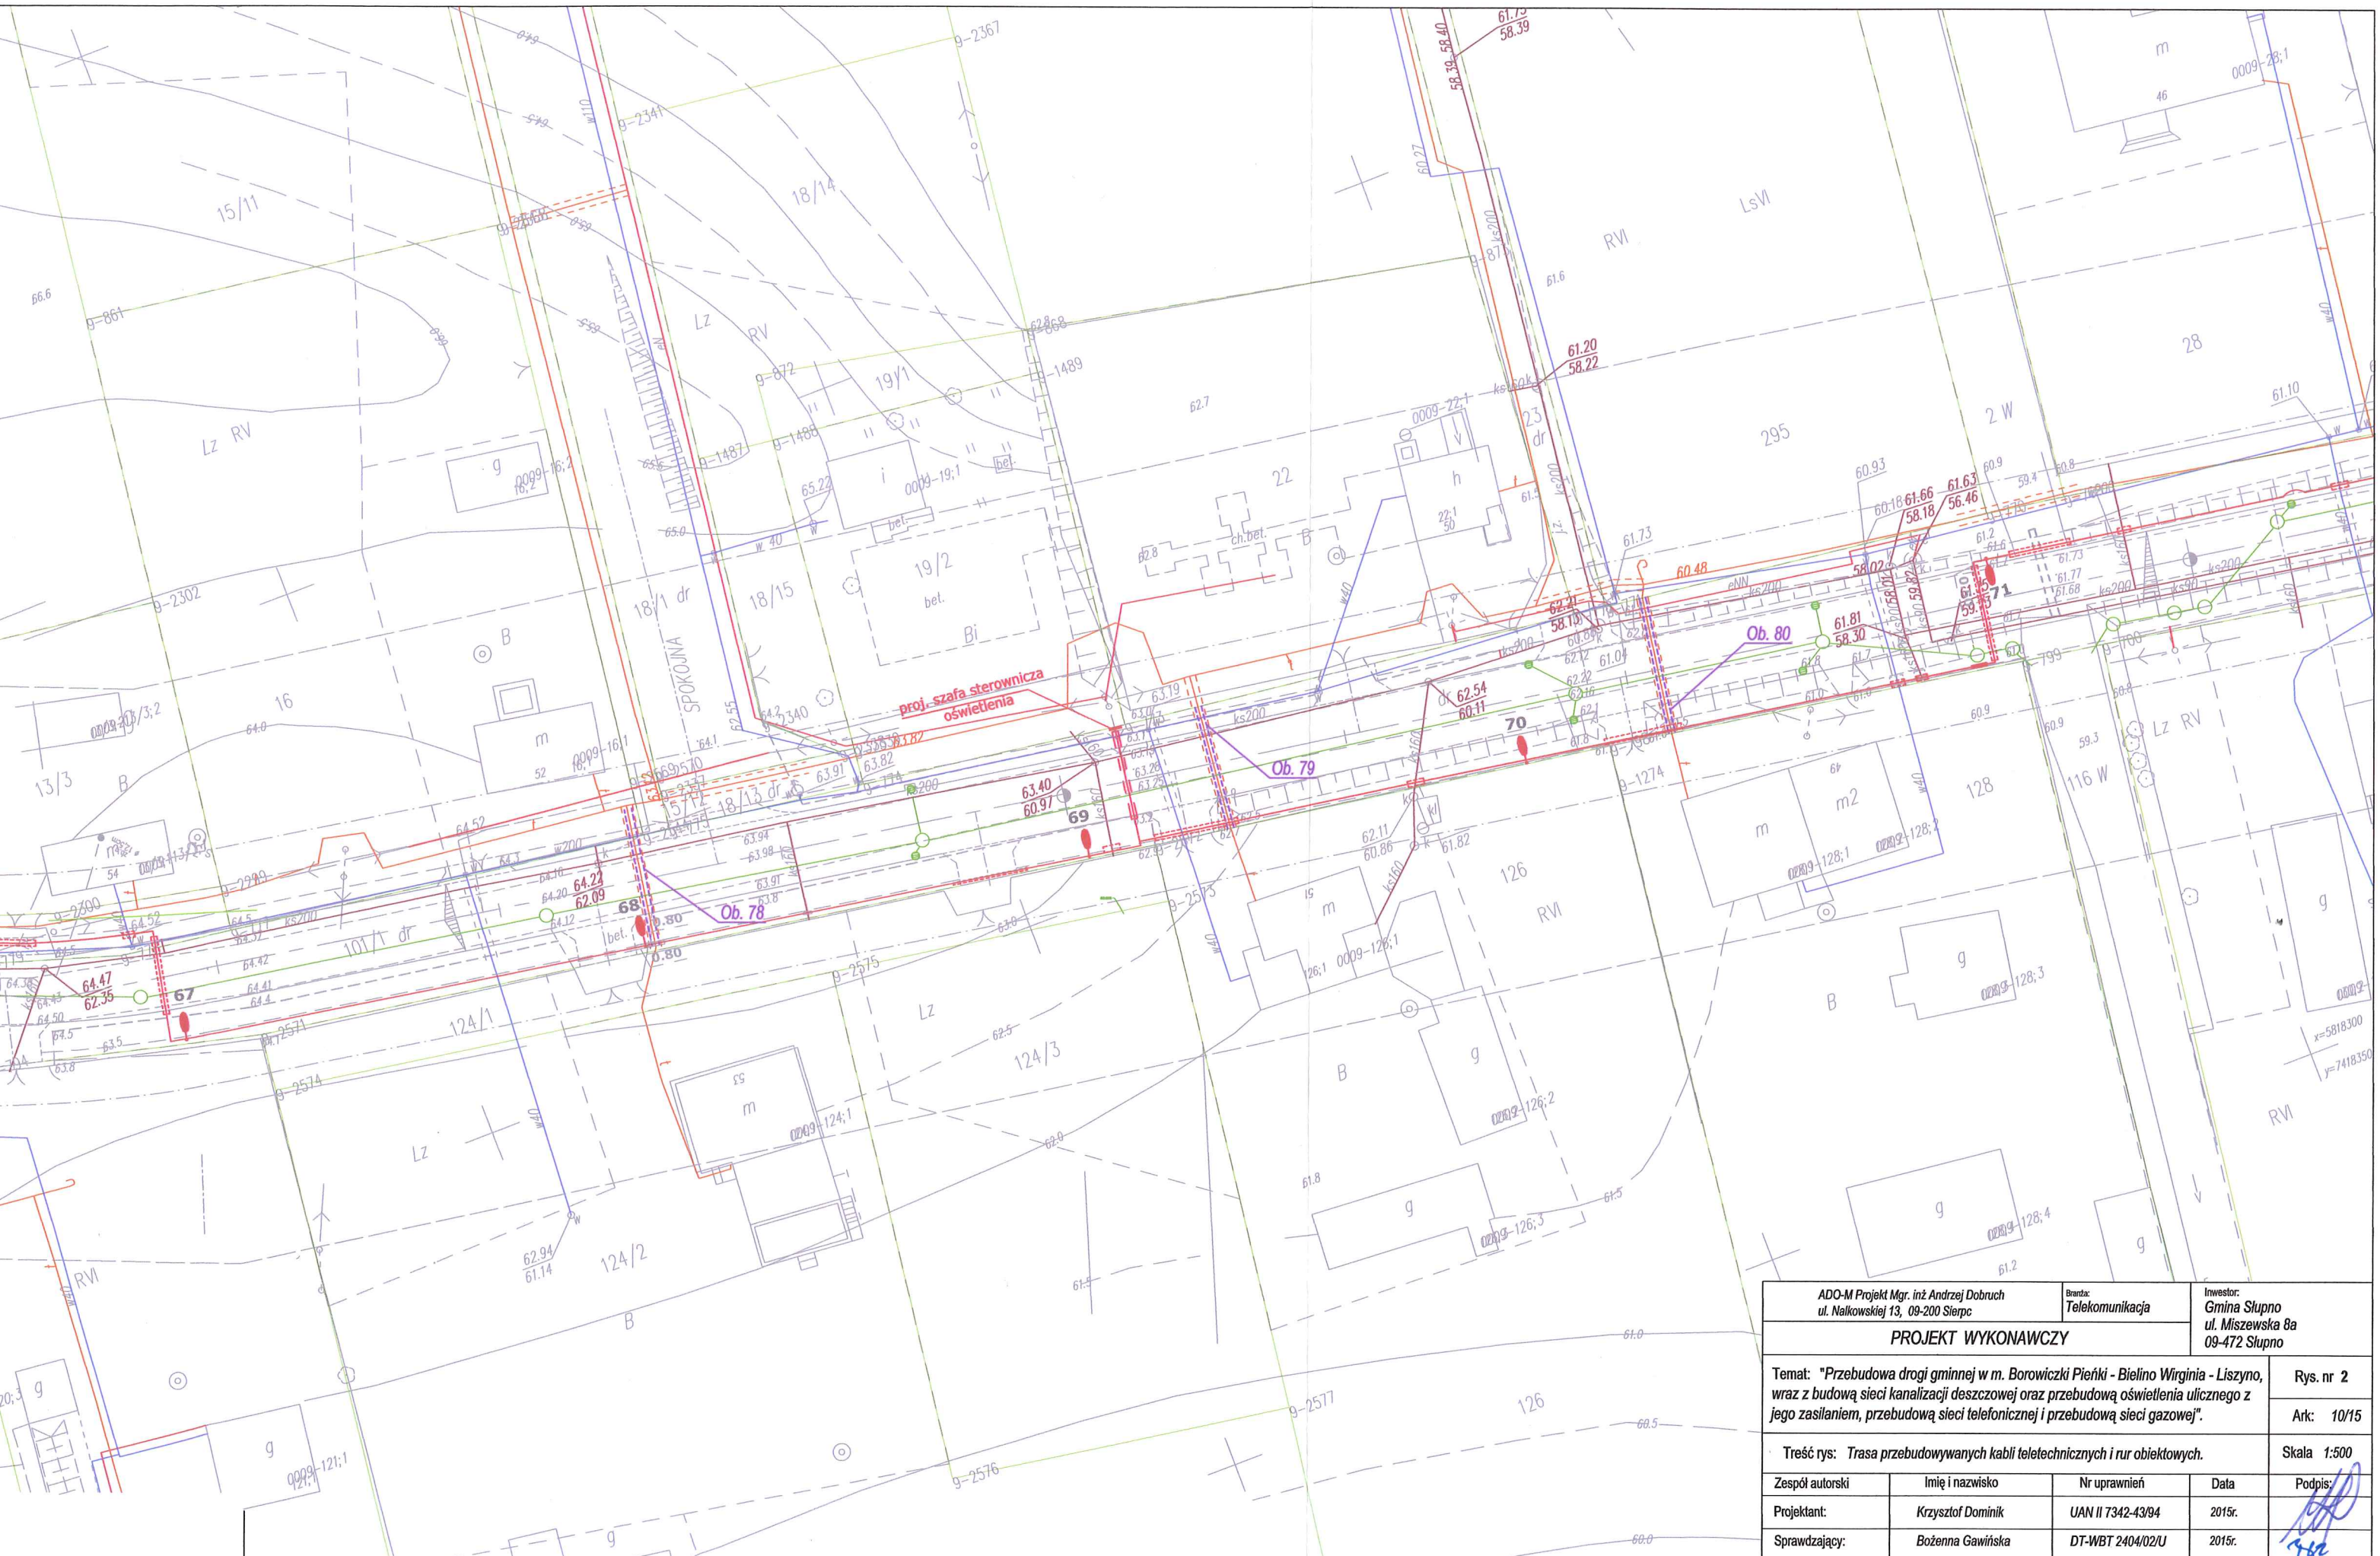

ADO-M Projekt Mgr. inż. Andrzej Dobruch ul. Nalkowskiej 13, 09-200 Sierpc		Branża: Telekomunikacja		Inwestor: Gmina Słupno ul. Miszewska 8a 09-472 Słupno	
PROJEKT WYKONAWCZY					
Temat: "Przebudowa drogi gminnej w m. Borowiczki Pieńki - Bielino Wirginia - Liszyno, wraz z budową sieci kanalizacji deszczowej oraz przebudową oświetlenia ulicznego z jego zasilaniem, przebudową sieci telefonicznej i przebudową sieci gazowej".					Rys. nr 2
					Ark: 10/15
Treść rys: Trasa przebudowywanych kabli teletechnicznych i rur obiektowych.					
Zespół autorski	Imię i nazwisko	Nr uprawnień	Data	Podpis:	
Projektant:	Krzysztof Dominik	UAN II 7342-43/94	2015r.		
Sprawdzający:	Bożenna Gawińska	DT-WBT 2404/02/U	2015r.		

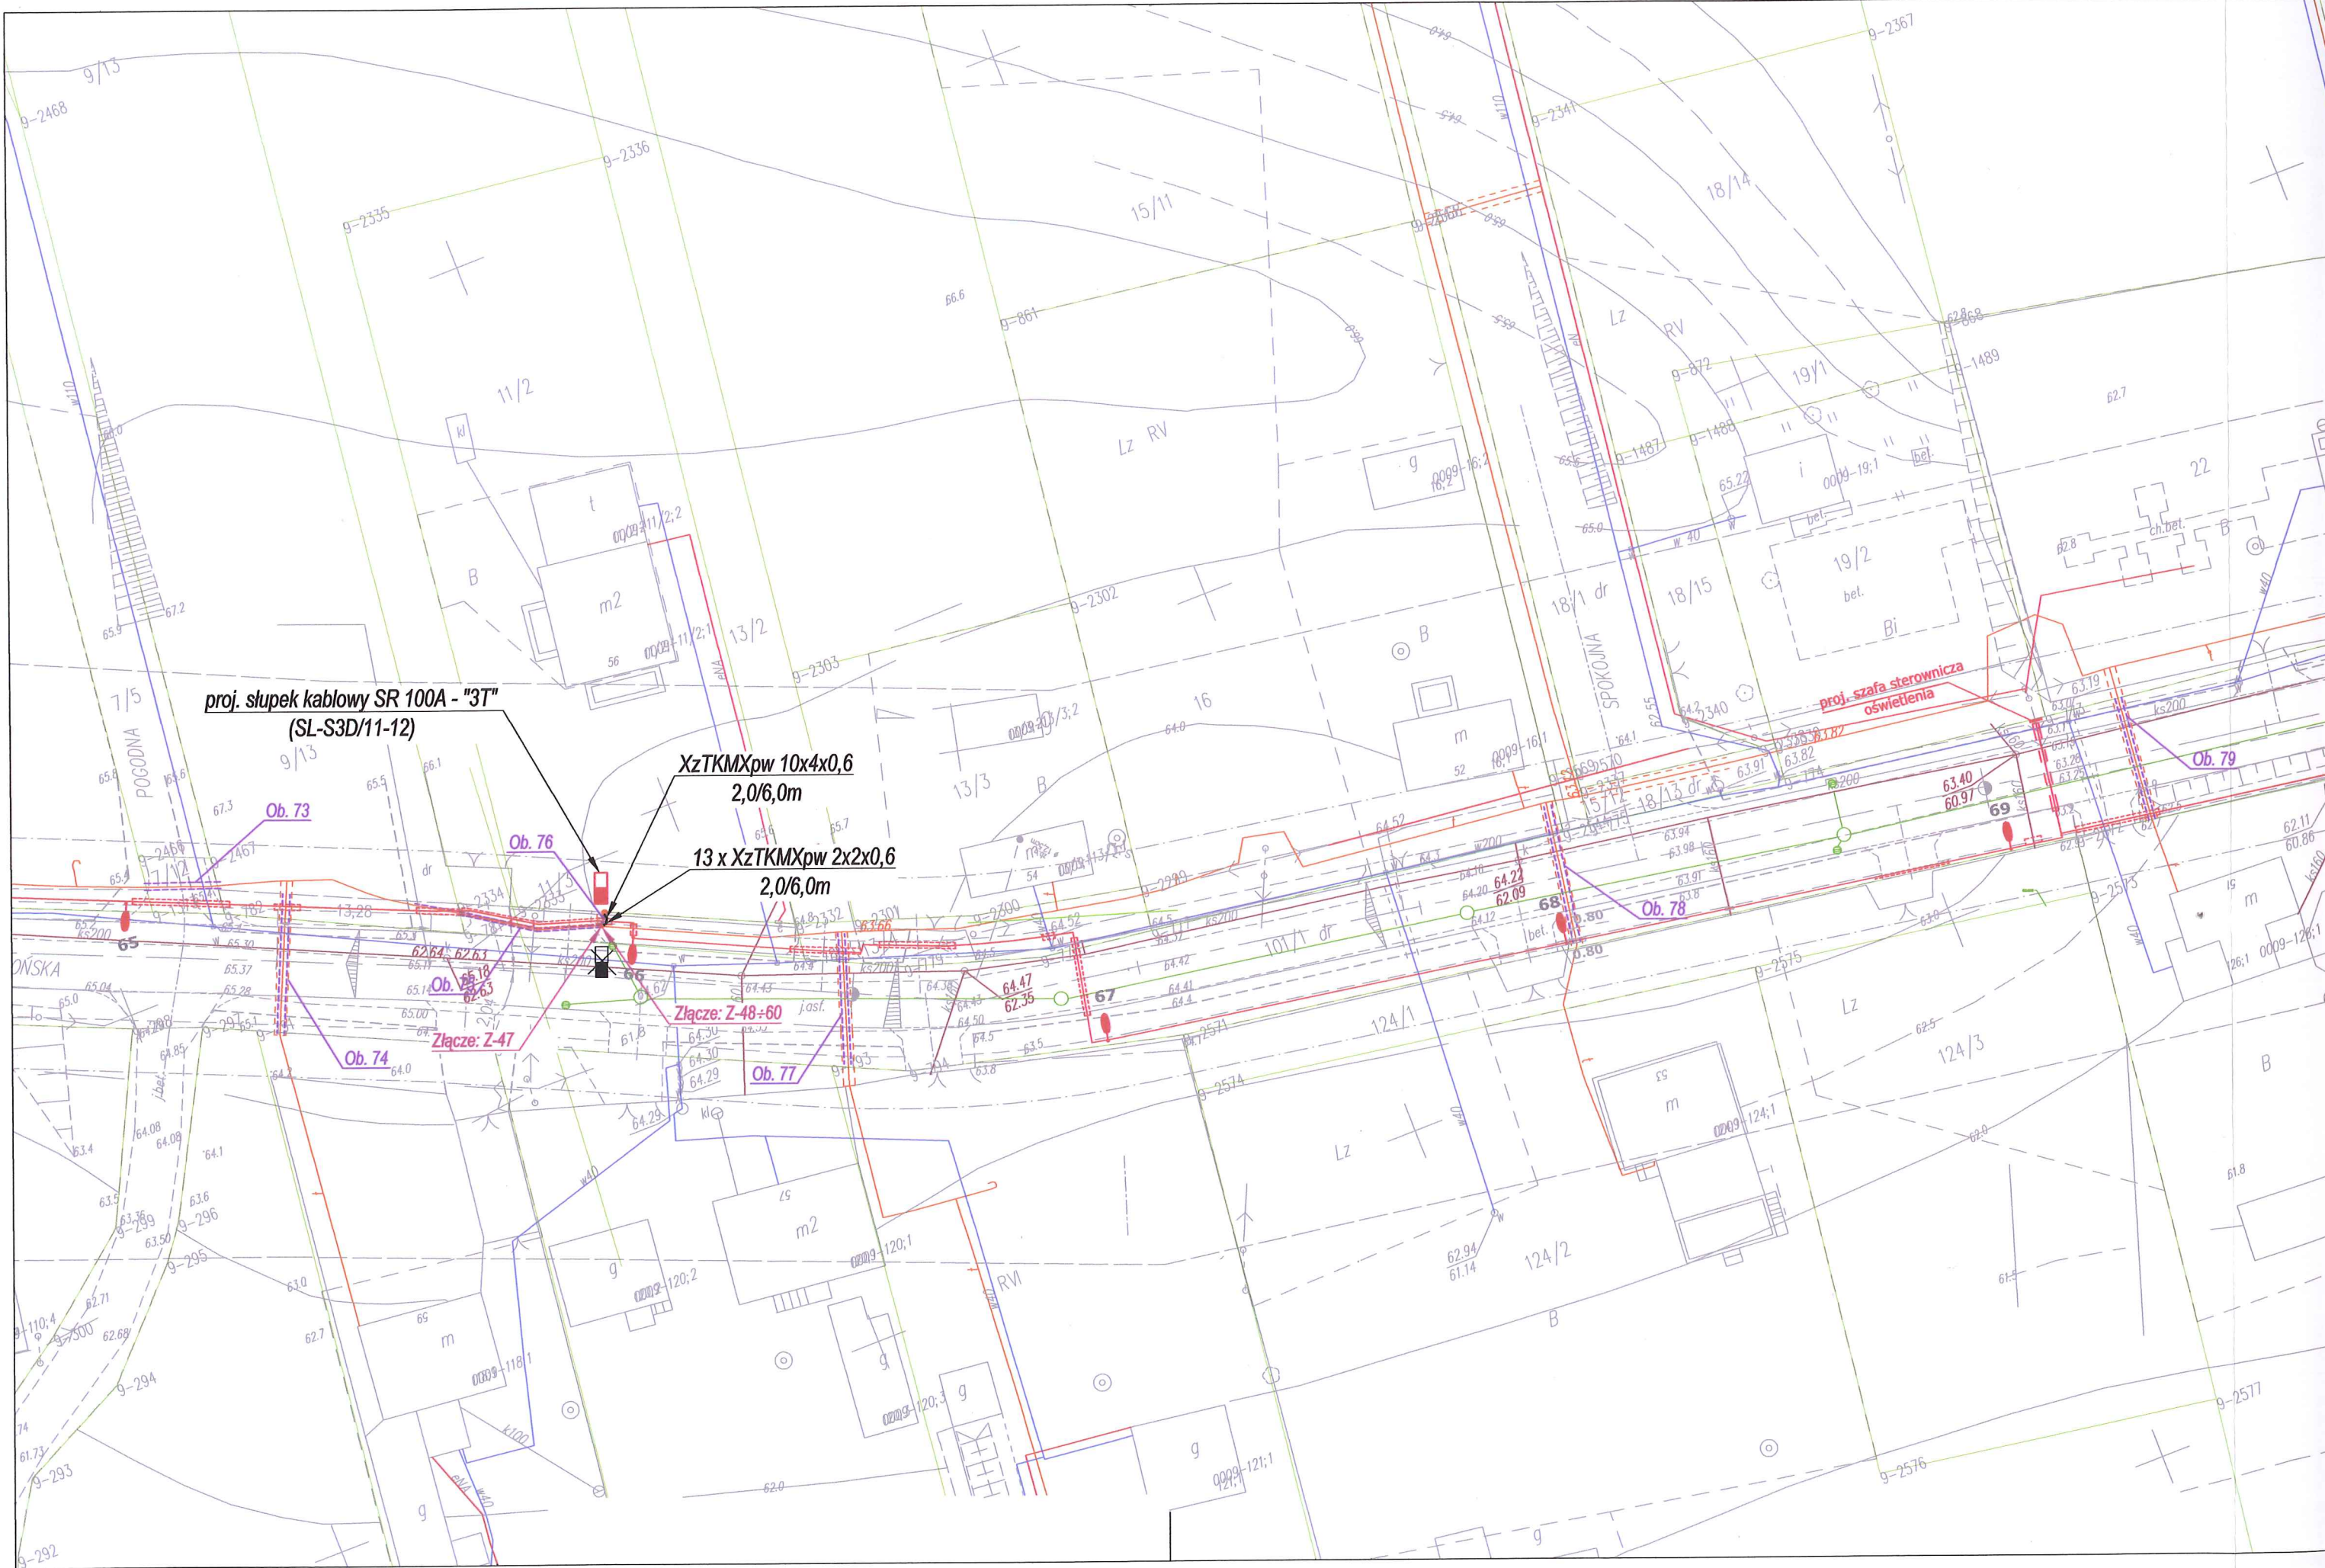

proj. słupek kablowy SR 100A - "3T"
(SL-S3D/11-12)

XzTKMXpw 10x4x0,6
2,0/6,0m

13 x XzTKMXpw 2x2x0,6
2,0/6,0m

Złącze: Z-47

Złącze: Z-48+60

proj. szafa sterownicza
oświetlenia

Ob. 73

Ob. 76


Ob. 74


Ob. 75

Ob. 77

Ob. 78


Ob. 79

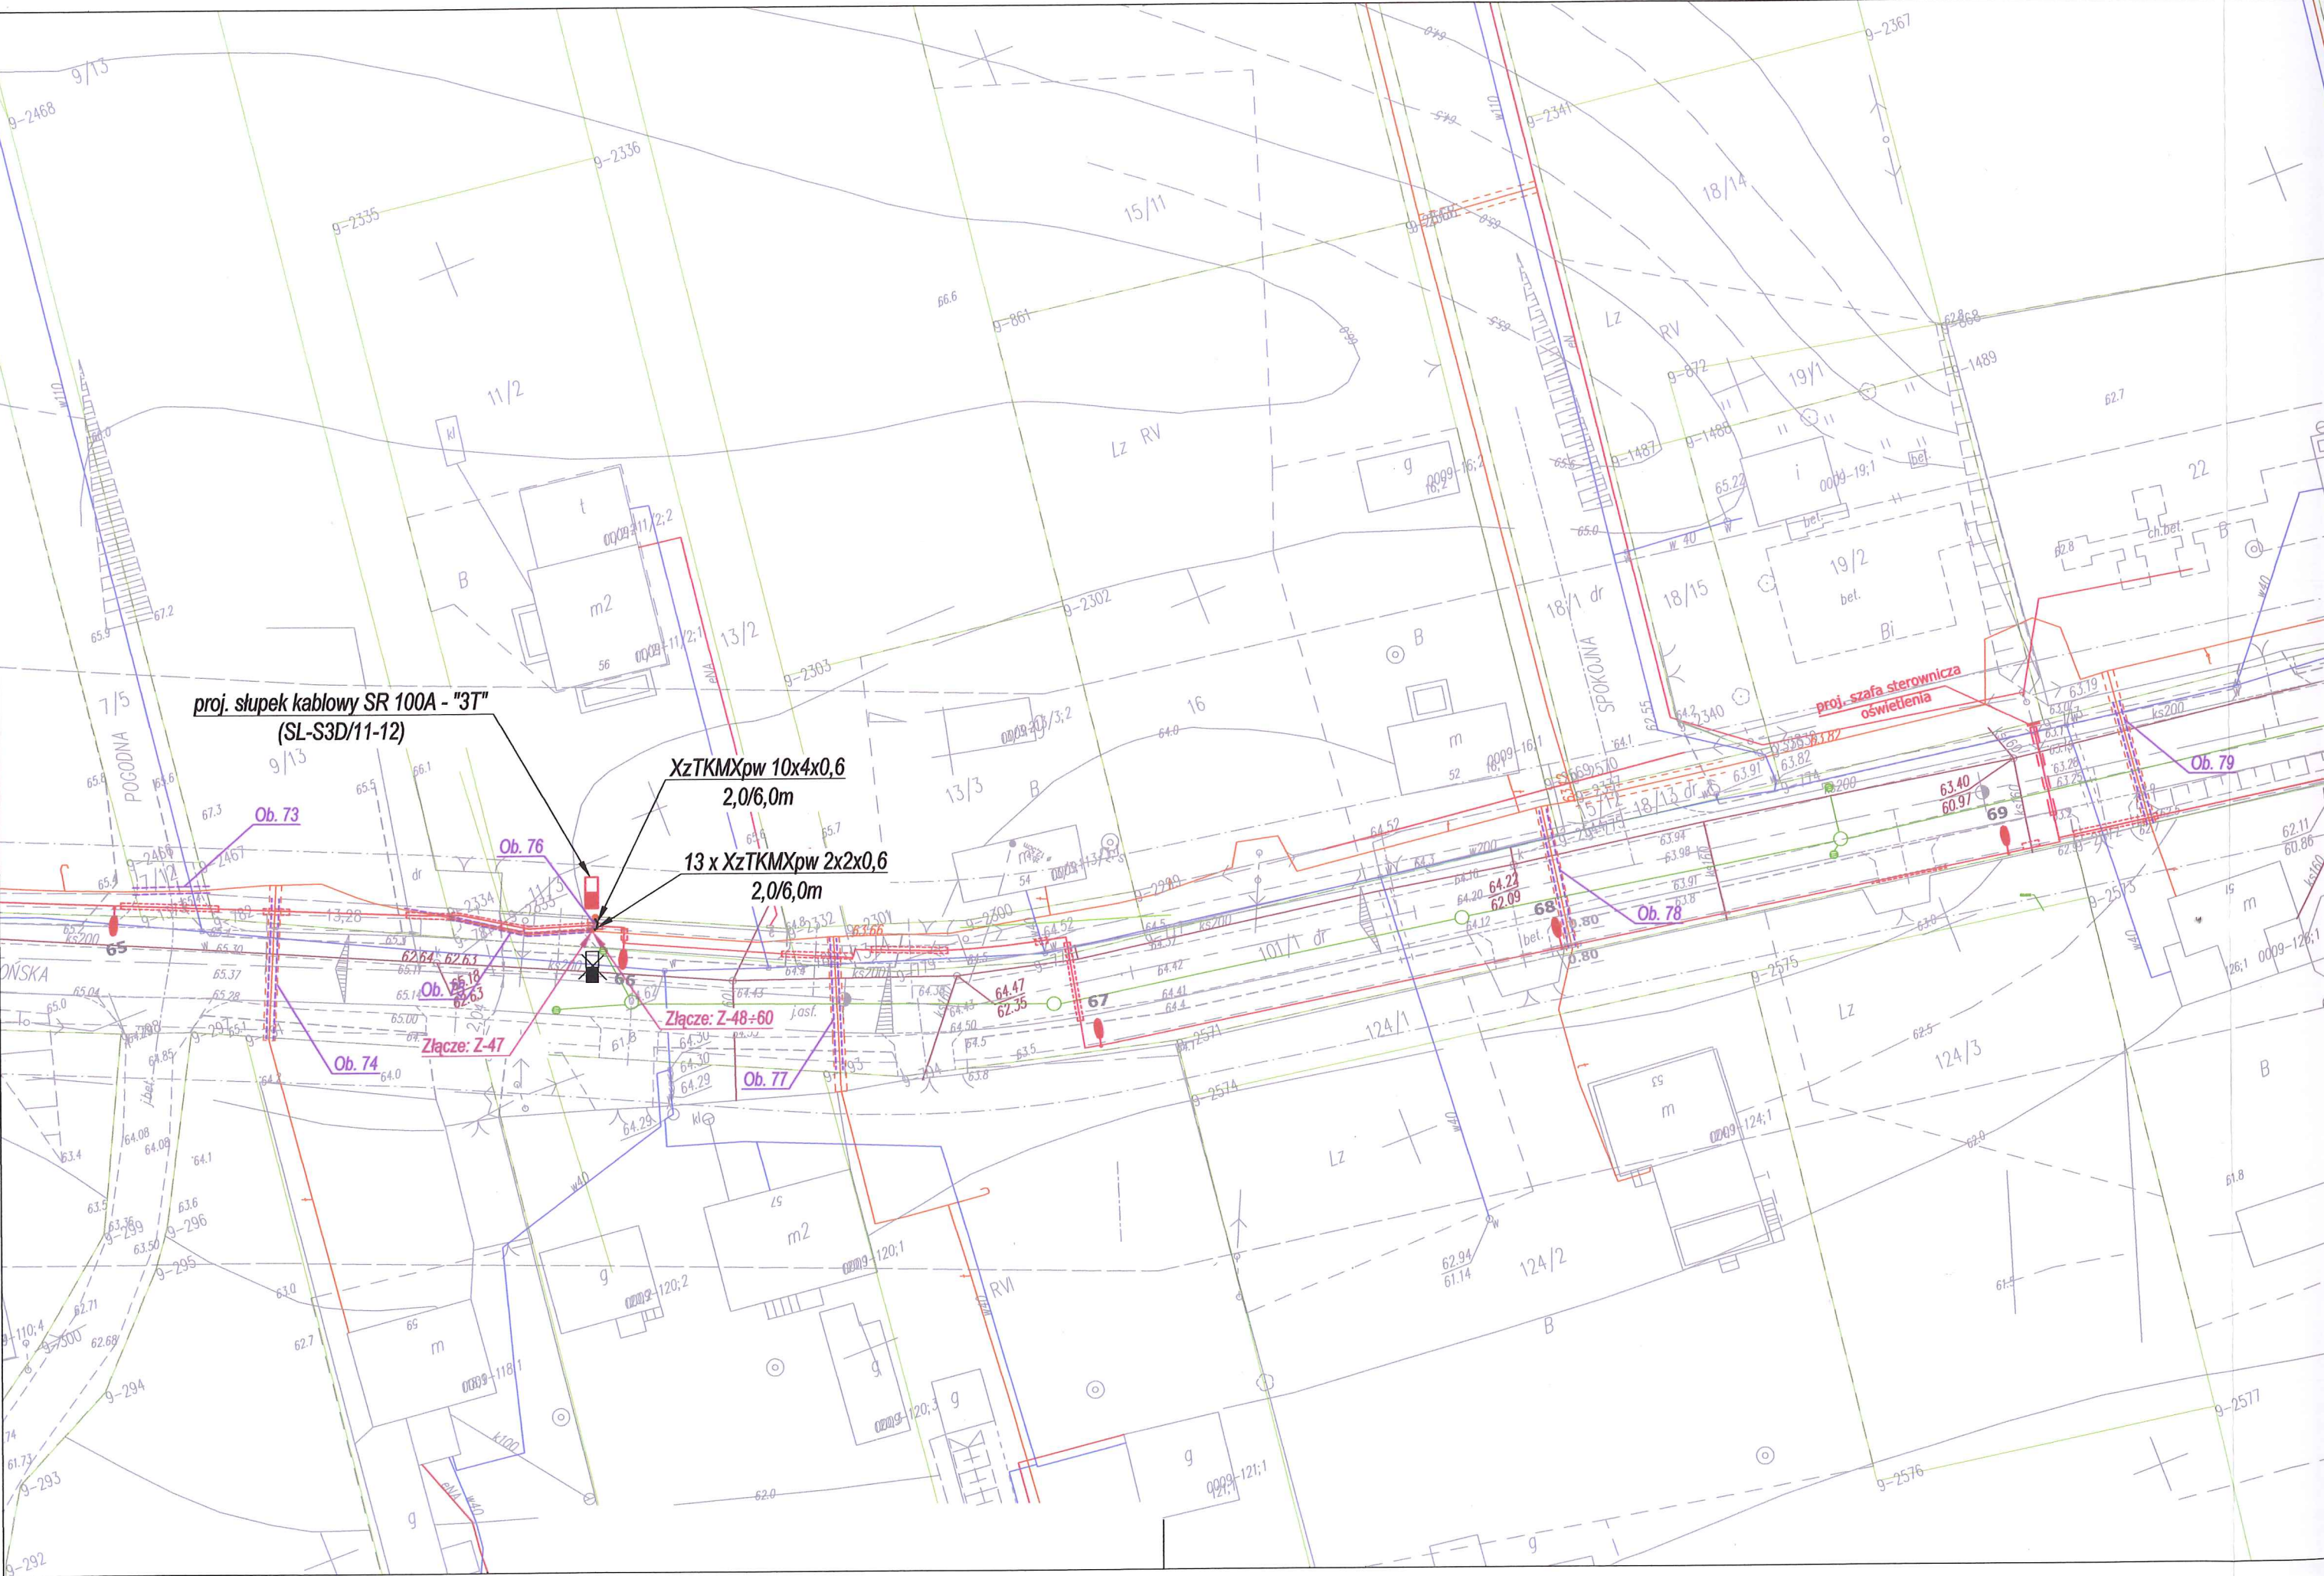


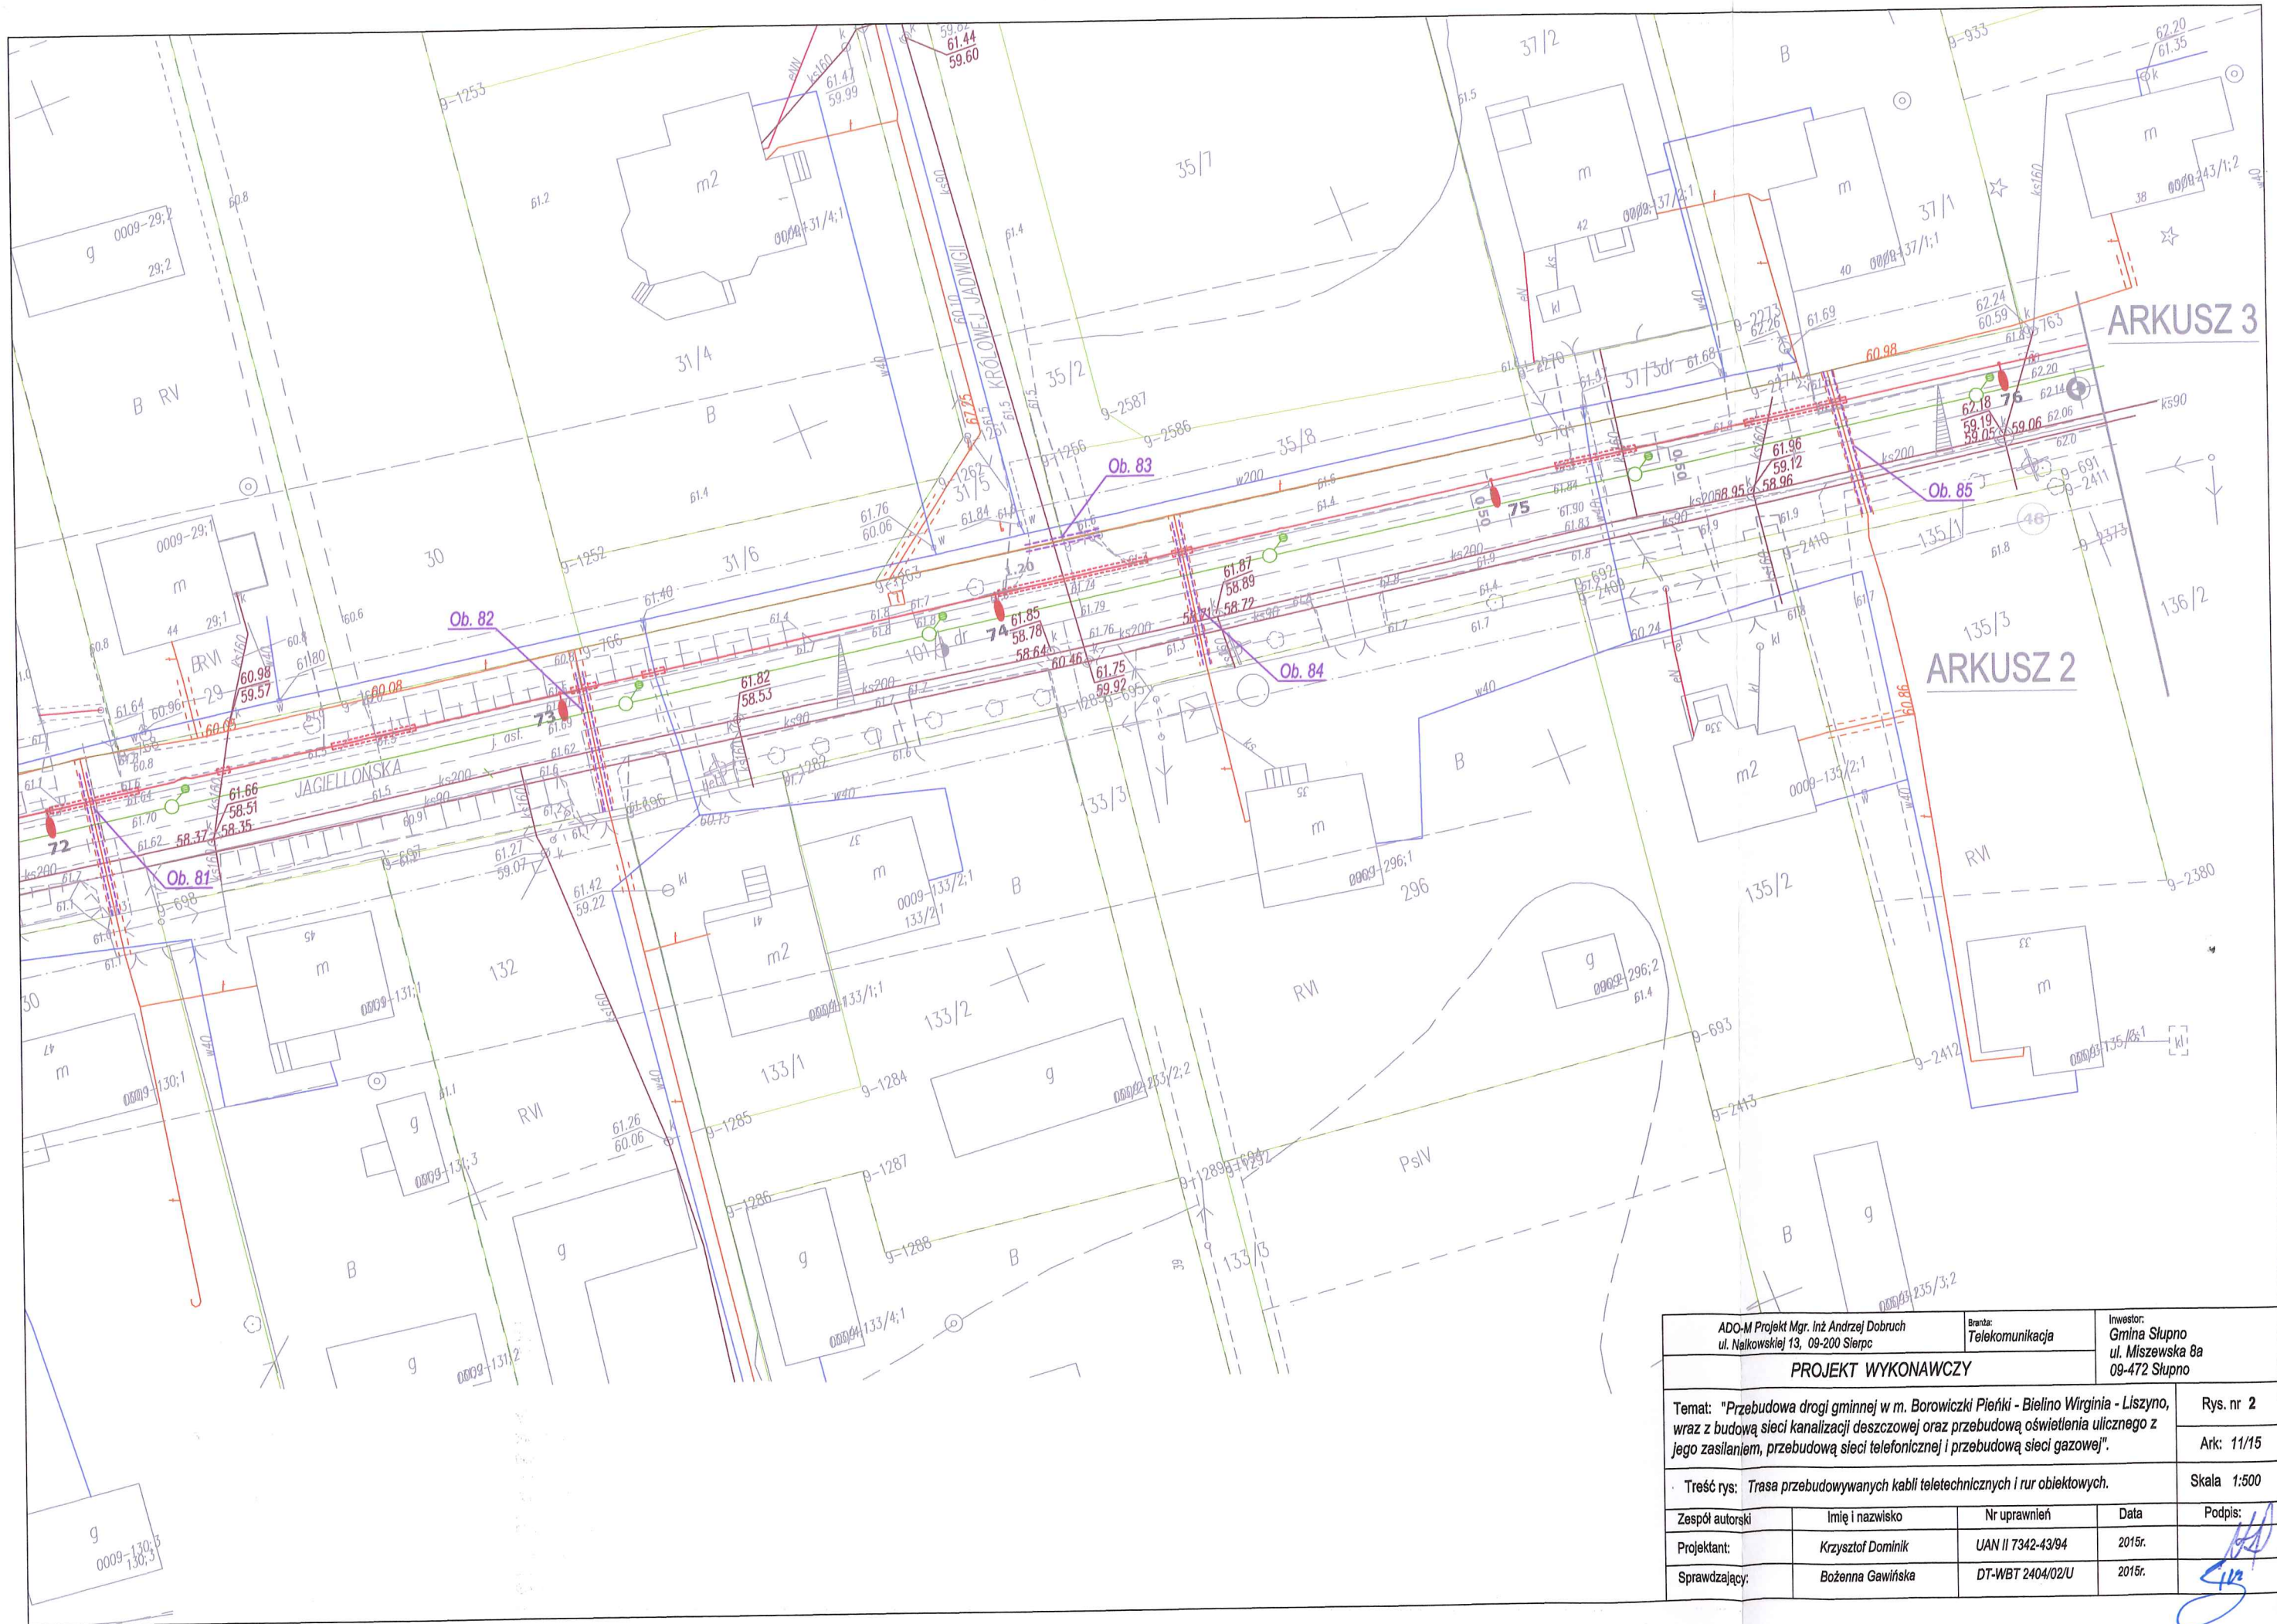



ARKUSZ 3


ARKUSZ 2

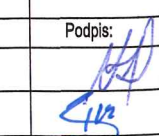
ADO-M Projekt Mgr. Inż. Andrzej Dobruch ul. Nalkowskiej 13, 09-200 Sierpc		Branża: Telekomunikacja		Inwestor: Gmina Słupno ul. Miszewska 8a 09-472 Słupno	
PROJEKT WYKONAWCZY					
Temat: "Przebudowa drogi gminnej w m. Borowiczki Pierńki - Bielino Wirginia - Liszyno, wraz z budową sieci kanalizacji deszczowej oraz przebudową oświetlenia ulicznego z jego zasileniem, przebudową sieci telefonicznej i przebudową sieci gazowej".					Rys. nr 2
					Ark: 11/15
Treść rys: Trasa przebudowywanych kabli teletechnicznych i rur obiektowych.					Skala 1:500
Zespół autorski	Imię i nazwisko	Nr uprawnień	Data	Podpis:	
Projektant:	Krzysztof Dominik	UAN II 7342-43/94	2015r.		
Sprawdzający:	Bożenna Gawińska	DT-WBT 2404/02/U	2015r.		

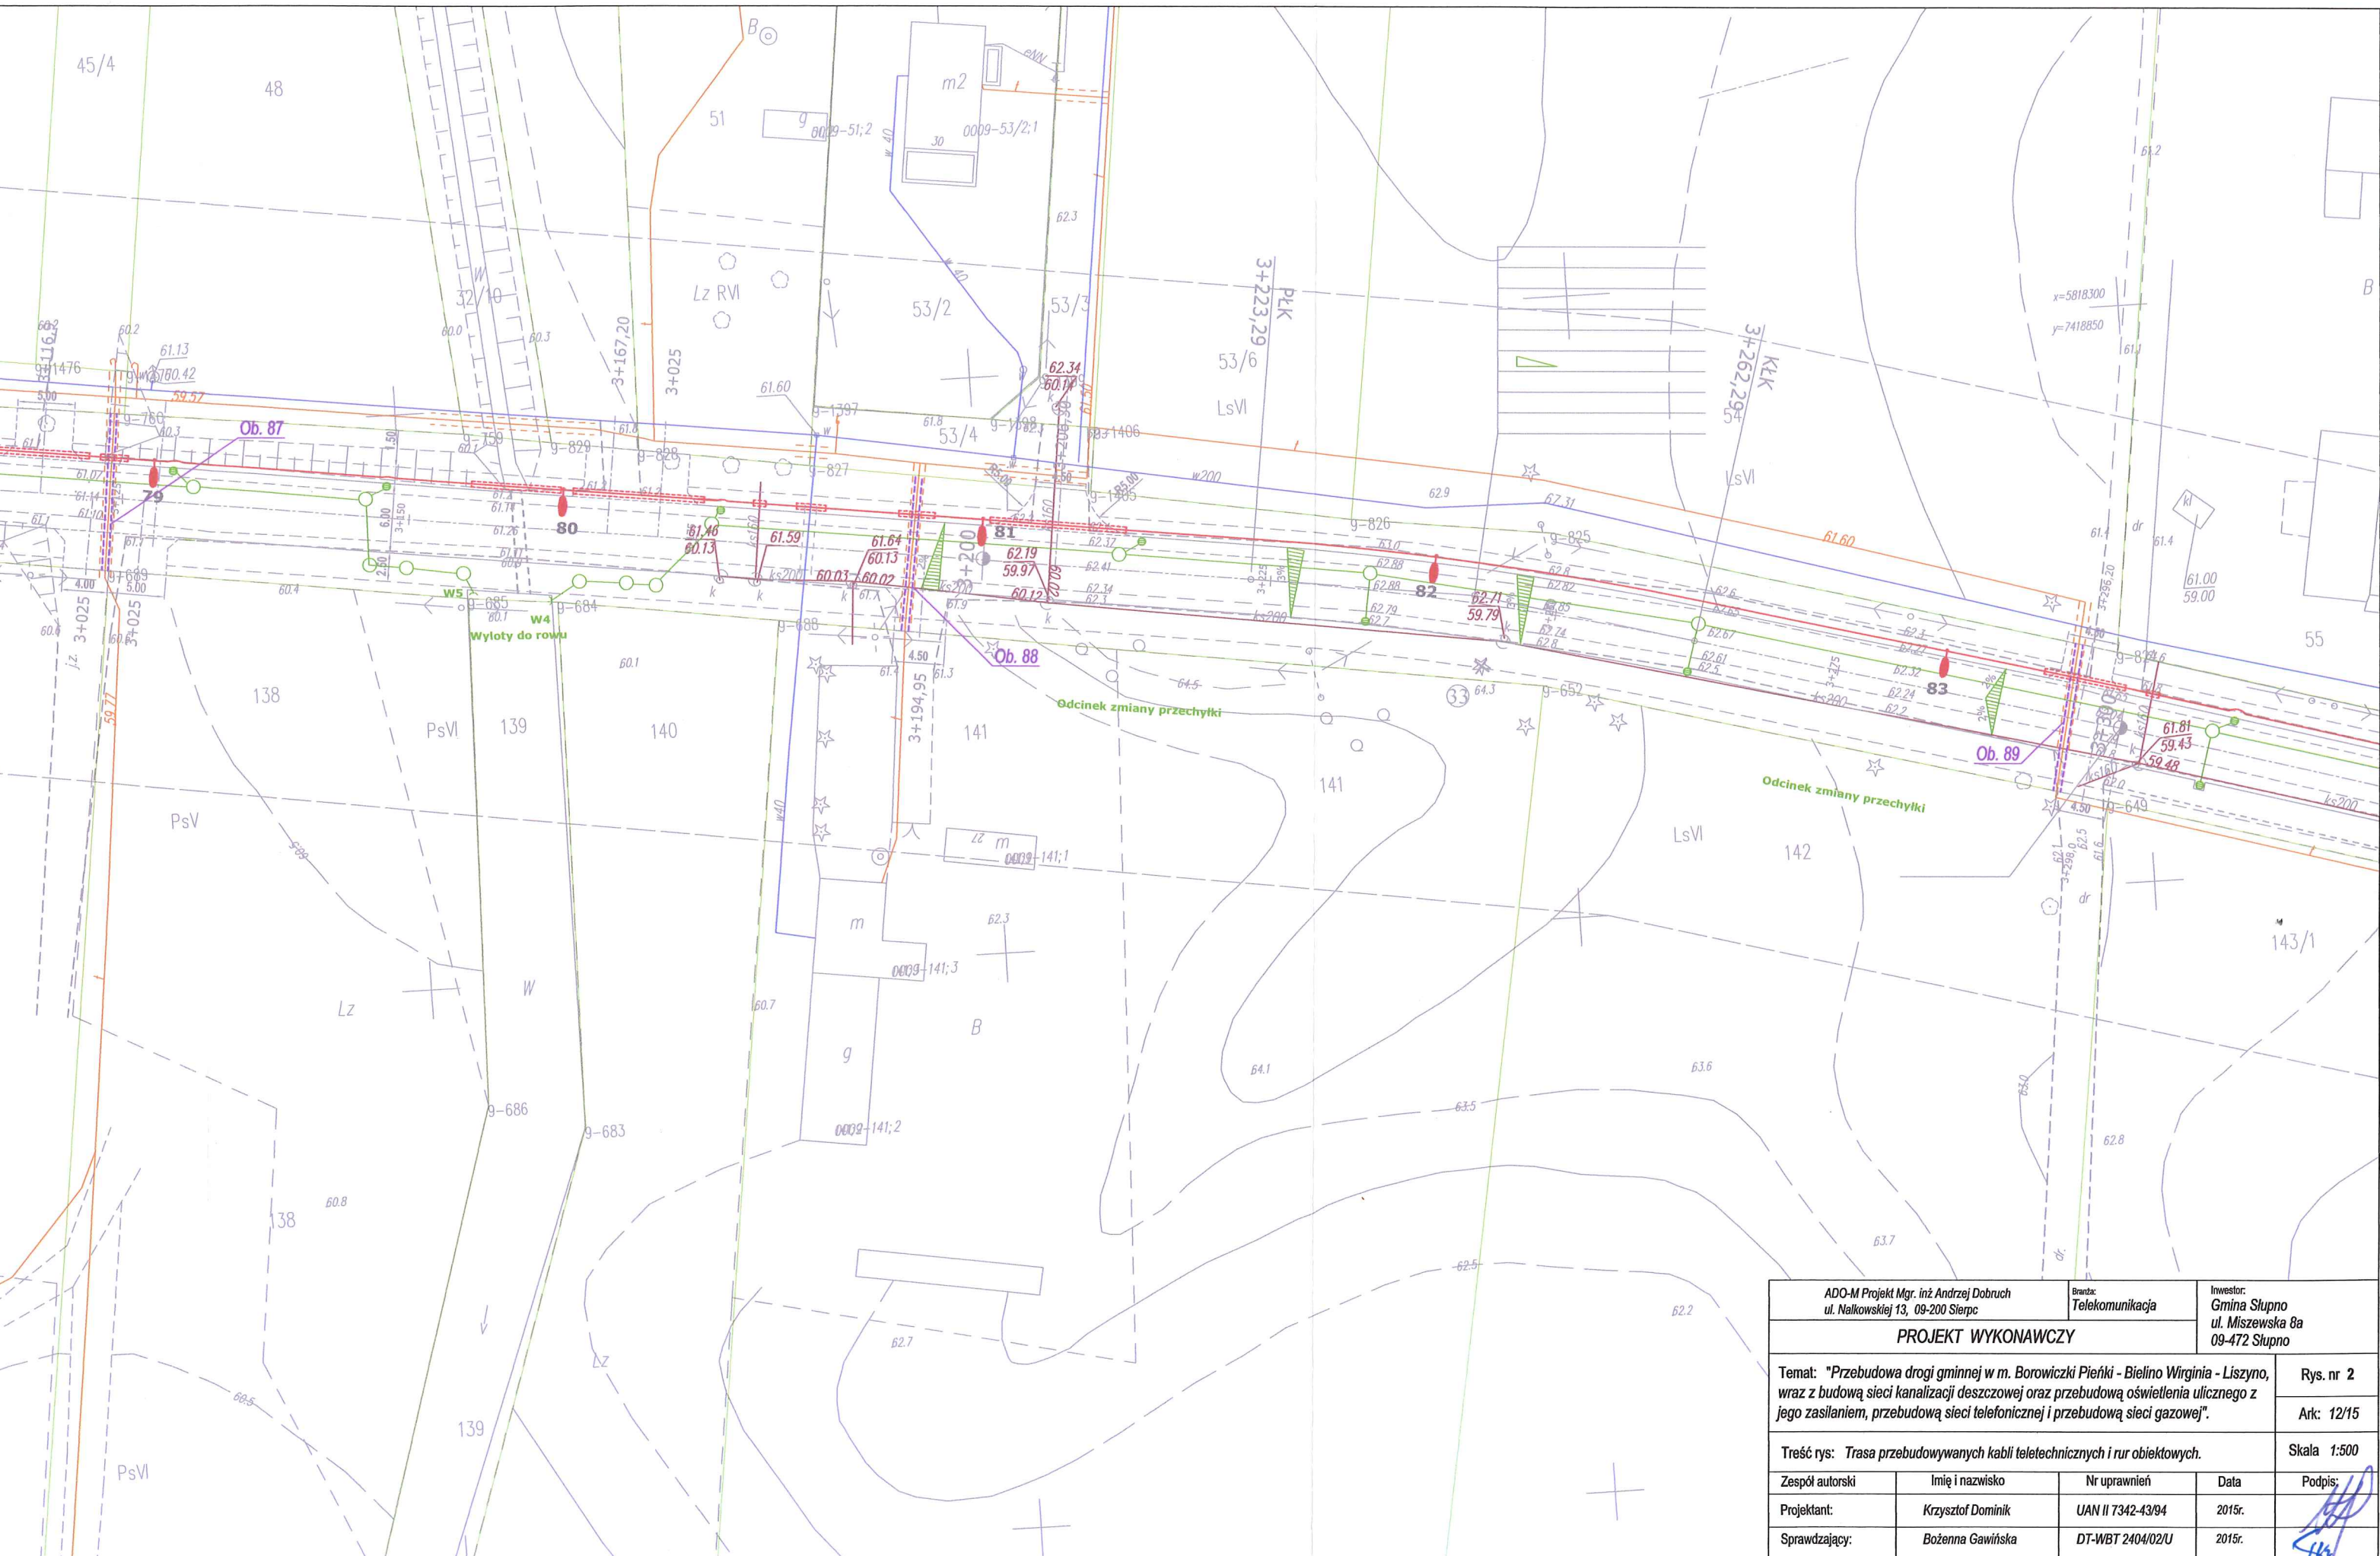


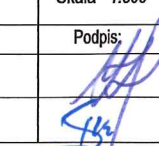ADO-M Projekt Mgr. inż. Andrzej Dobruch ul. Nalkowskiej 13, 09-200 Sierpc		Branża: Telekomunikacja		Inwestor: Gmina Słupno ul. Miszewska 8a 09-472 Słupno	
PROJEKT WYKONAWCZY					
Temat: "Przebudowa drogi gminnej w m. Borowiczki Pieńki - Bielino Virginia - Liszyno, wraz z budową sieci kanalizacji deszczowej oraz przebudową oświetlenia ulicznego z jego zasilaniem, przebudową sieci telefonicznej i przebudową sieci gazowej".					Rys. nr 2
					Ark: 12/15
Treść rys: Trasa przebudowywanych kabli teletechnicznych i rur obiektowych.					Skala 1:500
Zespół autorski	Imię i nazwisko	Nr uprawnień	Data	Podpis:	
Projektant:	Krzysztof Dominik	UAN II 7342-43/94	2015r.		
Sprawdzający:	Bożenna Gawińska	DT-WBT 2404/02/U	2015r.		

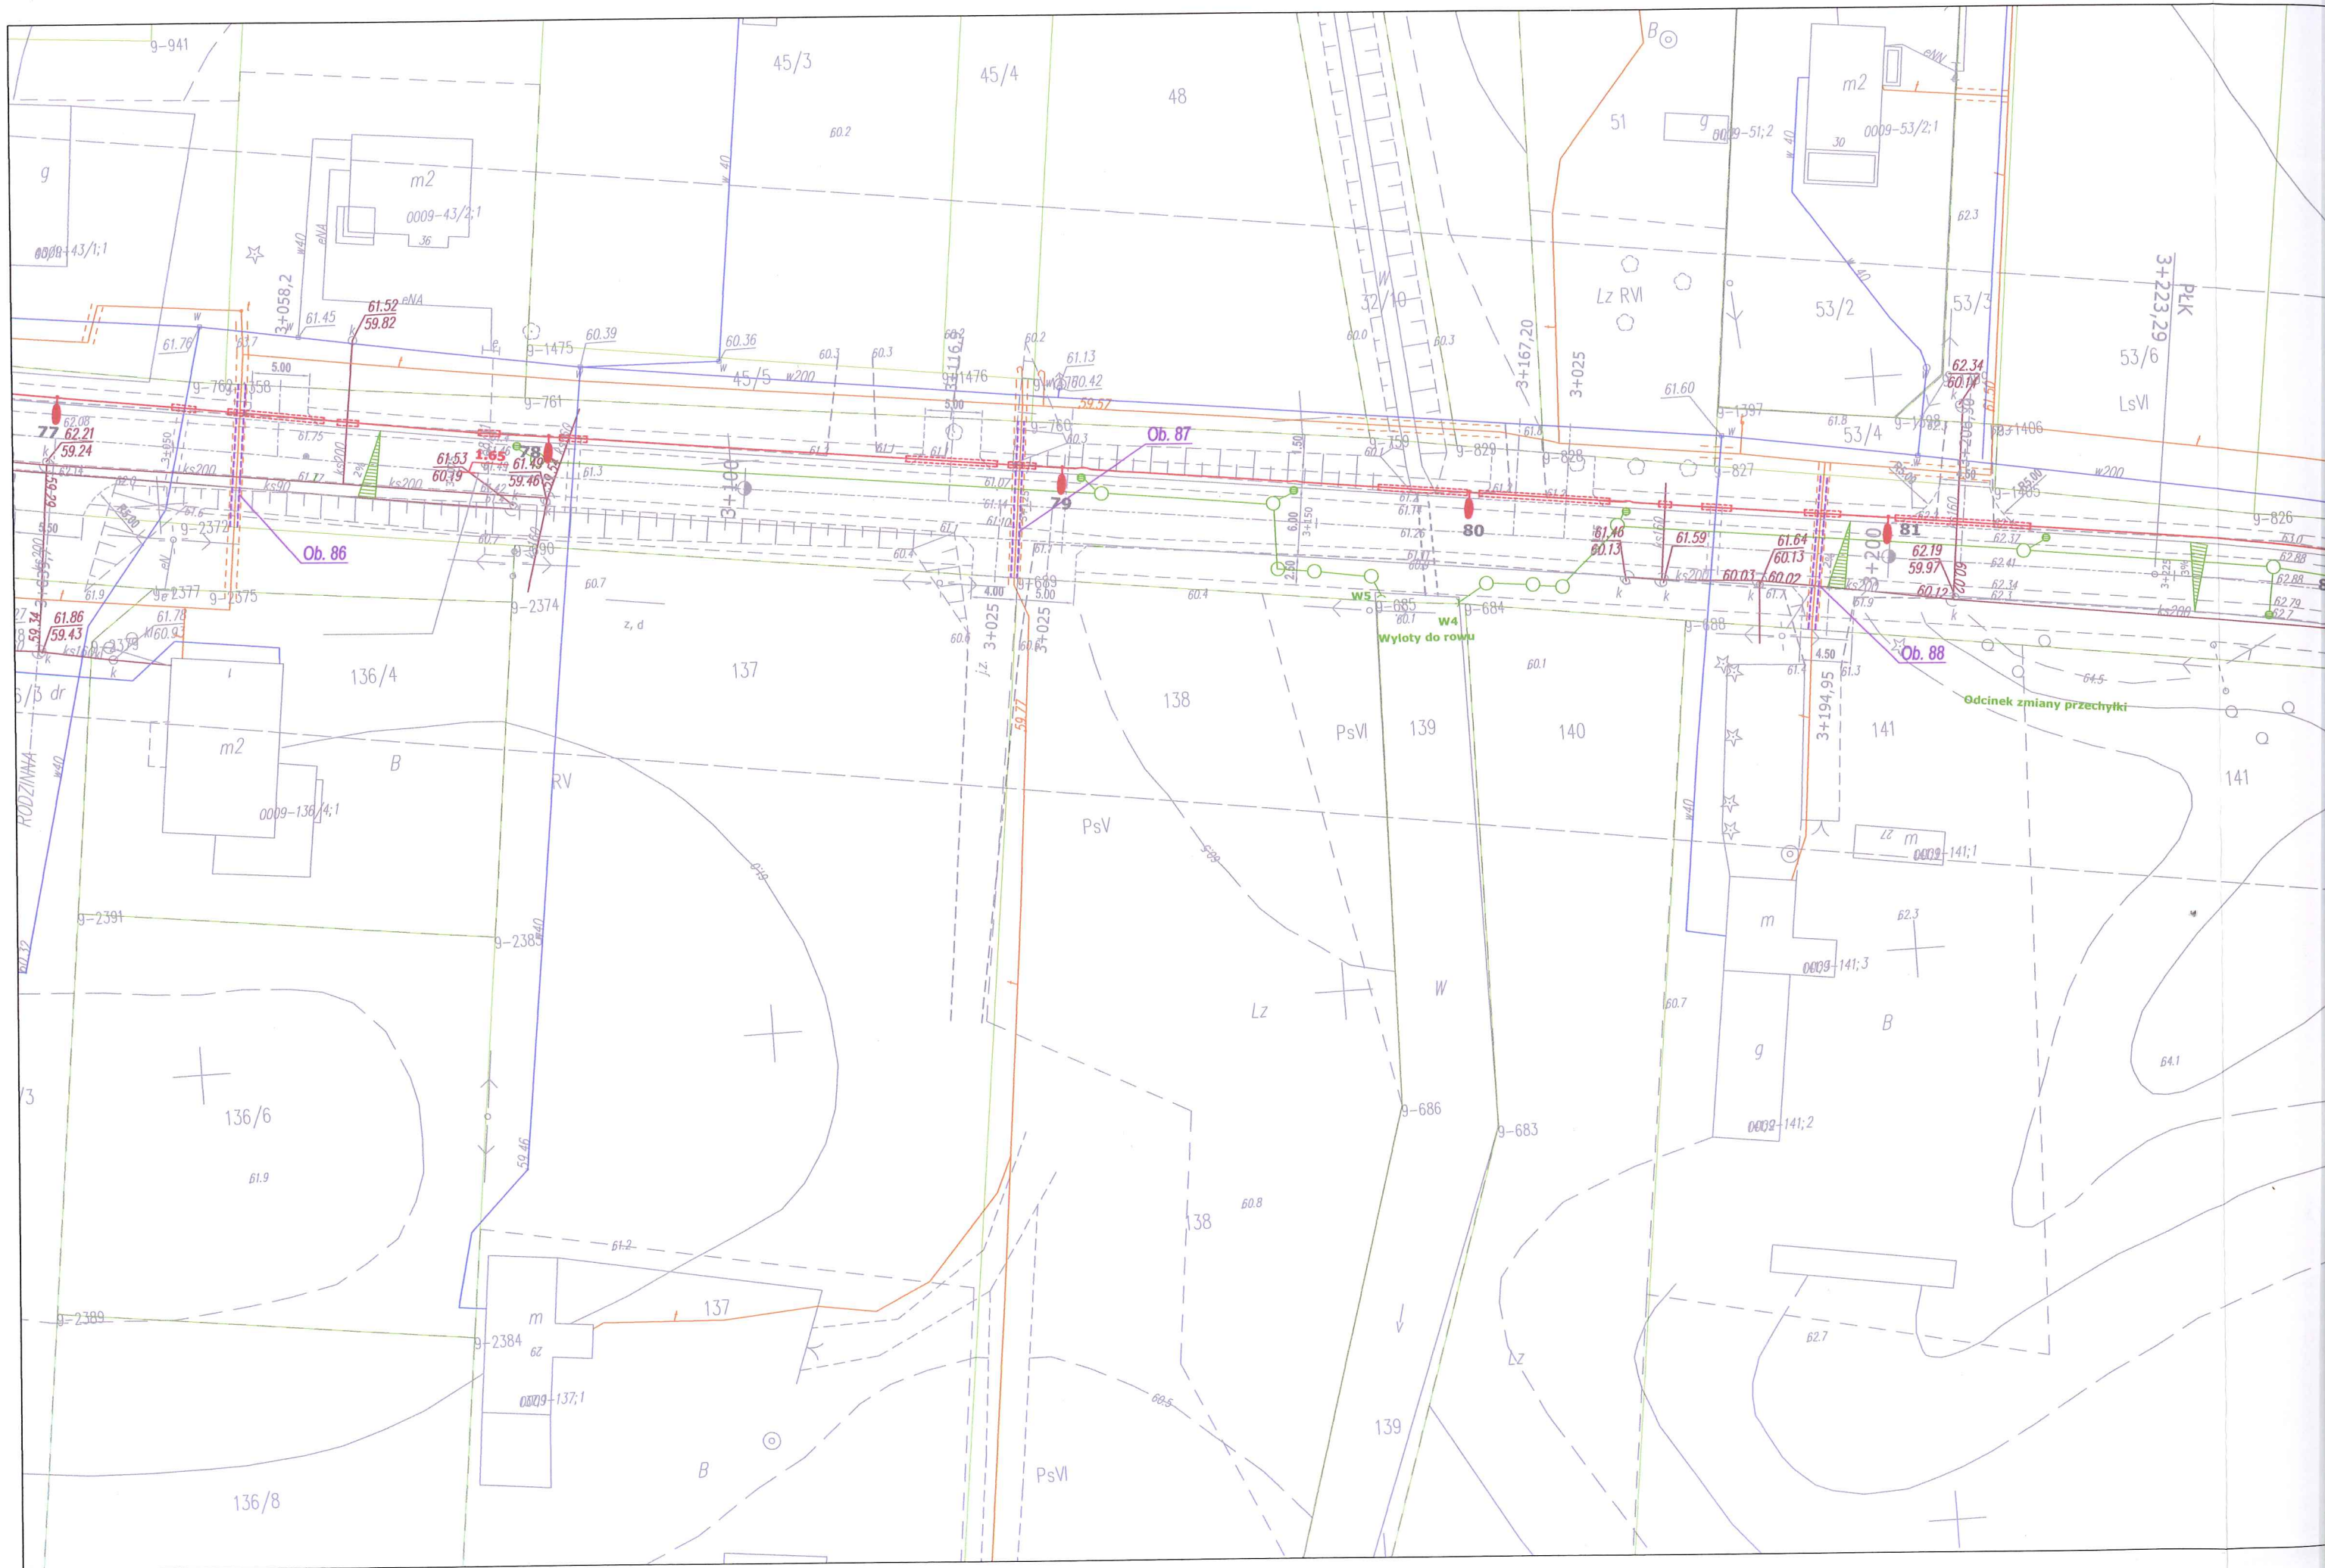

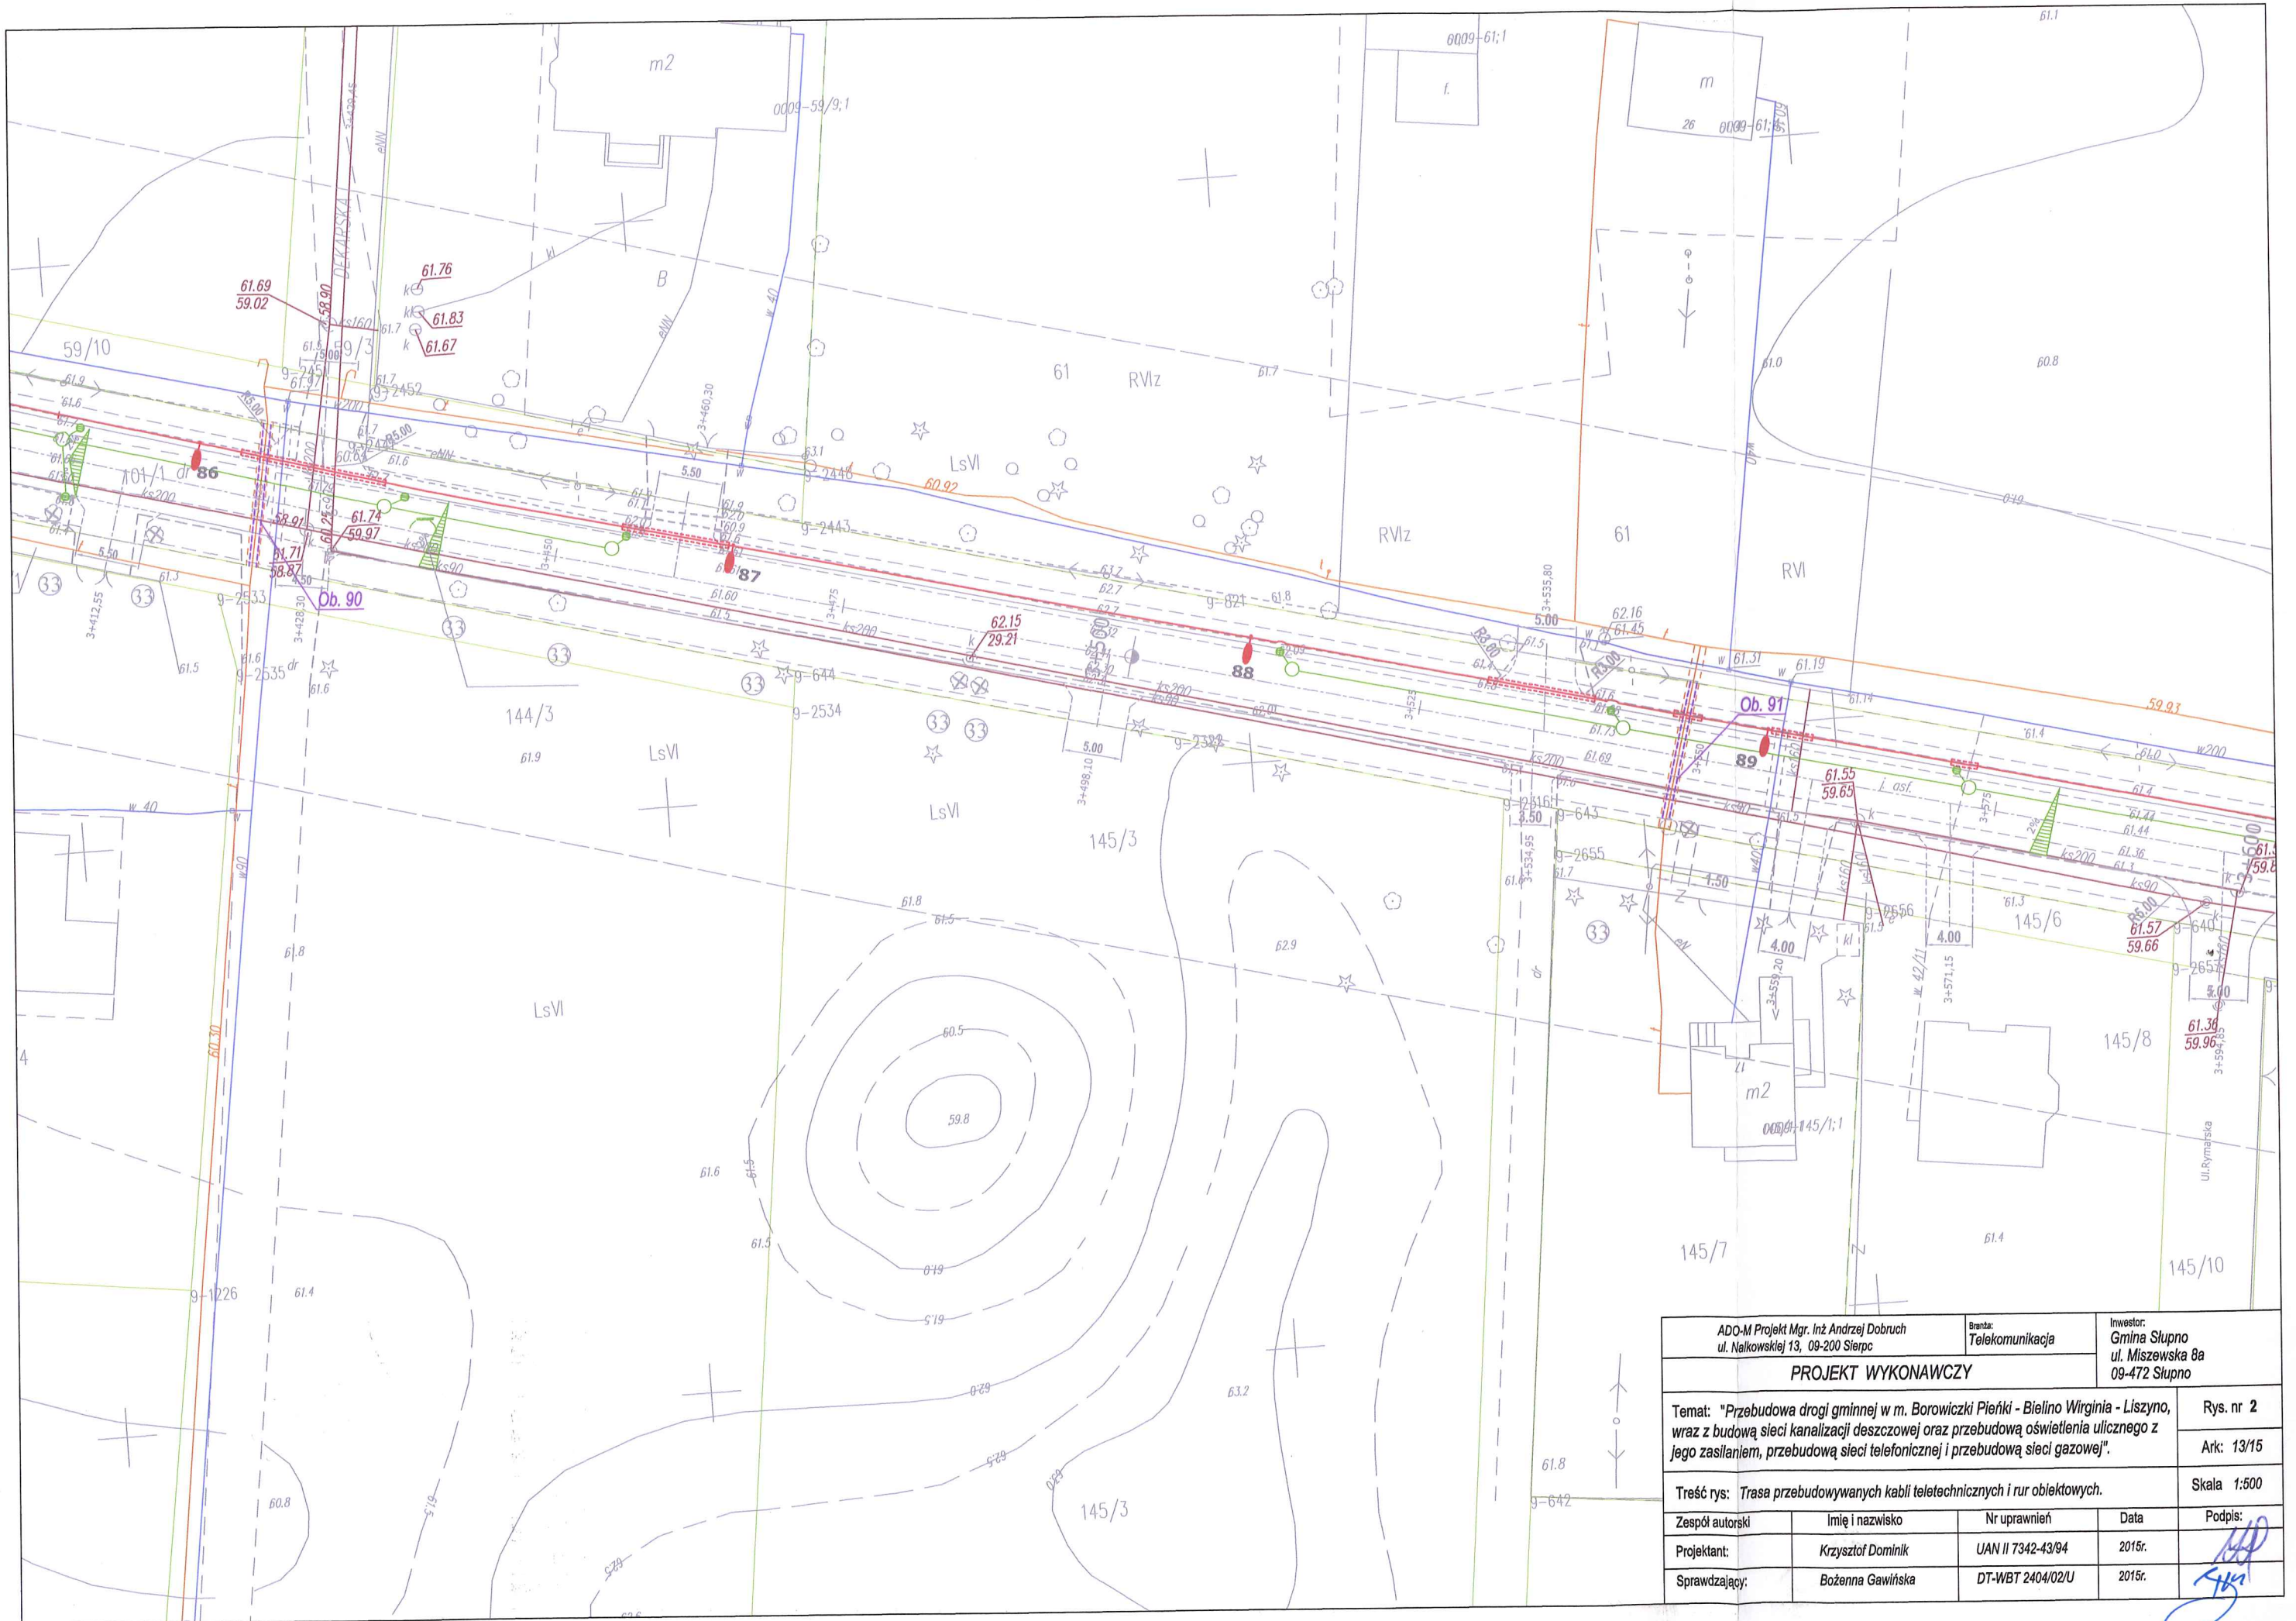

 ADO-M Projekt Mgr. Inż. Andrzej Dobruch ul. Nałkowskiej 13, 09-200 Sierpc		Branża: Telekomunikacja		Inwestor: Gmina Słupno ul. Miszewska 8a 09-472 Słupno	
PROJEKT WYKONAWCZY					
Temat: "Przebudowa drogi gminnej w m. Borowiczki Pieńki - Bielino Wirginia - Liszyno, wraz z budową sieci kanalizacji deszczowej oraz przebudową oświetlenia ulicznego z jego zasileniem, przebudową sieci telefonicznej i przebudową sieci gazowej".					Rys. nr 2 Ark: 13/15
Treść rys: Trasa przebudowywanych kabli teletechnicznych i rur obiektowych.					Skala 1:500
Zespół autorski	Imię i nazwisko	Nr uprawnień	Data	Podpis:	
Projektant:	Krzysztof Dominik	UAN II 7342-43/94	2015r.		
Sprawdzający:	Bożenna Gawińska	DT-WBT 2404/02/U	2015r.		

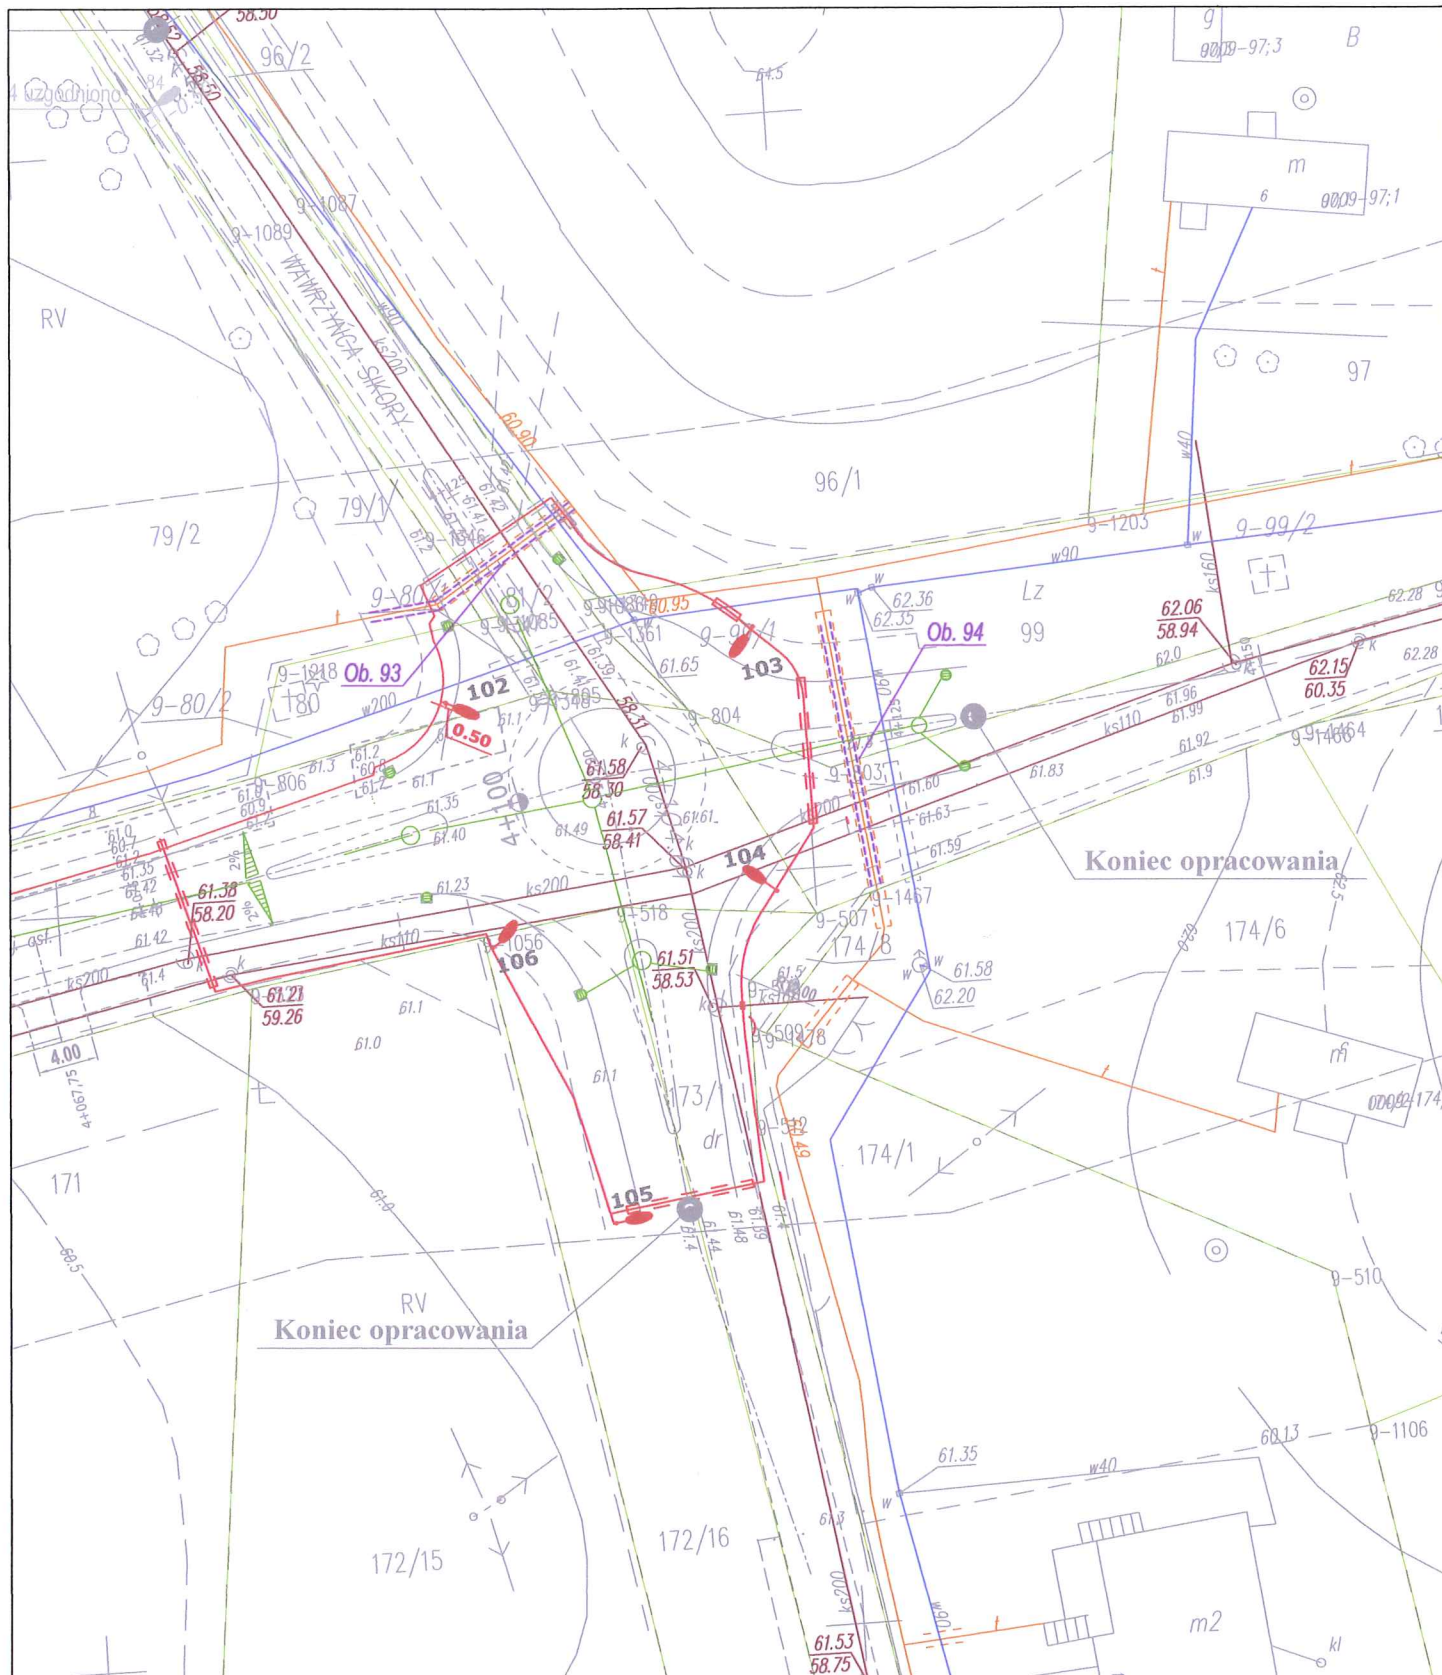

ADO-M Projekt Mgr. inż. Andrzej Dobruch ul. Nalkowskiej 13, 09-200 Sierpc		Branża: Telekomunikacja		Inwestor: Gmina Słupno ul. Miszewska 8a 09-472 Słupno	
PROJEKT WYKONAWCZY					
Temat: "Przebudowa drogi gminnej w m. Borowiczki Pieńki - Bielino Wirginia - Liszyno, wraz z budową sieci kanalizacji deszczowej oraz przebudową oświetlenia ulicznego z jego zasilaniem, przebudową sieci telefonicznej i przebudową sieci gazowej".					Rys. nr 2
					Ark: 15/15
Treść rys: Trasa przebudowywanych kabli teletechnicznych i rur obiektowych.					Skala 1:500
Zespół autorski	Imię i nazwisko	Nr uprawnień	Data	Podpis:	
Projektant:	Krzysztof Dominik	UAN II 7342-43/94	2015r.		
Sprawdzający:	Bożenna Gawińska	DT-WBT 2404/02/U	2015r.		



ADO-M Projekt Mgr. inż. Andrzej Dobruch ul. Nalkowskiej 13, 09-200 Sierpc		Branża: Telekomunikacja		Inwestor: Gmina Słupno ul. Miszewska 8a 09-472 Słupno	
PROJEKT WYKONAWCZY					
Temat: "Przebudowa drogi gminnej w m. Borowiczki Pieńki - Bielino Wirginia - Liszyno, wraz z budową sieci kanalizacji deszczowej oraz przebudową oświetlenia ulicznego z jego zasilaniem, przebudową sieci telefonicznej i przebudową sieci gazowej".					Rys. nr 2
					Ark: 14/15
Treść rys: Trasa przebudowywanych kabli teletechnicznych i rur obiektowych.					Skala 1:500
Zespół autorski	Imię i nazwisko	Nr uprawnień	Data	Podpis:	
Projektant:	Krzysztof Dominik	UAN II 7342-43/94	2015r.		
Sprawdzający:	Bożenna Gawińska	DT-WBT 2404/02/U	2015r.		