

- trawa projektowana
- obiekty projektowane
- obiekty do rozbudowy i remontu
- obiekty pozostające bez zmian

# PROJEKT ZAGOSPODAROWANIA TERENU SKALA 1:500




TEMAT: OCZYSZCZALNIA ŚCIEKÓW SŁUPNO - PRZEBUDOWA I ROZBUDOWA

ADRES: SŁUPNO  
(działki bud. nr 533, 534, 538, 539/2, 540/2).

INWESTOR: Gmina Słupno  
ul. Miszewska 8a  
09-475 Słupno  
pow. płocki


Oświadczam, że treść mapy na której wykonano niniejszy projekt jest zgodna z treścią mapy zasadniczej wydanej przez PODGIK w Płocku: P.1419.2015.2076  
Przyjęto do zasobów dn. 09 lutego 2015r.

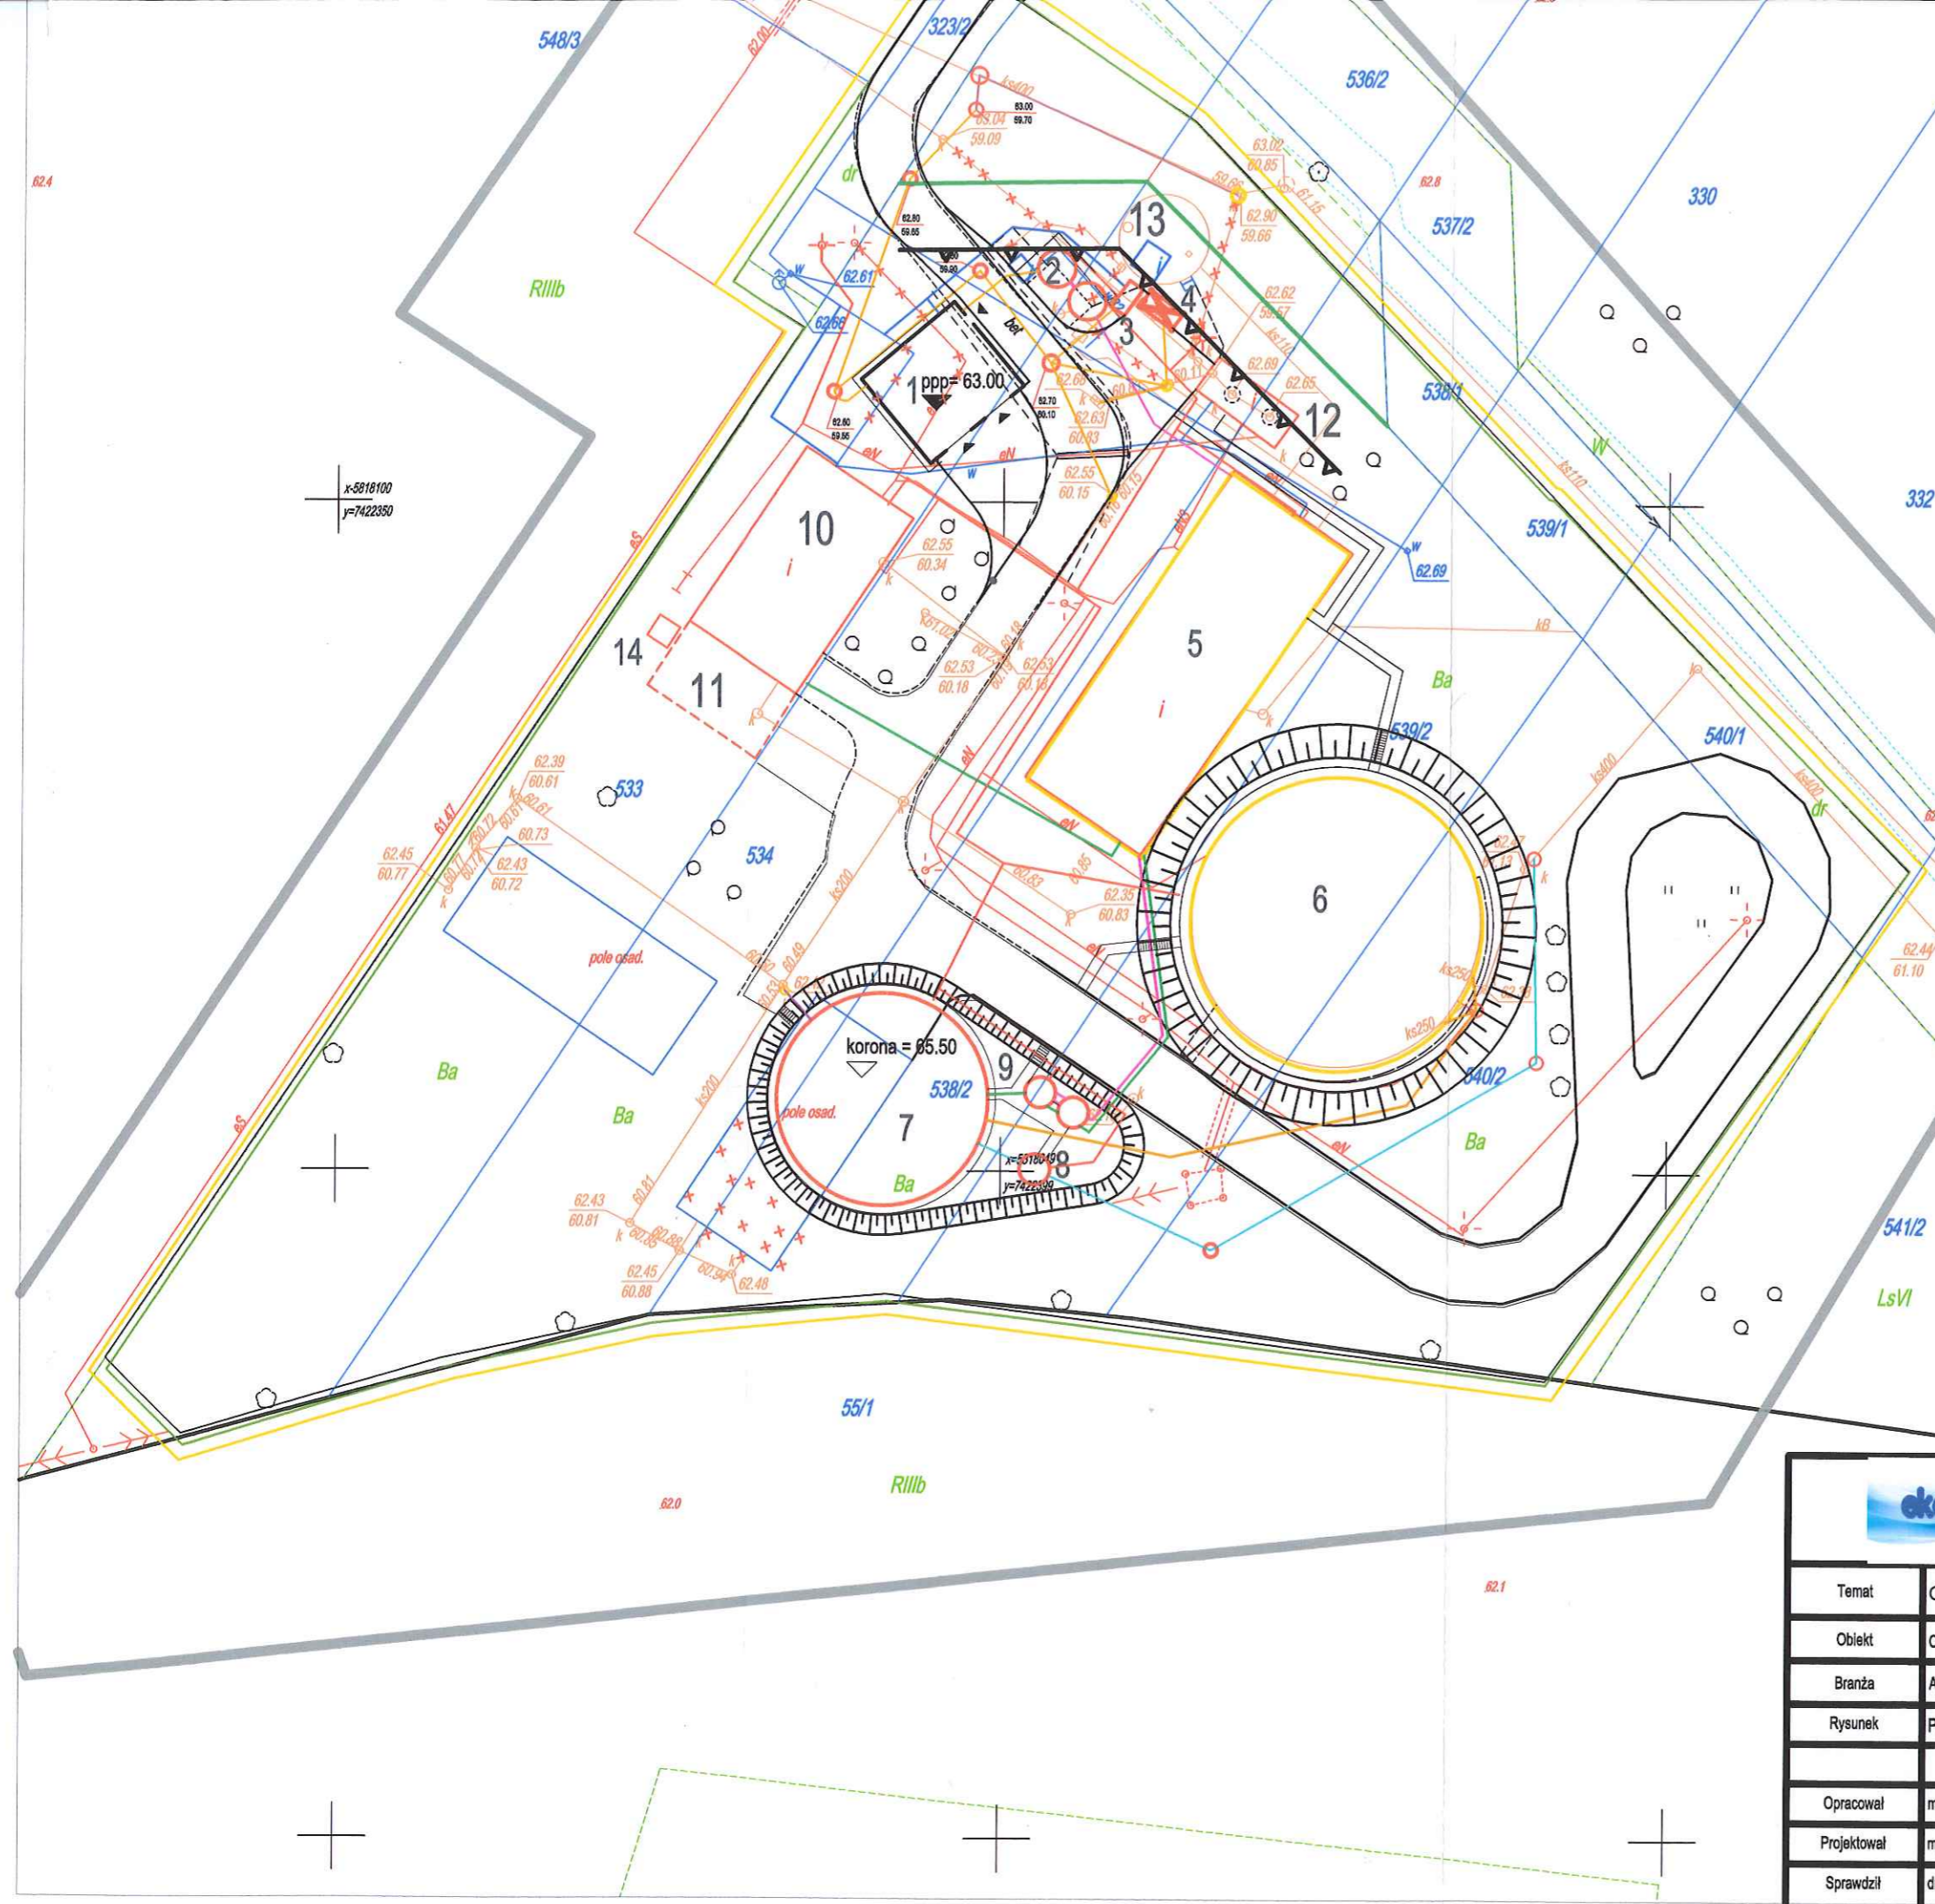

EKOWATER Zbigniew Ruszkowski  
ul. Kownackiej 37  
05-092 Łomianki

Temat	OCZYSZCZALNIA ŚCIEKÓW SŁUPNO - PRZEBUDOWA I ROZBUDOWA			
Obiekt	OCZYSZCZALNIA ŚCIEKÓW			
Branża	ARCHITEKTURAA			Nr rys.
Rysunek	PROJEKT ZAGOSPODAROWANIA TERENU			1.1
	Imię i Nazwisko	Nr uprawnień	Podpis	Data
Opracował	mgr inż. arch. Zbigniew Kowalkowski	100/89/OL	<i>[Signature]</i>	08.2015
Projektował	mgr inż. Lech Słczek		<i>[Signature]</i>	Skala
Sprawił	dr inż. Jerzy Przybiński		<i>[Signature]</i>	1:500



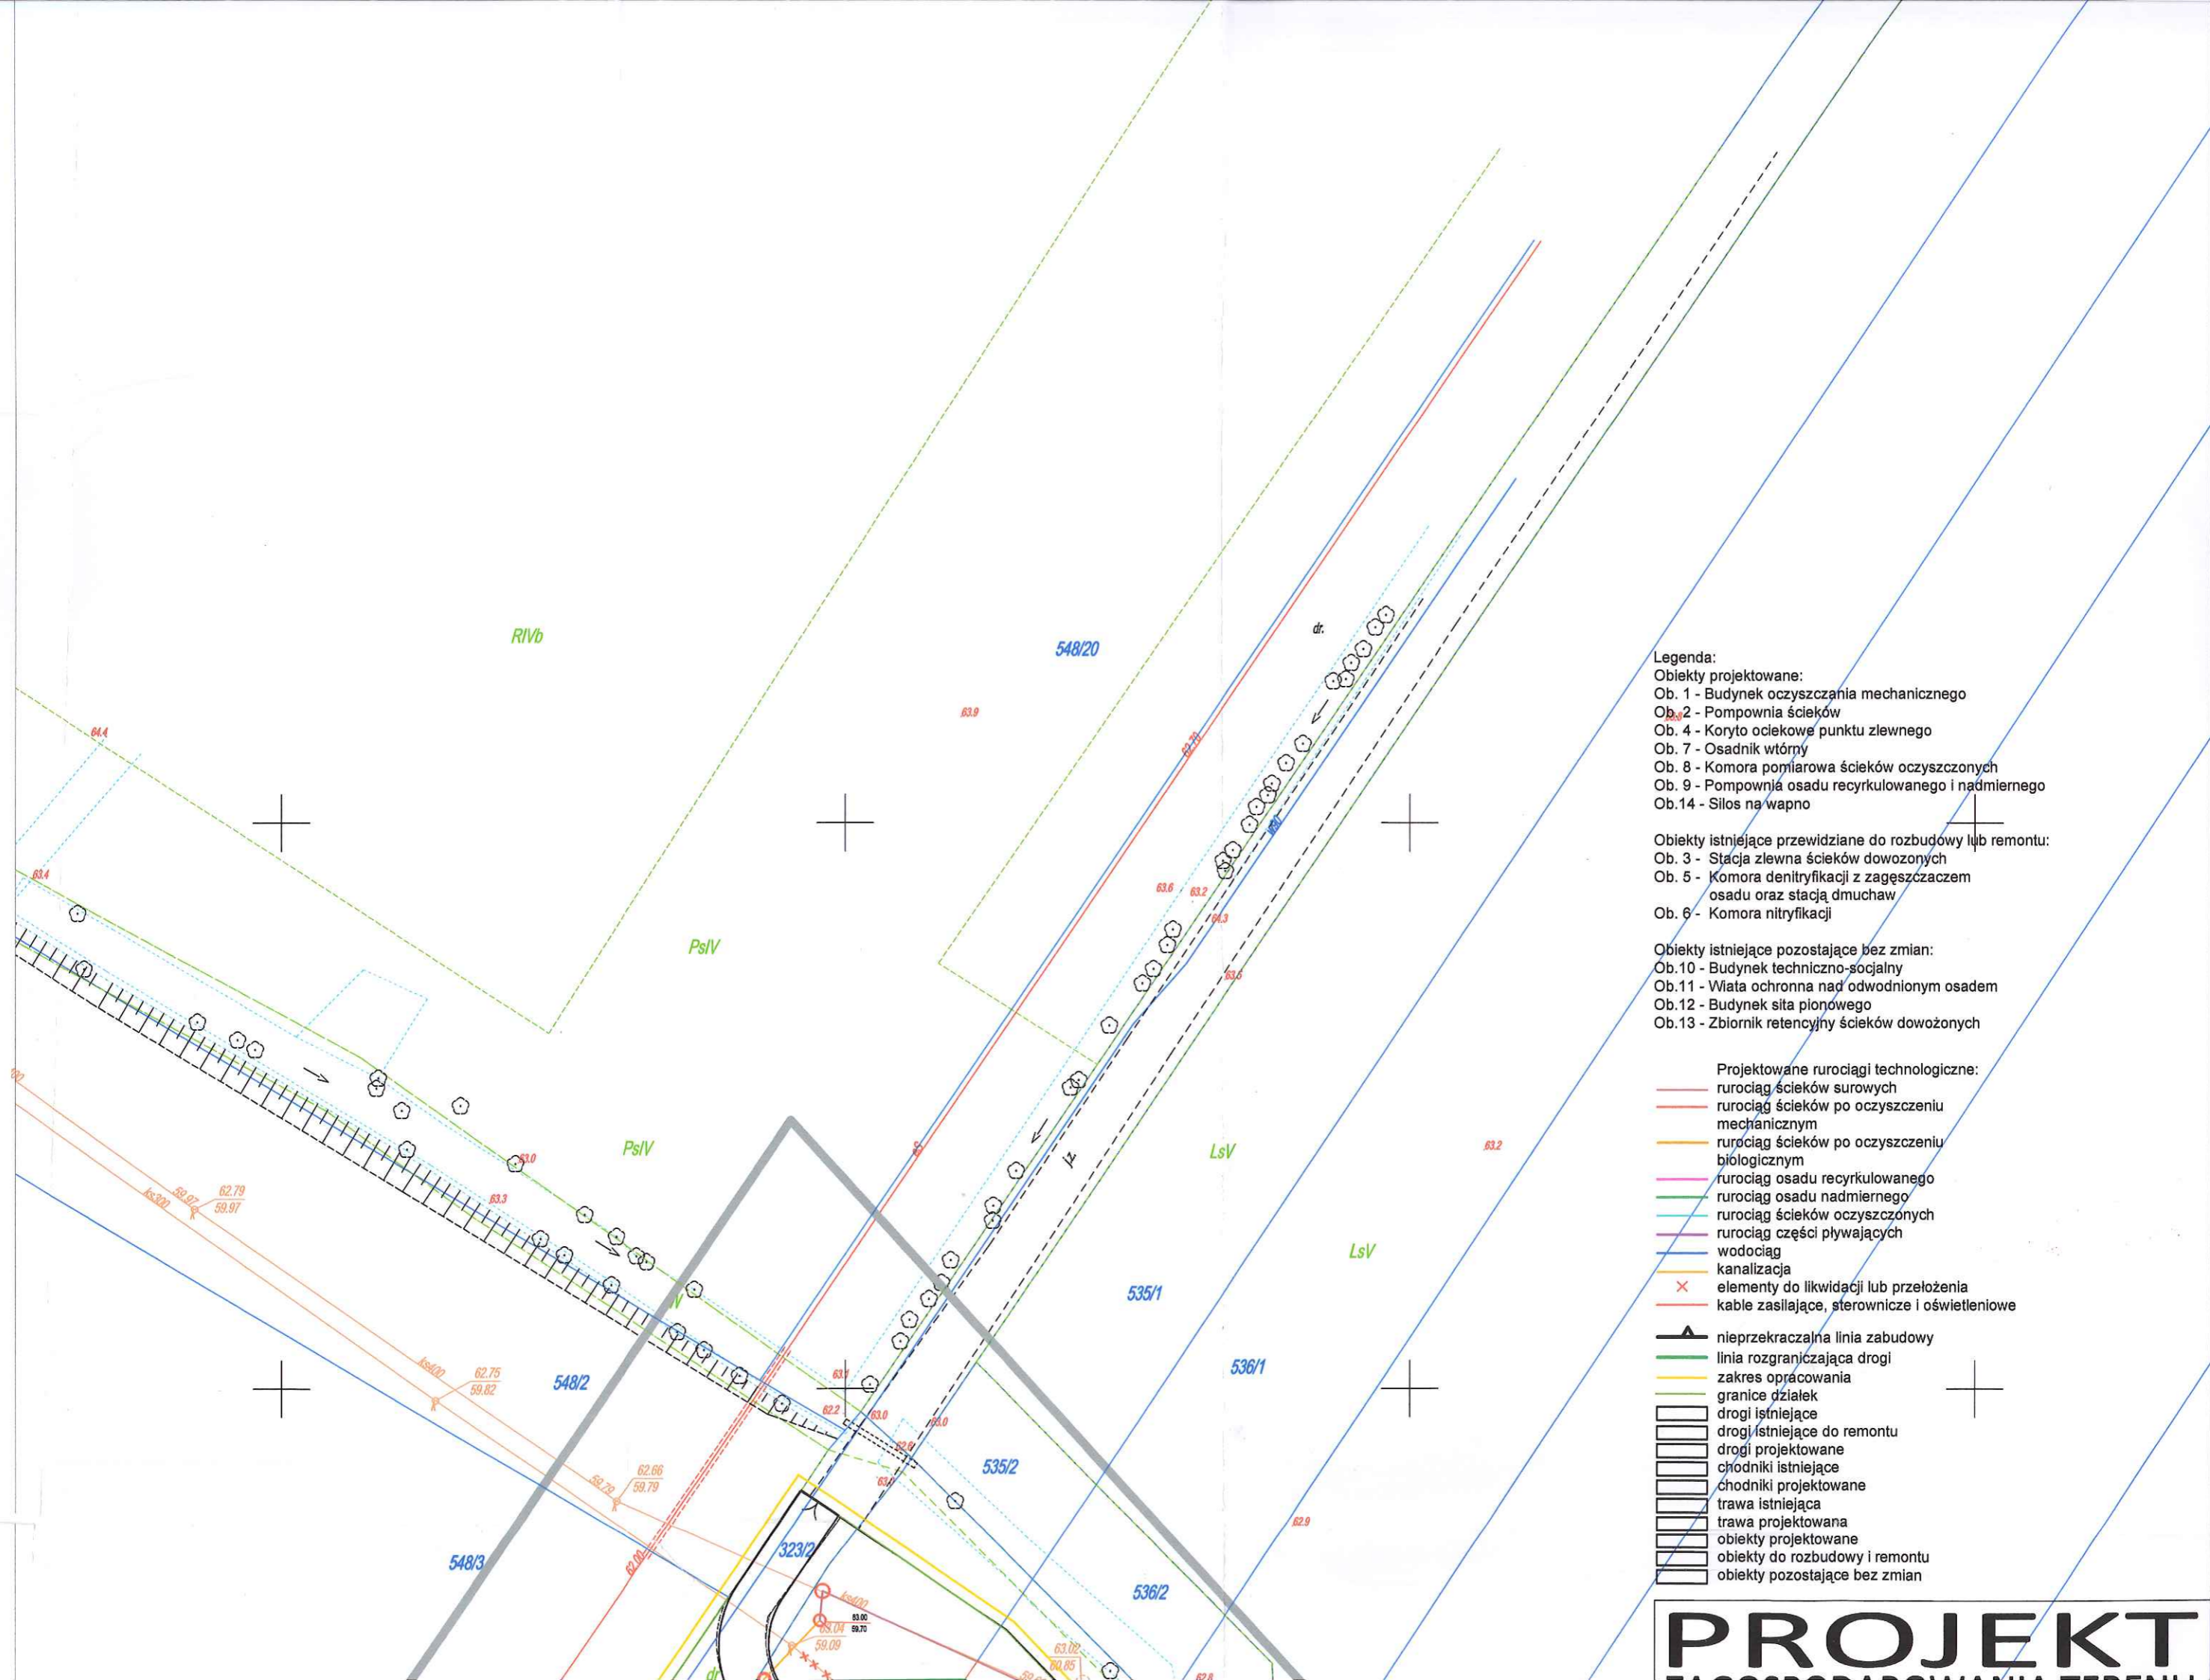

- Legenda:**
- Obiekty projektowane:**
- Ob. 1 - Budynek oczyszczania mechanicznego
  - Ob. 2 - Pompownia ścieków
  - Ob. 4 - Koryto ociekowe punktu zlewnego
  - Ob. 7 - Osadnik wtórny
  - Ob. 8 - Komora pomiarowa ścieków oczyszczonych
  - Ob. 9 - Pompownia osadu recykulowanego i nadmiernego
  - Ob. 14 - Silos na wapno
- Obiekty istniejące przewidziane do rozbudowy lub remontu:**
- Ob. 3 - Stacja zlewna ścieków dowożonych
  - Ob. 5 - Komora denitryfikacji z zagęszczaczem osadu oraz stacją dmuchaw
  - Ob. 6 - Komora nitryfikacji
- Obiekty istniejące pozostające bez zmian:**
- Ob. 10 - Budynek techniczno-socjalny
  - Ob. 11 - Wiata ochronna nad odwodnionym osadem
  - Ob. 12 - Budynek siła pionowego
  - Ob. 13 - Zbiornik retencyjny ścieków dowożonych

- Projektowane rurociągi technologiczne:**
- rurociąg ścieków surowych
  - rurociąg ścieków po oczyszczeniu mechanicznym
  - rurociąg ścieków po oczyszczeniu biologicznym
  - rurociąg osadu recykulowanego
  - rurociąg osadu nadmiernego
  - rurociąg ścieków oczyszczonych
  - rurociąg części pływających
  - wodociąg
  - kanalizacja
- × elementy do likwidacji lub przełożenia
- kable zasilające, sterownicze i oświetleniowe
- nieprzekraczalna linia zabudowy
- linia rozgraniczająca drogi
- zakres opracowania
- granice działek
- drogi istniejące
- drogi istniejące do remontu
- drogi projektowane
- chodniki istniejące
- chodniki projektowane
- trawa istniejąca
- trawa projektowana
- obiekty projektowane
- obiekty do rozbudowy i remontu
- obiekty pozostające bez zmian

**PROJEKT**  
**WYKONANIE PRAC PROJEKTOWYCH**