


16.11.2012
 Z uwagi na to, że projektant nie posiada danych geodezyjnych z pomiarów terenowych, a jedynie dane z planów sytuacyjnych, projektant nie może gwarantować dokładności pomiarów i nie ponosi odpowiedzialności za ewentualne błędy.

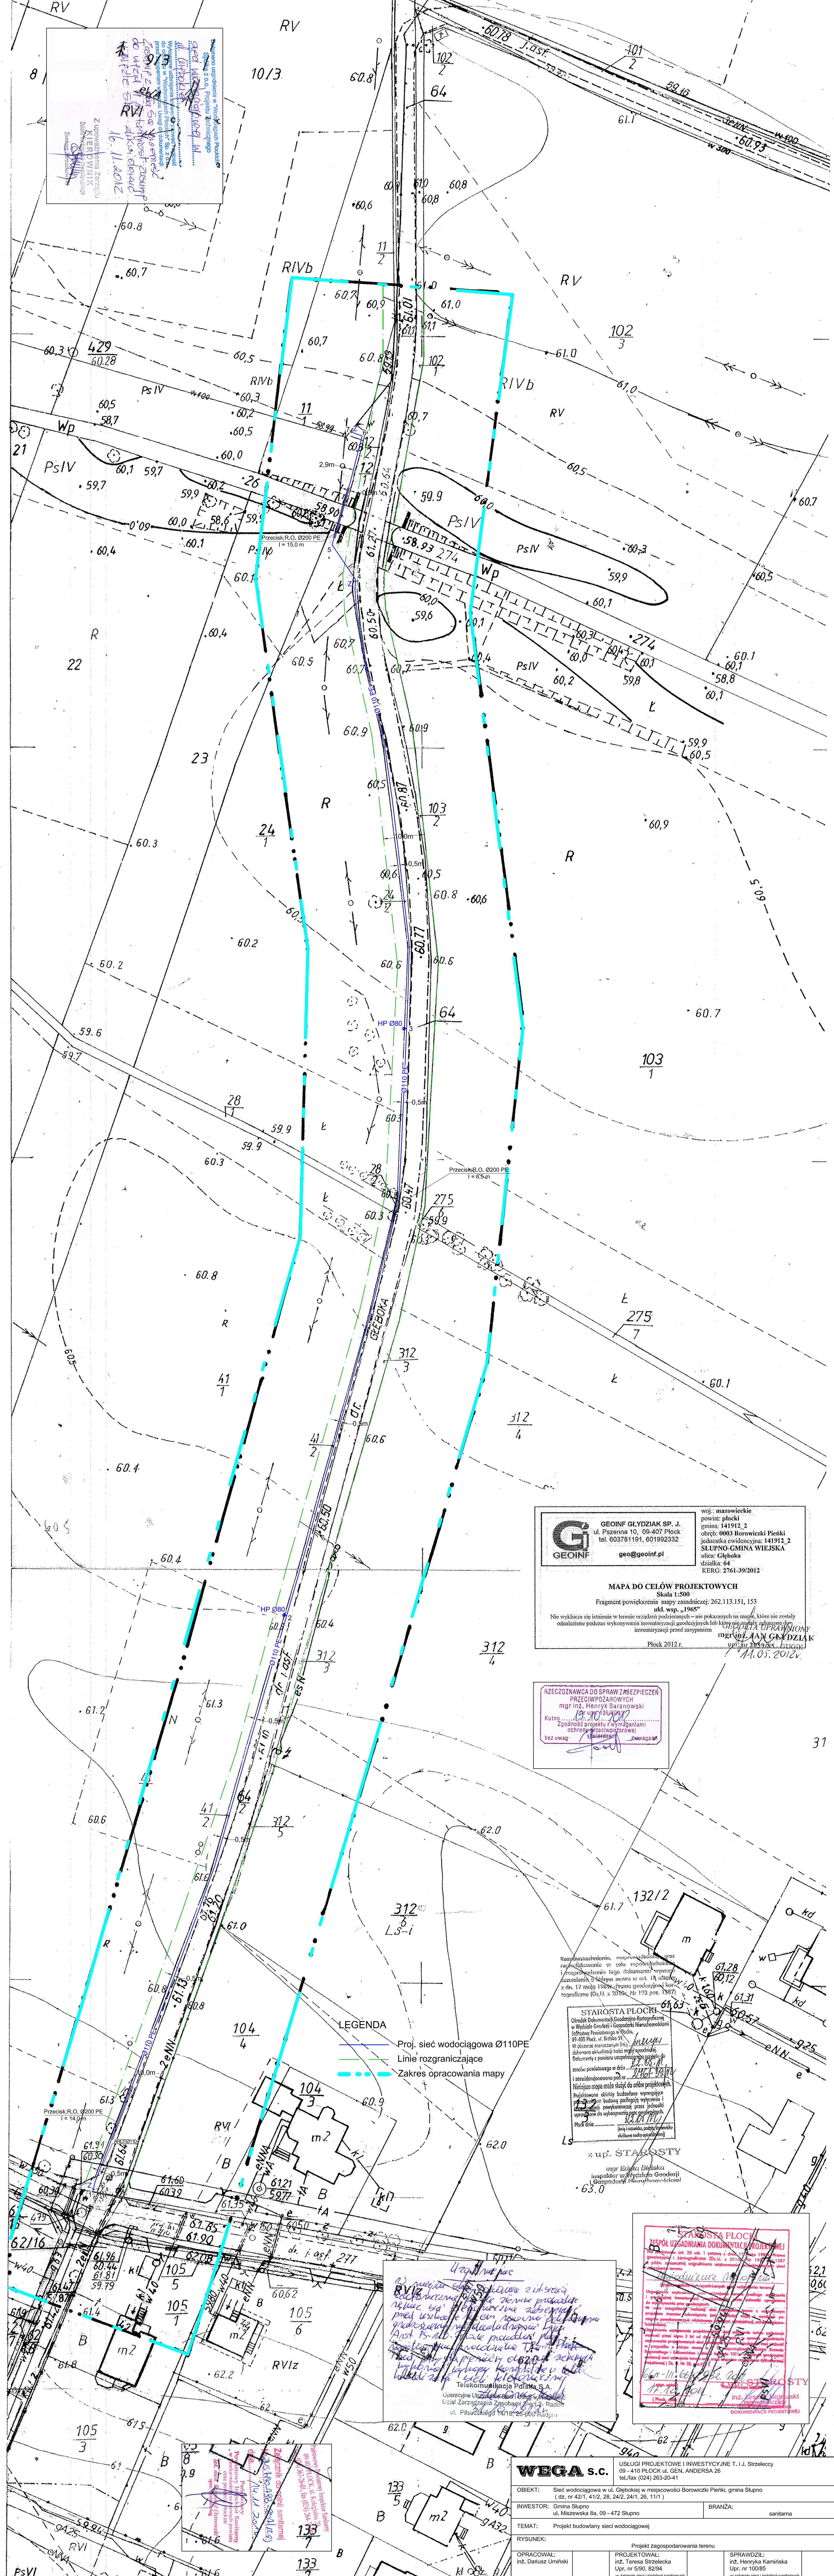

GEOINF
 ul. Piłsudskiego 10, 09-407 Płock
 tel. 603781191, 601992332
 geo@geoinf.pl

woj. mazowieckie
 powiat: płocki
 gmina: 141912_2
 obręb: 0003 Borowicki Pienki
 jednostka ewidencyjna: 141912_2
 SŁUPNO-GMINA WIEJSKA
 ulica: Głęboka
 działka: 64
 KERG: 2761-39/2012

MAPA DO CELÓW PROJEKTOWYCH
 Skala 1:500
 Fragment powiększenia mapy zasadniczej: 262.113.151.153
 ukt. wsp. 1965*
 Nie wyklucza się istnienia w terenie urządzeń podziemnych – nie pokazanych na mapie, które nie zostały odnotowane podczas wykonywania inwentury geodezyjnych lub które zostały odnotowane w inwenturze geodezyjnej przez zasypanie.

Płock 2012 r.
 mgr inż. **ŁUKASZ GĄDZIAK**
 11.05.2012r.

RZECZOZNAWCA DO SPRAW ZBIEZPIECZEN PRZECIWPÓZAROWYCH
 mgr inż. Henryk Baranowski
 Kutm. 19/1036/02/2012
 Zgodnie z projektem z wyłączeniem ochrony przeciwpożarowej
 bez uwag

STAROSTA PŁOCKI
 Główny Wydział Geodezyjny i Gospodarki Nieruchomościami
 Wydział Geodezyjny i Gospodarki Nieruchomościami
 ul. 11-go Stycznia 1, 09-400 Płock
 W sprawie: projektu z wyłączeniem ochrony przeciwpożarowej
 Decyzja o pozostawieniu w dniu 11.05.2012r.
 Wniosek o wydanie pozwolenia na budowę i pozwolenia na wydobycie surowców budowlanych
 Wniosek o wydanie pozwolenia na budowę i pozwolenia na wydobycie surowców budowlanych
 Wniosek o wydanie pozwolenia na budowę i pozwolenia na wydobycie surowców budowlanych
 Płock dnia 11.05.2012r.
 [Podpis]

LEGENDA
 — Proj. sieć wodociągowa Ø110PE
 — Linie rozgraniczające
 - - - Zakres opracowania mapy

Uwaga: nie należy zmieniać zakresu robót, w szczególności nie należy zmieniać rodzaju i ilości materiałów, które zostały określone w projekcie. Wszelkie zmiany należy zgłaszać pisemnie do Projektanta.

Projektant: **Telekomunikacja Polska S.A.**
 Operacyjne Urządzenie Zasilania (UZ) - Radion
 ul. Piłsudskiego 141/125-000 Płock

STAROSTA PŁOCKI
ZESPÓŁ UZGADNIANIA DOKUMENTACJI PROJEKTOWEJ
 mgr inż. Henryk Baranowski
 Kutm. 19/1036/02/2012
 Zgodnie z projektem z wyłączeniem ochrony przeciwpożarowej
 bez uwag

WEGA s.c. USŁUGI PROJEKTOWE I INWESTYCYJNE T. I. J. Strzelecko 09-410 PŁOCK ul. GEN. ANDERSA 26 tel./fax (024) 263-20-41		BRANZA: sanitarna
OBIEKT: Sieć wodociągowa w ul. Głębokiej w miejscowości Borowicki Pienki, gmina Słupno (dz. nr 42/1, 41/2, 28, 24/2, 24/1, 26, 11/1)	INWESTOR: Gmina Słupno ul. Miszowska 8a, 09-472 Słupno	BRANZA: sanitarna
RYSUNEK: Projekt budowlany sieci wodociągowej	RYSUNEK: Projekt zagospodarowania terenu	SPRAWDZIŁ: inż. Henryka Kamińska Upr. nr 100/85 w zakresie sieci i instalacji sanitarnych
OPERACJONAL: inż. Dariusz Umiński	PROJEKTOWAL: inż. Teresa Strzelecka Upr. nr 5/90, 82/94 w zakresie sieci i instalacji sanitarnych	NR RYS.: 1
DATA: październik 2012	SKALA: 1:500	NR RYS.: 1