


Fragment mapy zasobnikowej
 Skala 1: 1000
 Obrebrz ewid. PG&G GULCZEWÓ
 Gmina Słupno
 Powiat Płocki

Posażeniowa sieć zasilająca z zasobnikiem wody w granicach terenów zabudowy mieszkaniowej Stanowiska pomiarowe i kontrolne	
Organ prowadzący	STANISŁAW MŁODZI
główny zespół projektowy i techniczny	Magdalena
Nazwa numeru zasobnika	Magdalena
Identyfikator ewidencyjny	1.144.7.180.10.09.2.2
materyjny zasobnik	4.04.5.2018
Data wykonania kopii	4.04.5.2018
Imię, nazwisko i podpis osoby reprezentującej organ	Stanisław Młodzi
Organ	PG&G GULCZEWÓ
Powiat Płocki, Gmina Słupno, ul. Mieszewska 8a, 09-472 Słupno	

Opaska do nawiercania Ø110/2"
 złączka 2/Ø40, zasuwka DN 40

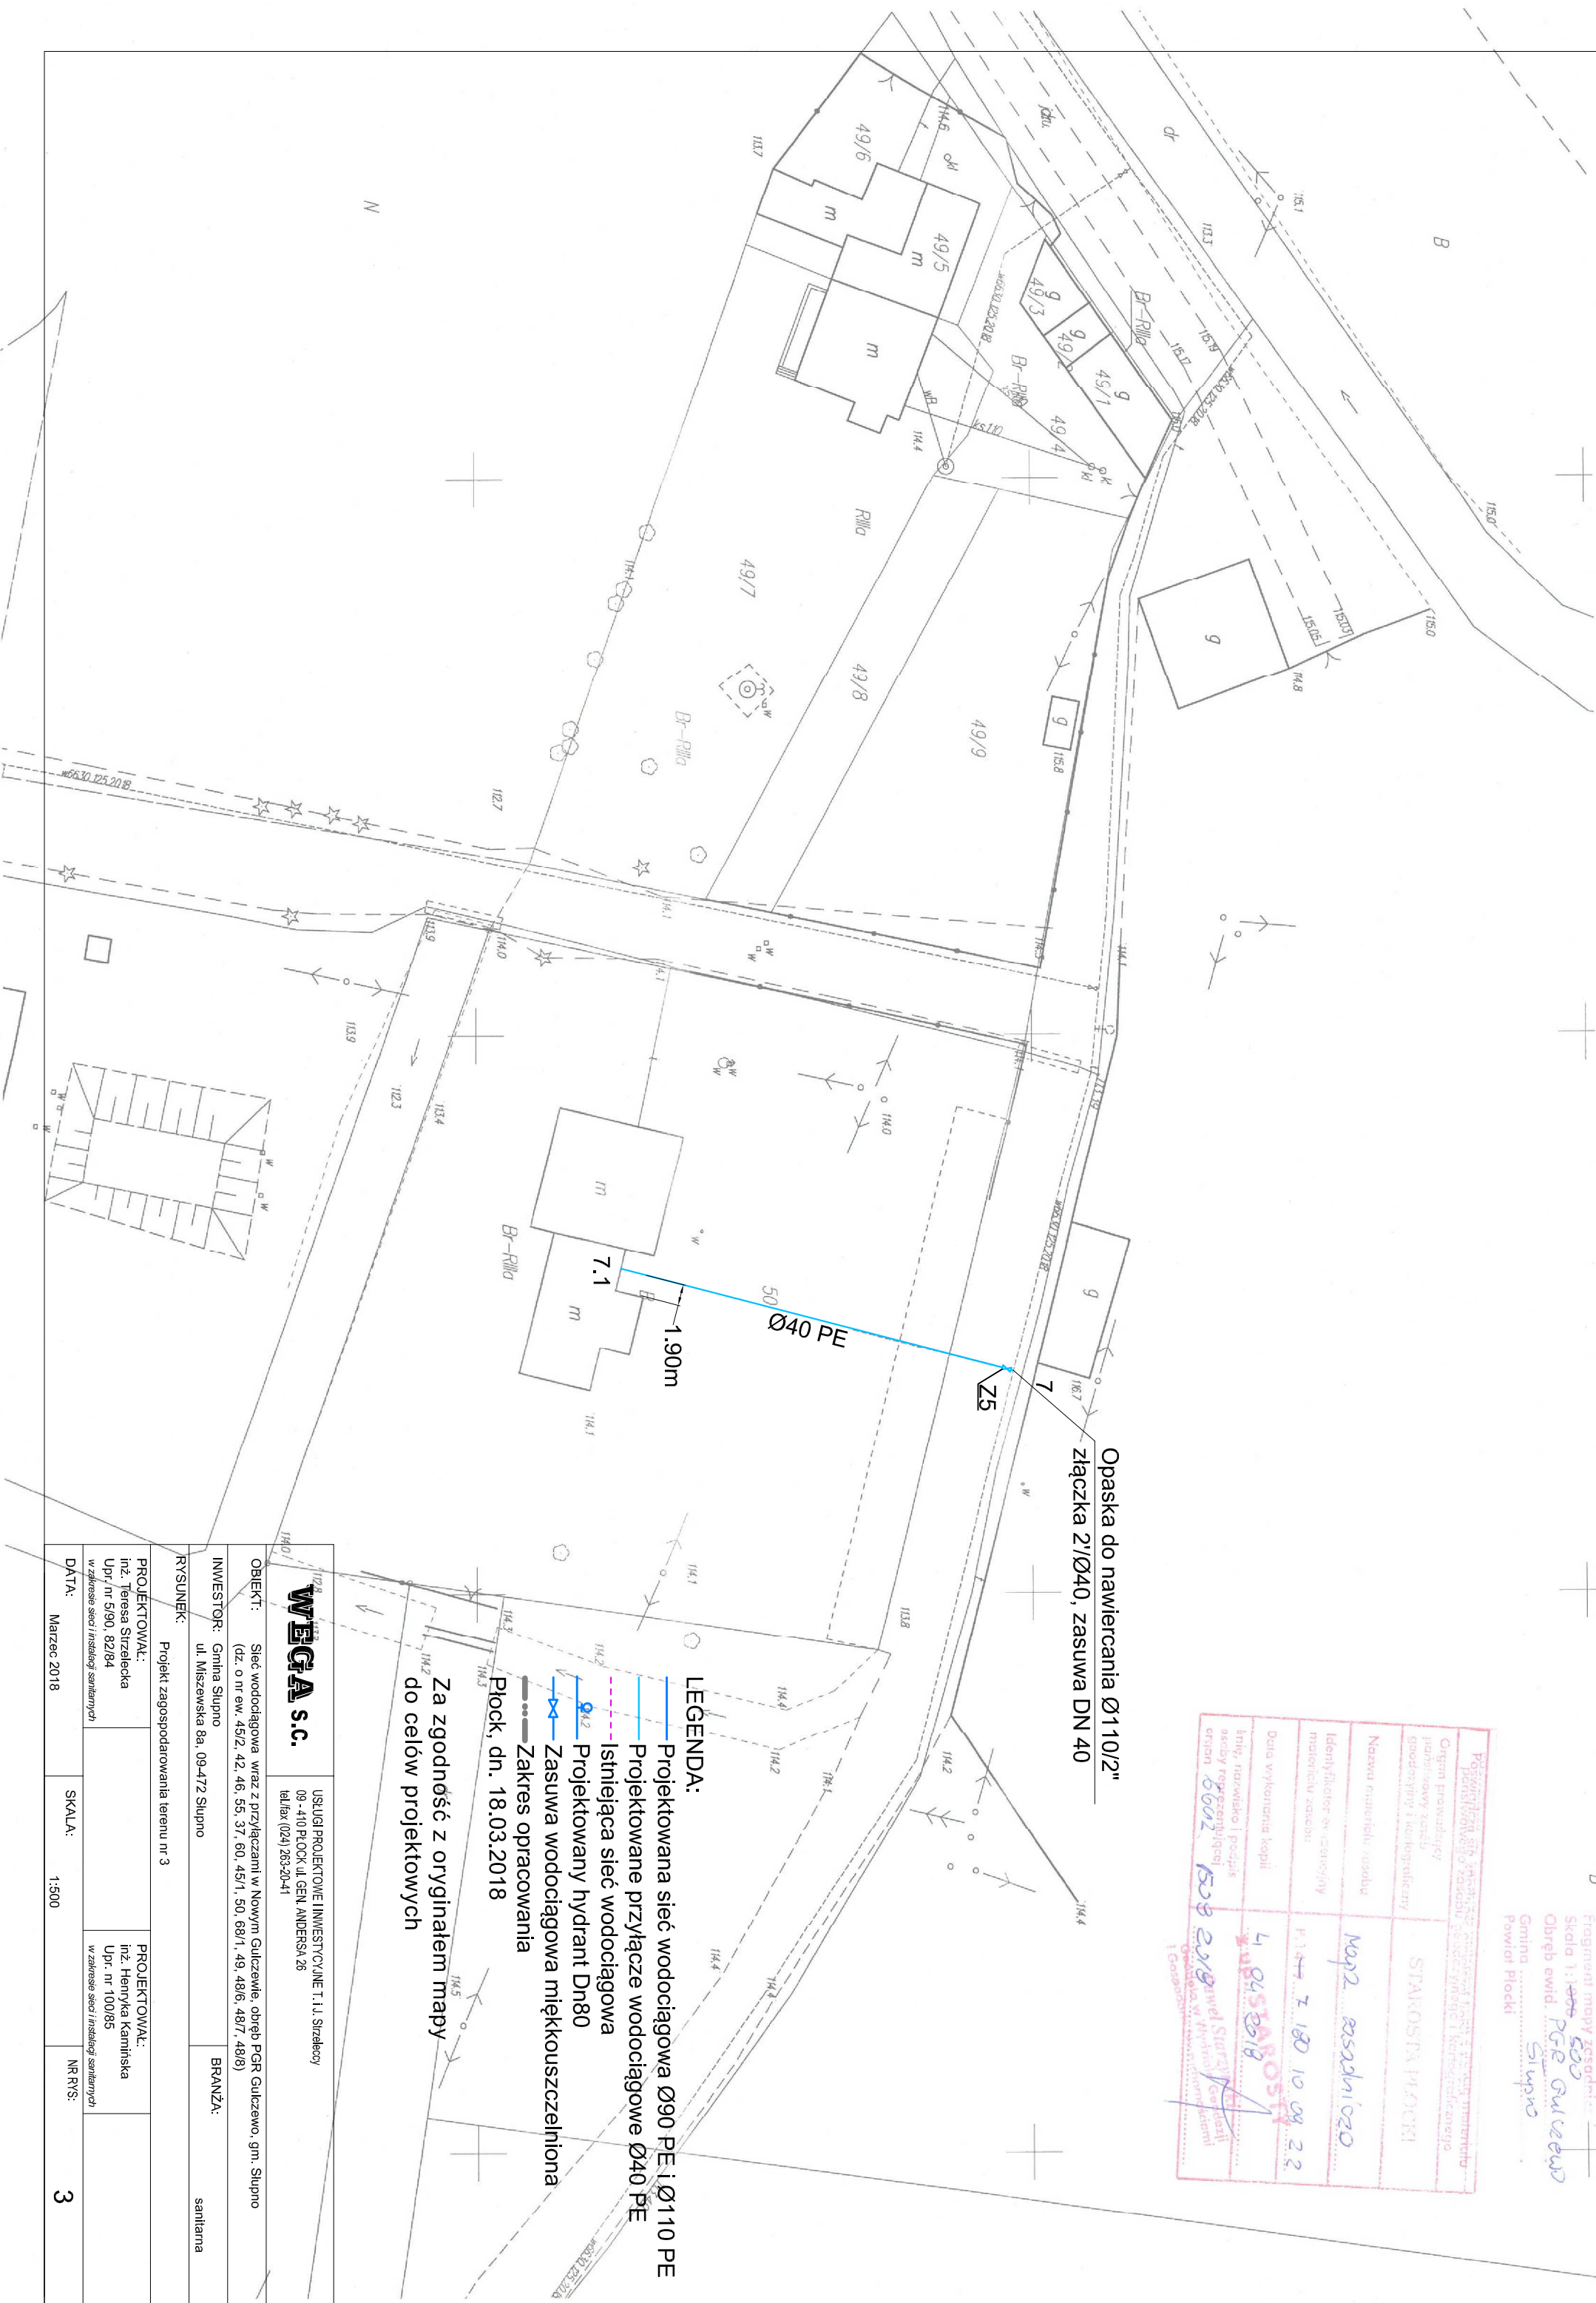

LEGENDA:

- Projektowana sieć wodociągowa Ø90 PE I Ø110 PE
- Projektowane przyłącze wodociągowe Ø40 PE
- - - Istniejąca sieć wodociągowa
- Projektowany hydrant Dn80
- Zasuwka wodociągowa miękkouszczelniona
- Zakres opracowania

Za zgodność z oryginałem mapy
 do celów projektowych

WEGA s.c.

USŁUGI PROJEKTOWE I INWESTYCYJNE T. I.J. STRZELCZY
 09-410 PŁOCK, UL. GEN. ANDERSA 26
 tel./fax (024) 263-20-41

OBIEKT: Sieć wodociągowa wraz z przyłączami w Nowym Gulczewie, obręb PGR Gulczewo, gm. Słupno
 (dz. o nr ew. 45/2, 42, 46, 55, 37, 60, 45/1, 50, 68/1, 49, 48/6, 48/7, 48/8)

INWESTOR: Gmina Słupno
 ul. Mieszewska 8a, 09-472 Słupno

RYSUNEK: Projekt zagospodarowania terenu nr 3
 BRANŻA: sanitarna

PROJEKTOWAŁ: inż. Teresa Strzelecka
 Upr. nr 5/90, 82/84
 w zakresie sieci i instalacji sanitarnych

PROJEKTOWAŁ: inż. Henryka Kamińska
 Upr. nr 100/85
 w zakresie sieci i instalacji sanitarnych

DATA: Marzec 2018 **SKALA:** 1:500 **NR RYS:** 3