

PRZEDSIĘBIORSTWO USŁUG GEODEZYJNYCH
 inż. Andrzej Kozicki
 09-402 Płock, ul. Obronców Płocka 11/3
 tel/fax 266-89-24, tel kom, 0601314527
 NIP 774-108-30-17

woj. mazowieckie
 pow. płocki
 gm. Słupno
 obr. Borowiczki Pieńki
 ul. Łąkowa
 dz. 31/1
 mapa 262.113.142

MAPA DO CELÓW PROJEKTOWYCH
 skala 1 : 500

Nie wykluczam istnienia w terenie urządzeń podziemnych,
 nie wykazanych na mapie, które nie zostały zgłoszone
 do inwentaryzacji przed zasypaniem.

GEODETA UPRAWNIONY
 inż. Andrzej Kozicki

nr. upr. 2063

Płock, dnia 26-10-2011 r.

STAROSTA PŁOCKI
ZESPÓŁ UZGADNIANIA DOKUMENTACJI PROJEKTOWEJ

Na podstawie art. 28 ust. 1 ustawy z dnia 17 maja 1999r. Prawo geodezyjne i kartograficzne (Dz.U. z 2010r. Nr 193, poz.1287 z późn. zmianami) uzgodniono usytuowanie projektowanych sieci uzbrojenia terenu

sieć wodociągowa z przyłączeniem
 (wyszczególnienie uzgodnianych sieci uzbrojenia terenu)

Uzgodniono usytuowanie sieci uzbrojenia terenu podlega wytworzeniu i geodezyjnej inwentaryzacji powykonawczej, przez jednostkę uprawnioną do wykonywania prac geodezyjnych.

W razie niezgodności realizacji sieci uzbrojenia terenu z uzgodnionym projektem inwestor zobowiązany jest przedłożyć dane i wyniki pomiarów powykonawczych właściwemu organowi prowadzącemu architektoniczno-budowlaną.

Uzgodnienie usytuowania projektowanych sieci uzbrojenia terenu zachowuje ważność przez okres 3 lat od dnia wydania opinii w sprawie uzgodnienia usytuowania projektowanych sieci uzbrojenia terenu. Uzgodnienie traci ważność w przypadku o którym mowa w § 13 rozporządzenia Ministra Rozwoju Regionalnego i Budownictwa z dnia 2 kwietnia 2007r. w sprawie geodezyjnej inwentaryzacji sieci uzbrojenia terenu oraz przez zespoły uzgodnienia dokumentacji projektowej (Dz. U. Nr 58, poz.455).


66r-11. 6630.1010.2011
 (sygn. opinii)
 Płock, dnia 16.11.2011
 (Płock, data)

z up. STAROSTY
 Przewodniczący
 Zespołu Uzgodnienia Dokumentacji Projektowej
 Leszek Majewski

Dokonano uzgodnienia w "Wodociągach Płockich"
 Spółka z o.o. Projektu Technicznego


sieci wodociągowej w
 ul. Łąkowej - Borowiczki Pieńki
 Wykonane uzbrojenie ziemiarzawce i zgłoszic
 do odbioru w "Wodociągach Płockich" Sp. z o.o.
 przed zasypaniem wykopów. Uwagi do dokumentacji:
 01.12.2011

Z upoważnienia Zarządu
 KIEROWNIK
 Departu Techniczno-Inwestycyjnego
 Tomasz Strzałkowski
 PROJEKTANT
 inż. Henryk Jankowski
 ul. Czerwona 11, 09-402 Płock

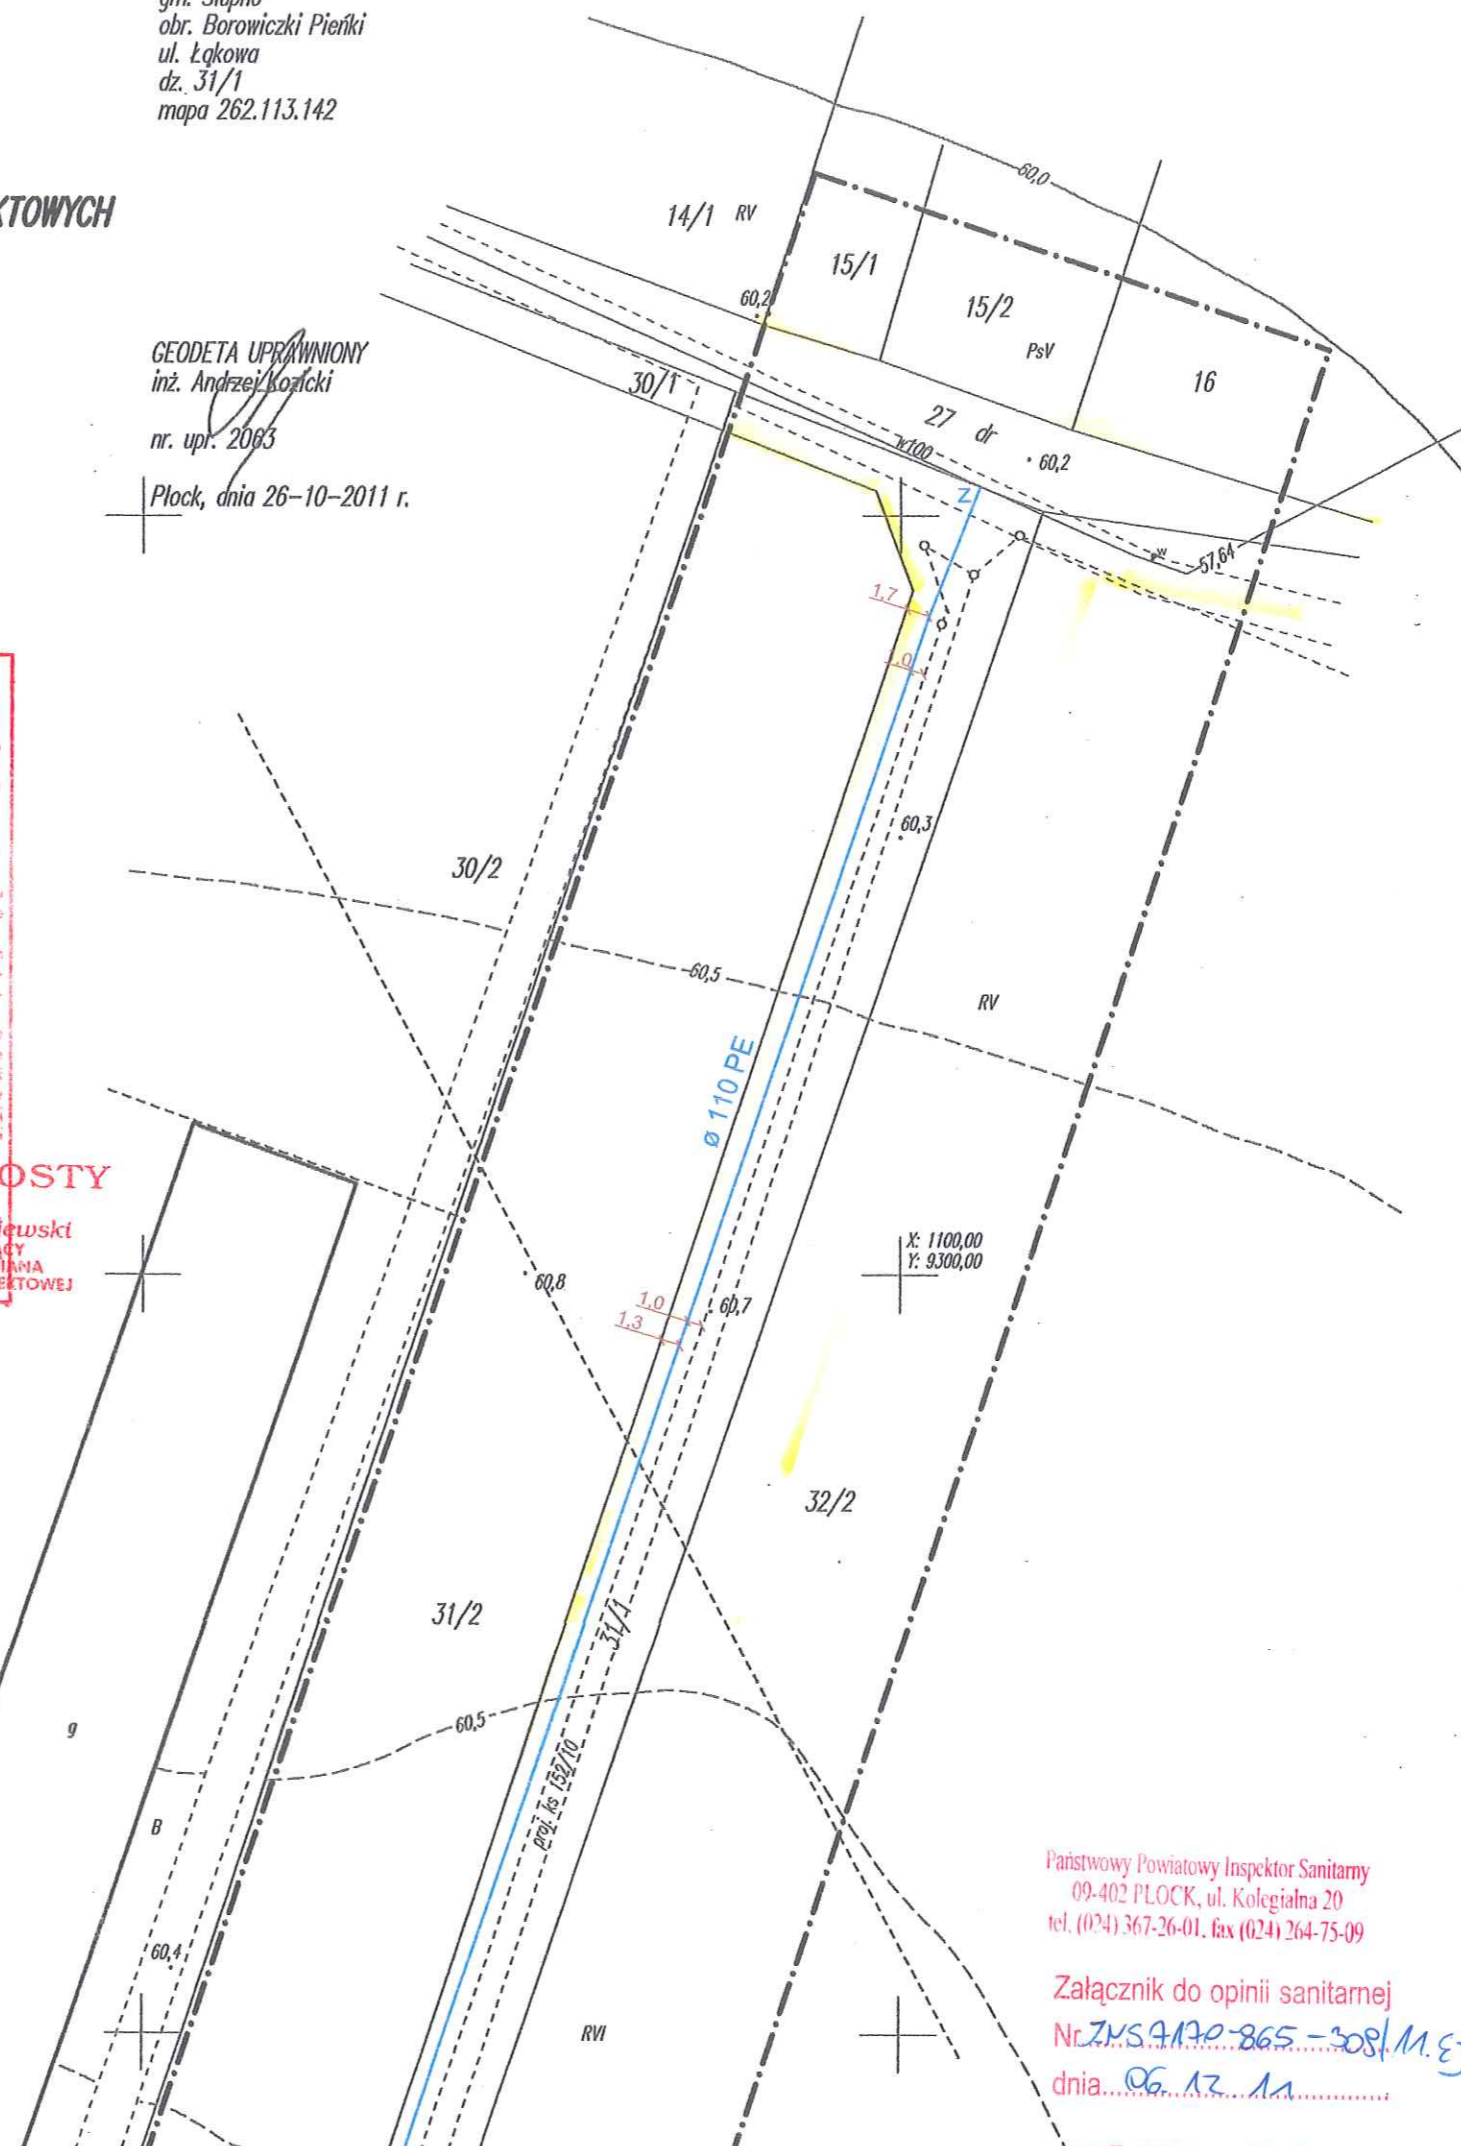

Państwowy Powiatowy Inspektor Sanitarny
 09-402 PŁOCK, ul. Kolegialna 20
 tel. (024) 367-26-01, fax (024) 264-75-09

Załącznik do opinii sanitarnej
 Nr ZMSA.17P-865-308/M.EJ
 dnia 06.12.11

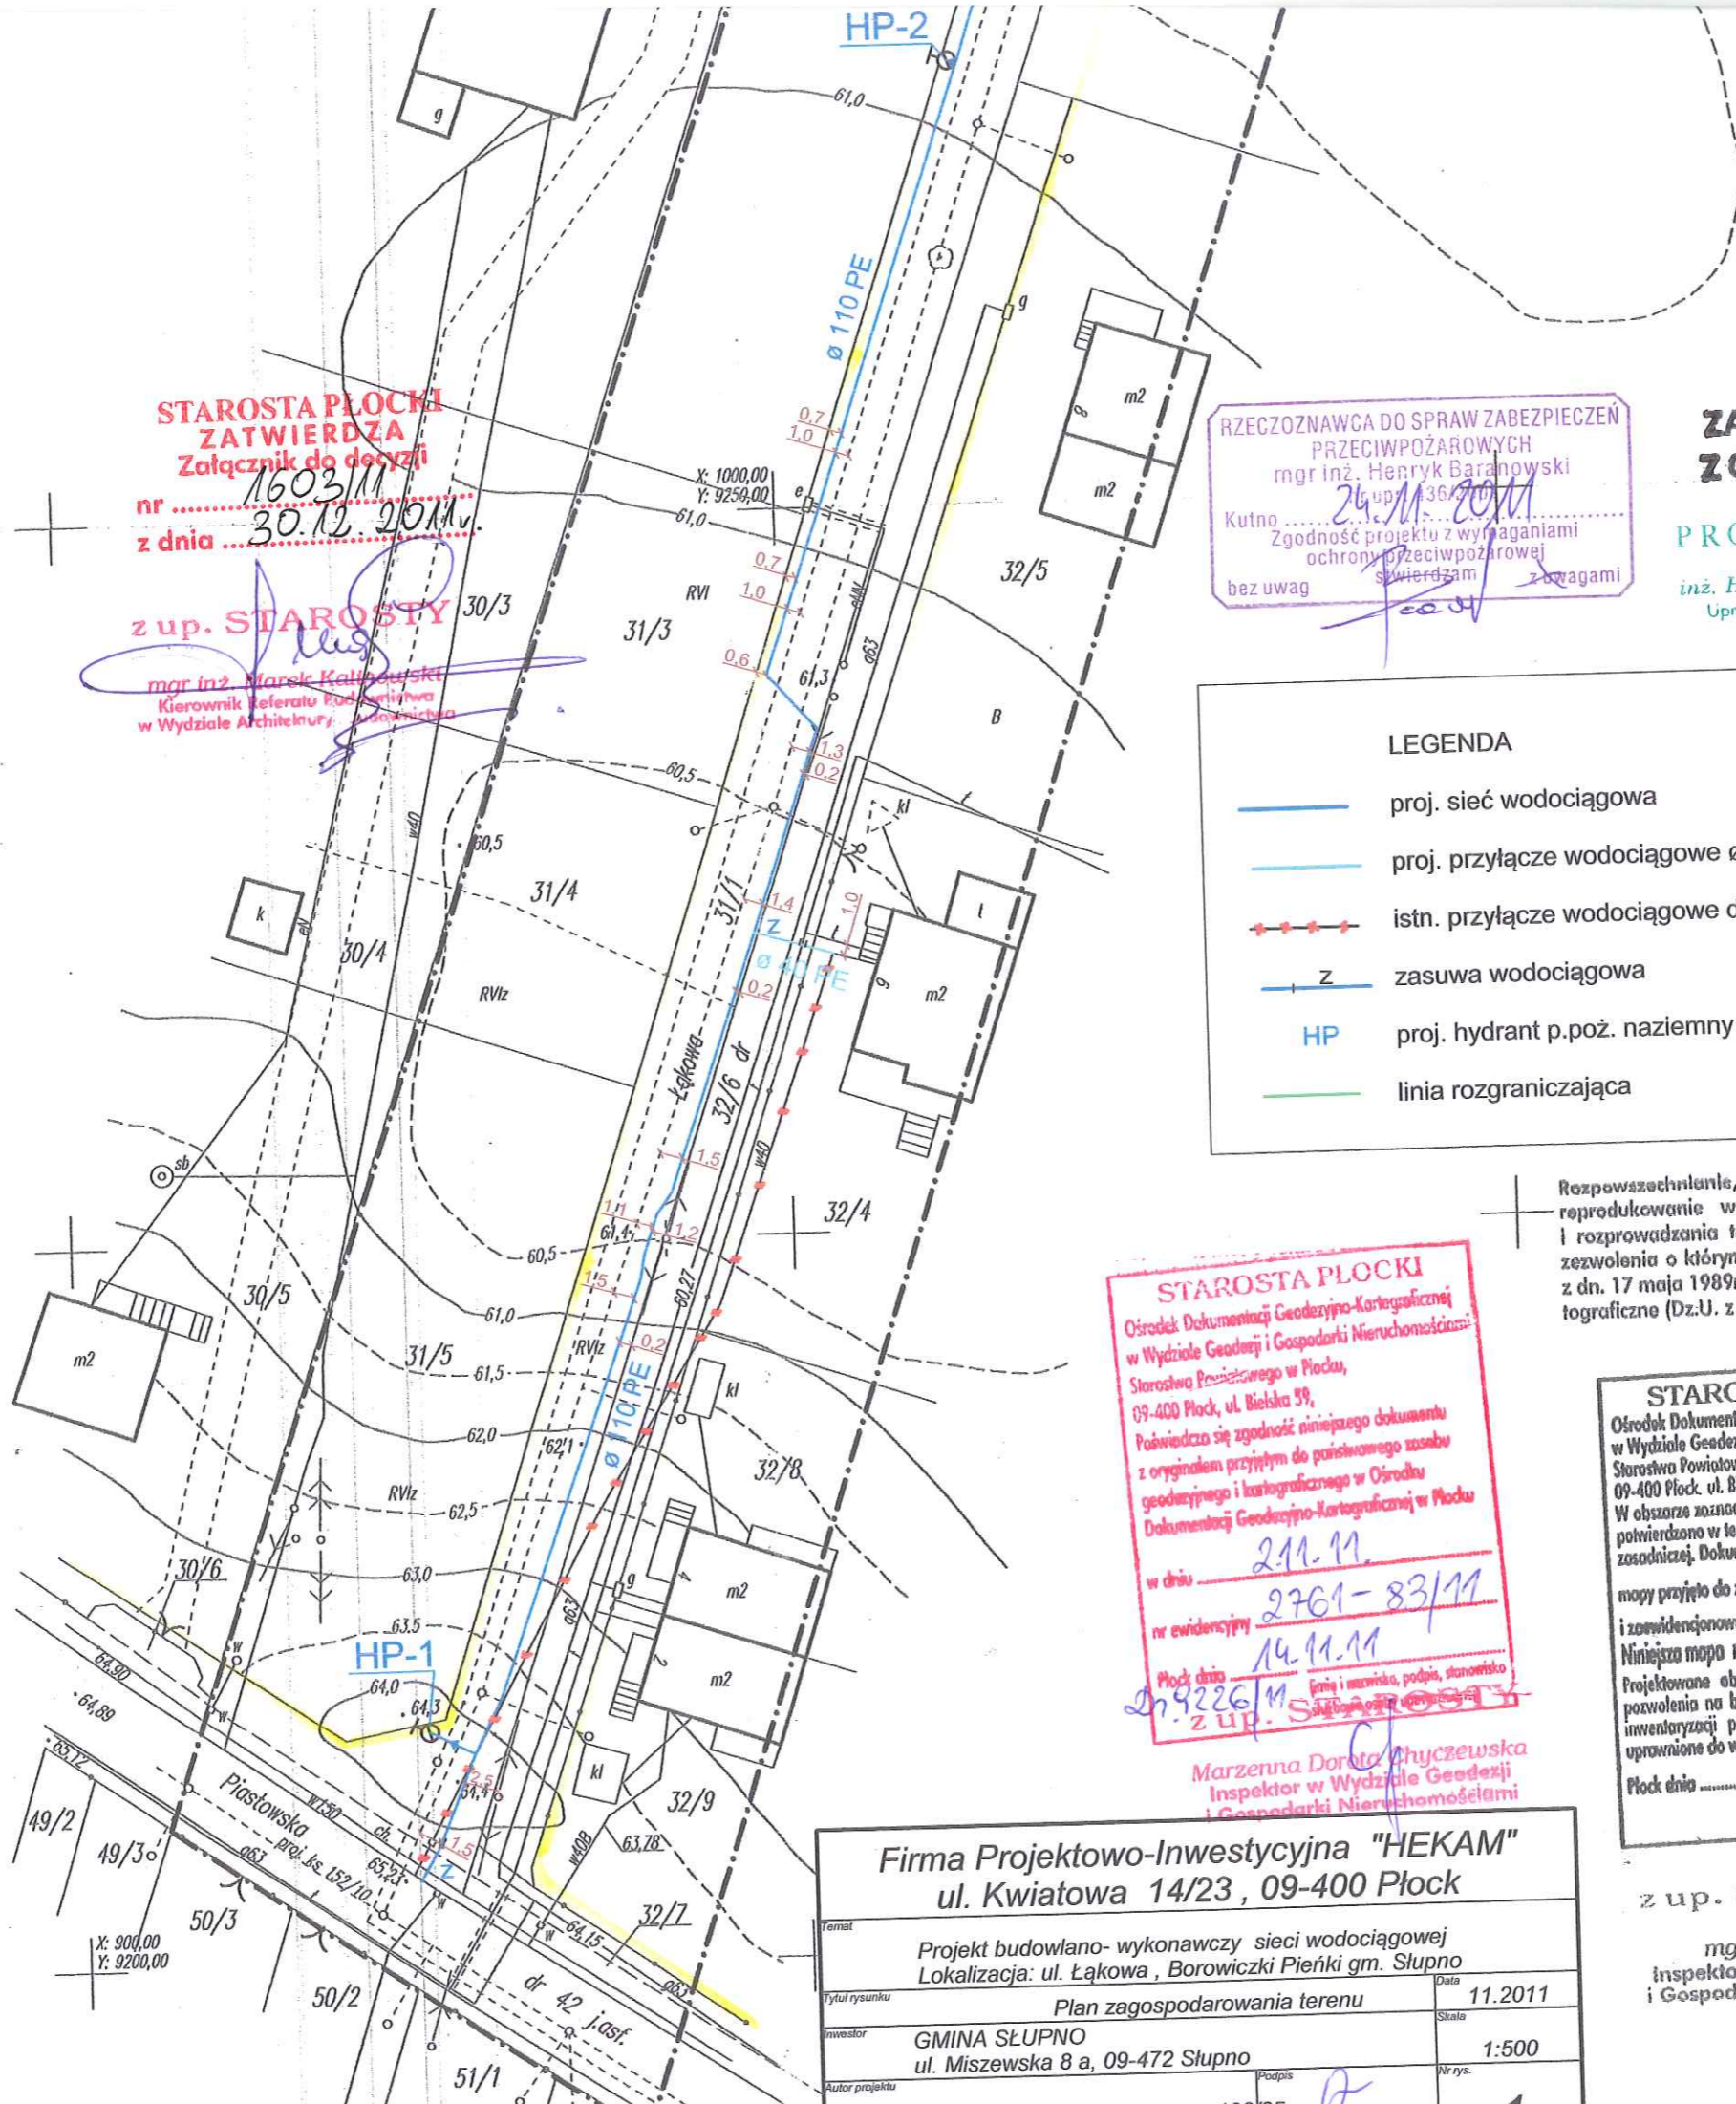

**STAROSTA PŁOCKI
ZATWIERDZA**
Załącznik do decyzji

nr 1603/M
z dnia 30.12.2011v.

z up. STAROSTY

mgr inż. Marek Kalinowski
Kierownik Referatu Podmiotowa
w Wydziale Architektury i Inżynierii

**RZECZOZNAWCA DO SPRAW ZABEZPIECZEN
PRZECIWOPOŻAROWYCH**
mgr inż. Henryk Baranowski
Kutno 24.11.2011
Zgodność projektu z wymaganiami
ochrony przeciwpożarowej
świadczam z uwagami

**ZA ZGODNOŚĆ
Z ORYGINAŁEM**

PROJEKTANT

inż. Henryka Kamińska
Uprawnienie Nr 100-85

LEGENDA

- proj. sieć wodociągowa
- proj. przyłącze wodociągowe Ø40 PE
- istn. przyłącze wodociągowe do likwidacji
- Z zasuwa wodociągowa
- HP proj. hydrant p.poż. naziemny
- linia rozgraniczająca

Rozpowszechnianie, rozprowadzanie, oraz
reprodukcowanie w celu rozpowszechniania
i rozprowadzania tego dokumentu wymaga
zezwolenia o którym mowa w art. 18 ustawy
z dn. 17 maja 1989r. -Prawo geodezyjne i kar-
tograficzne (Dz.U. z 2010r. Nr 193 poz. 1287)

STAROSTA PŁOCKI
Ośrodek Dokumentacji Geodezyjno-Kartograficznej
w Wydziale Geodezji i Gospodarki Nieruchomościami
Starostwa Powiatowego w Płocku,
09-400 Płock, ul. Bielska 59,
Poświadczam zgodność niniejszego dokumentu
z oryginałem przyjętym do państwowego zasobu
geodezyjnego i kartograficznego w Ośrodku
Dokumentacji Geodezyjno-Kartograficznej w Płocku
w dniu 2.11.11
nr ewidencyjny 2761-83/11
Płock dnia 14.11.11
z up. STAROSTY

STAROSTA PŁOCKI
Ośrodek Dokumentacji Geodezyjno-Kartograficznej
w Wydziale Geodezji i Gospodarki Nieruchomościami
Starostwa Powiatowego w Płocku,
09-400 Płock, ul. Bielska 59,
W obszarze oznaczonym linią
potwierdzono w terenie aktualność treści mapy
zasadniczej. Dokumenty potwierdzające aktualność
mapy przyjęto do zasobu w dniu
i zewidencjonowano pod nr
Niniejsza mapa może służyć do celów projektowych.
Projektowane obiekty budowlane wymagające
pozwolenia na budowę podlegają wycenieniu i
inwentaryzacji powykonawczej przez jednostki
uprawnione do wytykania prac geodezyjnych.
Płock dnia
(imię i nazwisko, podpis, stanowisko
słubowe osoby upoważnionej)

Marzenna Dorota Chytczewska
Inspektor w Wydziale Geodezji
i Gospodarki Nieruchomościami

Firma Projektowo-Inwestycyjna "HEKAM" ul. Kwiatowa 14/23, 09-400 Płock	
Temat	Projekt budowlano-wykonawczy sieci wodociągowej Lokalizacja: ul. Łąkowa, Borowiczki Pierki gm. Słupno
Tytuł rysunku	Plan zagospodarowania terenu
inwestor	GMINA SŁUPNO ul. Miszewska 8 a, 09-472 Słupno
Autor projektu	inż. Henryka Kamińska
Data	11.2011
Skala	1:500
Nr rys.	1

z up. STAROSTY

mgr Edyta Bielska
inspektor w Wydziale Geodezji
i Gospodarki Nieruchomościami