

MAPA DO CELÓW PROJEKTOWYCH

skala 1:500


Fotomechaniczne powiększenie ark. mapy 262.111.252,254
układ współrzędnych - 1965

nie wyklucza się istnienia urządzeń podziemnych
nie pokazanych na mapie, które nie zostały odnalezione podczas wykonywania inwentaryzacji geodezyjnych lub które nie zostały zgłoszone do inwentaryzacji przed zasypaniem.


Płock, 2012.05.25

Wykonawca:
Geodeta Uprawniony

Witold Staszewski

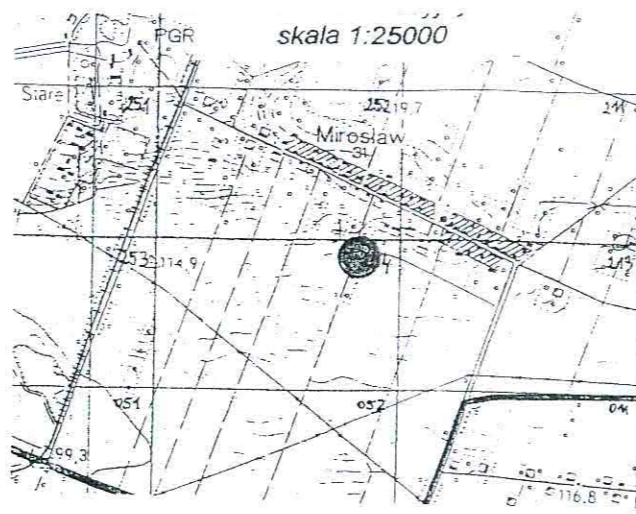

- A,B,C,D-A granice działki nr 97
- A-B-C-D-e-f-g-A linie ogrodzenia
- BUDYNEK ŚWIETLICY
- droga pieszojezdna z kostki betonowej
- chodnik z kostki betonowej
- parking i dojazdy z płyt ażurowych
- miejsce na pojemnik na odpadki
- istn. studnia ks
- istn. szambo do likwidacji
- proj. instalacja kanalizacji sanitarnej
- proj. zbiornik ścieków sanitarnych

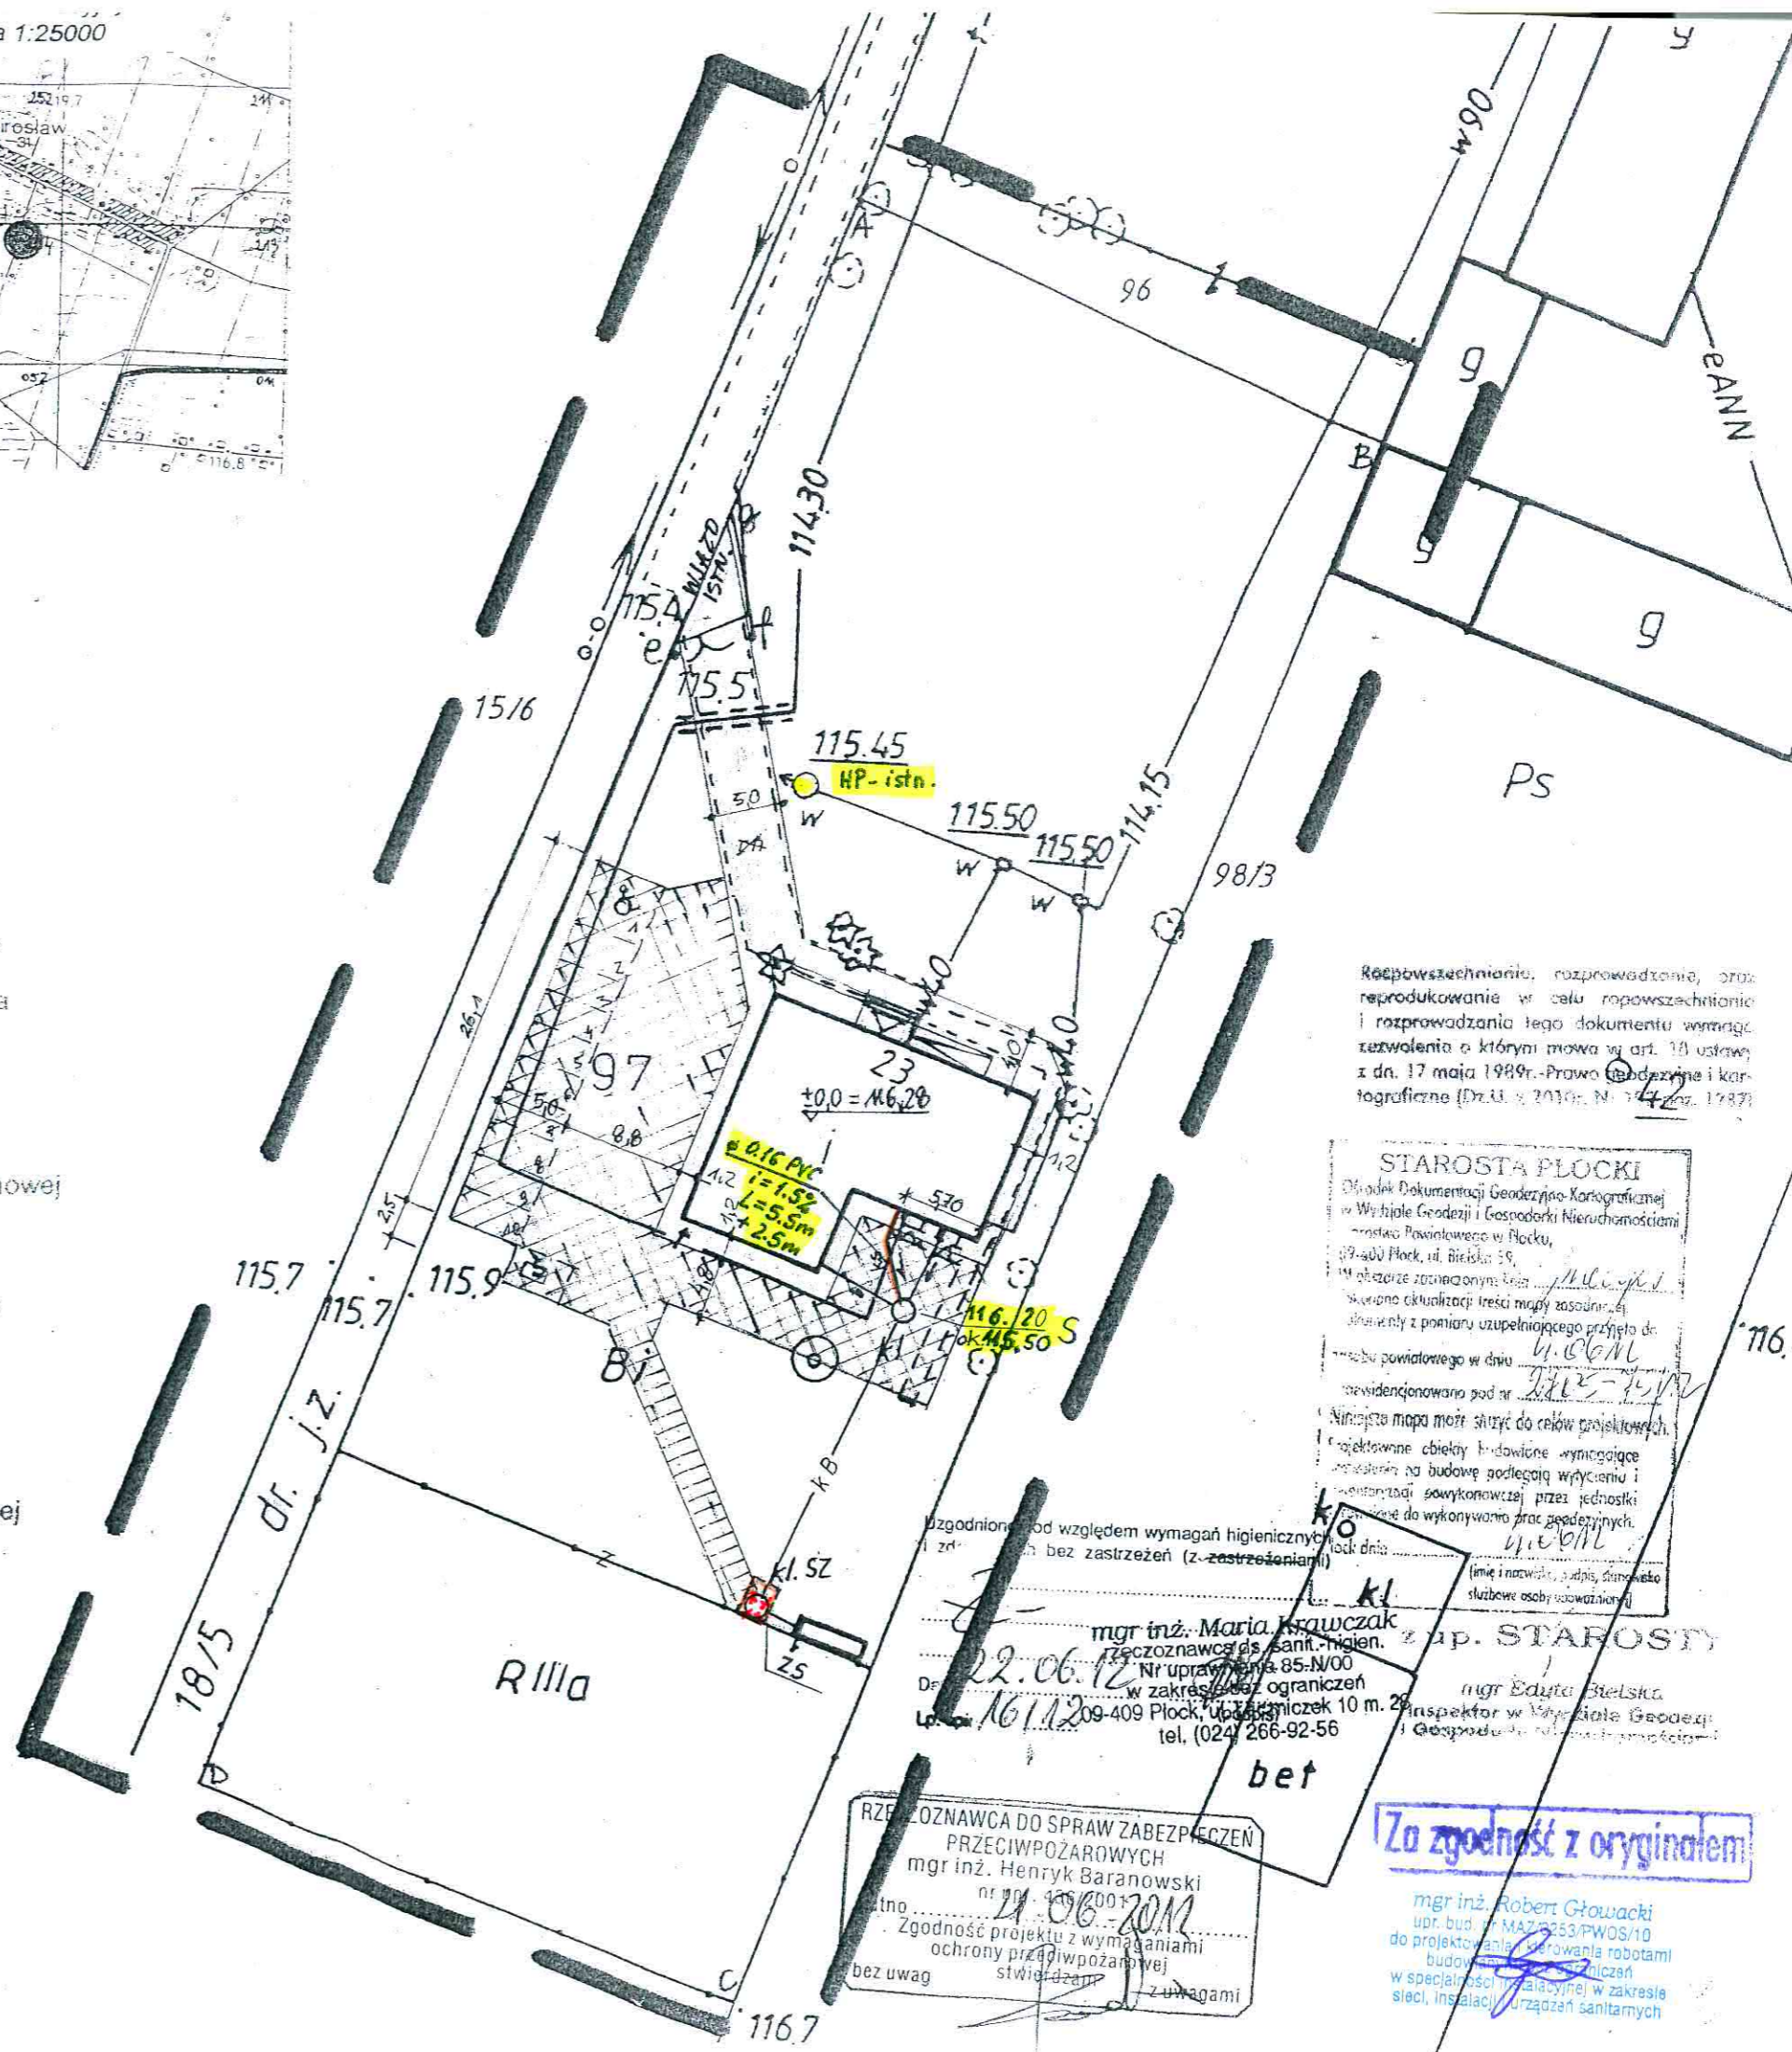

Reprodukowanie, rozprowadzanie, oraz reprodukcje w celu rozpowszechnienia i rozprowadzania tego dokumentu wymaga zezwolenia o którym mowa w art. 18 ustawy z dn. 17 maja 1989r. - Prawo obojętne i kartograficzne (Dz.U. z 2010r. Nr 142)

STAROSTA PŁOCKI
Ofis Dokumentacji Geodezyjno-Kartograficznej
Wydział Geodezji i Gospodarki Nieruchomościami
ul. Białka 59,
09-400 Płock, tel. 266-409-00
W sprawie oznaczonych przez...
skierowano aktualizacji treści mapy zasadniczej...
dokumenty z pionieru uzupełniającego przyjęto do...
mapy powiatowego w dniu...
rewidencjonowano pod nr...
Niniejsza mapa może służyć do celów projektowych...
projektowane cieleży budowlane wymagające...
projektu na budowę podlegają wydaniu i...
projektu powykonywanej przez jednostki...
zgodnie do wykonawstwa prac geodezyjnych.
Zgodnie z...
(imię i nazwisko, podpis, stanowisko...
sluzbowe osoby upoważnionej)

Zgodnie z...
mgr inż. Maria Kravczak
zaczynawca ds. sanit.-higien.
Nr uprawnień 85-N/00
w zakresie...
09-409 Płock, ul. Białka 59
tel. (024) 266-92-56

RZECZNIK DO SPRAW ZABEZPIECZENIA PRZECIWPÓŻAROWYCH
mgr inż. Henryk Baranowski
nr uprawnień 105/0007
Zgodność projektu z wymaganiami ochrony przeciwpożarowej
bez uwag
21.06.2012

Za zgodność z oryginałem

mgr inż. Robert Głowacki
upr. bud. w MAZ 0253/PWOS/10
do projektowania, kierowania robotami budowlanymi i nadzoru nad ich wykonaniem w specjalności instalacyjnej w zakresie sieci, instalacji urządzeń sanitarnych

Mazowieckie Biuro Projektów < MAPRO > w Płocku					
OBIEKT	PRZEBUDOWA I REMONT ŚWIETLICY WIEJSKIEJ w Mirosławiu gm. Słupno, działka nr 97			NR UMOWY	7/2012
ZAMAWIAJĄCY	Gmina Słupno			BRANŻA	sanit
NAZWA RYSUNKU	Projekt zagospodarowania terenu			SKALA	1:50
	NAZWISKO	NR UPR.	SPECJALNOŚĆ	PODPIS	DATA
PROJEKTOWAŁ	mgr inż. Robert Głowacki	MAZ/0253 PWOS/10	sanitarna		06.2012
SPRAWDZIŁ	mgr inż. Bogdan Tyburski	1/98	sanitarna		1