


UWAGA:

Posadzkę hali technologicznej wyprofilować ze spadkiem do istn. wpustów oraz projektowanego odwodnienia liniowego.

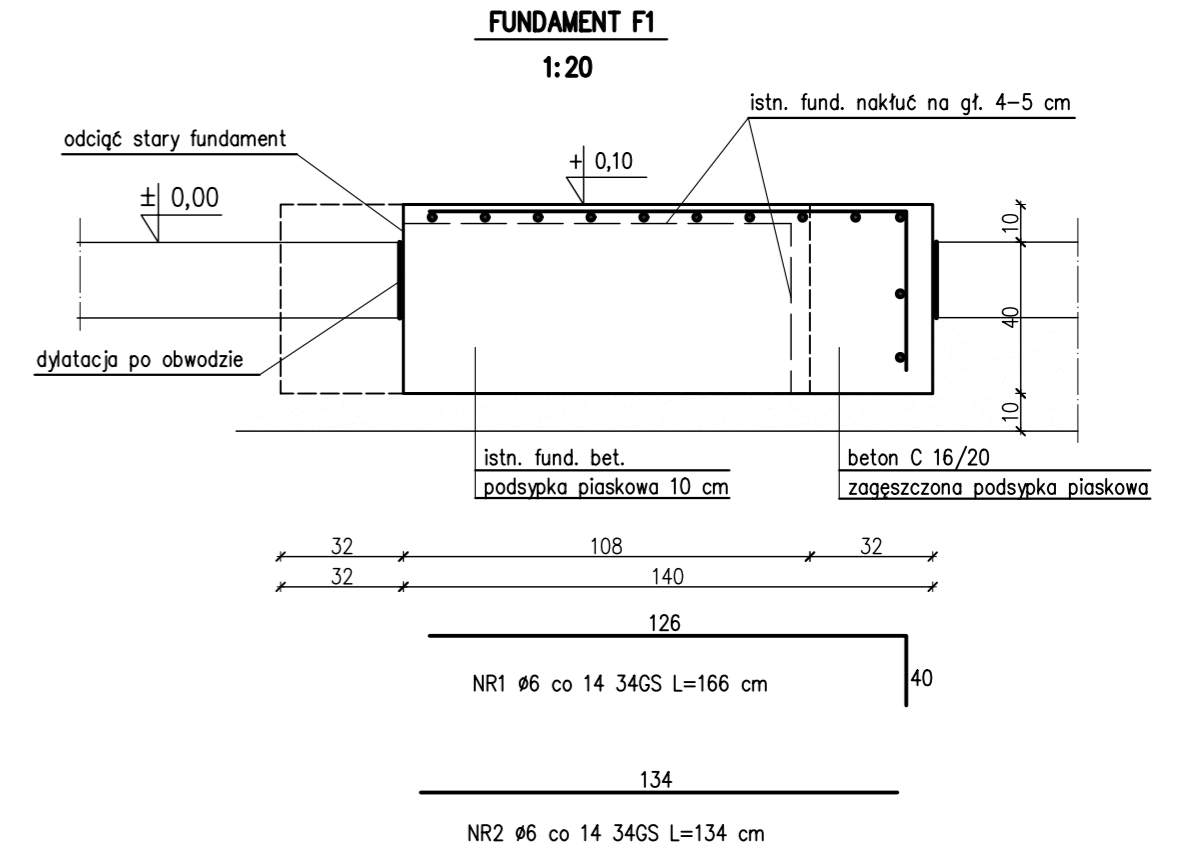

Fundament F2 i F3 w/g opisu

ZAKŁAD PROJEKTOWANIA WODOCIĄGÓW I KANALIZACJI W OLSZTYNIE

Obiekt: SUW Mijakowo		Adres: m. Mijakowo Gmina Słupno
Rysunek: Fundamenty urządzeń Wentylacja i kanalizacja SUW		
Nr rys: 6	Projektował: mgr inż. Stefan Pokorski <i>upr. bud. nr 62/89/OL</i> mgr inż. Renata Glińska-Panfiłow <i>upr. bud. nr 77/85/OL</i>	Skala: 1:20 1:50
Data: 09.2012	Sprawdził: mgr inż. Grzegorz Pokorski <i>upr. bud. nr 06/01/OL</i>	Branża: sanit.